



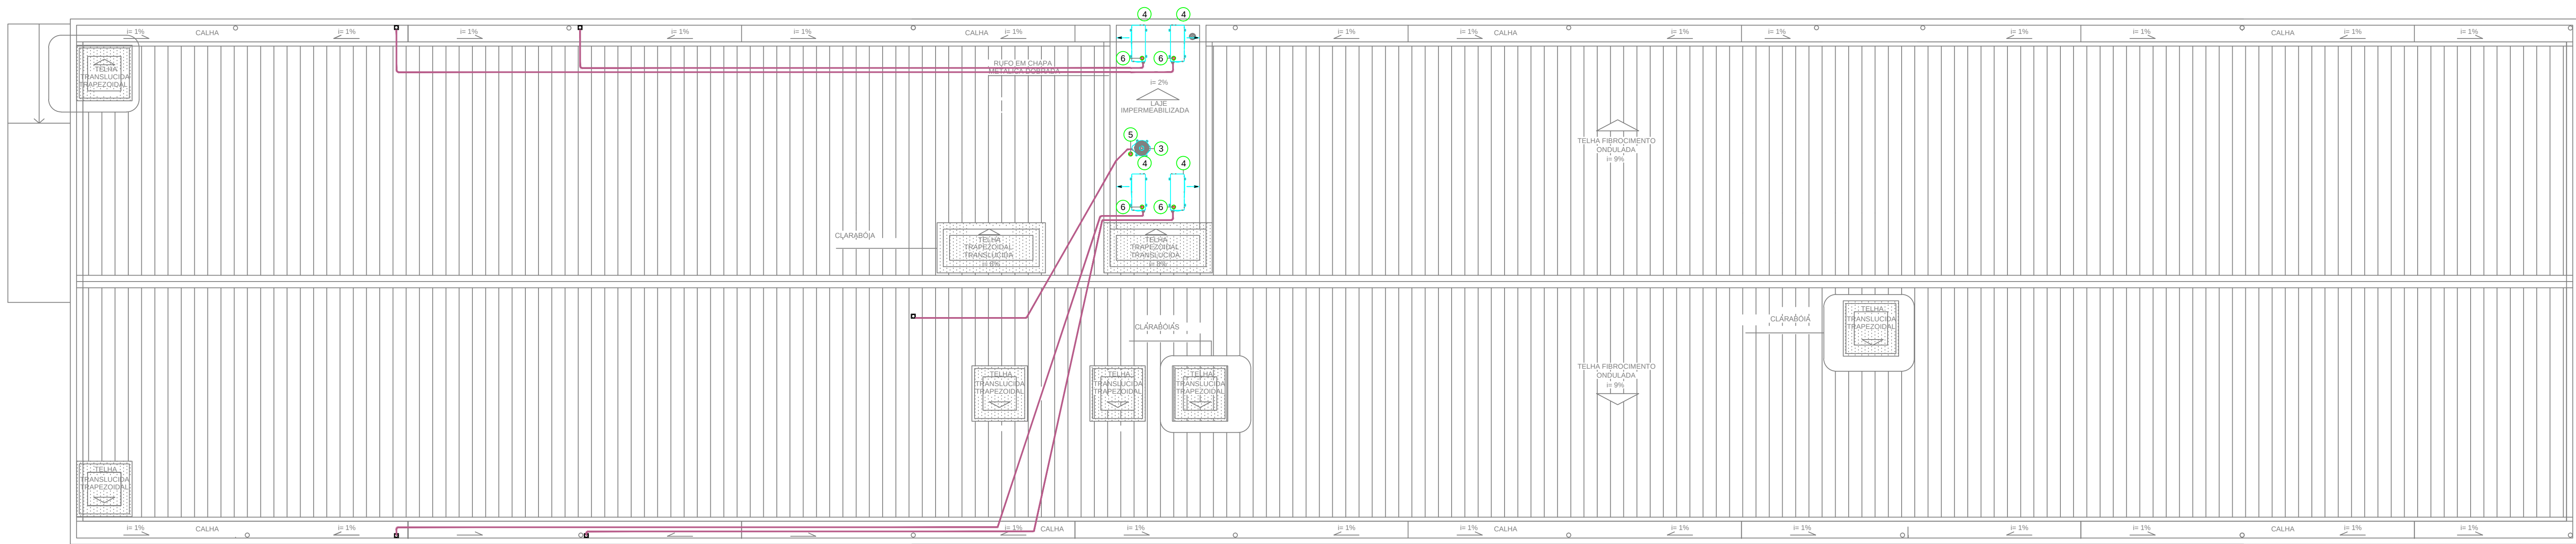


P-7000 - BLOCO-1 - PLANTA DE COBERTURA
Escala: 1:75

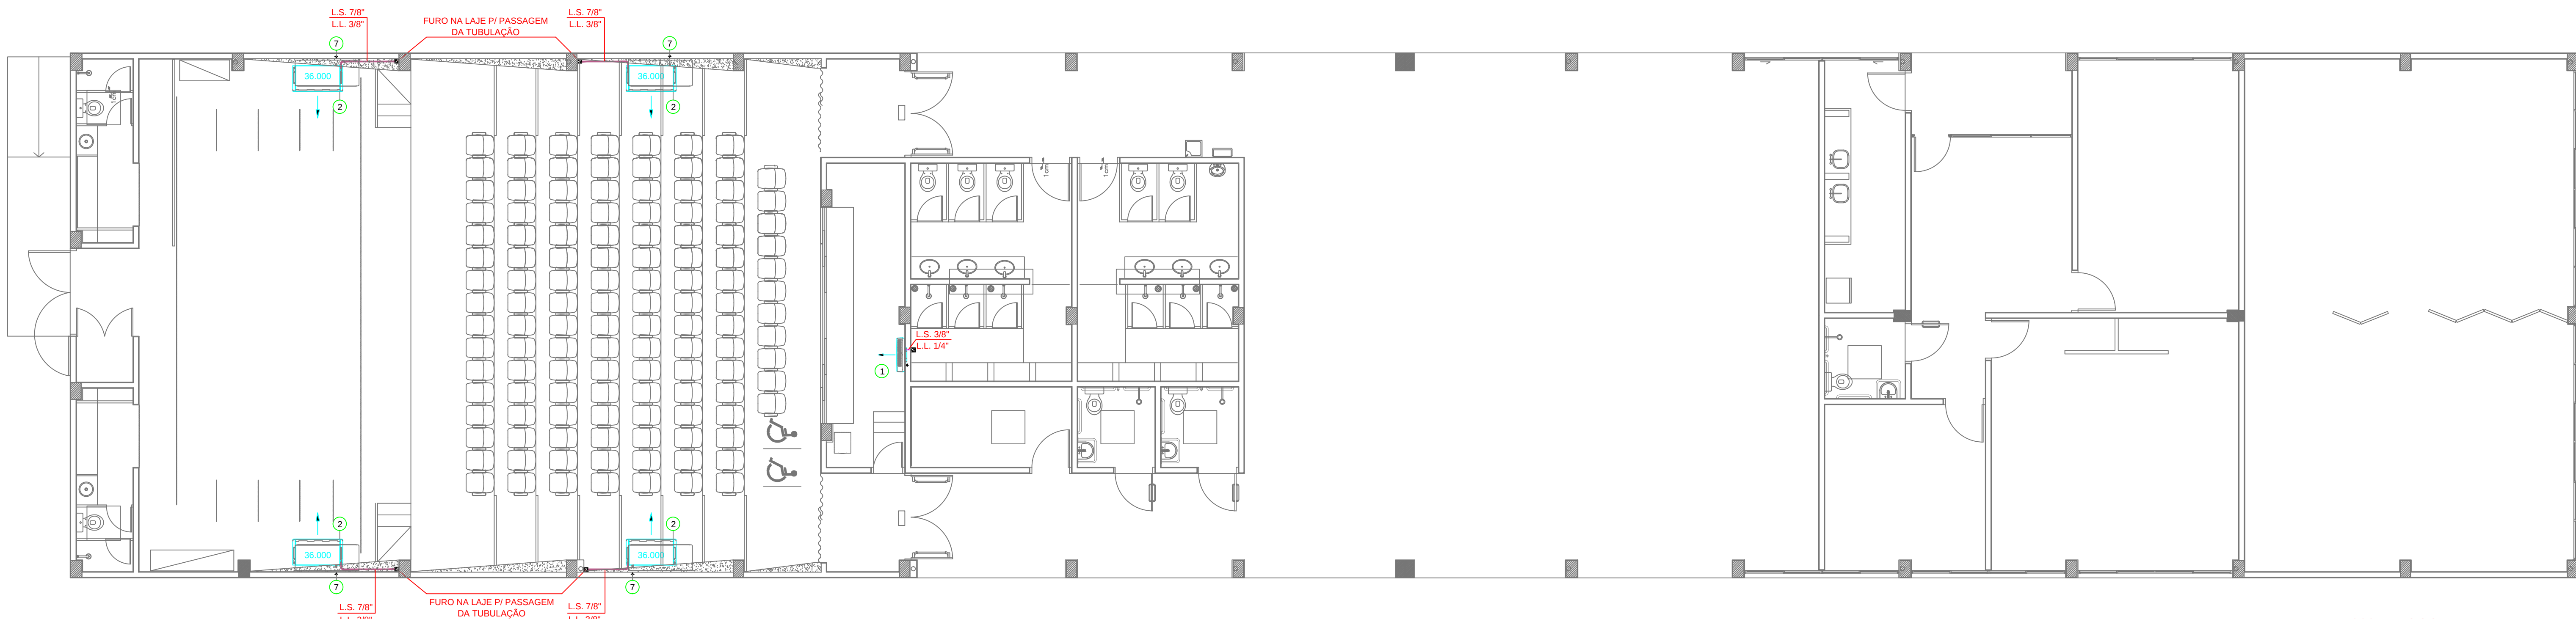


P-7000 - BLOCO-1 - PLANTA BAIXA
Escala: 1:75


DETALHE 01 - INSTALAÇÃO EVAPORADORA SPLIT DE TETO
Sem Escala

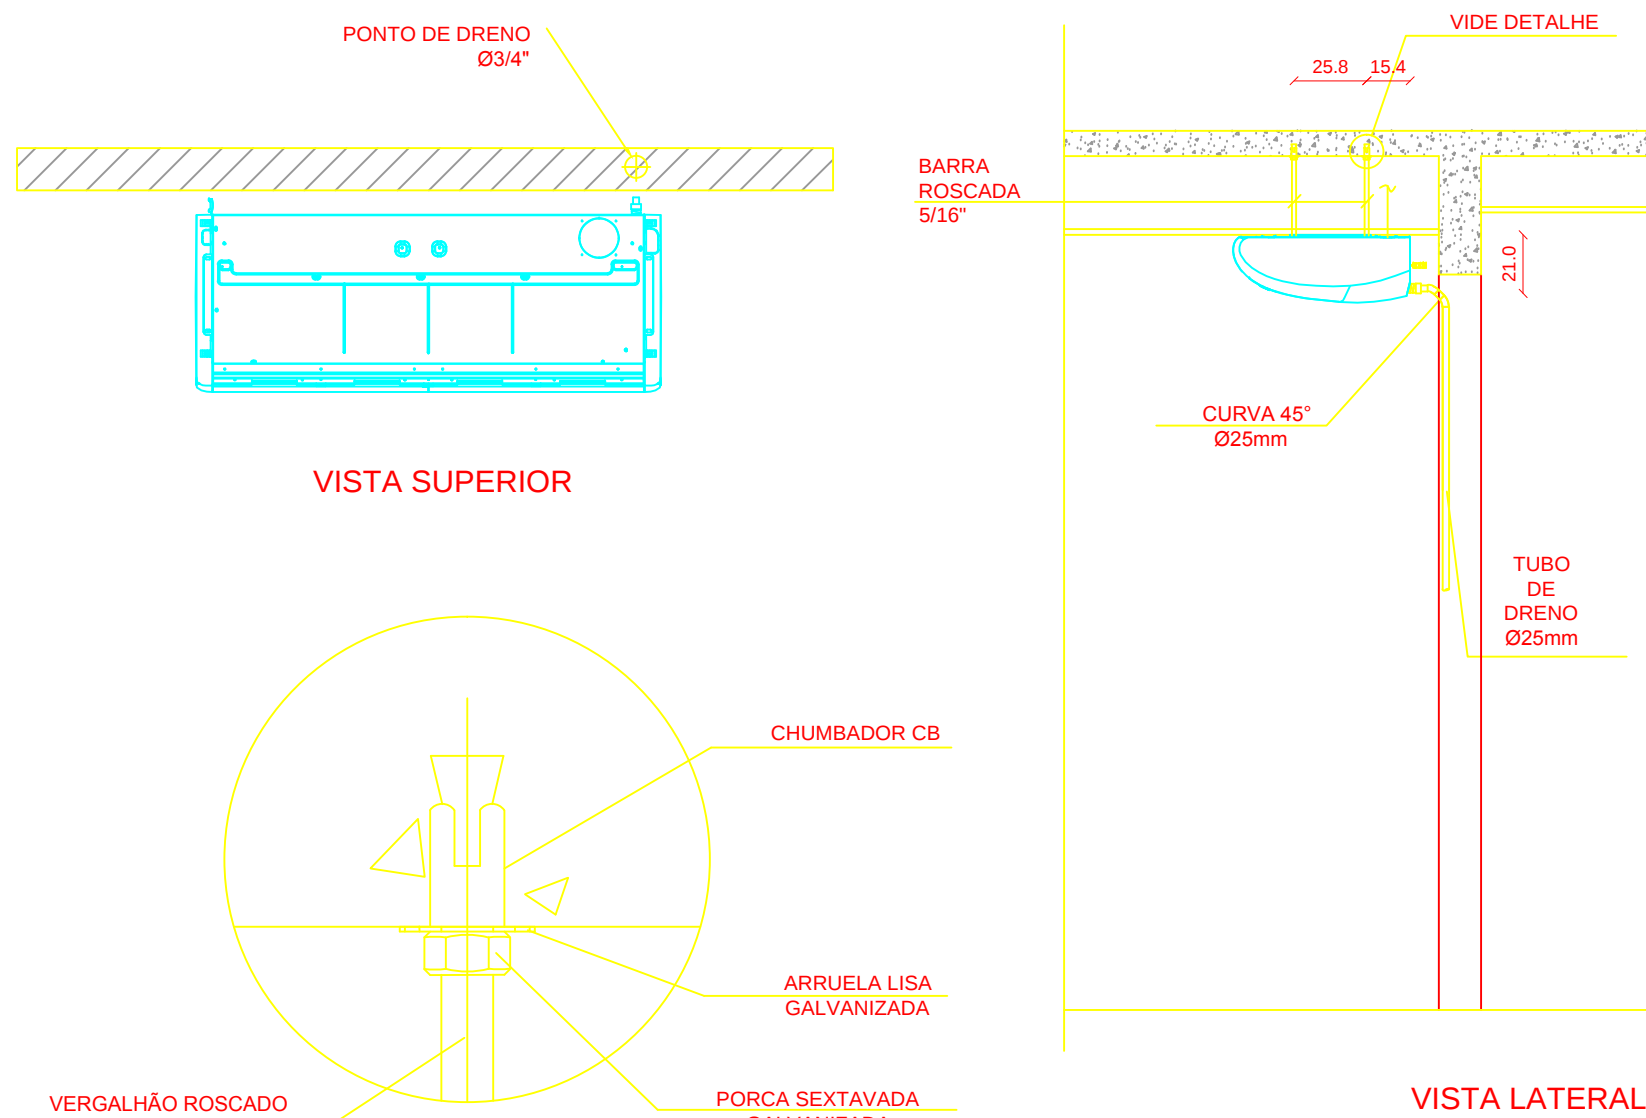


DETALHE 02 - INSTALAÇÃO DE DRENO E FRIGORIGENA - HI WALL
Sem Escala

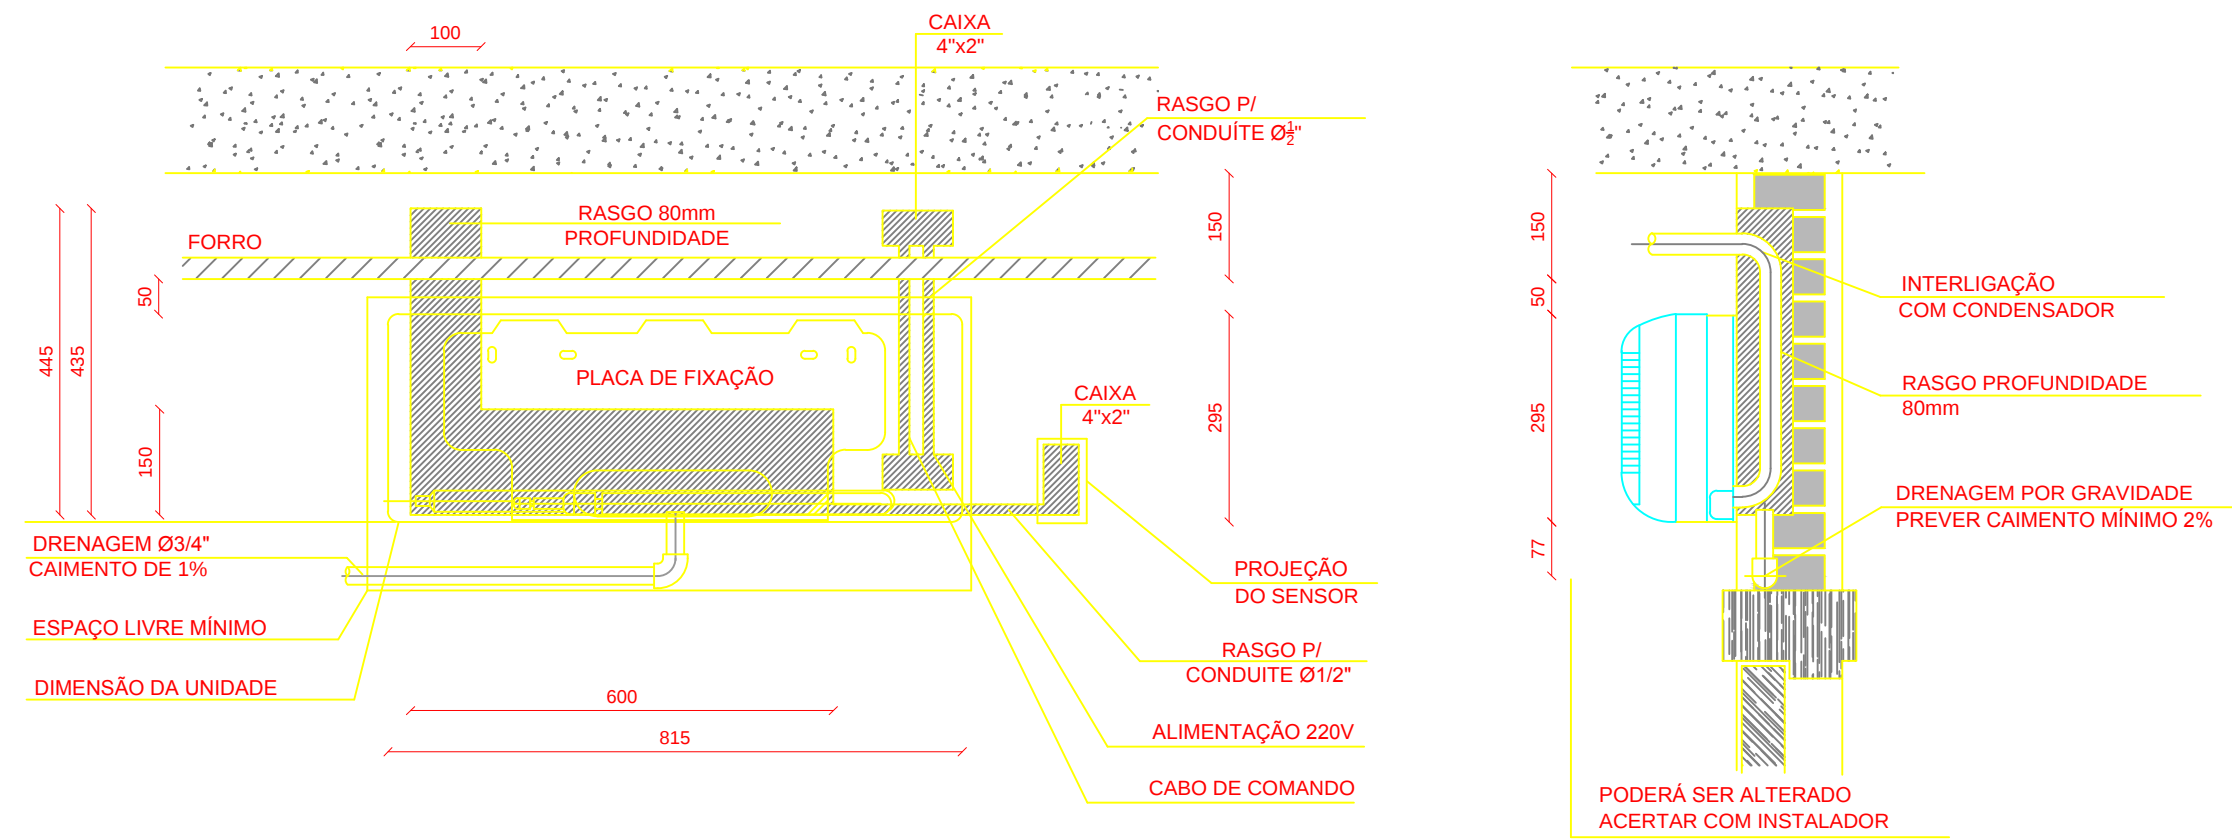


DETALHE 03 - CALÇO PARA CONDENSADORAS
Sem Escala

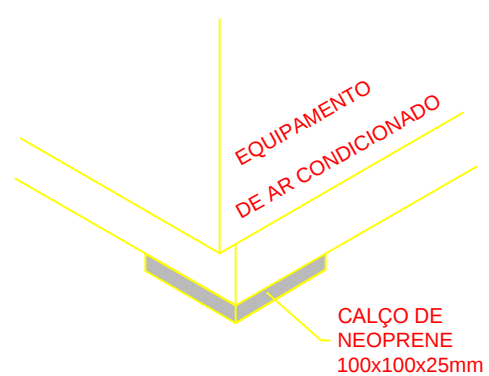


DETALHE 04 - ISOLAMENTO DE TUBOS DE COBRE INTERNOS
Sem Escala

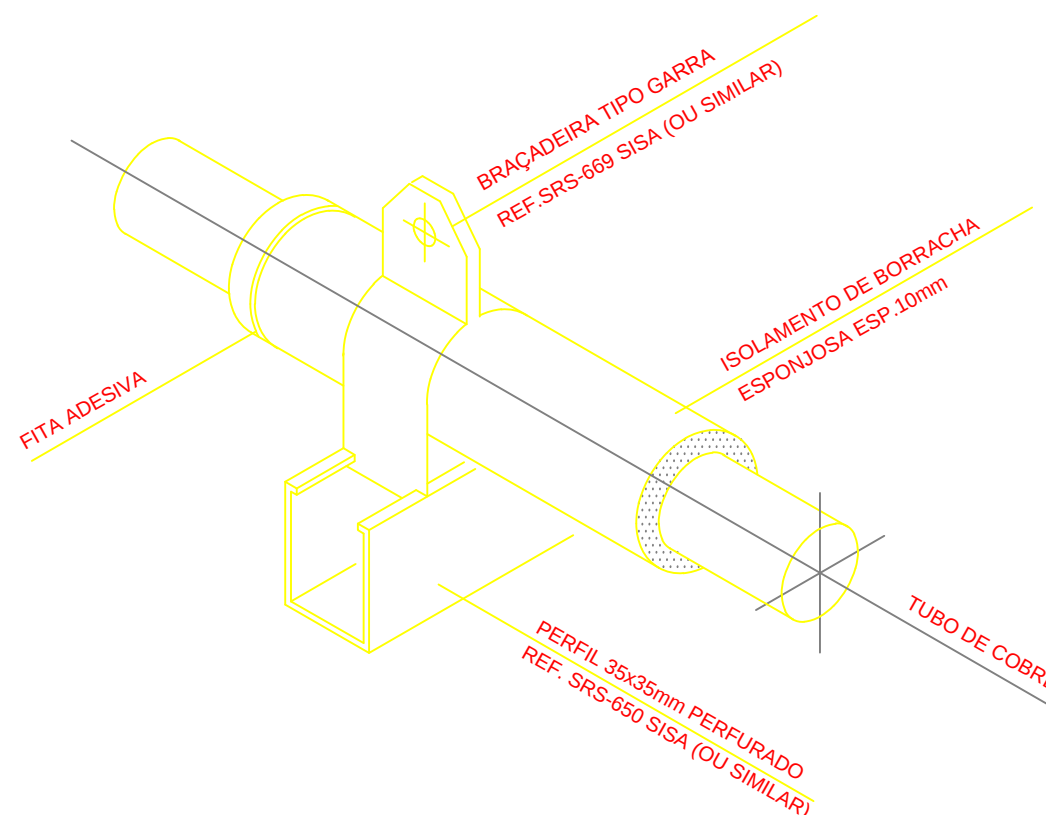

DETALHE 05 - ISOLAMENTO DE TUBOS DE COBRE EXTERNOS
Sem Escala

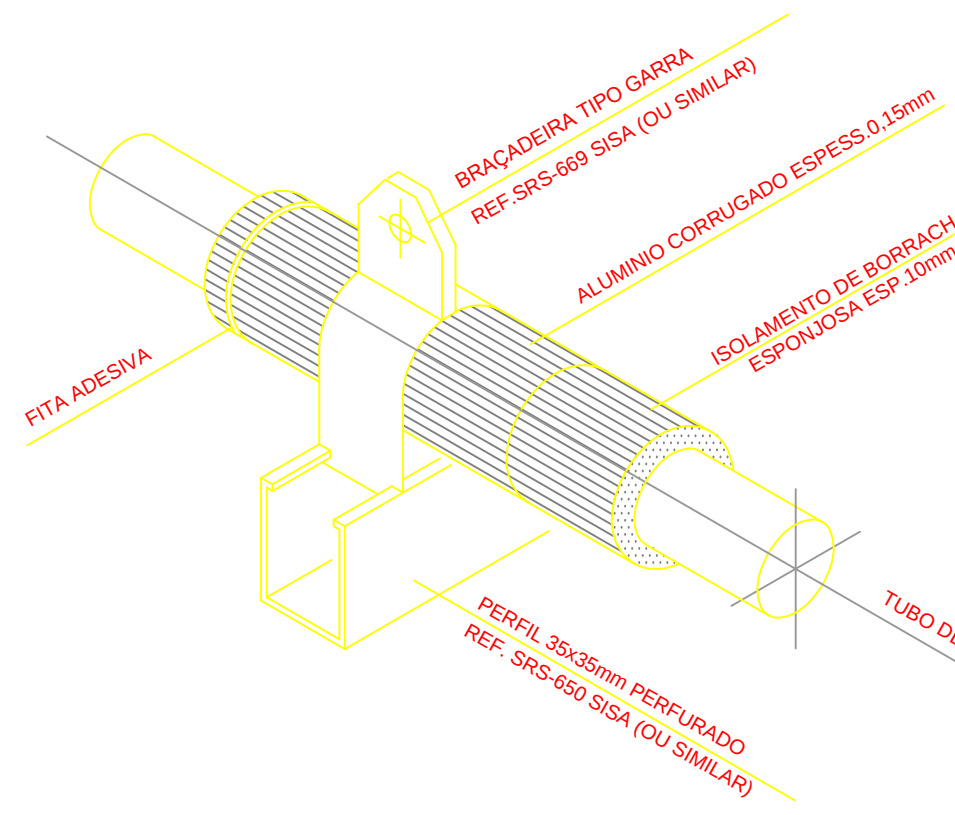

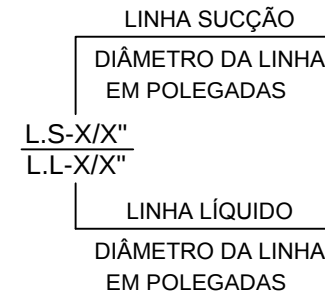LEGENDA		
	REDE FRIGORIGENA EM COBRE	
	PONTO DE FORÇA CONFORME INDICADO EM PROJETO	
SIMBOLOGIA		
REDE FRIGORIGENA SPLIT		
		
7	PONTO DE DRENO Ø 3/4" NA EVAPORADORA	5
6	PONTO DE FORÇA P1 SPLIT, 220V/60 Hz/1F+N+T/3,74 kW (PROTEGIDO POR DISJUNTOR MONOPOLAR)	4
5	PONTO DE FORÇA P1 SPLIT, 220V/60 Hz/1F+N+T/0,82 kW (PROTEGIDO POR DISJUNTOR MONOPOLAR)	1
4	UNIDADE CONDENSADORA (SPLIT), CARRIER, MOD. 38KCA036515MC, CAPACIDADE 36.000 BTU/h	4
3	UNIDADE CONDENSADORA (SPLIT), CARRIER, MOD. 38KCA036515MC, CAPACIDADE 36.000 BTU/h	1
2	UNIDADE EVAPORADORA (SPLIT) PISO TETO, CARRIER, MOD. 42XQZ038515C, CAPACIDADE 36.000 BTU/h	4
1	UNIDADE EVAPORADORA (SPLIT) HI-WALL, CARRIER, MOD. 42LUCAB03515LC, CAPACIDADE 36.000 BTU/h	1
ITEM	DESCRIÇÃO	QUANT.
LISTA DE MATERIAIS		

REVISÃO: DATA: DESCRIÇÃO:
R.01 10/09/12 AJUSTES SOLICITADOS PELA URB.



PRAÇA DOS ESPORTES E DA CULTURA

MODELO 7000m²

Local da obra: Avenida Caxangá, 653, Bairro Madalena, Cep 50720-000, Recife/PE
Latitude 08° 3'16.22"S e Longitude 34° 54' 50.82"O

SECRETARIA DE EDUCAÇÃO ESPORTES E LAZER
GINÁSIO DE ESPORTES GERALDO MAGALHÃES - GERALDÃO
SECRETARIA DE CONTROLE, DESENVOLVIMENTO URBANO E OBRAS
EMPRESA DE URBANIZAÇÃO DO RECIFE - URB

PROJETO DE AR CONDICIONADO - EXECUTIVO

PLANTA DO TÉRREO E COBERTURA
LEGENDAS E NOTAS
DETALHES TÍPICOS

Data: 10 / 09 / 2012
Revisão: R.01
Escala: Indiciada
P.01 - Ar Condicionado.dwg
Número da prancha: 01 / 01