


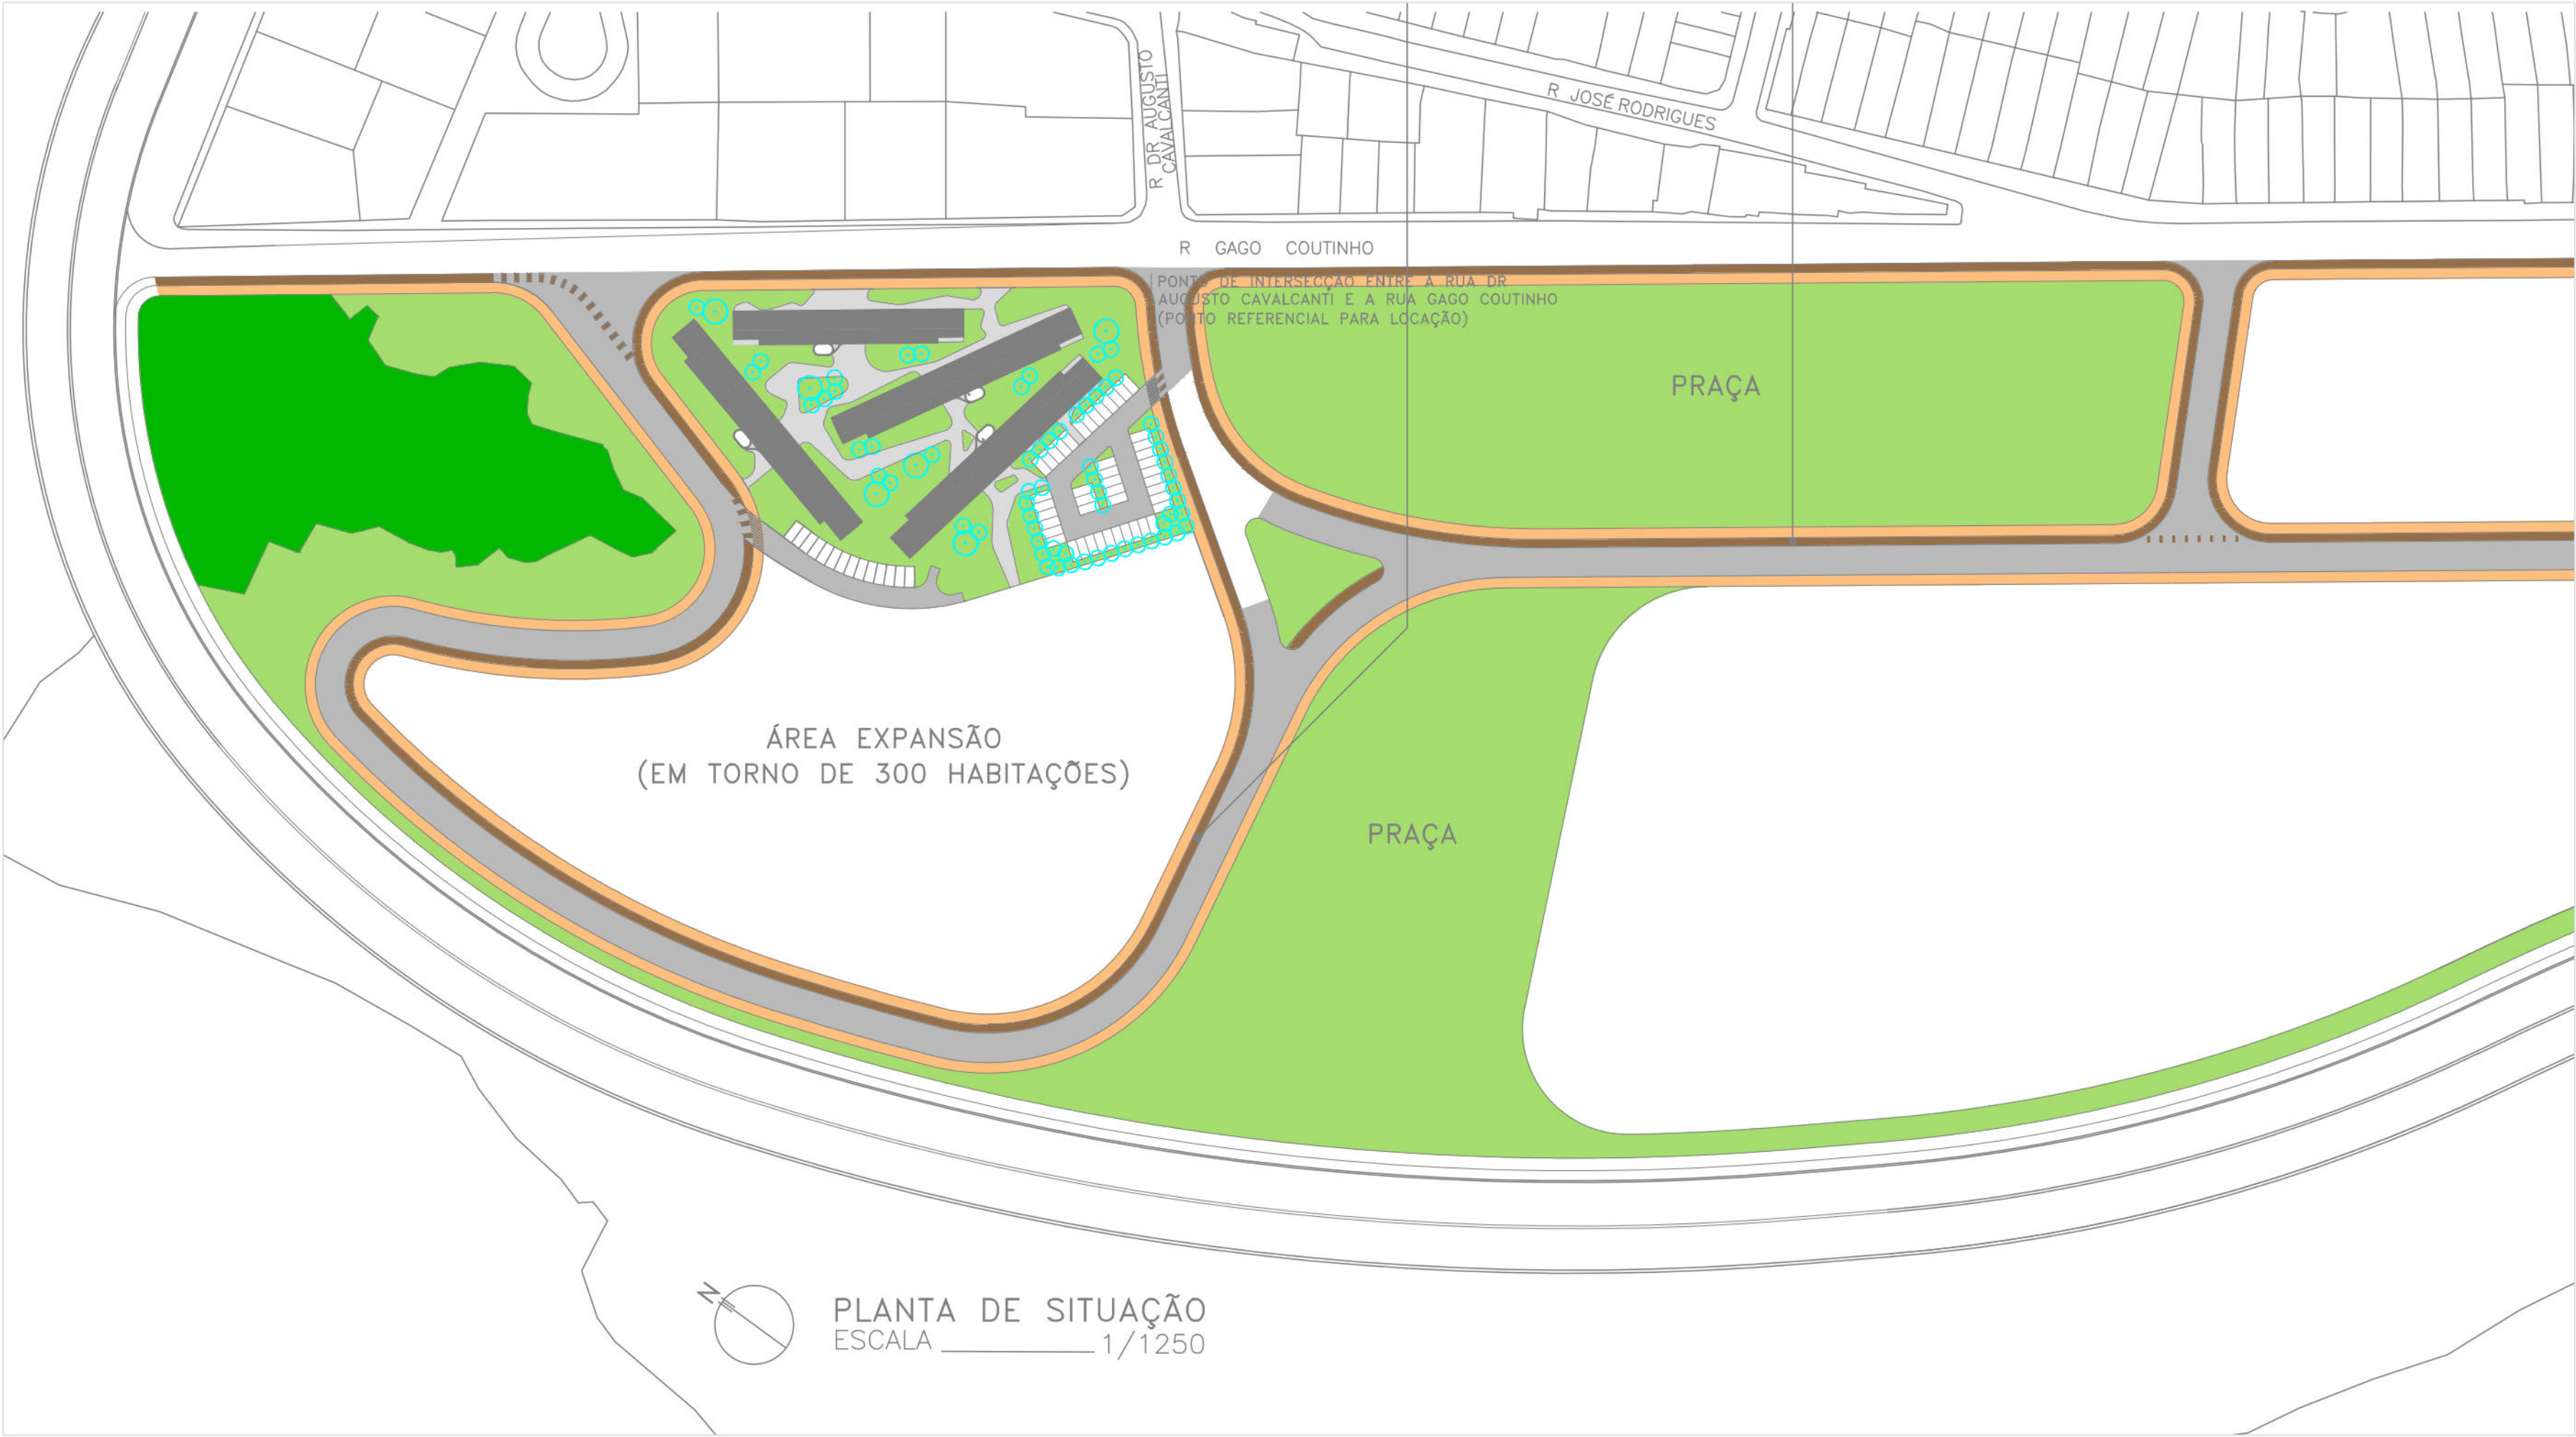


PLANTA DE LOCAÇÃO
ESCALA 1/200

NOTA :


BLOCO A	1.522,16m²
BLOCO B	1.738,60m²
BLOCO C	1.738,60m²
BLOCO D	1.738,60m²

ÁREA TOTAL CONSTRUÍDA: 5.605,86m²

NOV/2015	ENTREGA DO PROJETO EXECUTIVO		
Data	Assunto	Executado	Aprovado
Prefeitura da Cidade do Recife EMPRESA DE URBANIZAÇÃO DO RECIFE			
Unidade: Empresa de Urbanização do Recife Diretoria de Planejamento e Projetos - DPP			
Contrato: CONTRATO 024 / 2015 - Prestação de serviço de Engenharia Especializada em Serviços de Engenharia Consultiva para elaboração de Estudos Preliminares, Projetos Executivos e Gerenciamento de Obras prioritárias no âmbito da URB.			
MARIA DA CONCEIÇÃO LIMA LAFAIETE			
Empresa Consultora: ENGECONSULT CONSULTORES TÉCNICOS LTDA			
Responsável Técnico:	HELIO AUGUSTO MACHADO PESSOA - CREAPE	Assinatura:	
Engenheiro Projetista:	ROMILDO SALES - CREAPE	Assinatura:	
Desenhista:	JORGE LOURO	Assinatura:	
PROJETO EXECUTIVO			
Assunto:	REQUALIFICAÇÃO URBANA E EDIFICAÇÃO NO BAIRRO DO PINA		
Sub-Assunto:	PROJETO ELÉTRICO - ALIMENTAÇÃO DA ENTRADA PLANTA DE LOCAÇÃO E SITUAÇÃO		
225-PE-ELE-01		Planilha:	01/04
Revisão:	00	Escala:	INDICADA
		Status:	EXECUTIVO

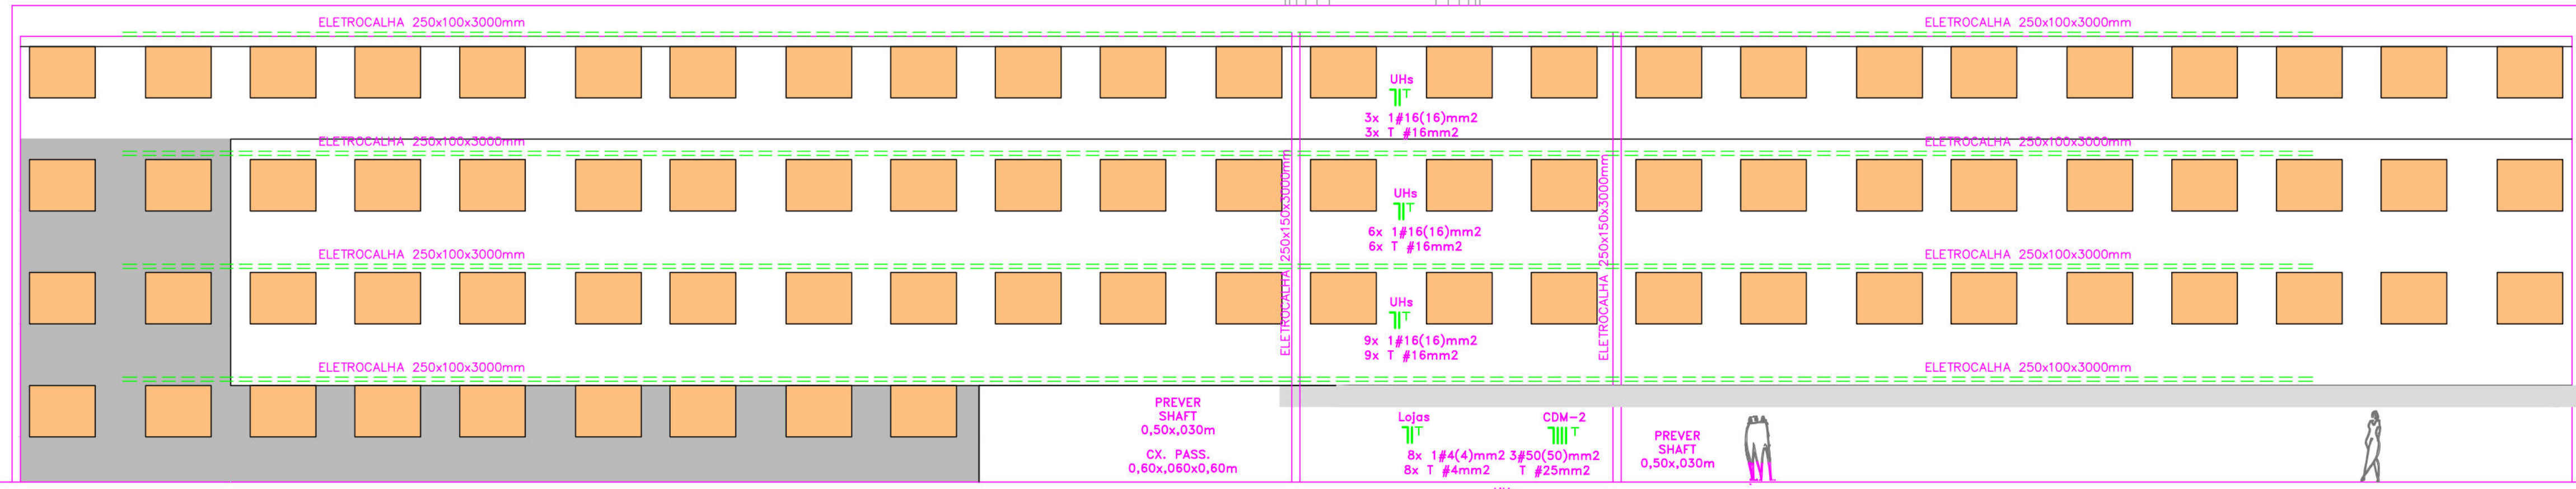


FACHADA FRONTAL
ESCALA 1/100

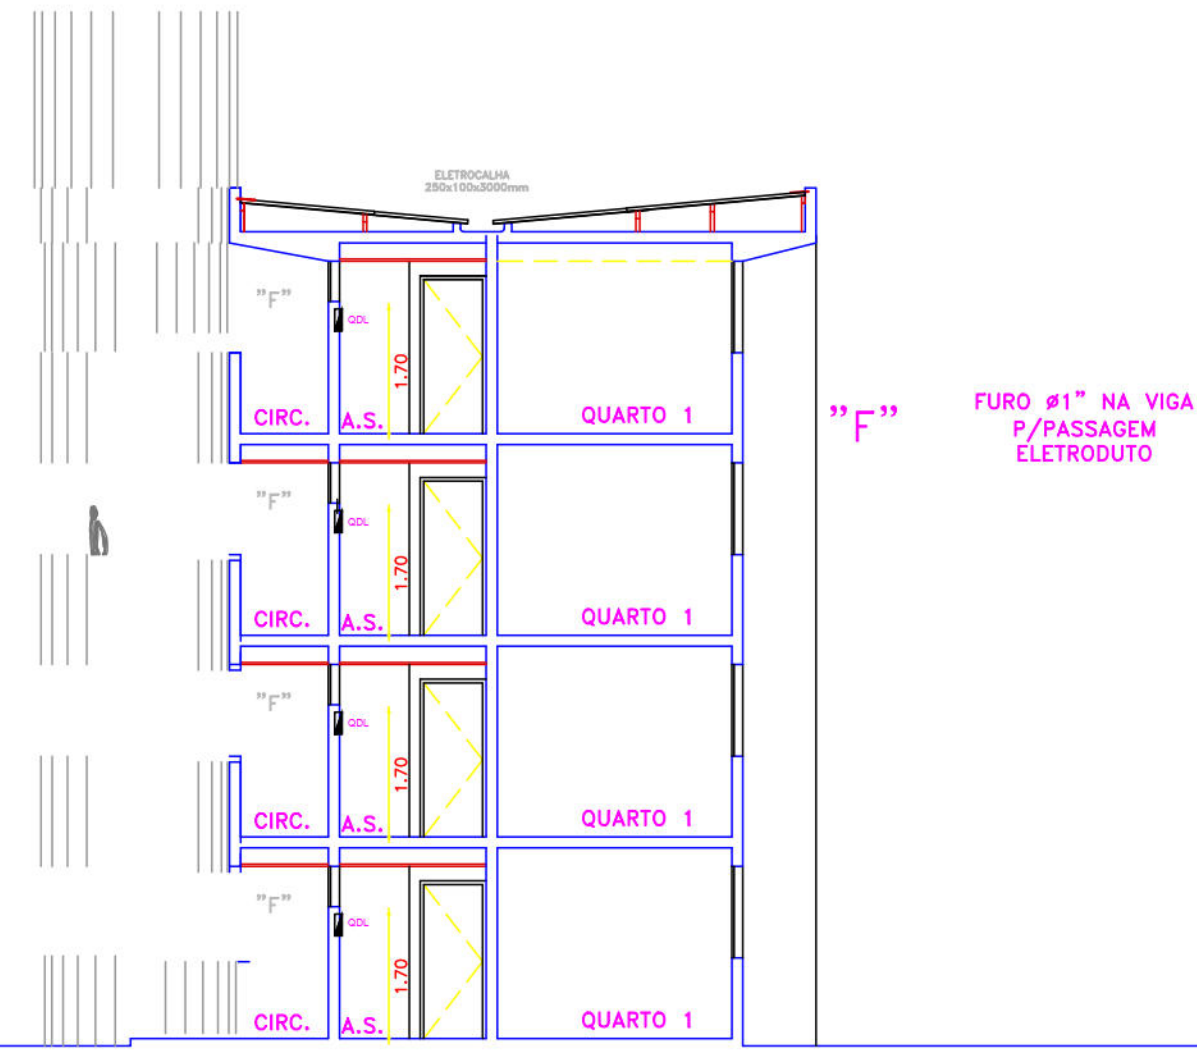


BLOCO D | CORTE B.B'
ESCALA 1/100



PLANTA BAIXA PAVIMENTO TIPO
ESCALA 1/100

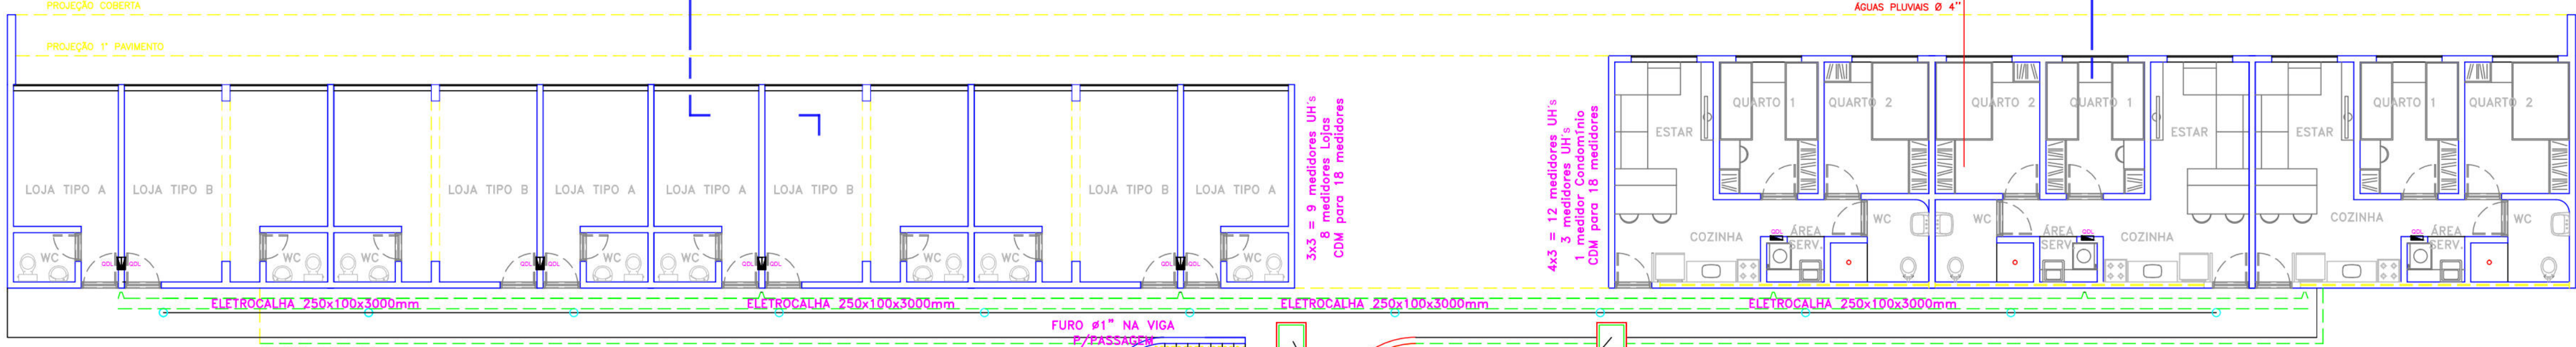


PLANTA BAIXA TÉRREO
ESCALA 1/100

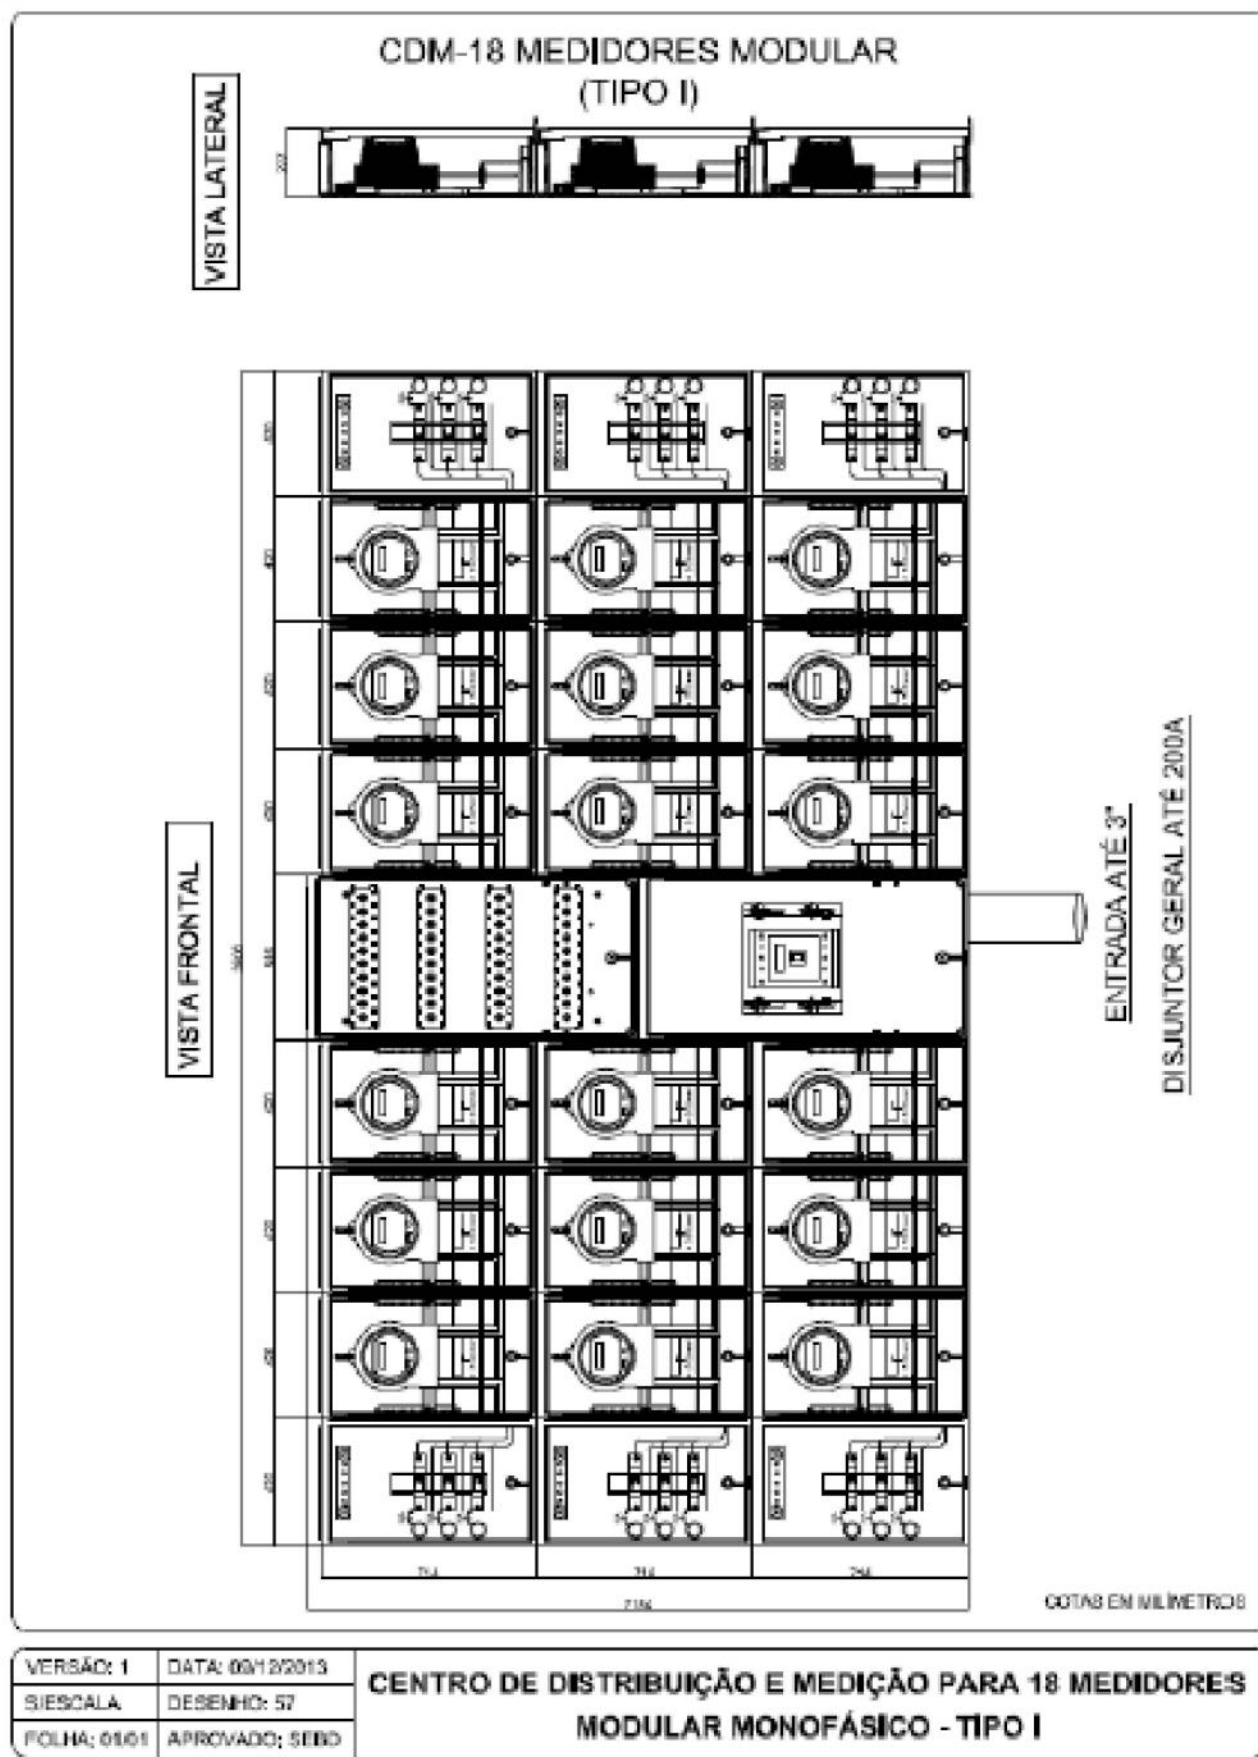


LEGENDAS:

00	NOV/2015	ENTREGA DO PROJETO EXECUTIVO			
Rev.	Data	Assunto		Executado	Aprovado
 Prefeitura da Cidade do Recife EMPRESA DE URBANIZAÇÃO DO RECIFE					
Unidade: Empresa de Urbanização do Recife Diretoria de Planejamento e Projetos - DPP					
Contrato: CONTRATO 024 / 2015 - Prestação de serviço de Engenharia Especializada em Serviços de Engenharia Consultiva para elaboração de Estudos Preliminares, Projetos Executivos e Gerenciamento de Obras prioritárias no âmbito da URB.					
Gestor: MARIA DA CONCEIÇÃO LIMA LAFAIETE					
Empresa Consultora:  ENGECONSULT CONSULTORES TÉCNICOS LTDA					
Responsável Técnico: HÉLIO AUGUSTO MACHADO PÉSSOA - CREAPE				Assinatura:	
Engenheiro Projetista: ROMILDO SALES - CREAPE				Assinatura:	
Desenhista: JORGE LOURO				Assinatura:	
PROJETO EXECUTIVO					
Assunto: REQUALIFICAÇÃO URBANA E EDIFICAÇÃO NO BAIRRO DO PINA					
Sub-Assunto: PROJETO ELÉTRICO - ALIMENTAÇÃO DA ENTRADA PLANTA BAIXA, CORTE E FACHADA					
Numero: 225-PE-ELE-02				Prancha: 02/04	
Revisão: 00		Escala: INDICADA		Status: EXECUTIVO	

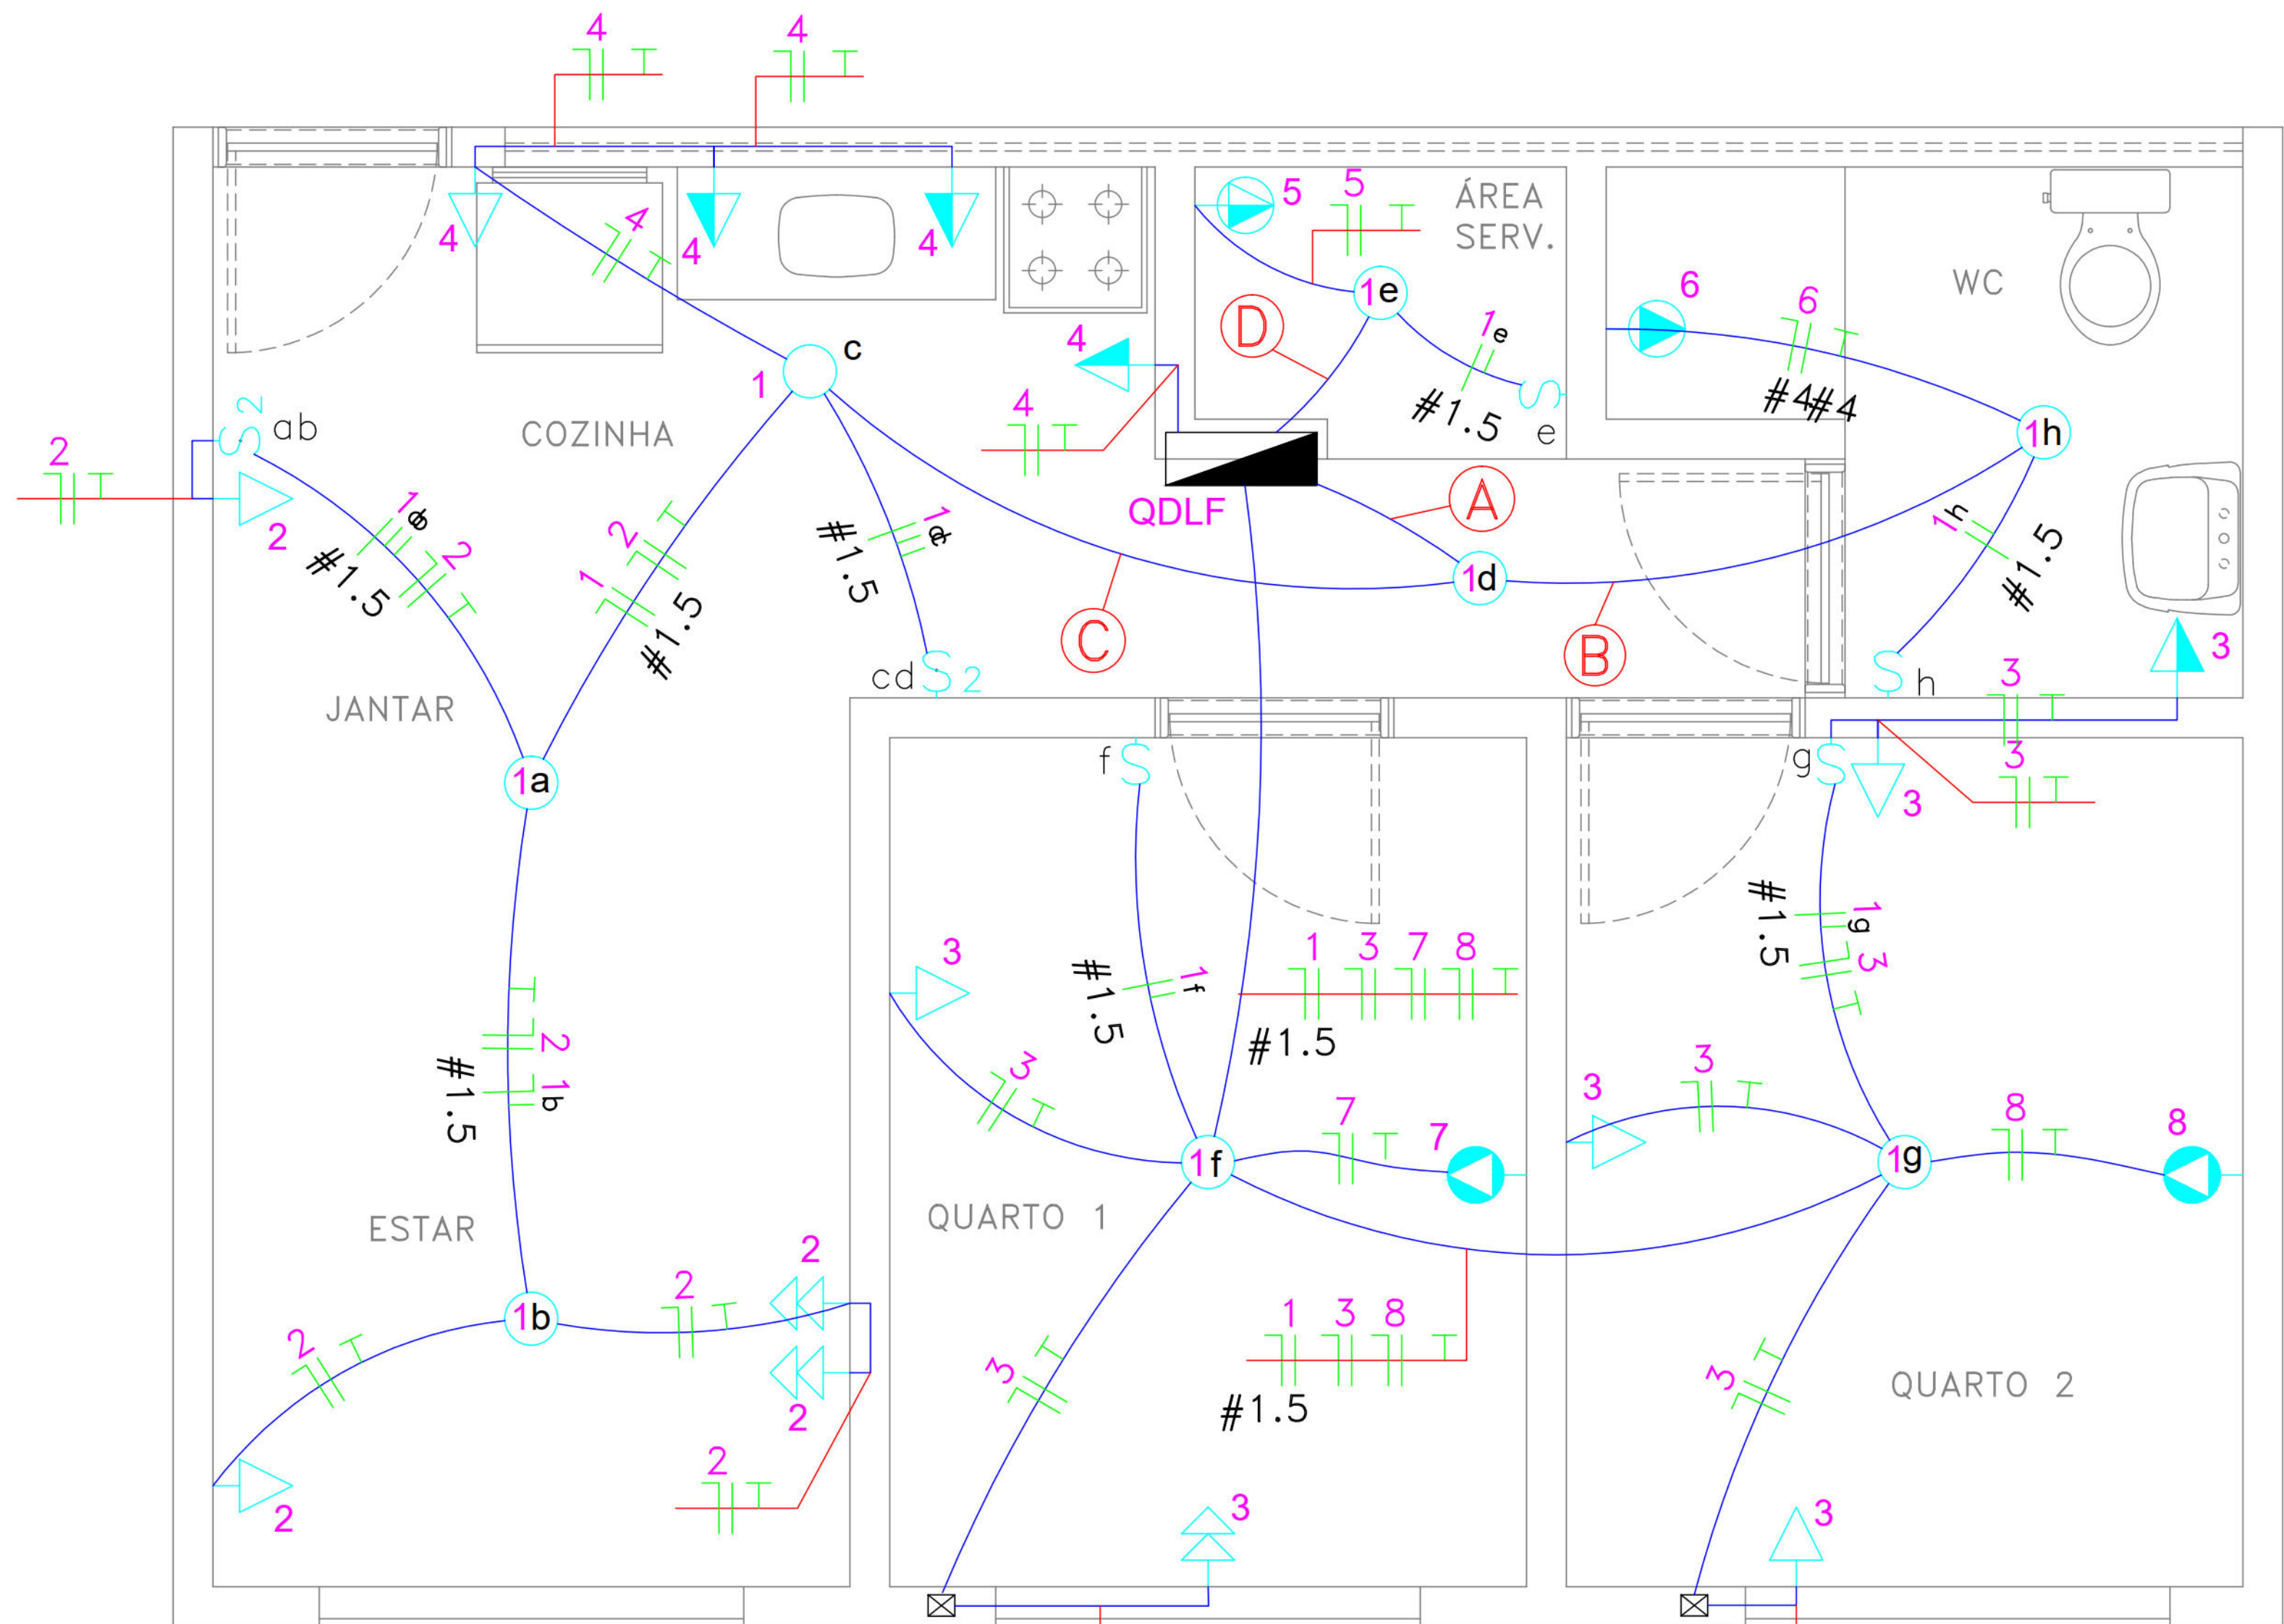


PLANTA BAIXA APTO
ESCALA: 1/20

LEGENDA DA FIAÇÃO:

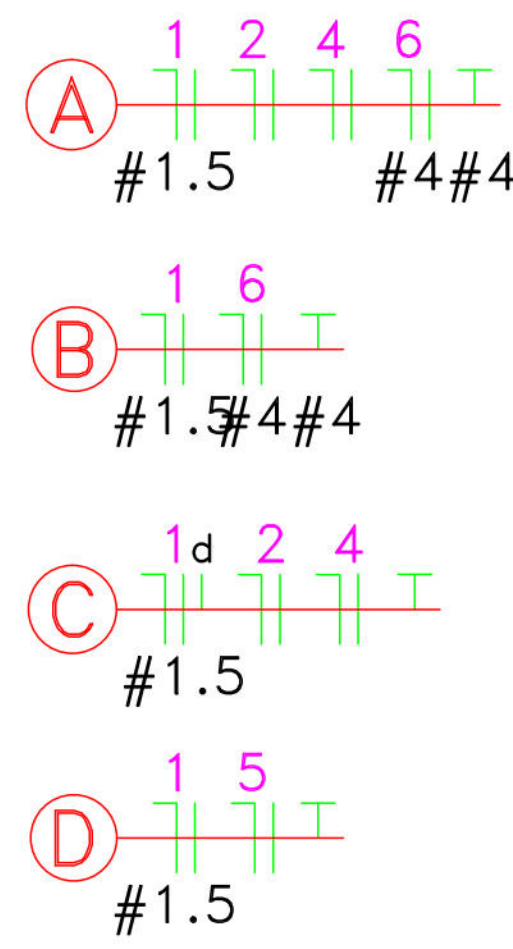


QDLF

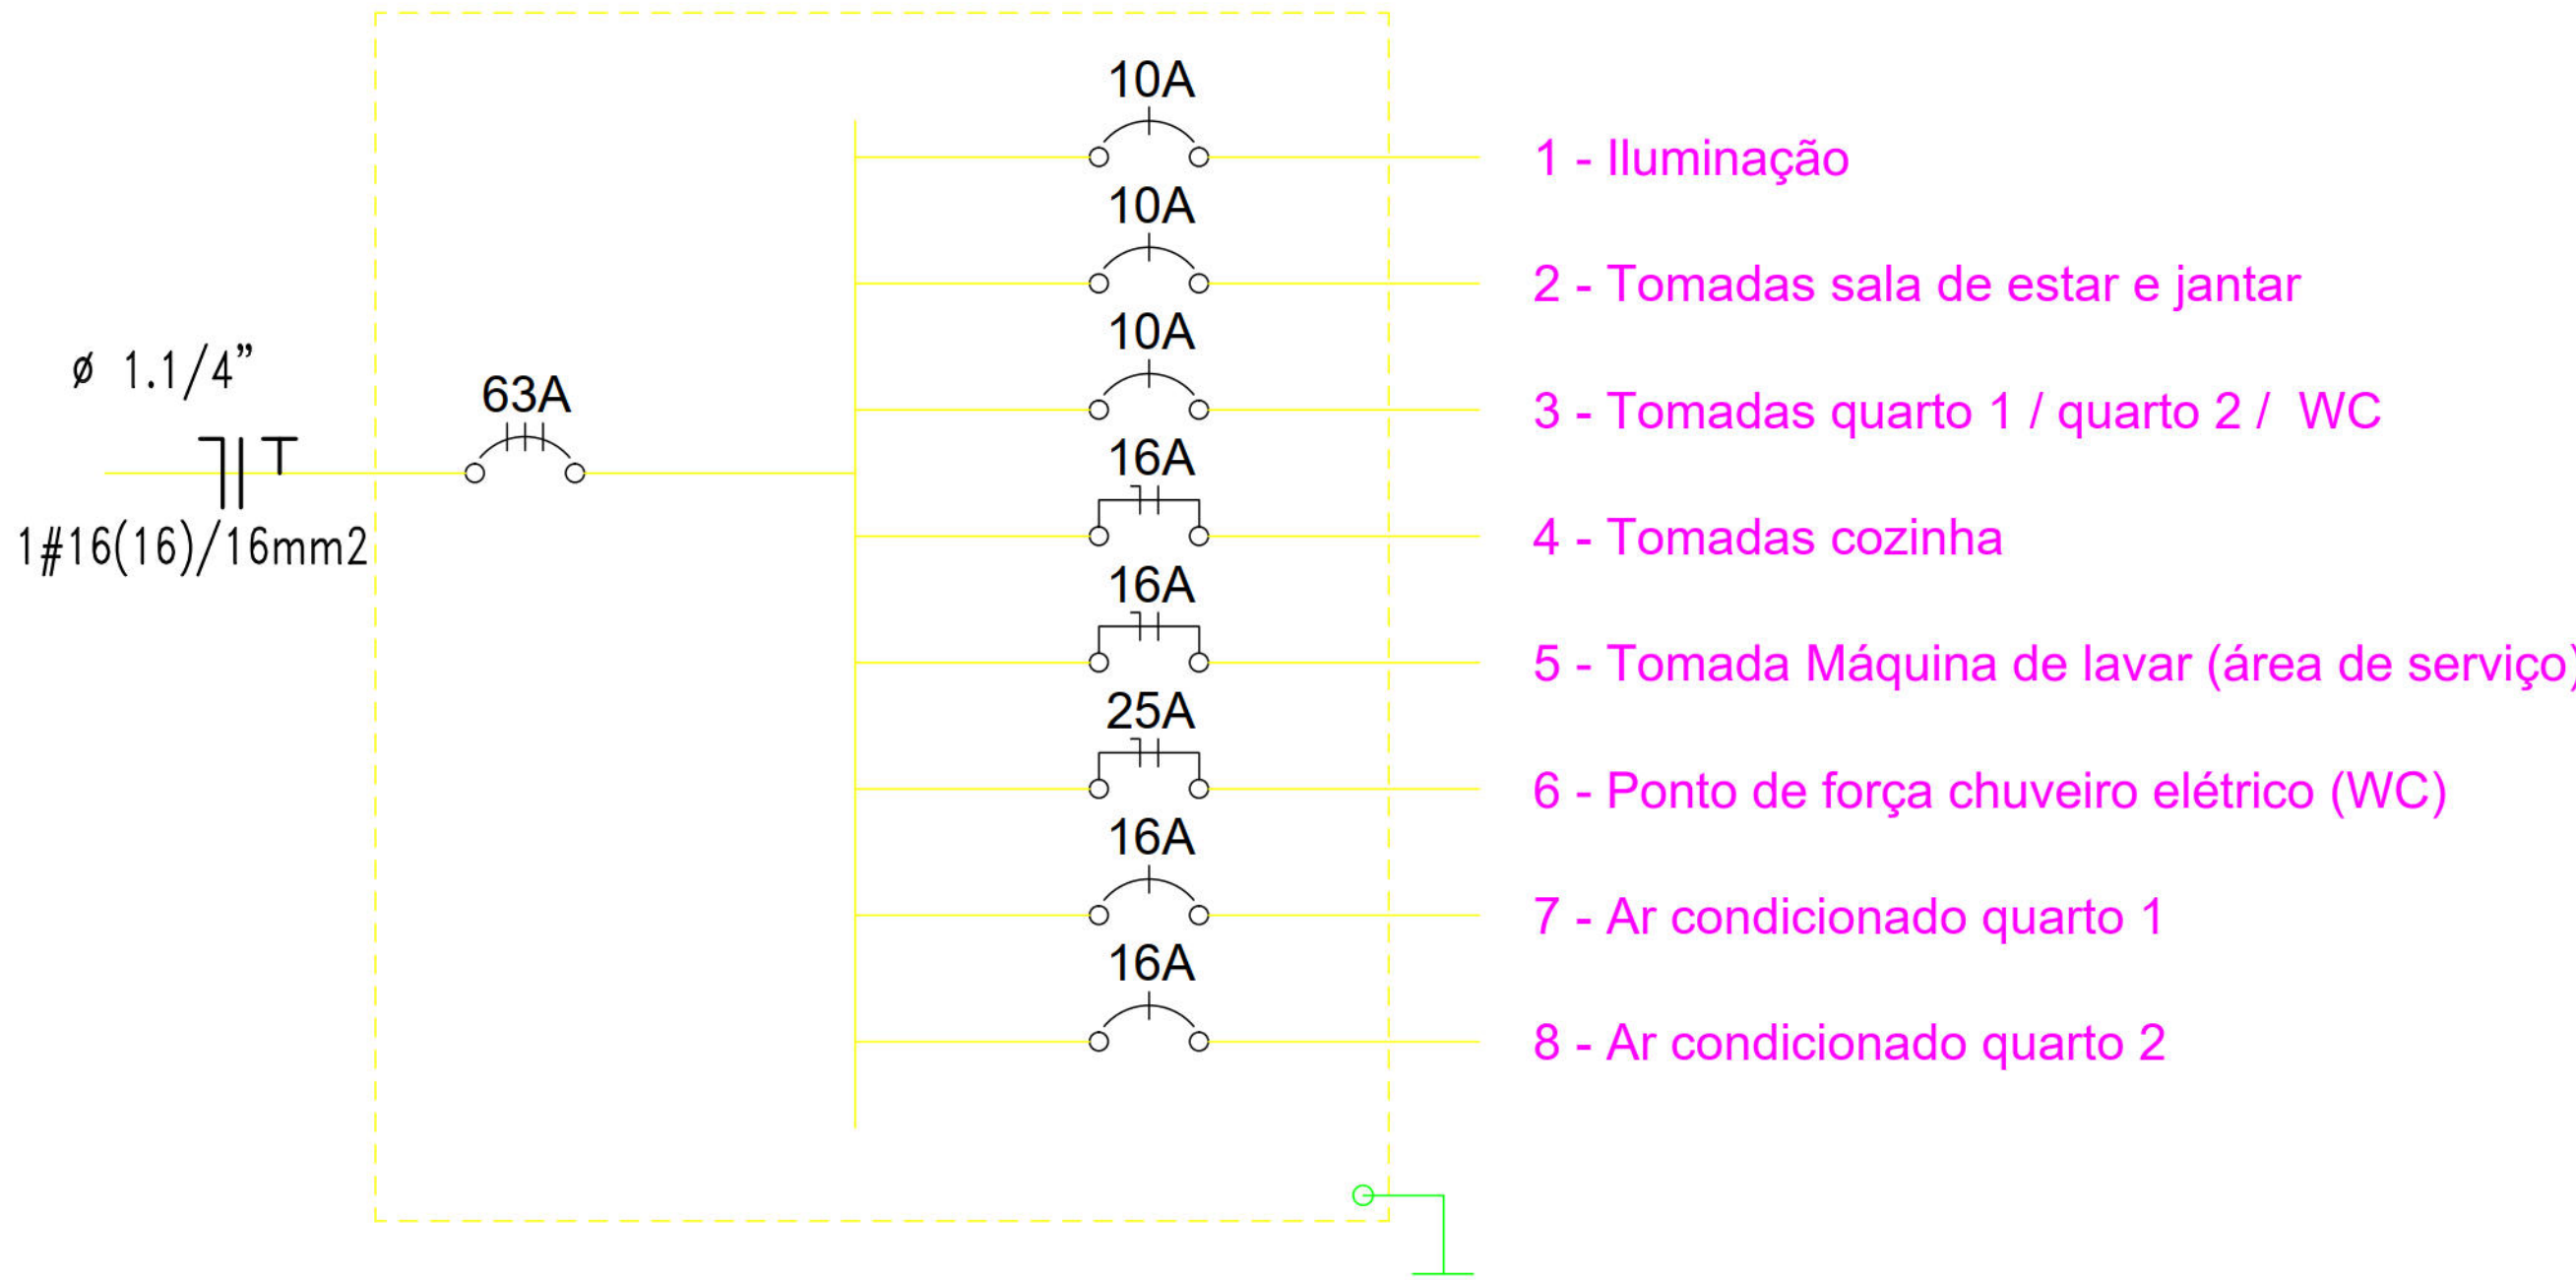

LISTA DE MATERIAIS

Num.	Quant.	Und.	Dimensão	Descrição
1	8	pc		Caixa Sextavada
2	8	pc		Luminária 100W
3	43.64	m	3/4"	Mangueira Flexível
4	36.98	m	3/4"	Mangueira Flexível
Num.	Quant.	Und.	Dimensão	Descrição
1	6	pc		Caixa 2x4
2	2	pc		Interruptor duplo
3	4	pc		Interruptor simples
Num.	Quant.	Und.	Dimensão	Descrição
1	11	pc		Caixa 2x4
2	2	pc		Caixa de Passagem 10x10cm
3	1	pc		Quadro de Distribuição
4	4	pc		Tomada 2P h=110cm
5	7	pc		Tomada 2P h=30cm
6	1	pc		Tomada 2P+T Uso Específico (h=110cm)
7	1	pc		Tomada 2P+T Uso Específico (h=210cm)
8	3	pc		Tomada de energia dupla 220V, 2P+T (h=30cm)
Num.	Quant.	Und.	Dimensão	Descrição
1	1	pc	3P25A	Disjuntor a seco
2	3	pc	1P10A	Disjuntor a seco
3	1	pc	1P16A	Disjuntor a seco
4	1	pc	1P16A	Disjuntor DR
5	1	pc	1P25A	Disjuntor DR
6	6.70	m	4 mm2	Fio cabo 750 V - PVC - Fase
7	35.29	m	1.5 mm2	Fio cabo 750 V - PVC - Fase
8	69.69	m	2.5 mm2	Fio cabo 750 V - PVC - Fase
9	6.70	m	4 mm2	Fio cabo 750 V - PVC - Neutro
10	19.43	m	1.5 mm2	Fio cabo 750 V - PVC - Neutro
11	69.69	m	2.5 mm2	Fio cabo 750 V - PVC - Neutro
12	28.83	m	1.5 mm2	Fio cabo 750 V - PVC - Retorno
13	6.70	m	6 mm2	Fio cabo 750 V - PVC - Terra
14	62.63	m	2.5 mm2	Fio cabo 750 V - PVC - Terra


LEGENDA:

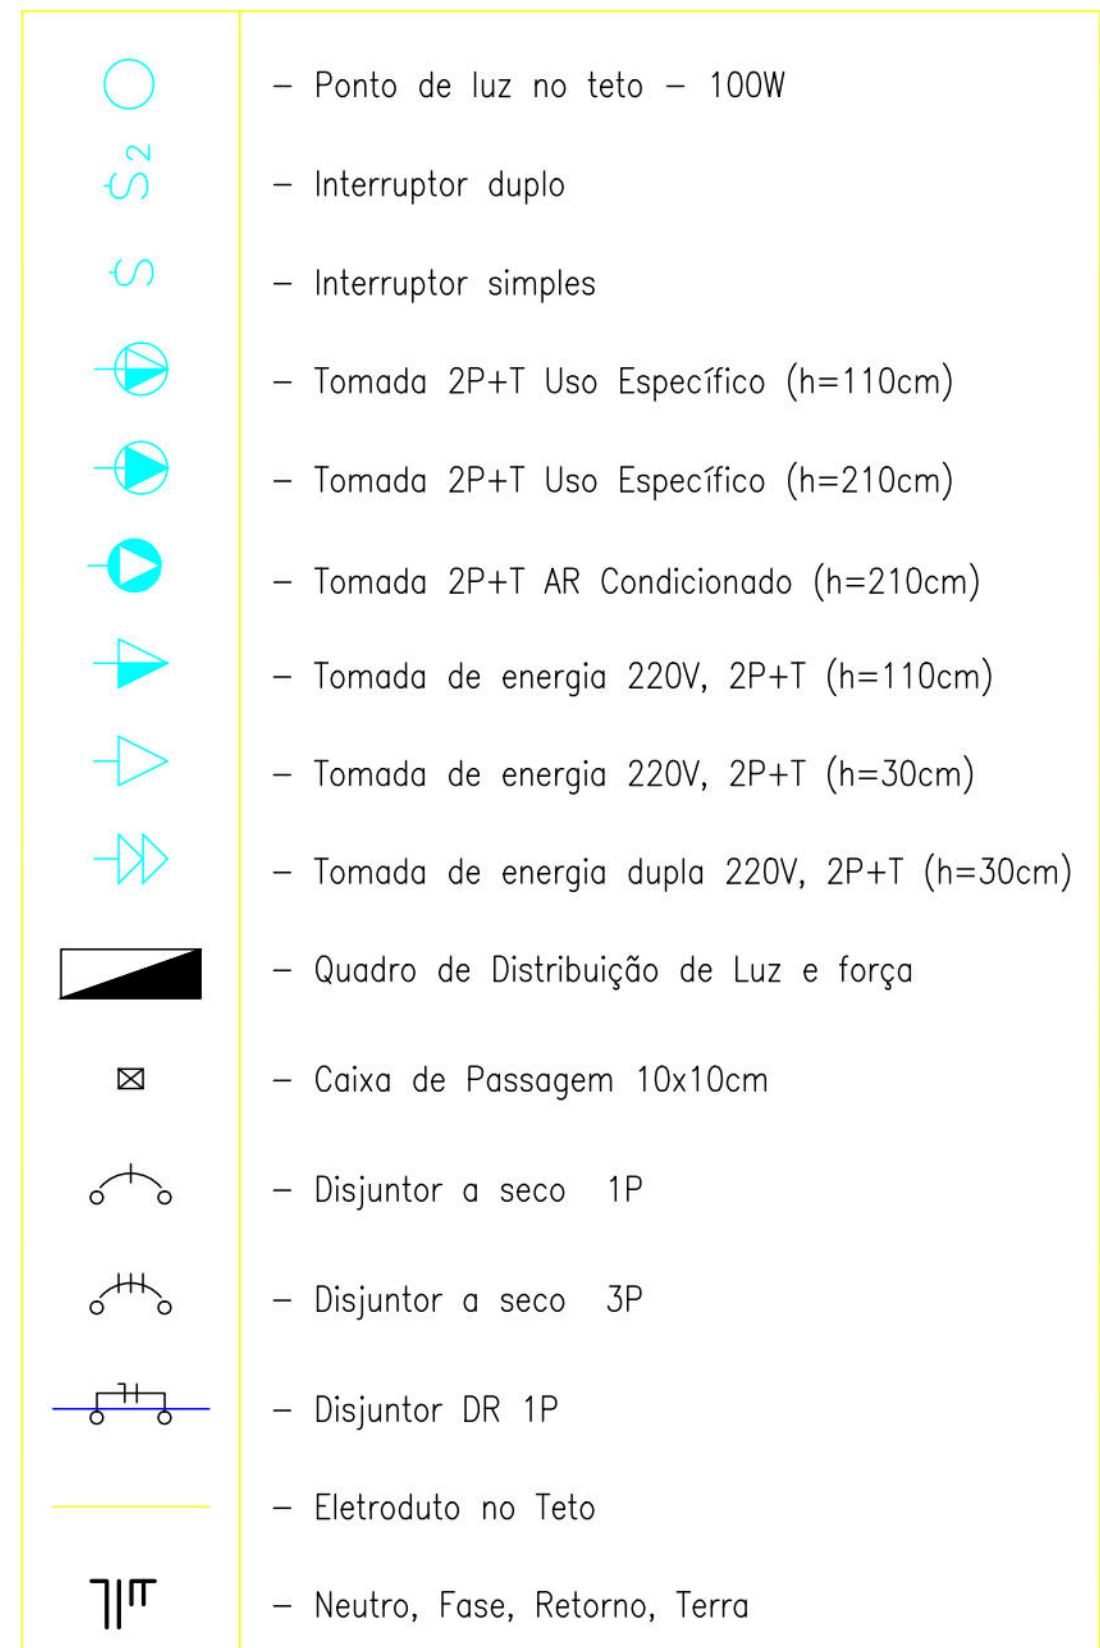


Quadro de Cargas																
QDLF																
Circ.	Descrição	Iluminação	Tomadas							Pot. W	Pot. V.A	Fases	Prot. A	Cond. mm2	Fases ABC	Obs.
		100W		100W	200W	300W	600W	1000W	4400W							
1	Iluminação	8								800	800.00	1	10A	1.5	(*)	cabo 750V
2	Tomadas sala de estar e jantar			2			2			1400	1400.00	1	10A	2.5	(*)	cabo 750V
3	Tomadas quarto 1 / quarto 2 / WC			4	1		1			1200	1200.00	1	10A	2.5	(*)	cabo 750V
4	Tomadas cozinha					1	3			2100	2100.00	1	16A	2.5	(*)	cabo 750V
5	Tomada Máquina de lavar (área de serviço)						1			1000	1000.00	1	16A	2.5	(*)	cabo 750V
6	Ponto de força chuveiro elétrico (WC)								1	4400	4400.00	1	25A	4	(*)	cabo 750V
7	Ar condicionado quarto 1							1		1000	1000.00	1	16A	2.5	(*)	cabo 750V
8	Ar condicionado quarto 2							1		1000	1000.00	1	16A	2.5	(*)	cabo 750V
Total		8		6	1	1	6	3	1	12900	12900					
Aliment.												3	25A	6	(*)	Fio/cabo 1KV
(*) Carga nas Fases: As Unidades Habitacionais serão alimentadas alternadamente por cada uma das fases da subestação																

(*) Carga nas Fases: As Unidades Habitacionais serão alimentadas alternadamente por cada uma das fases da subestação

00	16/09/2015	ENTREGA DO PROJETO EXECUTIVO			
Rev.	Data	Assunto		Executado	Aprovado
 Prefeitura da Cidade do Recife EMPRESA DE URBANIZAÇÃO DO RECIFE					
Unidade:	Empresa de Urbanização do Recife Diretoria de Planejamento e Projetos - DPP				
Contrato:	CONTRATO 024 / 2015 - Prestação de serviço de Engenharia Especializada em Serviços de Engenharia Consultiva para elaboração de Estudos Preliminares, Projetos Executivos e Gerenciamento de Obras prioritárias no âmbito da URB.				
Gestor:	MARIA DA CONCEIÇÃO LIMA LAFAIETE				
Empresa Consultora:					
 ENGECONSULT CONSULTORES TÉCNICOS LTDA					
Responsável Técnico:	HELIO AUGUSTO MACHADO PESSOA - CREAPE			Assinatura:	
Engenheiro Projetista:	RONALDO SALES - CREAPE			Assinatura:	
Desenhista:	JORGE LOURO			Assinatura:	
PROJETO EXECUTIVO					
Assunto:	REQUALIFICAÇÃO URBANA E EDIFICAÇÃO NO BAIRRO DO PINA				
Sub-Assunto:	PROJETO ELÉTRICO - DETALHES APARTAMENTO PLANTA BAIXA, DIAGRAMA, QDLF, QUADRO DE CARGAS				
Numero:	225-PE-ELE-03			Folha:	03/04
Revisão:	00	Escala:	INDICADA	Status:	EXECUTIVO

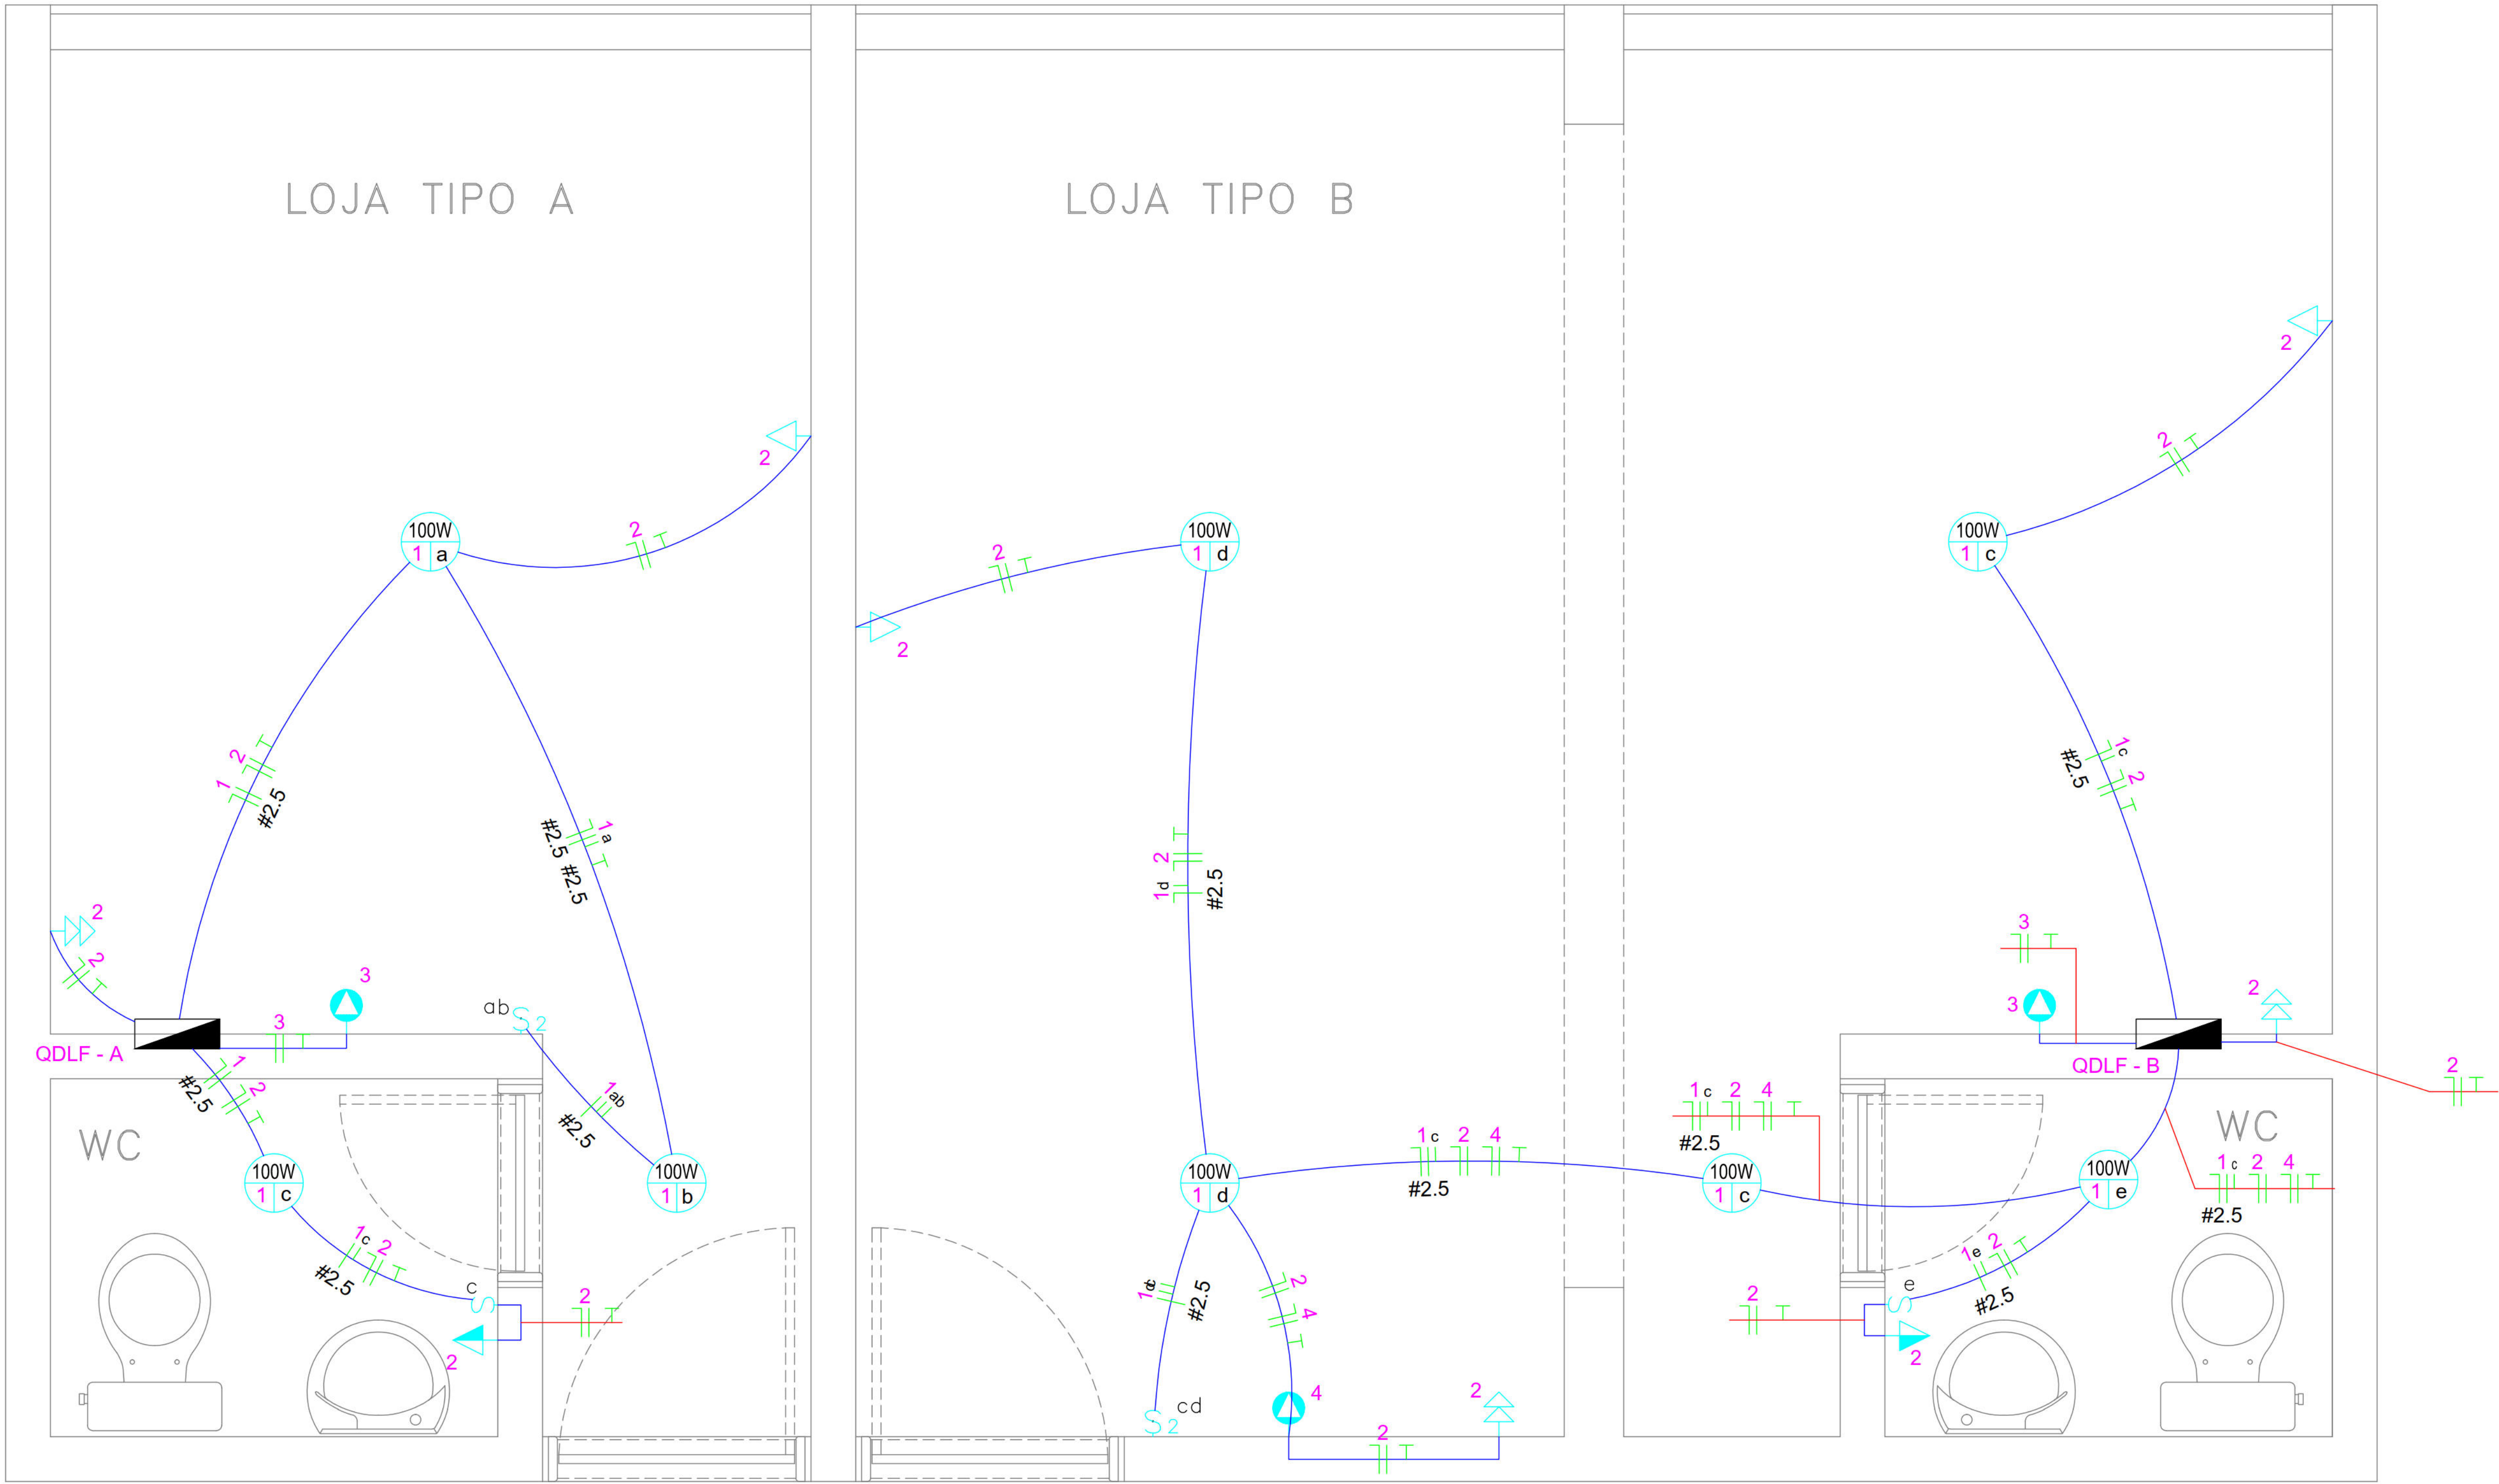

PLANTA BAIXA LOJAS
ESCALA: 1/25

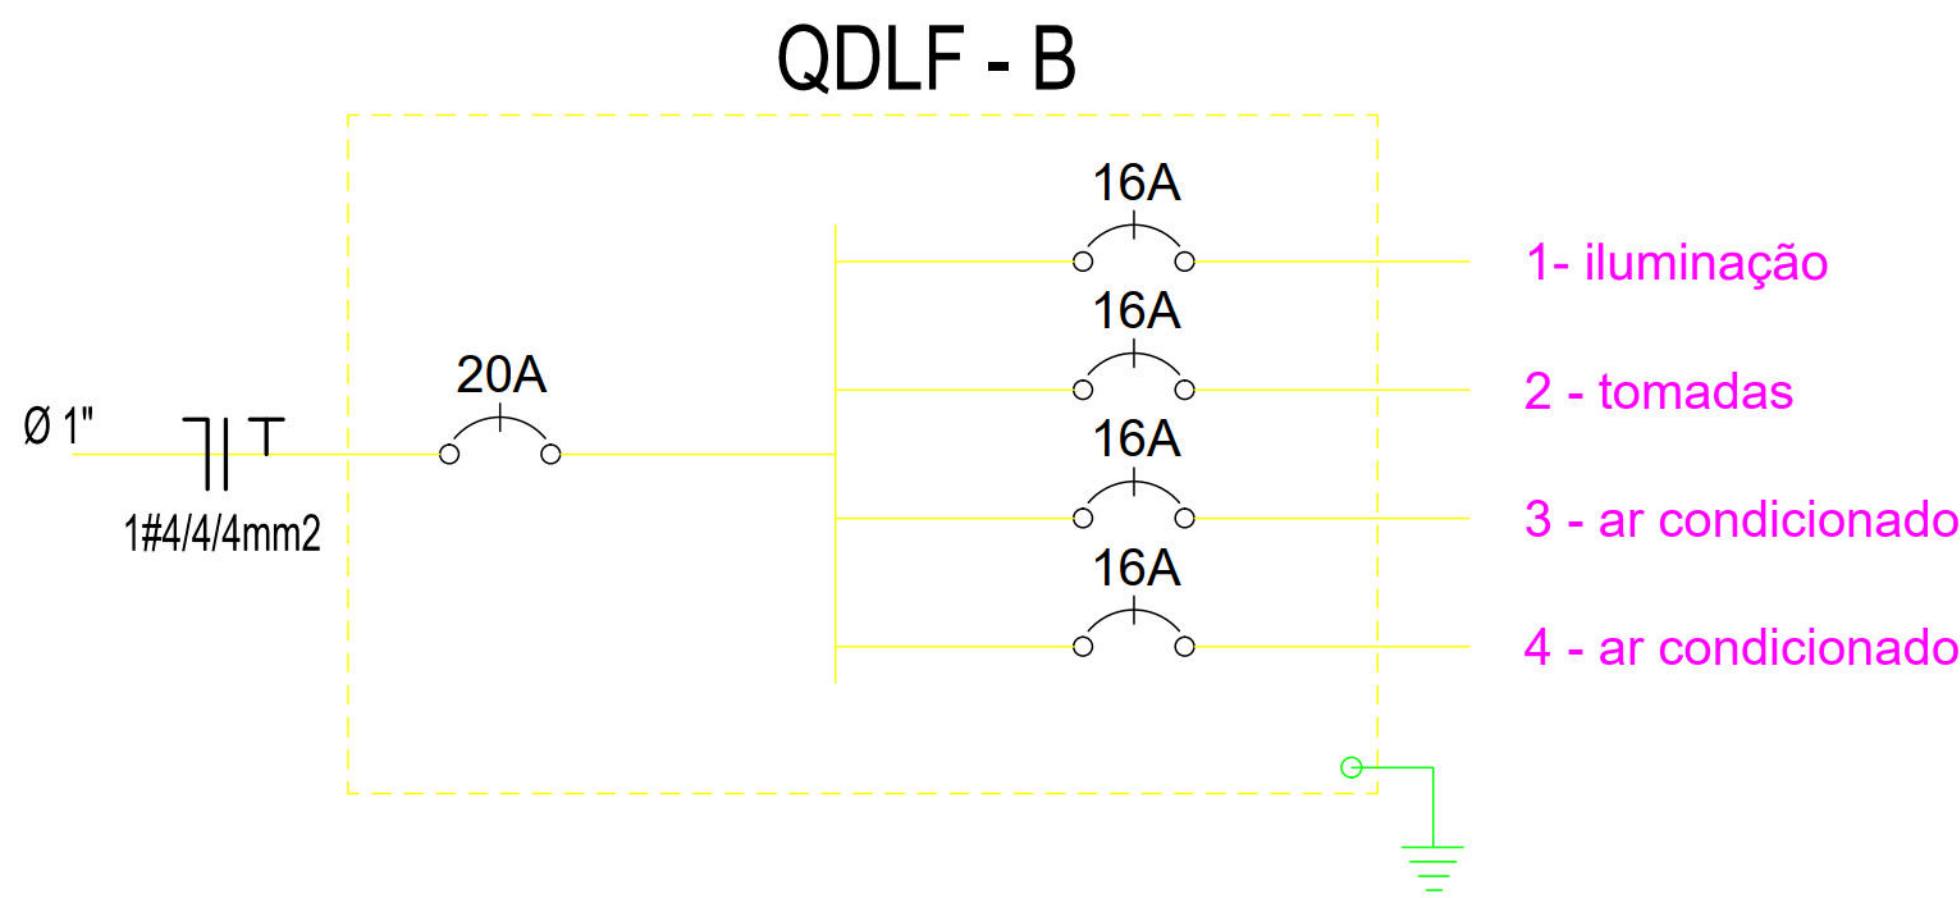

Quadro de Cargas										
QDLF - B										
Circ.	Descrição	Iluminação		Tomadas			Ar Cond.	Pot. W	Fases	Prot. A
		100W		100W	200W	600W				
1	iluminação	5						500	1	16A
2	tomadas			3	1	1		1100	1	16A
3	ar condicionado						1	1000	1	16A
4	ar condicionado						1	1000	1	16A
Total		5		3	1	1	2	3600		
Aliment.	C=10m								1	20A

LISTA DE MATERIAIS

Num.	Quant.	Und.	Dimensão		Descrição
1	34.21	m	3/4"		Mangueira Flexível - Parede
2	41.86	m	3/4"		Mangueira Flexível - Teto
Num.	Quant.	Und.			Descrição
1	4	pc			Caixa 2x4
2	2	pc			Interruptor duplo
3	2	pc			Interruptor simples
Num.	Quant.	Und.			Descrição
1	5	pc			Caixa 2x4
2	8	pc			Caixa Sextavada
3	8	pc			Luminária p/ até 100W
4	3	pc			Ponto de Força p/ Ar-Condicionado
5	2	pc			Quadro de Distribuição
6	2	pc			Tomada 2P h=110cm
7	3	pc			Tomada 2P h=30cm
8	3	pc			Tomada de energia dupla 220V, 2P+T (h=30cm)
Num.	Quant.	Und.	Dimensão		Descrição
1	7	pc	1P16A		Disjuntor a seco
2	2	pc	1P20A		Disjuntor a seco
3	33.93	m	2.5 mm2		Fio cabo 750 V - PVC - Fase
4	76.07	m	2.5 mm2		Fio cabo 750 V - PVC - Fase
5	29.68	m	2.5 mm2		Fio cabo 750 V - PVC - Neutro
6	76.07	m	2.5 mm2		Fio cabo 750 V - PVC - Neutro
7	42.18	m	2.5 mm2		Fio cabo 750 V - PVC - Retorno
8	4.61	m	2.5 mm2		Fio cabo 750 V - PVC - Terra
9	64.88	m	2.5 mm2		Fio cabo 750 V - PVC - Terra

LEGENDA:

	- Ponto de luz no teto - 100W
	- Interruptor duplo
	- Interruptor simples
	- Tomada 2P+T Uso Específico (h=110cm)
	- Tomada 2P+T Uso Específico (h=210cm)
	- Tomada 2P+T AR Condicionado (h=210cm)
	- Tomada de energia 220V, 2P+T (h=110cm)
	- Tomada de energia 220V, 2P+T (h=30cm)
	- Tomada de energia dupla 220V, 2P+T (h=30cm)
	- Quadro de Distribuição de Luz e força
	- Caixa de Passagem 10x10cm
	- Disjuntor a seco 1P
	- Disjuntor a seco 3P
	- Disjuntor DR 1P
	- Eletroduto no Teto
	- Neutro, Fase, Retorno, Terra

00	NOV/2015	ENTREGA DO PROJETO EXECUTIVO		
Rev.	Data	Assunto	Executado	Aprovado
 Prefeitura da Cidade do Recife EMPRESA DE URBANIZAÇÃO DO RECIFE				
Unidade:	Empresa de Urbanização do Recife Diretoria de Planejamento e Projetos - DPP			
Contrato:	CONTRATO 024 / 2015 - Prestação de serviço de Engenharia Especializada em Serviços de Engenharia Consultiva para elaboração de Estudos Preliminares, Projetos Executivos e Gerenciamento de Obras prioritárias no âmbito da URB.			
Gestor:	MARIA DA CONCEIÇÃO LIMA LAFAIETE			
Empresa Consultora:	ENGECONSULT CONSULTORES TÉCNICOS LTDA			
Responsável Técnico:	HÉLIO AUGUSTO MACHADO PÉSSOA - CREA/RN [REDACTED]		Assinatura:	
Engenheiro Projetista:	ROMILDO SALES - CREA/RN [REDACTED]		Assinatura:	
Desenhista:	JORGE LOURO		Assinatura:	
PROJETO EXECUTIVO				
Assunto:	REQUALIFICAÇÃO URBANA E EDIFICAÇÃO NO BAIRRO DO PINA			
Sub-Assunto:	PROJETO ELÉTRICO - DETALHES LOJAS PLANTA BAIXA, DIAGRAMA, QDLF, QUADRO DE CARGAS			
Numero:	225-PE-ELE-04		Prancha:	04/04
Revisor:	00	Escala:	INDICADA	Status: EXECUTIVO