


QD-3 / BLOCO 1 (Condomínio)

CIRCUITO	LÂMPADAS 220V-W		TOMADAS 220V-CV	POT	COND	DISJ	OBSERVAÇÕES
Nº	INC	FL		W	mm²	A	
1	4		1	240	2,5	10	ILUM. ESCADAS
2		8		320	2,5	10	ILUM. TERREO
3		7		280	2,5	10	ILUM. 1ºPAV.
4		7		280	2,5	10	ILUM. 2ºPAV.
5		7		280	2,5	10	ILUM. 3ºPAV.
6			1	736	2,5	10	BOMBA
7						10	RESERVAS
8						10	RESERVAS
TOTAL	33		1	2136	6,0	25	ALIMENTAÇÃO


QD-1 (Pavimento 1) (1x8=8 UCs)

CIRCUITO	LÂMPADAS 220V-W		TOMADAS 220V-W	POT	CORR.	COND	DISJ	OBSERVAÇÕES
Nº	INC	FL		W	A	mm²	A	
1	7			420	1,9	2,5	10	ILUMINAÇÃO
2			7	1300	5,9	2,5	10	TOMADAS
3						2,5	10	RESERVA
TOTAL	7		08	1720	7,8	6,0	15	ALIMENTAÇÃO

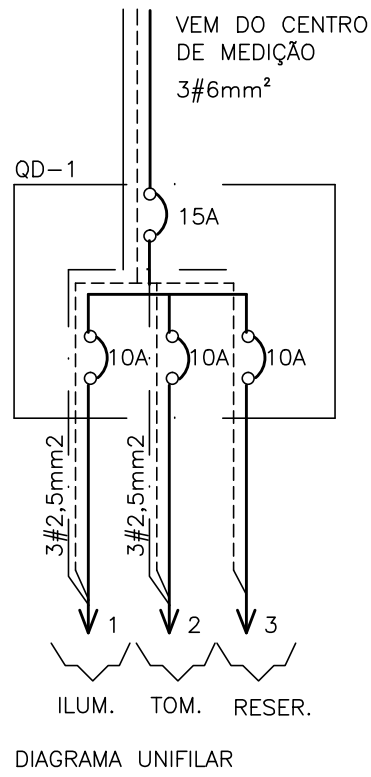


SIMBOLOGIA


- 1x40W
- 1x60W
- 1x60W
- PONTO DE TOMADA MONOFÁSICA 2P+1T, INSTALADA A 0.30m DO PISO
- PONTO DE TOMADA MONOFÁSICA 2P+1T, INSTALADA A 1.10m DO PISO
- PONTO DE TOMADA MONOFÁSICA 2P+1T CONJUGADO COM INTERRUPTOR DE 1 SEÇÃO, INSTALADA A 1.10m DO PISO
- PONTO DE INTERRUPTOR DE 1 SEÇÃO, INSTALADO A 1.10m DO PISO
- PONTO DE INTERRUPTOR DE 2 SEÇÕES, INSTALADO A 1.10m DO PISO
- PONTO DE INTERRUPTOR DE 3 SEÇÕES, INSTALADO A 1.10m DO PISO
- PONTO DE INTERRUPTOR DE VAI E VEM, INSTALADO A 1.10m DO PISO
- CAIXA DE PASSAGEM DE 15X15cm, INSTALADA NA PAREDE A 2.50cm DO PISO
- CAIXA DE PASSAGEM DE 10X10cm, INSTALADA NA PAREDE A 0.30cm DO PISO
- CAIXA DE PASSAGEM DE ALVENARIA COM TAMPA DE CONCRETO DE 40X40X60cm, COM FUNDO EM BRITA Nº25
- CAIXA DE EQUALIZAÇÃO PARA ATERRAMENTO
- CAIXA PARA ATERRAMENTO
- TUBULAÇÃO QUE DESCE/ TUBULAÇÃO QUE SOBE
- ELETRODUTO FLEXÍVEL DE PVC INSTALADO NA PAREDE OU TETO
- ELETRODUTO RÍGIDO DE PVC INSTALADO NO PISO
- CONDUTORES FASE, NEUTRO, RETORNO E TERRA
- OBS.: ELETRODUTOS NÃO COTADOS SERÃO DE Ø3/4"
- VER CONDUTORES NO Q. DE CARGA E D. UNIFILAR
- DESENHO DE REFERENCIA - PROJETO ARQUITETÔNICO

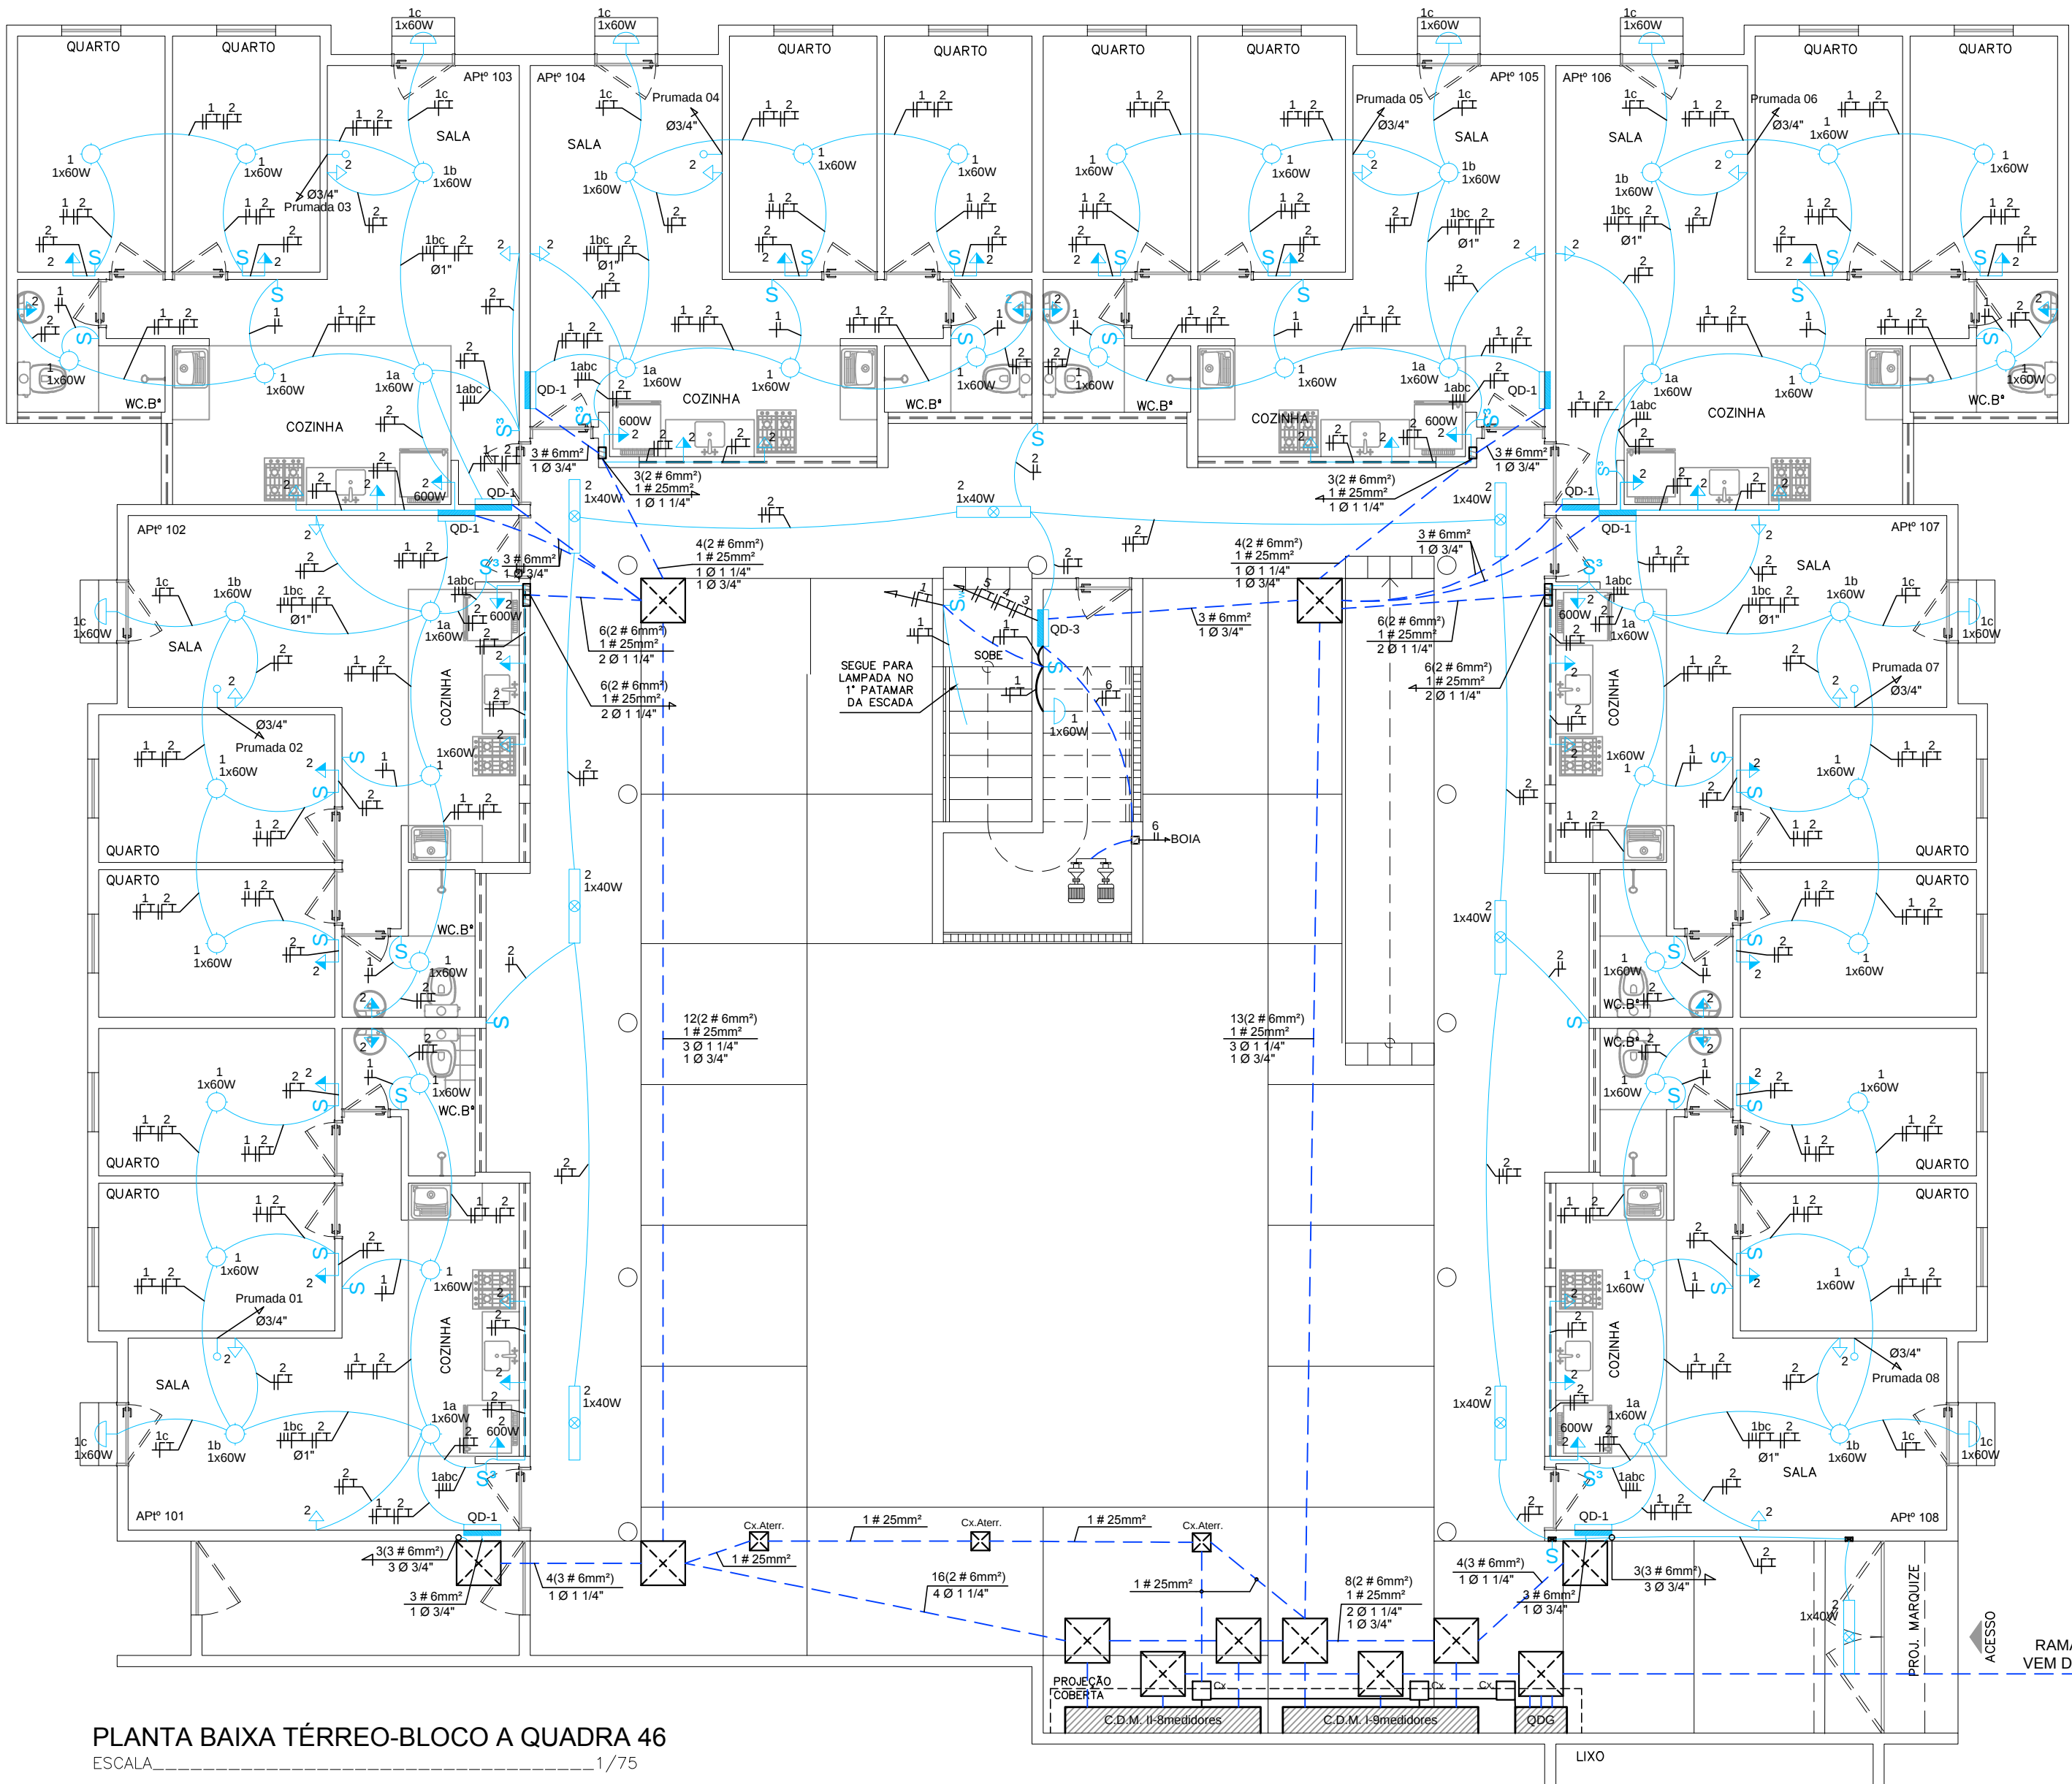

PLANTA BAIXA TÉRREO-BLOCO A QUADRA 46
ESCALA: 1/75

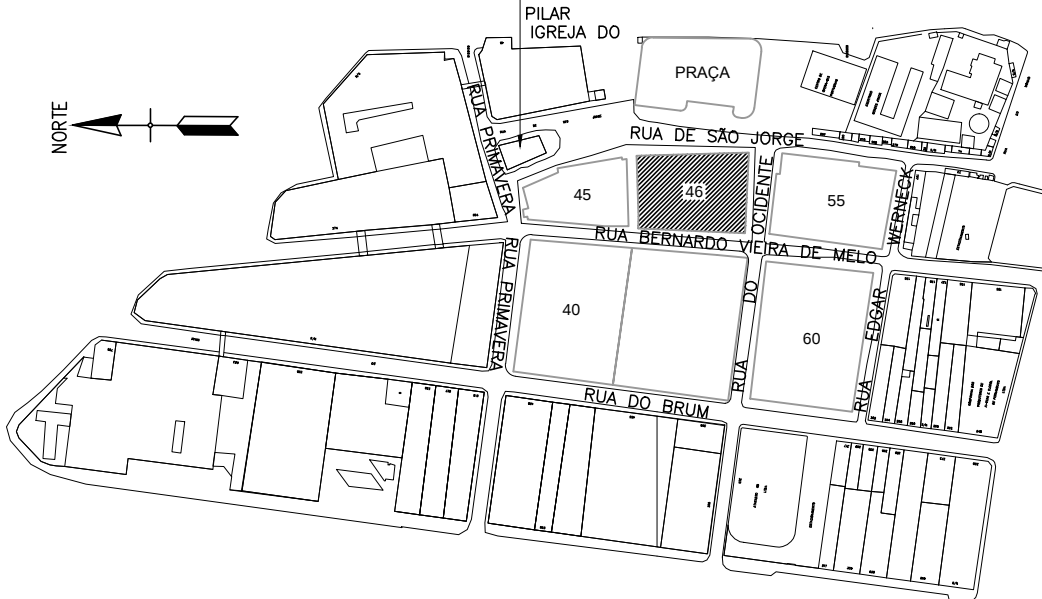

PLANTA PARA ORIENTAÇÃO DA QUADRA
ESQUEMÁTICO

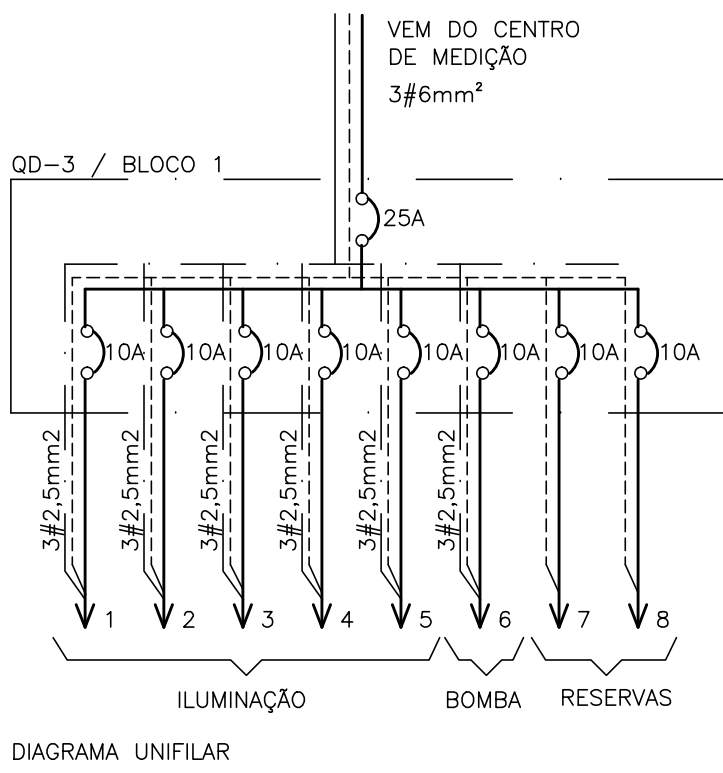

00	MARÇO/2016	ENTREGA DA REVISÃO DO PROJETO ELÉTRICO		
Rev.	Data	Assunto	Executado	Aprovado



Prefeitura da Cidade do Recife EMPRESA DE URBANIZAÇÃO DO RECIFE				
Unidade:	Empresa de Urbanização do Recife Diretoria de Planejamento e Projetos - DPP			
Contrato:	CONTRATO 024 / 2015 - Prestação de serviço de Engenharia Especializada em Serviços de Engenharia Consultiva para elaboração de Estudos Preliminares, Projetos Executivos e Gerenciamento de Obras prioritárias no âmbito da URB.			
Gestor do Contrato:	MARIA DA CONCEIÇÃO LIMA LAFAIETE			

Empresa Consultora:		ENGECONSULT CONSULTORES TÉCNICOS LTDA		
Responsável Técnico:	HÉLIO AUGUSTO MACHADO PESSÓA			Assinatura:
Projetista:	ROMILDO SALES			Assinatura:
Desenhista:	NILSON GALINDO			Assinatura:


PROJETO ELÉTRICO			
Assunto:	REVISÃO DO PROJETO PARA CONSTRUÇÃO DE CONJUNTO HABITACIONAL NA COMUNIDADE DO PILQAR - QUADRA 46		
Sub-Assunto:	PLANTA BAIXA - TÉRREO		
Numero:	225-QD46-ELE-03	Prancha:	03/08
Revisão:	00	Escala:	1/75
		Status:	EXECUTIVO

QD-2 (Pavimentos 2, 3 e 4) (3x8=24 UCs)


CIRCUITO	LÂMPADAS 220V-W	TOMADAS 220V-W	POT	CORR.	COND	DISJ	OBSERVAÇÕES
Nº	INC 60	100 600	W	A	mm²	A	
1	6		360	1,6	2,5	10	ILUMINAÇÃO
2		7	1300	5,9	2,5	10	TOMADAS
3					2,5	10	RESERVA
TOTAL	7	08	1660	7,5	6,0	15	ALIMENTAÇÃO

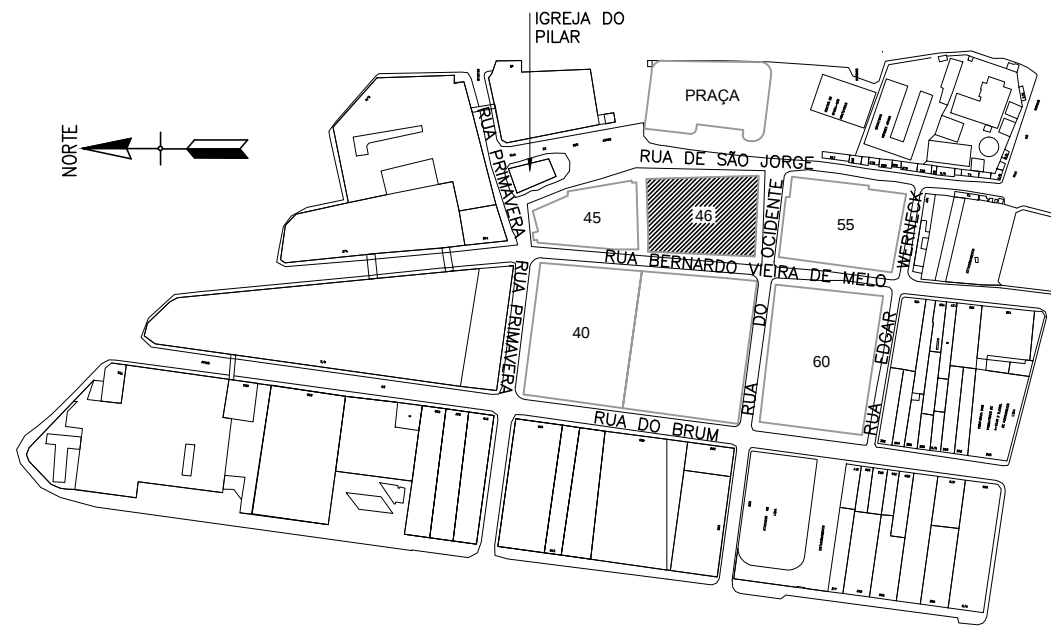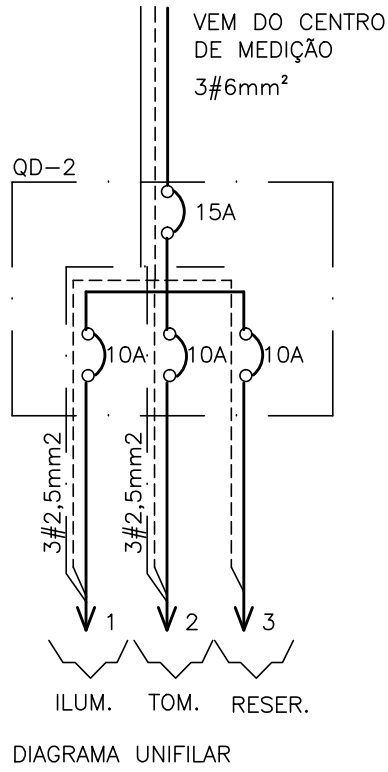

PLANTA PARA ORIENTAÇÃO DA QUADRA
ESQUEMÁTICO

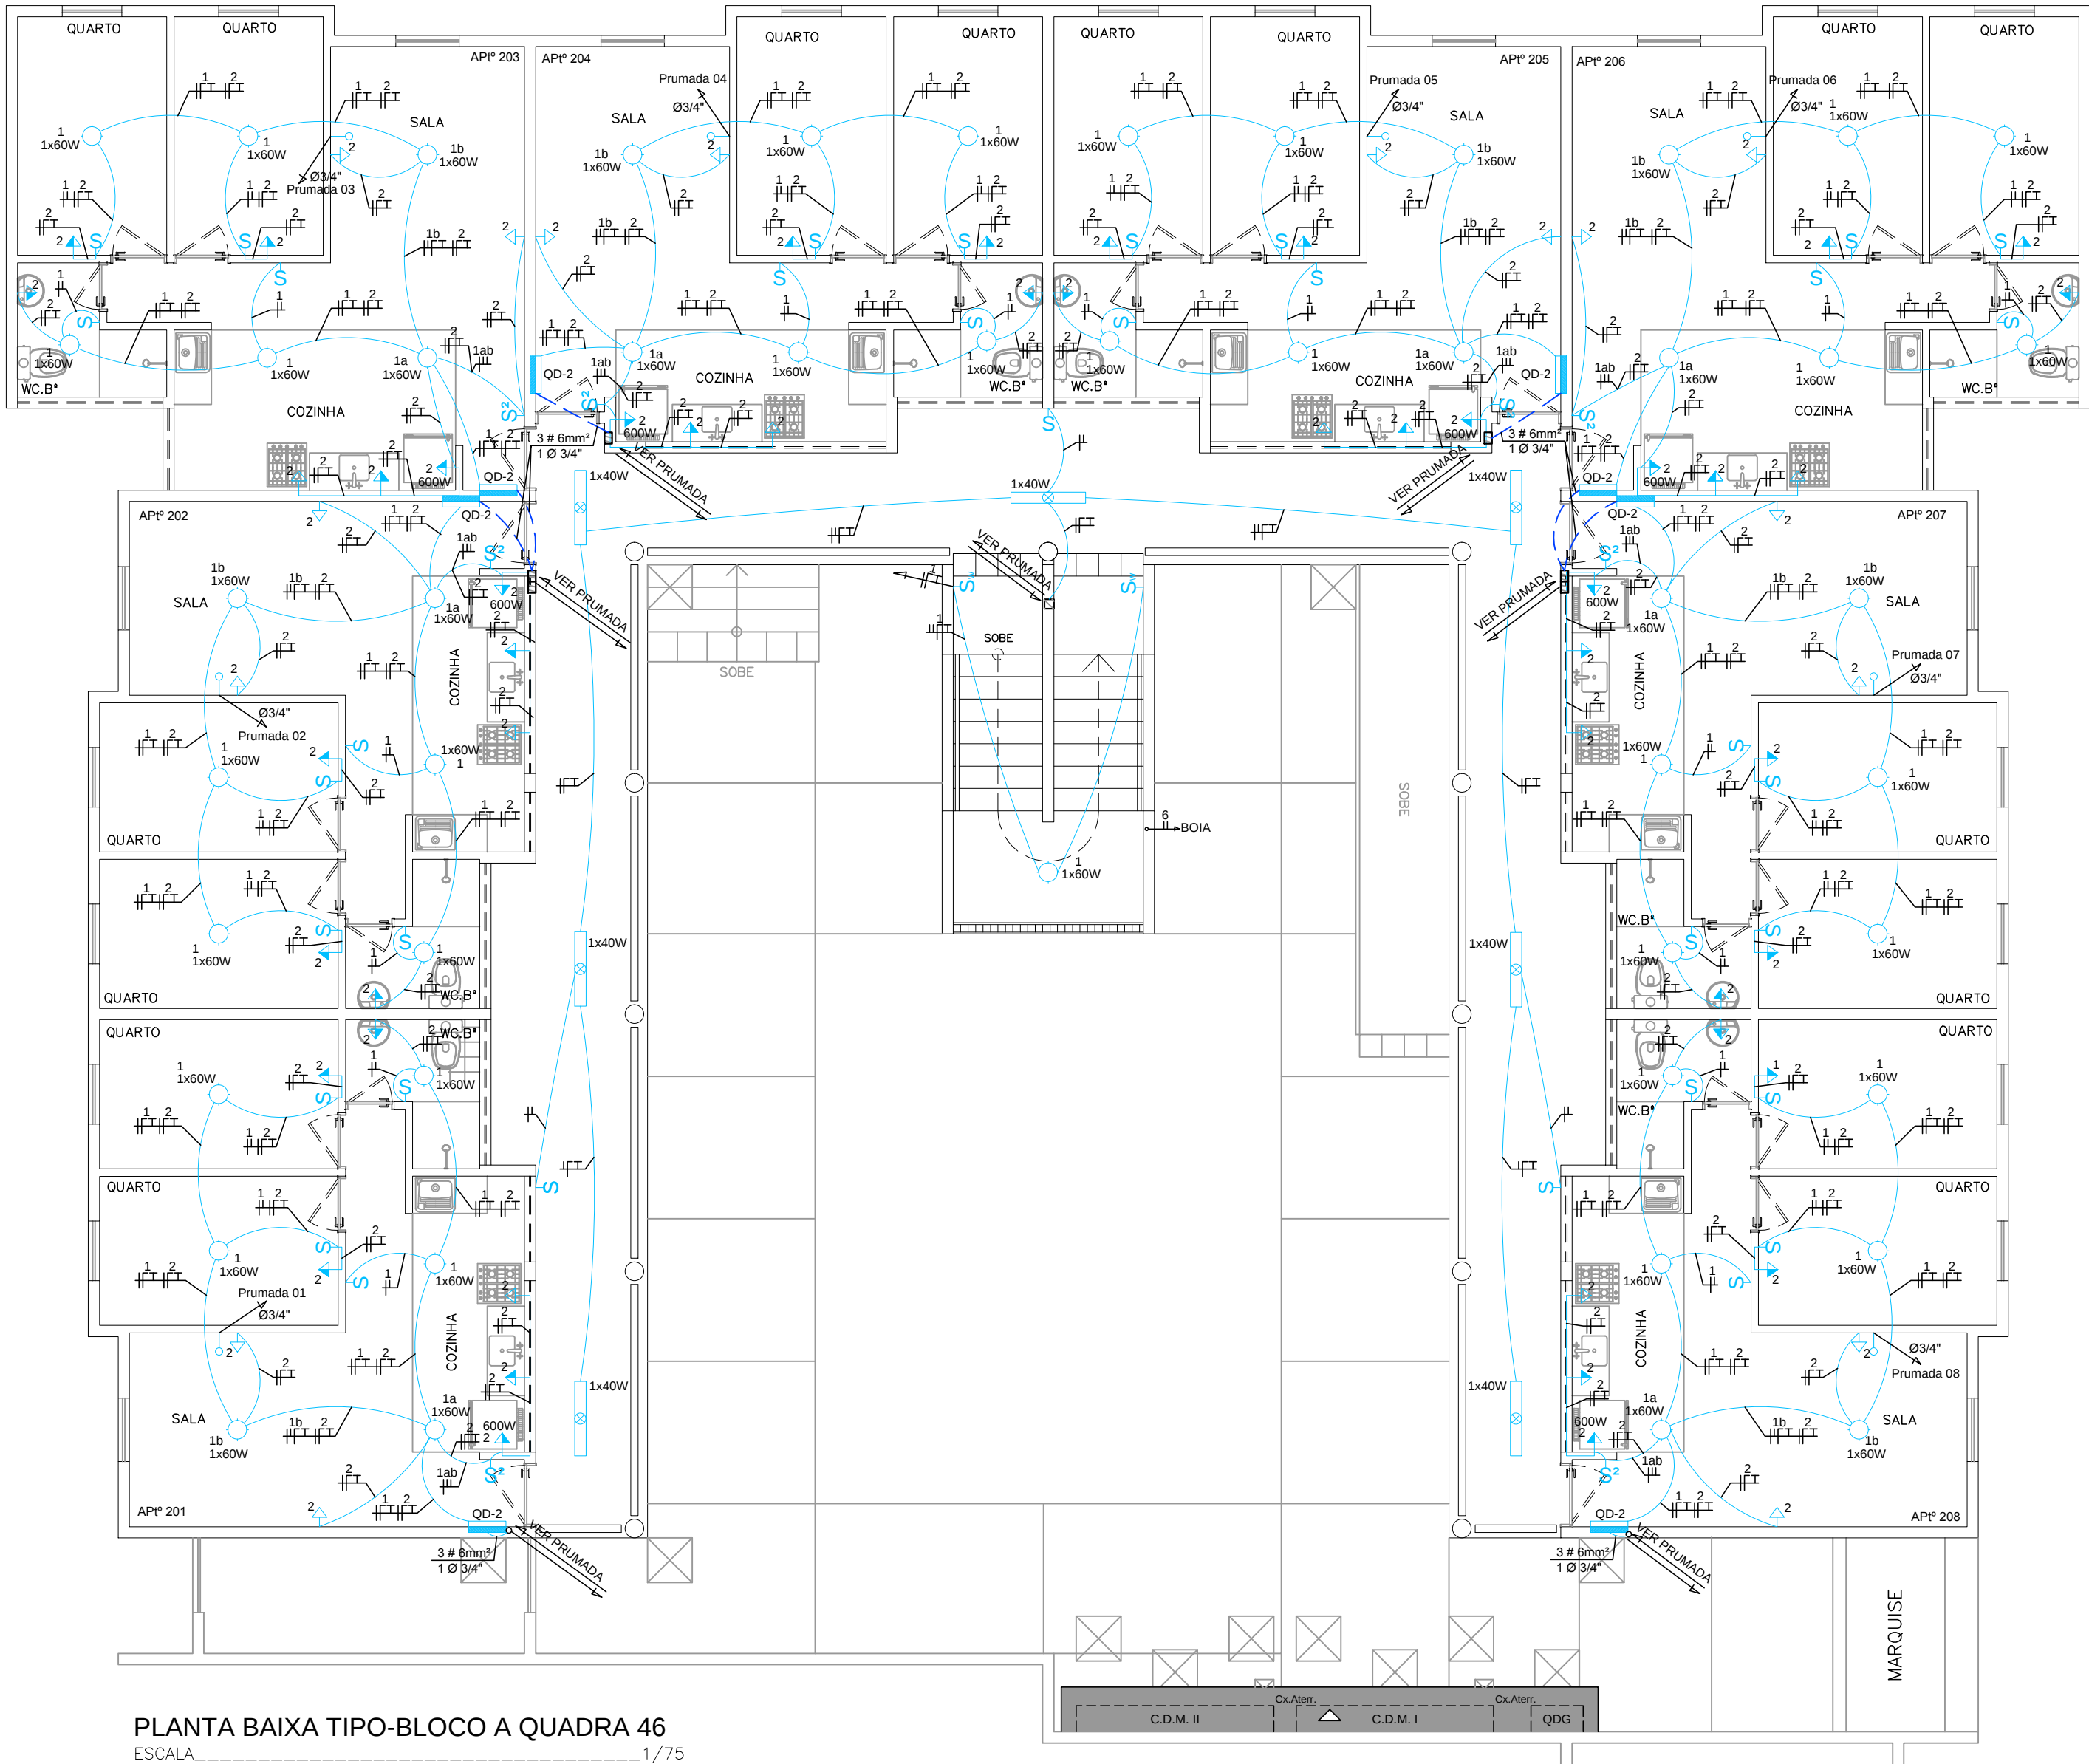

PLANTA BAIXA TIPO-BLOCO A QUADRA 46
ESCALA 1/75

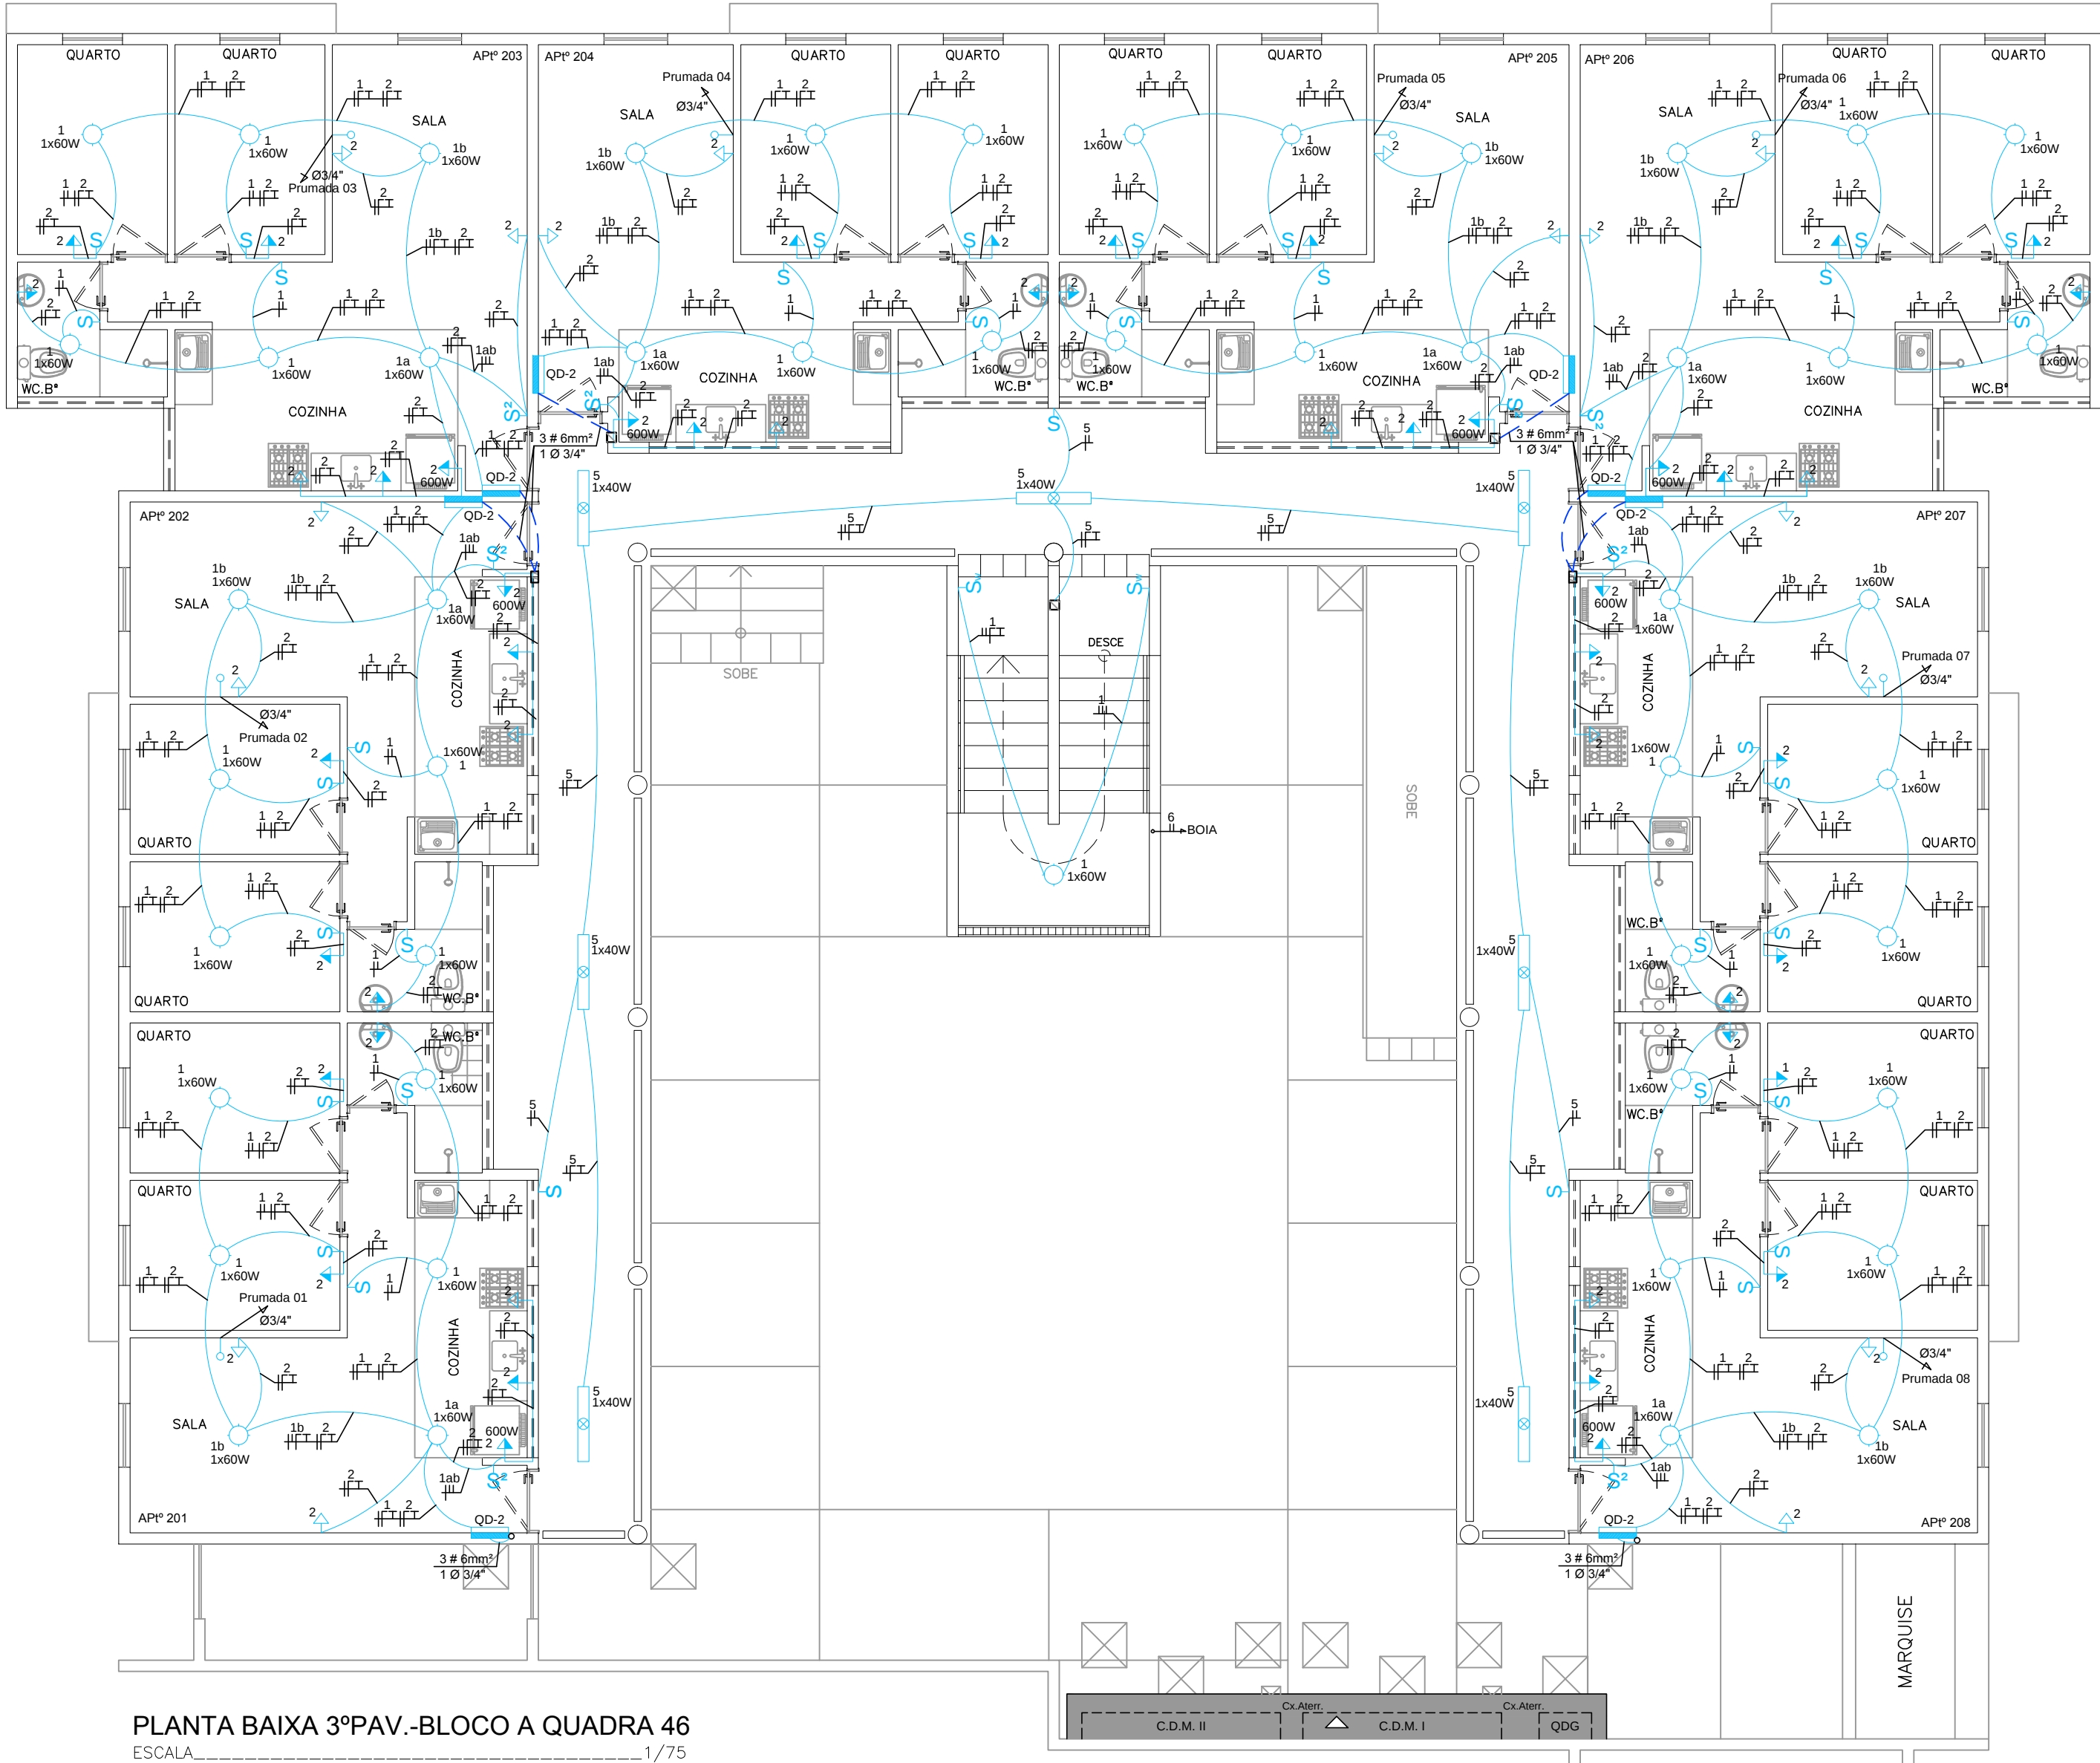

PLANTA BAIXA 3º PAV. - BLOCO A QUADRA 46
ESCALA 1/75

- SIMBOLOGIA**
- QUADRO DE DISTRIBUIÇÃO INSTALADO A 1.50 m DO CENTRO AO PISO
 - PONTO DE LUZ NO TETO PARA LÂMPADA FLUORESCENTE
 - PONTO DE LUZ NO TETO PARA LÂMPADA INCANDESCENTE
 - PONTO DE LUZ INSTALADA NA PAREDE A 2.20m DO PISO
 - PONTO DE ANTENA INSTALADA A 0.30m DO PISO
 - PONTO DE TOMADA MONOFÁSICA 2P+1T, INSTALADA A 0.30m DO PISO
 - PONTO DE TOMADA MONOFÁSICA 2P+1T, INSTALADA A 1.10m DO PISO
 - PONTO DE TOMADA MONOFÁSICA 2P+1T CONJUGADO COM INTERRUPTOR DE 1 SEÇÃO, INSTALADA A 1.10m DO PISO
 - PONTO DE INTERRUPTOR DE 1 SEÇÃO, INSTALADO A 1.10m DO PISO
 - PONTO DE INTERRUPTOR DE 2 SEÇÕES, INSTALADO A 1.10m DO PISO
 - PONTO DE INTERRUPTOR DE 3 SEÇÕES, INSTALADO A 1.10m DO PISO
 - PONTO DE INTERRUPTOR DE VAI E VEM, INSTALADO A 1.10m DO PISO
 - CAIXA DE PASSAGEM DE 10x5cm, INSTALADA NA PAREDE A 2.50cm DO PISO
 - CAIXA DE PASSAGEM DE 15x15cm, INSTALADA NA PAREDE A 0.30cm DO PISO
 - CAIXA DE PASSAGEM DE 10x10cm, INSTALADA NA PAREDE A 0.30cm DO PISO
 - CAIXA DE PASSAGEM DE ALVENARIA COM TAMPA DE CONCRETO DE 40X40X60cm, COM FUNDO EM BRITA Nº25
 - CAIXA DE EQUALIZAÇÃO PARA ATERRAMENTO
 - CAIXA PARA ATERRAMENTO
 - TUBULAÇÃO QUE DESCE/ TUBULAÇÃO QUE SOBE
 - ELETRODUTO FLEXÍVEL DE PVC INSTALADO NA PAREDE OU TETO
 - ELETRODUTO RÍGIDO DE PVC INSTALADO NO PISO
 - CONDUTORES FASE, NEUTRO, RETORNO E TERRA
 - OBS.: ELETRODUTOS NÃO COTADOS SERÃO DE Ø3/4"
 - VER CONDUTORES NO Q. DE CARGA E D. UNIFILAR
 - DESENHO DE REFERENCIA - PROJETO ARQUITETÔNICO



00	MARÇO/2016	ENTREGA DA REVISÃO DO PROJETO ELÉTRICO		
Rev.	Data	Assunto	Executado	Aprovado

Prefeitura da Cidade do Recife EMPRESA DE URBANIZAÇÃO DO RECIFE	
Unidade:	Empresa de Urbanização do Recife Diretoria de Planejamento e Projetos - DPP
Contrato:	CONTRATO 024 / 2015 - Prestação de serviço de Engenharia Especializada em Serviços de Engenharia Consultiva para elaboração de Estudos Preliminares, Projetos Executivos e Gerenciamento de Obras prioritárias no âmbito da URB.
Gestor do Contrato:	MARIA DA CONCEIÇÃO LIMA LAFAIETE

Empresa Consultora: ENGECONSULT Consultores Técnicos Ltda.	
Responsável Técnico:	HÉLIO AUGUSTO MACHADO PESSOA
Projetista:	ROMILDO SALES
Desenhista:	NILSON GALINDO

PROJETO ELÉTRICO	
Assunto:	REVISÃO DO PROJETO PARA CONSTRUÇÃO DE CONJUNTO HABITACIONAL NA COMUNIDADE DO PILQAR - QUADRA 46
Sub-Assunto:	PLANTA BAIXA - TIPO E 3º PAVIMENTO
Numero:	225-QD46-ELE-04
Revisão:	00
Prancha:	04/08
Escala:	1/75
Status:	EXECUTIVO

DIAGRAMA TRIFILAR

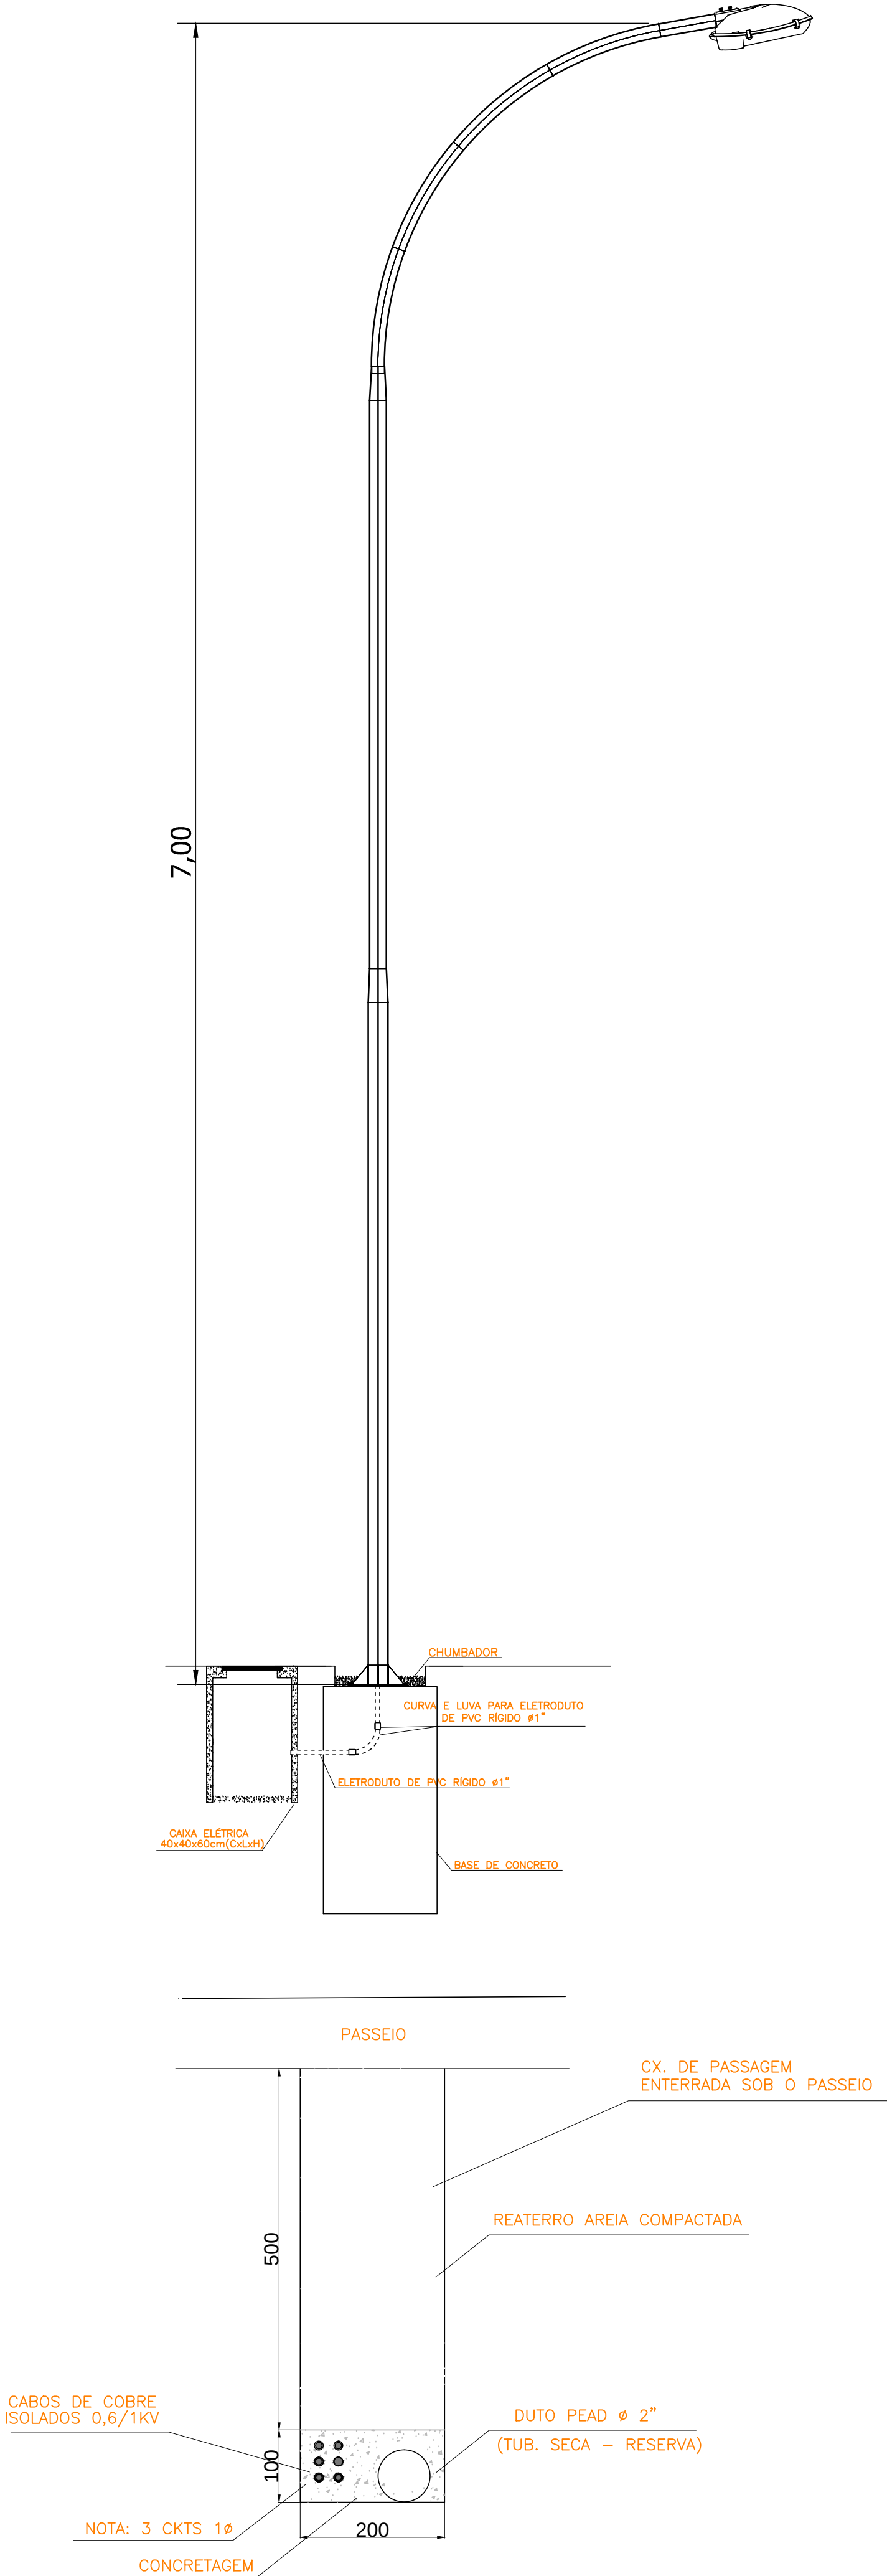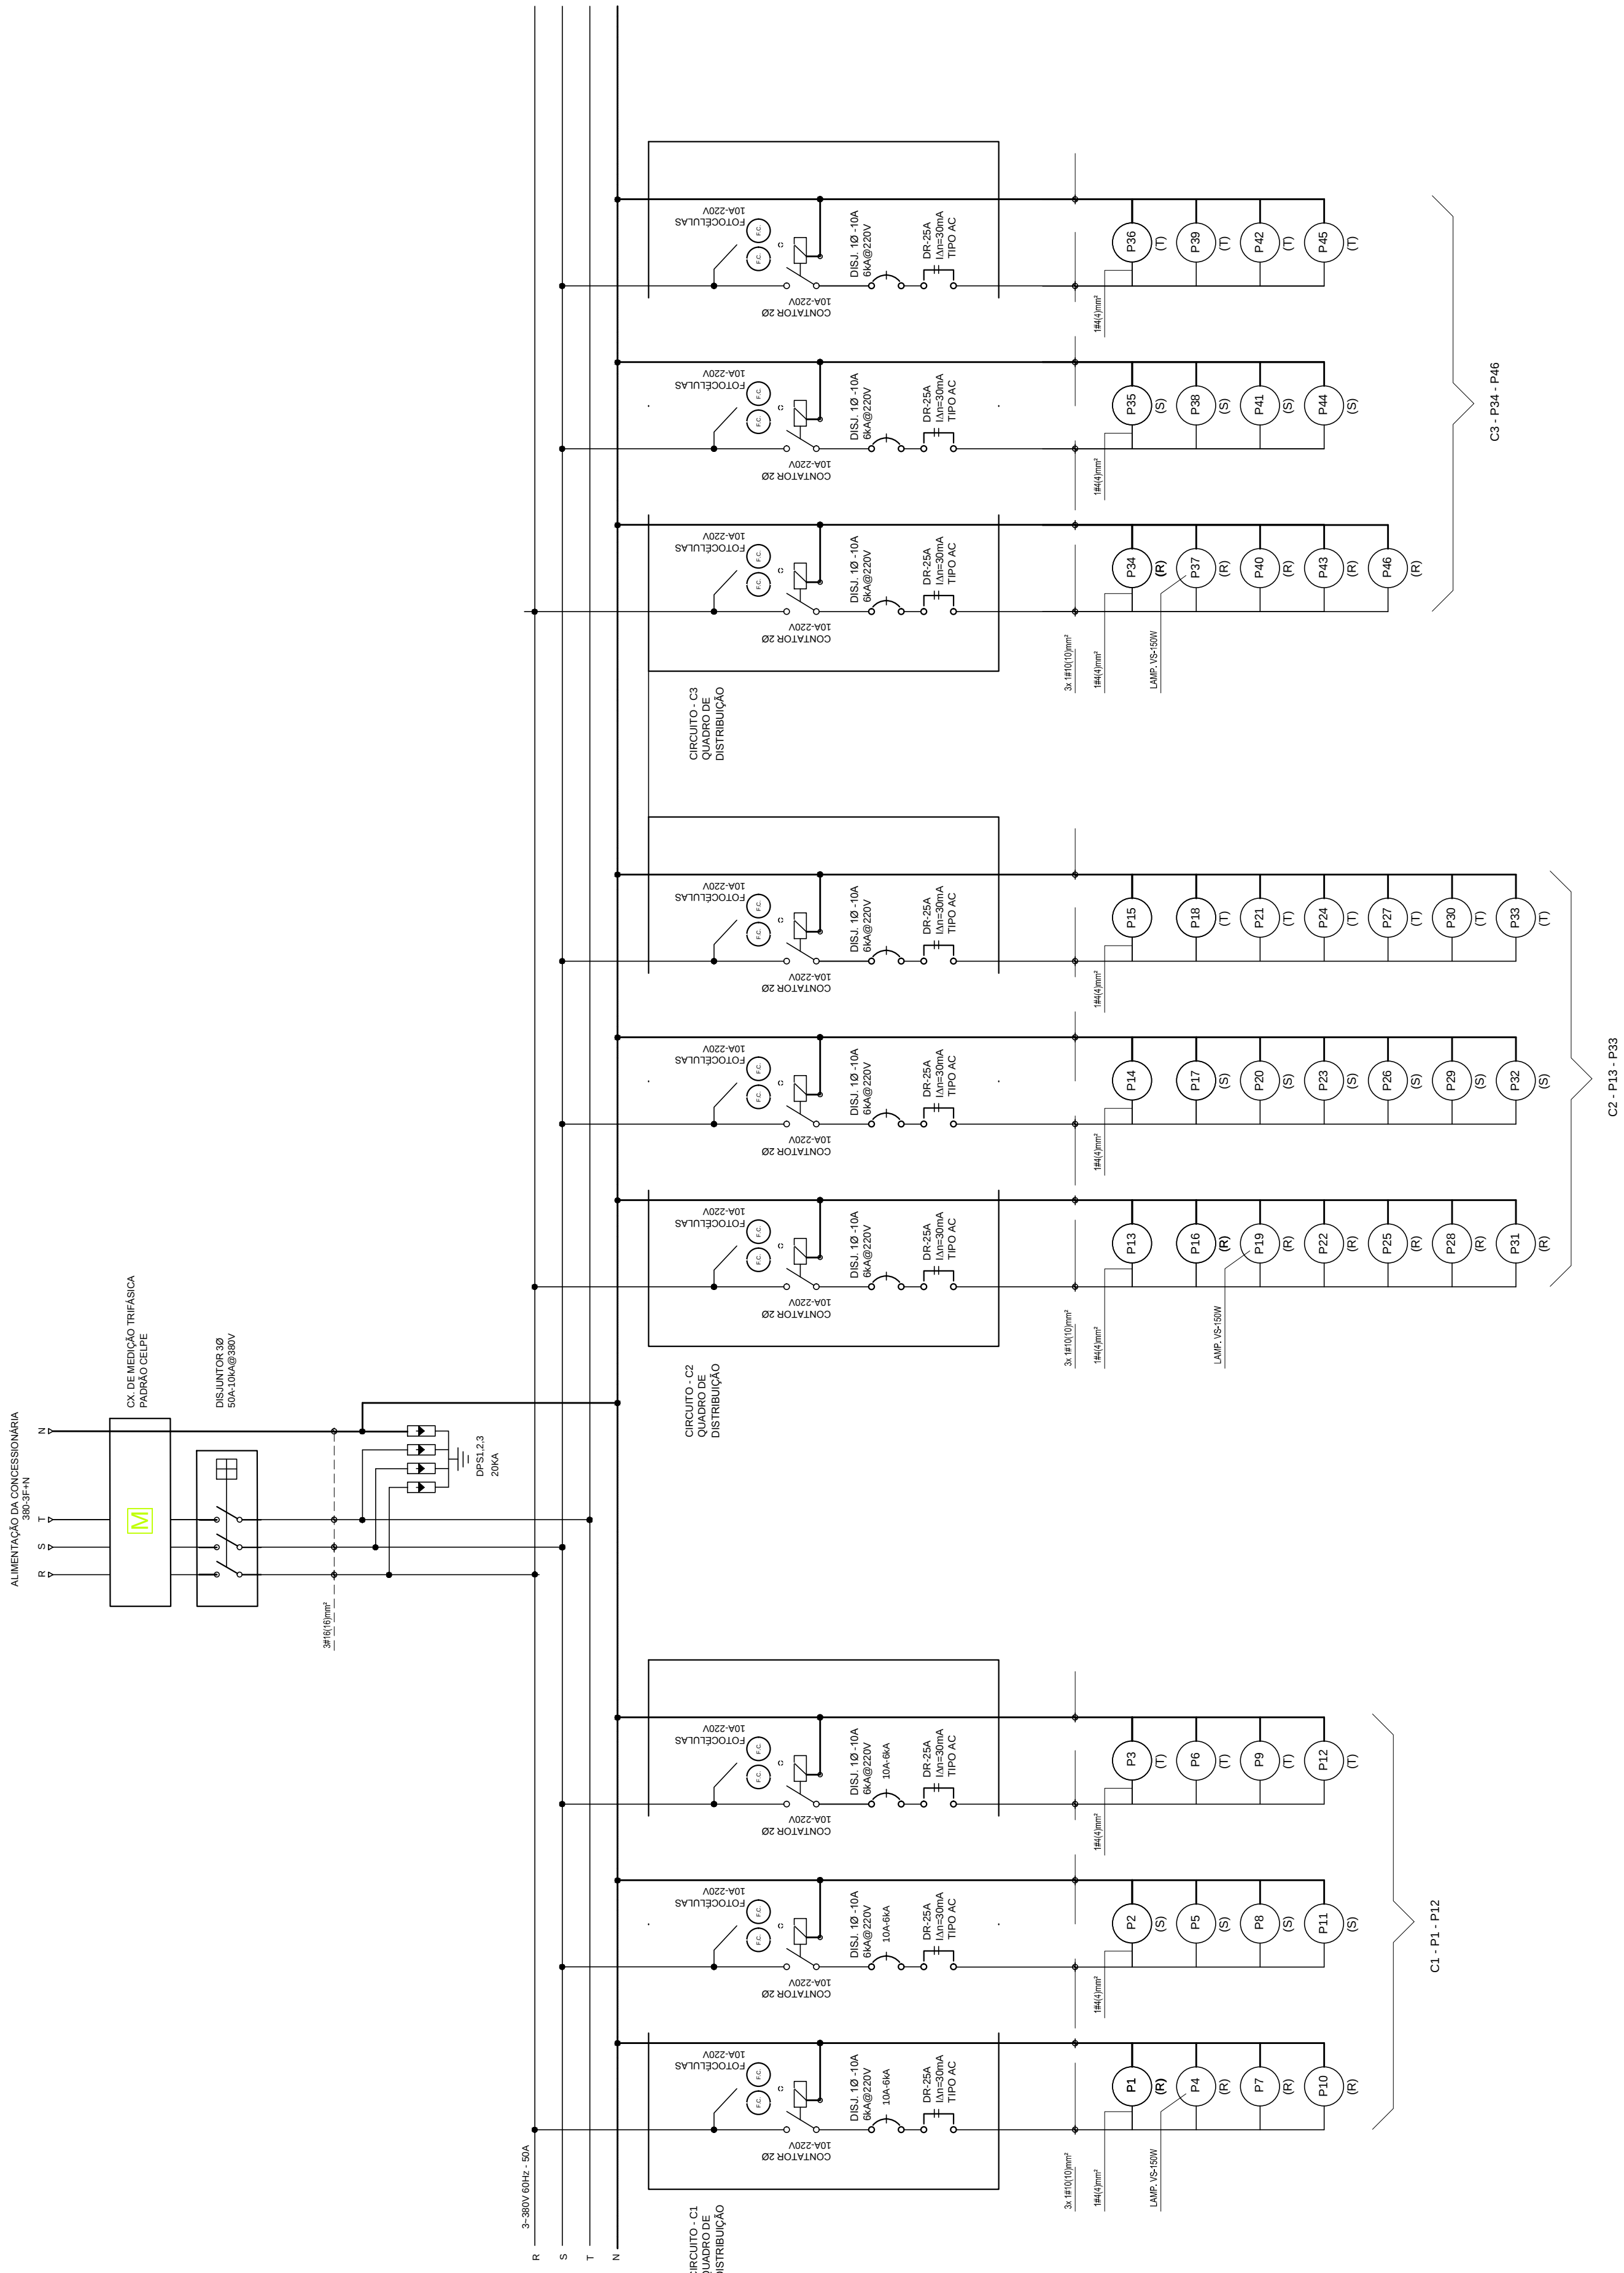


- NOTAS:
- 1 - O EMPREGO DE CABOS ISOLADOS COM PROTEÇÃO MECÂNICAS ADICIONAIS
 - 2 - OS CONDUTORES DEVERÃO SER ENTERRADOS A UMA PROFUNDIDADE MÍNIMA DE 0,60m EM RELAÇÃO À SUPERFÍCIE DO SOLO
 - 3 - NAS TRAVESSIAS DE PASSAGEM DE VEÍCULOS A PROFUNDIDADE MÍNIMA É DE 1,00m EM RELAÇÃO À SUPERFÍCIE DO SOLO
 - 4 - EM TODOS O PERCURSO DA LINHA DE CONDUTORES ELÉTRICOS DEVERÁ HAVER SINALIZAÇÃO DE ADVERTÊNCIA CONTÍNUA, POR FITA ELABORADA POR MATERIAL NÃO SUJEITO À CORROSÃO DO TIPO SOLO

00	MARÇO/2016	ENTREGA DA REVISÃO DO PROJETO ELÉTRICO		
Rev.	Data	Assunto	Executado	Aprovado


Prefeitura da Cidade do Recife EMPRESA DE URBANIZAÇÃO DO RECIFE	
Unidade:	Empresa de Urbanização do Recife Diretoria de Planejamento e Projetos - DPP
Contrato:	CONTRATO 024 / 2015 - Prestação de serviço de Engenharia Especializada em Serviços de Engenharia Consultiva para elaboração de Estudos Preliminares, Projetos Executivos e Gerenciamento de Obras prioritárias no âmbito da URB.
Gestor do Contrato:	MARIA DA CONCEIÇÃO LIMA LAFAIETE

Empresa Consultora: ENGECONSULT CONSULTORES TÉCNICOS LTDA	
Responsável Técnico: HÉLIO AUGUSTO MACHADO PESSOA	Assinatura:
Projetista: ROMILDO SALES	Assinatura:
Desenhista: NILSON GALINDO	Assinatura:


PROJETO ELÉTRICO	
Assunto: REVISÃO DO PROJETO PARA CONSTRUÇÃO DE CONJUNTO HABITACIONAL NA COMUNIDADE DO PILQAR - QUADRA 46	
Sub-Assunto: DIAGRAMA LINEAR E DETALHES	
Numero: 225-QD46-ELE-02	Prancha: 02/08
Revisão: 00	Escala: SEM ESCALA
Status: EXECUTIVO	

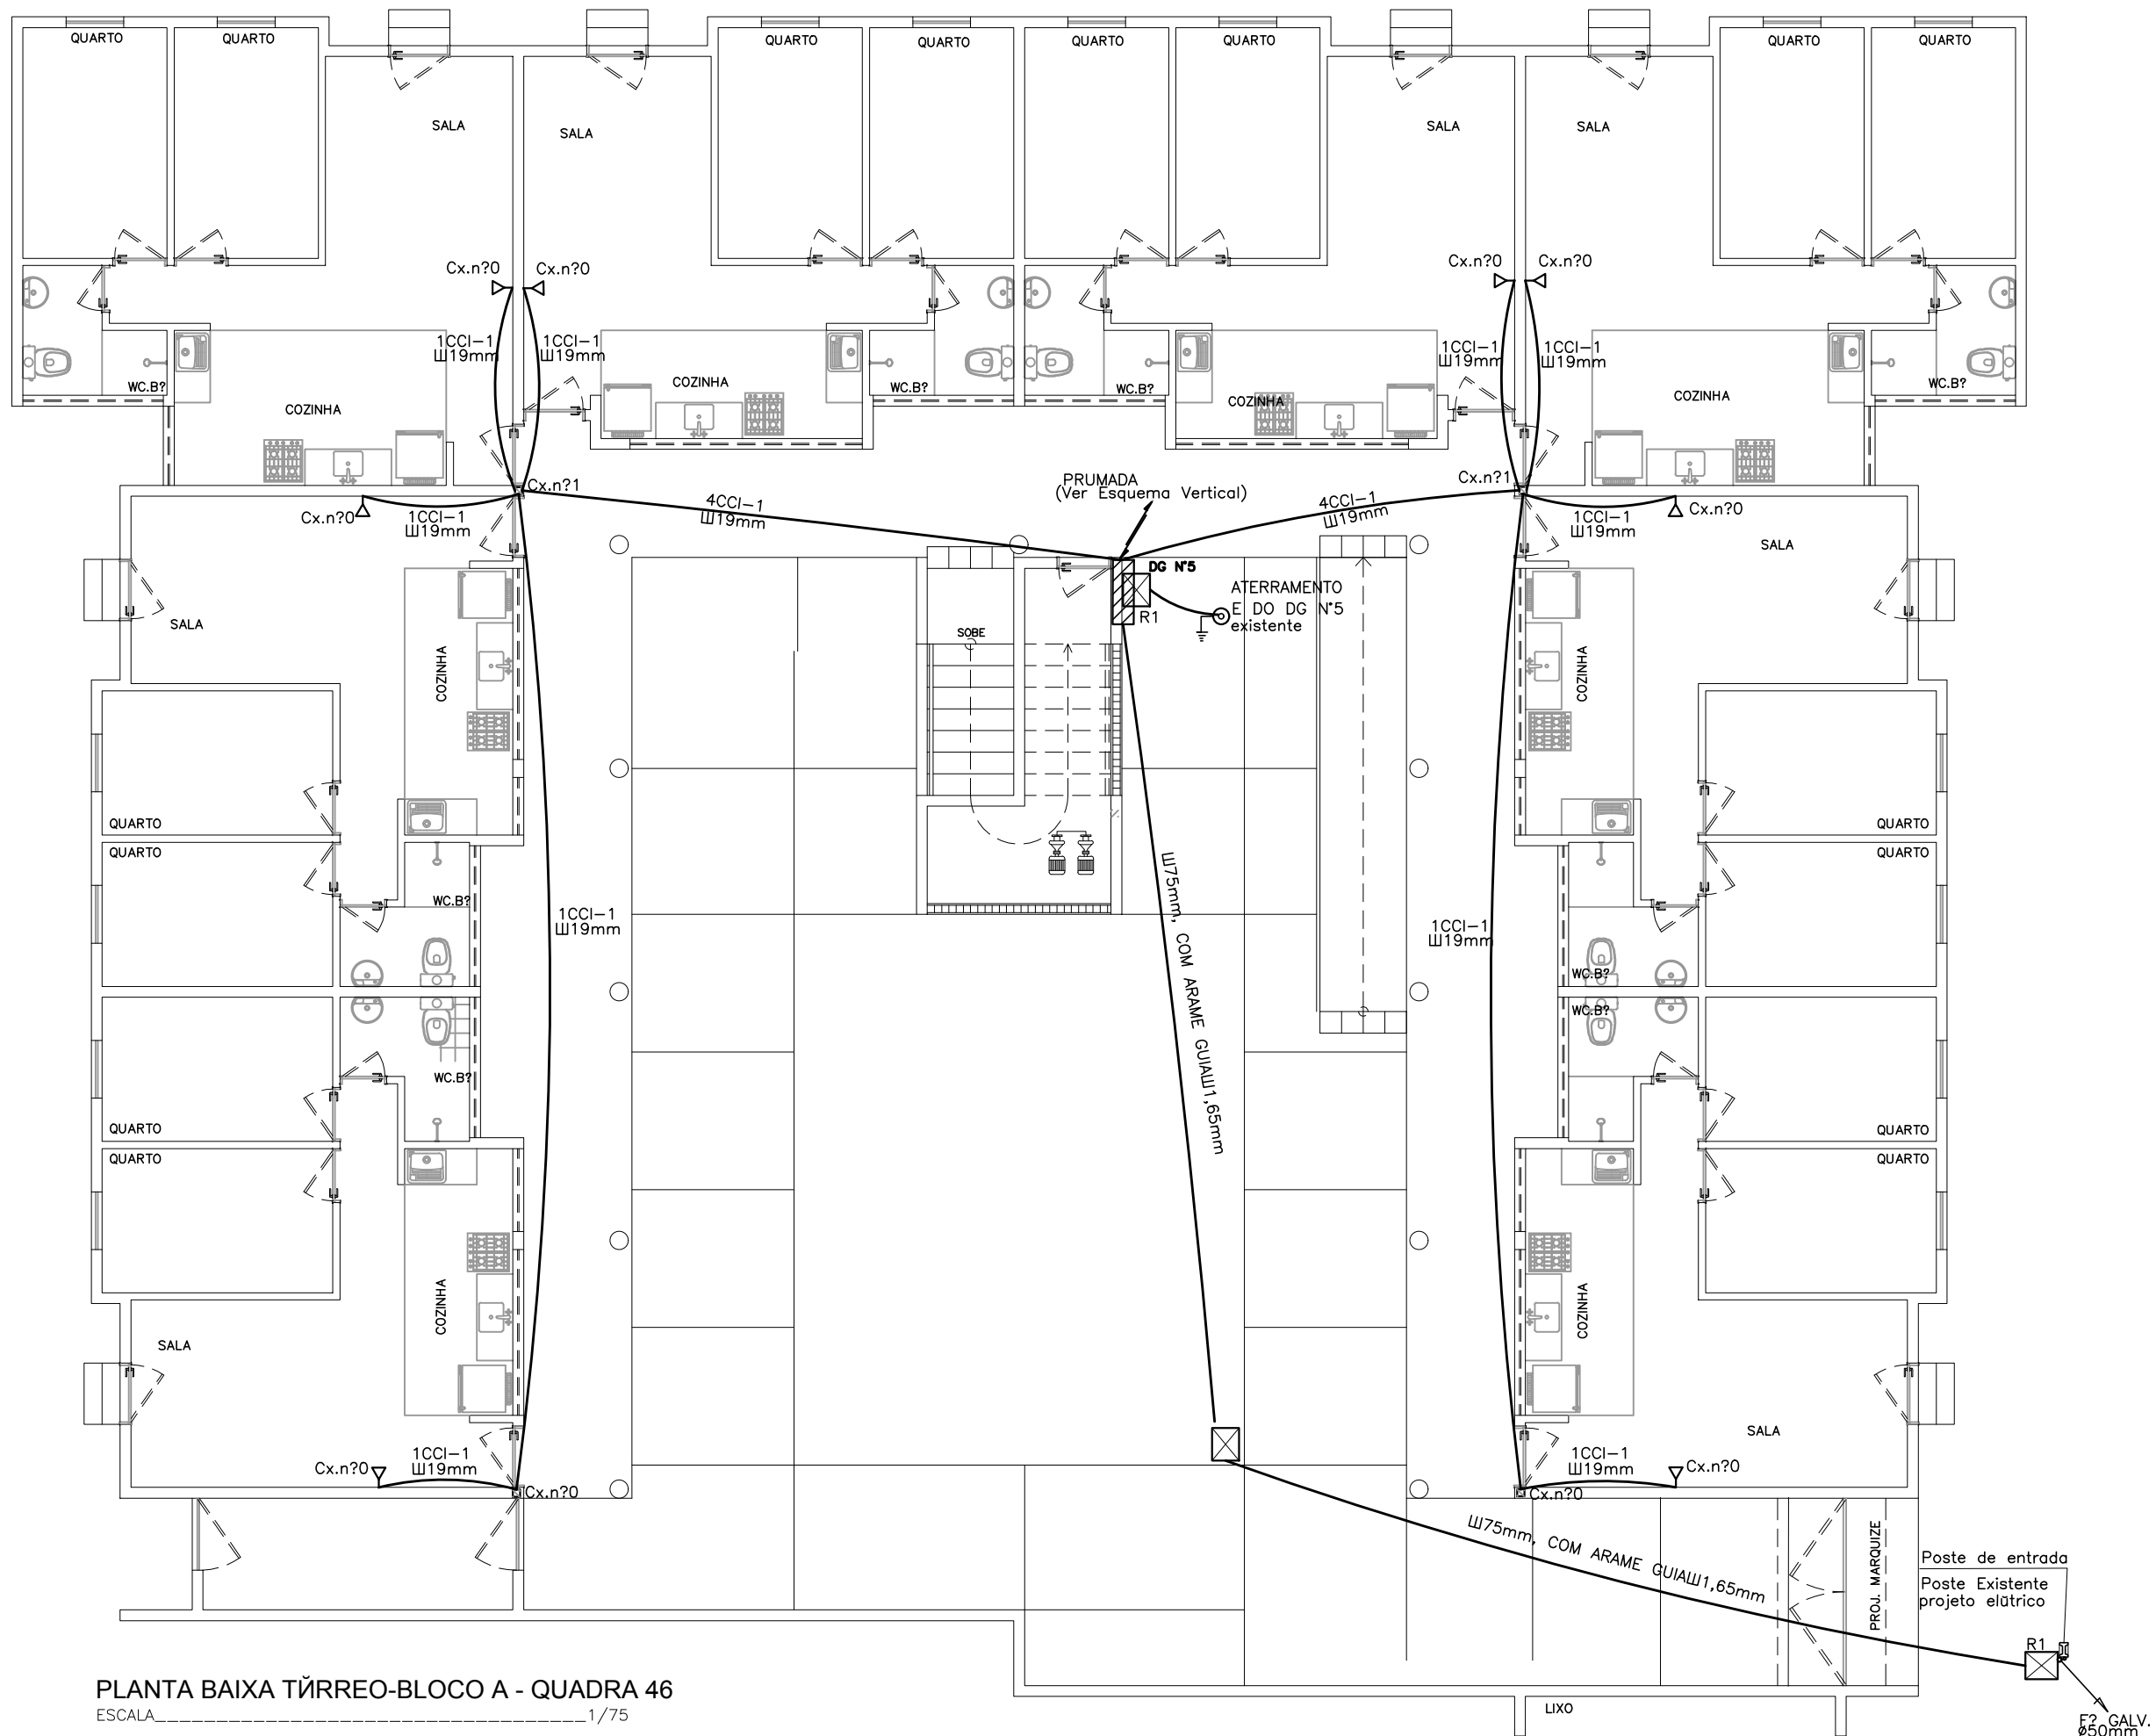

PLANTA BAIXA TÓRREO-BLOCO A - QUADRA 46
ESCALA 1/75

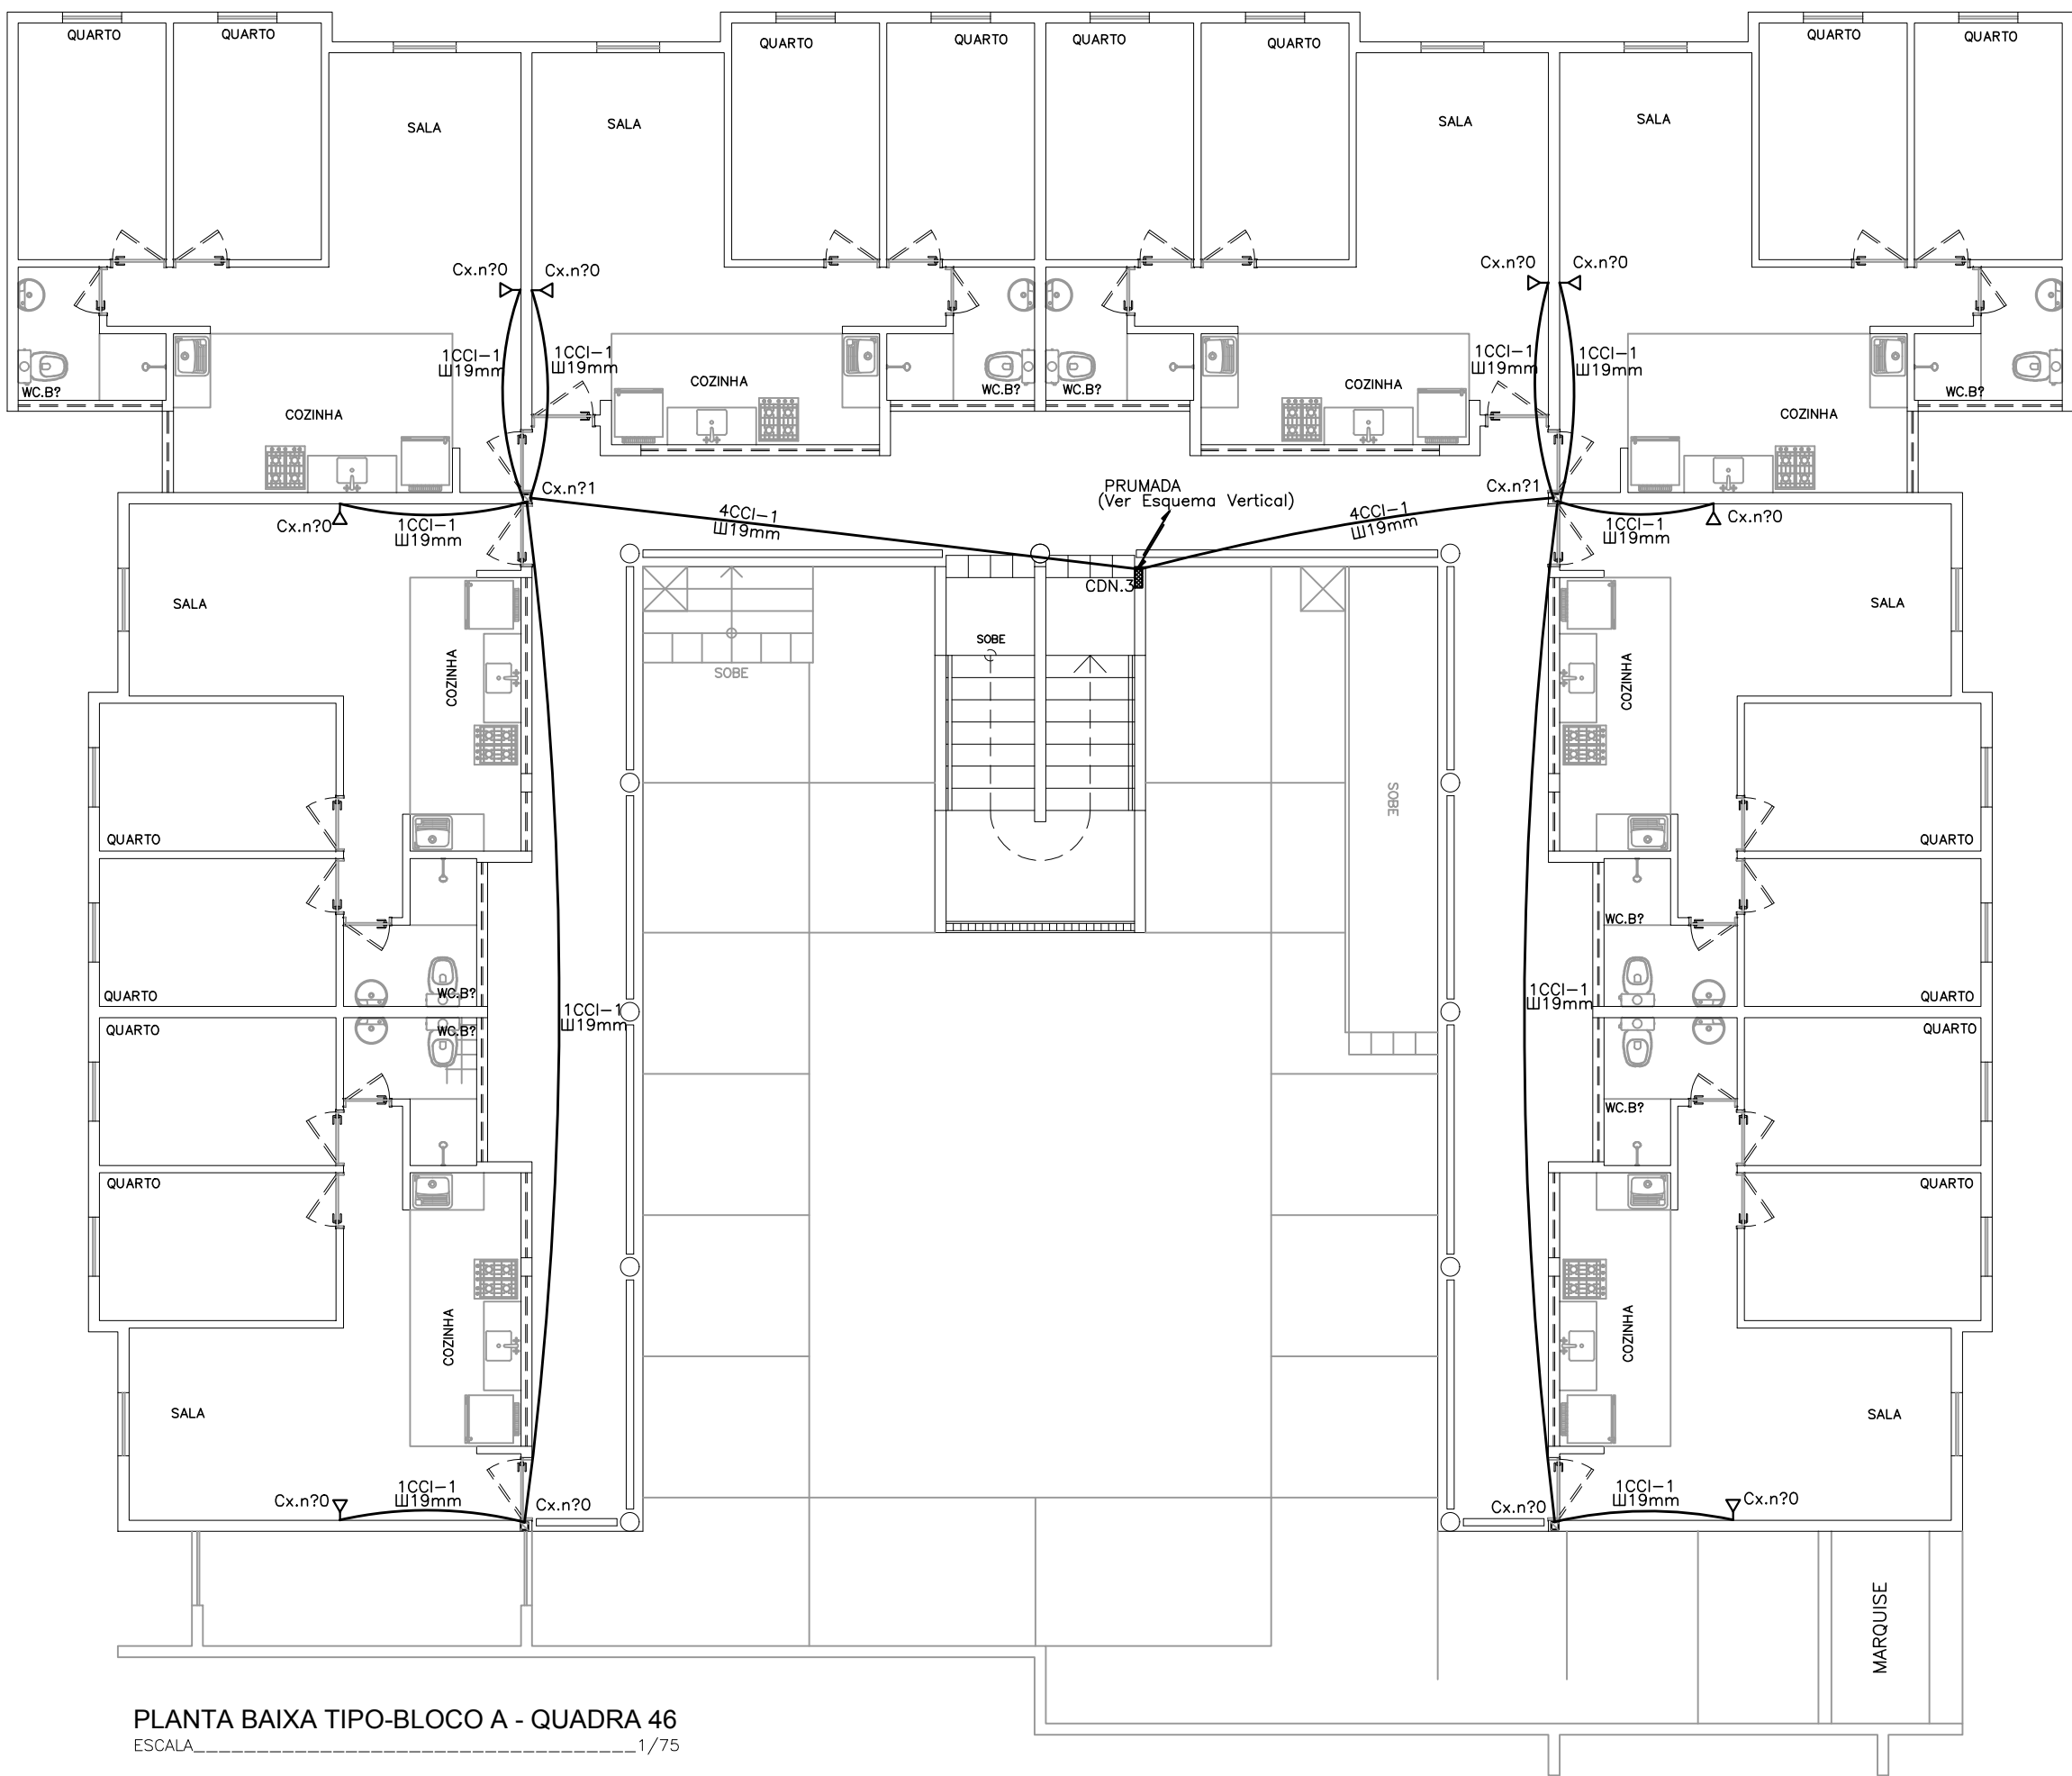

PLANTA BAIXA TIPO-BLOCO A - QUADRA 46
ESCALA 1/75

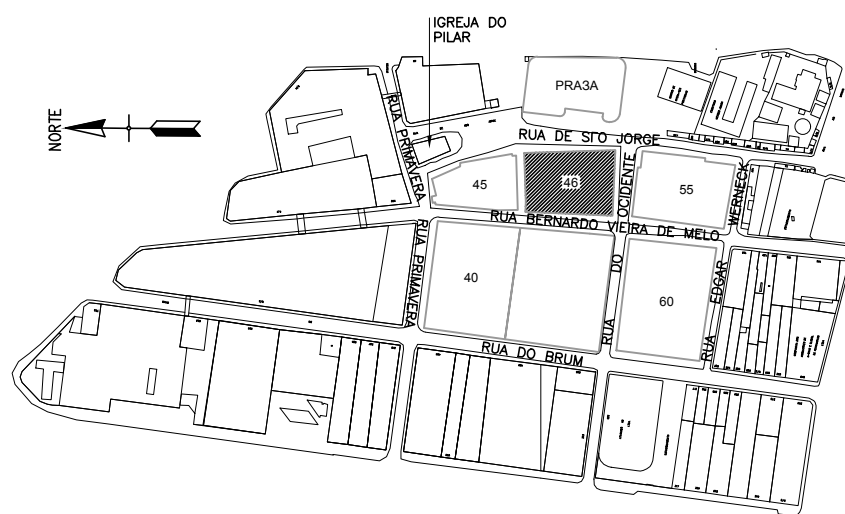

PLANTA PARA ORIENTAÇÃO DA QUADRA
ESQUEMÁTICO

SIMBOLOGIA		
DESCRIÇÃO	EM PLANTA	EM ELEVADO
CAIXA DE SAÍDA OU DE PASSAGEM PARA FIOS NA PAREDE A 0,30m DO CENTRO AO PISO		Nº 1,2,3...8
CAIXA DE SAÍDA OU DE PASSAGEM PARA FIOS NA PAREDE A 1,30m DO CENTRO AO PISO		Nº 0,1 ou 2
CAIXA DE SAÍDA P/FIOS NA PAREDE A 1,30m DO CENTRO AO PISO		Nº 0,1 ou 2
TUBULAÇÃO		Nº 1,2,3...8
CAIXA DE DISTRIBUIÇÃO		Nº 0,1 ou 2
TUBULAÇÃO QUE SOBE		
TUBULAÇÃO QUE DESCE		

PROPRIETÁRIO: EMPRESA DE URBANIZAÇÃO DO RECIFE - URB

PROJETO:

CONSTRUÇÃO:

PREFEITURA DA CIDADE DO RECIFE
SECRETARIA DE PLANEJAMENTO, URBANISMO E MEIO AMBIENTE
EMPRESA DE URBANIZAÇÃO DO RECIFE - URB

DIRETORIA DE PROJETOS URBANOS
ISAC AZOLUBEL
DEPARTAMENTO
FLAVIANA GOMES
PROJETO
PROJETO TELEFONICO
QUADRA 46 DO CONJUNTO HABITACIONAL PARA A COMUNIDADE DO PILAR
BLOCO A

SITUAÇÃO: QUADRA 46
BAIRRO DO RECIFE - ZEPH 09

PRONCHIA 01/02 ETAPA PROJETO EXECUTIVO DATA NOVEMBRO/2008

CONTEUDO PLANTA BAIXA - TÓRREO E TIPO ESCALA 1/75 REFERENCIA

RESPONSÁVEL TÉCNICO ROBERTO LEMOS MUNIZ - ENGE CIVIL - CREA 12.492-D/PE DIGITALIZADO

VELOX Construxões e Incorporações Ltda. Av. Guararapes, 200 - Jardim Atlântico, Olinda-PE. CEP: 53.140-060 Fone/Fax: (81) 3431-1959. e-mail: velox@velox.com.br C.N.P.J.: 04.691.262/0001-09

TABELA DE PARES


PARES	LOCAL
CD Nº24 - NO 2º PAVTO	1 APTO 408
	2 APTO 407
	3 APTO 406
	4 APTO 405
	5 APTO 404
	6 APTO 403
	7 APTO 402
	8 APTO 401
	9 APTO 308
	10 APTO 307

PARES	LOCAL
CD Nº24 - NO 2º PAVTO	11 APTO 306
	12 APTO 305
	13 APTO 304
	14 APTO 303
	15 APTO 302
	16 APTO 301
	17 RESERVA
	18 RESERVA
	19 RESERVA
	20 RESERVA


DIMENSXES (cm) CAIXAS				
Nº	0	10	5	5
Nº	1	10	10	5
Nº	2	20	20	12
Nº	1	40	40	12
Nº	5	80	80	12
R1	60	40	50	

PARES	LOCAL
DG Nº25 - NO TÁRREO	21 APTO 208
	22 APTO 207
	23 APTO 206
	24 APTO 205
	25 APTO 204
	26 APTO 203
	27 APTO 202
	28 APTO 201
	29 APTO 108
	30 APTO 107

PARES	LOCAL
DG Nº25 - NO TÁRREO	31 APTO 106
	32 APTO 105
	33 APTO 104
	34 APTO 103
	35 APTO 102
	36 APTO 101
	37 RESERVA
	38 RESERVA
	39 RESERVA
	40 RESERVA

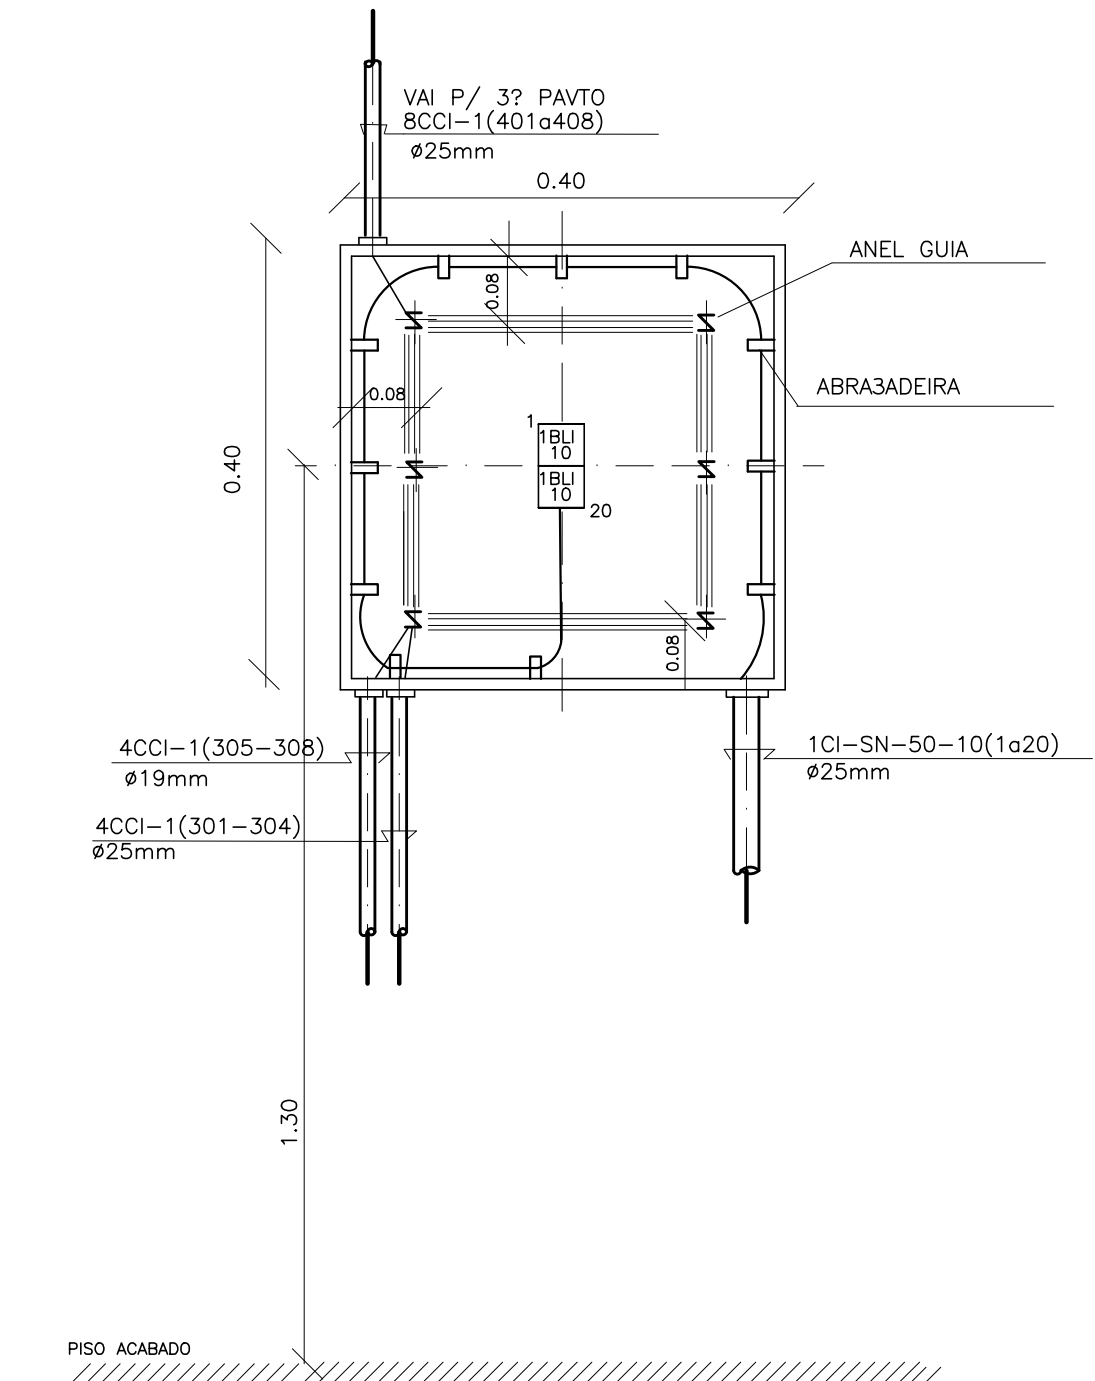


DETALHE DO CD Nº 3 (Inst. no 2º pavto tipo)

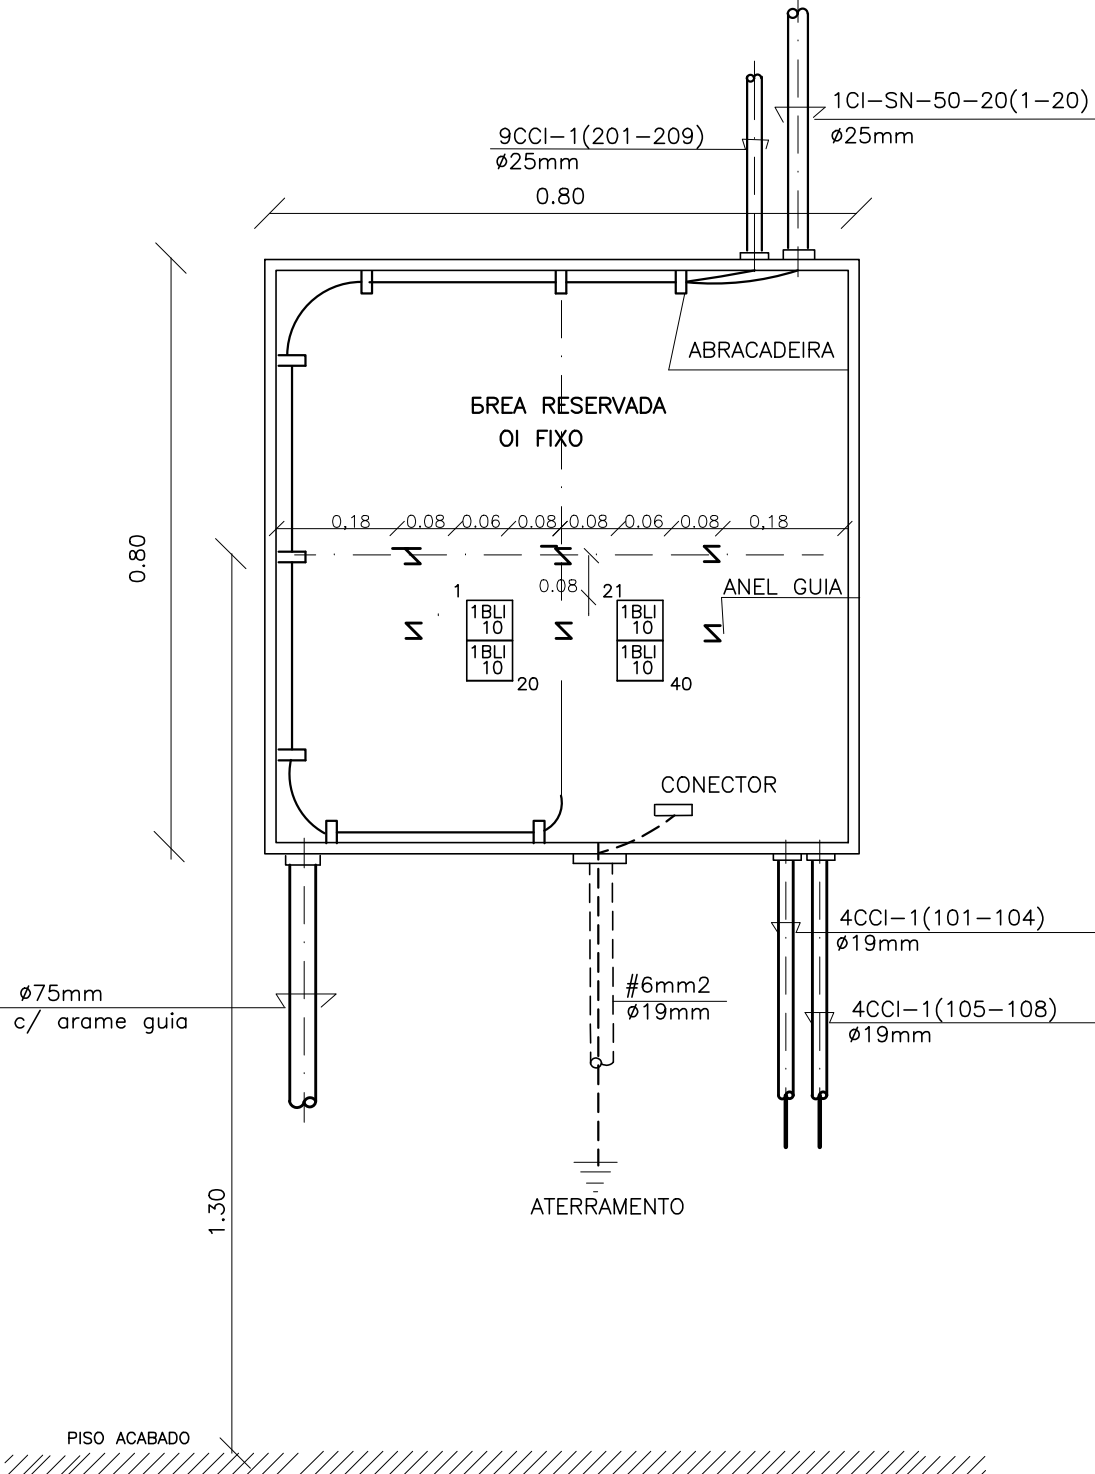

DETALHE DO D.G. Nº 5 (Inst. no Tárreo)

ESCALA : 1/10

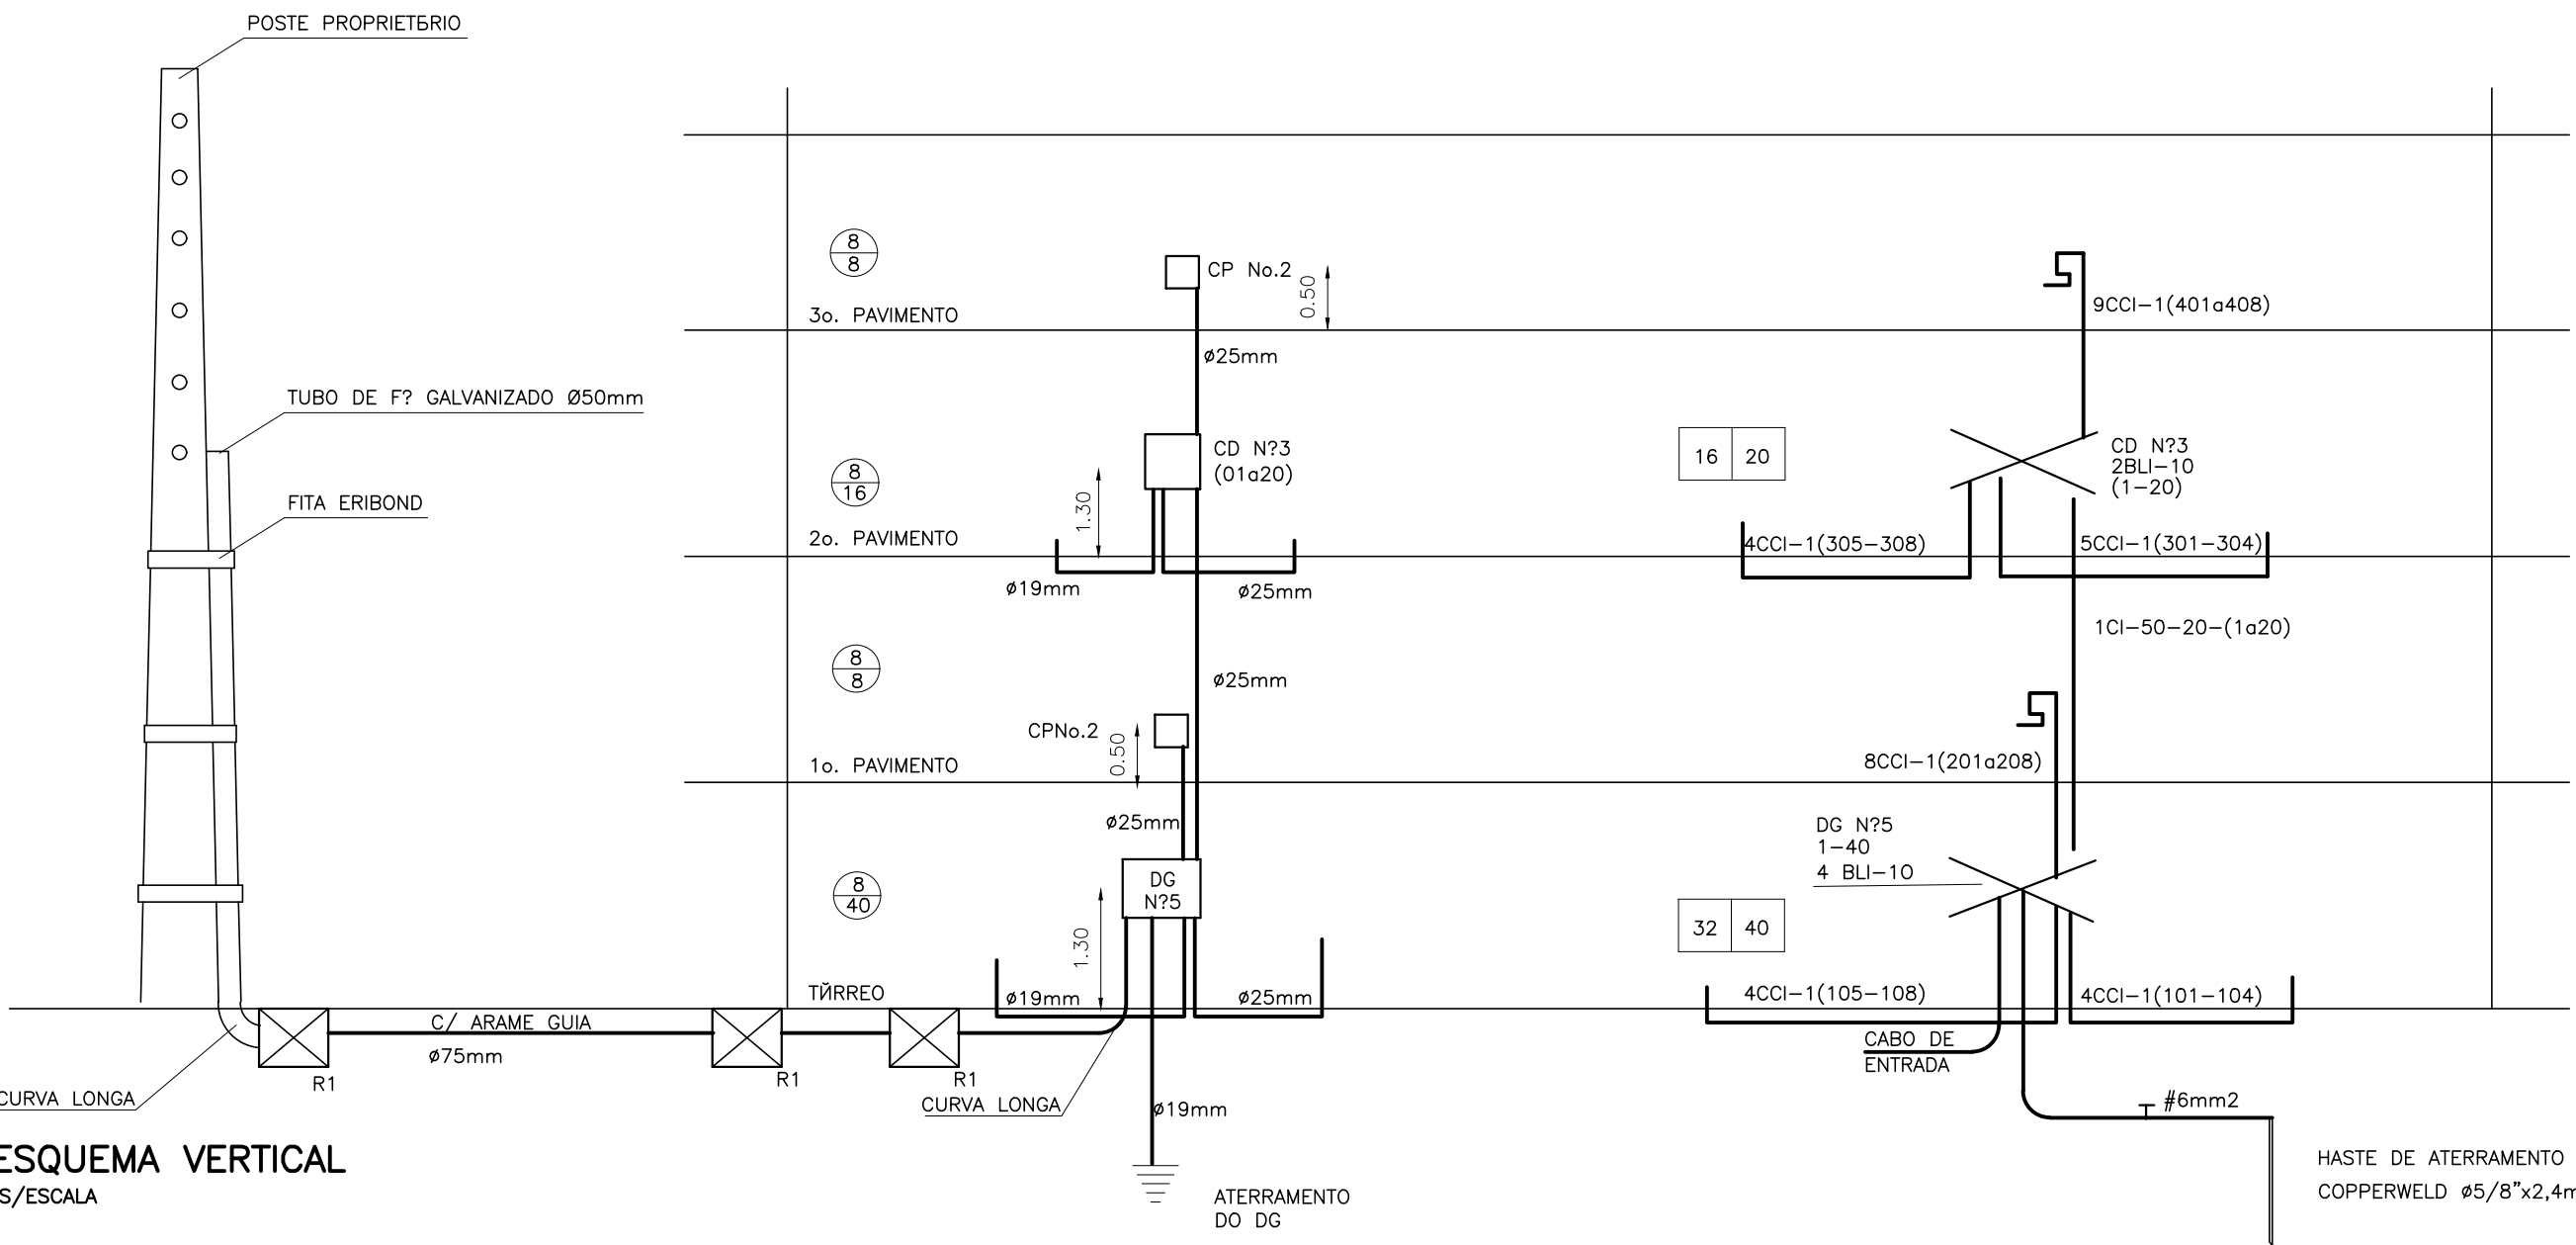

ESQUEMA VERTICAL S/ESCALA

PROPRIETÁRIO: EMPRESA DE URBANIZAÇÃO DO RECIFE - URB

PROJETO:

CONSTRUTOR:

PREFEITURA DA CIDADE DO RECIFE
SECRETARIA DE PLANEJAMENTO, URBANISMO E MEIO AMBIENTE
EMPRESA DE URBANIZAÇÃO DO RECIFE - URB

DIRETORIA DE PROJETOS URBANOS
ISAAC AZOUBEL
DEPARTAMENTO
FLAVIANA GOMES

PROJETO
PROJETO TELEFONICO
QUADRA 46 DO CONJUNTO HABITACIONAL PARA A COMUNIDADE DO PILAR
BLOCO A

SITUAÇÃO
QUADRA 46
BAIRRO DO RECIFE - ZEPH 09


PRANCHAS 02/02	ETAPA PROJETO EXECUTIVO	DATA NOVEMBRO/2008
CONTEÚDO DETALHES	ESCALA INDICADAS	REFERENCIA

RESPONSÁVEL TÉCNICO
ROBERTO LEMOS MUNIZ - ENGE CIVIL - CREA 12.492-D/PE


DIGITALIZAÇÃO

VELOX
Construções e Incorporações Ltda.


Av. Guararapes, 200 - Jardim Atlântico, Olinda-PE.
CEP 53.140-060 Fone/Fax:(81) 3431-1959.
e-mail: velox08@yahoo.com.br
C.N.P.J.: 04.691.262/0001-09

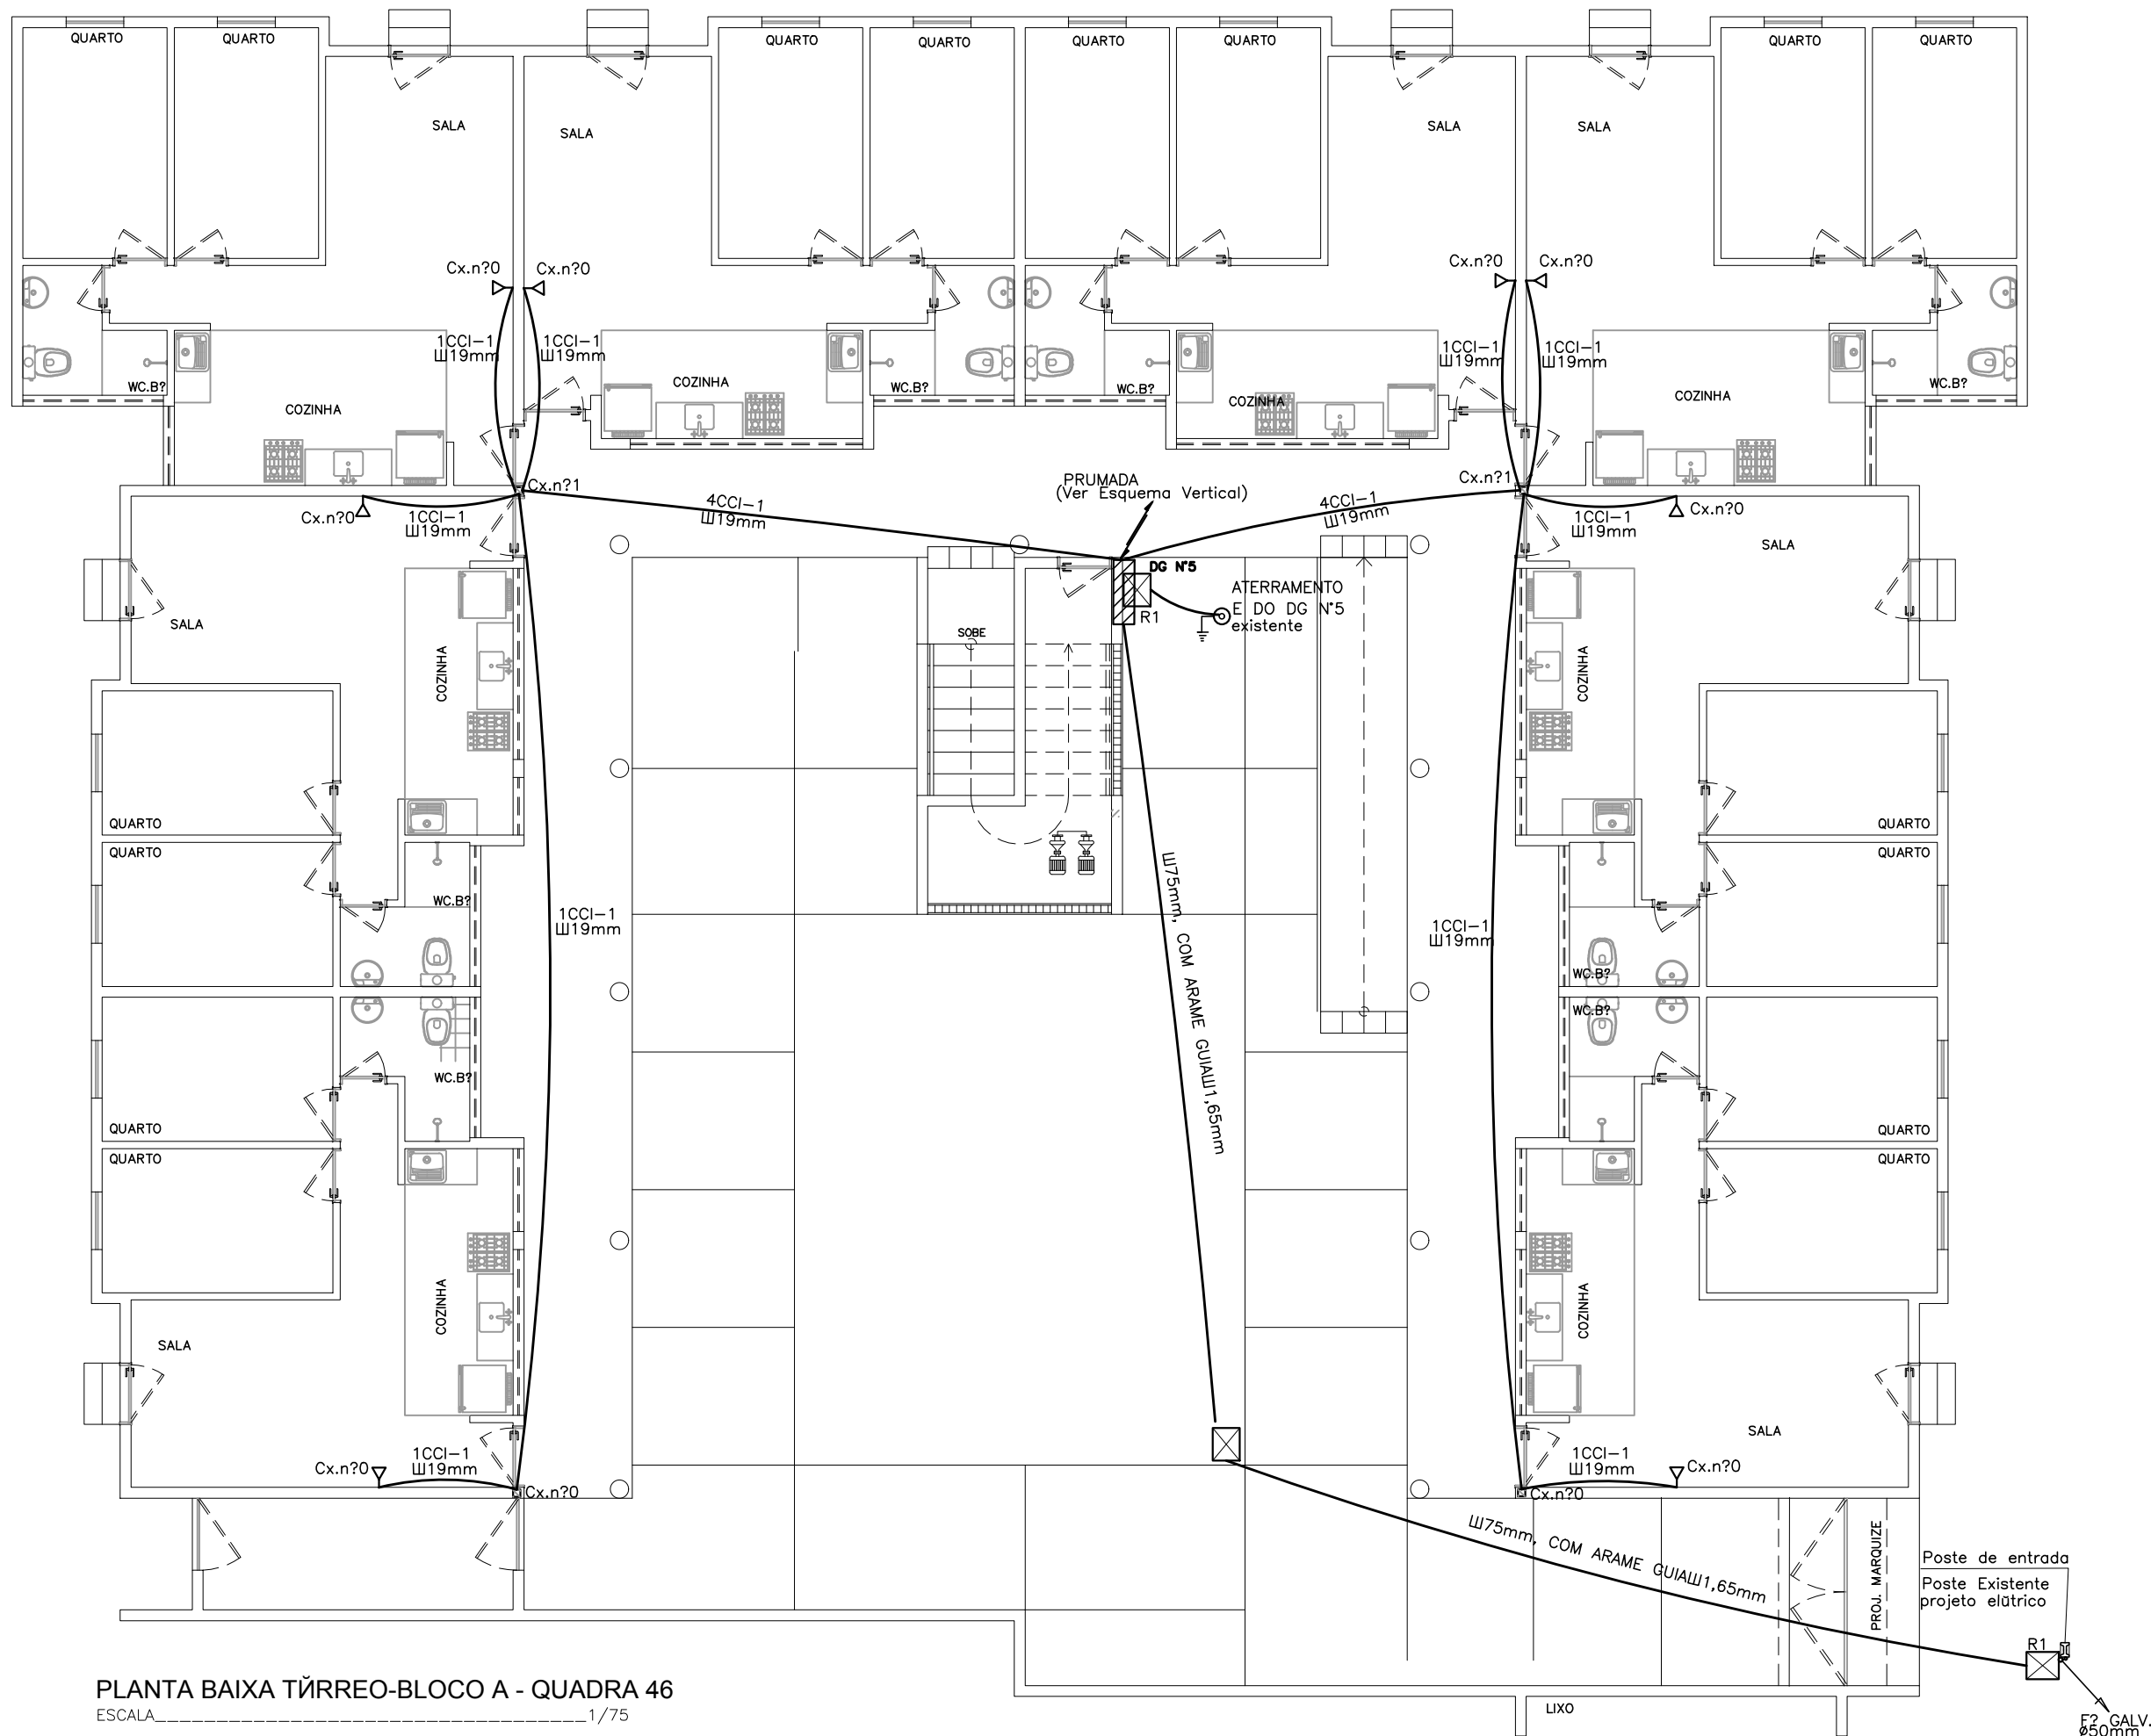

PLANTA BAIXA TÓRREO-BLOCO A - QUADRA 46
ESCALA 1/75

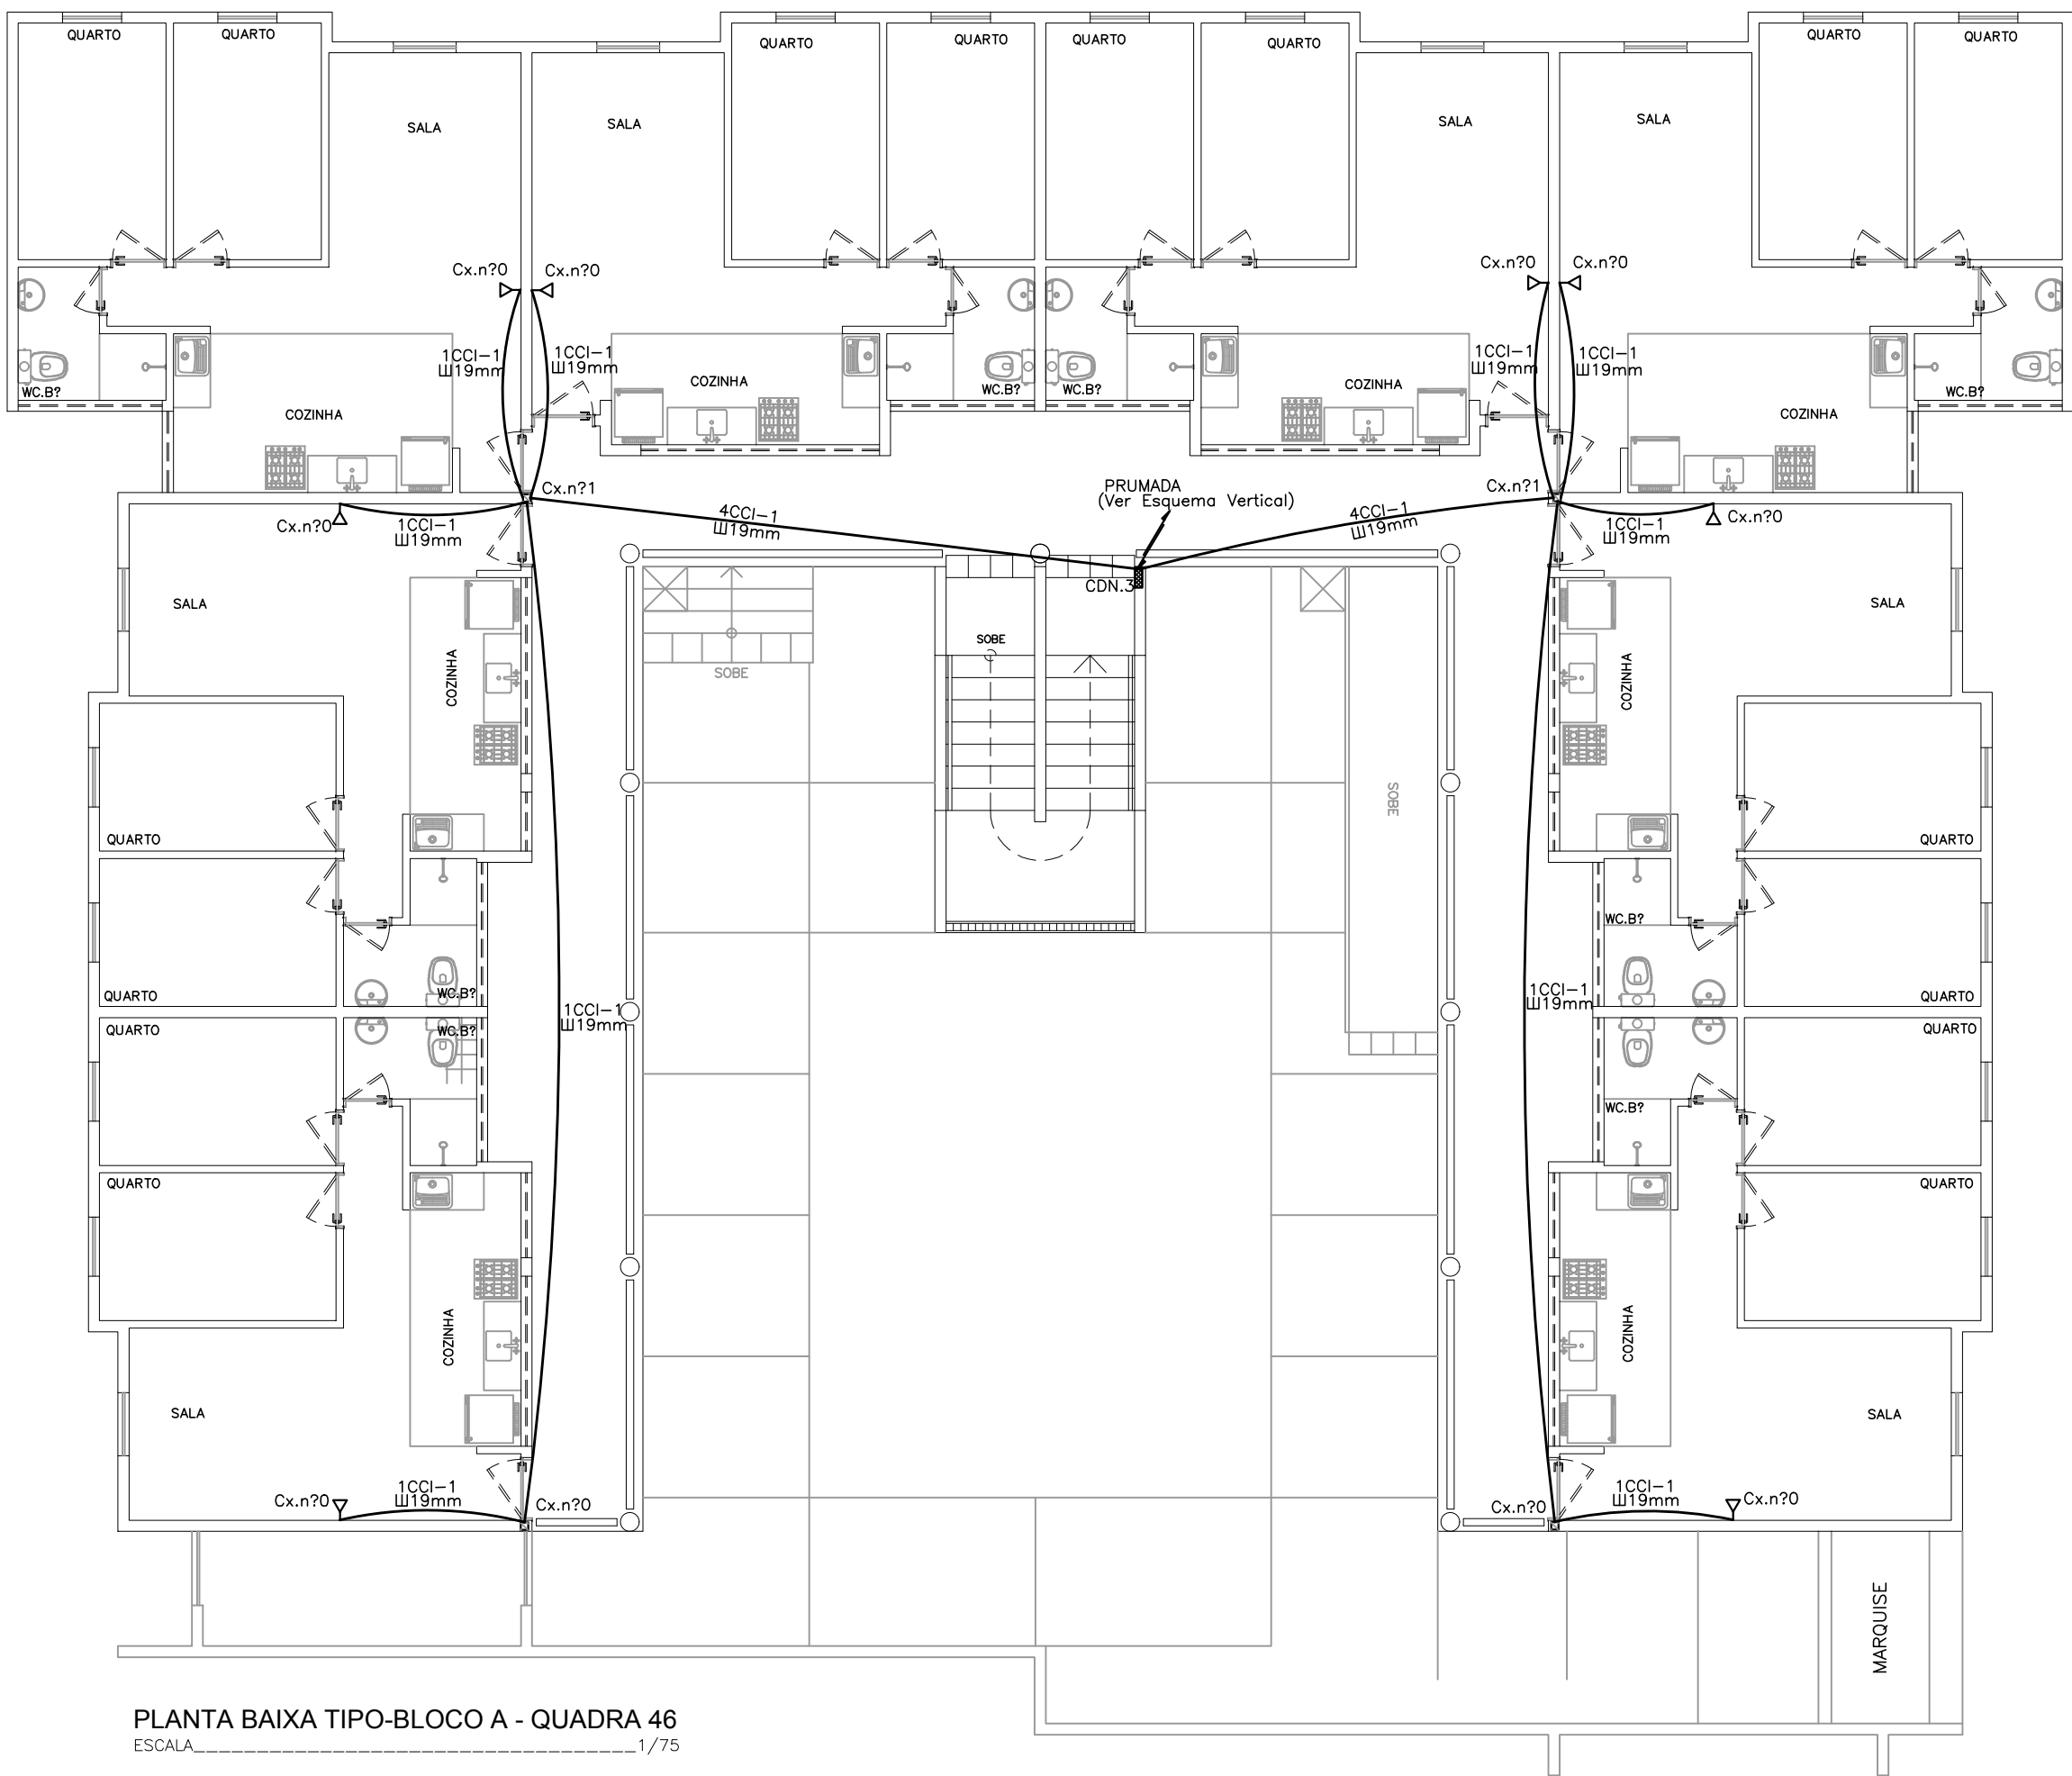

PLANTA BAIXA TIPO-BLOCO A - QUADRA 46
ESCALA 1/75

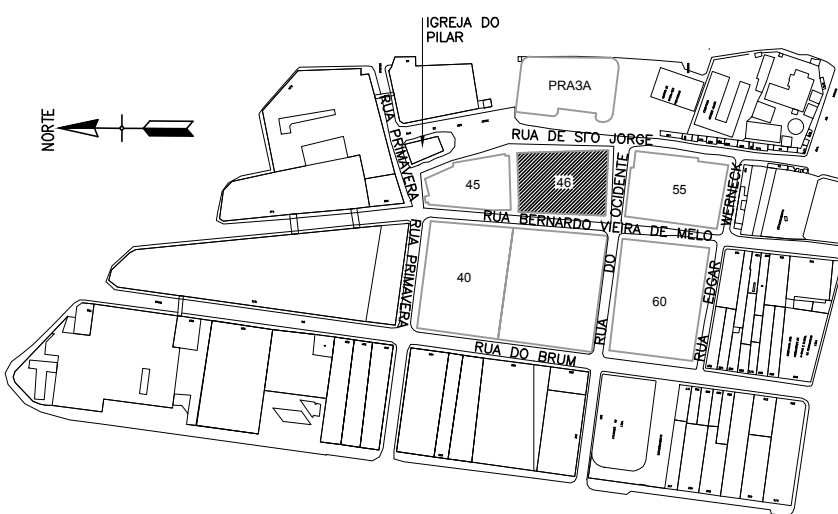

PLANTA PARA ORIENTAÇÃO DA QUADRA
ESQUEMÁTICO

SIMBOLOGIA		
DESCRIÇÃO	EM PLANTA	EM ELEVADO
CAIXA DE SAÍDA OU DE PASSAGEM PARA FIOS NA PAREDE A 0.30m DO CENTRO AO PISO		N° 1,2,3...8
CAIXA DE SAÍDA OU DE PASSAGEM PARA FIOS NA PAREDE A 1.30m DO CENTRO AO PISO		N° 0,1 ou 2
CAIXA DE SAÍDA P/FIOS NA PAREDE A 1.30m DO CENTRO AO PISO		N° 0,1 ou 2
TUBULAÇÃO		N° 1,2,3...8
CAIXA DE DISTRIBUIÇÃO		N° 1,2,3...8
TUBULAÇÃO QUE SOBE		N° 1,2,3...8
TUBULAÇÃO QUE DESCE		N° 1,2,3...8

PROPRIETÁRIO: EMPRESA DE URBANIZAÇÃO DO RECIFE - URB

PROJETO:

CONSTRUÇÃO:

PREFEITURA DA CIDADE DO RECIFE
SECRETARIA DE PLANEJAMENTO, URBANISMO E MEIO AMBIENTE
EMPRESA DE URBANIZAÇÃO DO RECIFE - URB

DIRETORIA DE PROJETOS URBANOS
ISAC AZOLUBEL
DEPARTAMENTO
FLAVIANA GOMES
PROJETO
PROJETO TELEFONICO
QUADRA 46 DO CONJUNTO HABITACIONAL PARA A COMUNIDADE DO PILAR
BLOCO B

SITUAÇÃO: QUADRA 46
BAIRRO DO RECIFE - ZEPH 09

PRONCHIA 01/02 ETAPA PROJETO EXECUTIVO DATA NOVEMBRO/2008

CONTEÚDO PLANTA BAIXA - TÓRREO E TIPO ESCALA 1/75 REFERÊNCIA

RESPONSÁVEL TÉCNICO ROBERTO LEMOS MUNIZ - ENGE CIVIL - CREA 12.492-D/PE DIGITALIZAÇÃO


VELOX
Construções e Incorporações Ltda.
Av. Guararapes, 200 - Jardim Atlântico, Olinda-PE.
CEP 53.140-060 Fone/Fax: (81) 3431-1959.
e-mail: velox@velox.com.br
C.N.P.J.: 04.691.262/0001-09

TABELA DE PARES


PARES	LOCAL
CD Nº24 - NO 2º PAVTO	1 APTO 408
	2 APTO 407
	3 APTO 406
	4 APTO 405
	5 APTO 404
	6 APTO 403
	7 APTO 402
	8 APTO 401
	9 APTO 308
	10 APTO 307
CD Nº24 - NO 2º PAVTO	11 APTO 306
	12 APTO 305
	13 APTO 304
	14 APTO 303
	15 APTO 302
	16 APTO 301
	17 RESERVA
	18 RESERVA
	19 RESERVA
	20 RESERVA

DIMENSXES (cm)	CAIXAS
Nº 0	10 5 5
Nº 1	10 10 5
Nº 2	20 20 12
Nº 1	40 40 12
Nº 5	80 80 12
R1	60 40 50

PARES	LOCAL
DG Nº25 - NO TÁRREO	21 APTO 208
	22 APTO 207
	23 APTO 206
	24 APTO 205
	25 APTO 204
	26 APTO 203
	27 APTO 202
	28 APTO 201
	29 APTO 108
	30 APTO 107
DG Nº25 - NO TÁRREO	31 APTO 106
	32 APTO 105
	33 APTO 104
	34 APTO 103
	35 APTO 102
	36 APTO 101
	37 RESERVA
	38 RESERVA
	39 RESERVA
	40 RESERVA

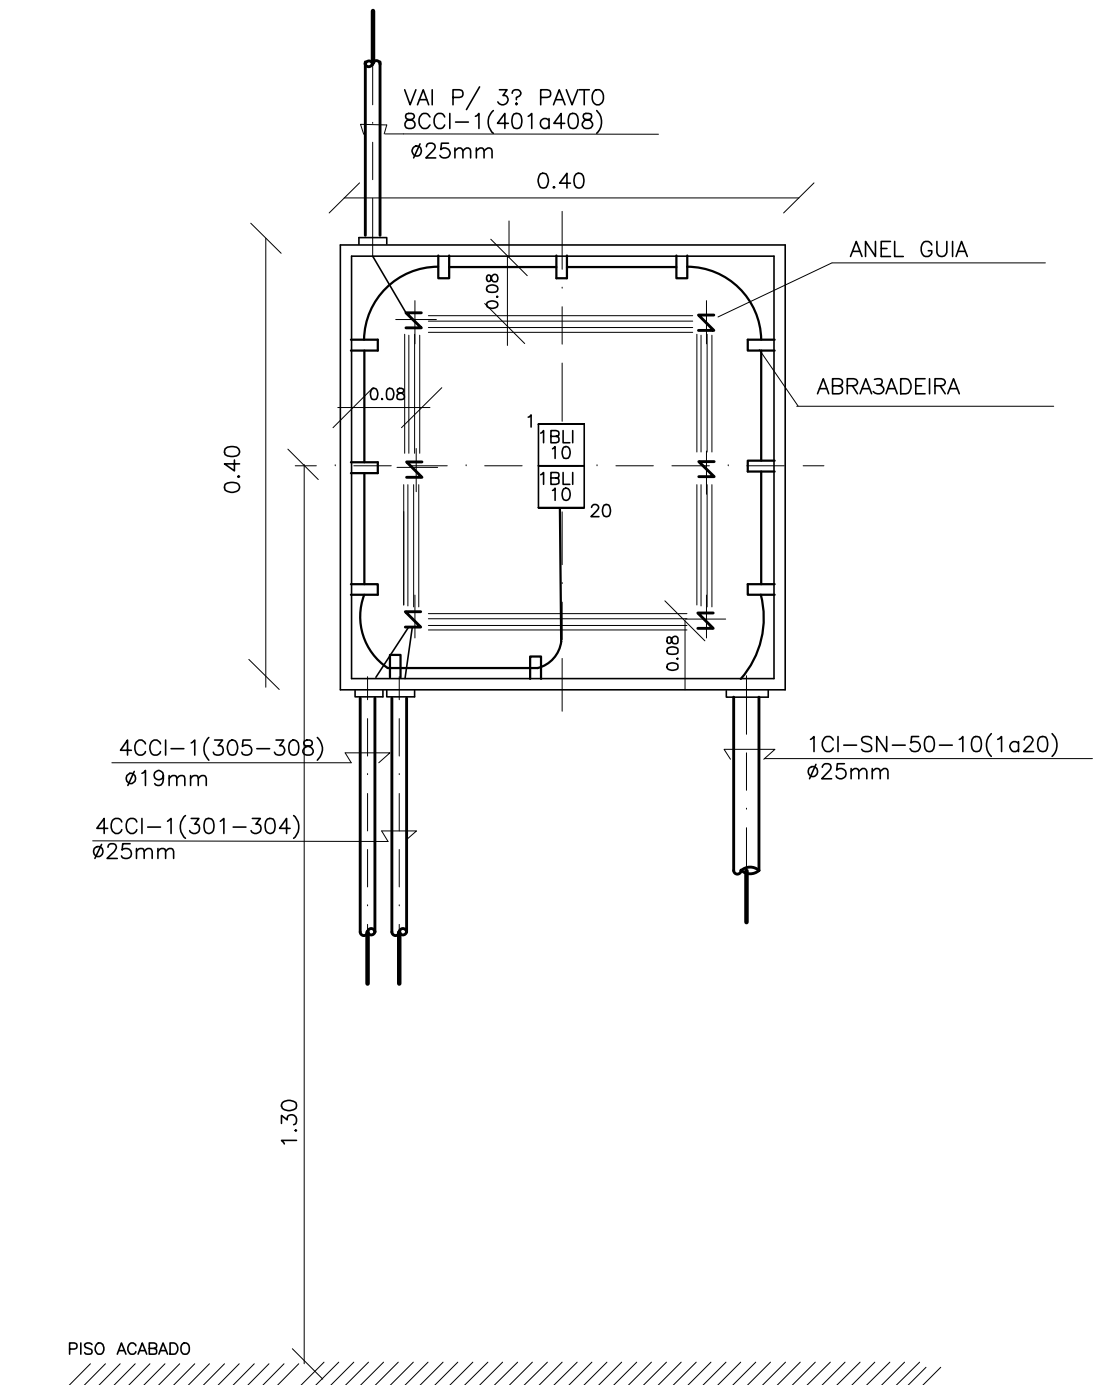


DETALHE DO CD Nº 3 (Inst. no 2º pavto tipo)

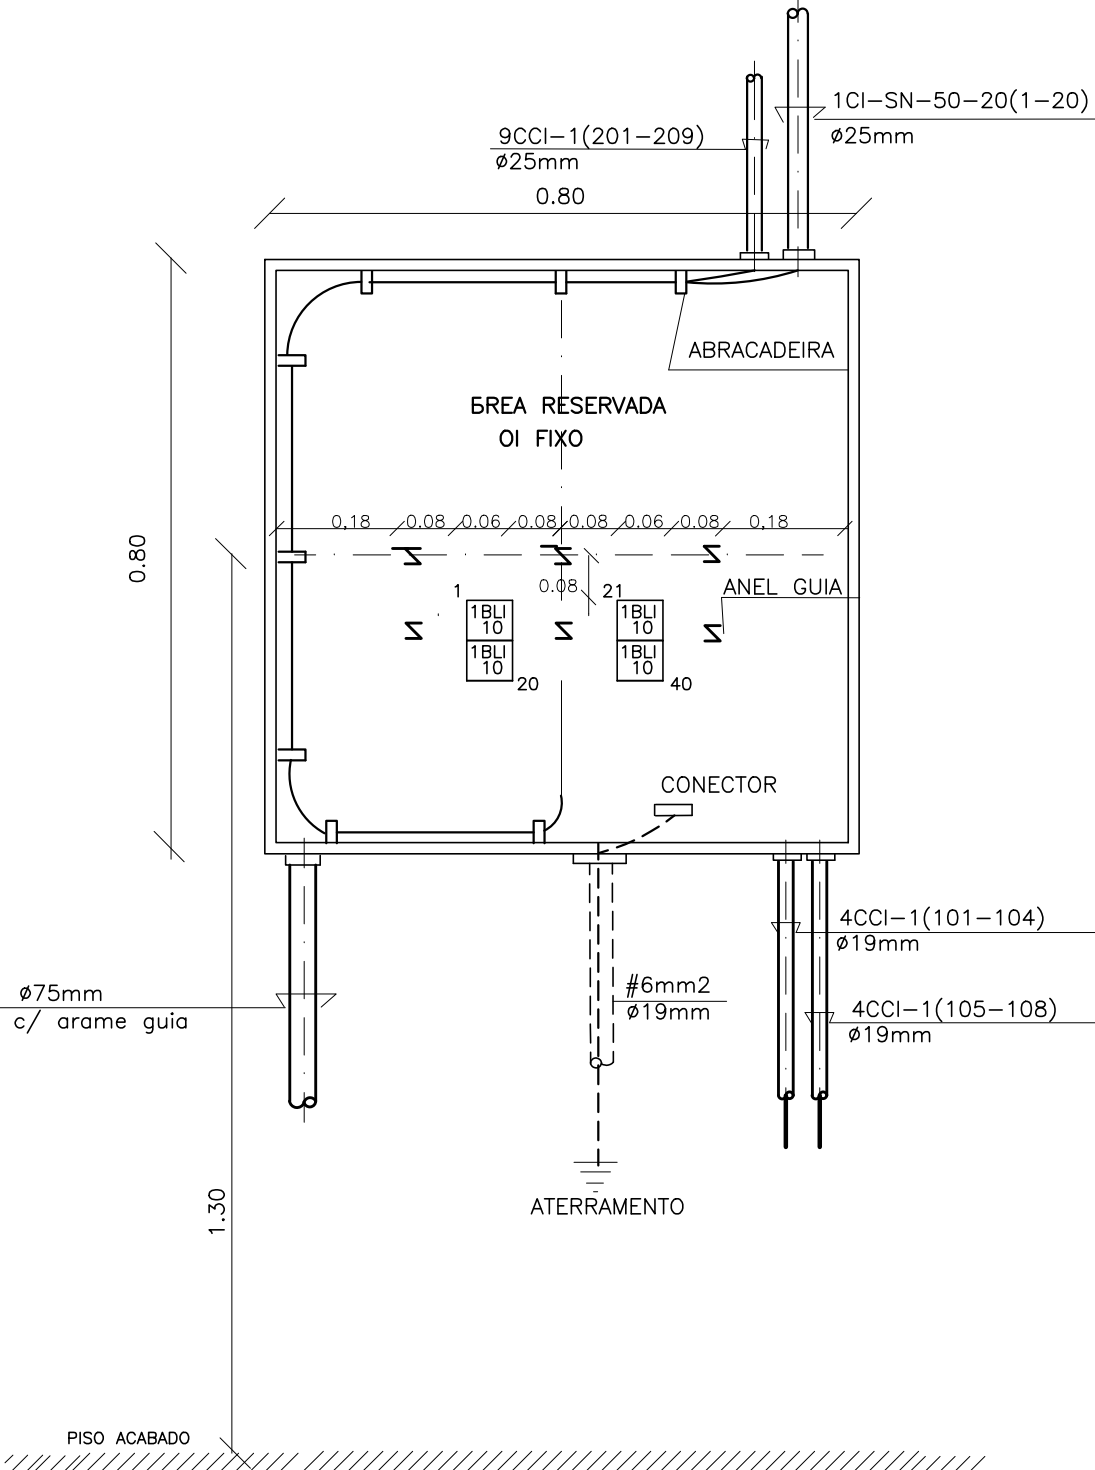

DETALHE DO D.G. Nº 5 (Inst. no Tárreo)

ESCALA : 1/10

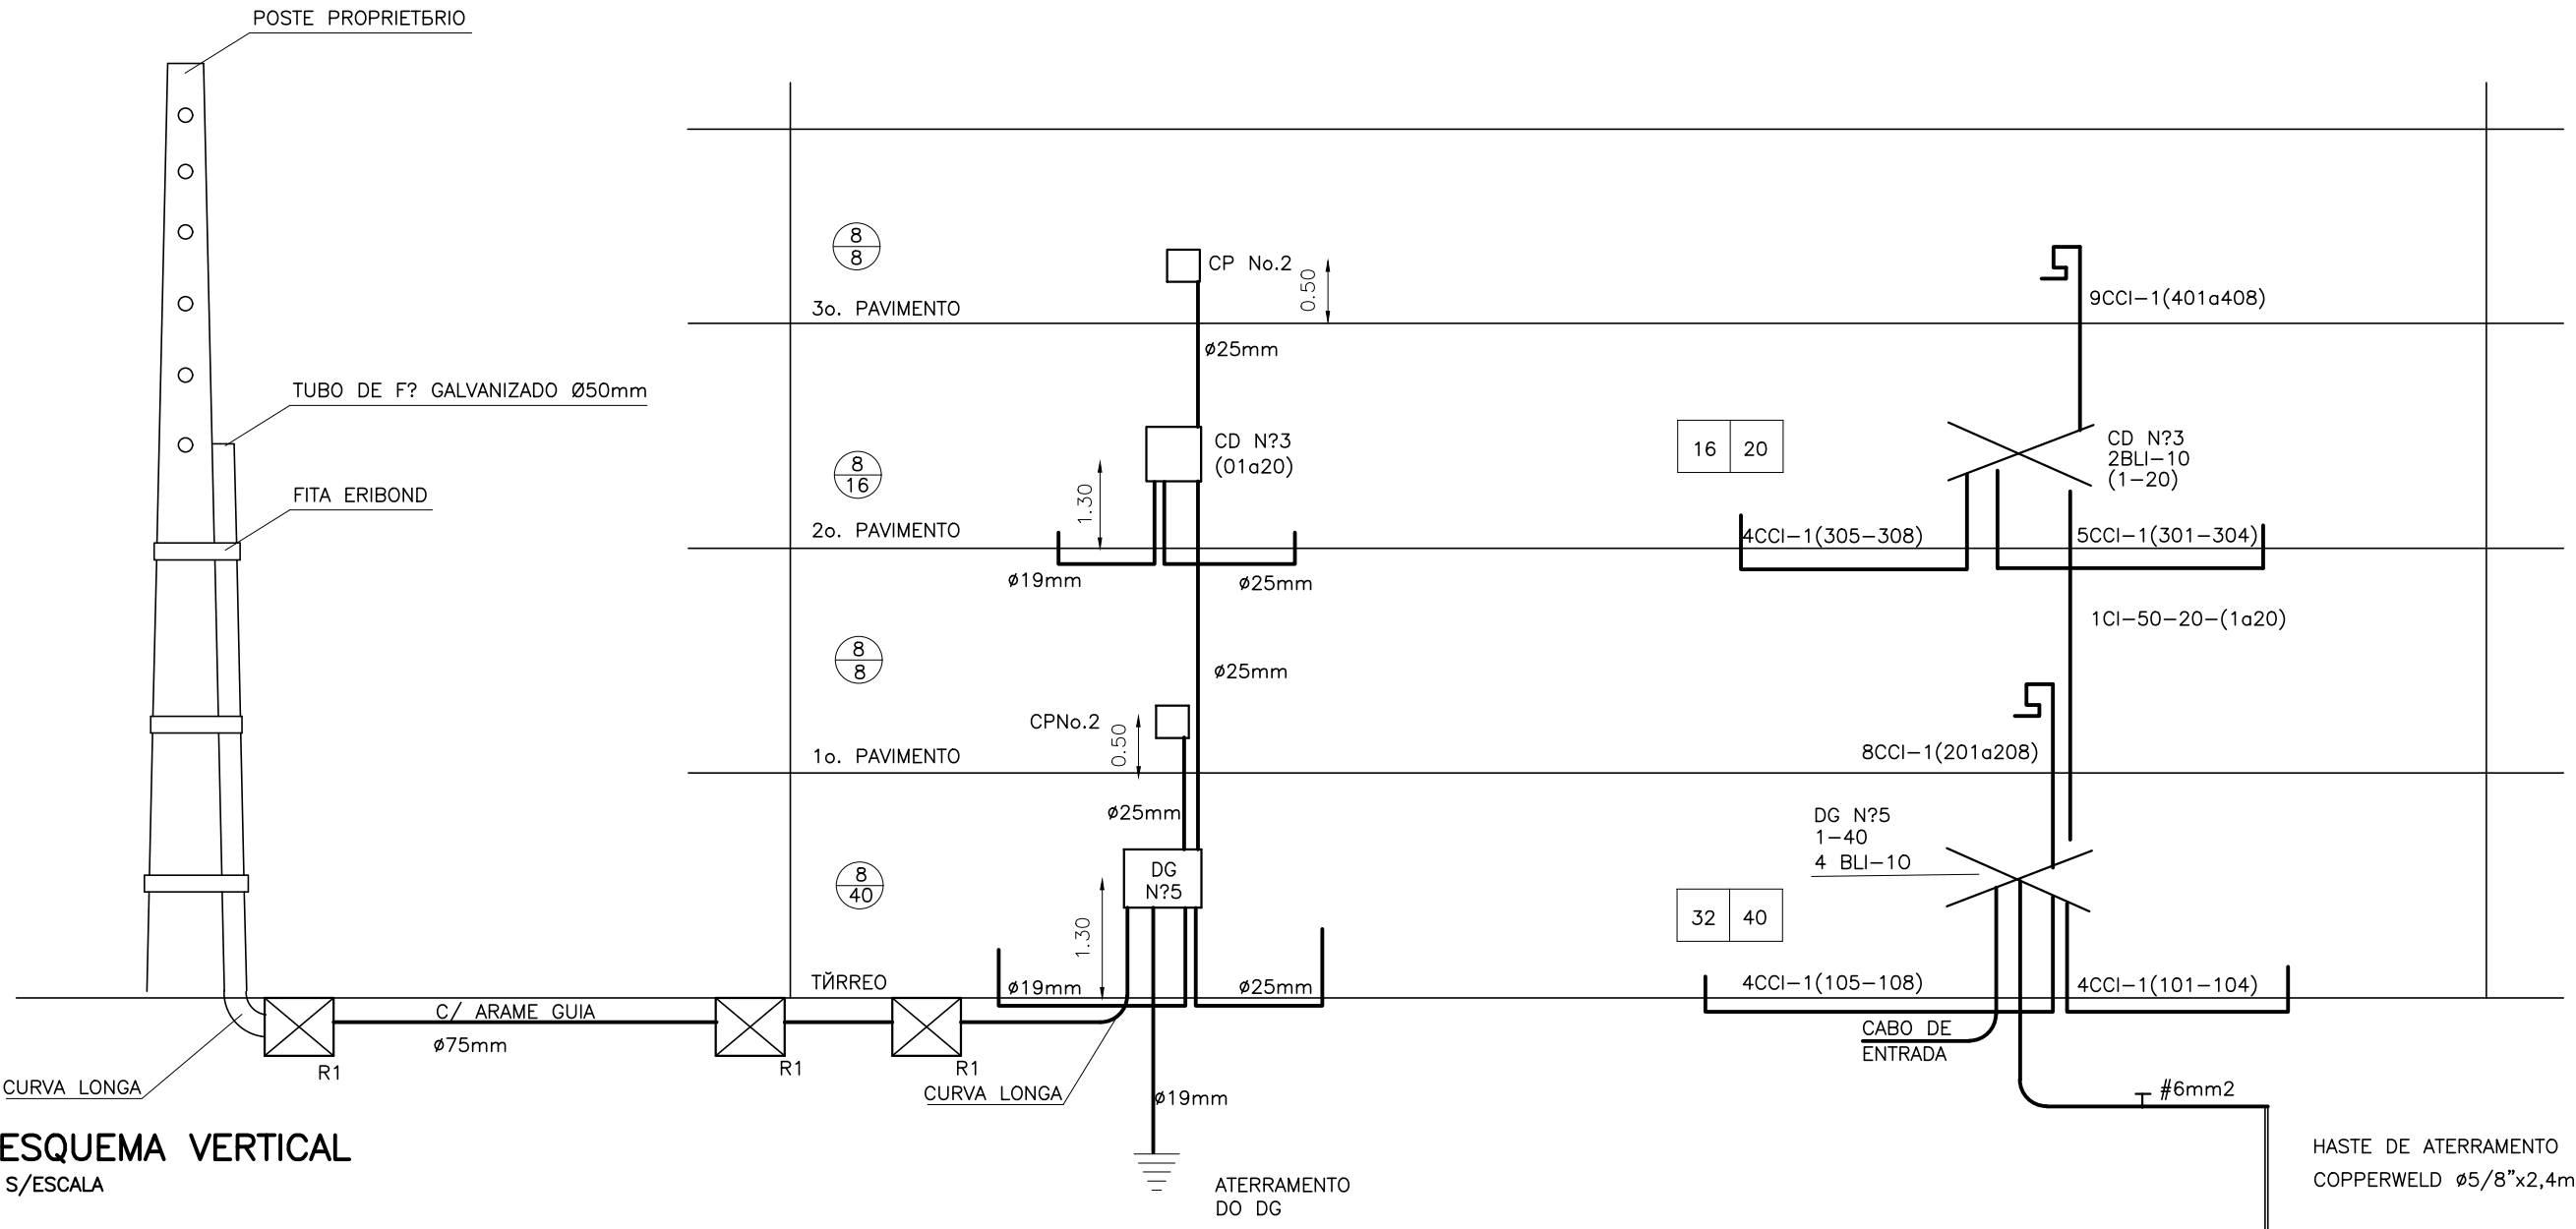

ESQUEMA VERTICAL
S/ESCALA

PROPRIETÁRIO: EMPRESA DE URBANIZAÇÃO DO RECIFE - URB

PROJETO:

CONSTRUIÇÃO:

PREFEITURA DA CIDADE DO RECIFE
SECRETARIA DE PLANEJAMENTO, URBANISMO E MEIO AMBIENTE
EMPRESA DE URBANIZAÇÃO DO RECIFE - URB

DIRETORIA DE PROJETOS URBANOS
ISAAC AZOUBEL
DEPARTAMENTO
FLAVIANA GOMES

PROJETO
PROJETO TELEFÔNICO
QUADRA 46 DO CONJUNTO HABITACIONAL PARA A COMUNIDADE DO PILAR
BLOCO B

SITUAÇÃO
QUADRA 46
BAIRRO DO RECIFE - ZEPH 09

PRANCHAS	ETAPA	DATA
02/02	PROJETO EXECUTIVO	NOVEMBRO/2008
CONTEÚDO	ESCALA	REFERÊNCIA
DETALHES	INDICADAS	

RESPONSÁVEL TÉCNICO
ROBERTO LEMOS MUNIZ - ENGE CIVIL - CREA 12.492-D/PE

DIGITALIZAÇÃO

VELOX
Construções e Incorporações Ltda.

Av. Guararapes, 200 - Jardim Atlântico, Olinda-PE.
CEP 53.140-060 Fone/Fax:(81) 3431-1959.
e-mail: velox08@yahoo.com.br
C.N.P.J.: 04.691.262/0001-09

TABELA DE PARES


PARES	LOCAL
CD Nº24 - NO 2º PAVTO	1 APTO 408
	2 APTO 407
	3 APTO 406
	4 APTO 405
	5 APTO 404
	6 APTO 403
	7 APTO 402
	8 APTO 401
	9 APTO 308
	10 APTO 307

PARES	LOCAL
CD Nº24 - NO 2º PAVTO	11 APTO 306
	12 APTO 305
	13 APTO 304
	14 APTO 303
	15 APTO 302
	16 APTO 301
	17 RESERVA
	18 RESERVA
	19 RESERVA
	20 RESERVA


DIMENSXES (cm) CAIXAS			
Nº 0	10	5	5
Nº 1	10	10	5
Nº 2	20	20	12
Nº 1	40	40	12
Nº 5	80	80	12
R1	60	40	50

PARES	LOCAL
DG Nº25 - NO TÁRREO	21 APTO 208
	22 APTO 207
	23 APTO 206
	24 APTO 205
	25 APTO 204
	26 APTO 203
	27 APTO 202
	28 APTO 201
	29 APTO 108
	30 APTO 107

PARES	LOCAL
DG Nº25 - NO TÁRREO	31 APTO 106
	32 APTO 105
	33 APTO 104
	34 APTO 103
	35 APTO 102
	36 APTO 101
	37 RESERVA
	38 RESERVA
	39 RESERVA
	40 RESERVA

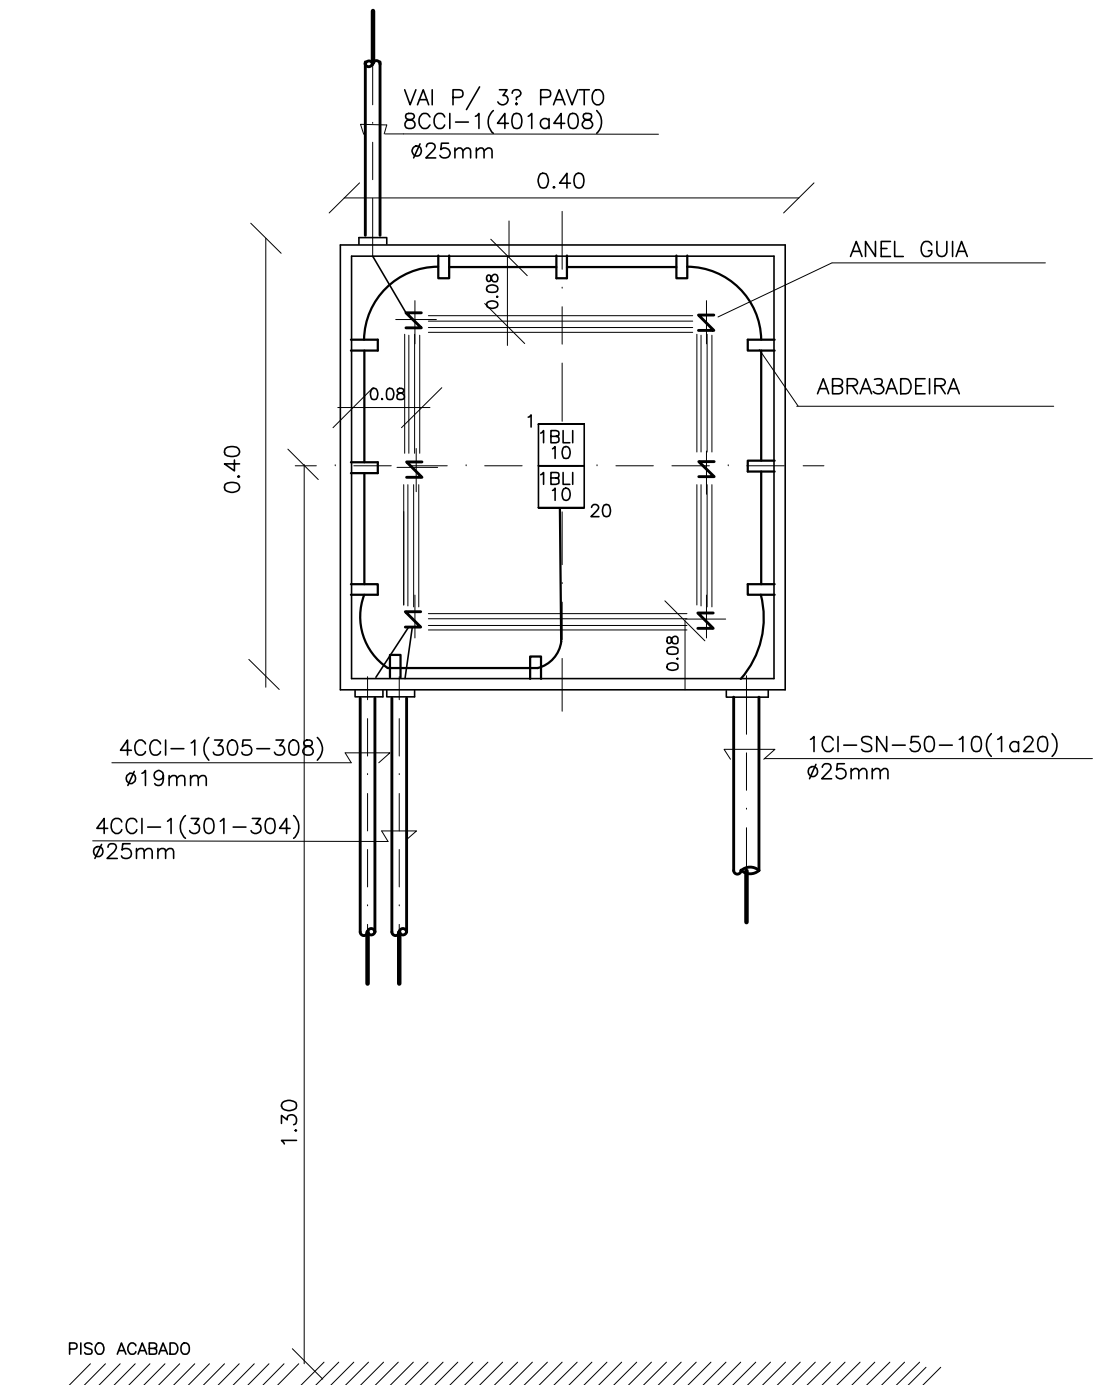


DETALHE DO CD Nº 3 (Inst. no 2º pavto tipo)

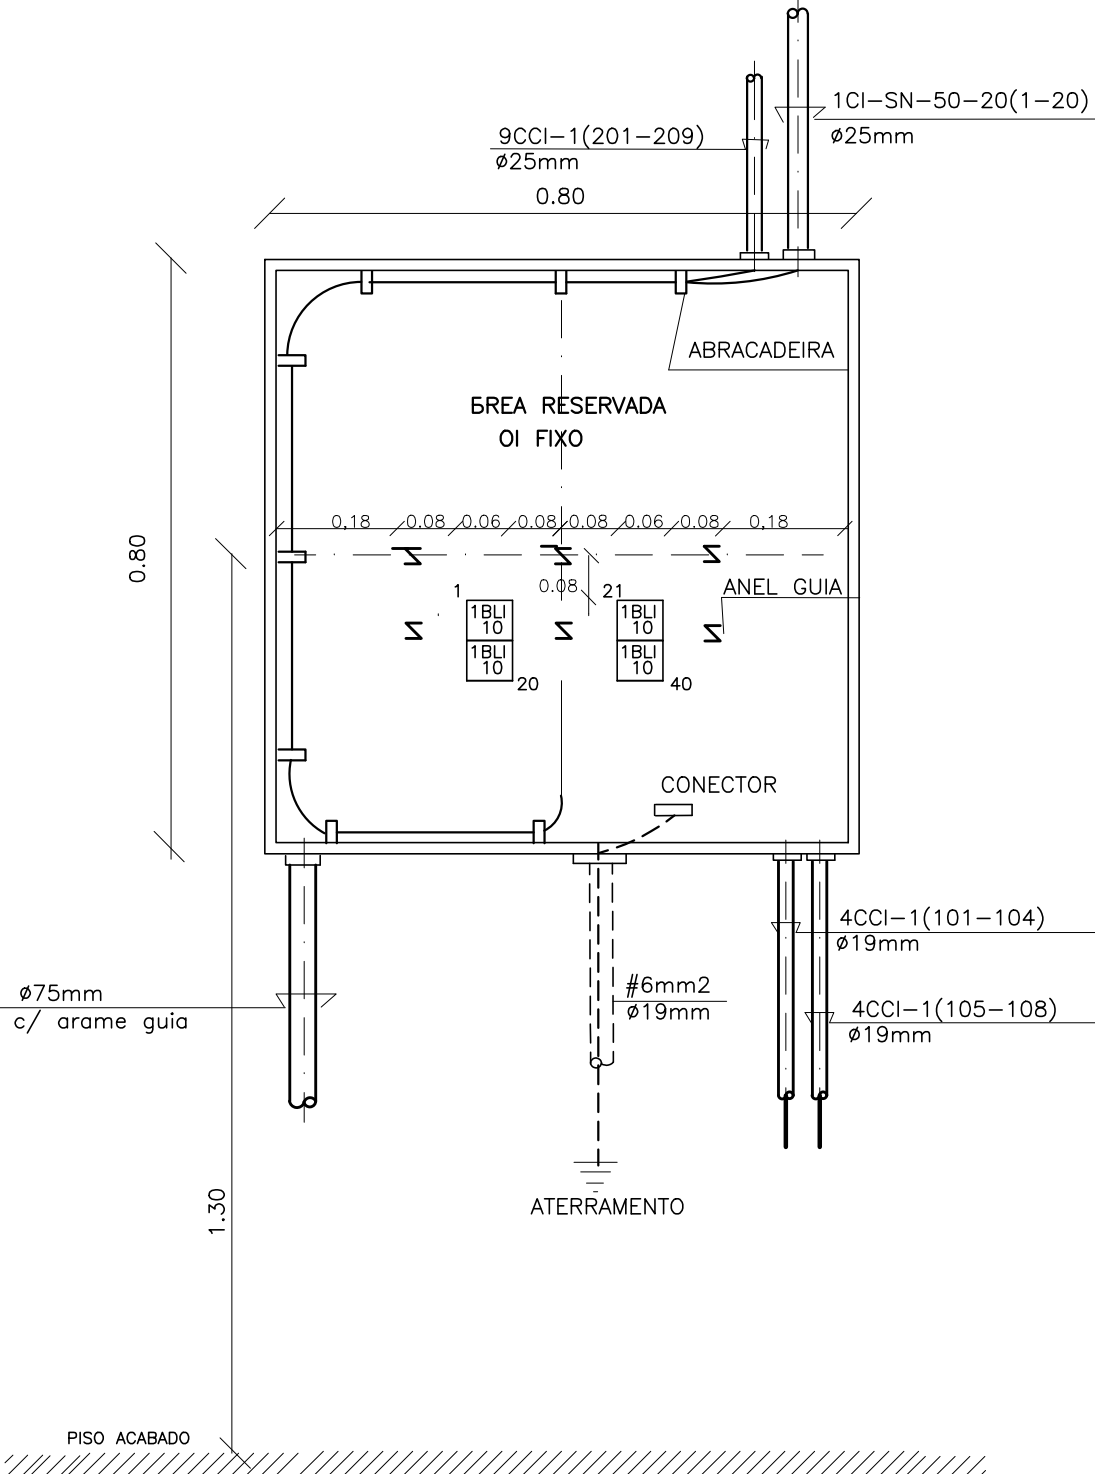

DETALHE DO D.G. Nº 5 (Inst. no Tárreo)

ESCALA : 1/10

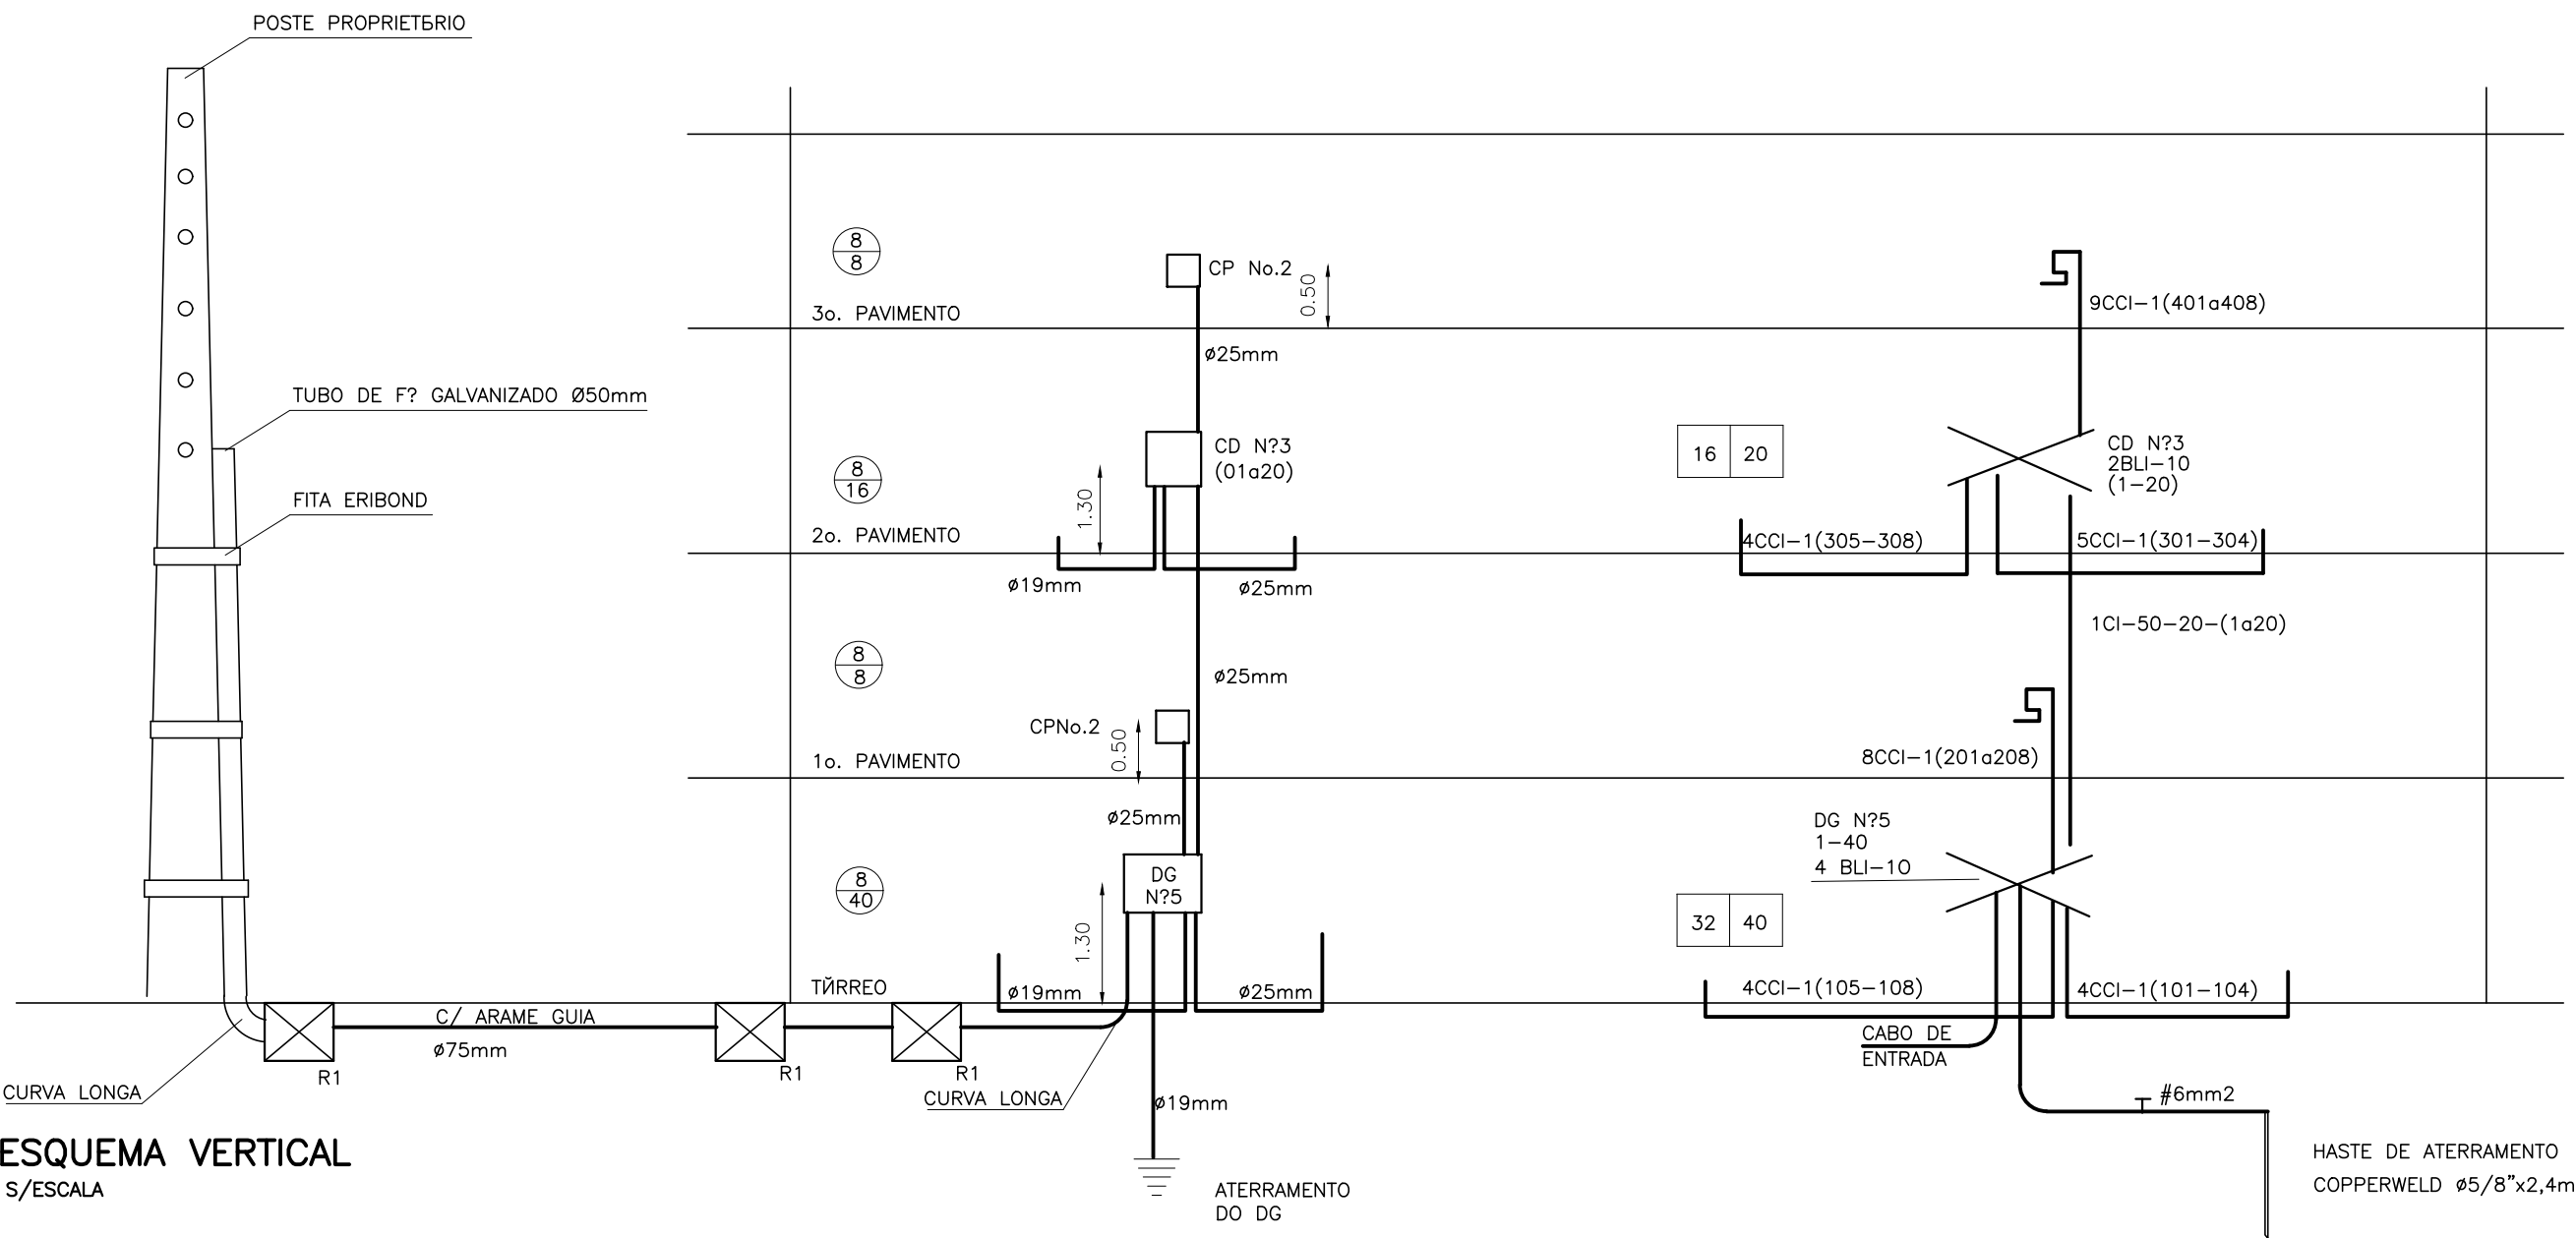

ESQUEMA VERTICAL
S/ESCALA

PROPRIETÁRIO: EMPRESA DE URBANIZAÇÃO DO RECIFE - URB

PROJETO:

CONSTRUIÇÃO:

PREFEITURA DA CIDADE DO RECIFE
SECRETARIA DE PLANEJAMENTO, URBANISMO E MEIO AMBIENTE
EMPRESA DE URBANIZAÇÃO DO RECIFE - URB

DIRETORIA DE PROJETOS URBANOS
ISAAC AZOUBEL
DEPARTAMENTO
FLAVIANA GOMES

PROJETO
PROJETO TELEFONICO
QUADRA 46 DO CONJUNTO HABITACIONAL PARA A COMUNIDADE DO PILAR
BLOCO C

SITUAÇÃO
QUADRA 46
BAIRRO DO RECIFE - ZEPH 09

PRANCHAS
02/02
CONTEÚDO
DETALHES

ETAPA
PROJETO EXECUTIVO
ESCALA
INDICADAS


DATA
NOVEMBRO/2008
REFERENCIA

RESPONSÁVEL TÉCNICO
ROBERTO LEMOS MUNIZ - ENGE CIVIL - CREA 12.492-D/PE


DIGITALIZAÇÃO

VELOX
Construções e Incorporações Ltda.


Av. Guararapes, 200 - Jardim Atlântico, Olinda-PE.
CEP 53.140-060 Fone/Fax: (81) 3431-1959.
e-mail: velox08@yahoo.com.br
C.N.P.J.: 04.691.262/0001-09

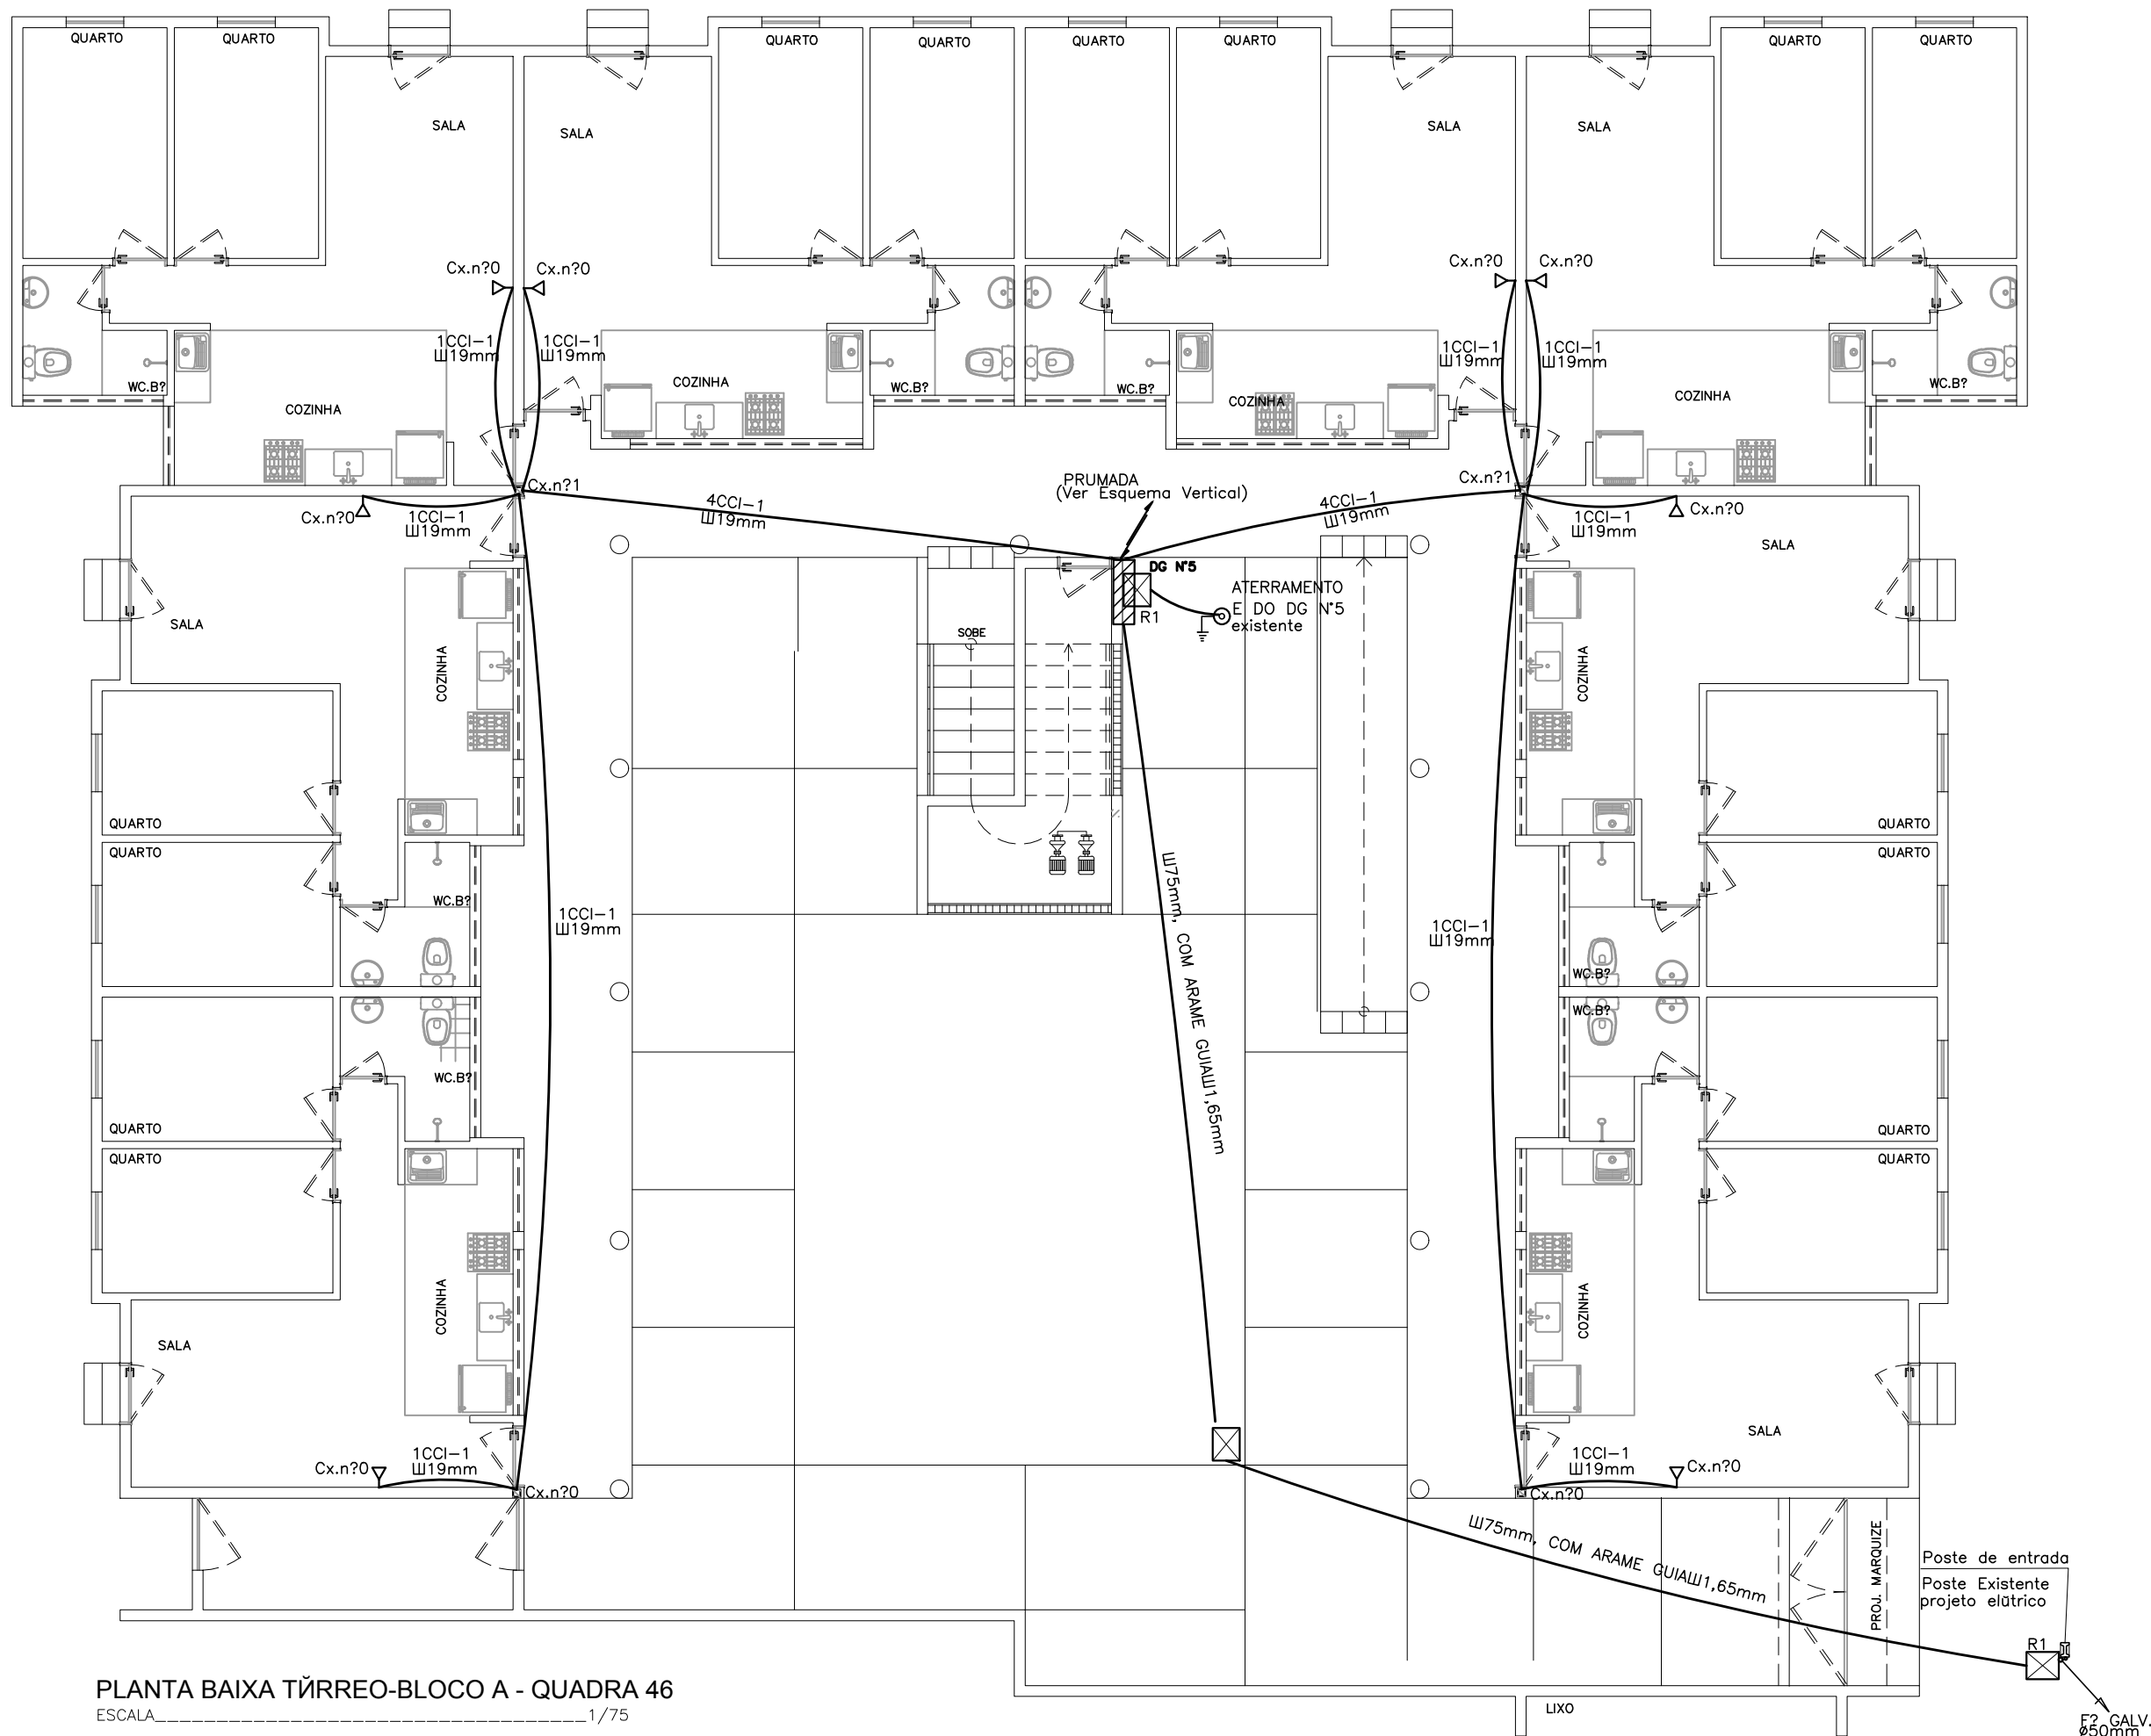

PLANTA BAIXA TÓRREO-BLOCO A - QUADRA 46
ESCALA 1/75

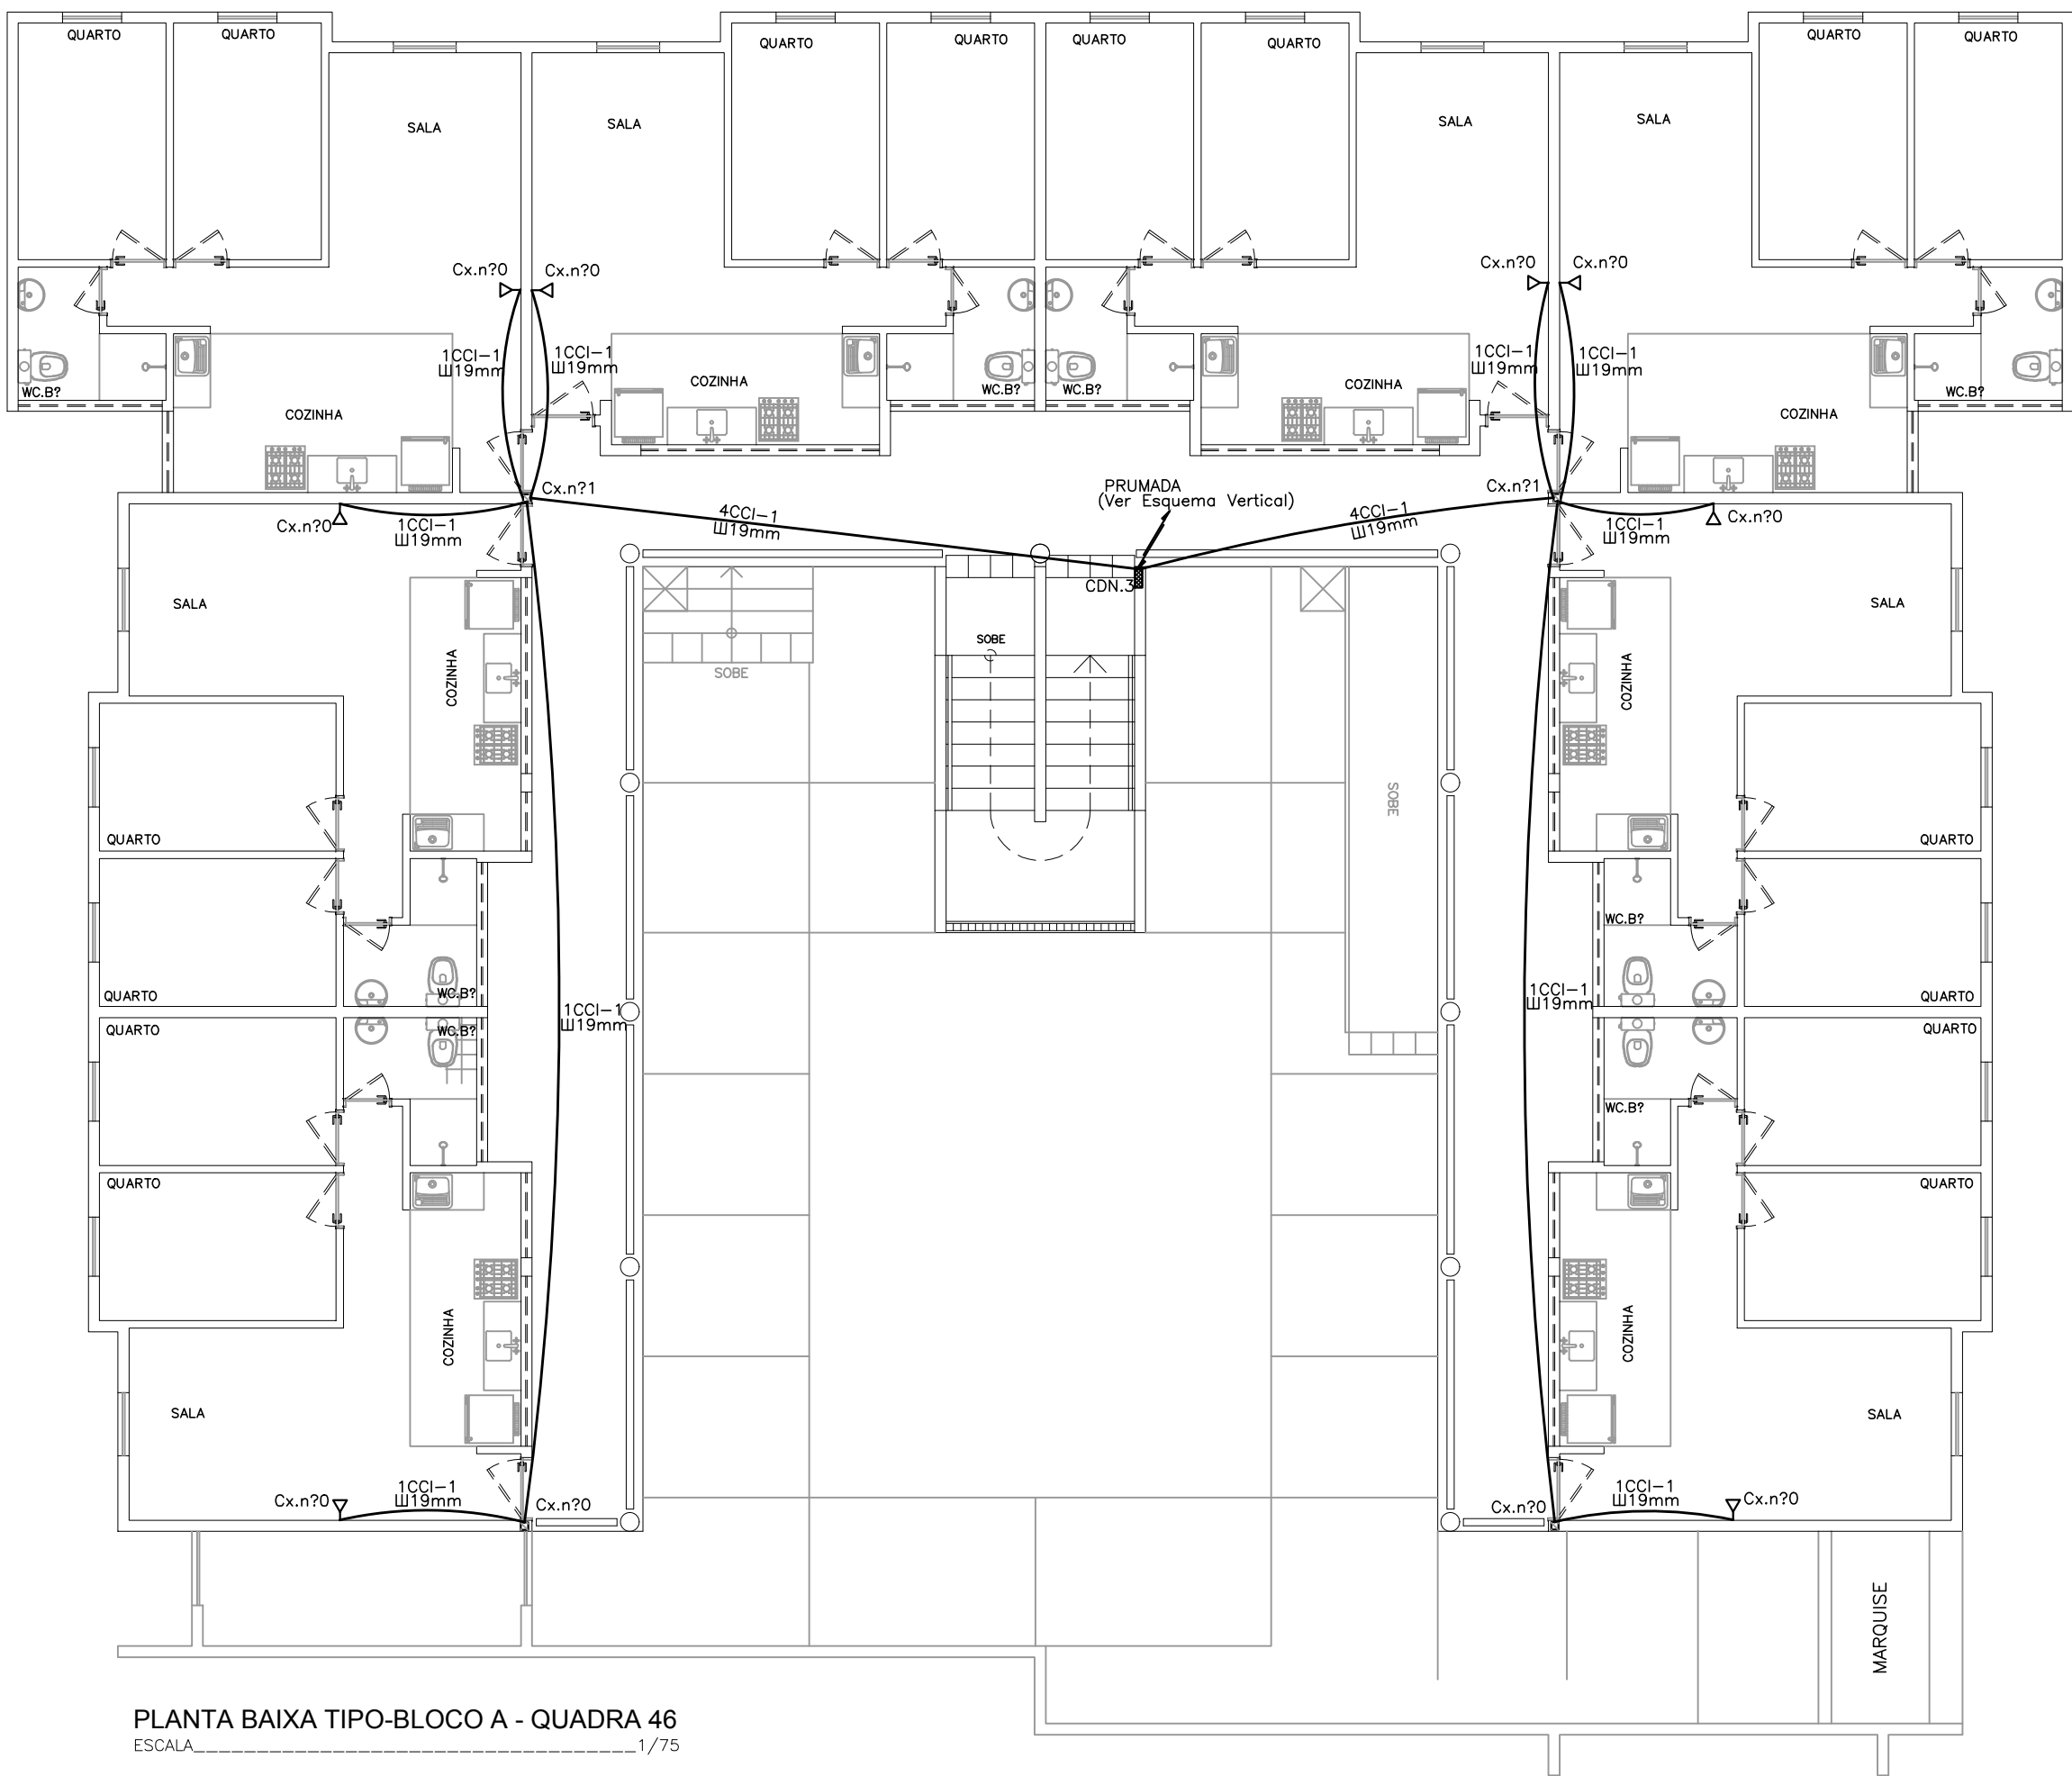

PLANTA BAIXA TIPO-BLOCO A - QUADRA 46
ESCALA 1/75

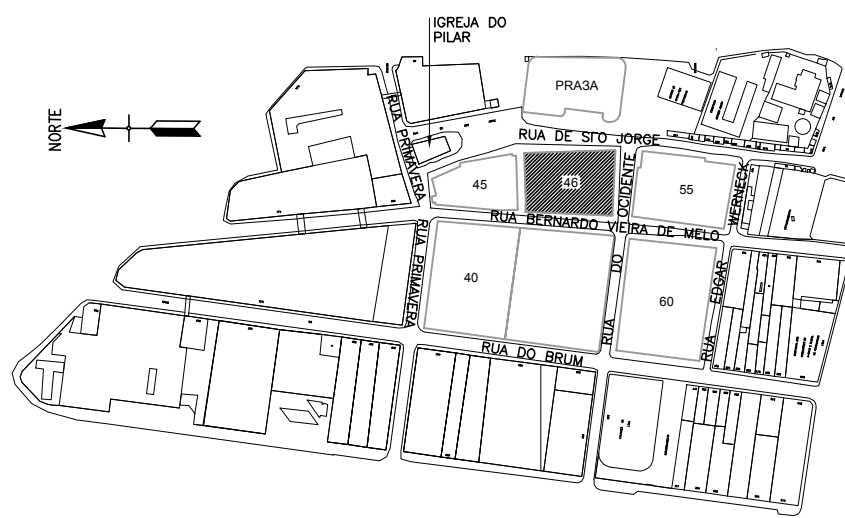

PLANTA PARA ORIENTAÇÃO DA QUADRA
ESQUEMÁTICO

SIMBOLOGIA		
DESCRIÇÃO	EM PLANTA	EM ELEVADO
CAIXA DE SAÍDA OU DE PASSAGEM PARA FIOS NA PAREDE A 0,30m DO CENTRO AO PISO		Nº 1,2,3...8
CAIXA DE SAÍDA OU DE PASSAGEM PARA FIOS NA PAREDE A 1,30m DO CENTRO AO PISO		Nº 0,1 ou 2
CAIXA DE SAÍDA P/FIOS NA PAREDE A 1,30m DO CENTRO AO PISO		Nº 0,1 ou 2
TUBULAÇÃO		Nº 1,2,3...8
CAIXA DE DISTRIBUIÇÃO		Nº CD
TUBULAÇÃO QUE SOBE		
TUBULAÇÃO QUE DESCE		

PROPRIETÁRIO: EMPRESA DE URBANIZAÇÃO DO RECIFE - URB

PROJETO:

CONSTRUÇÃO:

PREFEITURA DA CIDADE DO RECIFE
SECRETARIA DE PLANEJAMENTO, URBANISMO E MEIO AMBIENTE
EMPRESA DE URBANIZAÇÃO DO RECIFE - URB

DIRETORIA DE PROJETOS URBANOS
ISAC AZOLBEL
DEPARTAMENTO
FLAVIANA GOMES
PROJETO
PROJETO TELEFONICO
QUADRA 46 DO CONJUNTO HABITACIONAL PARA A COMUNIDADE DO PILAR
BLOCO D

SITUAÇÃO: QUADRA 46
BAIRRO DO RECIFE - ZEPH 09

PRONCHIA 01/02 ETAPA PROJETO EXECUTIVO DATA NOVEMBRO/2008

CONTEÚDO PLANTA BAIXA - TÓRREO E TIPO ESCALA 1/75 REFERÊNCIA

RESPONSÁVEL TÉCNICO ROBERTO LEMOS MUNIZ - ENGE CIVIL - CREA 12.492-D/PE DIGITALIZAÇÃO

VELOX
Construções e Incorporações Ltda.
Av. Guararapes, 200 - Jardim Atlântico, Olinda-PE.
CEP 53.140-060 Fone/Fax: (81) 3431-1959.
e-mail: velox@velox.com.br
C.N.P.J.: 04.691.262/0001-09

TABELA DE PARES


PARES	LOCAL
CD Nº24 - NO 2º PAVTO	1 APTO 408
	2 APTO 407
	3 APTO 406
	4 APTO 405
	5 APTO 404
	6 APTO 403
	7 APTO 402
	8 APTO 401
	9 APTO 308
	10 APTO 307

PARES	LOCAL
CD Nº24 - NO 2º PAVTO	11 APTO 306
	12 APTO 305
	13 APTO 304
	14 APTO 303
	15 APTO 302
	16 APTO 301
	17 RESERVA
	18 RESERVA
	19 RESERVA
	20 RESERVA


DIMENSXES (cm) CAIXAS			
Nº 0	10	5	5
Nº 1	10	10	5
Nº 2	20	20	12
Nº 1	40	40	12
Nº 5	80	80	12
R1	60	40	50

PARES	LOCAL
DG Nº25 - NO TÁRREO	21 APTO 208
	22 APTO 207
	23 APTO 206
	24 APTO 205
	25 APTO 204
	26 APTO 203
	27 APTO 202
	28 APTO 201
	29 APTO 108
	30 APTO 107

PARES	LOCAL
DG Nº25 - NO TÁRREO	31 APTO 106
	32 APTO 105
	33 APTO 104
	34 APTO 103
	35 APTO 102
	36 APTO 101
	37 RESERVA
	38 RESERVA
	39 RESERVA
	40 RESERVA

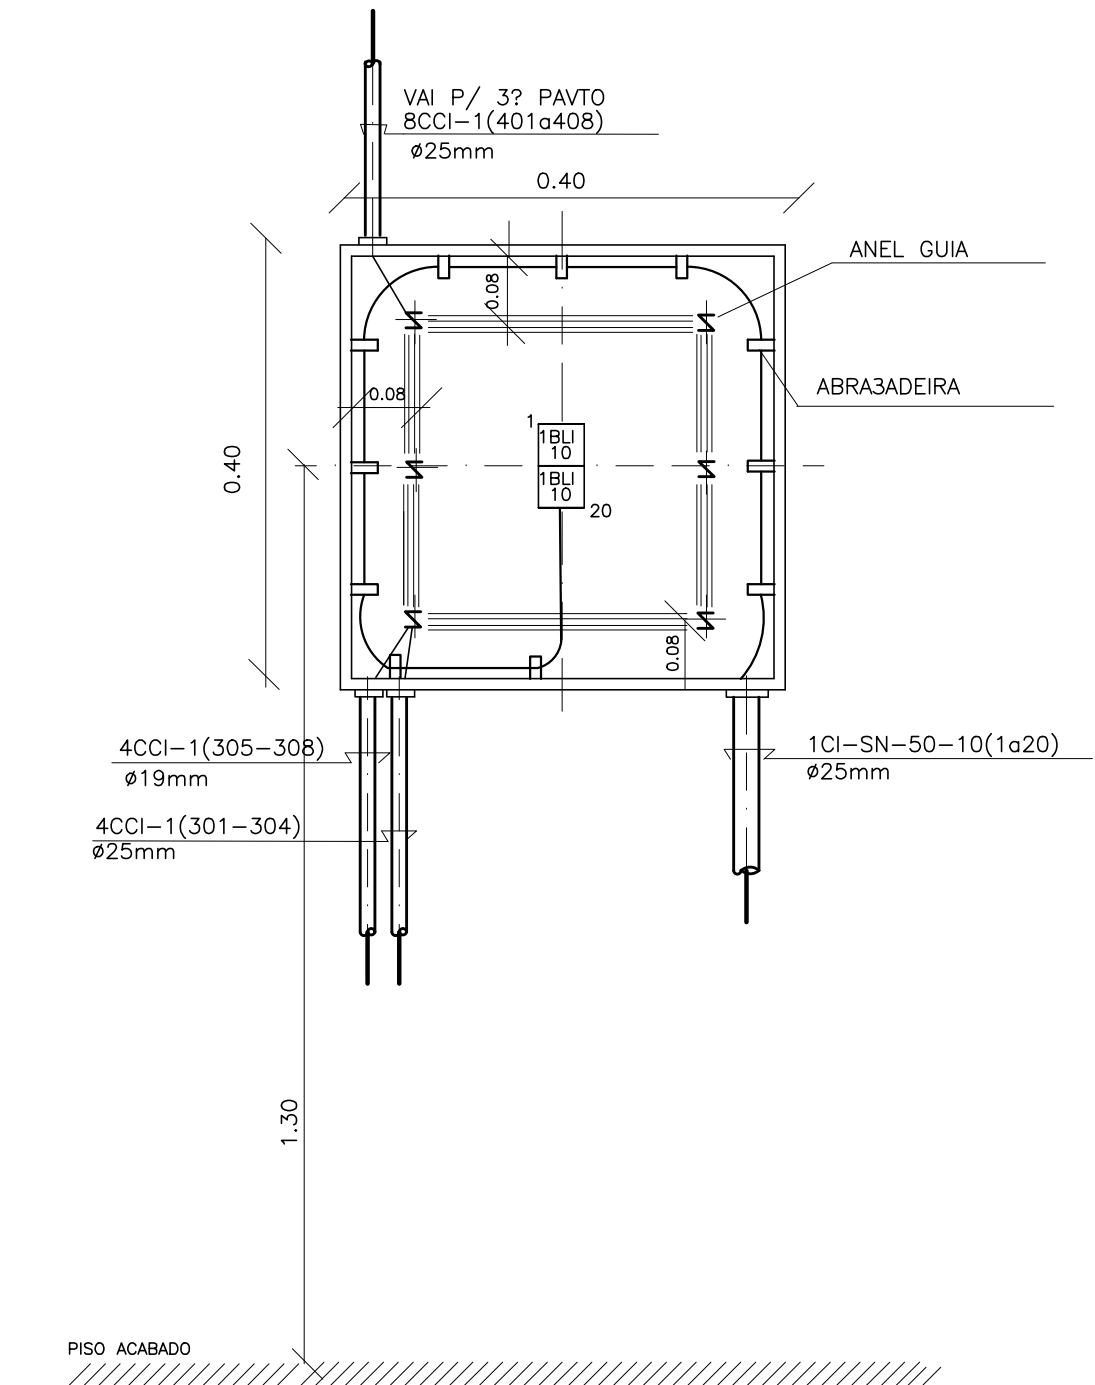


DETALHE DO CD Nº 3 (Inst. no 2º pavto tipo)

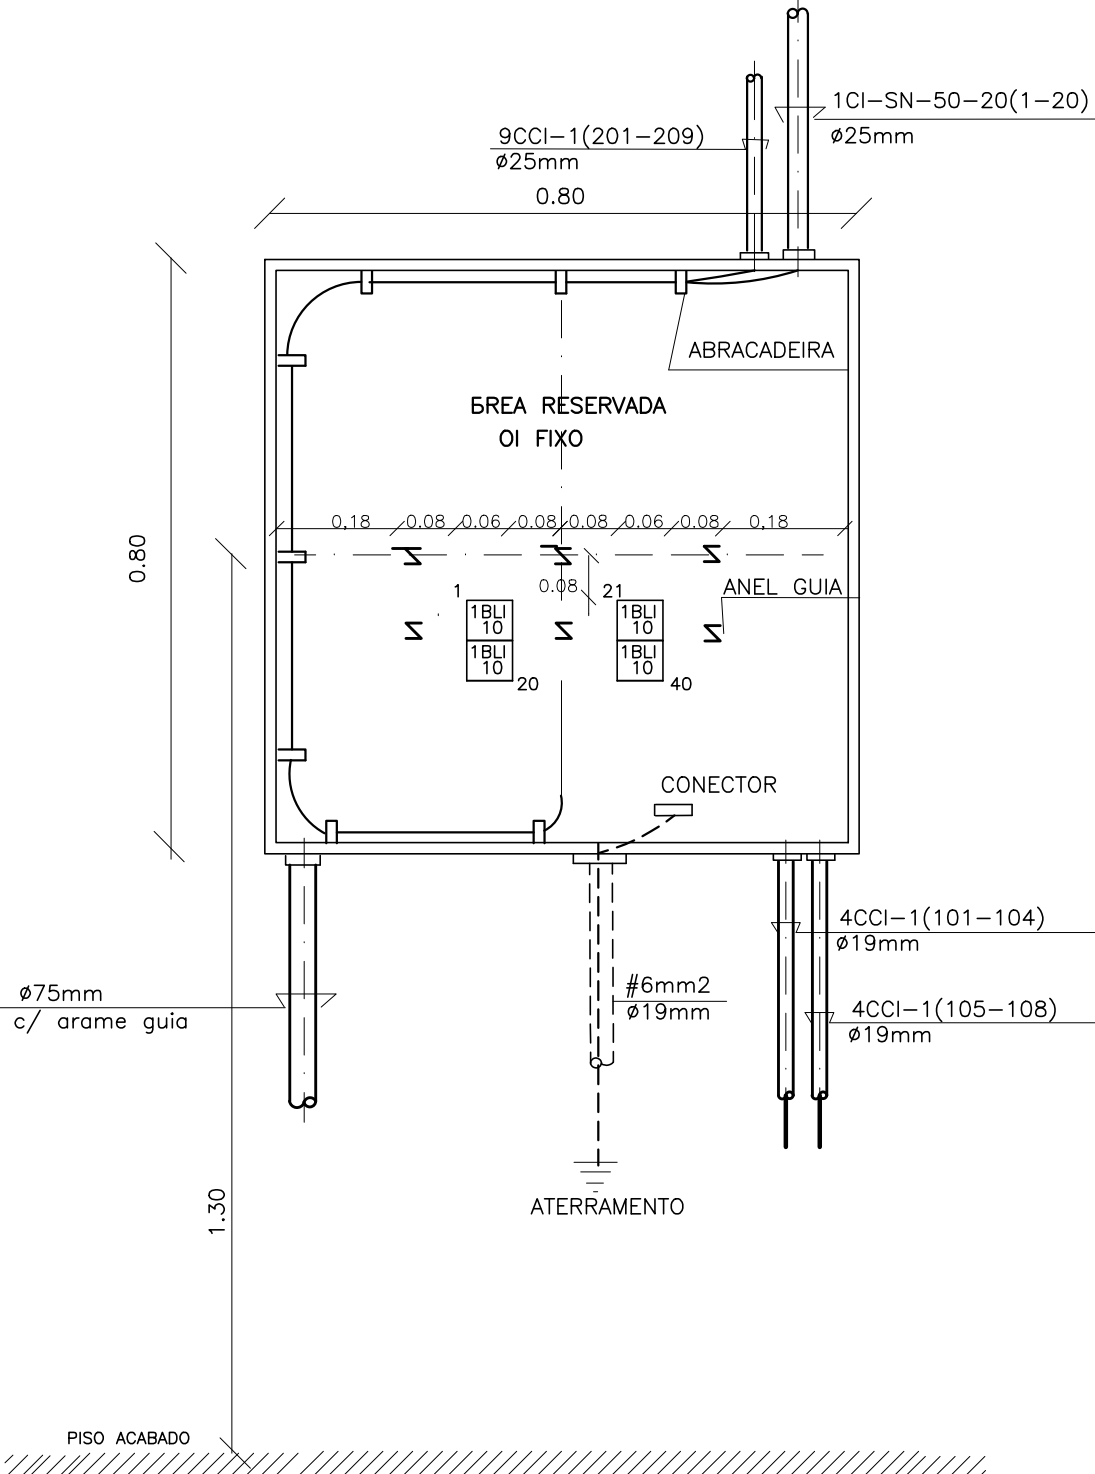

DETALHE DO D.G. Nº 5 (Inst. no Tárreo)

ESCALA : 1/10

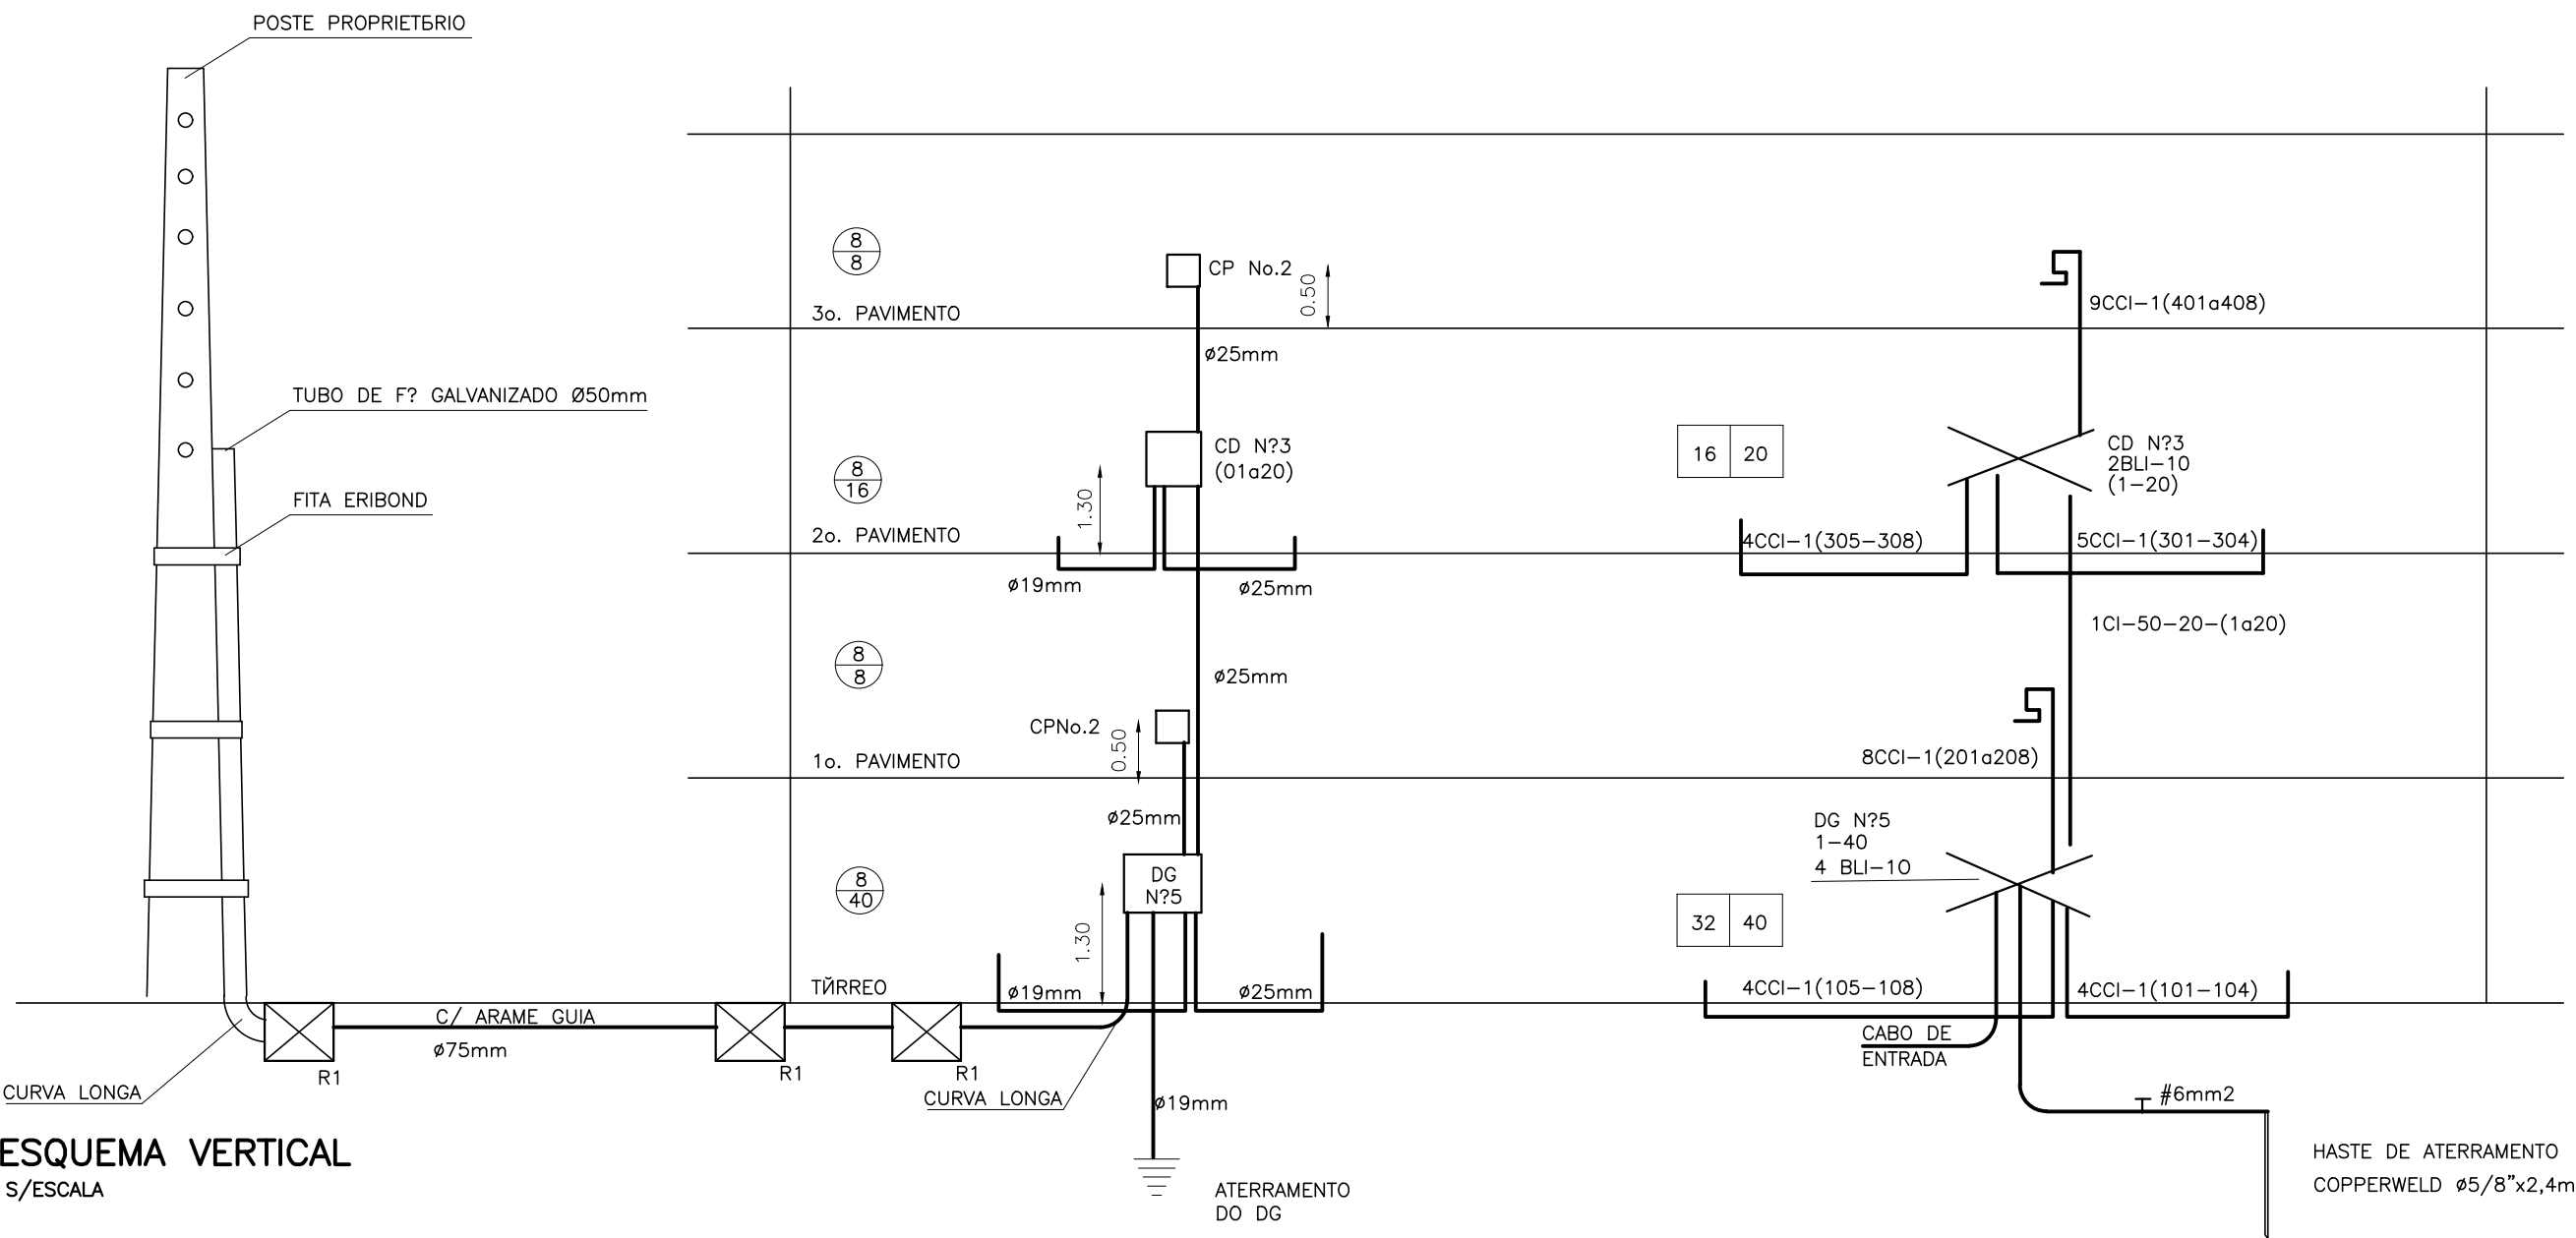

ESQUEMA VERTICAL
S/ESCALA

PROPRIETÁRIO: EMPRESA DE URBANIZAÇÃO DO RECIFE - URB

PROJETO:

CONSTRUTÃO:

PREFEITURA DA CIDADE DO RECIFE
SECRETARIA DE PLANEJAMENTO, URBANISMO E MEIO AMBIENTE
EMPRESA DE URBANIZAÇÃO DO RECIFE - URB

DIRETORIA DE PROJETOS URBANOS
ISAAC AZOUBEL
DEPARTAMENTO
FLAVIANA GOMES

PROJETO
PROJETO TELEFÔNICO
QUADRA 46 DO CONJUNTO HABITACIONAL PARA A COMUNIDADE DO PILAR
BLOCO D

SITUAÇÃO
QUADRA 46
BAIRRO DO RECIFE - ZEPH 09

PRANCHAS
02/02
PROJETO EXECUTIVO
DATA
NOVEMBRO/2008
REFERÊNCIA

CONTEÚDO
DETALHES
INDICADAS

RESPONSÁVEL TÉCNICO
ROBERTO LEMOS MUNIZ - ENGE CIVIL - CREA 12.492-D/PE
DIGITALIZAÇÃO

Av. Guararapes, 200 - Jardim Atlântico, Olinda-PE.
CEP 53.140-060 Fone/Fax:(81) 3431-1959.
e-mail: velox08@yahoo.com.br
C.N.P.J.: 04.691.262/0001-09