



- SIMBOLOGIA**
- CAIXA DE DRENAGEM PROJETADA NA IMPLANTAÇÃO
 - POÇO DE VISITA DE ESGOTO PROJETADO NA IMPLANTAÇÃO
 - CAIXA DE INSPEÇÃO PARA ESGOTO Ø200mm
 - CAIXA DE INSPEÇÃO DE ÁGUAS PLUVIAIS
 - CAIXA DE GOROURA 50x50 cm
 - RAMAIS DE ÁGUAS PLUVIAIS
 - RAMAIS DE ESGOTO INTERIO
 - RAMAL PROJETADO (Ø150mm)
 - REDE COLETORES PROJETADA
 - COLUNA DE VENTILAÇÃO
 - TUBO DE QUEDA DE ÁGUAS PLUVIAIS
 - TUBO DE QUEDA DESCEIDA DE ESGOTO

PROPRIETÁRIO: EMPRESA DE URBANIZAÇÃO DO RECIFE - URB

PROJETO:

CONSTRUÇÃO:

PREFEITURA DA CIDADE DO RECIFE
SECRETARIA DE PLANEJAMENTO URBANISMO E MEIO AMBIENTE
EMPRESA DE URBANIZAÇÃO DO RECIFE - URB

DIRETORIA DE PROJETOS URBANOS
ISAAC ADJUREL
DEPARTAMENTO
FLAVIANA GOMES


PROJETO HIDROSSANITÁRIO

SITUAÇÃO: QUADRA 55 DO CONJUNTO HABITACIONAL DO PILAR - BLOCOS A, B, C & D
DATA: 01/05
ETAPA: PROJETO EXECUTIVO
REFERÊNCIA: NOVEMBRO/2008
CONTEÚDO: ESGOTO E ÁGUAS PLUVIAIS
ESCALA: 1/75
RESPONSÁVEL TÉCNICO: ROBERTO LEMOS MUNIZ - ENG. CIVIL - CREA
DIGITALIZAÇÃO


VELOX
Construções e Incorporações Ltda.

LOCAÇÃO ESGOTO E ÁGUAS PLUVIAIS


Esc: 1/75

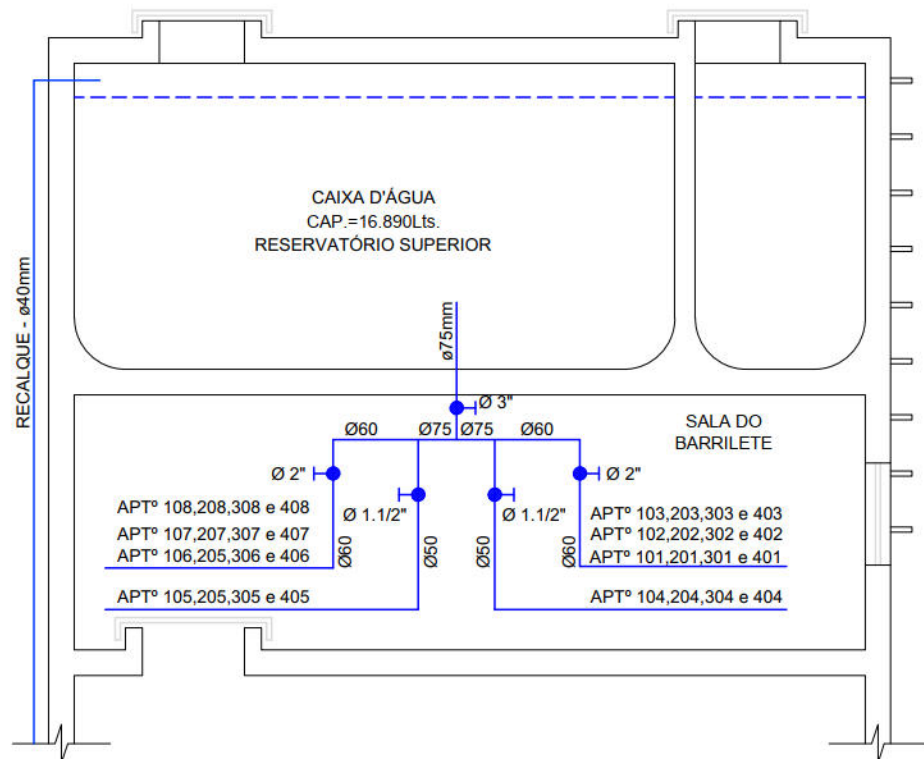


DETALHE REGISTROS - SALA BARRILETE (BLOCOS 01 - 02)
SEM ESCALA

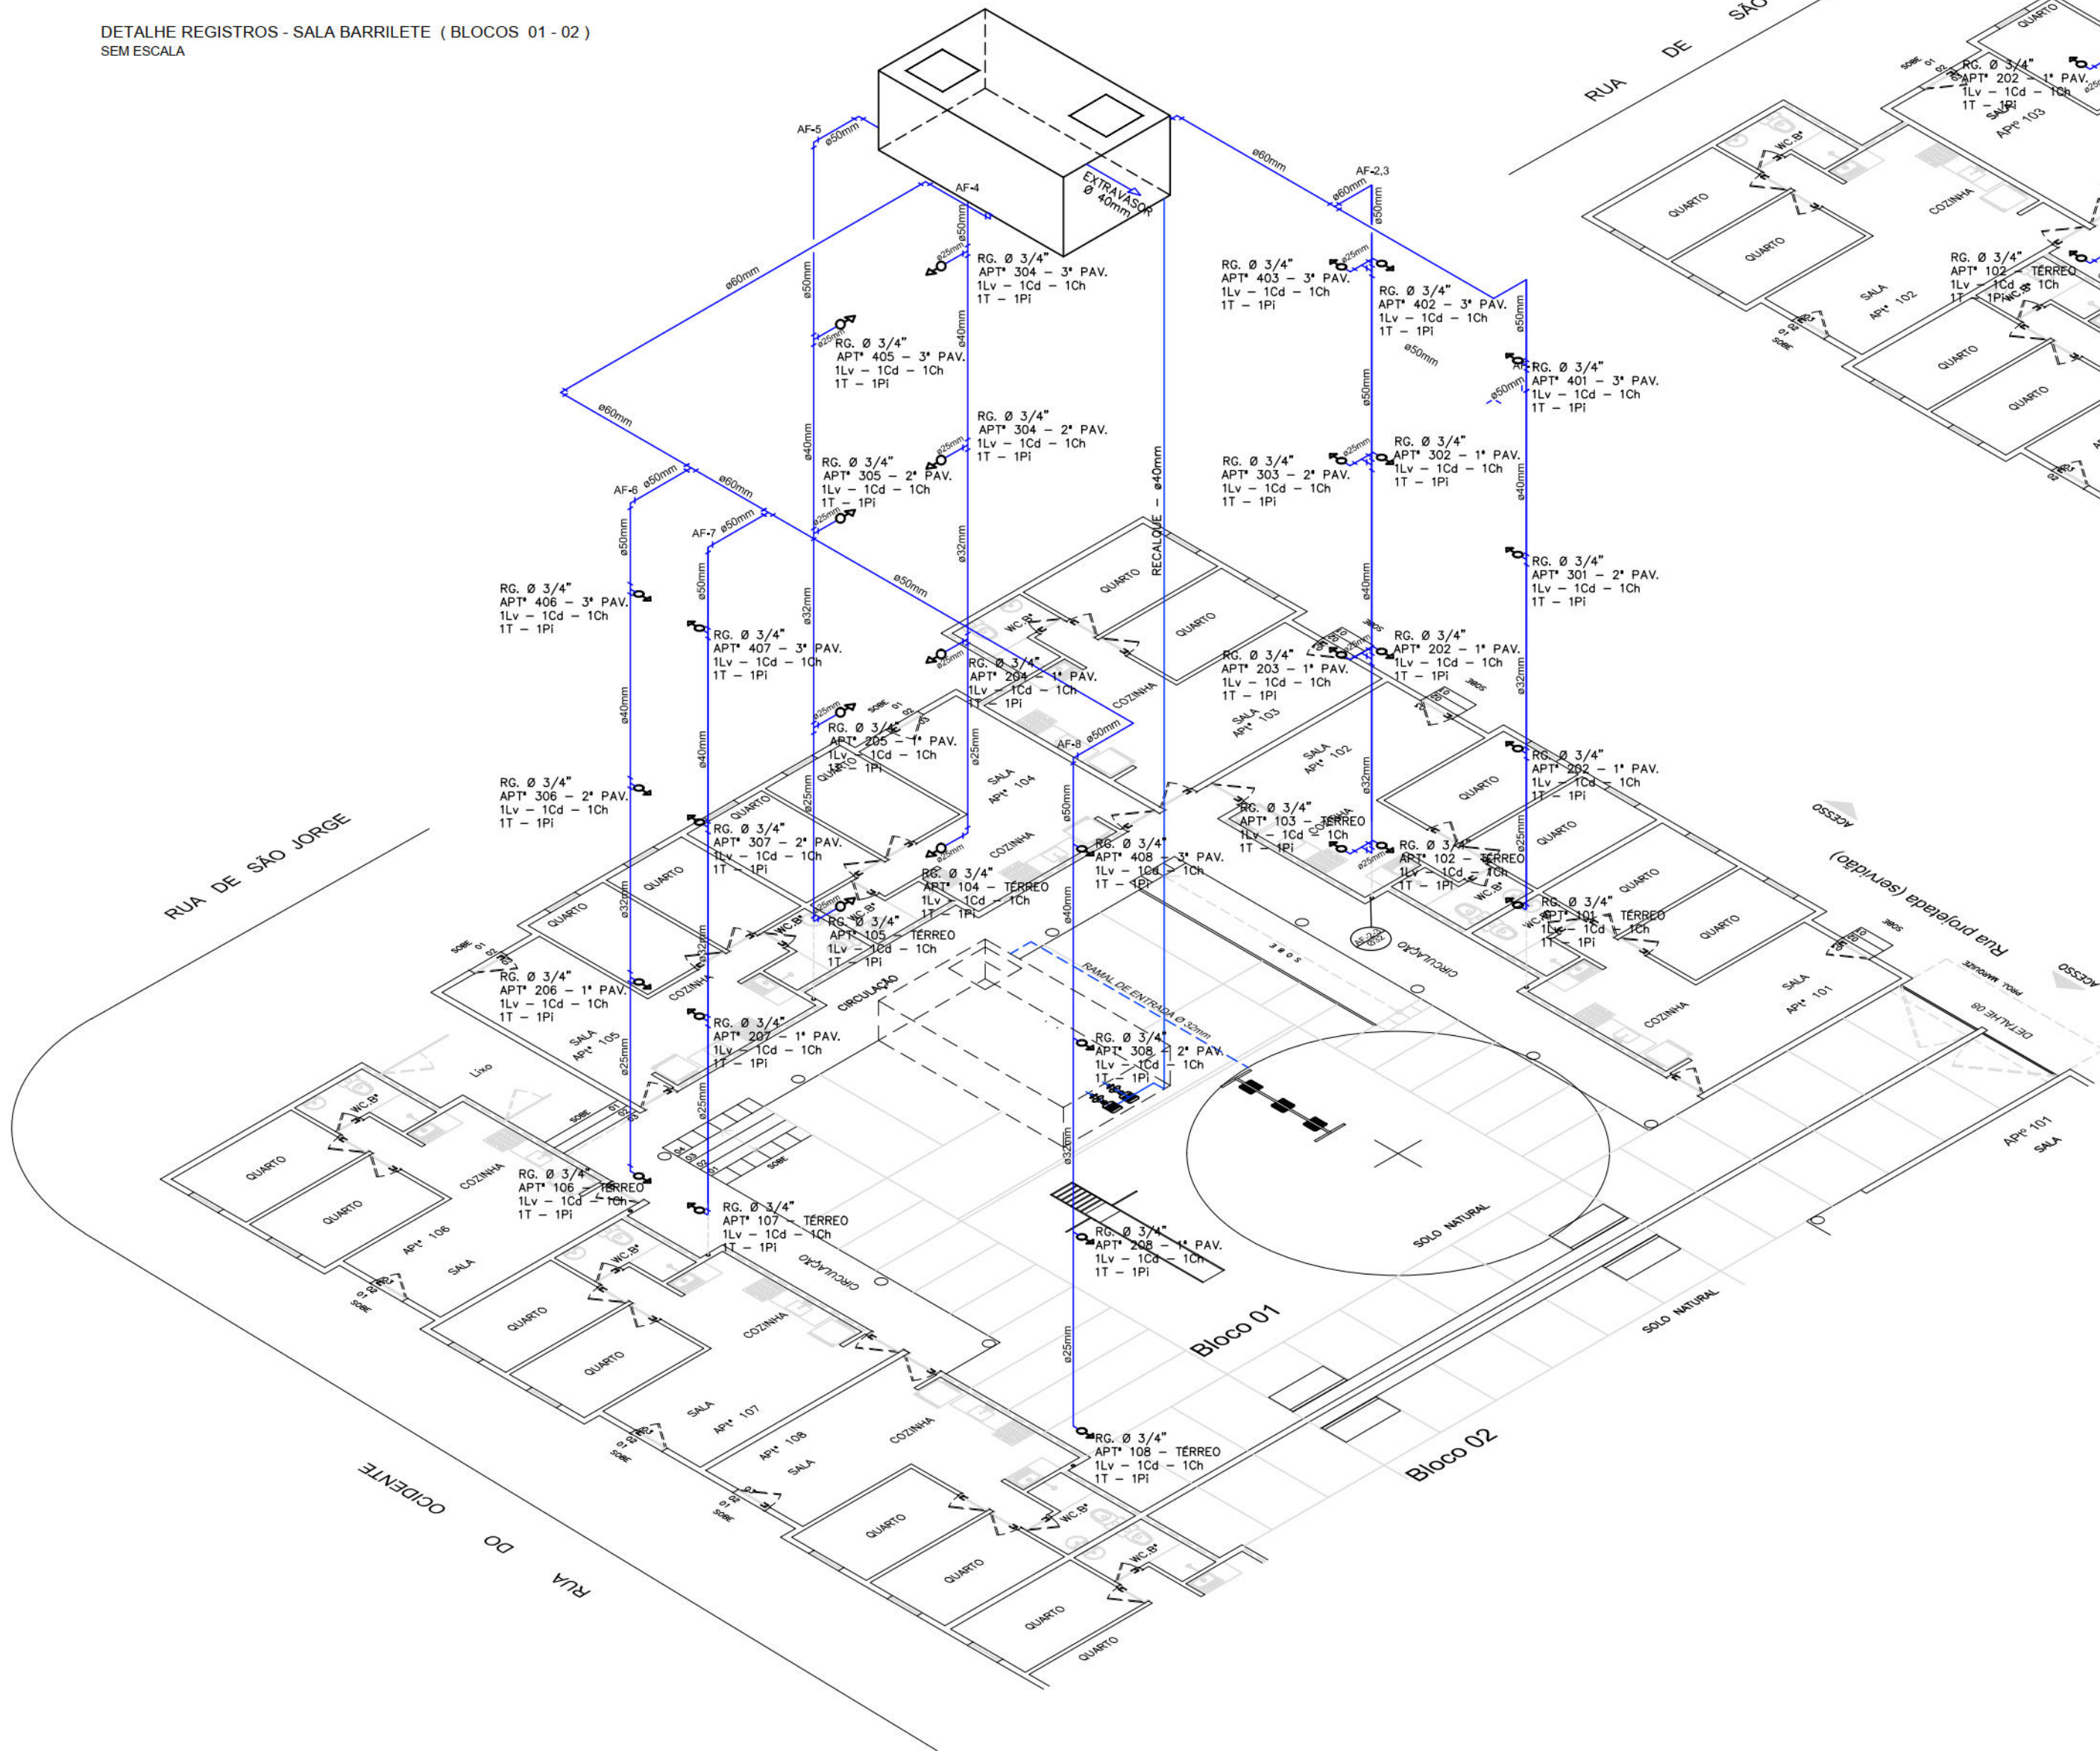


DETALHE ISOMÉTRICO - ÁGUA FRIA
SEM ESCALA

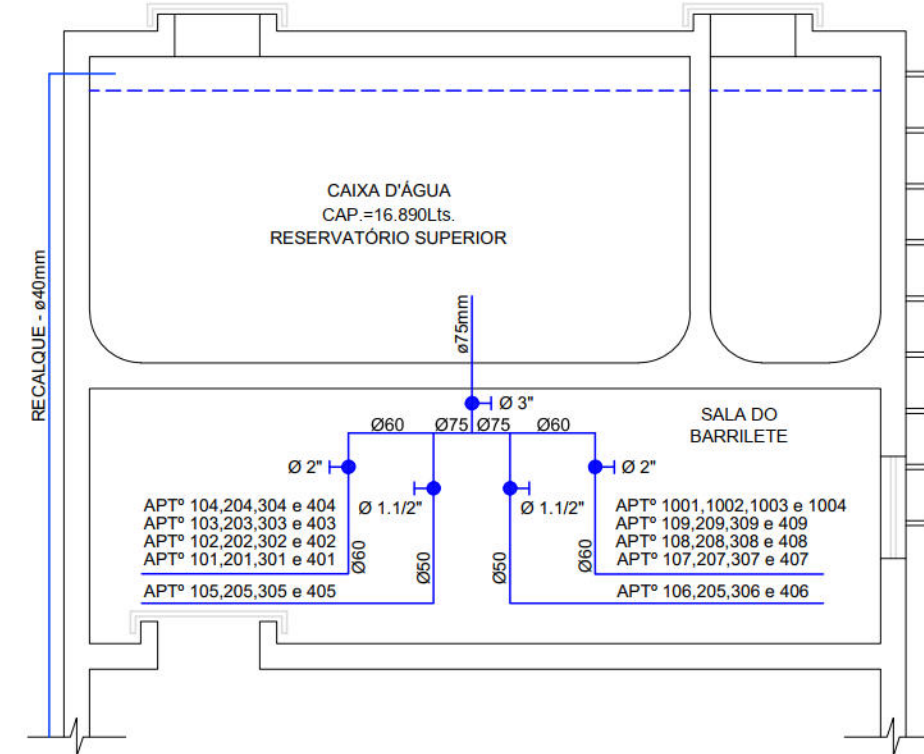


DETALHE REGISTROS - SALA BARRILETE (BLOCO 04)
SEM ESCALA

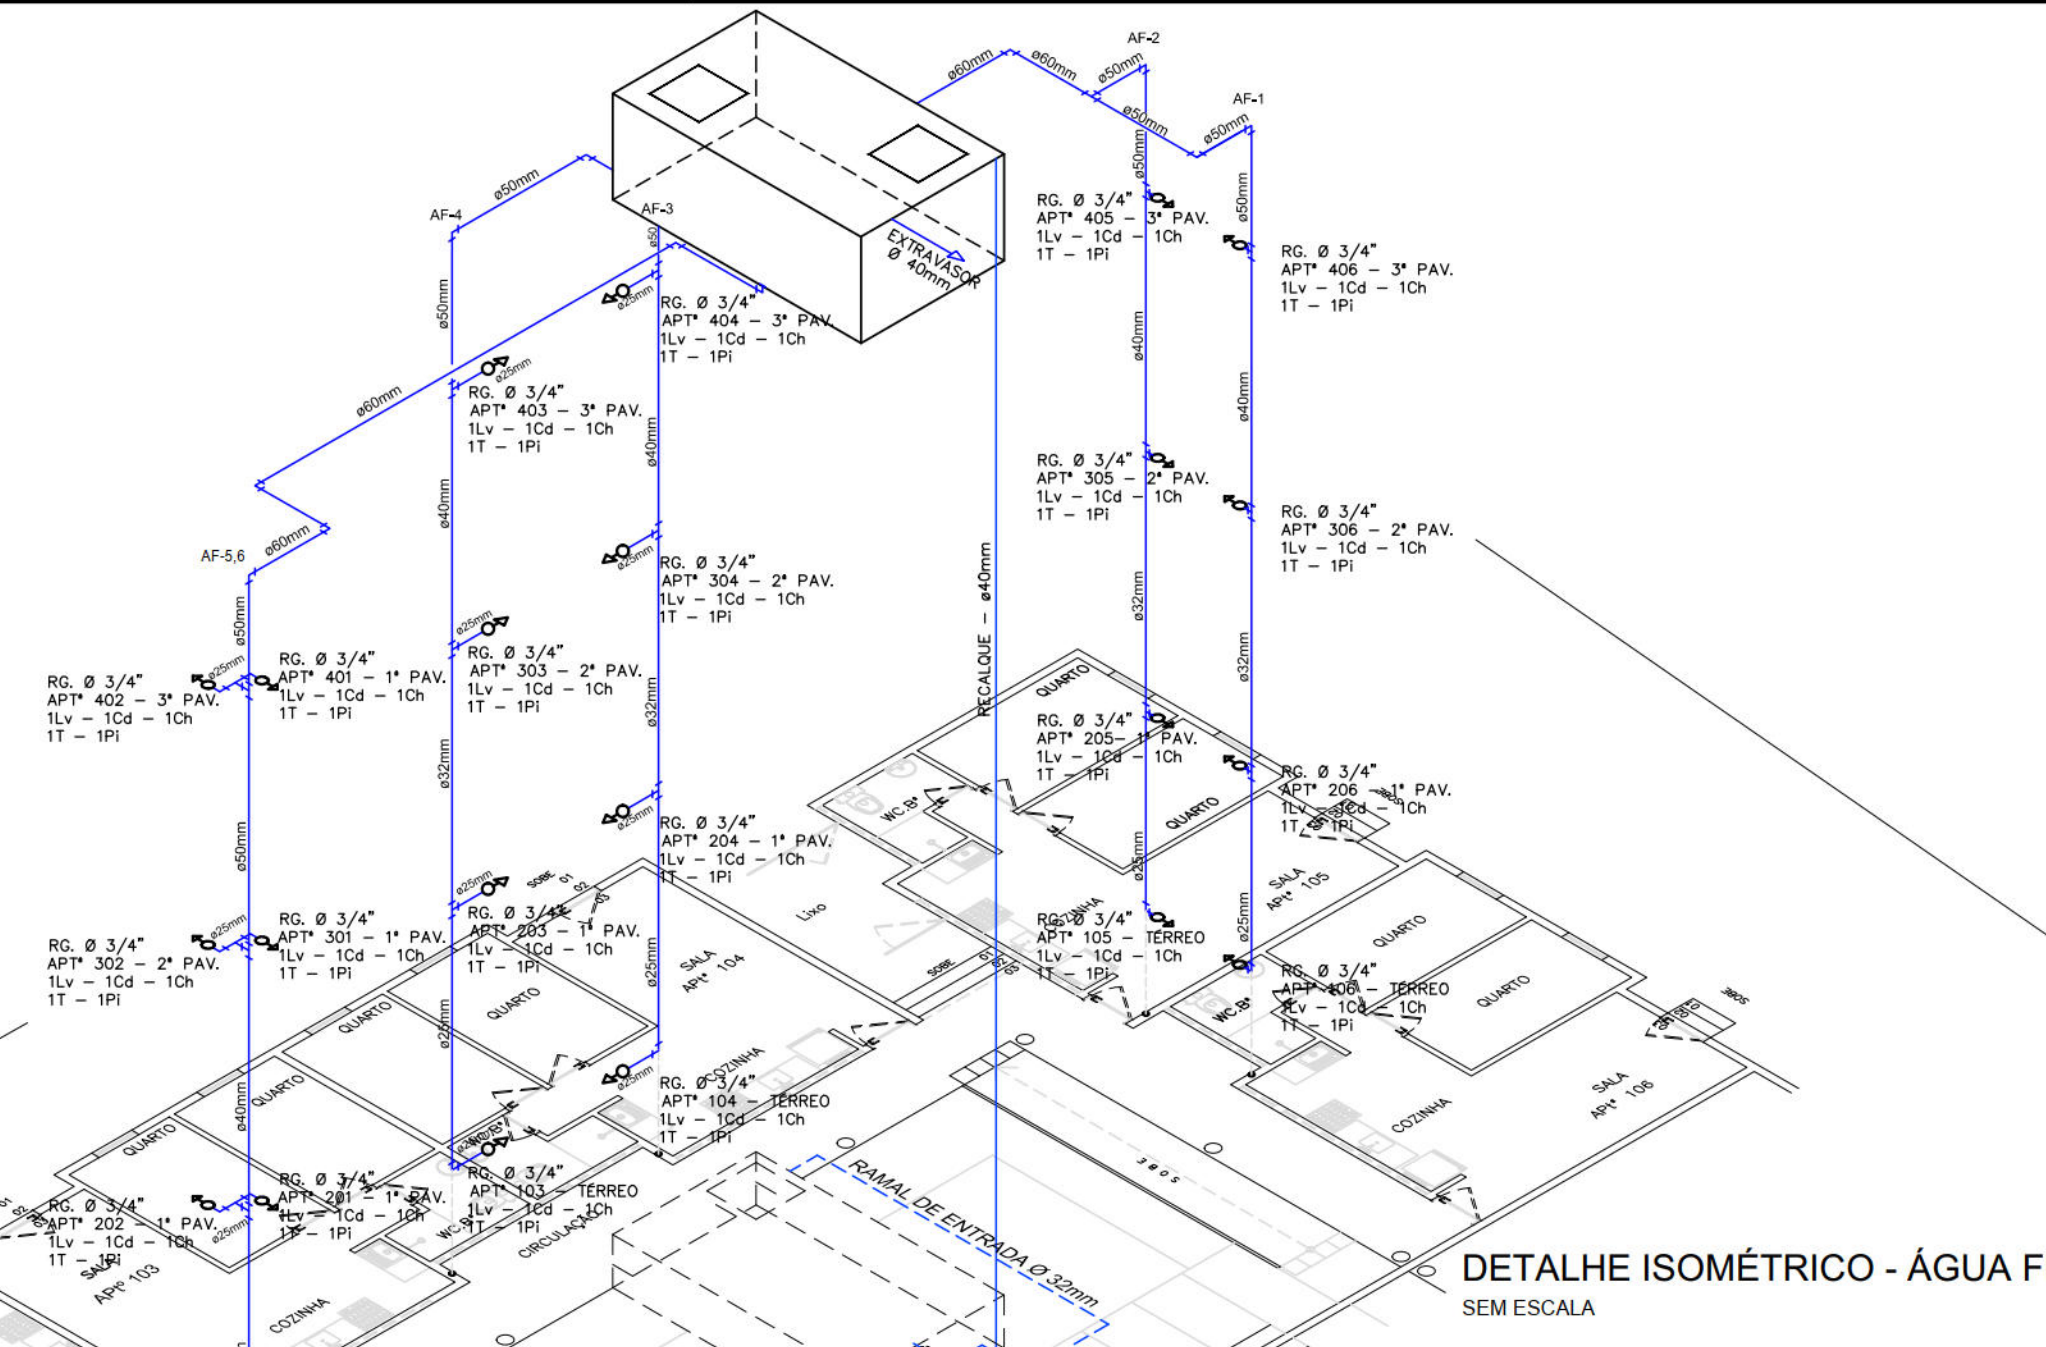

DETALHE ISOMÉTRICO - ÁGUA FRIA
SEM ESCALA

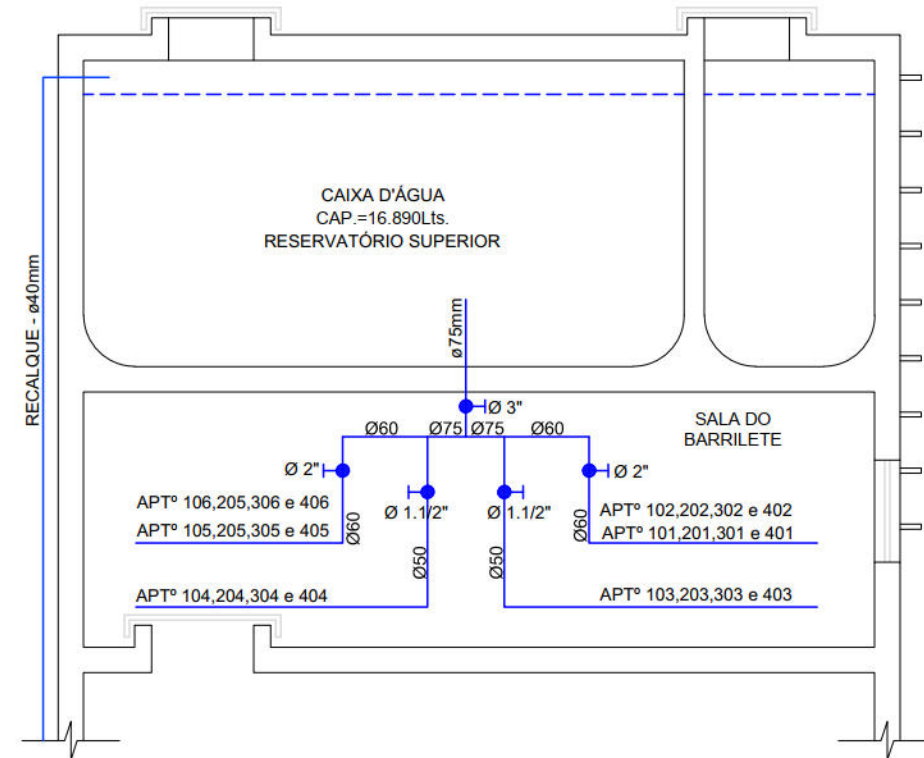

DETALHE REGISTROS - SALA BARRILETE (BLOCO 03)
SEM ESCALA

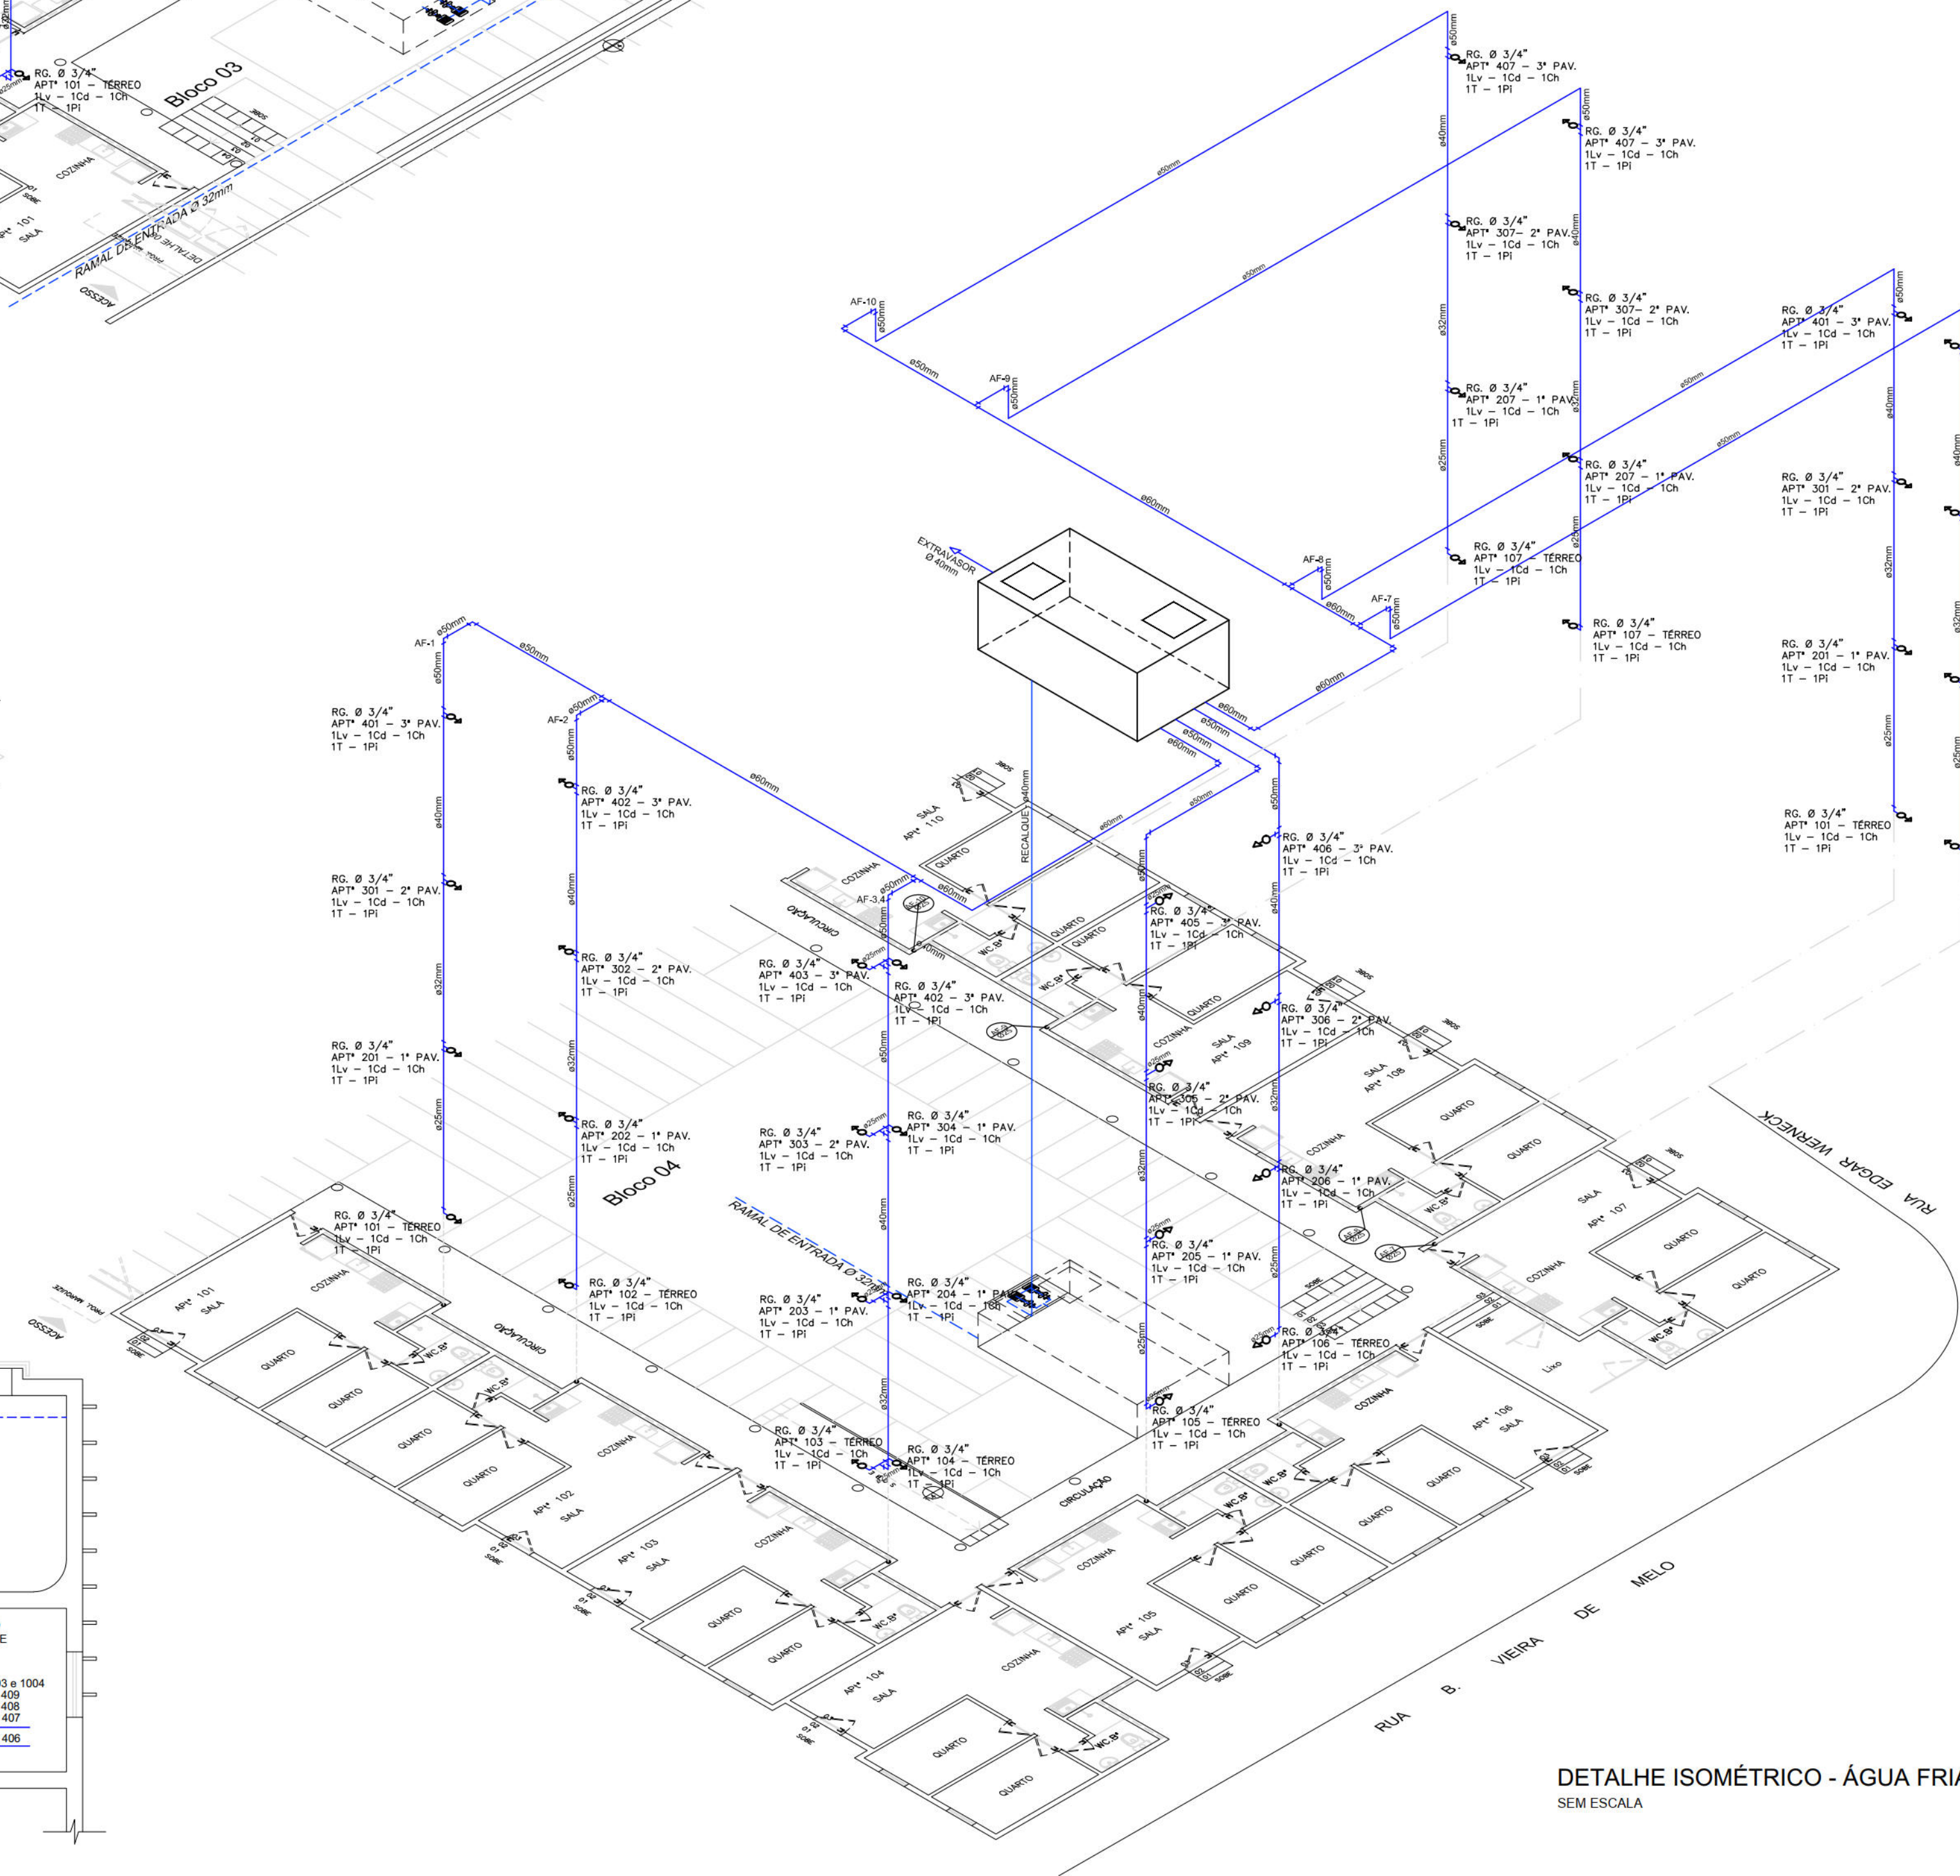

DETALHE ISOMÉTRICO - ÁGUA FRIA
SEM ESCALA

- SIMBOLOGIA:
- TUBULAÇÃO DE ÁGUA FRIA PELO PISO
 - TUBULAÇÃO RECALQUE ø40mm
 - TUBULAÇÃO DE ÁGUA FRIA DE ø40mm ø32mm OU ø25mm

PROPRIETÁRIO: EMPRESA DE URBANIZAÇÃO DO RECIFE - URB

PROJETO:

CONSTRUÇÃO:

PREFEITURA DA CIDADE DO RECIFE
SECRETARIA DE PLANEJAMENTO, URBANISMO E MEIO AMBIENTE
EMPRESA DE URBANIZAÇÃO DO RECIFE - URB


DIRETORIA DE PROJETOS URBANOS
ISAAC AZOUBEL
DEPARTAMENTO
FLAVIANA GOMES

PROJETO


PROJETO HIDROSSANITÁRIO

SITUAÇÃO: QUADRA 55 DO CONJUNTO HABITACIONAL DO PILAR - BLOCOS A, B, C & D
PRANCHA: 03/05
CONTEÚDO: ESQ. VERTICAL ISO. ÁGUA FRIA, DET. BARRILETE
RESPONSÁVEL TÉCNICO: ROBERTO LEMOS MUNIZ - ENG. CIVIL - CREA
ETAPA: PROJETO EXECUTIVO
ESCALA: SEM ESCALA
DATA: NOVEMBRO/2008
REFERÊNCIA: DIGITALIZAÇÃO


VELOX
Construções e Incorporações Ltda.

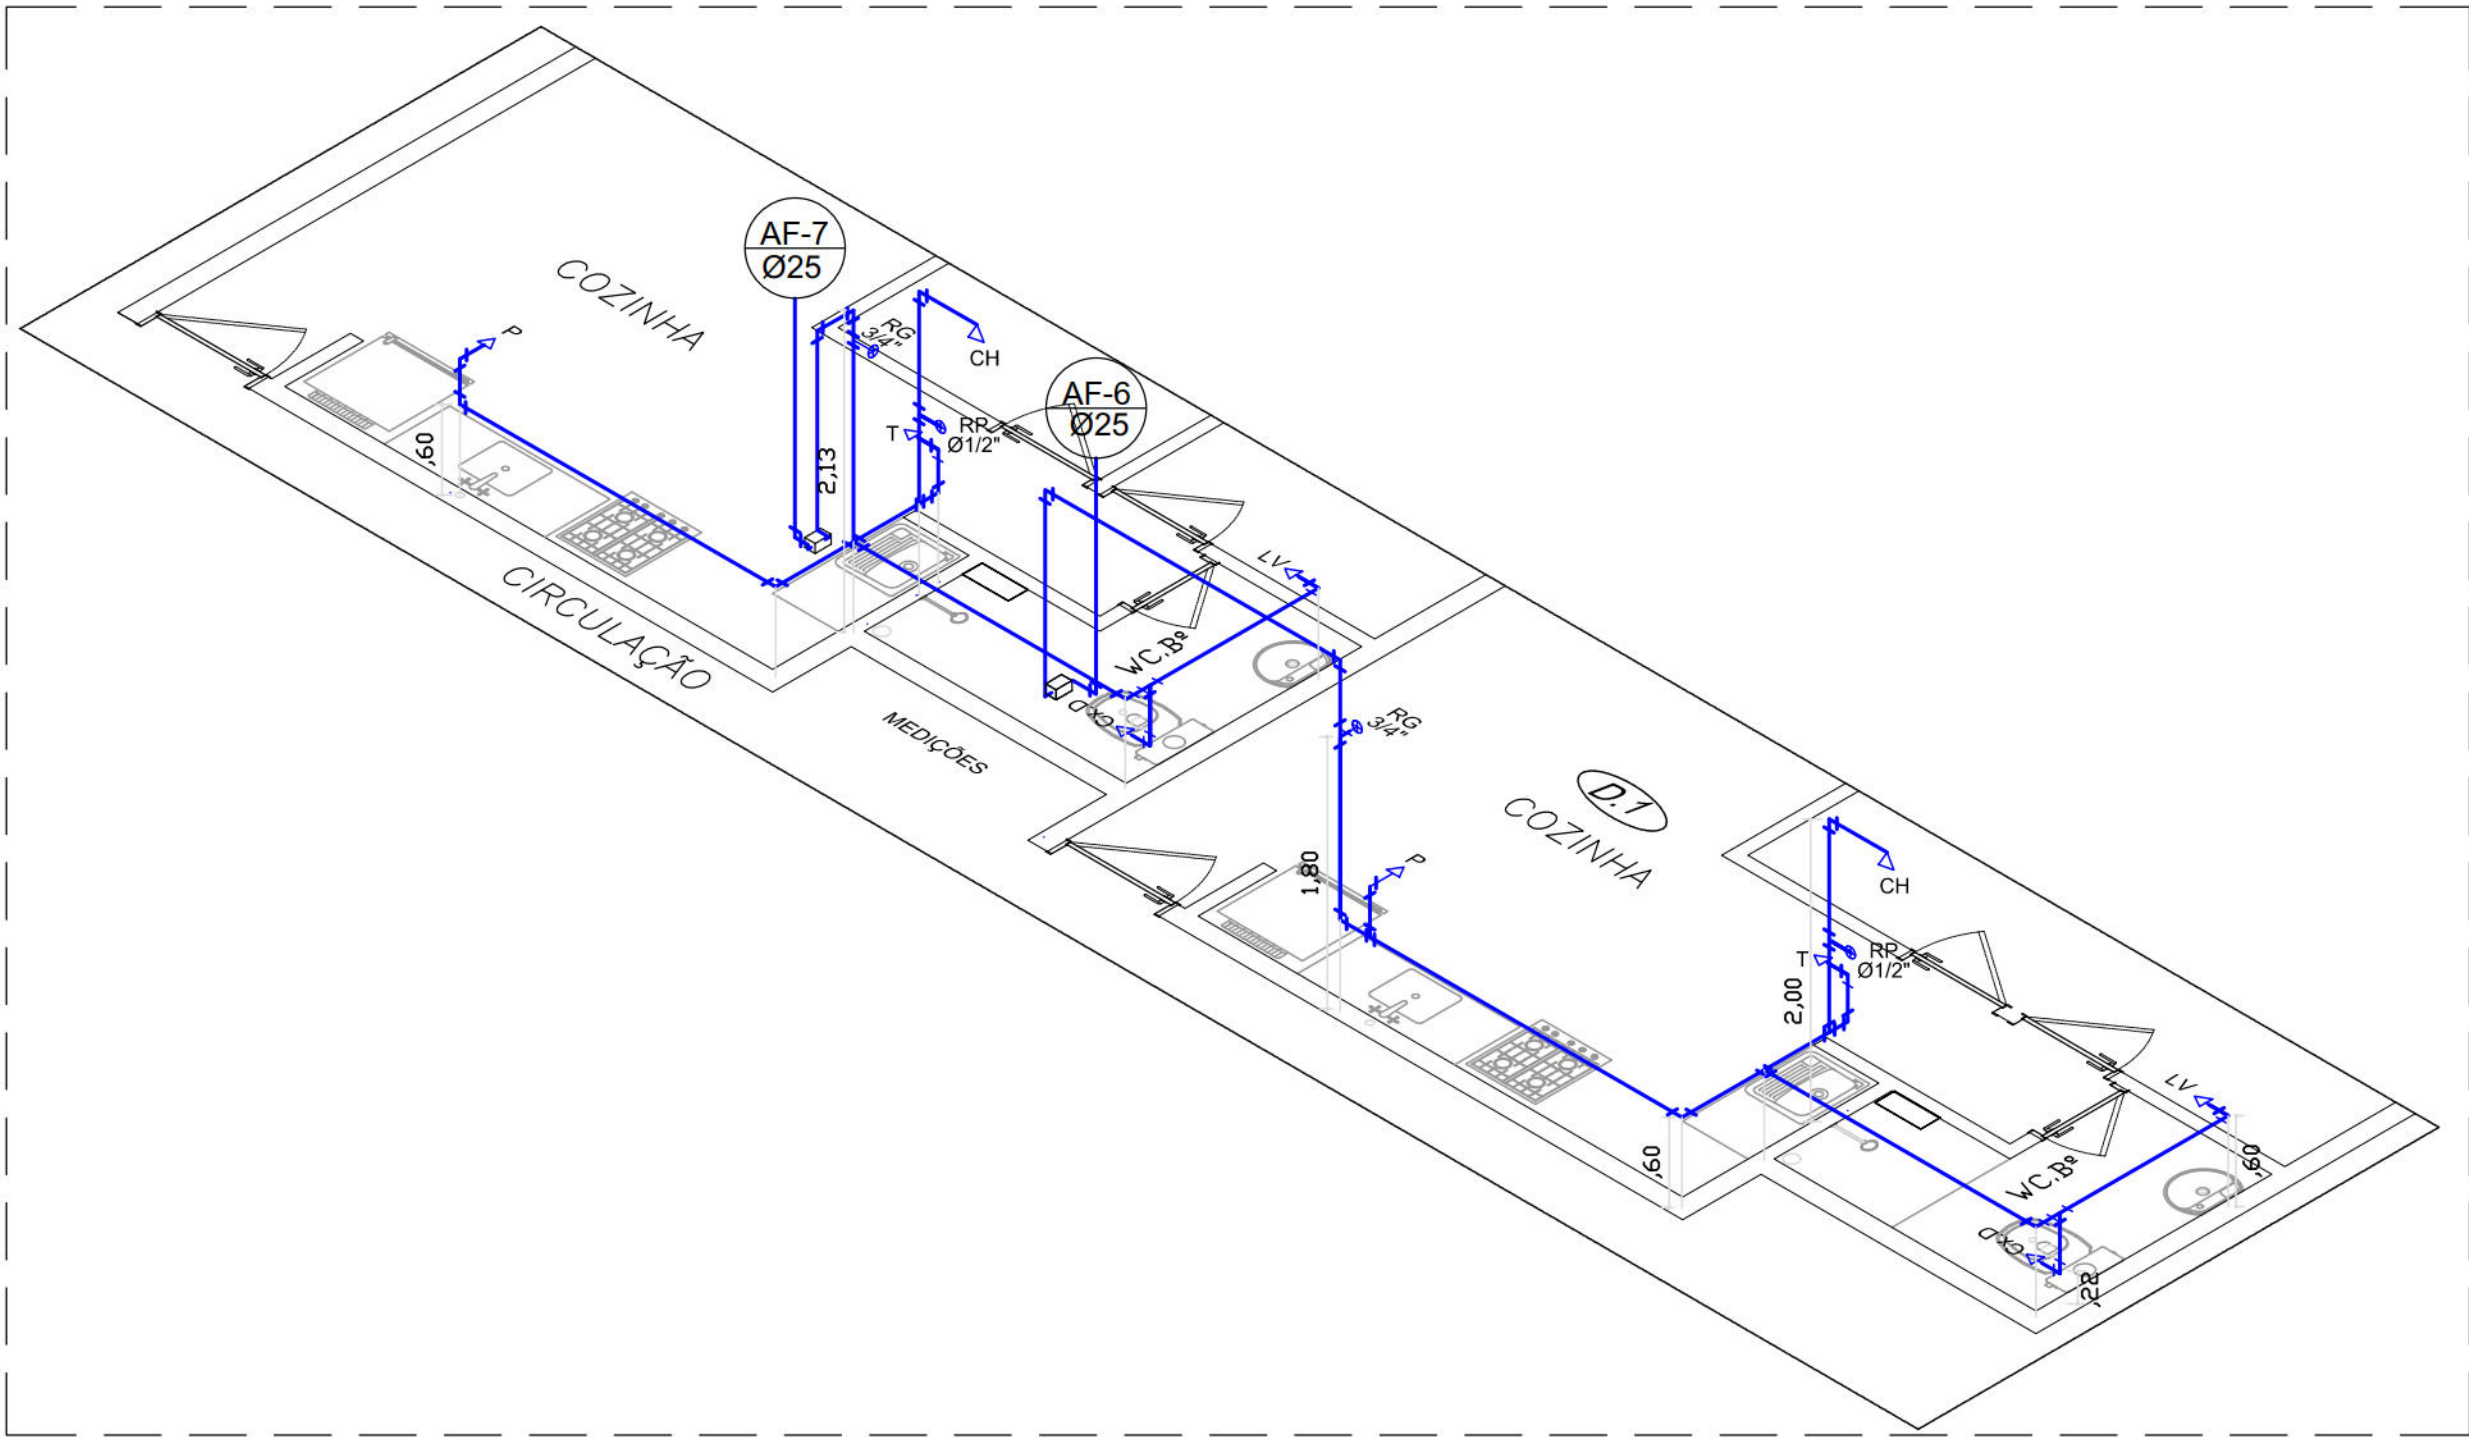


ISOMETRIA 1 (PLANTA BAIXA - TÉRREO)
ESCALA: 1/50

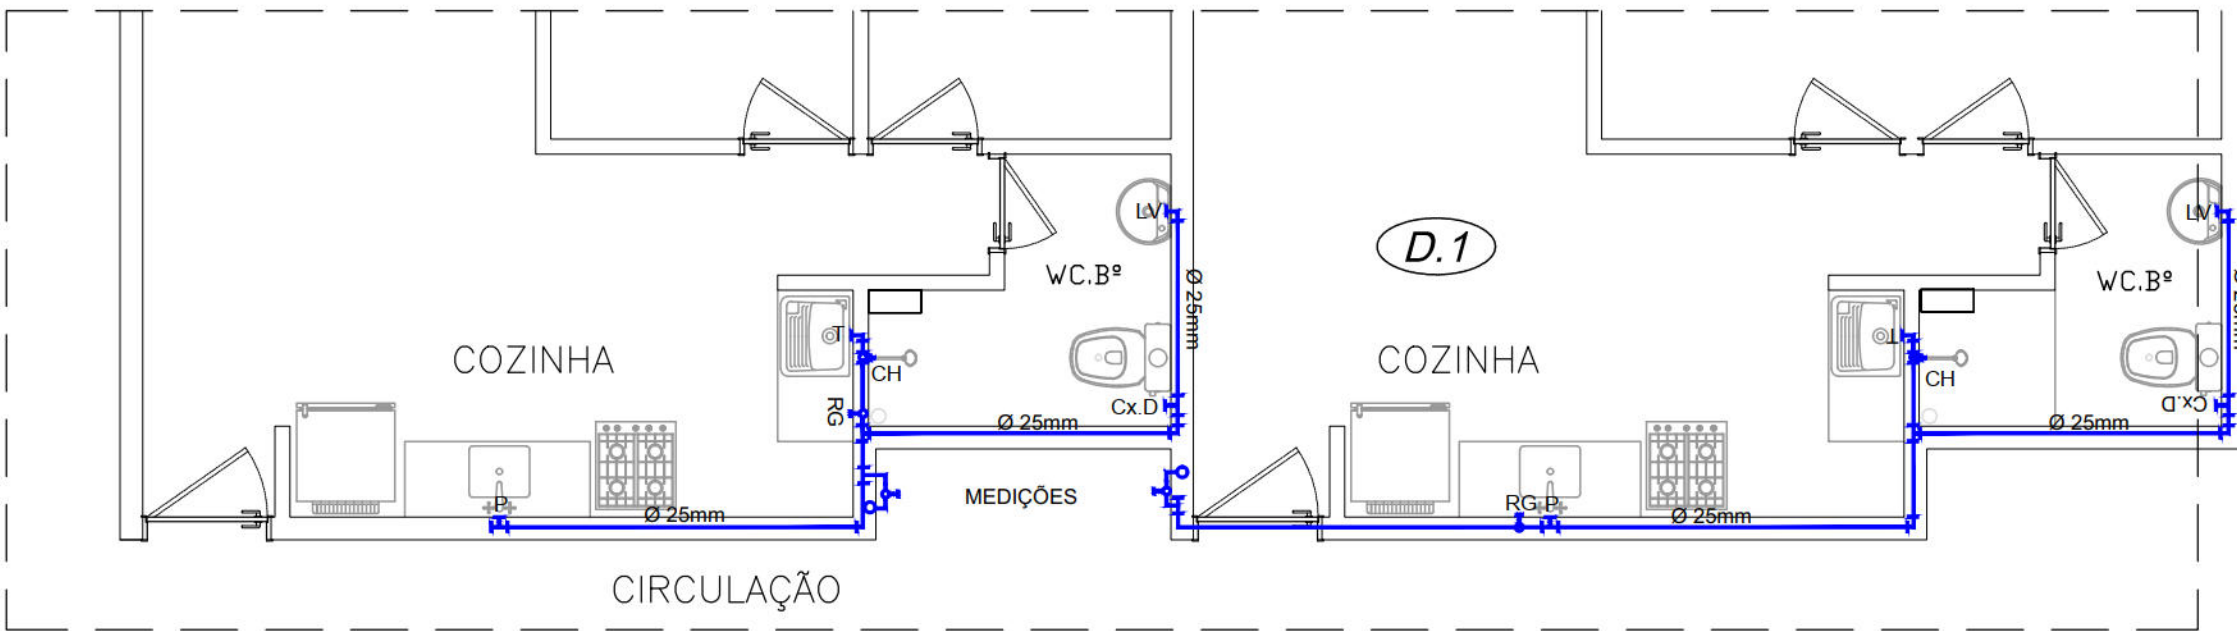


DETALHE 1 (PLANTA BAIXA - TÉRREO)
ESCALA: 1/50

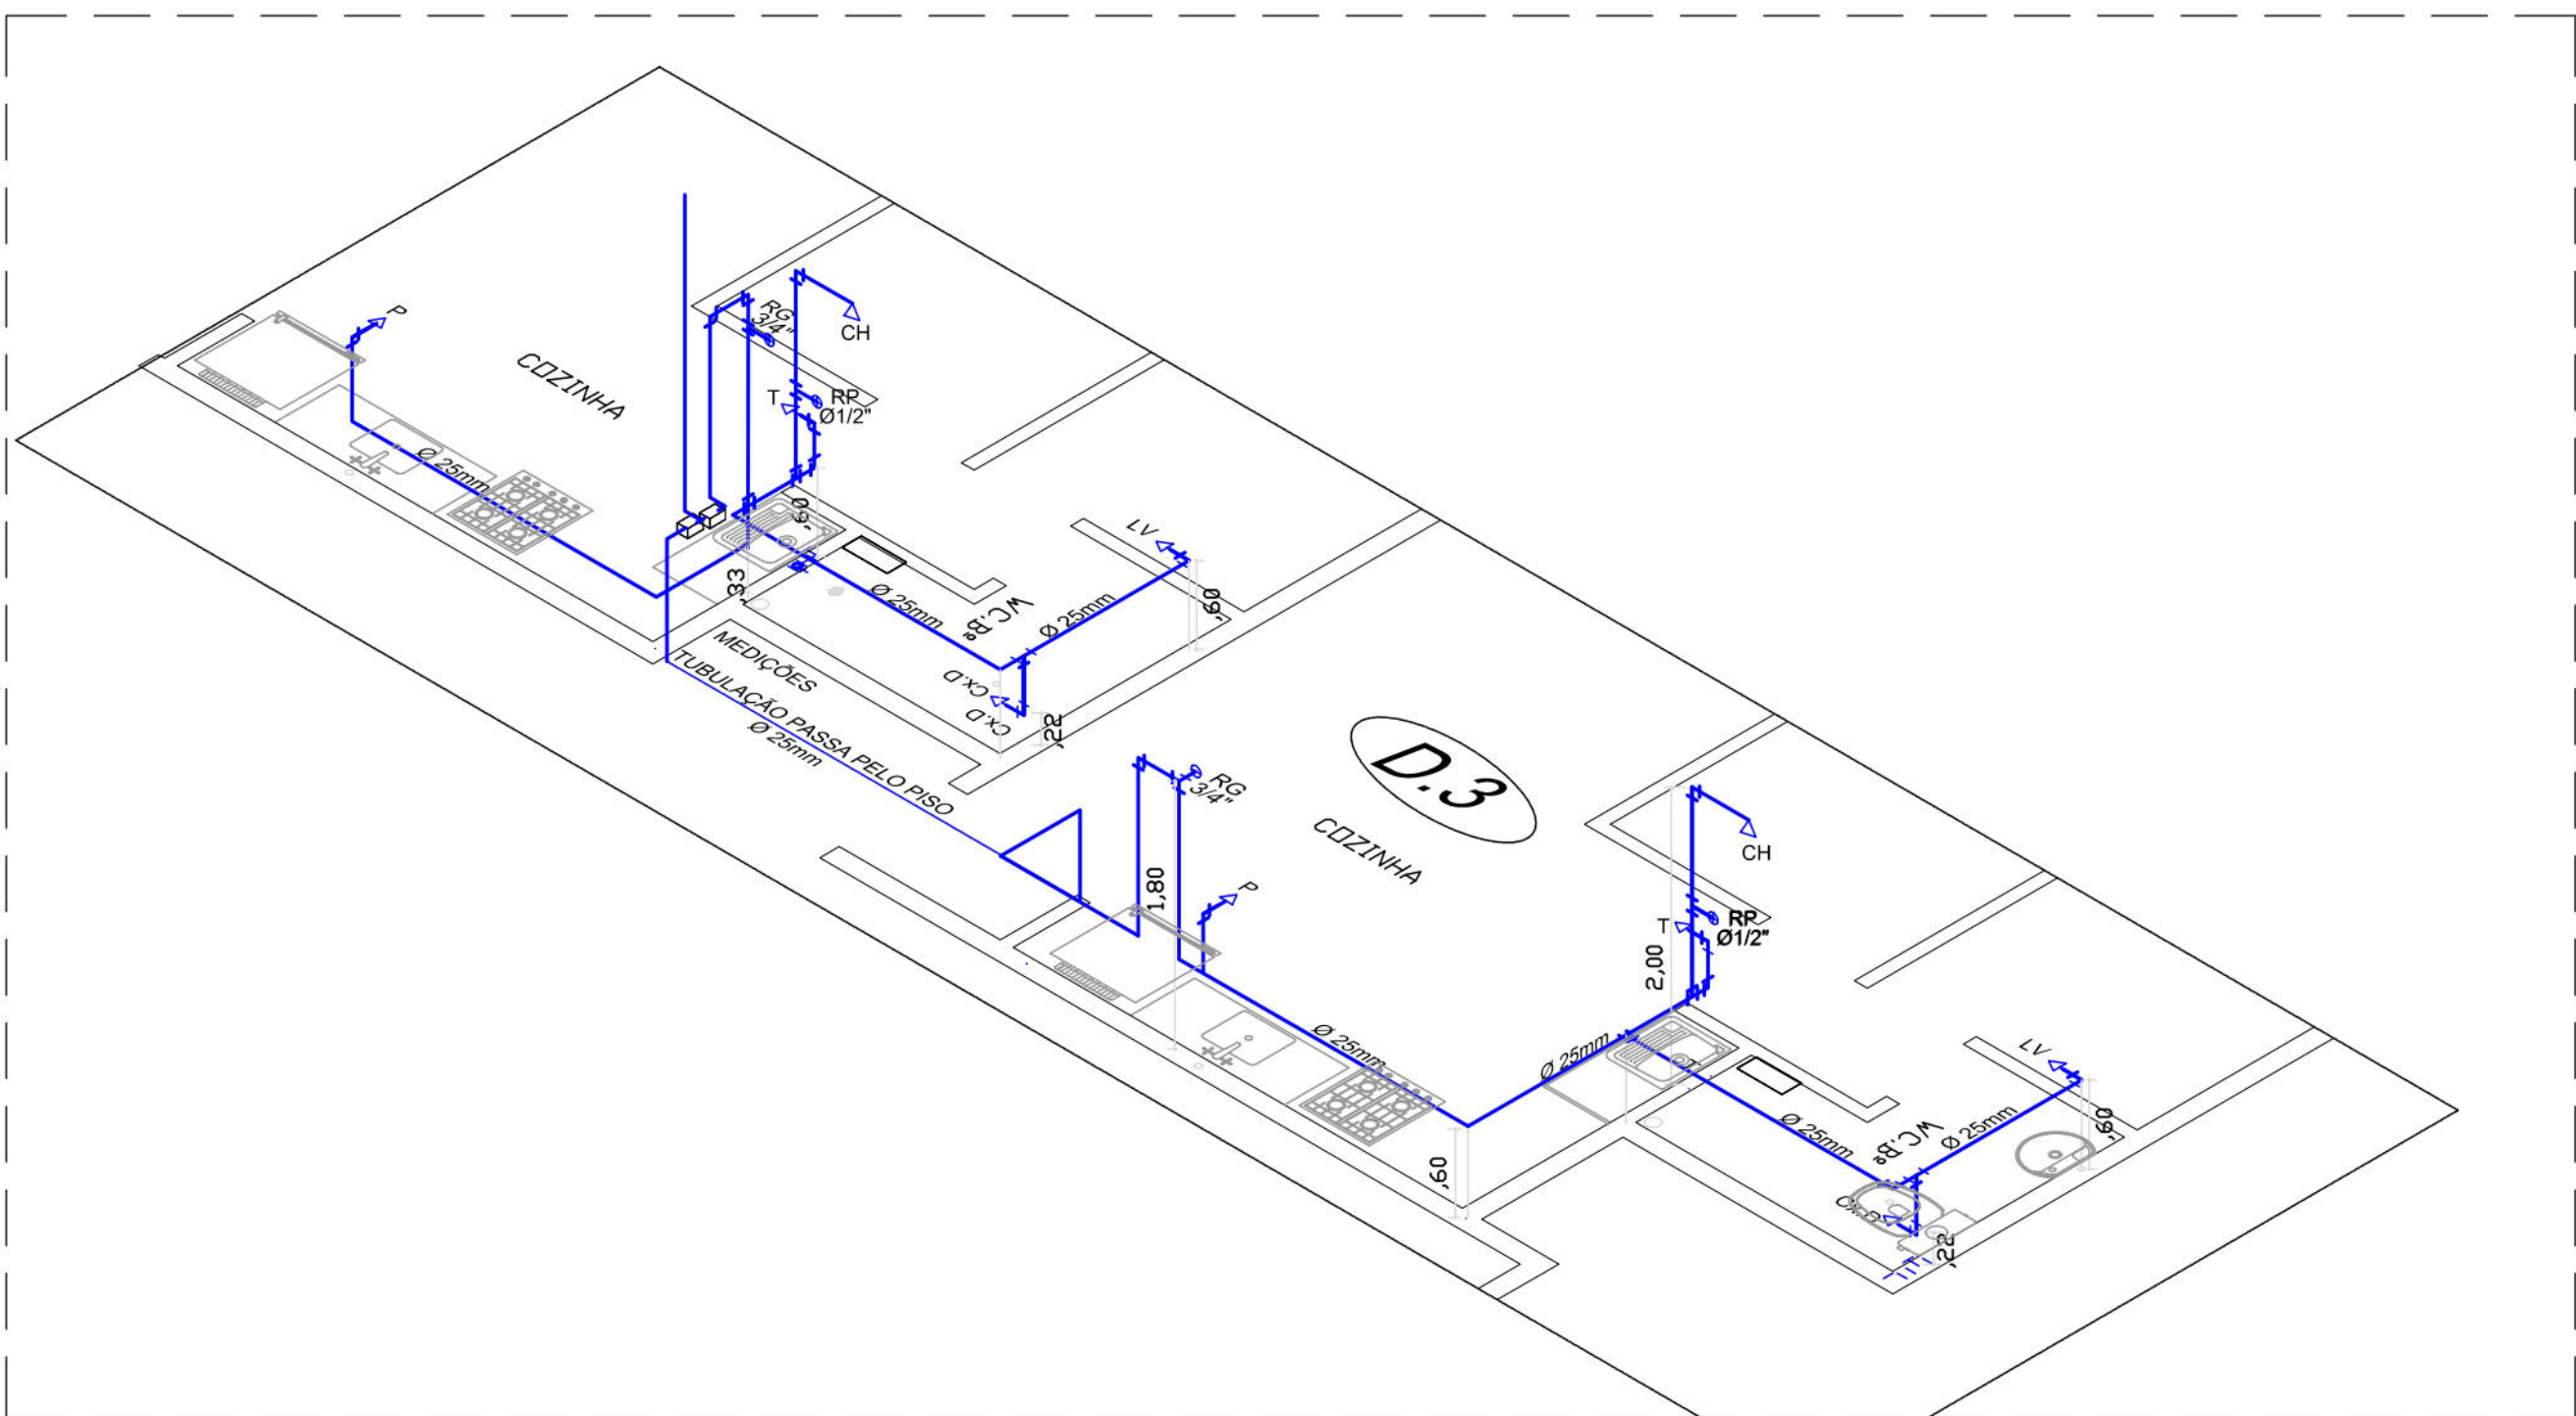


ISOMETRIA 3 (PLANTA BAIXA - TÉRREO)
ESCALA: 1/50

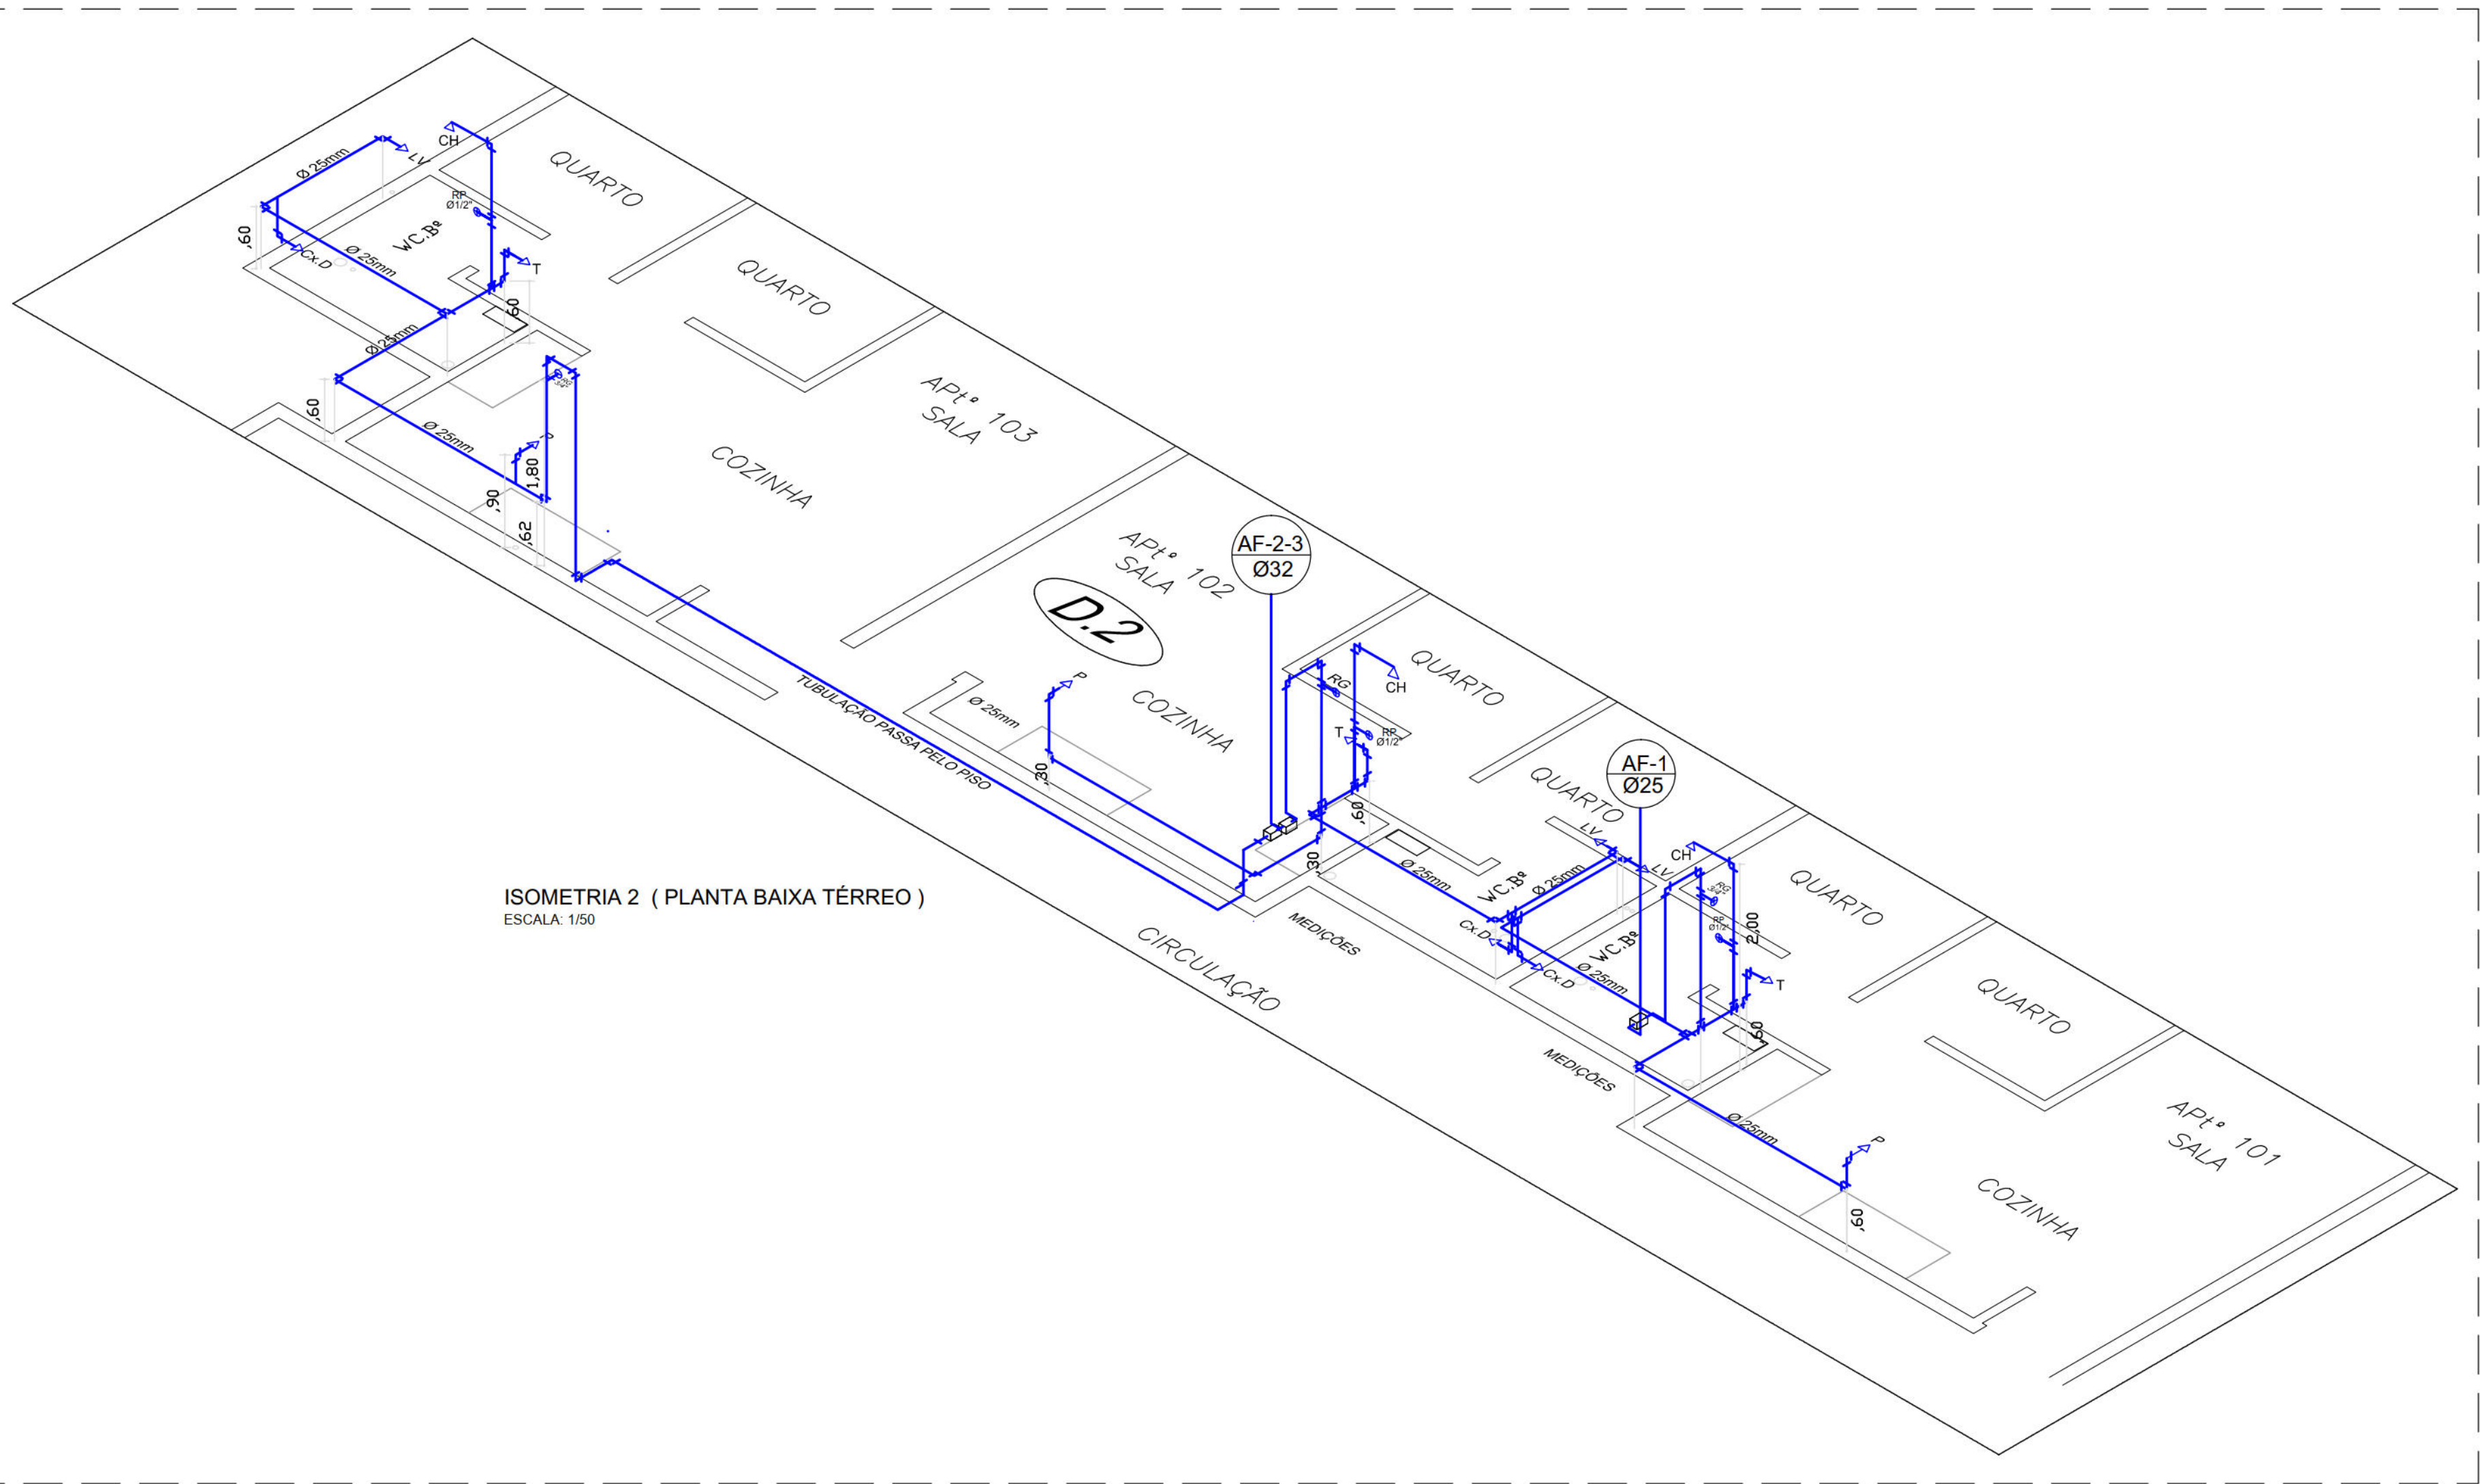

ISOMETRIA 2 (PLANTA BAIXA TÉRREO)
ESCALA: 1/50

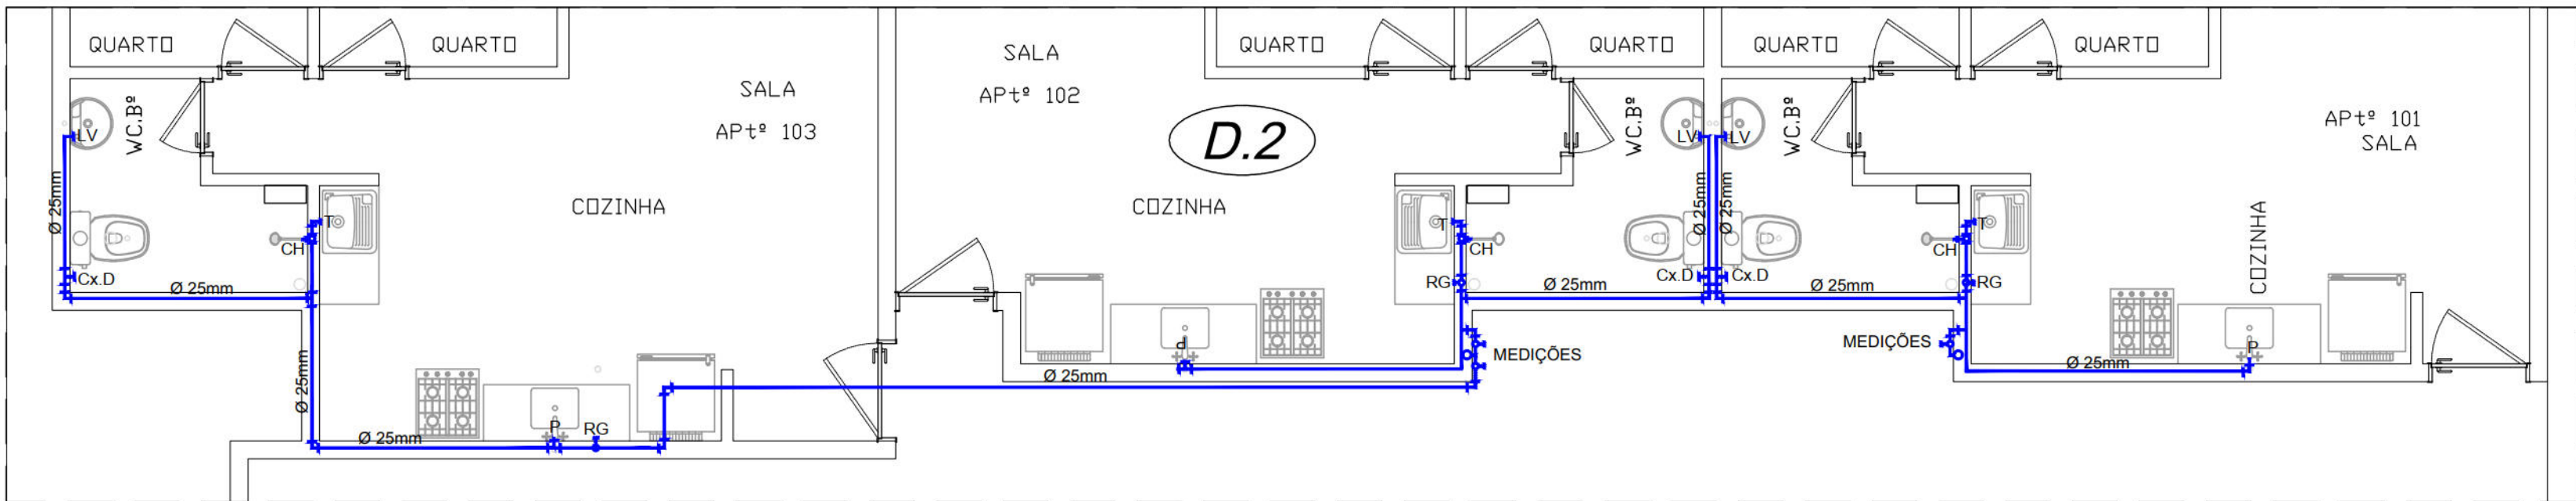

DETALHE 2 (PLANTA BAIXA - TÉRREO)
ESCALA: 1/50

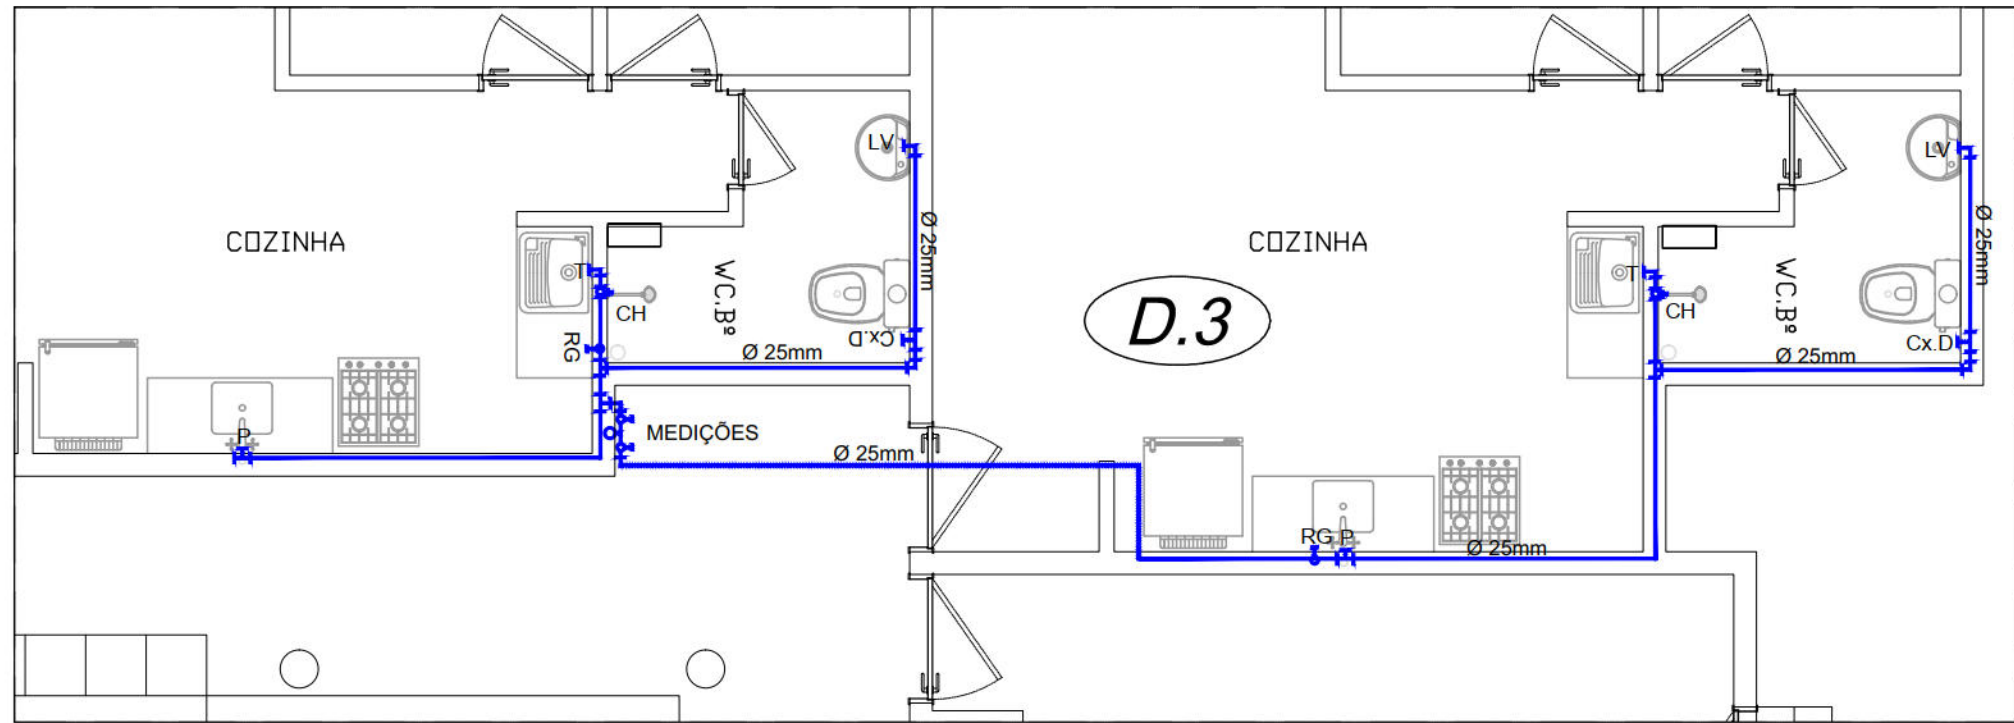

DETALHE 3 (PLANTA BAIXA - TÉRREO)
ESCALA: 1/50

SIMBOLOGIA :

- CH CHUVEIRO
- LV LAVATÓRIO
- RG REGISTRO GERAL
- RP REGISTRO DE PASSAGEM
- T TANQUE
- PI PIA
- Cx. D CAIXA DE DESCARGA ACOPLADA
- TUBULAÇÃO DE ÁGUA FRIA NA PAREDE
- - - TUBULAÇÃO DE ÁGUA FRIA NO PISO

PROPRIETÁRIO: EMPRESA DE URBANIZAÇÃO DO RECIFE – URB

PROJETO:

CONSTRUÇÃO:

PREFEITURA DA CIDADE DO RECIFE
SECRETARIA DE PLANEJAMENTO, URBANISMO E MEIO AMBIENTE
EMPRESA DE URBANIZAÇÃO DO RECIFE - URB

DIRETORIA DE PROJETOS URBANOS

ISAC AZOUBEL

DEPARTAMENTO

FLAVIANA GOMES

PROJETO

PROJETO HIDROSSANITÁRIO

SITUAÇÃO

QUADRA 55 DO CONJUNTO HABITACIONAL DO PILAR – BLOCOS A, B, C & D

PRANCHA

04/05

CONTEÚDO

PB. ÁGUA FRIA E DET. ISOMÉTRICOS

RESPONSÁVEL TÉCNICO

ROBERTO LEMOS MUNIZ – ENGº CIVIL – CREA

VELOX
Construções e Incorporações Ltda.

ETAPA

PROJETO EXECUTIVO

ESCALA


1/50

DATA


NOVEMBRO/2008

REFERÊNCIA


DIGITALIZAÇÃO

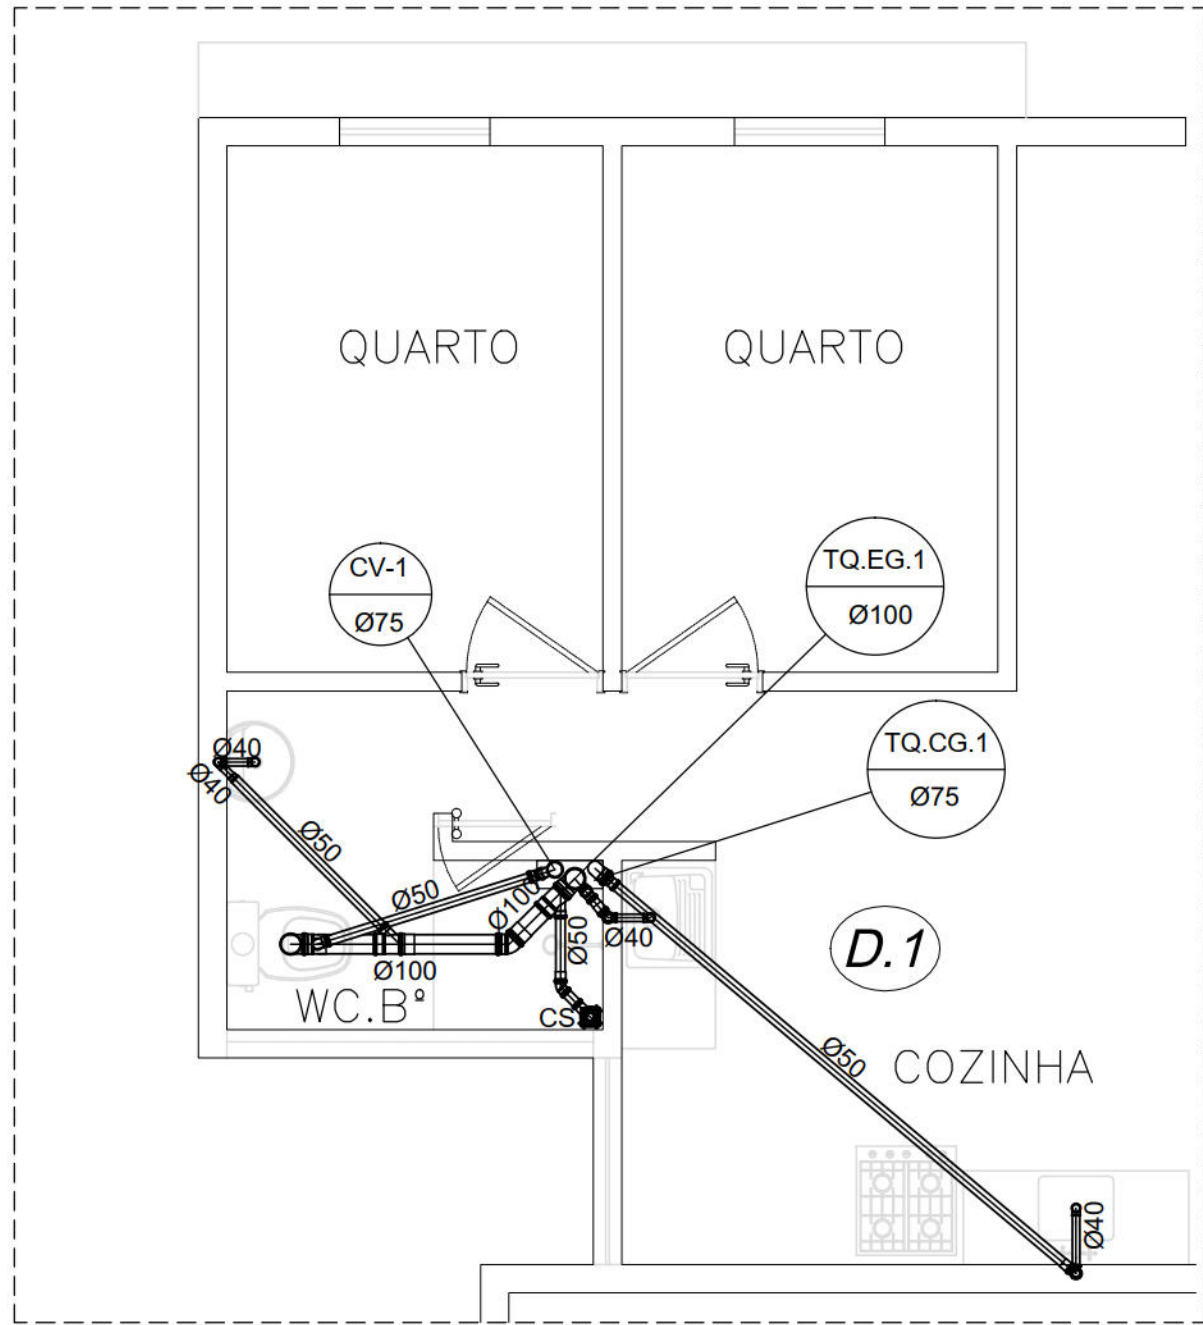


PLANTA BAIXA ESGOTO - 3º PAVIMENTO
ESCALA: 1/25

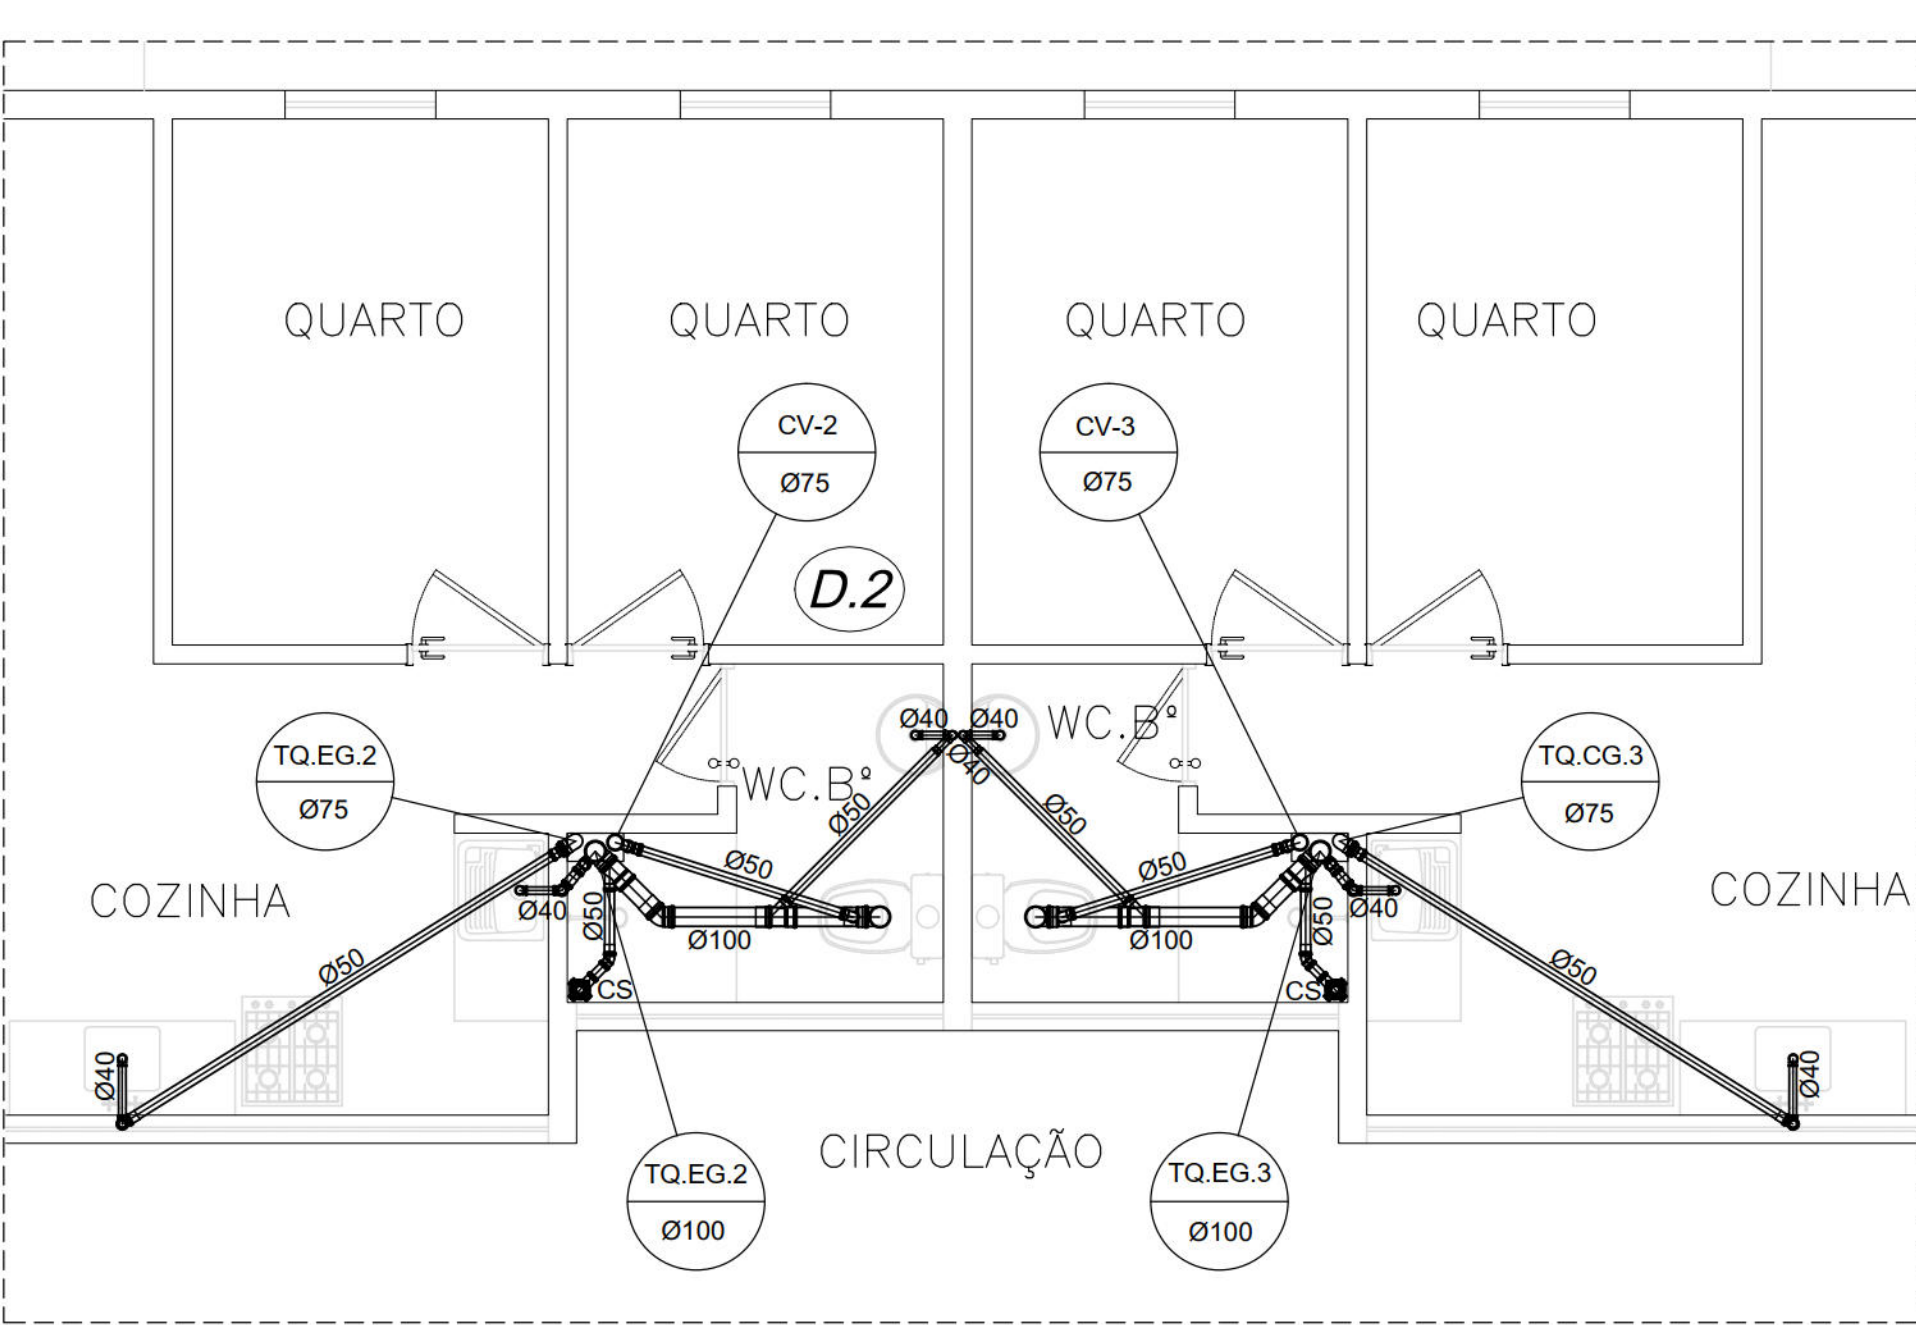


PLANTA BAIXA ESGOTO - 3º PAVIMENTO
ESCALA: 1/25

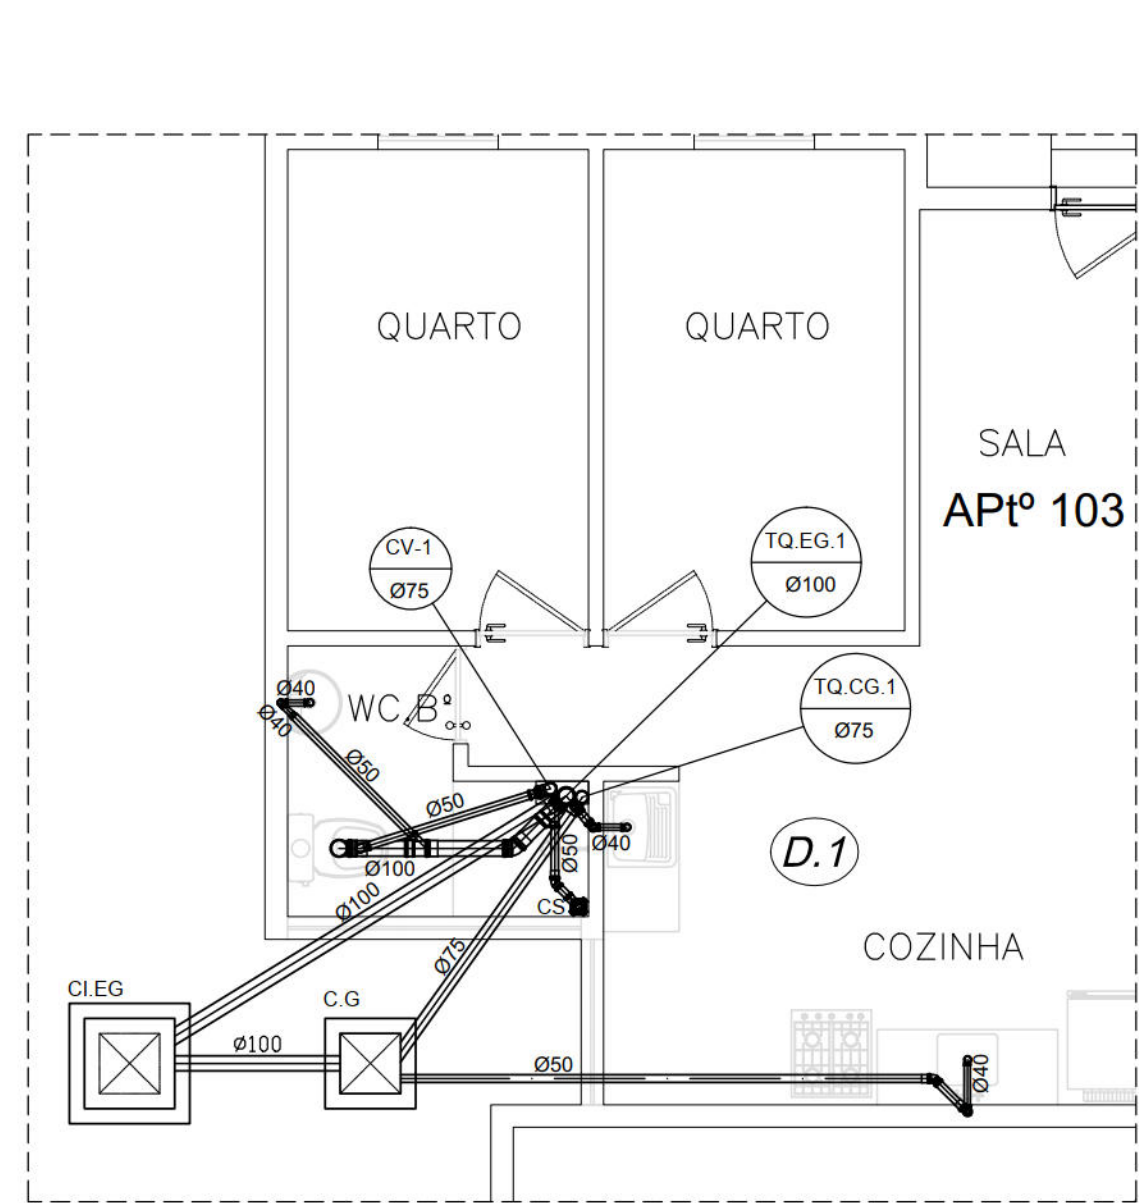


PLANTA BAIXA ESGOTO - TÉRREO
ESCALA: 1/25

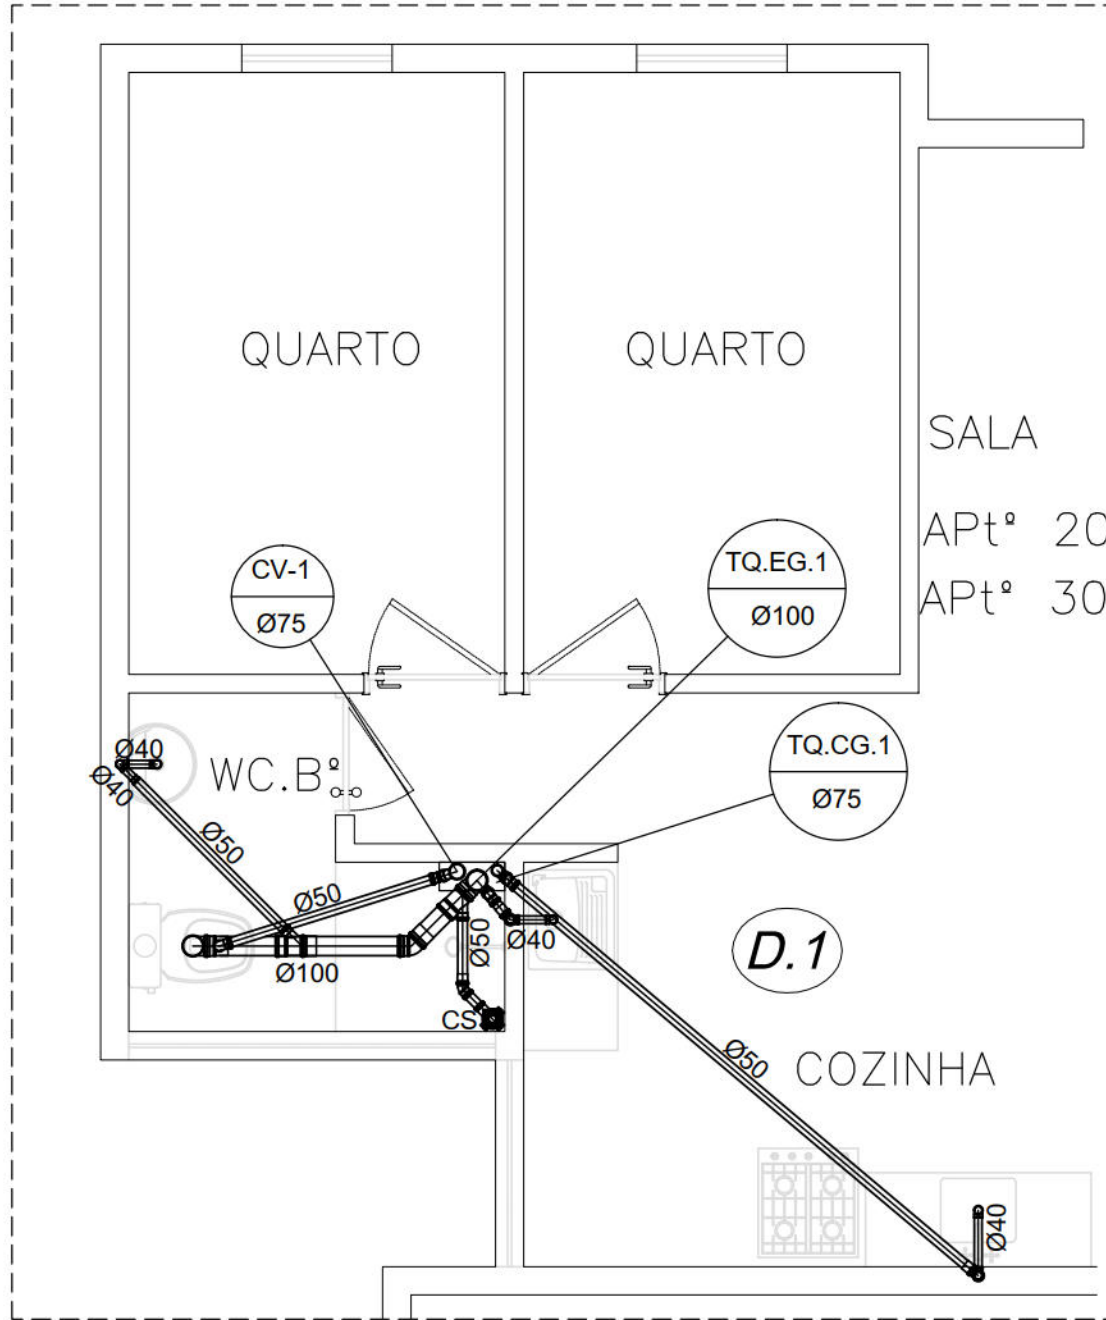


PLANTA BAIXA ESGOTO - 1º E 2º PAVIMENTO
ESCALA: 1/25

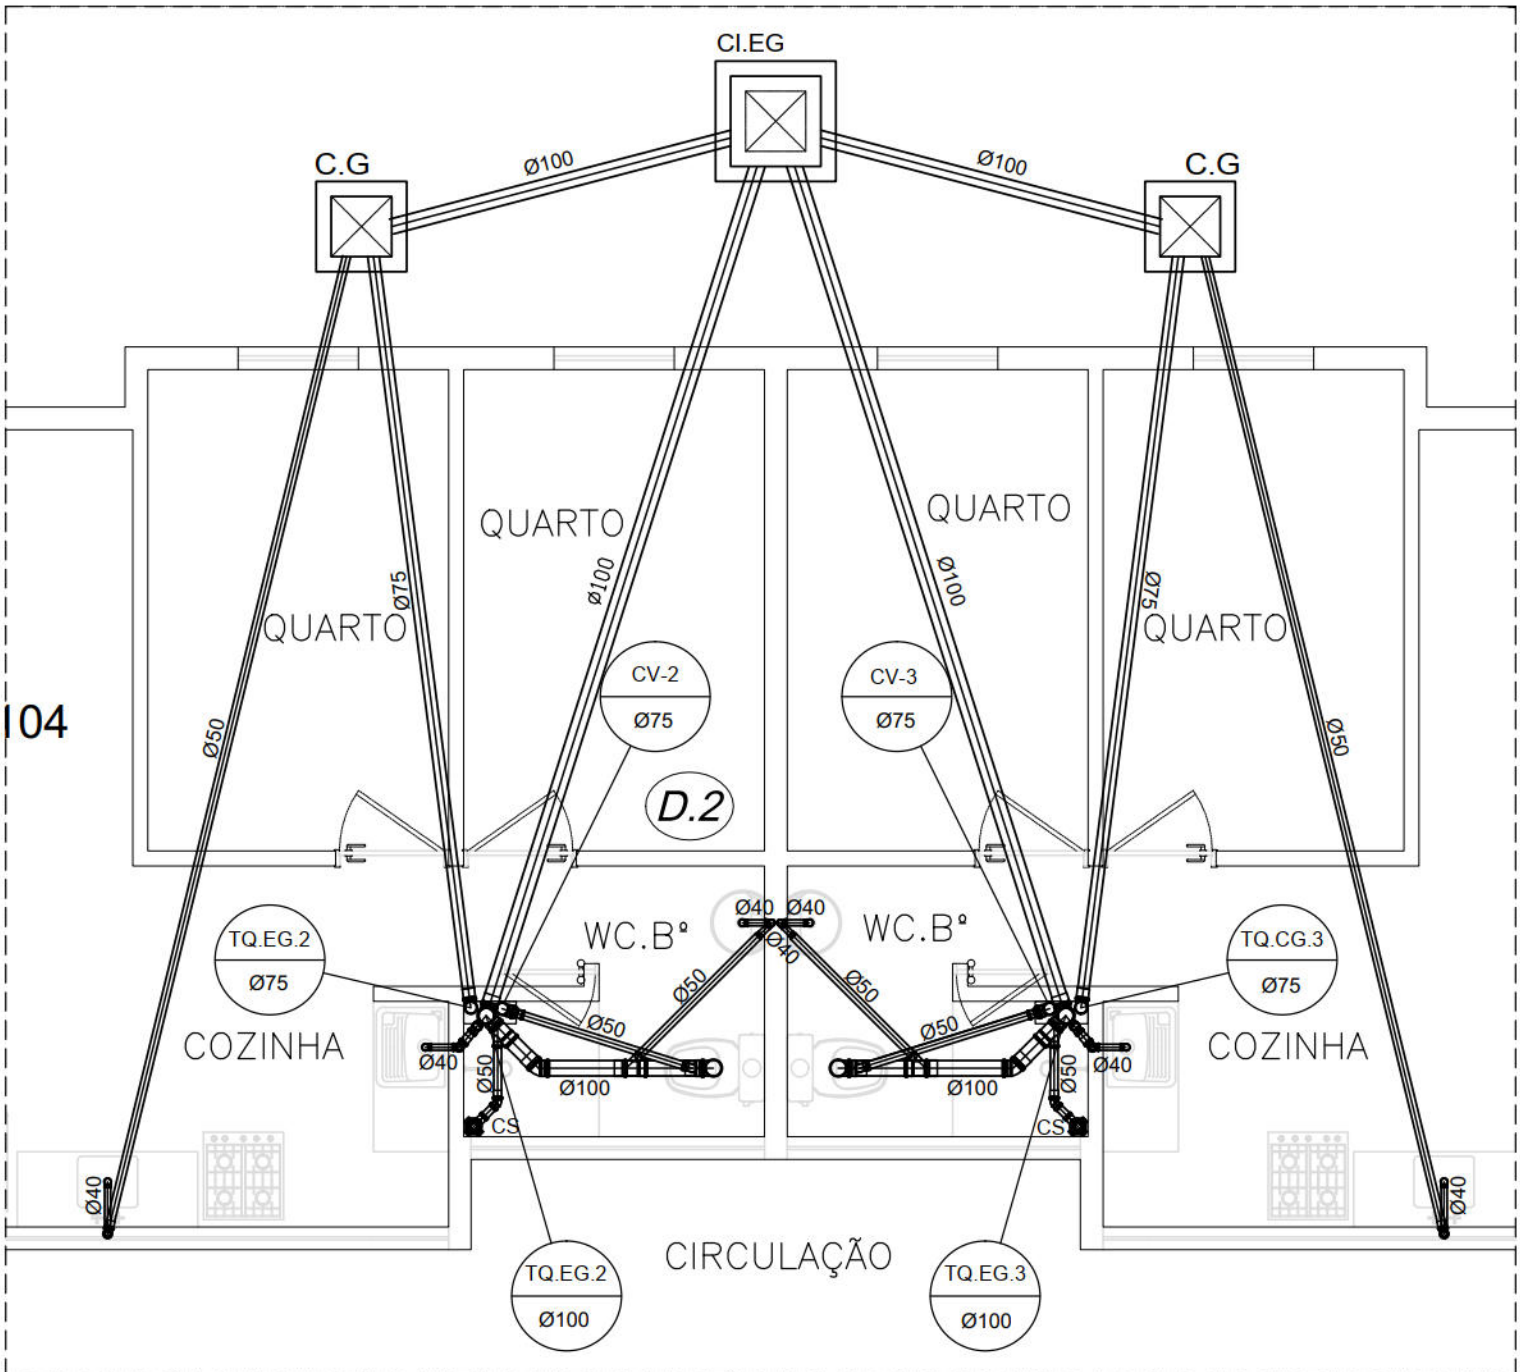


PLANTA BAIXA ESGOTO - TÉRREO
ESCALA: 1/25

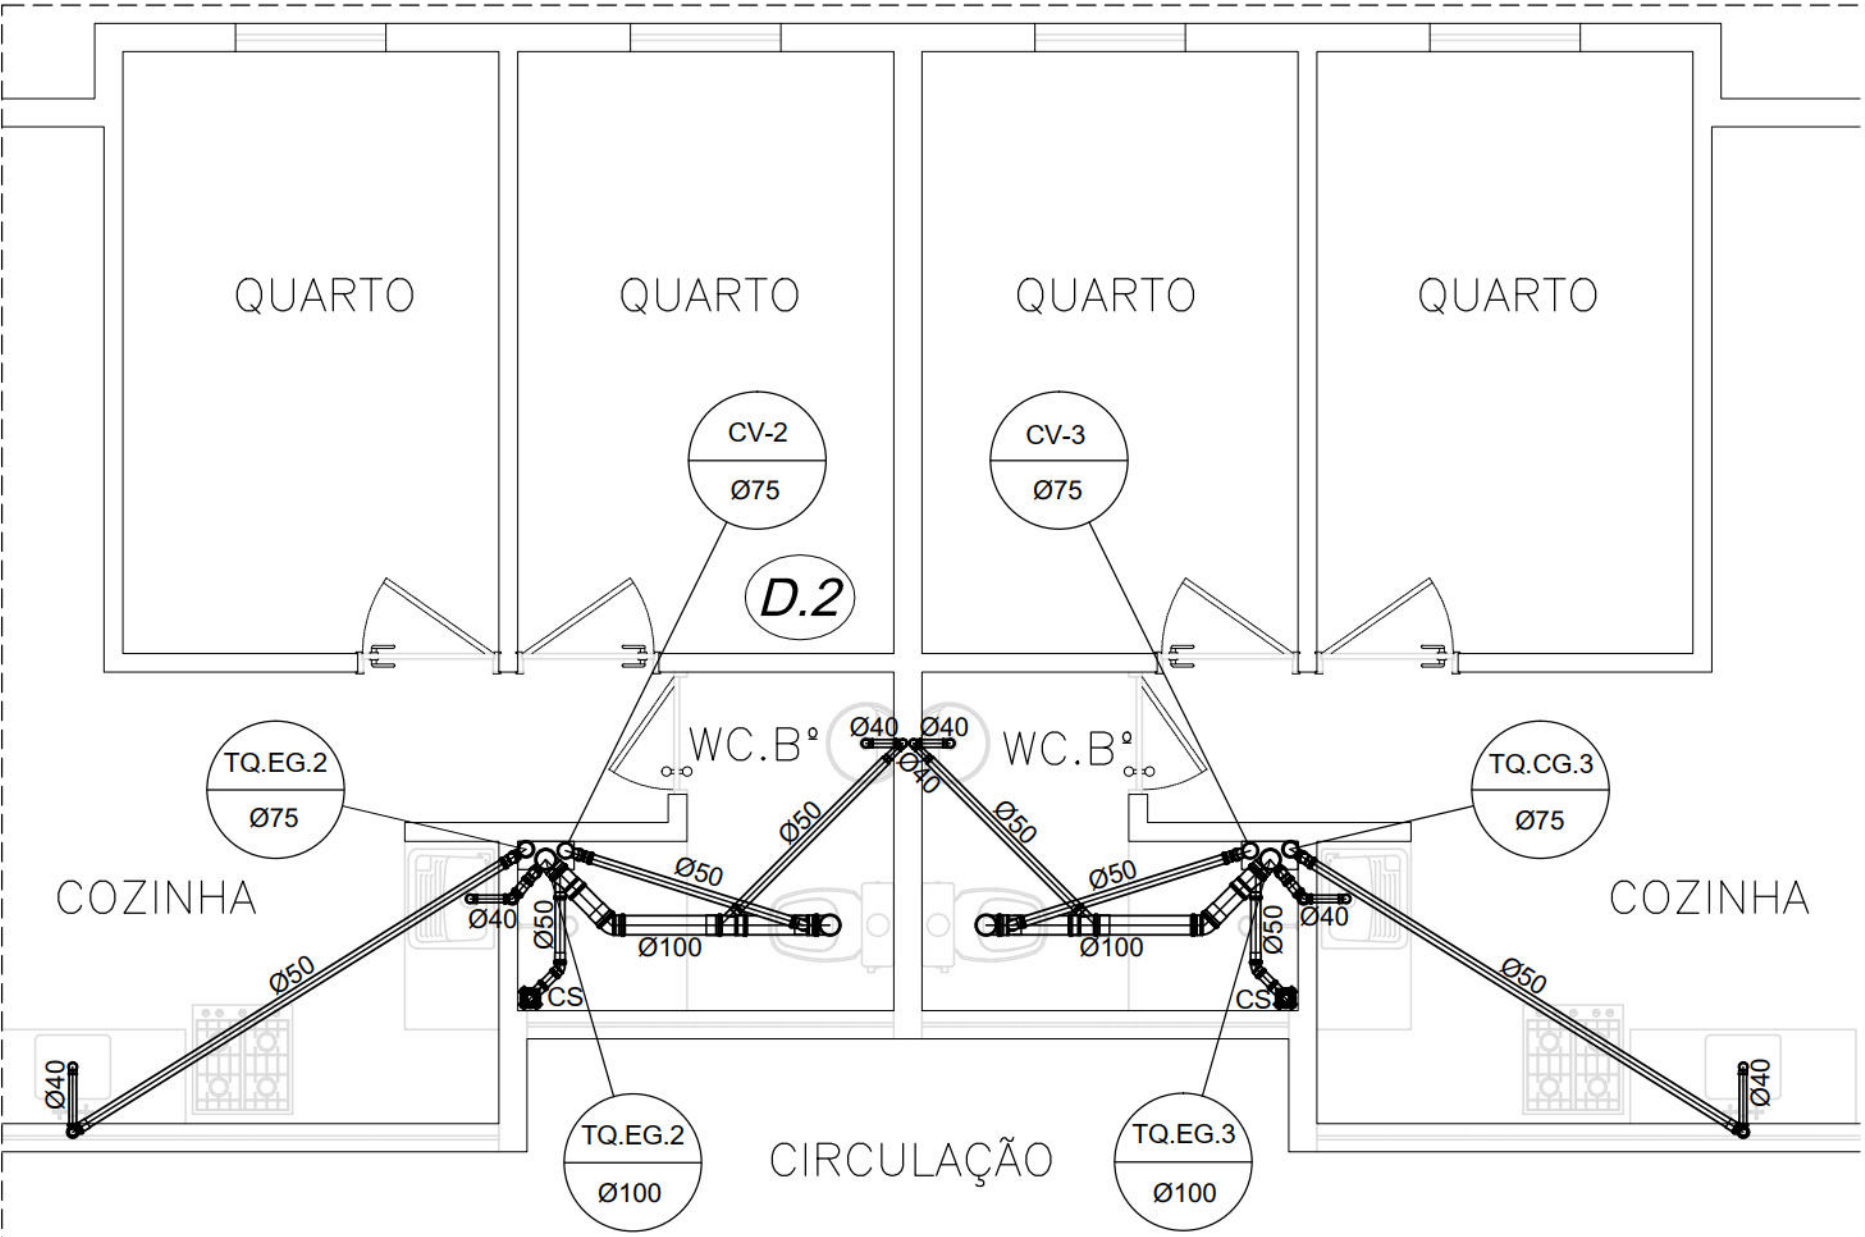

PLANTA BAIXA ESGOTO - 1º E 2º PAVIMENTO
ESCALA: 1/25

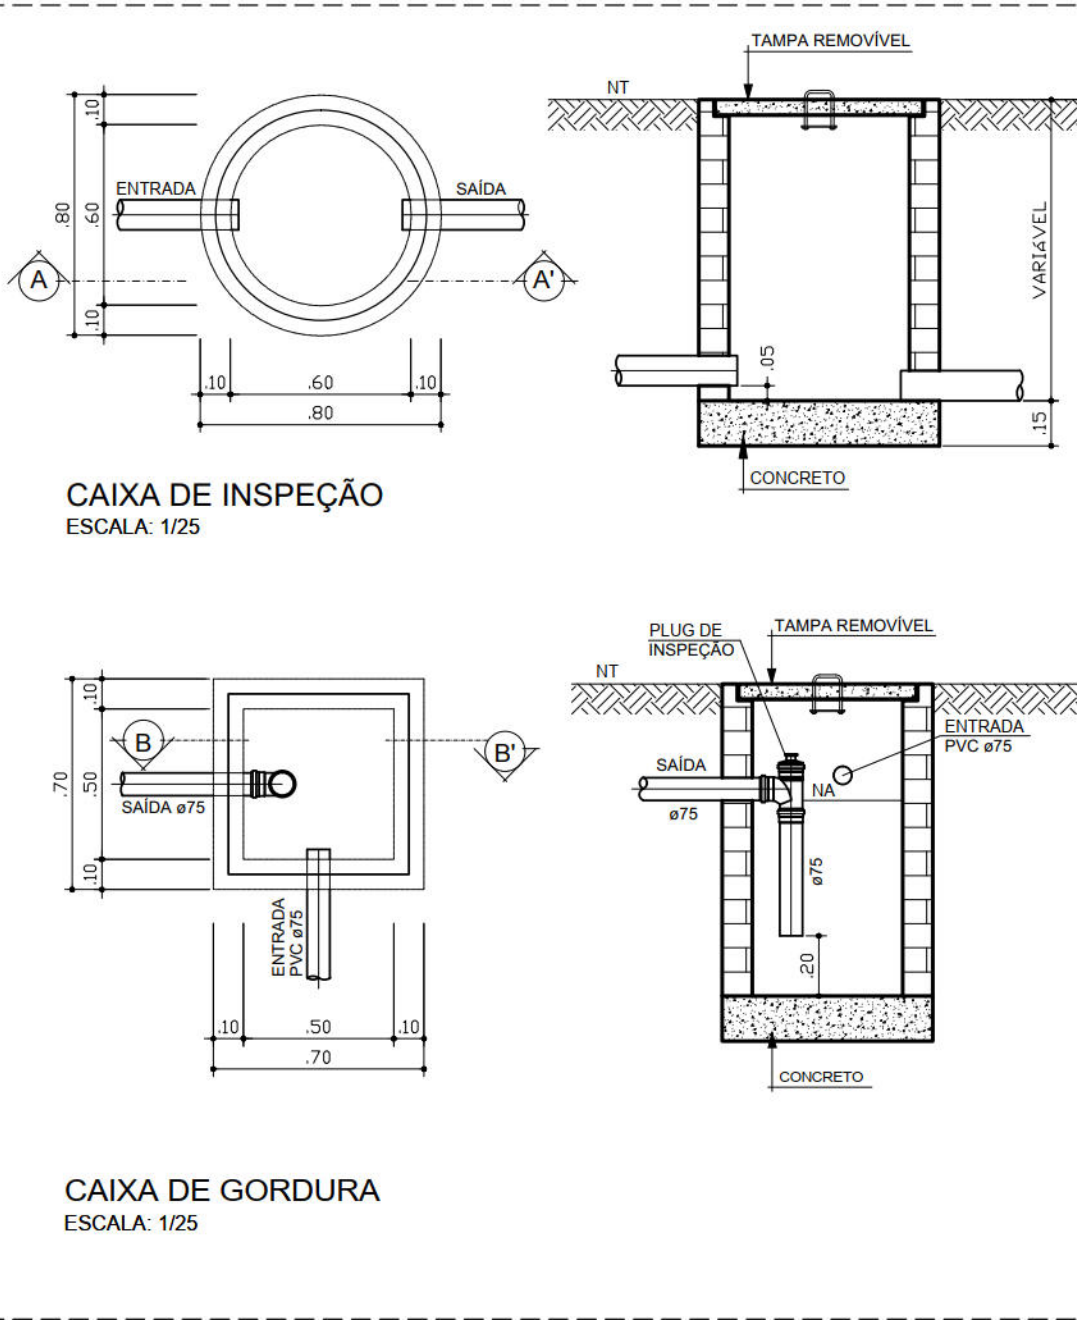

DETALHE SHAFT

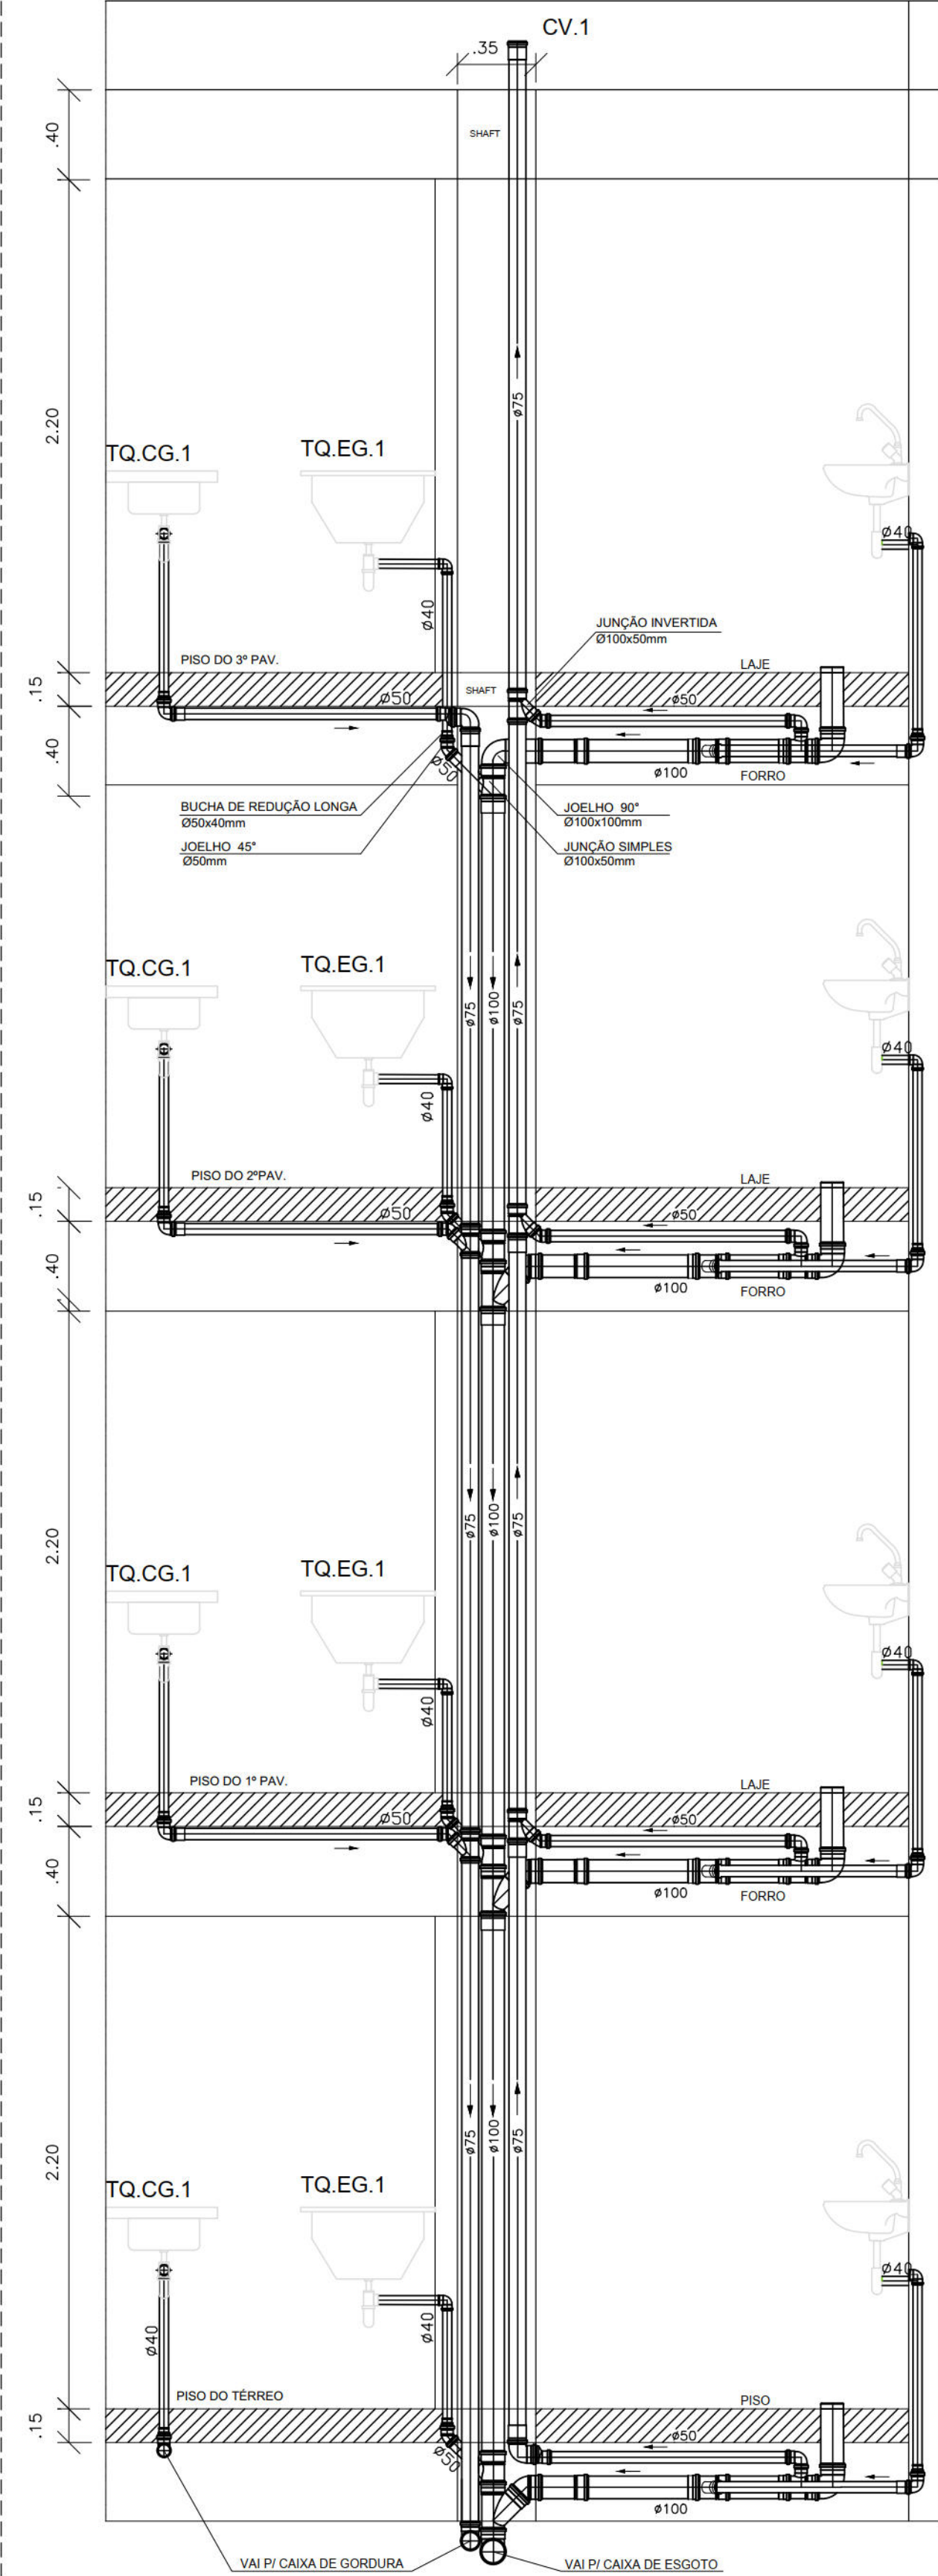

VISTA LATERAL
SEM ESCALA

SIMBOLOGIA

- CAIXA RETENTORA GORDURA 60x60x60cm
- CAIXA DE INSPEÇÃO 60x60x60cm
- CAIXA DE INSPEÇÃO 60x60x60cm (AREIA)
- SENTIDO ESCOAMENTO
- TUBULAÇÃO ESGOTO, BITOLA INDICADA EM PLANTA

- COLUNA DE VENTILAÇÃO
- COLUNA DE AGUA PLUVIAIS
- COLUNA DE ESGOTO
- COLUNA DE GORDURA

PROPRIETÁRIO: EMPRESA DE URBANIZAÇÃO DO RECIFE - URB

PROJETO:

CONSTRUÇÃO:

PREFEITURA DA CIDADE DO RECIFE
SECRETARIA DE PLANEJAMENTO, URBANISMO E MEIO AMBIENTE
EMPRESA DE URBANIZAÇÃO DO RECIFE - URB

DIRETORIA DE PROJETOS URBANOS
ISAAC AZOUBEL
DEPARTAMENTO
FLAVIANA GOMES
PROJETO

PROJETO HIDROSSANITÁRIO

SITUAÇÃO
QUADRA 55 DO CONJUNTO HABITACIONAL DO PILAR - BLOCOS A, B, C & D
PRANCHA
05/05
CONTEGDO
PLANTA BAIXA E DETALHES - ESGOTO
RESPONSÁVEL TÉCNICO
ROBERTO LEMOS MUNIZ - ENGº CIVIL - CREA

ETAPA
PROJETO EXECUTIVO
ESCALA
1/25

DATA
NOVEMBRO/2008
REFERÊNCIA
DIGITALIZAÇÃO

VELOX
Construções e Incorporações Ltda.