

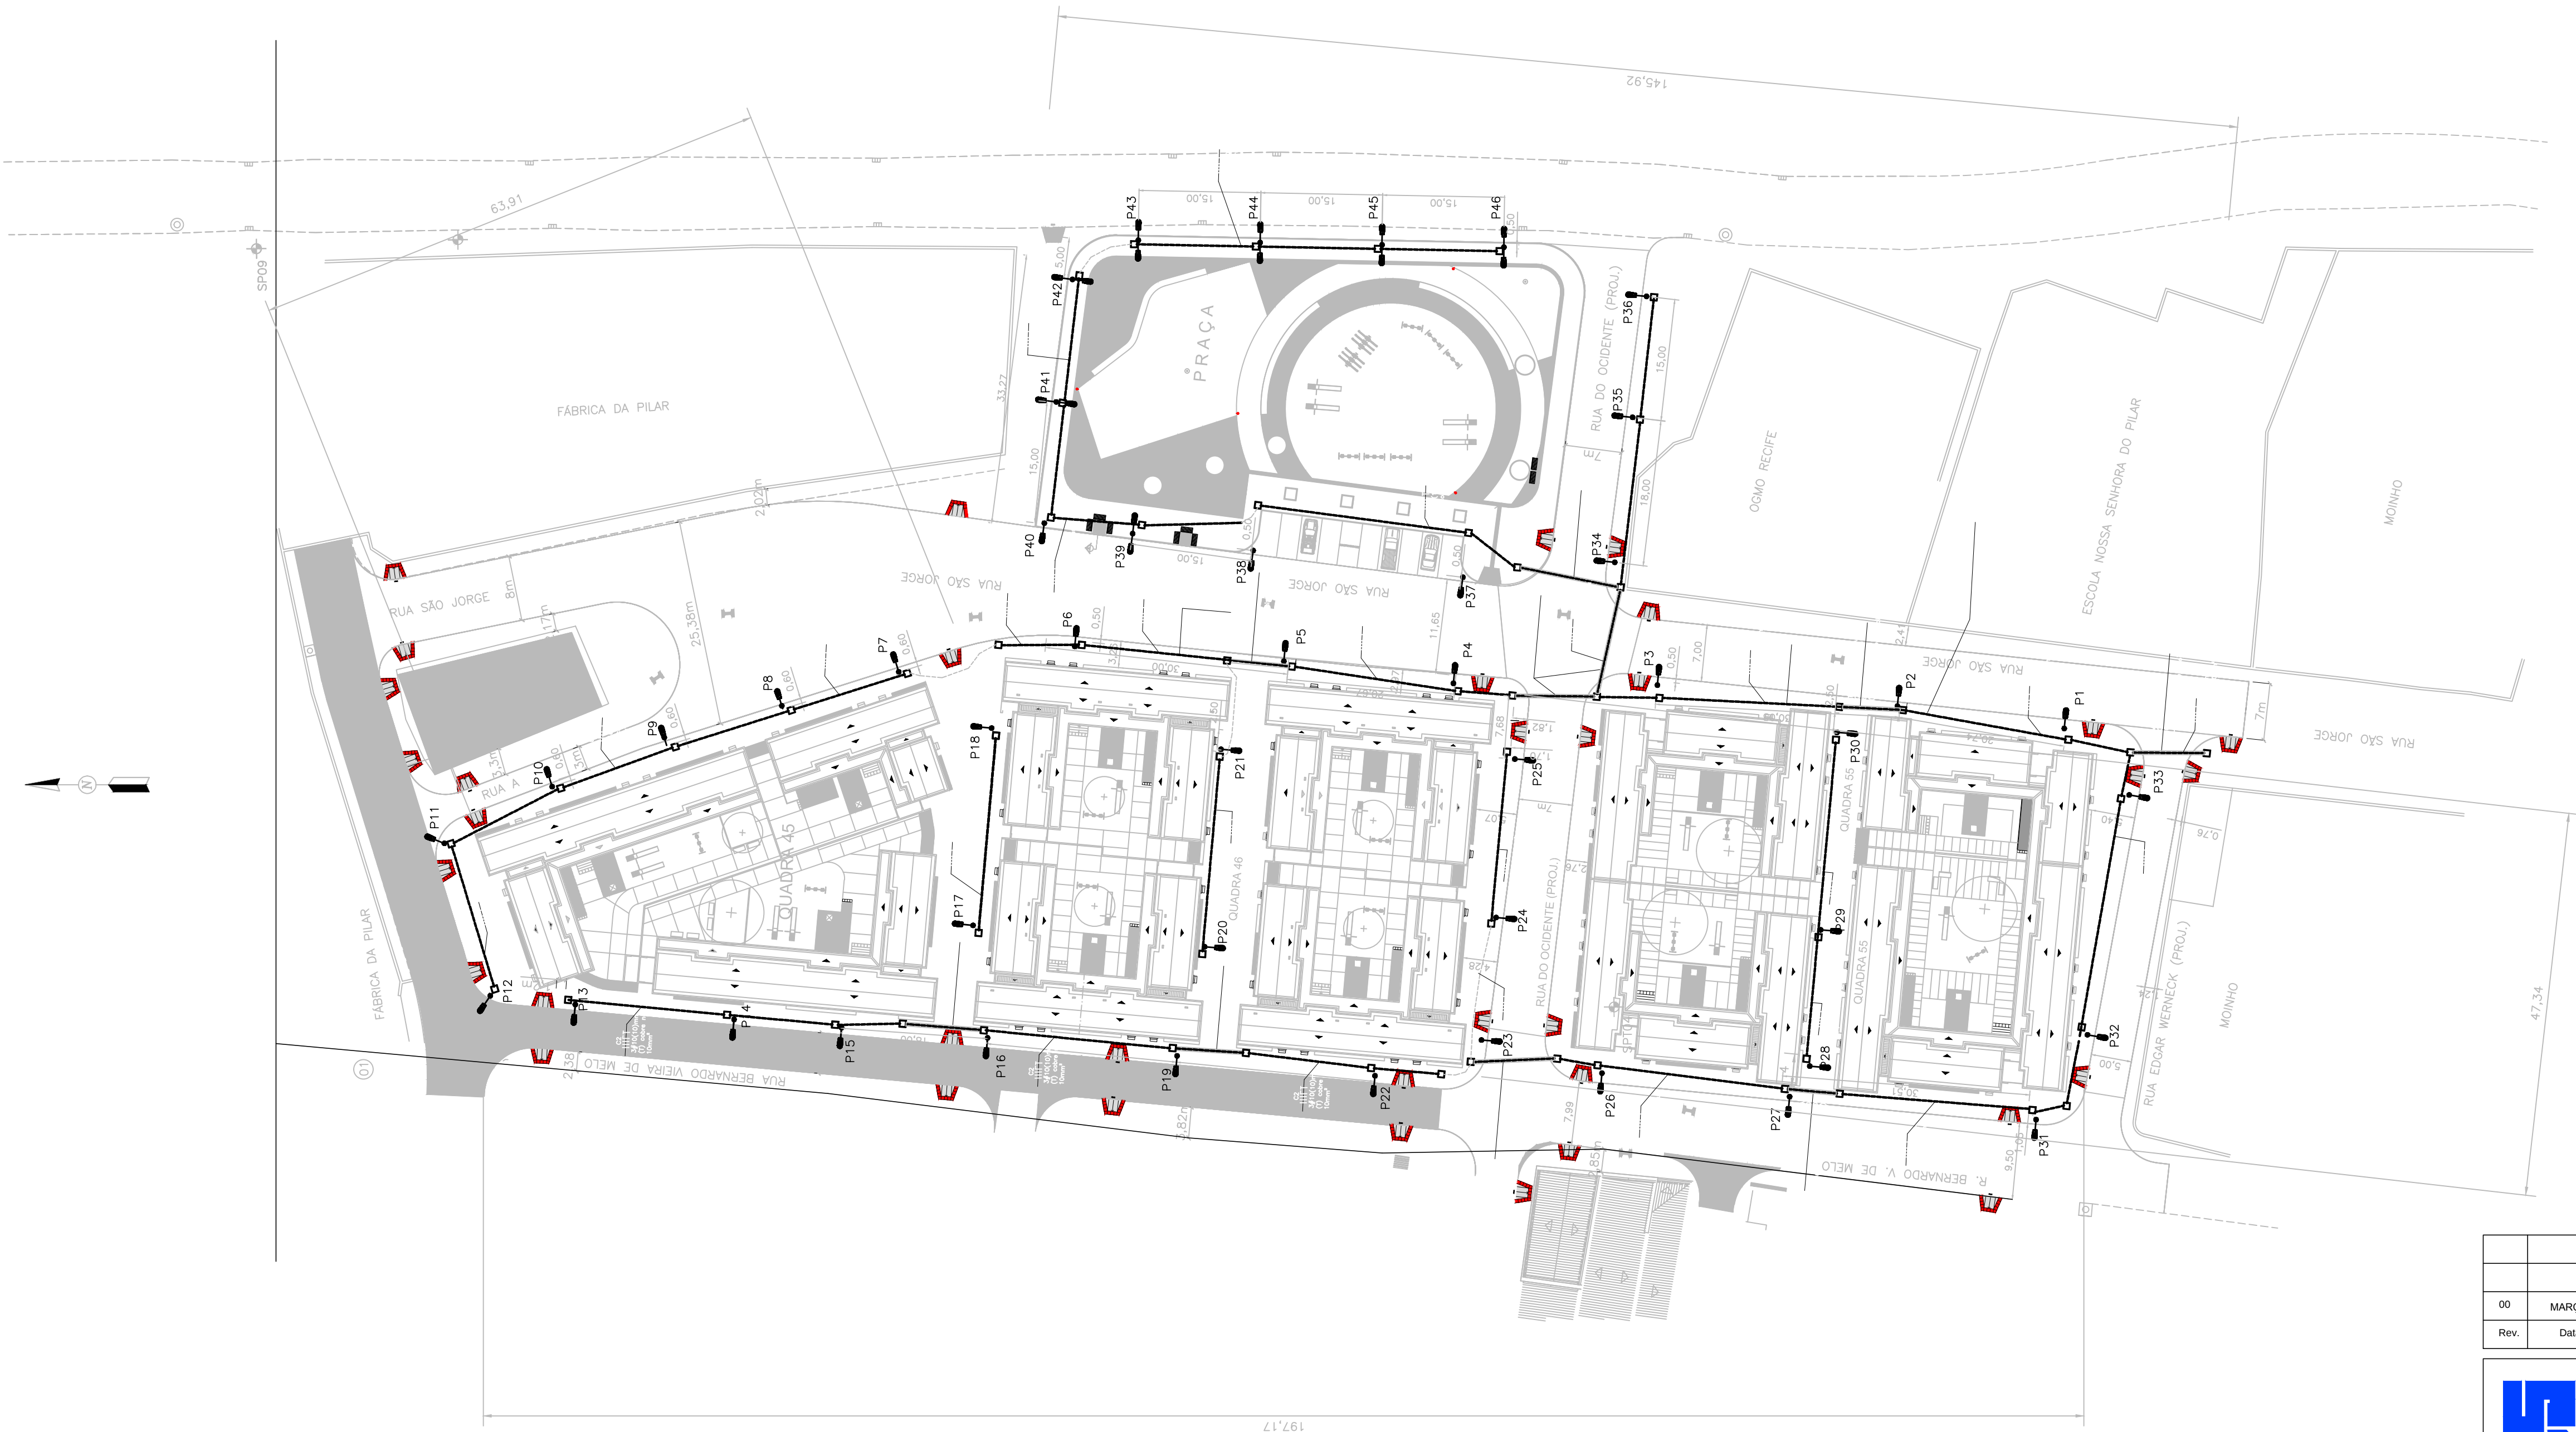


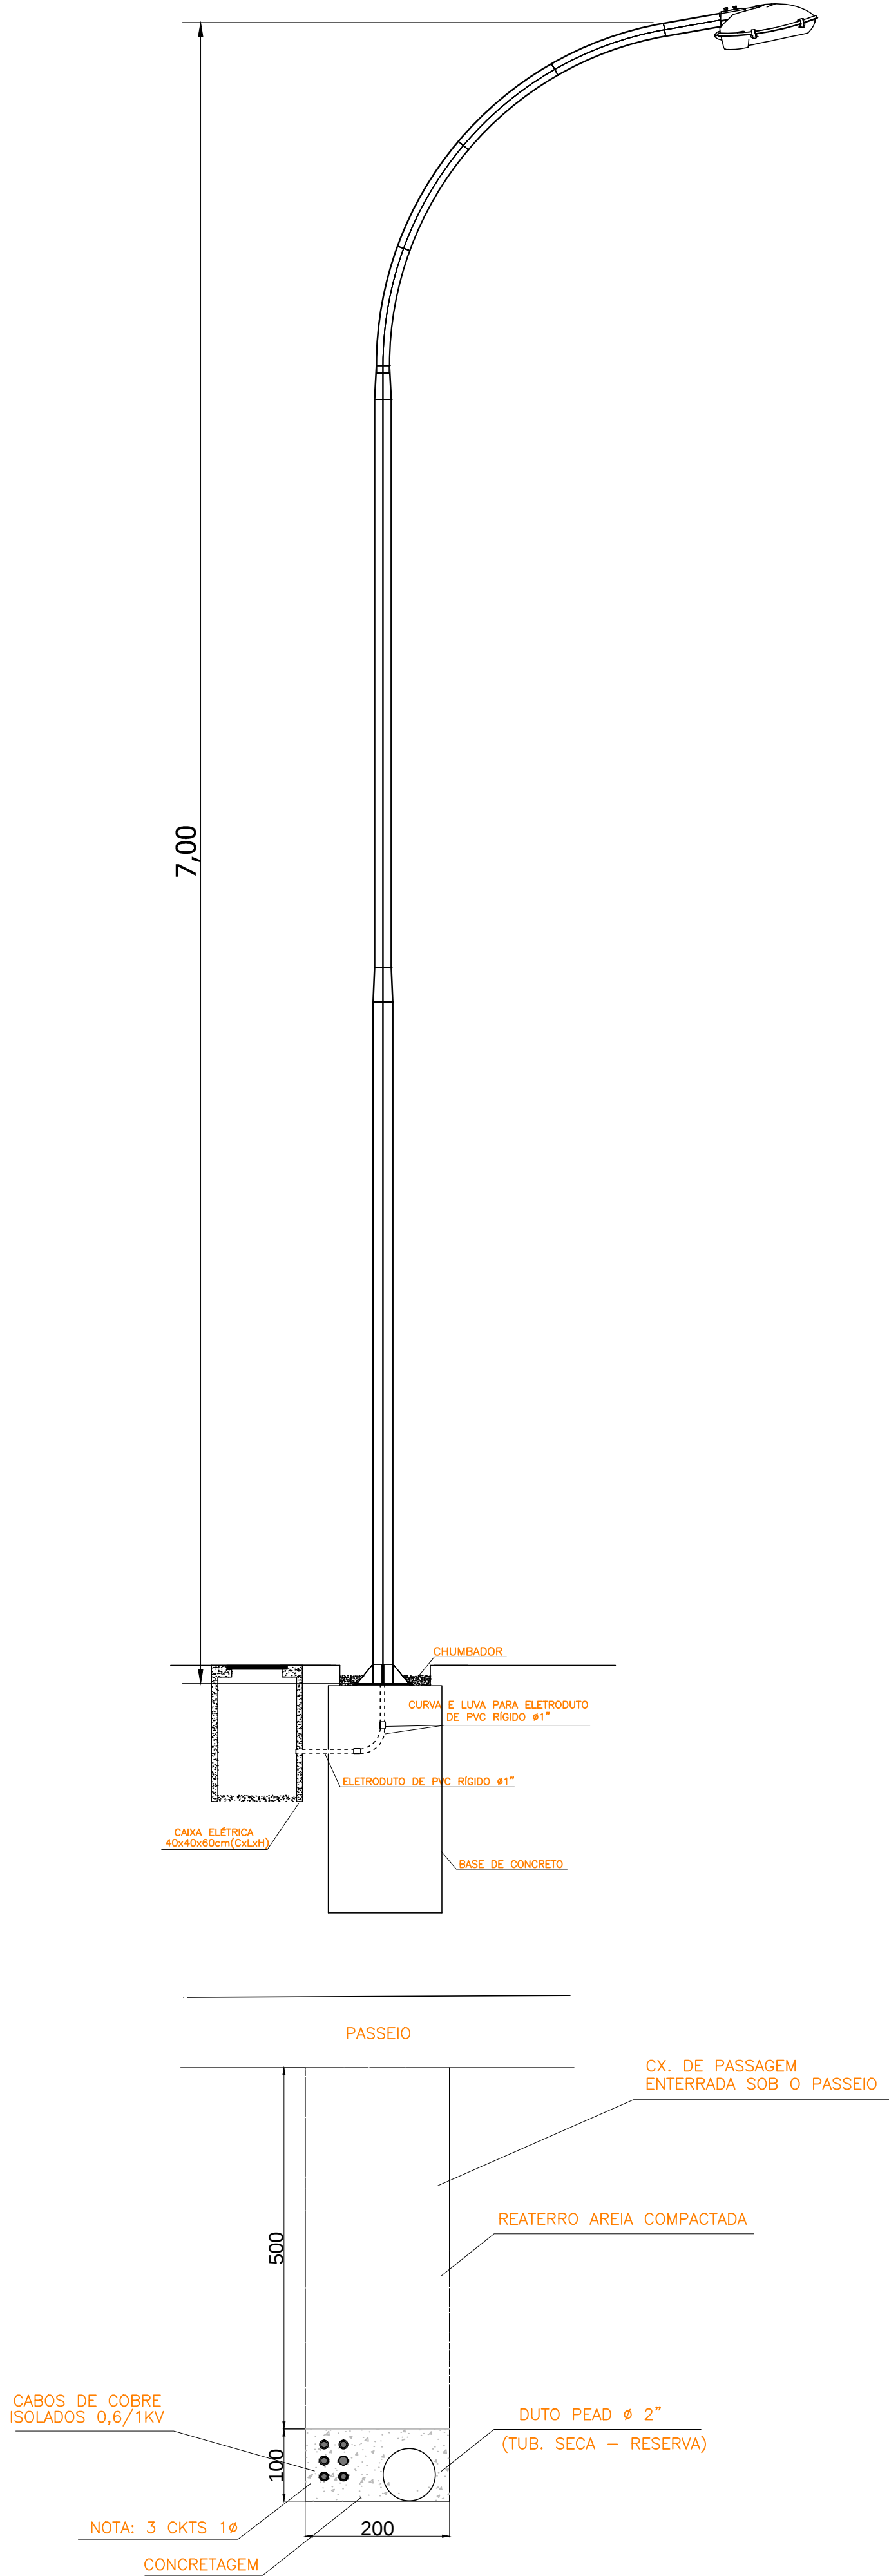

00	MARÇO/2016	ENTREGA DA REVISÃO DO PROJETO ELÉTRICO		
Rev.	Data	Assunto	Executado	Aprovado
 Prefeitura da Cidade do Recife EMPRESA DE URBANIZAÇÃO DO RECIFE				
Unidade:	Empresa de Urbanização do Recife Diretoria de Planejamento e Projetos - DPP			
Contrato:	CONTRATO 024 / 2015 - Prestação de serviço de Engenharia Especializada em Serviços de Engenharia Consultiva para elaboração de Estudos Preliminares, Projetos Executivos e Gerenciamento de Obras prioritárias no âmbito da URB.			
Gestor do Contrato:	MARIA DA CONCEIÇÃO LIMA LAFAIETE			
Empresa Consultora:				
 ENGECONSULT Consultoria Técnica Ltda. ENGECONSULT CONSULTORES TÉCNICOS LTDA				
Responsável Técnico: HÉLIO AUGUSTO MACHADO PESSÓA			Assinatura:	
Projetista: ROMILDO SALES			Assinatura:	
Desenhista: NILSON GALINDO			Assinatura:	
PROJETO ELÉTRICO				
Assunto: REVISÃO DO PROJETO PARA CONSTRUÇÃO DE CONJUNTO HABITACIONAL NA COMUNIDADE DO PILQAR - QUADRA 46				
Sub-Assunto:				
PLANTA BAIXA - ILUMINAÇÃO PÚBLICA				
Número: 225-QD46-ELE-01			Prancha: 01/08	
Revisão: 00		Escala: 1/500	Status: EXECUTIVO	

DIAGRAMA TRIFILAR

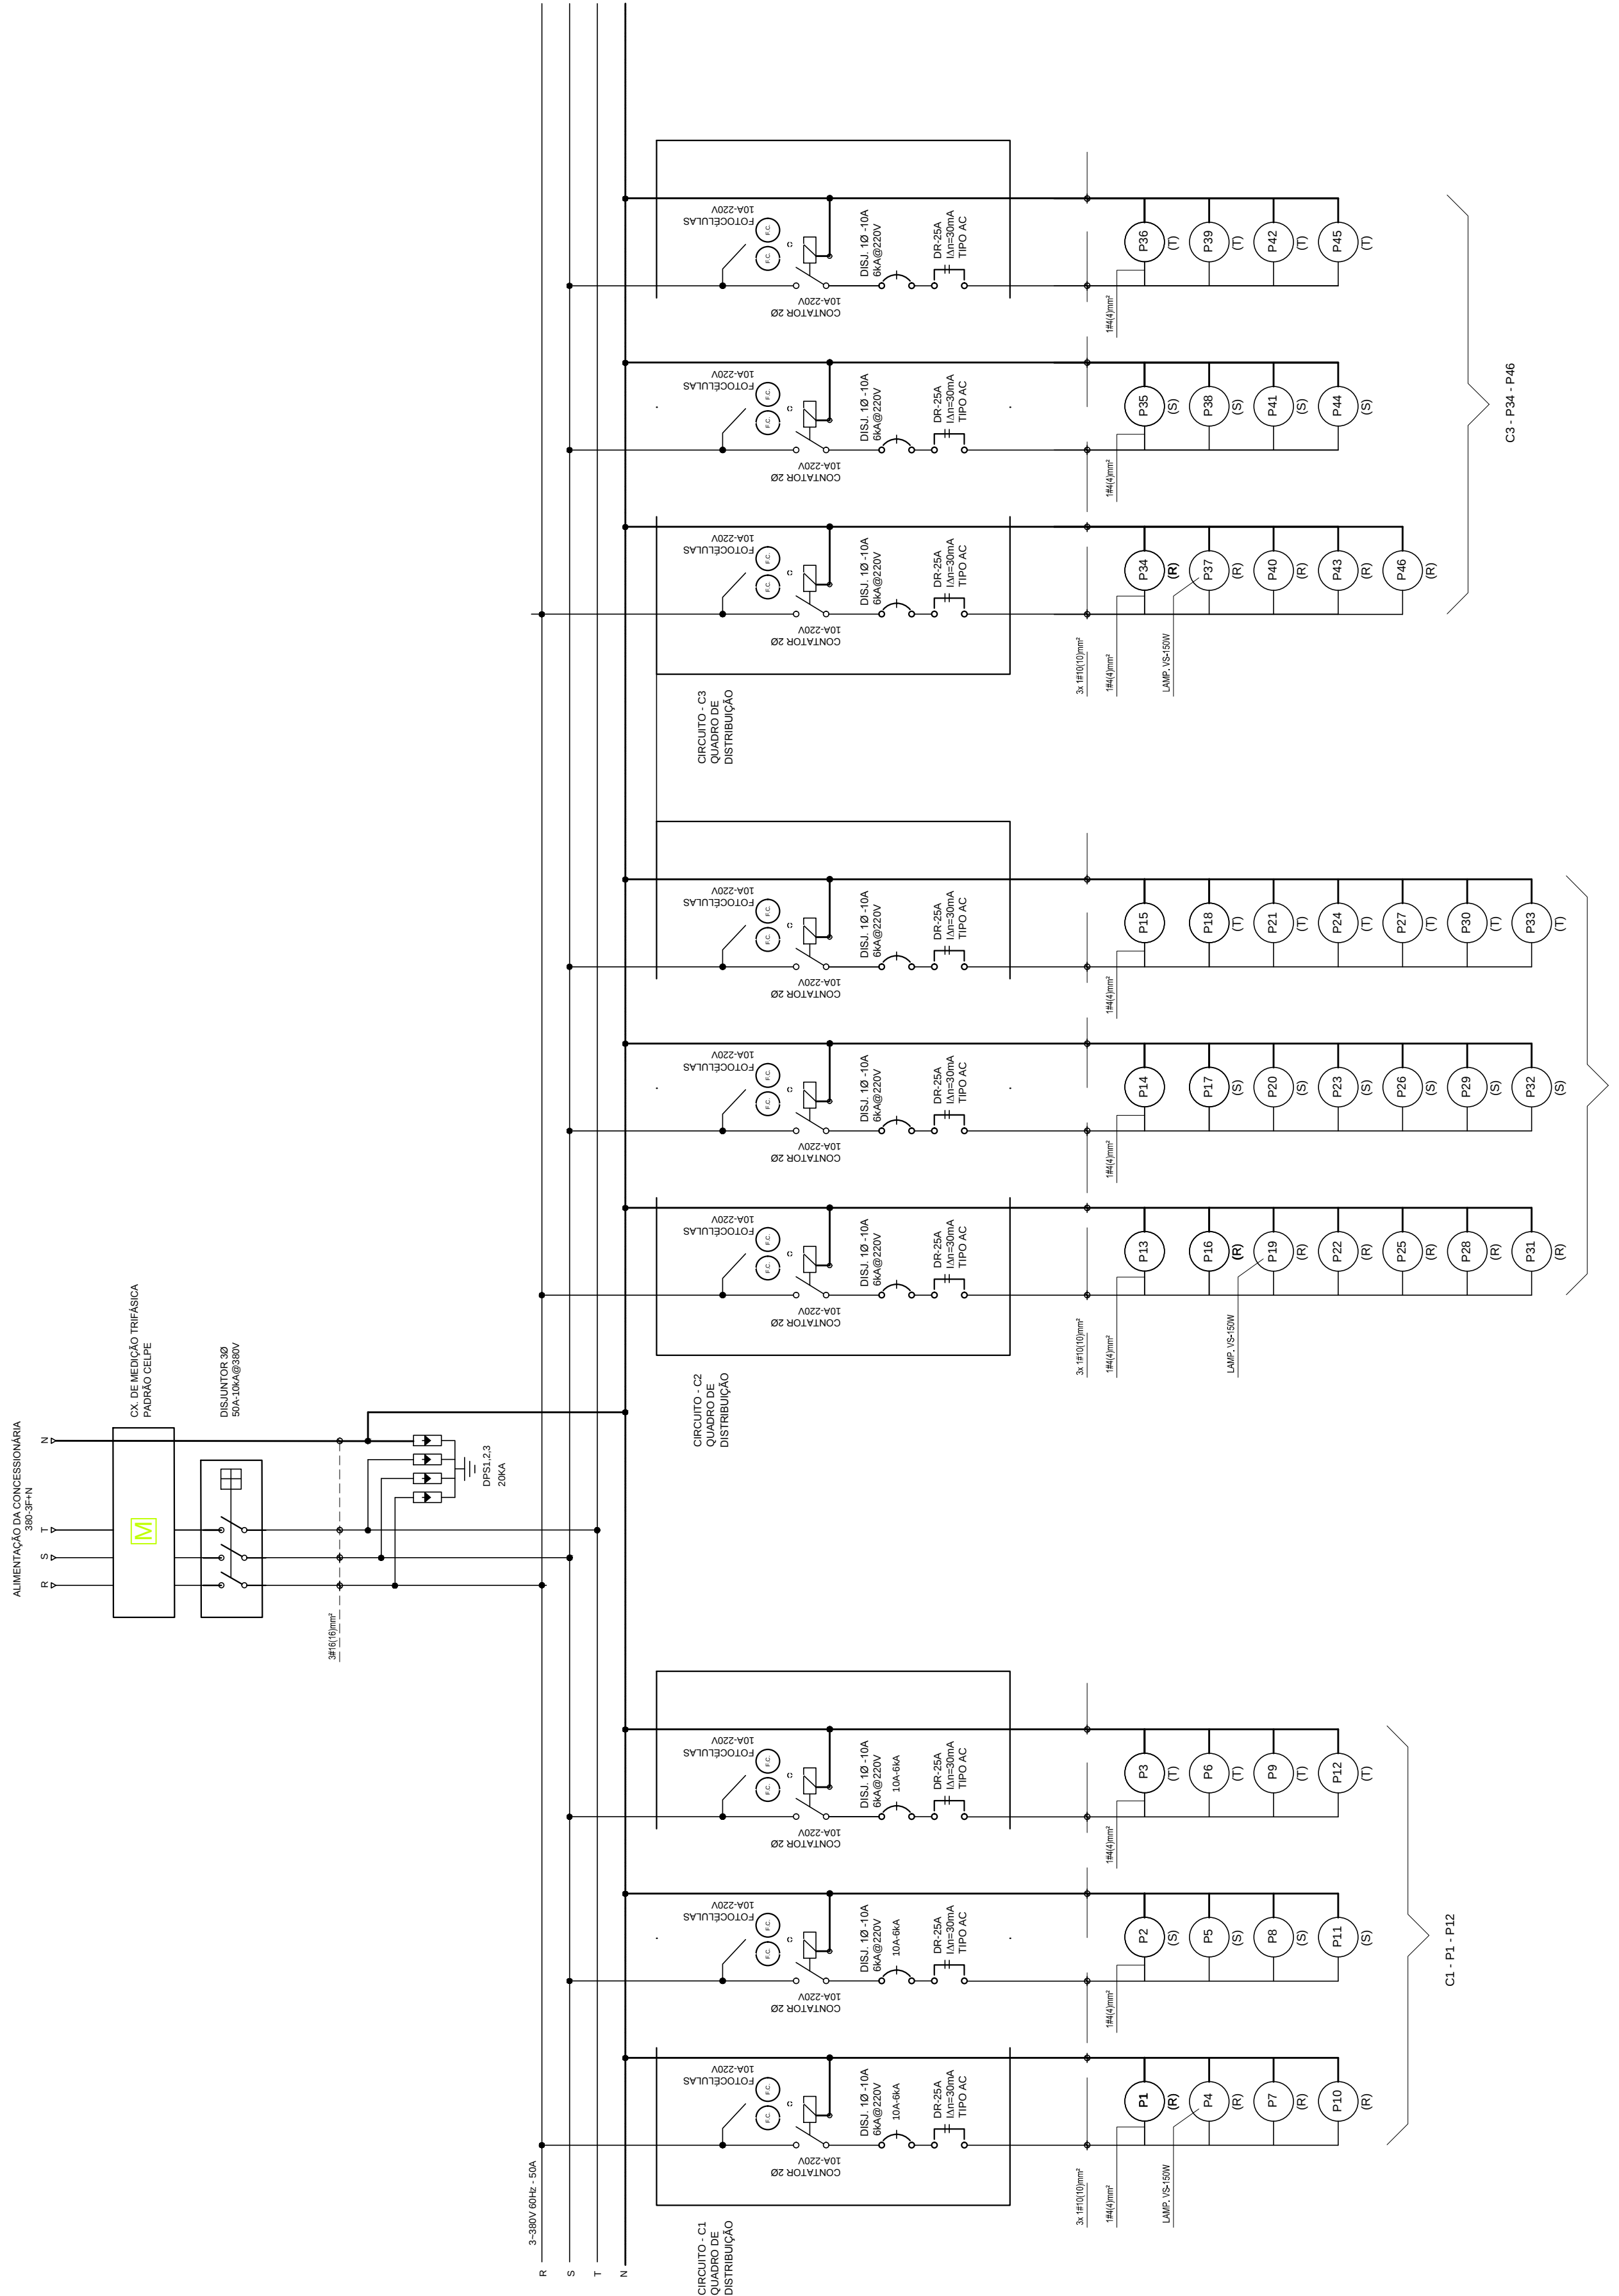

- NOTAS:
- 1 - O EMPREGO DE CABOS ISOLADOS COM PROTEÇÃO MECÂNICAS ADICIONAIS
 - 2 - OS CONDUTORES DEVERÃO SER ENTERRADOS A UMA PROFUNDIDADE MÍNIMA DE 0,60m EM RELAÇÃO À SUPERFÍCIE DO SOLO
 - 3 - NAS TRAVESSIAS DE PASSAGEM DE VEÍCULOS A PROFUNDIDADE MÍNIMA É DE 1,00m EM RELAÇÃO À SUPERFÍCIE DO SOLO
 - 4 - EM TODOS O PERCURSO DA LINHA DE CONDUTORES ELÉTRICOS DEVERÁ HAVER SINALIZAÇÃO DE ADVERTÊNCIA CONTÍNUA, POR FITA ELABORADA POR MATERIAL NÃO SUJEITO À CORROSÃO DO TIPO SOLO

00	MARÇO/2016	ENTREGA DA REVISÃO DO PROJETO ELÉTRICO		
Rev.	Data	Assunto	Executado	Aprovado
Prefeitura da Cidade do Recife EMPRESA DE URBANIZAÇÃO DO RECIFE				
Unidade:	Empresa de Urbanização do Recife Diretoria de Planejamento e Projetos - DPP			
Contrato:	CONTRATO 024 / 2015 - Prestação de serviço de Engenharia Especializada em Serviços de Engenharia Consultiva para elaboração de Estudos Preliminares, Projetos Executivos e Gerenciamento de Obras prioritárias no âmbito da URB.			
Gestor do Contrato:	MARIA DA CONCEIÇÃO LIMA LAFAIETE			
Empresa Consultora:				
ENGECONSULT CONSULTORES TÉCNICOS LTDA				
Responsável Técnico: HÉLIO AUGUSTO MACHADO PESSÓA			Assinatura:	
Projetista: ROMILDO SALES			Assinatura:	
Desenhista: NILSON GALINDO			Assinatura:	
PROJETO ELÉTRICO				
Assunto: REVISÃO DO PROJETO PARA CONSTRUÇÃO DE CONJUNTO HABITACIONAL NA COMUNIDADE DO PILQAR - QUADRA 46				
Sub-Assunto:				
DIAGRAMA LINEAR E DETALHES				
Número: 225-QD46-ELE-02			Prancha: 02/08	
Revisão: 00		Escala: SEM ESCALA	Status: EXECUTIVO	

QD-3 / BLOCO 1 (Condomínio)

CIRCUITO	LÂMPADAS 220V-W		TOMADAS 220V-CV	POT	COND	DISJ	OBSERVAÇÕES
Nº	INC	FL		W	mm²	A	
1	4		1	240	2,5	10	ILUM. ESCADAS
2		8		320	2,5	10	ILUM. TERREO
3		7		280	2,5	10	ILUM. 1ºPAV.
4		7		280	2,5	10	ILUM. 2ºPAV.
5		7		280	2,5	10	ILUM. 3ºPAV.
6			1	736	2,5	10	BOMBA
7						10	RESERVAS
8						10	RESERVAS
TOTAL	33		1	2136	6,0	25	ALIMENTAÇÃO

QD-1 (Pavimento 1) (1x8=8 UCs)

CIRCUITO	LÂMPADAS 220V-W		TOMADAS 220V-W	POT	CORR.	COND	DISJ	OBSERVAÇÕES
Nº	INC	FL		W	A	mm²	A	
1	7			420	1,9	2,5	10	ILUMINAÇÃO
2			7	1300	5,9	2,5	10	TOMADAS
3						2,5	10	RESERVA
TOTAL	7		08	1720	7,8	6,0	15	ALIMENTAÇÃO


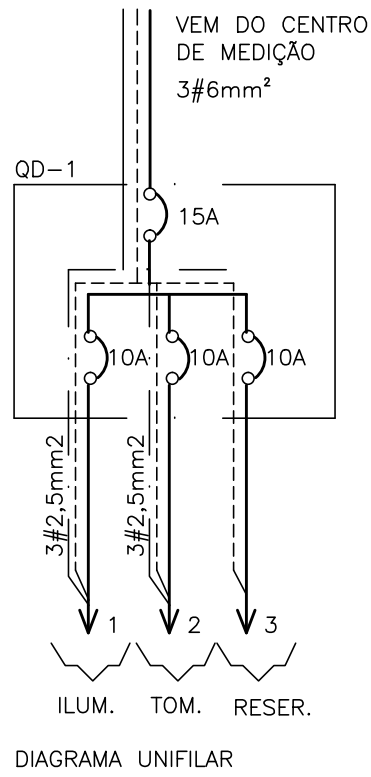


DIAGRAMA UNIFILAR

SIMBOLOGIA

- 1x40W QUADRO DE DISTRIBUIÇÃO INSTALADO A 1.50 m DO CENTRO AO PISO
 - 1x60W PONTO DE LUZ NO TETO PARA LÂMPADA FLUORESCENTE
 - 1x60W PONTO DE LUZ NO TETO PARA LÂMPADA INCANDESCENTE
 - 1x60W PONTO DE LUZ INSTALADA NA PAREDE A 2,20m DO PISO
 - PONTO DE ANTENA INSTALADA A 0.30m DO PISO
 - PONTO DE TOMADA MONOFÁSICA 2P+1T, INSTALADA A 0.30m DO PISO
 - PONTO DE TOMADA MONOFÁSICA 2P+1T, INSTALADA A 1.10m DO PISO
 - PONTO DE TOMADA MONOFÁSICA 2P+1T CONJUGADO COM INTERRUPTOR DE 1 SEÇÃO, INSTALADA A 1,10m DO PISO
 - PONTO DE INTERRUPTOR DE 1 SEÇÃO, INSTALADO A 1.10m DO PISO
 - PONTO DE INTERRUPTOR DE 2 SEÇÕES, INSTALADO A 1.10m DO PISO
 - PONTO DE INTERRUPTOR DE 3 SEÇÕES, INSTALADO A 1.10m DO PISO
 - PONTO DE INTERRUPTOR DE VAI E VEM, INSTALADO A 1.10m DO PISO
 - CAIXA DE PASSAGEM DE 15X15cm, INSTALADA NA PAREDE A 2.50cm DO PISO
 - CAIXA DE PASSAGEM DE 10X10cm, INSTALADA NA PAREDE A 0.30cm DO PISO
 - CAIXA DE PASSAGEM DE ALVENARIA COM TAMPA DE CONCRETO DE 40X40X60cm, COM FUNDO EM BRITA Nº25
 - CAIXA DE EQUALIZAÇÃO PARA ATERRAMENTO
 - CAIXA PARA ATERRAMENTO
 - TUBULAÇÃO QUE DESCE/ TUBULAÇÃO QUE SOBE
 - ELETRODUTO FLEXÍVEL DE PVC INSTALADO NA PAREDE OU TETO
 - ELETRODUTO RÍGIDO DE PVC INSTALADO NO PISO
 - CONDUTORES FASE, NEUTRO, RETORNO E TERRA
- OBS.: ELETRODUTOS NÃO COTADOS SERÃO DE Ø3/4"
VER CONDUTORES NO Q. DE CARGA E D. UNIFILAR
DESENHO DE REFERENCIA - PROJETO ARQUITETÔNICO

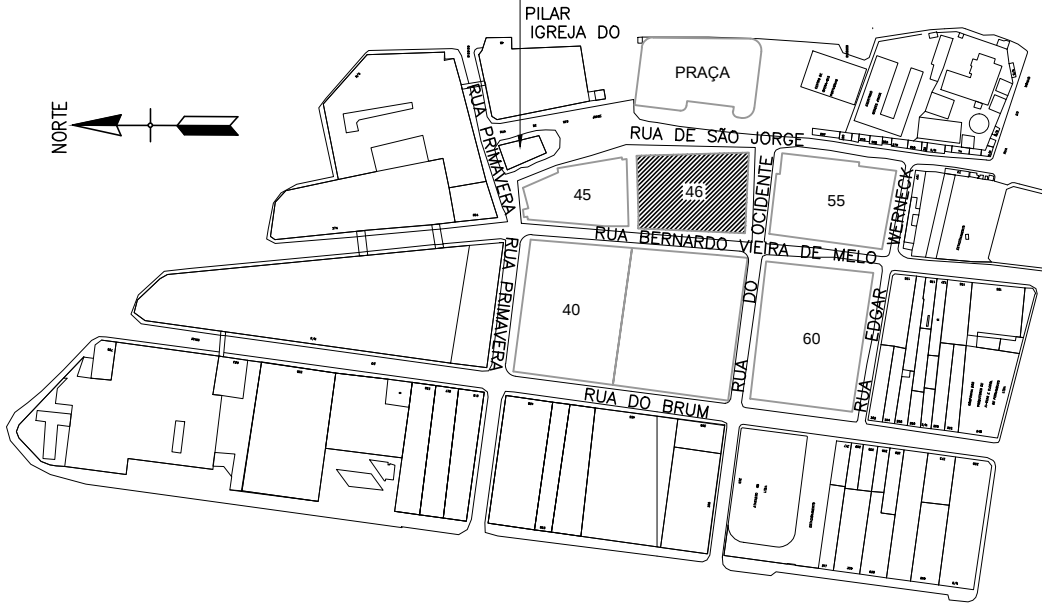

PLANTA PARA ORIENTAÇÃO DA QUADRA

ESQUEMÁTICO


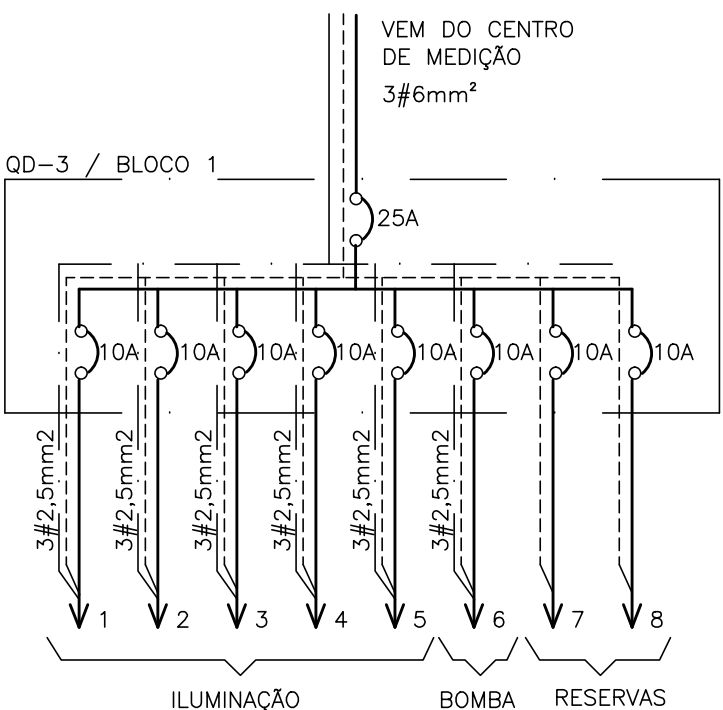


DIAGRAMA UNIFILAR

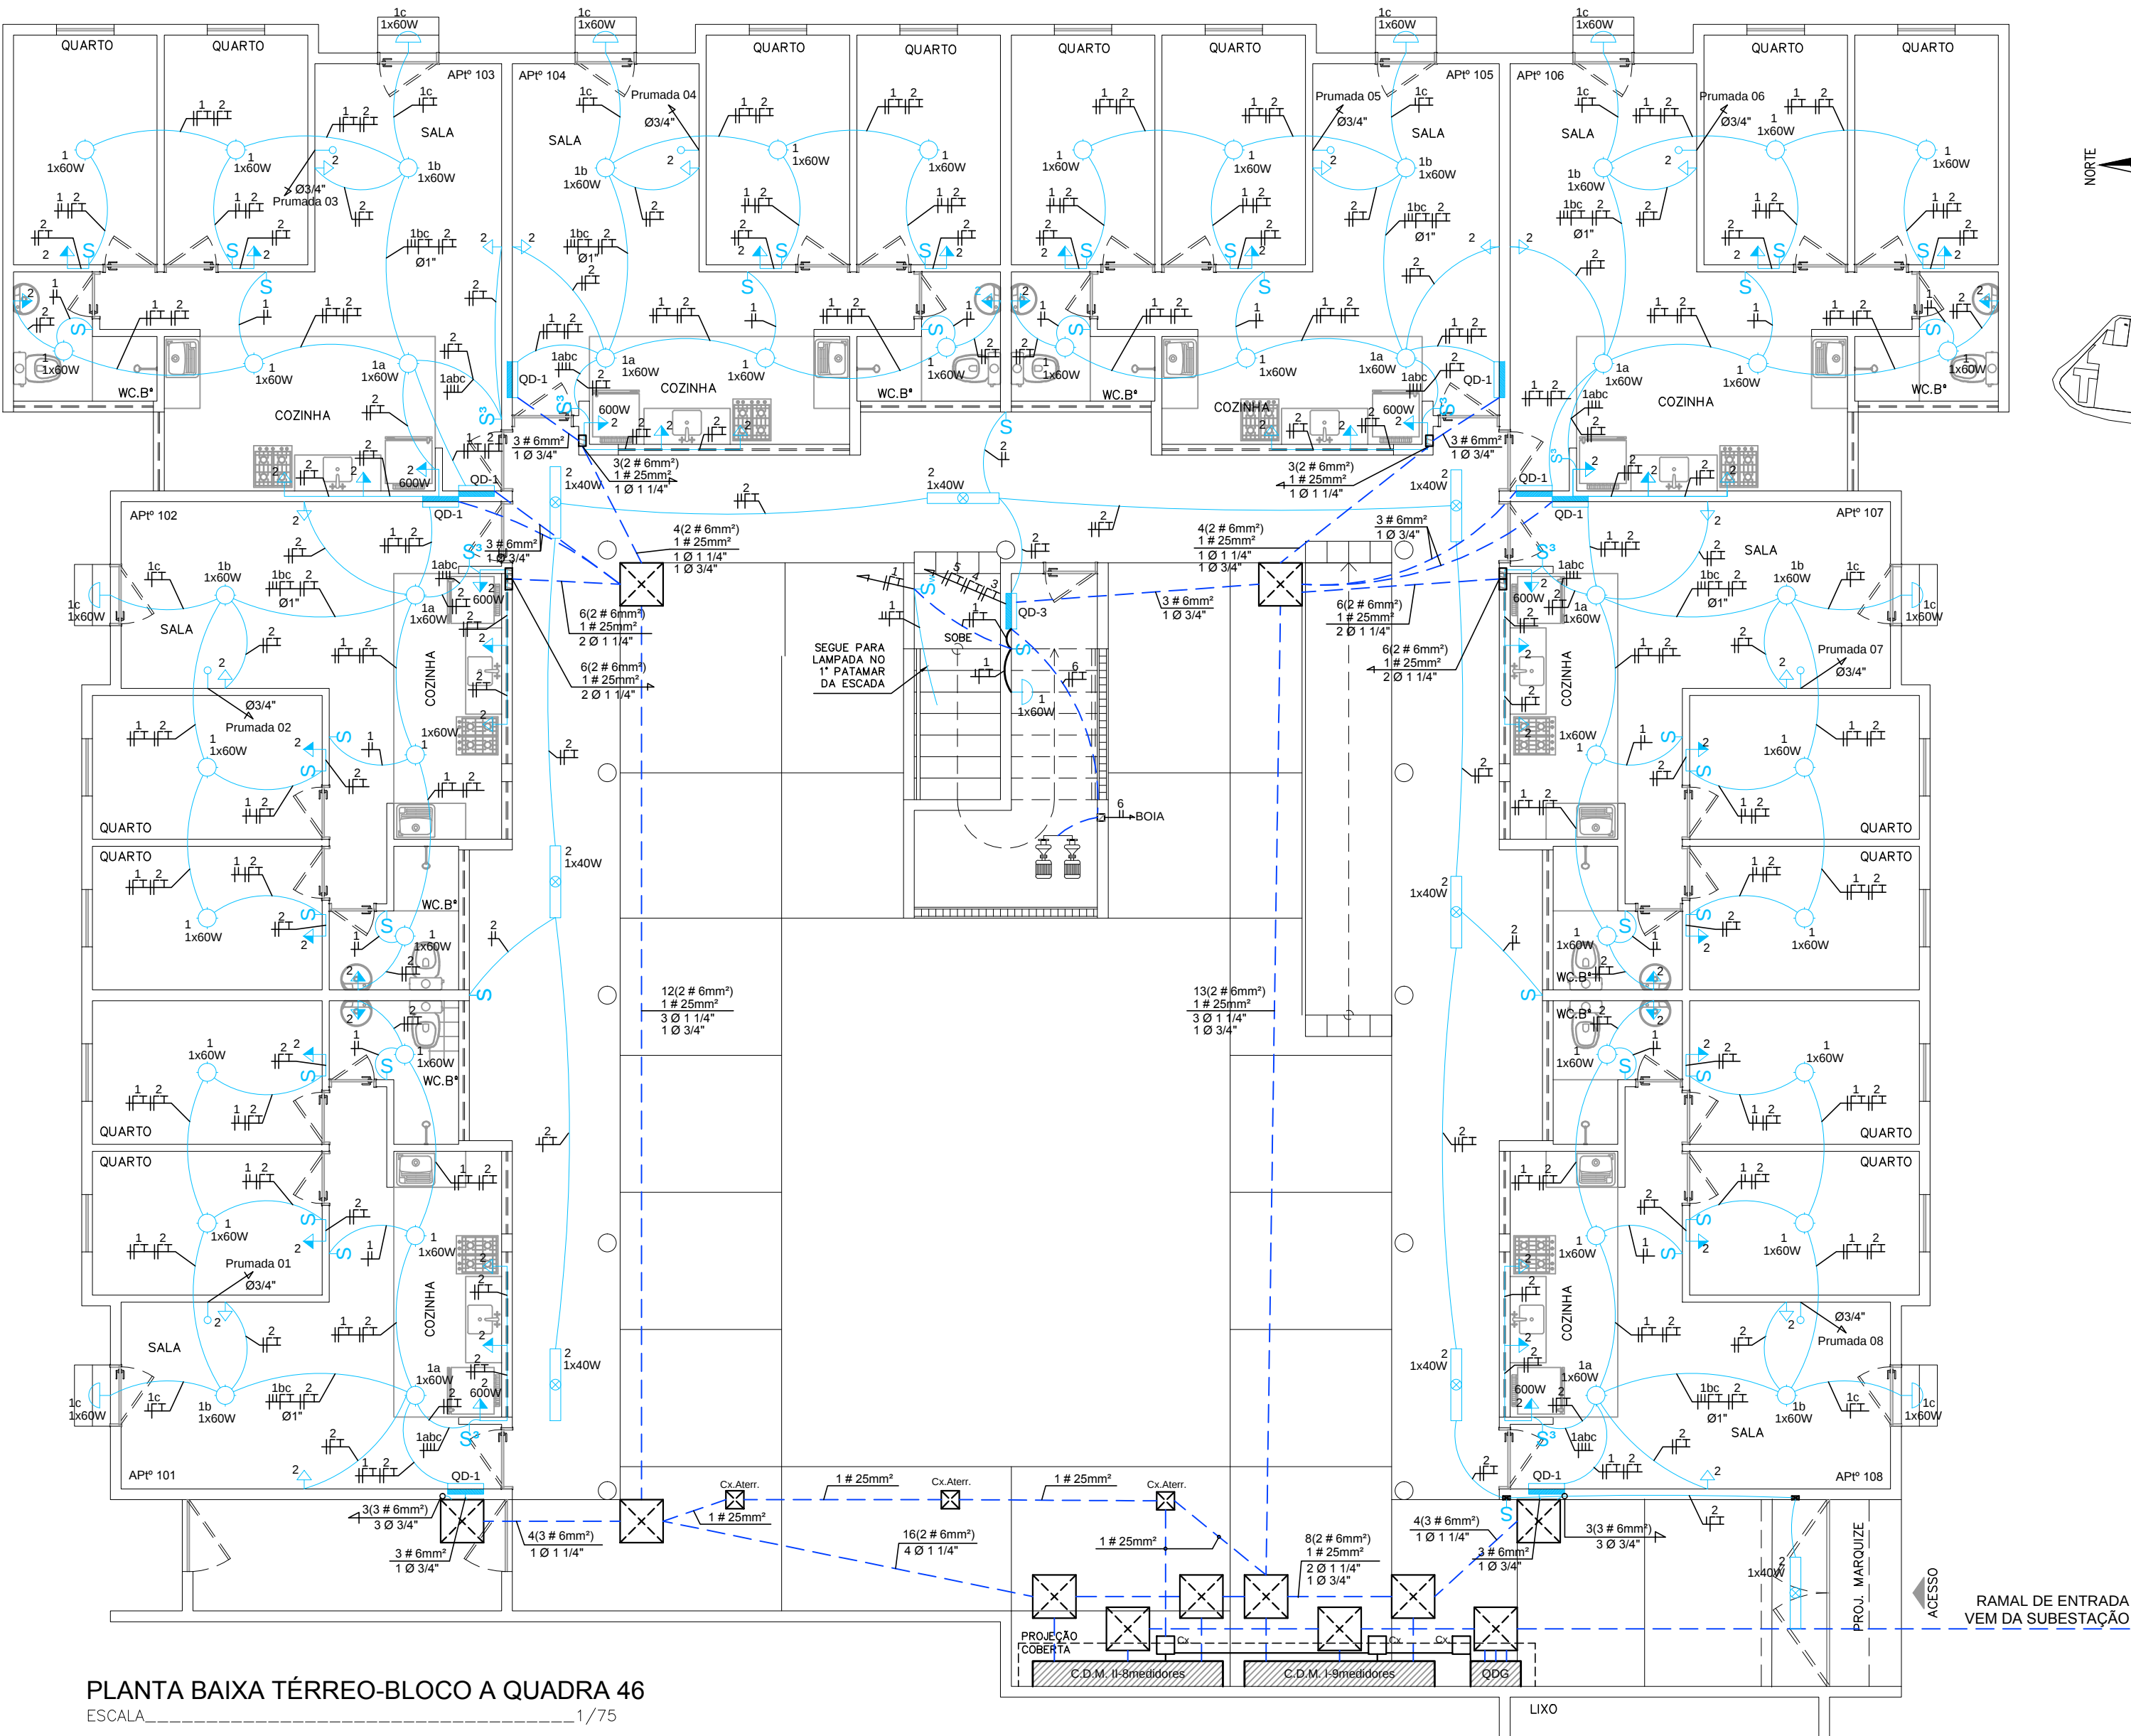

PLANTA BAIXA TÉRREO-BLOCO A QUADRA 46

ESCALA 1/75

00	MARÇO/2016	ENTREGA DA REVISÃO DO PROJETO ELÉTRICO		
Rev.	Data	Assunto	Executado	Aprovado



Prefeitura da Cidade do Recife EMPRESA DE URBANIZAÇÃO DO RECIFE				
Unidade:	Empresa de Urbanização do Recife Diretoria de Planejamento e Projetos - DPP			
Contrato:	CONTRATO 024 / 2015 - Prestação de serviço de Engenharia Especializada em Serviços de Engenharia Consultiva para elaboração de Estudos Preliminares, Projetos Executivos e Gerenciamento de Obras prioritárias no âmbito da URB.			
Gestor do Contrato:	MARIA DA CONCEIÇÃO LIMA LAFAIETE			

Empresa Consultora:		ENGECONSULT CONSULTORES TÉCNICOS LTDA		
Responsável Técnico:	HÉLIO AUGUSTO MACHADO PESSÓA			Assinatura:
Projetista:	ROMILDO SALES			Assinatura:
Desenhista:	NILSON GALINDO			Assinatura:


PROJETO ELÉTRICO				
Assunto:	REVISÃO DO PROJETO PARA CONSTRUÇÃO DE CONJUNTO HABITACIONAL NA COMUNIDADE DO PILQAR - QUADRA 46			
Sub-Assunto:	PLANTA BAIXA - TÉRREO			
Numero:	225-QD46-ELE-03	Prancha:	03/08	
Revisão:	00	Escala:	1/75	Status: EXECUTIVO

QD-2 (Pavimentos 2, 3 e 4) (3x8=24 UCs)


CIRCUITO	LÂMPADAS 220V-W	TOMADAS 220V-W	POT	CORR.	COND	DISJ	OBSERVAÇÕES
Nº	INC 60	100 600	W	A	mm²	A	
1	6		360	1,6	2,5	10	ILUMINAÇÃO
2		7	1300	5,9	2,5	10	TOMADAS
3					2,5	10	RESERVA
TOTAL	7	08	1660	7,5	6,0	15	ALIMENTAÇÃO

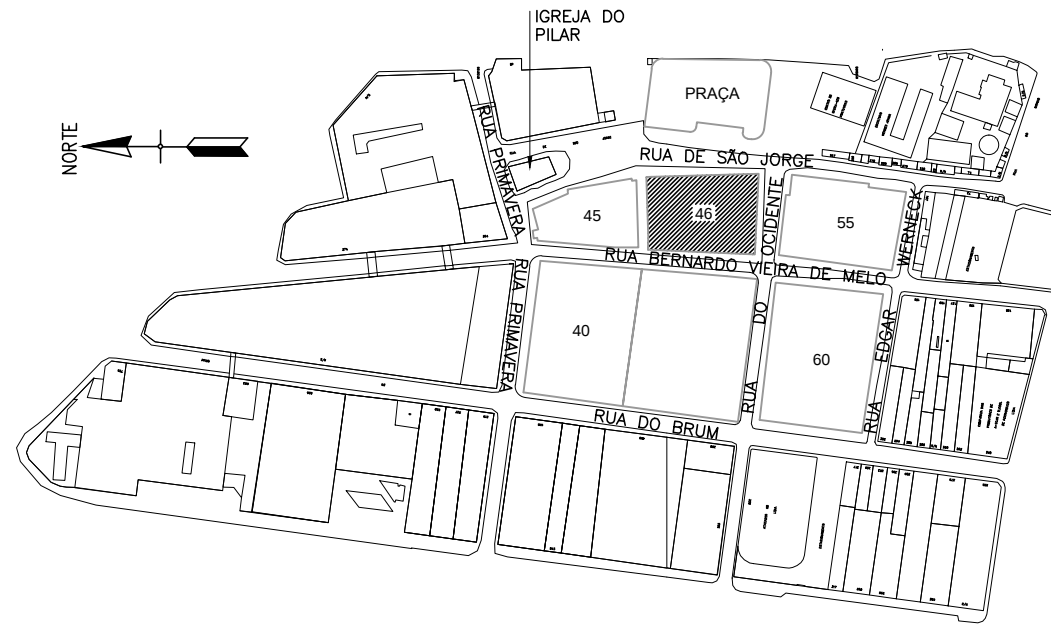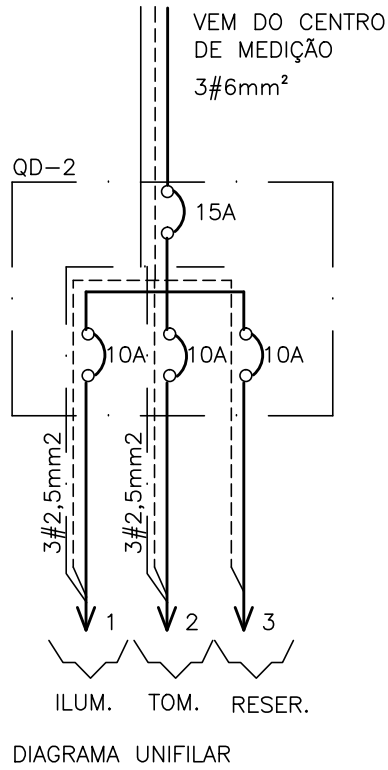

PLANTA PARA ORIENTAÇÃO DA QUADRA
ESQUEMÁTICO

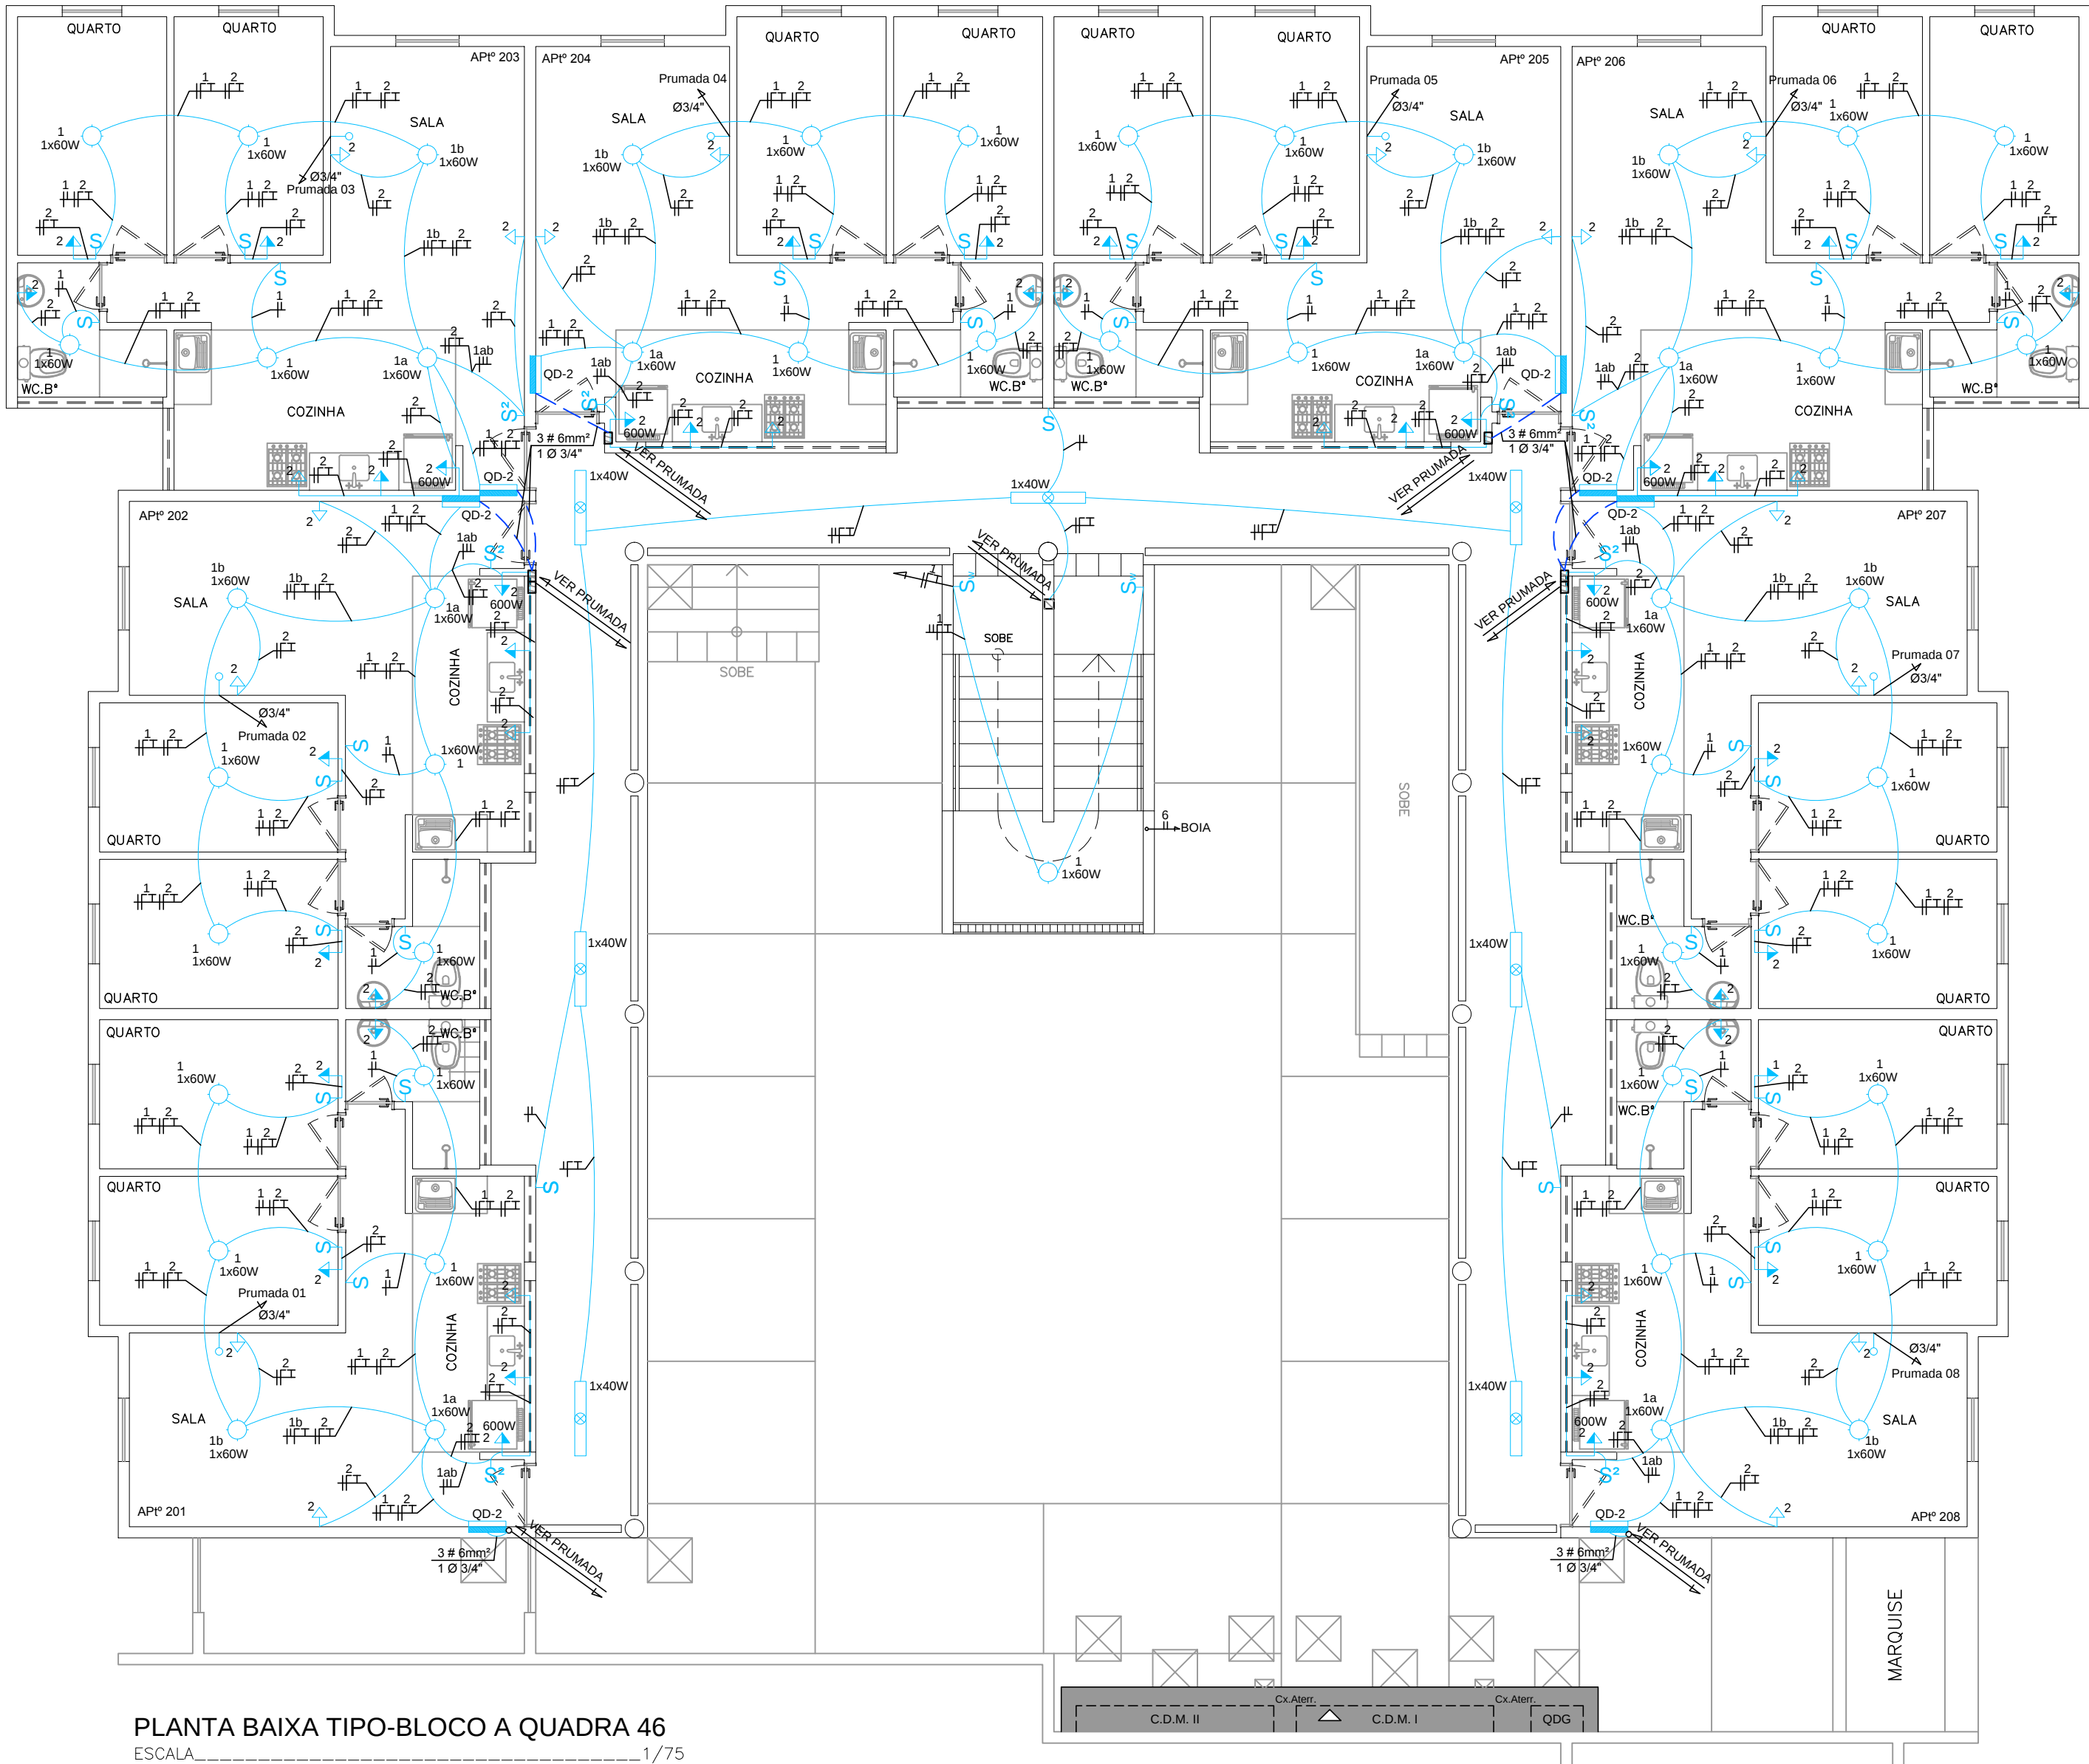

PLANTA BAIXA TIPO-BLOCO A QUADRA 46
ESCALA 1/75

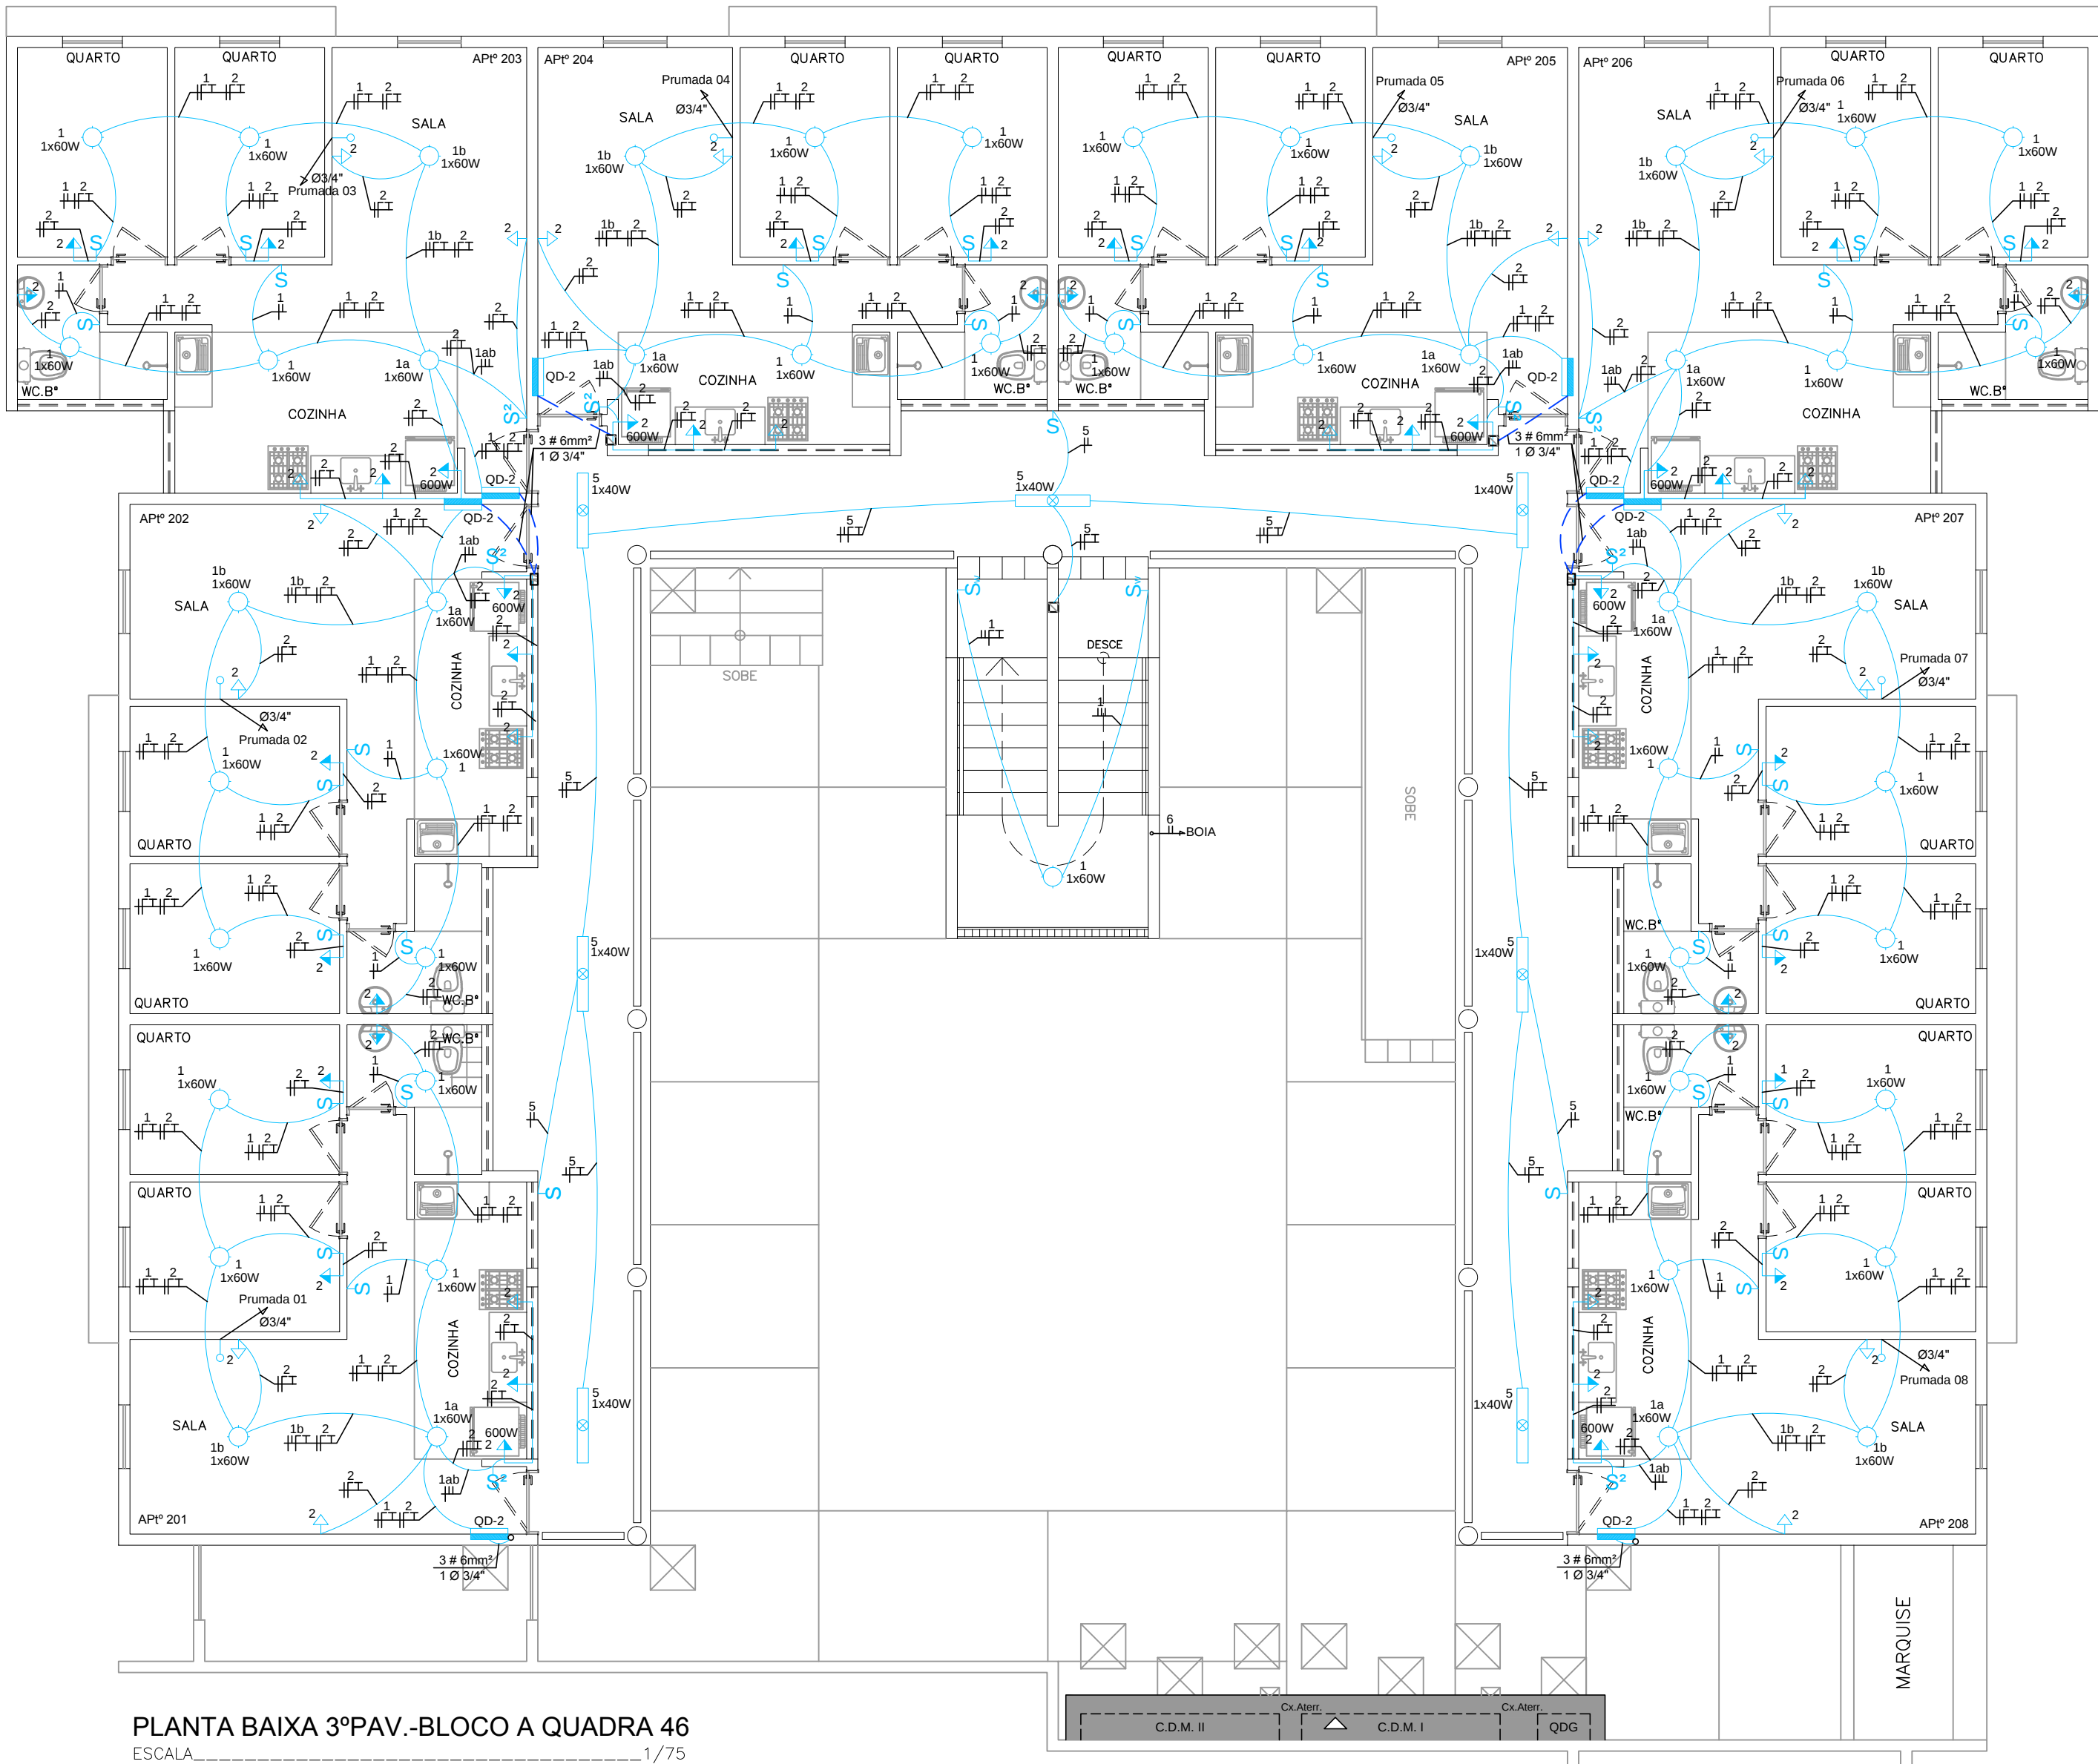

PLANTA BAIXA 3º PAV.-BLOCO A QUADRA 46
ESCALA 1/75

SIMBOLOGIA

- QUADRO DE DISTRIBUIÇÃO INSTALADO A 1.50 m DO CENTRO AO PISO
- PONTO DE LUZ NO TETO PARA LÂMPADA FLUORESCENTE
- PONTO DE LUZ NO TETO PARA LÂMPADA INCANDESCENTE
- PONTO DE LUZ INSTALADA NA PAREDE A 2.20m DO PISO
- PONTO DE ANTENA INSTALADA A 0.30m DO PISO
- PONTO DE TOMADA MONOFÁSICA 2P+1T, INSTALADA A 0.30m DO PISO
- PONTO DE TOMADA MONOFÁSICA 2P+1T, INSTALADA A 1.10m DO PISO
- PONTO DE TOMADA MONOFÁSICA 2P+1T CONJUGADO COM INTERRUPTOR DE 1 SEÇÃO, INSTALADA A 1.10m DO PISO
- PONTO DE INTERRUPTOR DE 1 SEÇÃO, INSTALADO A 1.10m DO PISO
- PONTO DE INTERRUPTOR DE 2 SEÇÕES, INSTALADO A 1.10m DO PISO
- PONTO DE INTERRUPTOR DE 3 SEÇÕES, INSTALADO A 1.10m DO PISO
- PONTO DE INTERRUPTOR DE VAI E VEM, INSTALADO A 1.10m DO PISO
- CAIXA DE PASSAGEM DE 10X5cm, INSTALADA NA PAREDE A 2.50cm DO PISO
- CAIXA DE PASSAGEM DE 15X15cm, INSTALADA NA PAREDE A 0.30cm DO PISO
- CAIXA DE PASSAGEM DE 10X10cm, INSTALADA NA PAREDE A 0.30cm DO PISO
- CAIXA DE PASSAGEM DE ALVENARIA COM TAMPA DE CONCRETO DE 40X40X60cm, COM FUNDO EM BRITA Nº25
- CAIXA DE EQUALIZAÇÃO PARA ATERRAMENTO
- CAIXA PARA ATERRAMENTO
- TUBULAÇÃO QUE DESCE/ TUBULAÇÃO QUE SOBE
- ELETRODUTO FLEXÍVEL DE PVC INSTALADO NA PAREDE OU TETO
- ELETRODUTO RÍGIDO DE PVC INSTALADO NO PISO
- CONDUTORES FASE, NEUTRO, RETORNO E TERRA
- OBS.: ELETRODUTOS NÃO COTADOS SERÃO DE Ø3/4"
- VER CONDUTORES NO Q. DE CARGA E D. UNIFILAR
- DESENHO DE REFERENCIA - PROJETO ARQUITETÔNICO

00	MARÇO/2016	ENTREGA DA REVISÃO DO PROJETO ELÉTRICO		
Rev.	Data	Assunto	Executado	Aprovado

Prefeitura da Cidade do Recife
EMPRESA DE URBANIZAÇÃO DO RECIFE

Unidade: Empresa de Urbanização do Recife
Diretoria de Planejamento e Projetos - DPP

Contrato: CONTRATO 024 / 2015 - Prestação de serviço de Engenharia Especializada em Serviços de Engenharia Consultiva para elaboração de Estudos Preliminares, Projetos Executivos e Gerenciamento de Obras prioritárias no âmbito da URB.

Gestor do Contrato: MARIA DA CONCEIÇÃO LIMA LAFAIETE

Empresa Consultora:
ENGECONSULT
Consultores Técnicos Ltda.

Responsável Técnico: HÉLIO AUGUSTO MACHADO PESSOA
Assinatura: _____

Projetista: ROMILDO SALES
Assinatura: _____

Desenhista: NILSON GALINDO
Assinatura: _____

PROJETO ELÉTRICO

Assunto: REVISÃO DO PROJETO PARA CONSTRUÇÃO DE CONJUNTO HABITACIONAL NA COMUNIDADE DO PILQAR - QUADRA 46

Sub-Assunto: PLANTA BAIXA - TIPO E 3º PAVIMENTO


Numero: 225-QD46-ELE-04	Prancha: 04/08
Revisão: 00	Status: EXECUTIVO

QD-3 / BLOCO 1 (Condomínio)


CIRCUITO	LÂMPADAS 220V-W		TOMADAS 220V-CV	POT	COND	DISJ	OBSERVAÇÕES
N°	INC 60	FL 40	1	W	mm²	A	
1	4			240	2,5	10	ILUM. ESCADAS
2		8		320	2,5	10	ILUM. TERREO
3		7		280	2,5	10	ILUM. 1*PAV.
4		7		280	2,5	10	ILUM. 2*PAV.
5		7		280	2,5	10	ILUM. 3*PAV.
6			1	736	2,5	10	BOMBA
7						10	RESERVAS
8						10	RESERVAS
TOTAL	33		1	2136	6,0	25	ALIMENTAÇÃO

QD-1 (Pavimento 1) (1x8=8 UCs)

CIRCUITO	LÂMPADAS 220V-W	TOMADAS 220V-W		POT	CORR.	COND	DISJ	OBSERVAÇÕES
N°	INC 60	100	600	W	A	mm²	A	
1	7			420	1,9	2,5	10	ILUMINAÇÃO
2		7	1	1300	5,9	2,5	10	TOMADAS
3						2,5	10	RESERVA
TOTAL	7	08		1720	7,8	6,0	15	ALIMENTAÇÃO


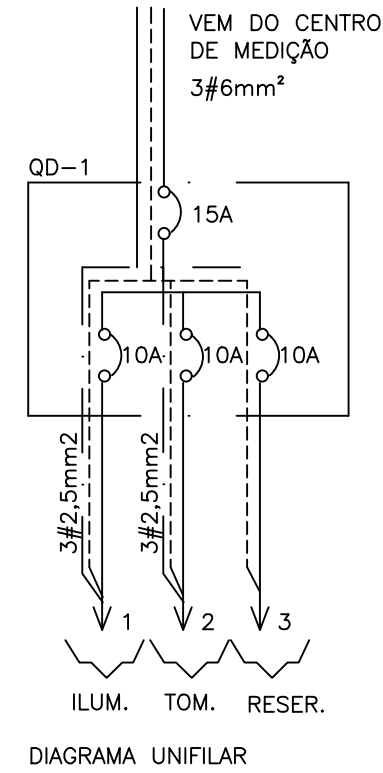


- SIMBOLOGIA**
- QUADRO DE DISTRIBUIÇÃO INSTALADO A 1.50 m DO CENTRO AO PISO
 - PONTO DE LUZ NO TETO PARA LÂMPADA FLUORESCENTE
 - PONTO DE LUZ NO TETO PARA LÂMPADA INCANDESCENTE
 - PONTO DE LUZ INSTALADA NA PAREDE A 2.20m DO PISO
 - PONTO DE ANTENA INSTALADA A 0.30m DO PISO
 - PONTO DE TOMADA MONOFÁSICA 2P+1T, INSTALADA A 0.30m DO PISO
 - PONTO DE TOMADA MONOFÁSICA 2P+1T, INSTALADA A 1.10m DO PISO
 - PONTO DE TOMADA MONOFÁSICA 2P+1T, INSTALADA A 2.10m DO PISO
 - PONTO DE TOMADA MONOFÁSICA 2P+1T CONJUGADO COM INTERRUPTOR DE 1 SEÇÃO, INSTALADA A 1.10m DO PISO
 - PONTO DE INTERRUPTOR DE 1 SEÇÃO, INSTALADO A 1.10m DO PISO
 - PONTO DE INTERRUPTOR DE 2 SEÇÕES, INSTALADO A 1.10m DO PISO
 - PONTO DE INTERRUPTOR DE 3 SEÇÕES, INSTALADO A 1.10m DO PISO
 - PONTO DE INTERRUPTOR DE VAI E VEM, INSTALADO A 1.10m DO PISO
 - CAIXA DE PASSAGEM DE 10X5cm, INSTALADA NA PAREDE A 2.50cm DO PISO
 - CAIXA DE PASSAGEM DE 15X15cm, INSTALADA NA PAREDE A 0.30cm DO PISO
 - CAIXA DE PASSAGEM DE 10X10cm, INSTALADA NA PAREDE A 0.30cm DO PISO
 - CAIXA DE PASSAGEM DE ALVENARIA COM TAMPA DE CONCRETO DE 40X40X8cm, COM FUNDO EM BRITA Nº25
 - CAIXA DE EQUALIZAÇÃO PARA ATERRAMENTO
 - CAIXA PARA ATERRAMENTO
 - TUBULAÇÃO QUE DESCE/ TUBULAÇÃO QUE SOBE
 - ELETRODUTO FLEXÍVEL DE PVC INSTALADO NA PAREDE OU TETO
 - ELETRODUTO RÍGIDO DE PVC INSTALADO NO PISO
 - CONDUTORES FASE, NEUTRO, RETORNO E TERRA
- OBS.: ELETRODUTOS NÃO COTADOS SERÃO DE Ø3/4"
VER CONDUTORES NO Q. DE CARGA E D. UNIFILAR
DESENHO DE REFERENCIA - PROJETO ARQUITETÔNICO

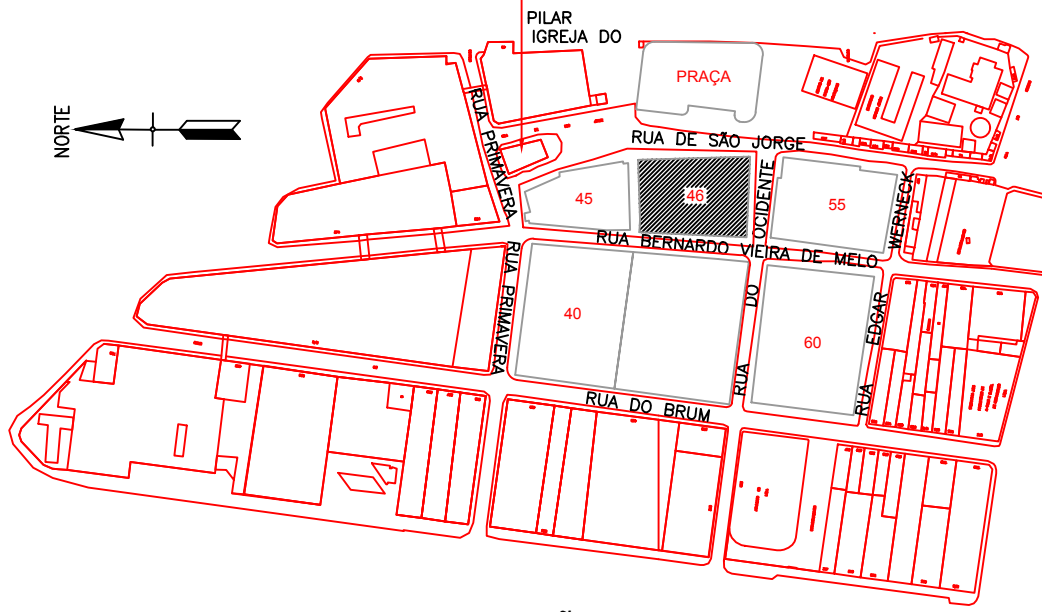

PLANTA PARA ORIENTAÇÃO DA QUADRA

ESQUEMÁTICO

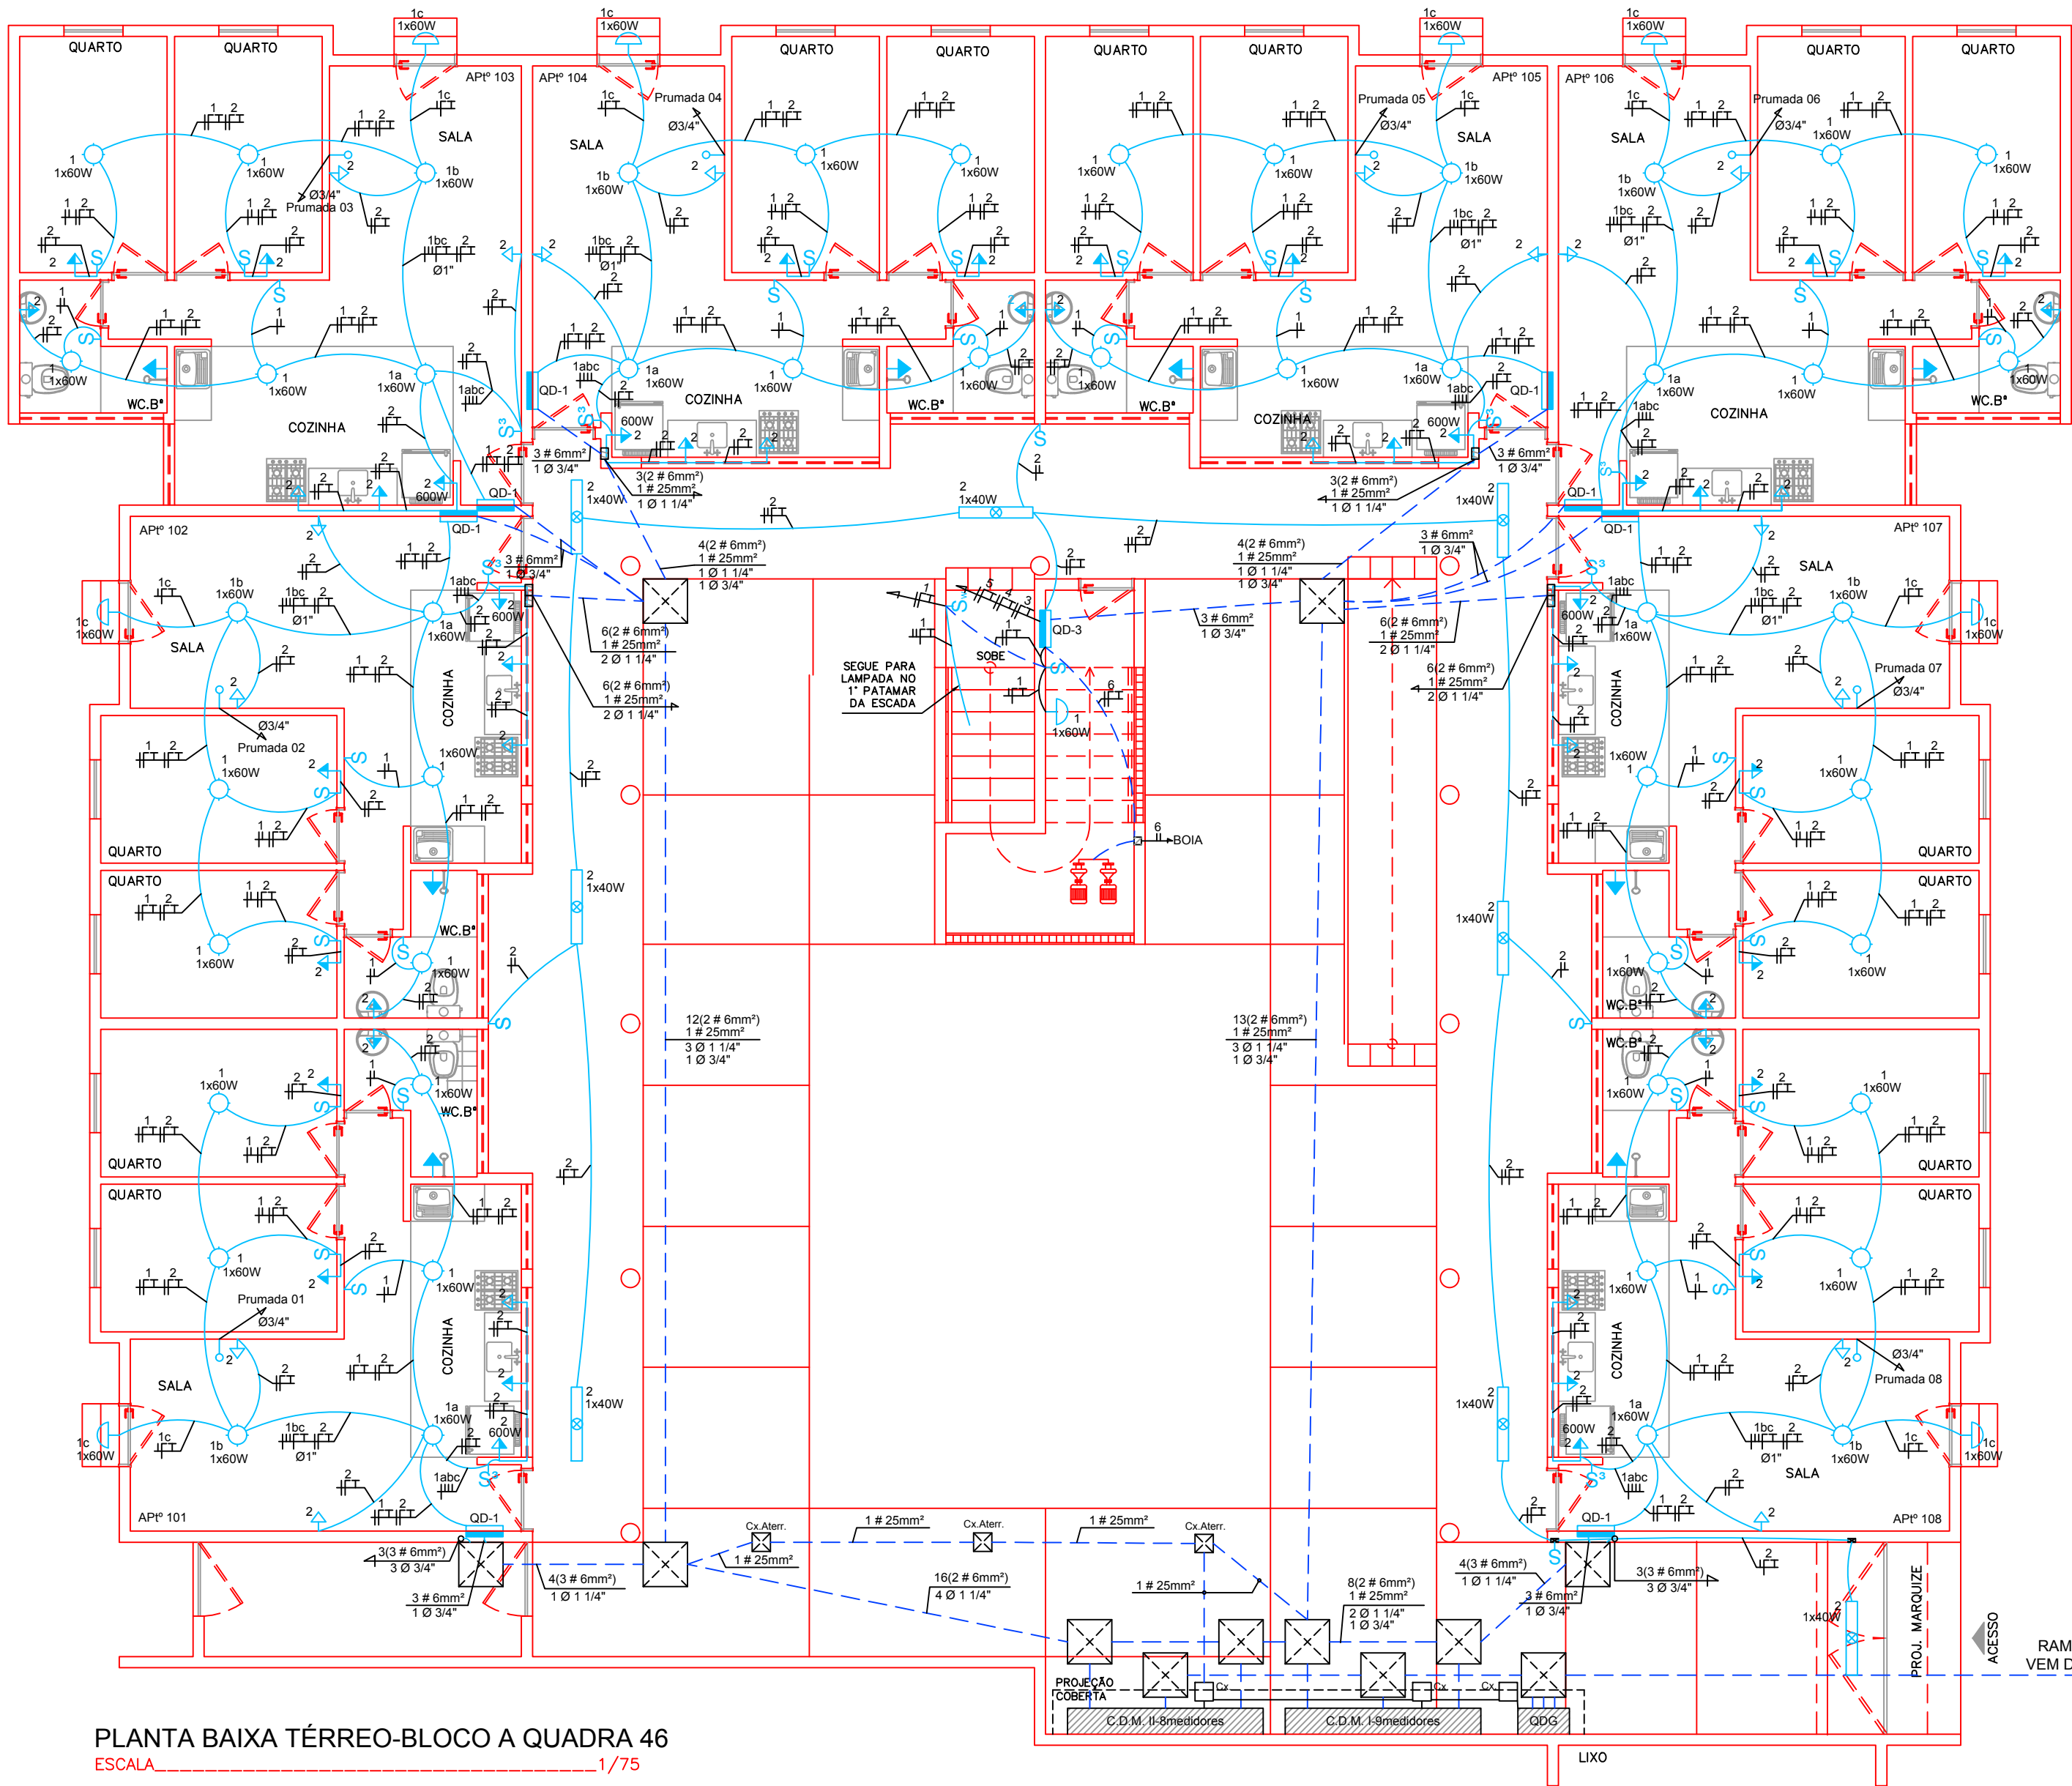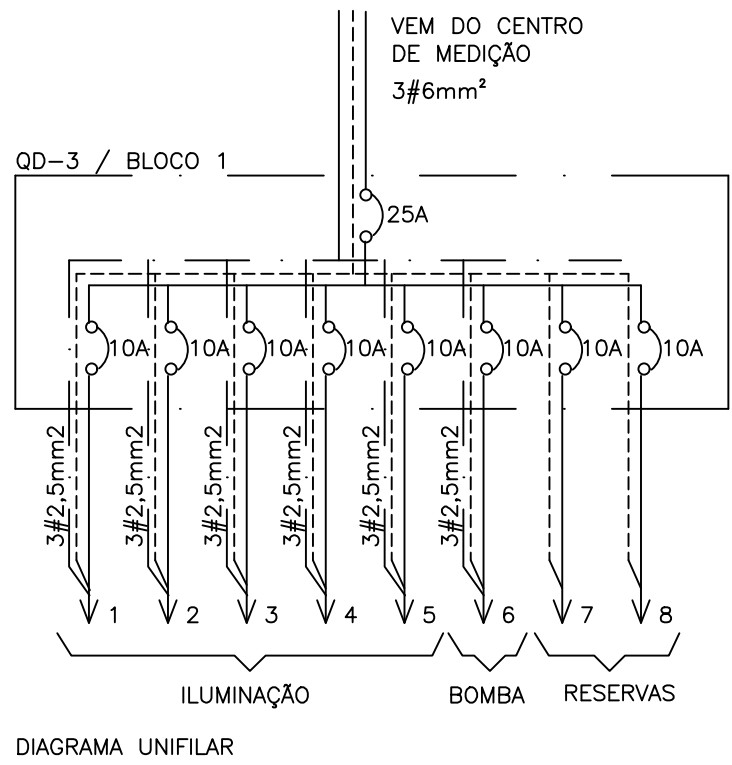

PLANTA BAIXA TÉRREO-BLOCO A QUADRA 46

ESCALA 1/75

00	MARÇO/2016	ENTREGA DA REVISÃO DO PROJETO ELÉTRICO		
Rev.	Data	Assunto	Executado	Aprovado



Prefeitura da Cidade do Recife
EMPRESA DE URBANIZAÇÃO DO RECIFE

Unidade: Empresa de Urbanização do Recife
Diretoria de Planejamento e Projetos - DPP

Contrato: CONTRATO 024 / 2015 - Prestação de serviço de Engenharia Especializada em Serviços de Engenharia Consultiva para elaboração de Estudos Preliminares, Projetos Executivos e Gerenciamento de Obras prioritárias no âmbito da URB.

Gestor do Contrato: MARIA DA CONCEIÇÃO LIMA LAFAIETE

Empresa Consultora:



ENGECONSULT CONSULTORES TÉCNICOS LTDA

Responsável Técnico: HÉLIO AUGUSTO MACHADO PESSÔA

Assinatura:

Projetista: ROMILDO SALES

Assinatura:

Desenhista: NILSON GALINDO

Assinatura:

PROJETO ELÉTRICO

Assunto: REVISÃO DO PROJETO PARA CONSTRUÇÃO DE CONJUNTO HABITACIONAL NA COMUNIDADE DO PILQAR - QUADRA 46

Sub-Assunto: PLANTA BAIXA - TÉRREO

Numero: 225-QD46-ELE-03

Prancha: 03/04



Revisão: 00

Escala: 1/75

Status: EXECUTIVO


QD-2 (Pavimentos 2, 3 e 4) (3x8=24 UCs)

CIRCUITO	LÂMPADAS 220V-W	TOMADAS 220V-W	POT	CORR.	COND	DISJ	OBSERVAÇÕES
Nº	INC	100	600	W	A	mm²	A
1	6			360	1,6	2,5	10
2		7	1	1300	5,9	2,5	10
3						2,5	10
TOTAL	7	08	1660	7,5	6,0	15	ALIMENTAÇÃO

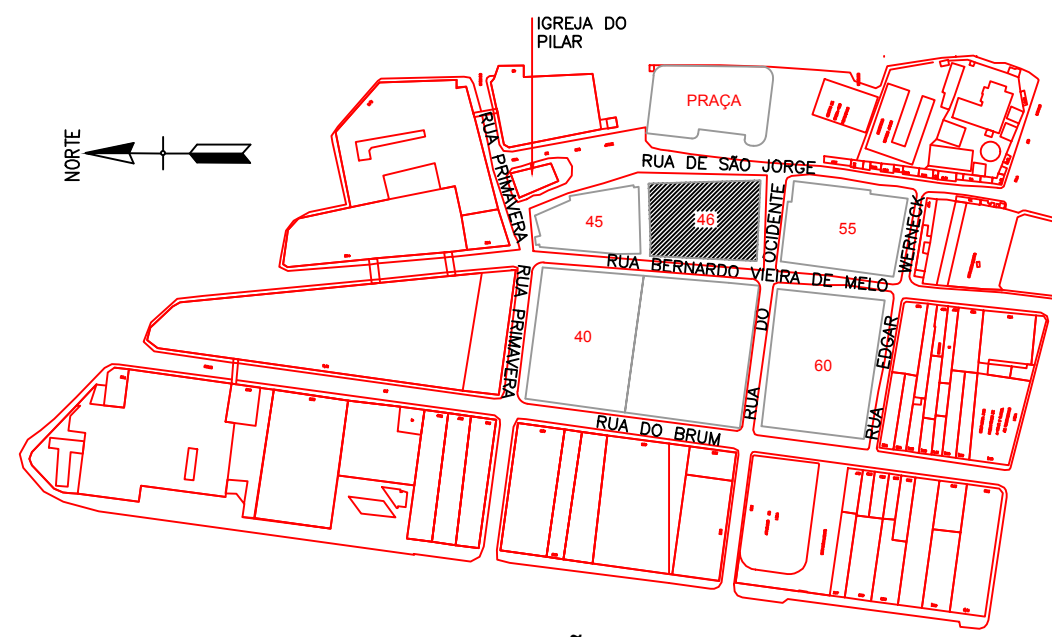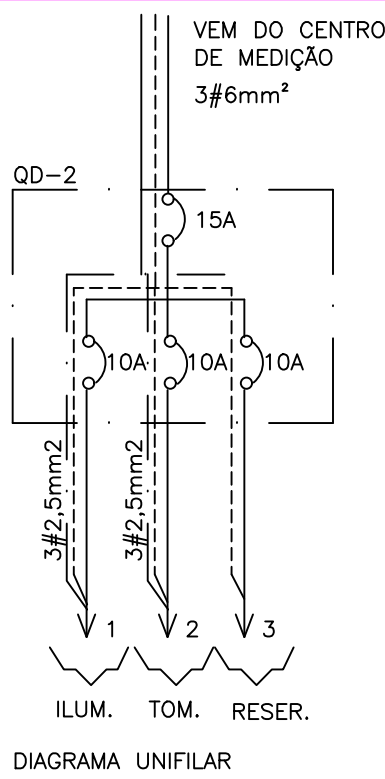


PLANTA PARA ORIENTAÇÃO DA QUADRA

ESQUEMATICO

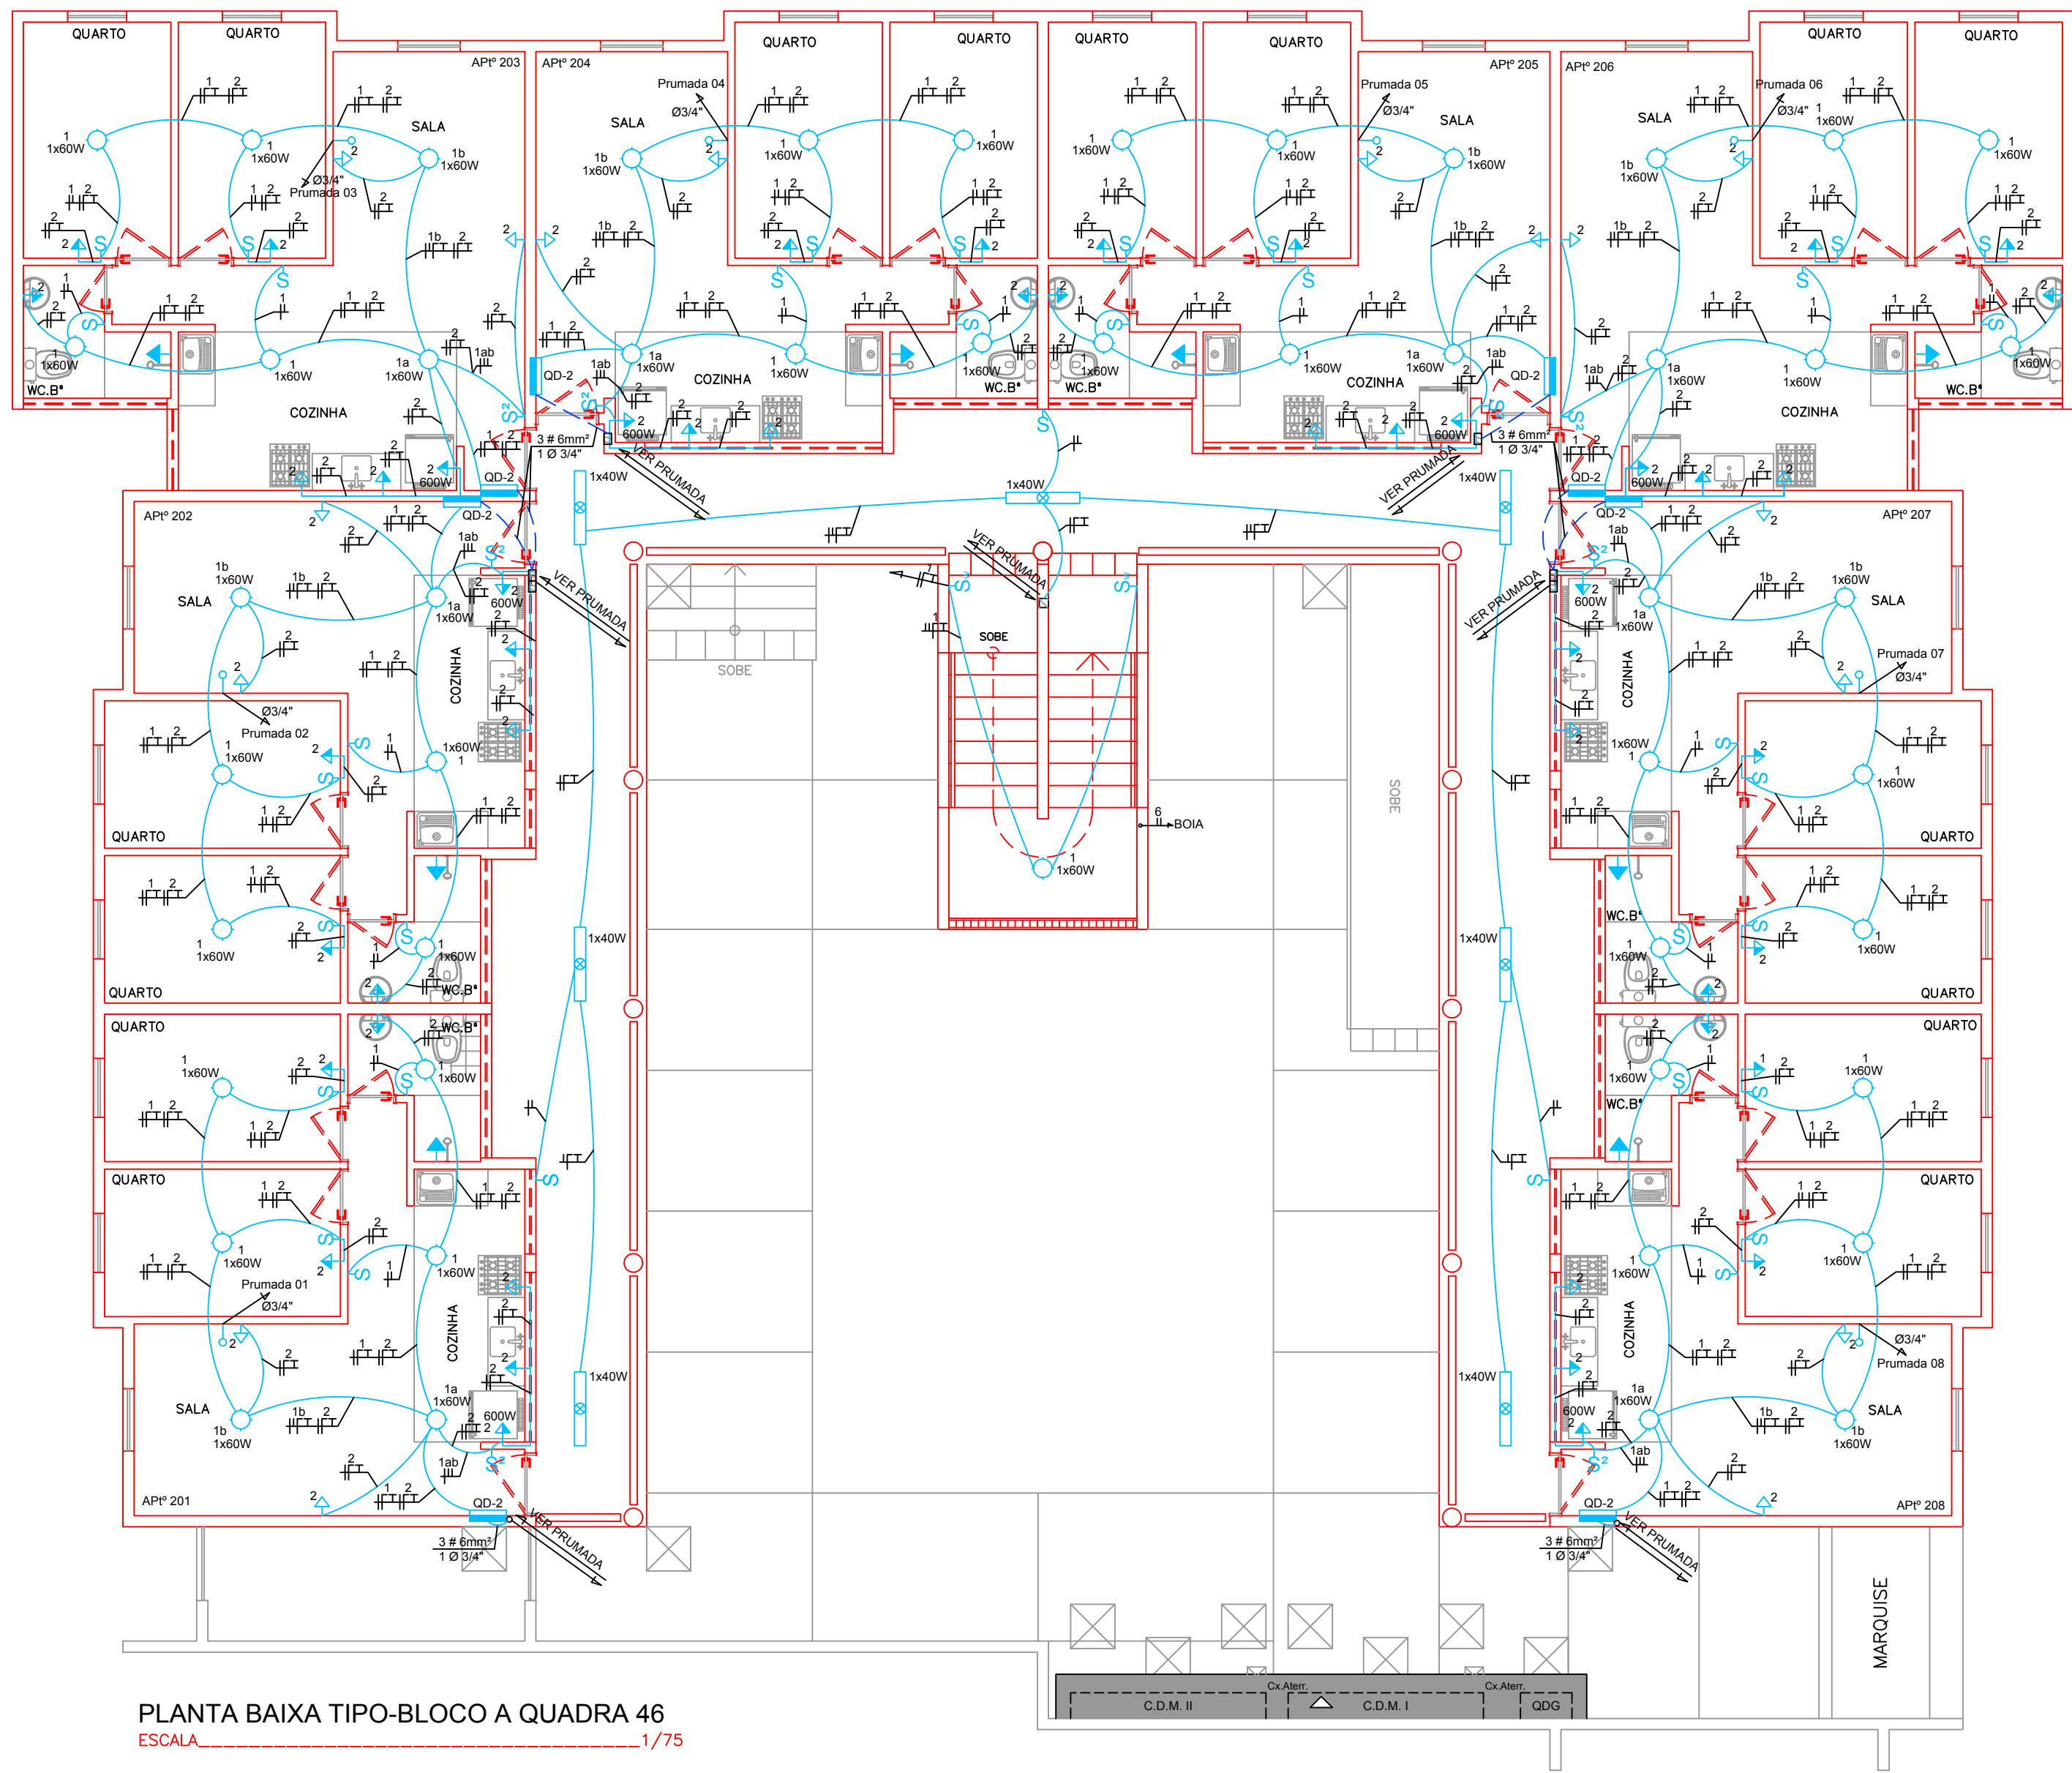

PLANTA BAIXA TIPO-BLOCO A QUADRA 46

ESCALA 1/75

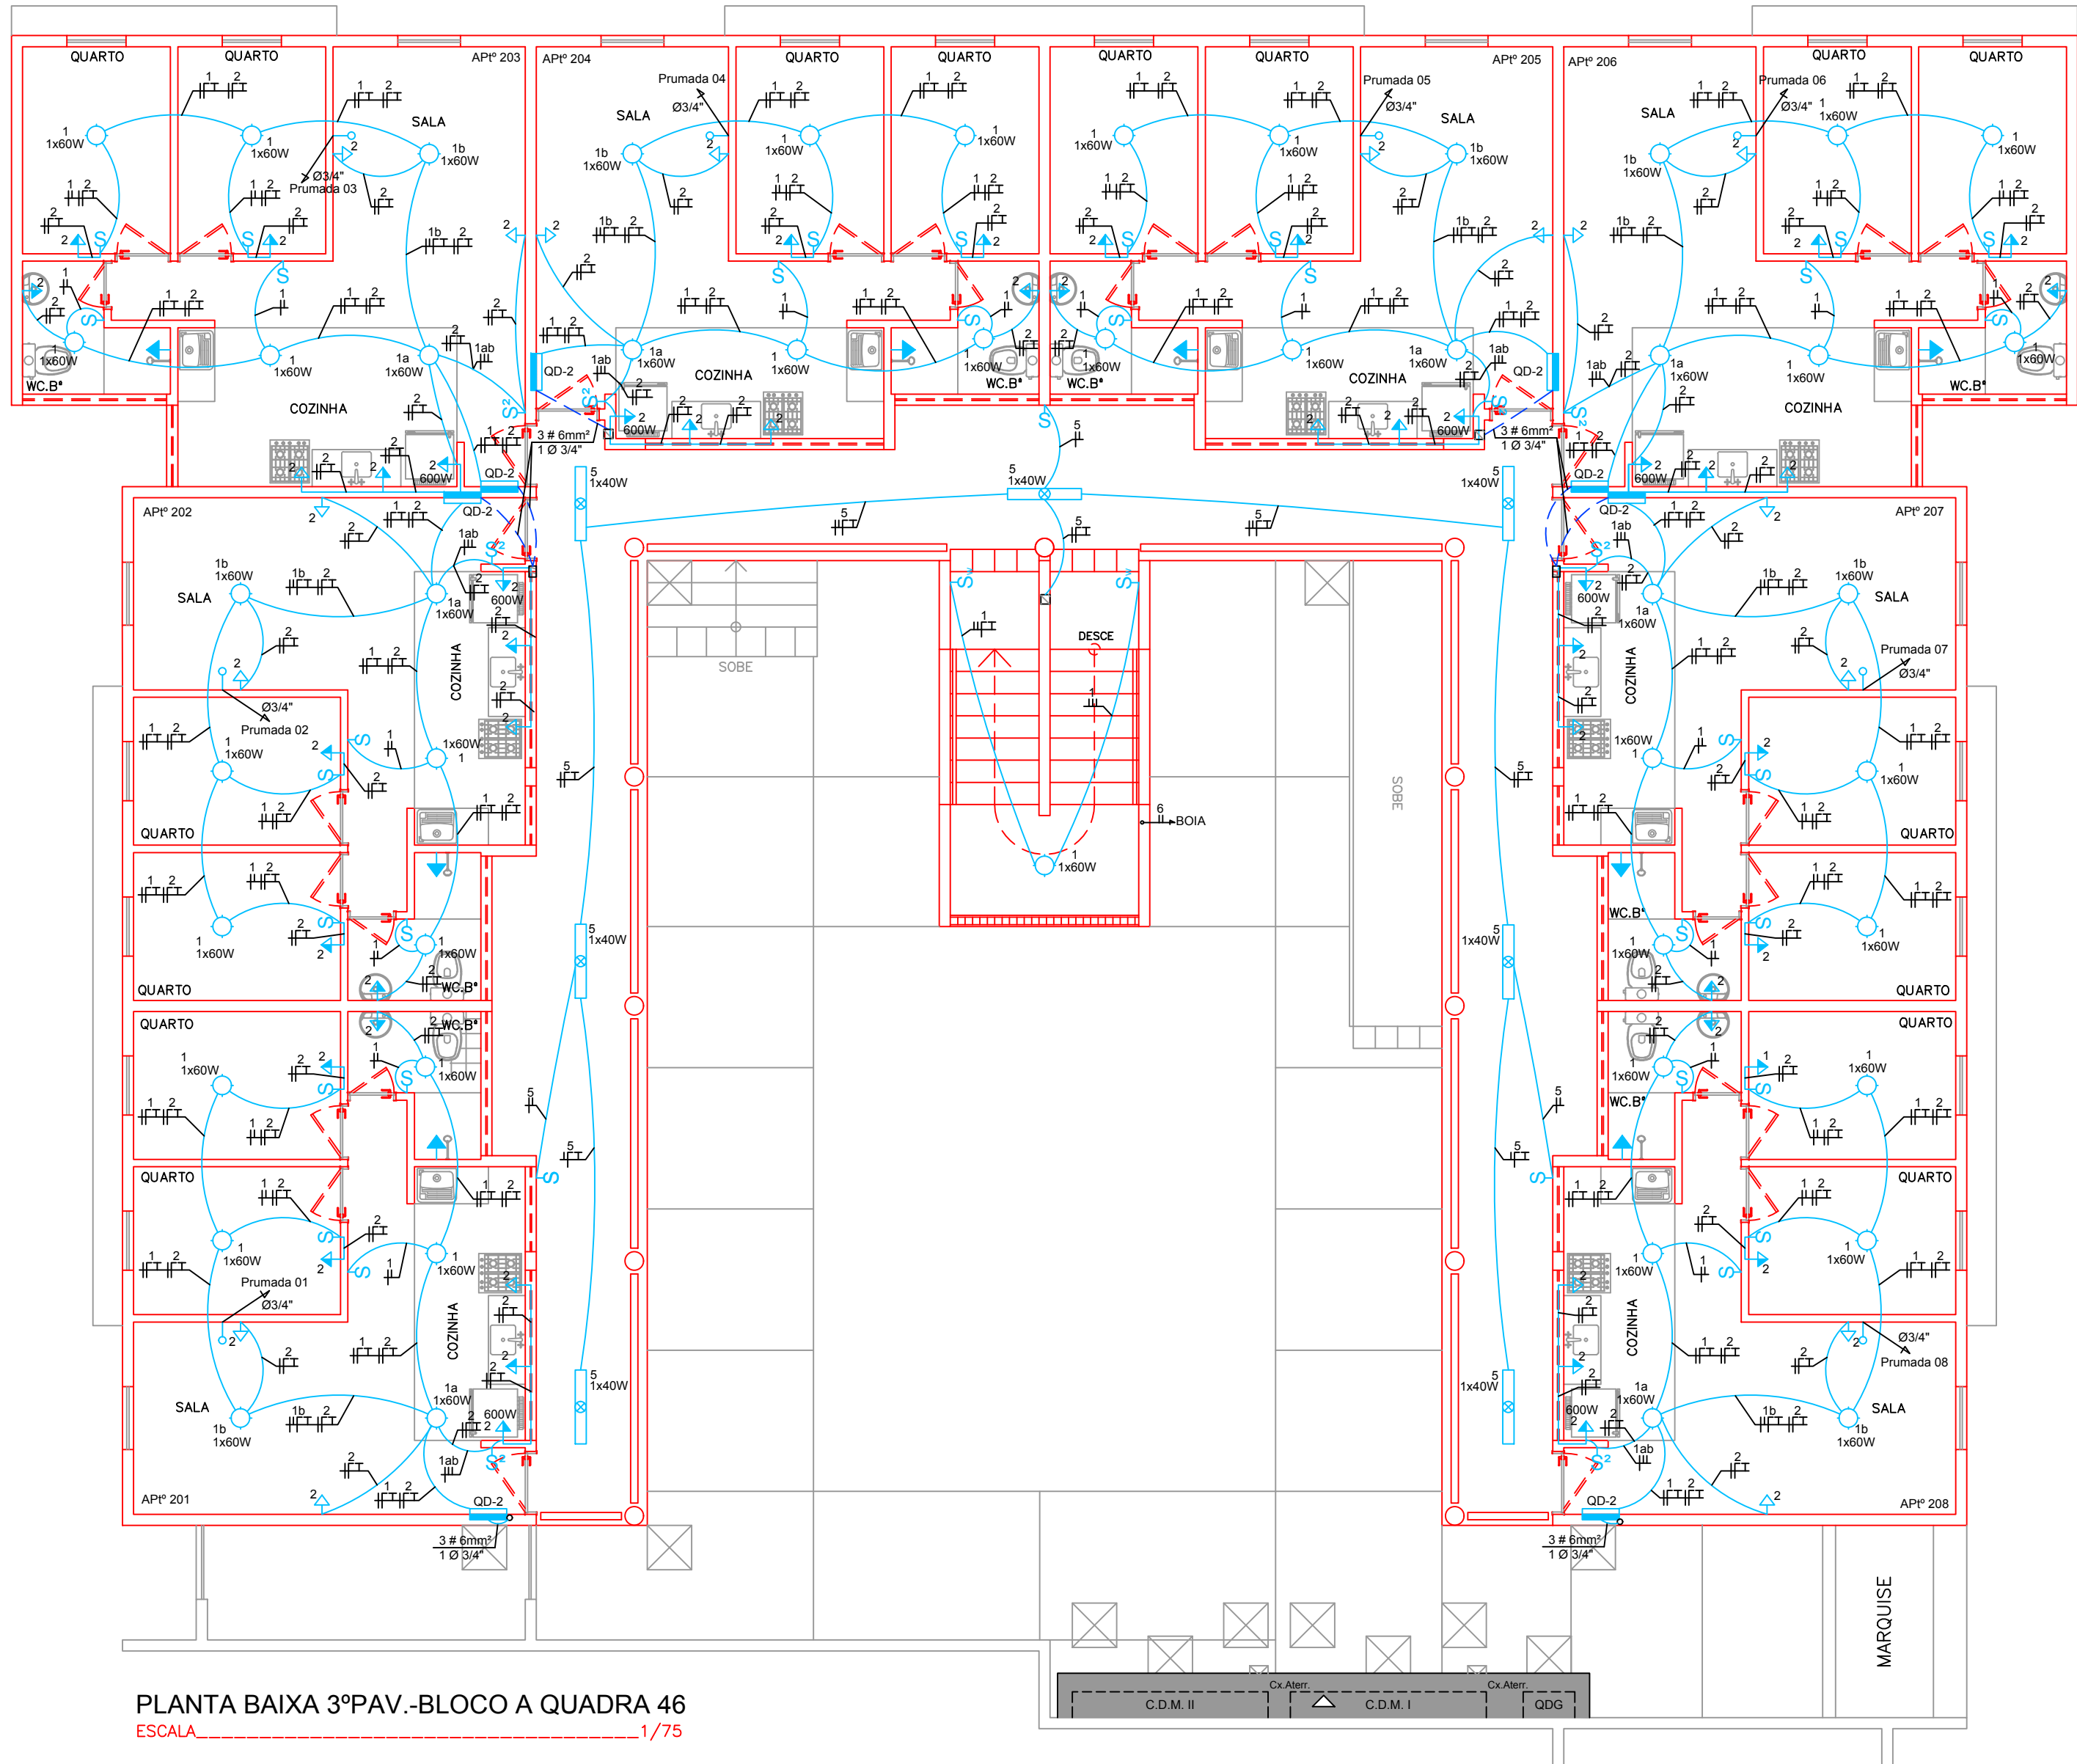


PLANTA BAIXA 3ºPAV.-BLOCO A QUADRA 46

ESCALA 1/75

SIMBOLOGIA

- QUADRO DE DISTRIBUIÇÃO INSTALADO A 1,50 m DO CENTRO DO PISO
 - PONTO DE LUZ NO TETO PARA LÂMPADA FLUORESCENTE
 - PONTO DE LUZ NO TETO PARA LÂMPADA INCANDESCENTE
 - PONTO DE LUZ INSTALADO NA PAREDE A 2,20m DO PISO
 - PONTO DE ANTENA INSTALADA A 0,30m DO PISO
 - PONTO DE TOMADA MONOFÁSICA 2P+1T, INSTALADA A 0,30m DO PISO
 - PONTO DE TOMADA MONOFÁSICA 2P+1T, INSTALADA A 1,10m DO PISO
 - PONTO DE TOMADA MONOFÁSICA 2P+1T, INSTALADA A 2,10m DO PISO
 - PONTO DE TOMADA MONOFÁSICA 2P+1T CONJUGADO COM INTERRUPTOR DE 1 SEÇÃO, INSTALADA A 1,10m DO PISO
 - PONTO DE INTERRUPTOR DE 1 SEÇÃO, INSTALADO A 1,10m DO PISO
 - PONTO DE INTERRUPTOR DE 2 SEÇÕES, INSTALADO A 1,10m DO PISO
 - PONTO DE INTERRUPTOR DE 3 SEÇÕES, INSTALADO A 1,10m DO PISO
 - PONTO DE INTERRUPTOR DE VAI E VEM, INSTALADO A 1,10m DO PISO
 - CAIXA DE PASSAGEM DE 10x15cm, INSTALADA NA PAREDE A 2,50cm DO PISO
 - CAIXA DE PASSAGEM DE 10x15cm, INSTALADA NA PAREDE A 0,30m DO PISO
 - CAIXA DE PASSAGEM DE ALVENARIA COM TAMPA DE CONCRETO DE 40x40x60cm, COM FLUIDO EM BRITA Nº25
 - CAIXA DE EQUALIZAÇÃO PARA ATERRAMENTO
 - CAIXA PARA ATERRAMENTO
 - TUBULAÇÃO QUE DESCE
 - TUBULAÇÃO QUE SOBE
 - ELETRODUTO FLEXÍVEL DE PVC INSTALADO NA PAREDE OU TETO
 - ELETRODUTO RÍGIDO DE PVC INSTALADO NO PISO
 - CONDUTORES FASE, NEUTRO, RETORNO E TERRA
- OBS.: ELETRODUTOS NÃO COTADOS SERÃO DE Ø3/4"
VER CONDUTORES NO Q. DE CARGA E D. UNIFILAR
DESENHO DE REFERÊNCIA - PROJETO ARQUITETÔNICO

00	MARÇO/2016	ENTREGA DA REVISÃO DO PROJETO ELÉTRICO		
Rev.	Data	Assunto	Executado	Aprovado
Prefeitura da Cidade do Recife EMPRESA DE URBANIZAÇÃO DO RECIFE				
Unidade: Empresa de Urbanização do Recife Diretoria de Planejamento e Projetos - DPP				
Contrato: CONTRATO 024 / 2015 - Prestação de serviço de Engenharia Especializada em Serviços de Engenharia Consultiva para elaboração de Estudos Preliminares, Projetos Executivos e Gerenciamento de Obras prioritárias no âmbito da URB.				
Gestor do Contrato: MARIA DA CONCEIÇÃO LIMA LAFIETE				
Empresa Consultora: ENGECONSULT CONSULTORES TÉCNICOS LTDA				
Responsável Técnico: HÉLIO AUGUSTO MACHADO PESSOA		Assinatura:		
Projetista: ROMILDO SALES		Assinatura:		
Desenhista: NILSON GALINDO		Assinatura:		
PROJETO ELÉTRICO				
Assunto: REVISÃO DO PROJETO PARA CONSTRUÇÃO DE CONJUNTO HABITACIONAL NA COMUNIDADE DO PILGAR - QUADRA 46				
Sub-Assunto: PLANTA BAIXA - TIPO E 3º PAVIMENTO				
Número: 225-QD46-ELE-04		Folha: 04/04		
Revisão: 00	Escala: 1/75	Status: EXECUTIVO		

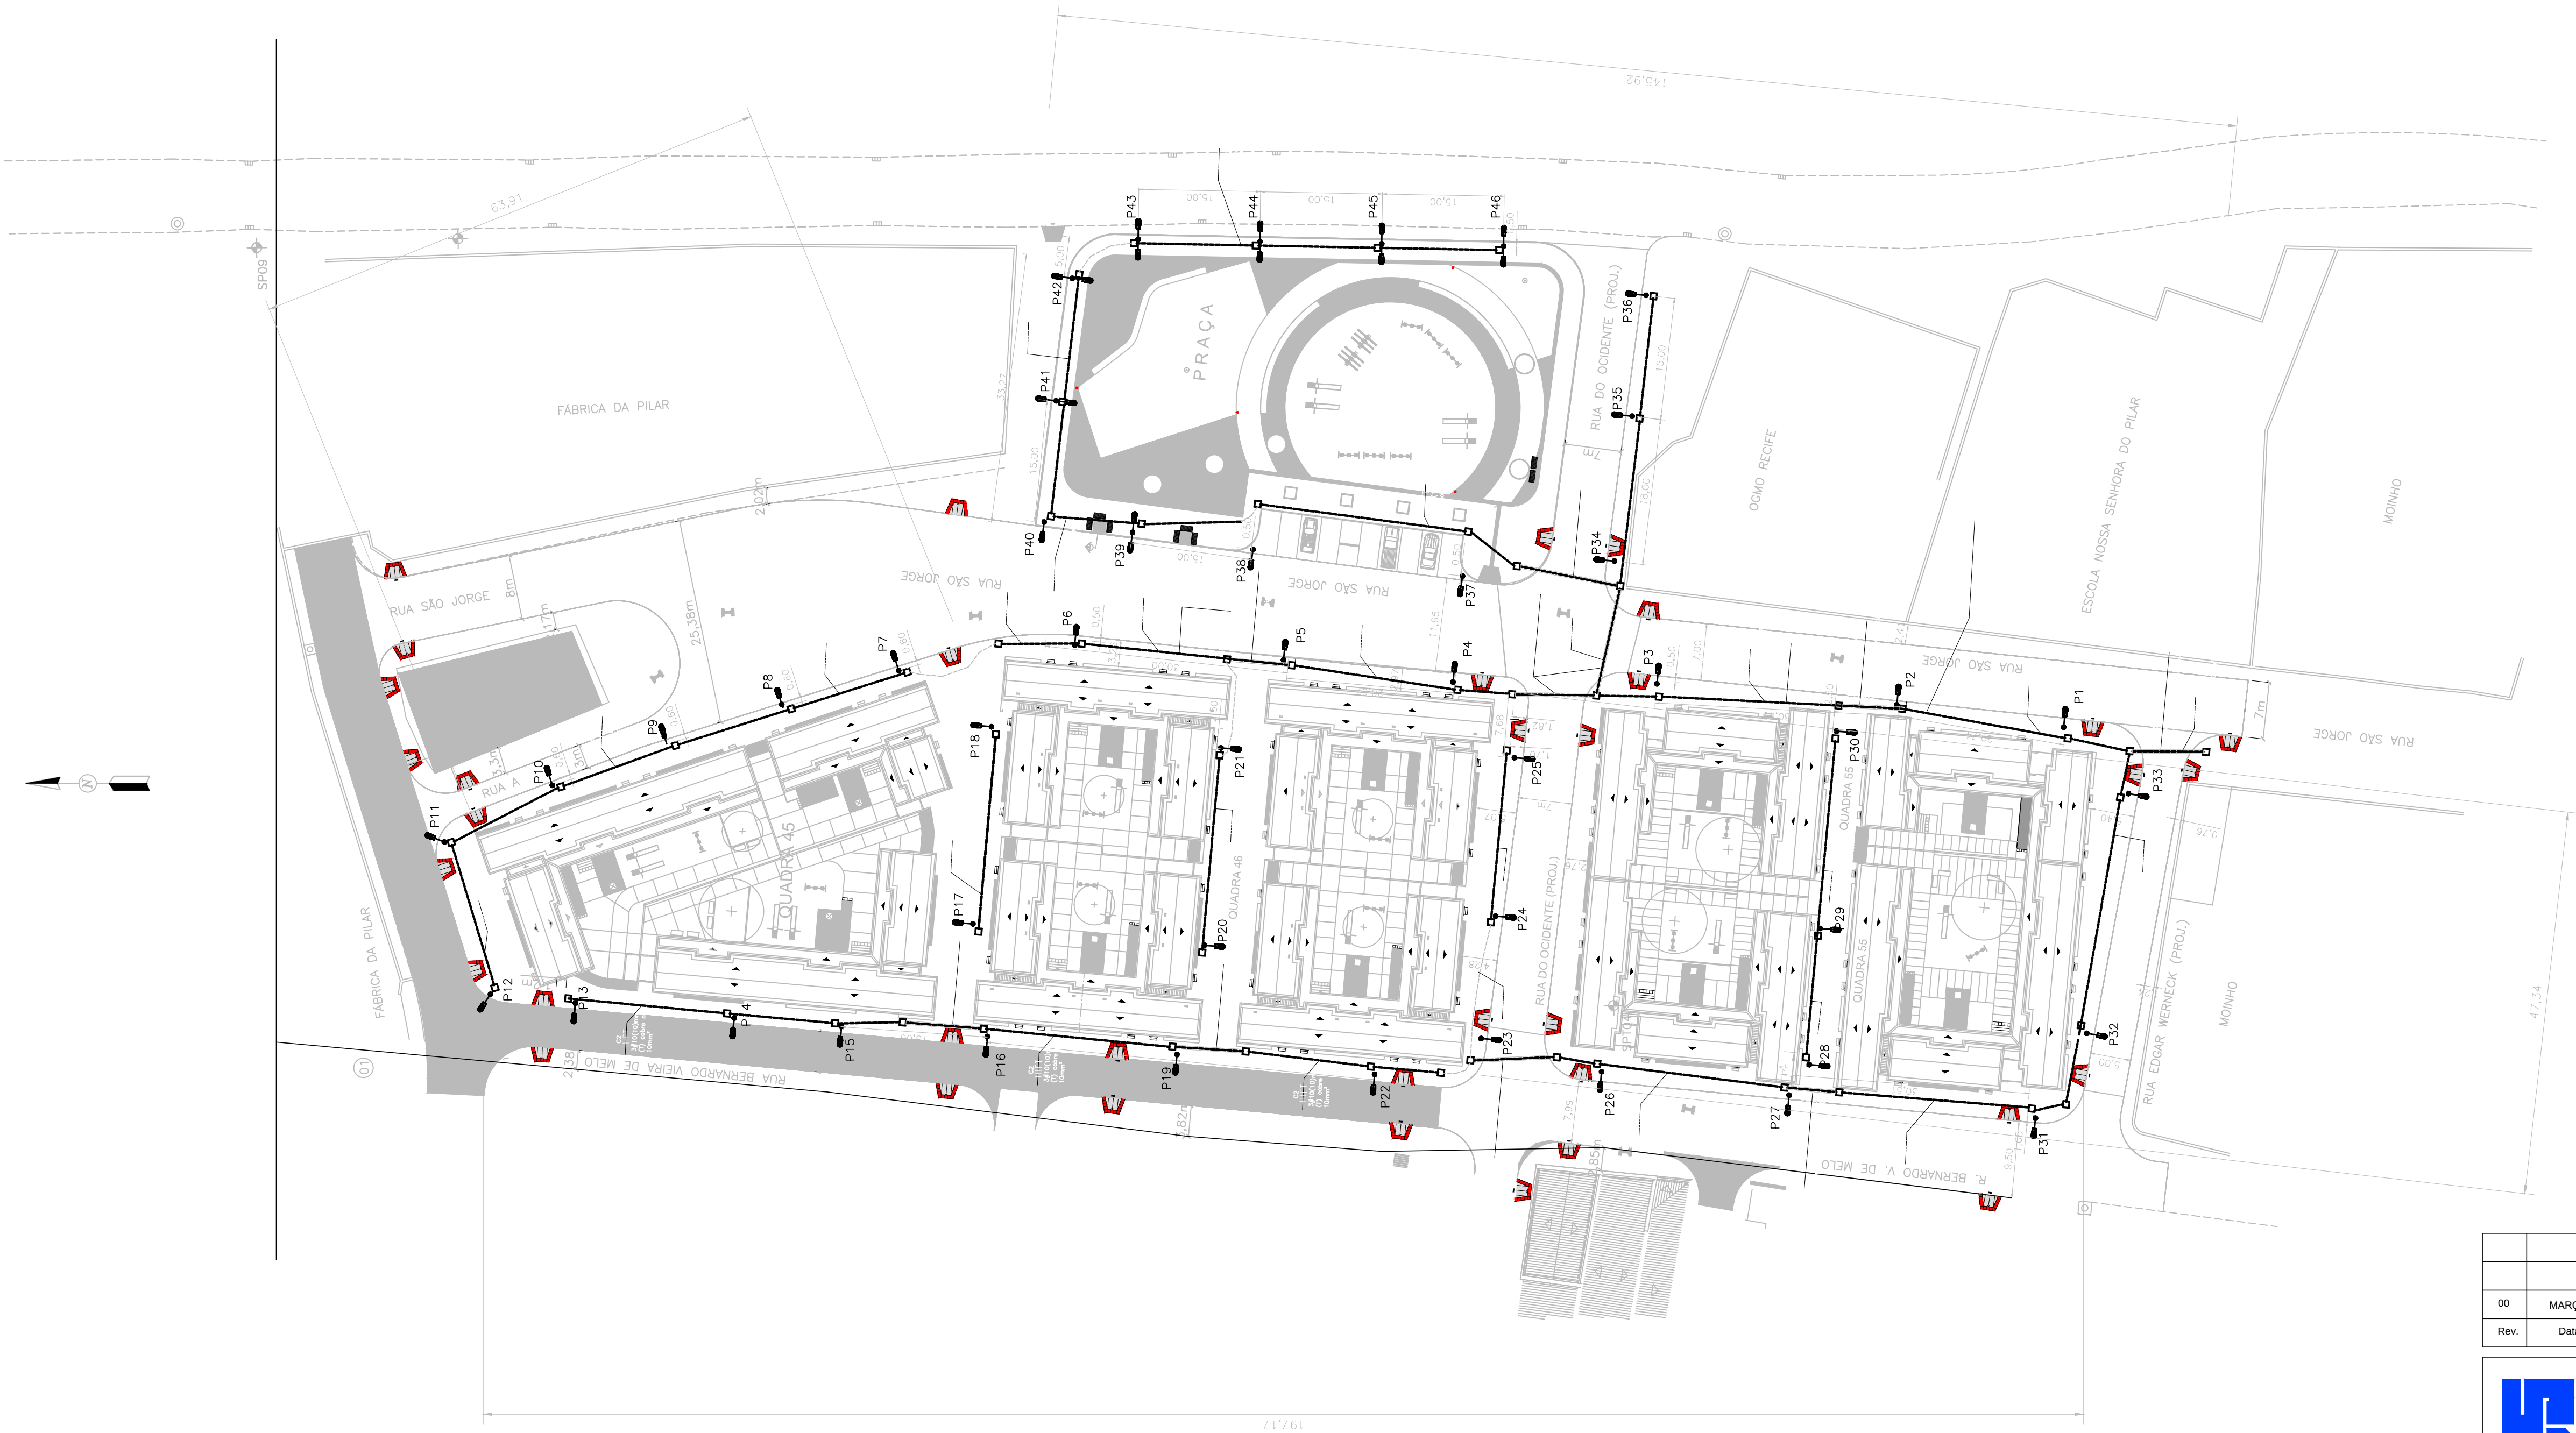



00	MARÇO/2016	ENTREGA DA REVISÃO DO PROJETO ELÉTRICO		
Rev.	Data	Assunto	Executado	Aprovado

	Prefeitura da Cidade do Recife EMPRESA DE URBANIZAÇÃO DO RECIFE
Unidade:	Empresa de Urbanização do Recife Diretoria de Planejamento e Projetos - DPP
Contrato:	CONTRATO 024 / 2015 - Prestação de serviço de Engenharia Especializada em Serviços de Engenharia Consultiva para elaboração de Estudos Preliminares, Projetos Executivos e Gerenciamento de Obras prioritárias no âmbito da URB.
Gestor do Contrato:	MARIA DA CONCEIÇÃO LIMA LAFAIETE

Empresa Consultora:	 ENGECONSULT CONSULTORES TÉCNICOS LTDA	
Responsável Técnico:	HÉLIO AUGUSTO MACHADO PESSOA	Assinatura:
Projetista:	ROMILDO SALES	Assinatura:
Desenhista:	NILSON GALINDO	Assinatura:

PROJETO ELÉTRICO		
Assunto:	REVISÃO DO PROJETO PARA CONSTRUÇÃO DE CONJUNTO HABITACIONAL NA COMUNIDADE DO PILQAR - QUADRA 46	
Sub-Assunto:	PLANTA BAIXA - ILUMINAÇÃO PÚBLICA	
Numero:	225-QD46-ELE-01	Prancha: 01/08
Revisão:	00	Escala: 1/500
Status:	EXECUTIVO	

DIAGRAMA TRIFILAR

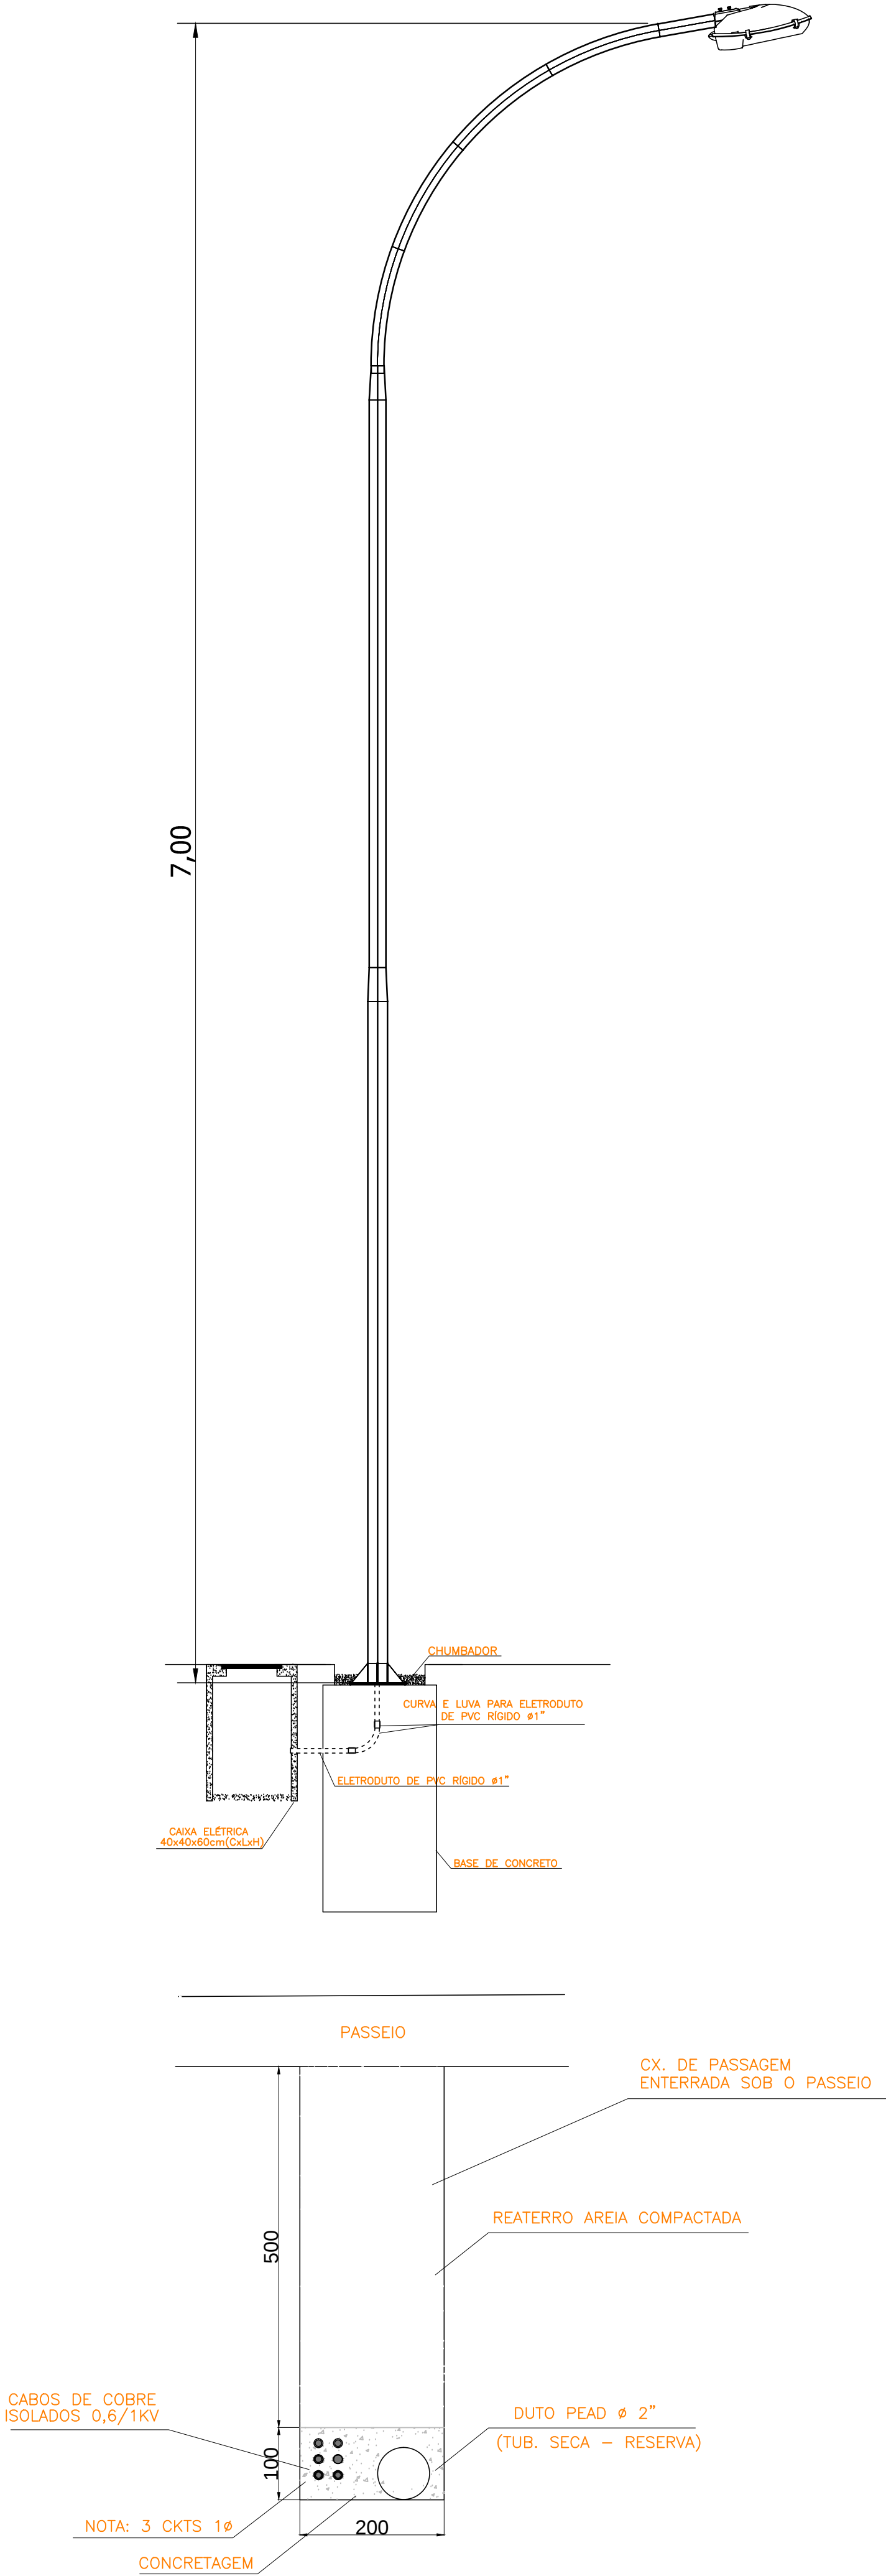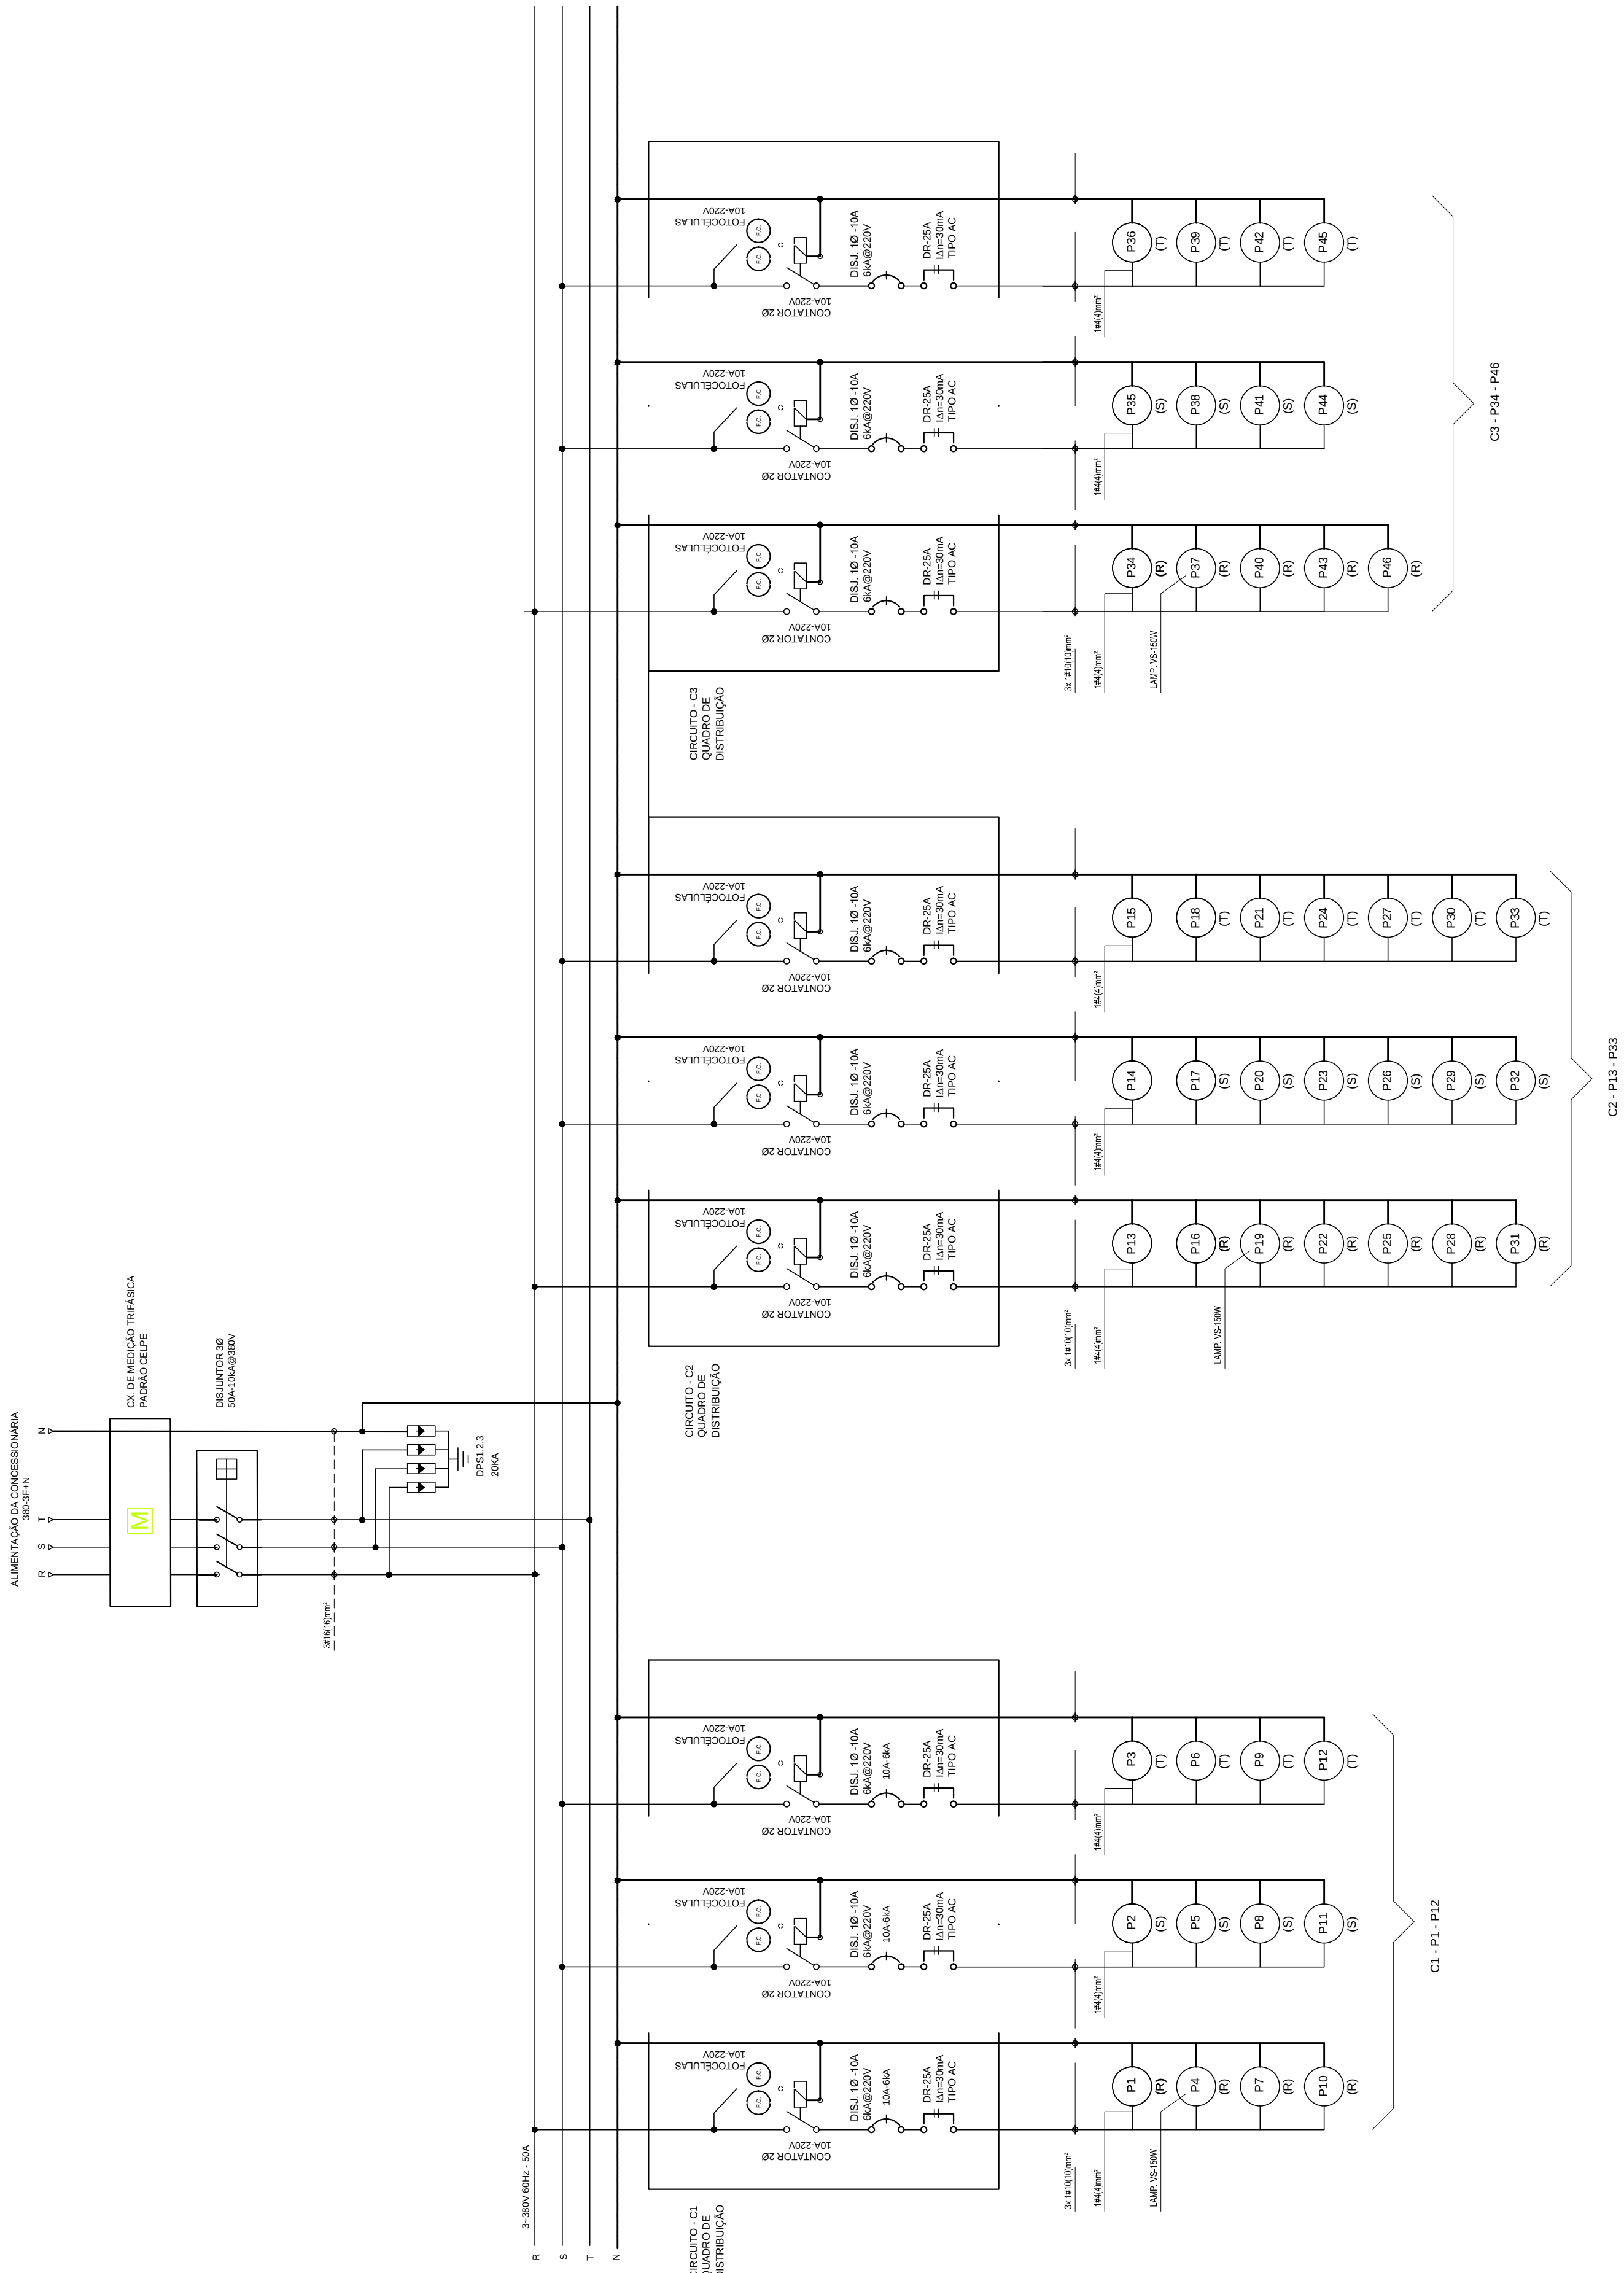

- NOTAS:
- 1 - O EMPREGO DE CABOS ISOLADOS COM PROTEÇÃO MECÂNICAS ADICIONAIS
 - 2 - OS CONDUTORES DEVERÃO SER ENTERRADOS A UMA PROFUNDIDADE MÍNIMA DE 0,60m EM RELAÇÃO À SUPERFÍCIE DO SOLO
 - 3 - NAS TRAVESSIAS DE PASSAGEM DE VEÍCULOS A PROFUNDIDADE MÍNIMA É DE 1,00m EM RELAÇÃO À SUPERFÍCIE DO SOLO
 - 4 - EM TODOS O PERCURSO DA LINHA DE CONDUTORES ELÉTRICOS DEVERÁ HAVER SINALIZAÇÃO DE ADVERTÊNCIA CONTÍNUA, POR FITA ELABORADA POR MATERIAL NÃO SUJEITO À CORROSÃO DO TIPO SOLO

00	MARÇO/2016	ENTREGA DA REVISÃO DO PROJETO ELÉTRICO	Executado	Aprovado
Rev.	Data	Assunto	Executado	Aprovado

Prefeitura da Cidade do Recife EMPRESA DE URBANIZAÇÃO DO RECIFE				
Unidade:	Empresa de Urbanização do Recife Diretoria de Planejamento e Projetos - DPP			
Contrato:	CONTRATO 024 / 2015 - Prestação de serviço de Engenharia Especializada em Serviços de Engenharia Consultiva para elaboração de Estudos Preliminares, Projetos Executivos e Gerenciamento de Obras prioritárias no âmbito da URB.			
Gestor do Contrato:	MARIA DA CONCEIÇÃO LIMA LAFAIETE			

Empresa Consultora:		ENGECONSULT CONSULTORES TÉCNICOS LTDA	
Responsável Técnico:	HELIO AUGUSTO MACHADO PESSOA	Assinatura:	
Projetista:	ROMILDO SALES	Assinatura:	
Desenhista:	NILSON GALINDO	Assinatura:	

PROJETO ELÉTRICO			
Assunto:	REVISÃO DO PROJETO PARA CONSTRUÇÃO DE CONJUNTO HABITACIONAL NA COMUNIDADE DO PILQAR - QUADRA 46		
Sub-Assunto:	DIAGRAMA LINEAR E DETALHES		
Numero:	225-QD46-ELE-02	Prancha:	02/08
Revisão:	00	Escala:	SEM ESCALA
Status:	EXECUTIVO		