


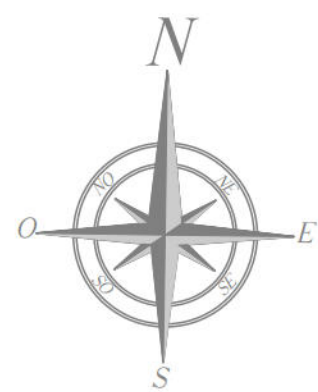

SIMBOLOGIA

LUMINARIA INSTALADA EM POSTE

RELÉ FOTOELÉTRICO

POSTE DO RAMAL DE LIGAÇÃO (PROJETADO)

POSTE DO RAMAL DE LIGAÇÃO (PROJETADO)

POSTE DE ALTA TENSÃO (PROJETADO)

POSTE DE ALTA TENSÃO (EXISTENTE)

POSTE DE BAIXA TENSÃO (PROJETADO)

ATERRAMENTO

REDE ALTA TENSÃO PROJETADA

REDE ALTA TENSÃO EXISTENTE

REDE AT A SER EXECUTADA PELA CELPE

REDE BT PROJETADA

REDE BT PROJETADA

TRANSFORMADOR

CONDUTOR DE BAIXA TENSÃO PROJETADO

CONDUTOR DE BAIXA TENSÃO PROJETADO

RAMAL DE LIGAÇÃO PROJETADO

ESTRUTURA FINAL DE REDE

ESTRUTURA UTILIZADA EM RUA ATÉ 7 METROS DE LARGURA

ATERRAMENTO FINAL DE REDE

CAPACIDADE DO RELE FOTOELÉTRICO

POTÊNCIA DA LÂMPADA EXISTENTE

ESTRADA DO BARBALHO

R. SÃO MATEUS

RUA SILVÂNIA

VIA PROJETADA - CARIBARIBE MELHOR
RUA SIMONÉSIA

PREFEITURA DA CIDADE DO RECIFE
SECRETARIA DE PLANEJAMENTO, URBANISMO E MEIO AMBIENTE
EMPRESA DE URBANIZAÇÃO DO RECIFE - URB

DIRETORIA DE PROJETOS URBANOS

DEPARTAMENTO

PROJETO
PROJETO CARIBARIBE MELHOR
LOTE 2 - ELABORAÇÃO DE DIAGNÓSTICO INTEGRADO, PROGRAMA DE TRABALHO SOCIAL (PTS) E PROGRAMA DE SANEAMENTO INTEGRADO PARA LOCALIDADES ATENDIDAS PELO PROJETO.

SITUAÇÃO
CONJUNTO HABITACIONAL LOCALIZADO NO TERRENO DO CASARÃO DO BARBALHO.

PROJECIONISTA
01/05
PROJETO EXECUTIVO
ABRIL/2015

CONTEÚDO
PROJETO ELÉTRICO - TRAFOS E EXTENSÕES DE REDE EM AT E BT
ESCALA
1/500

RESPONSÁVEL TÉCNICO
DIGITALIZAÇÃO

CREA Nº

ASSINATURA







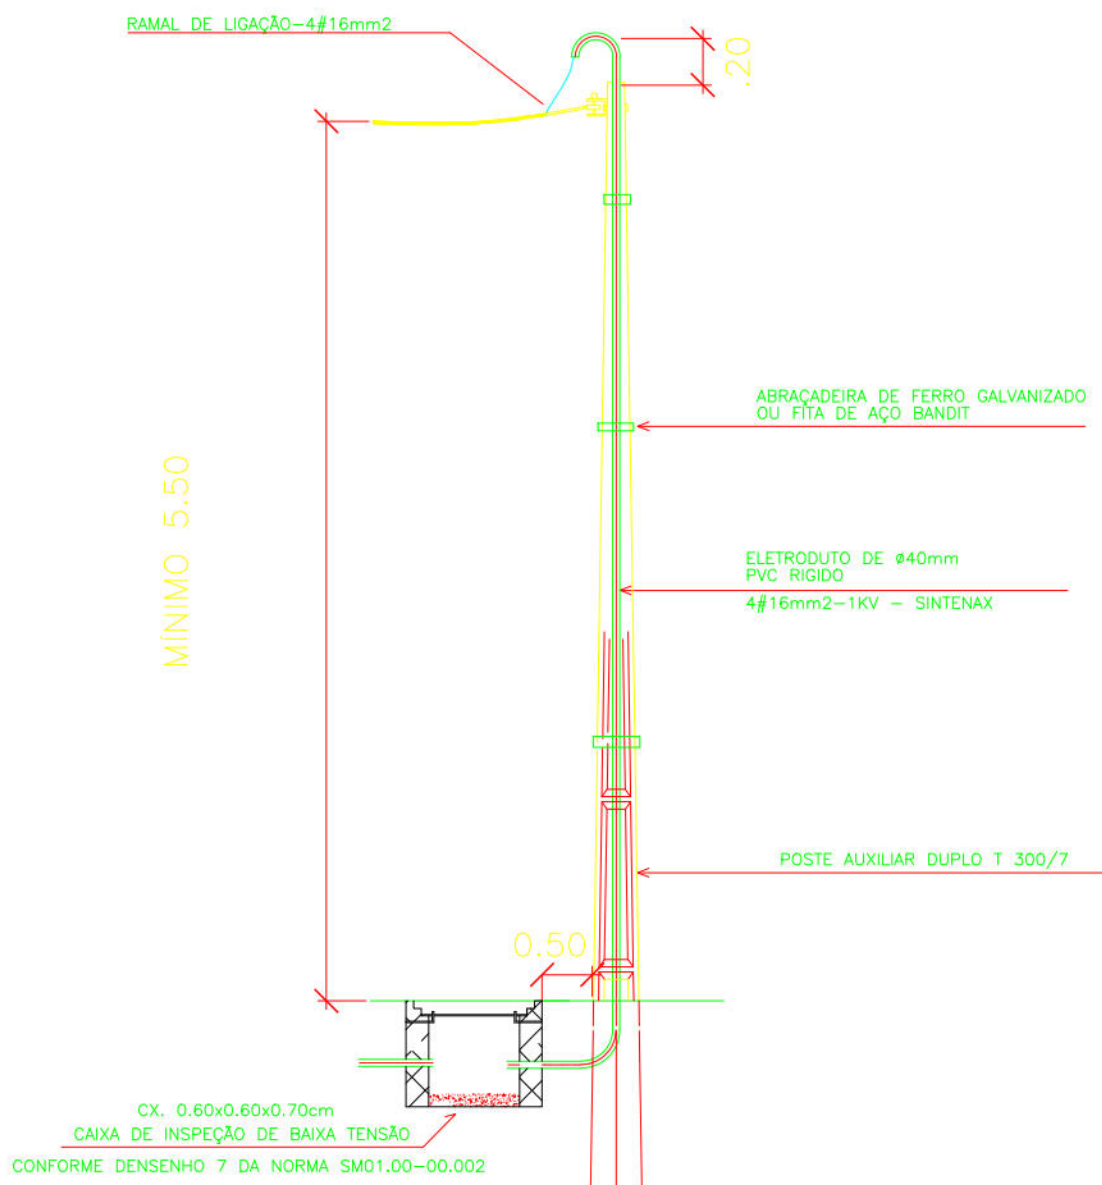


Diagrama Unifilar Geral

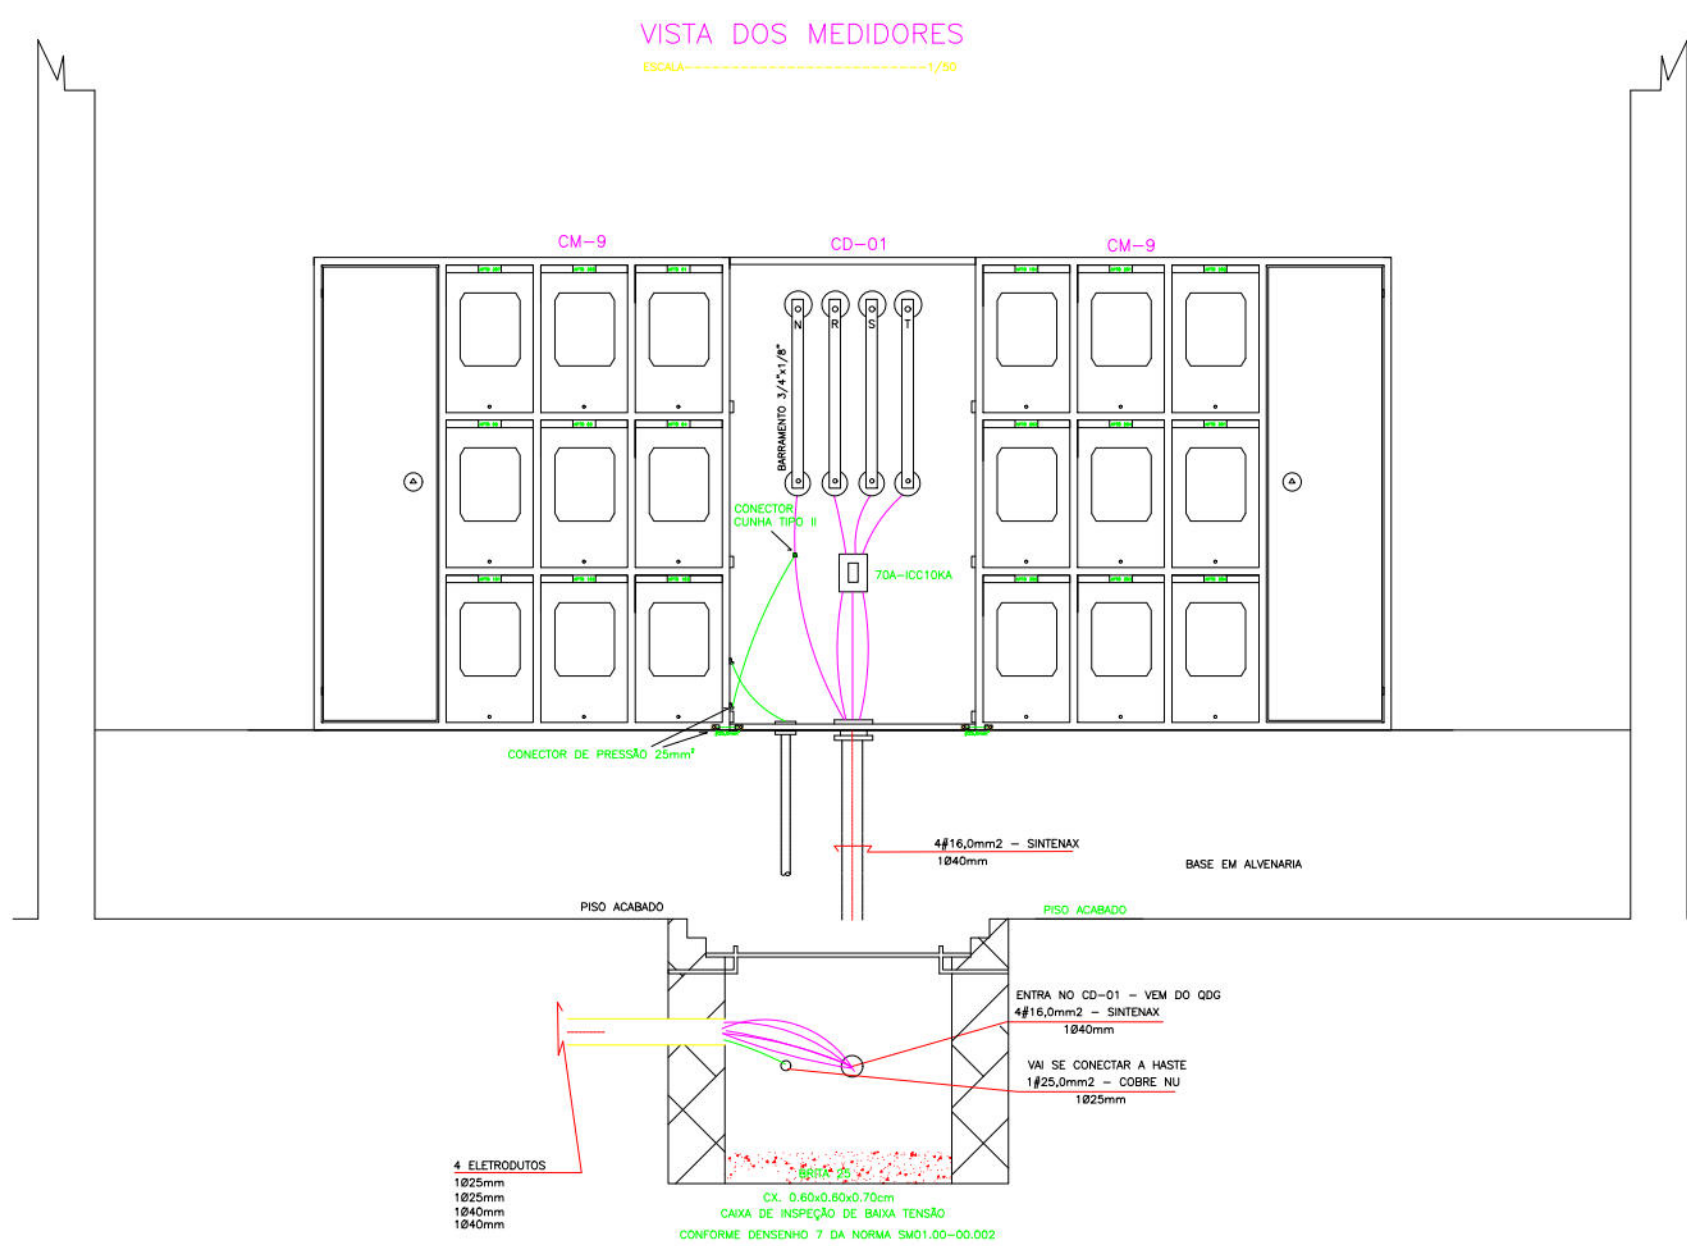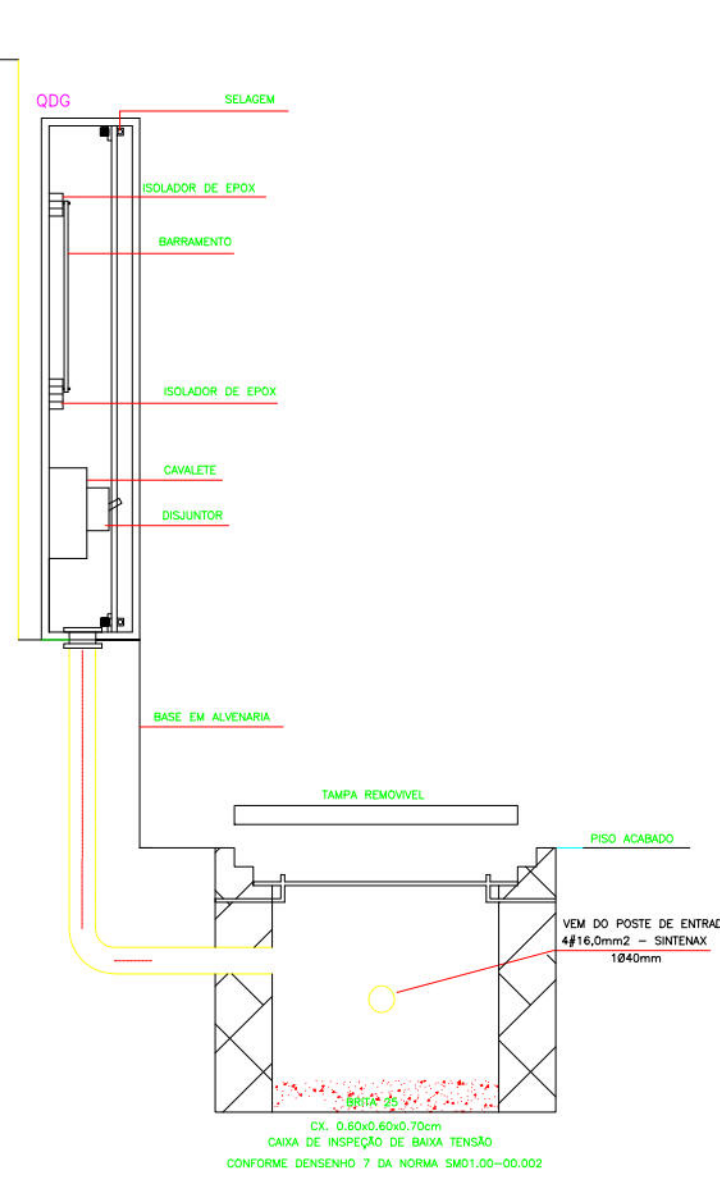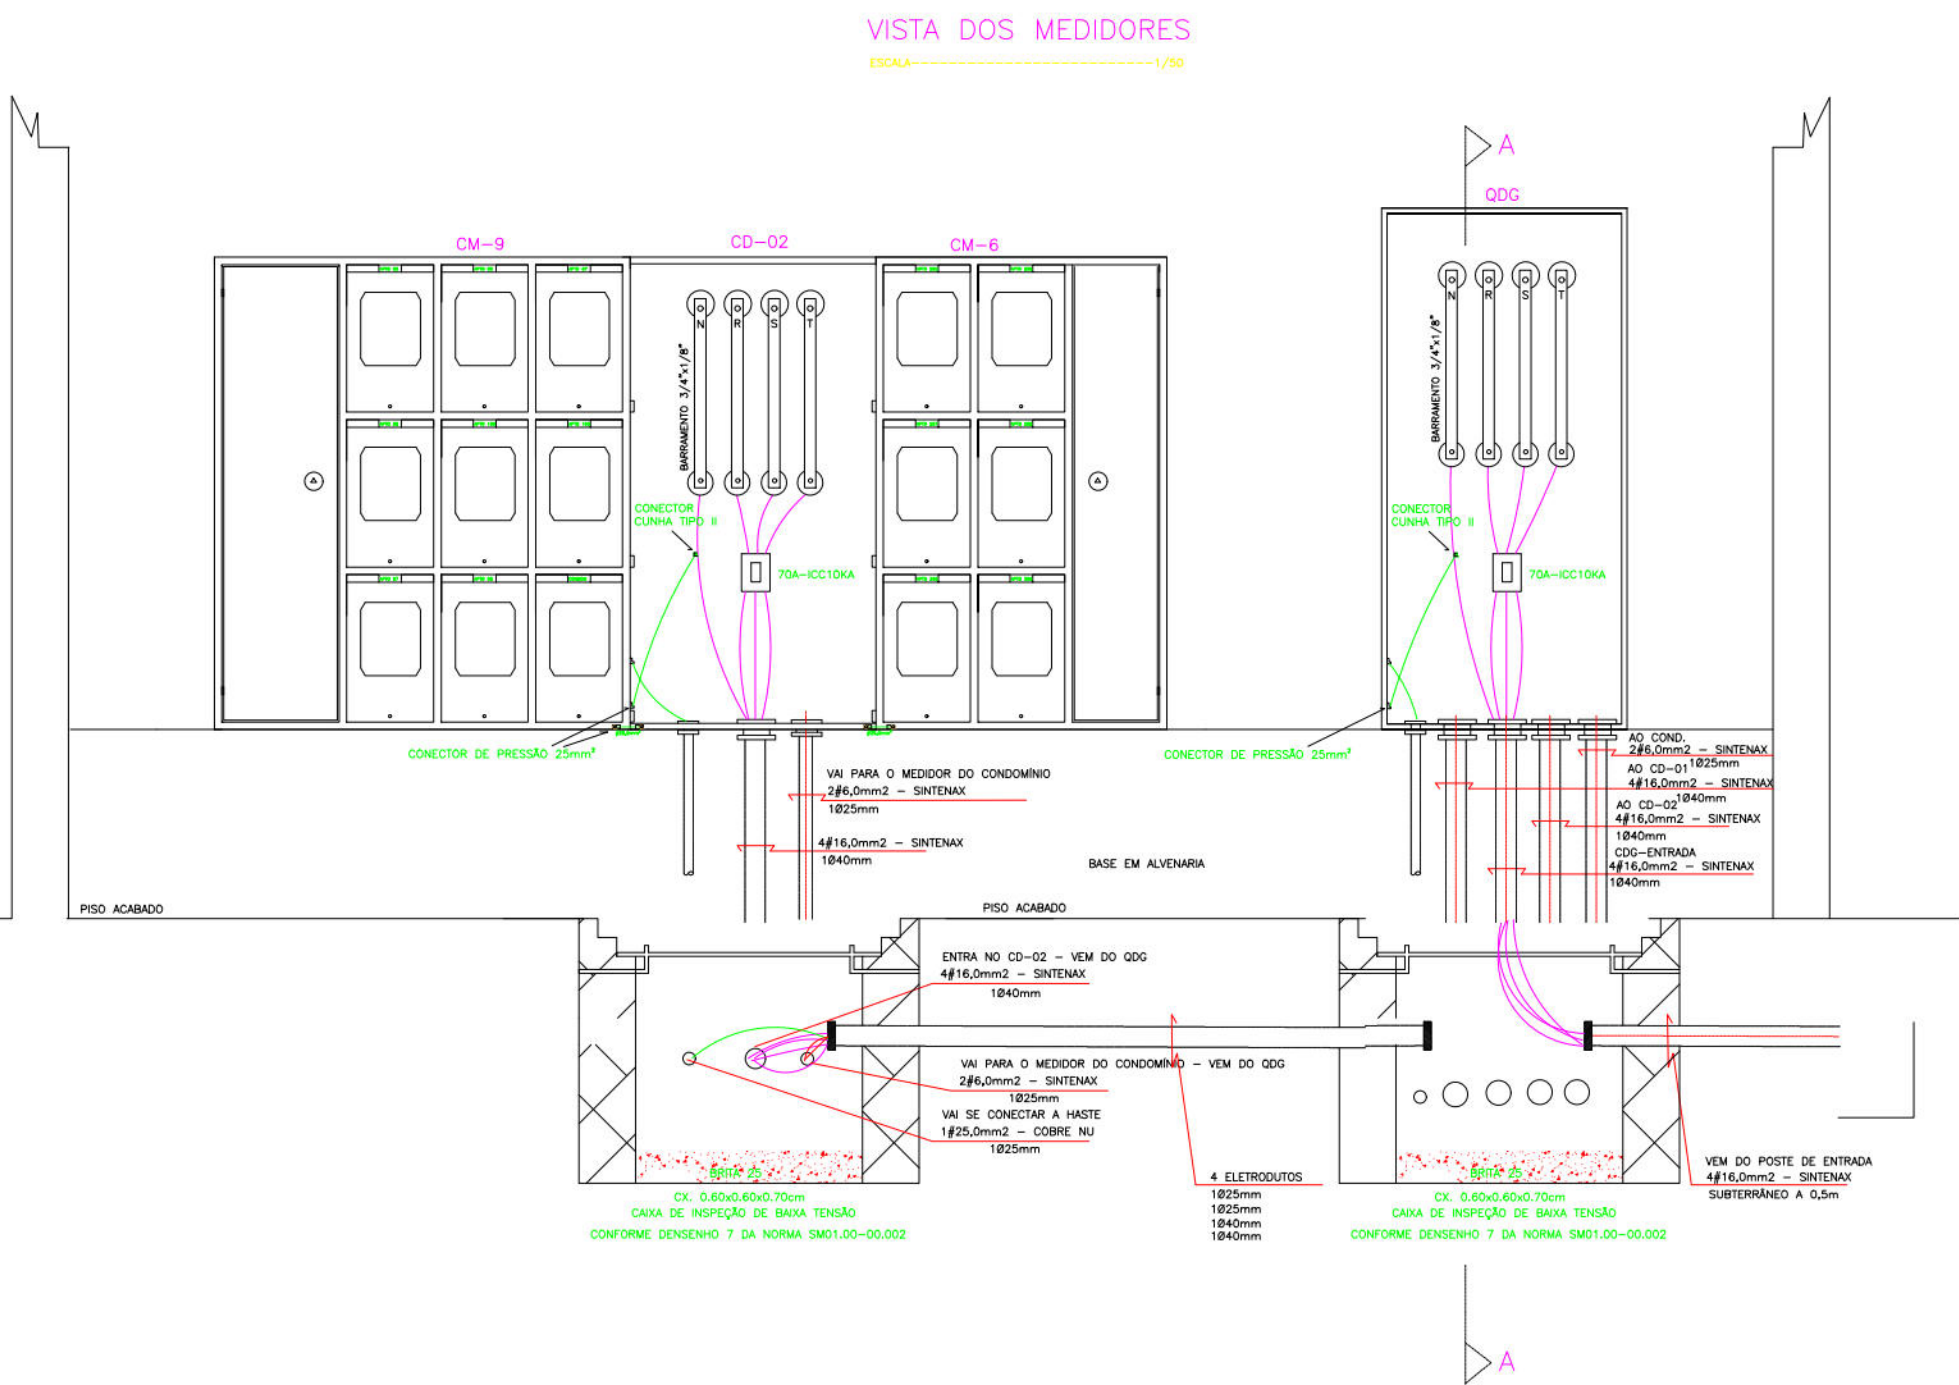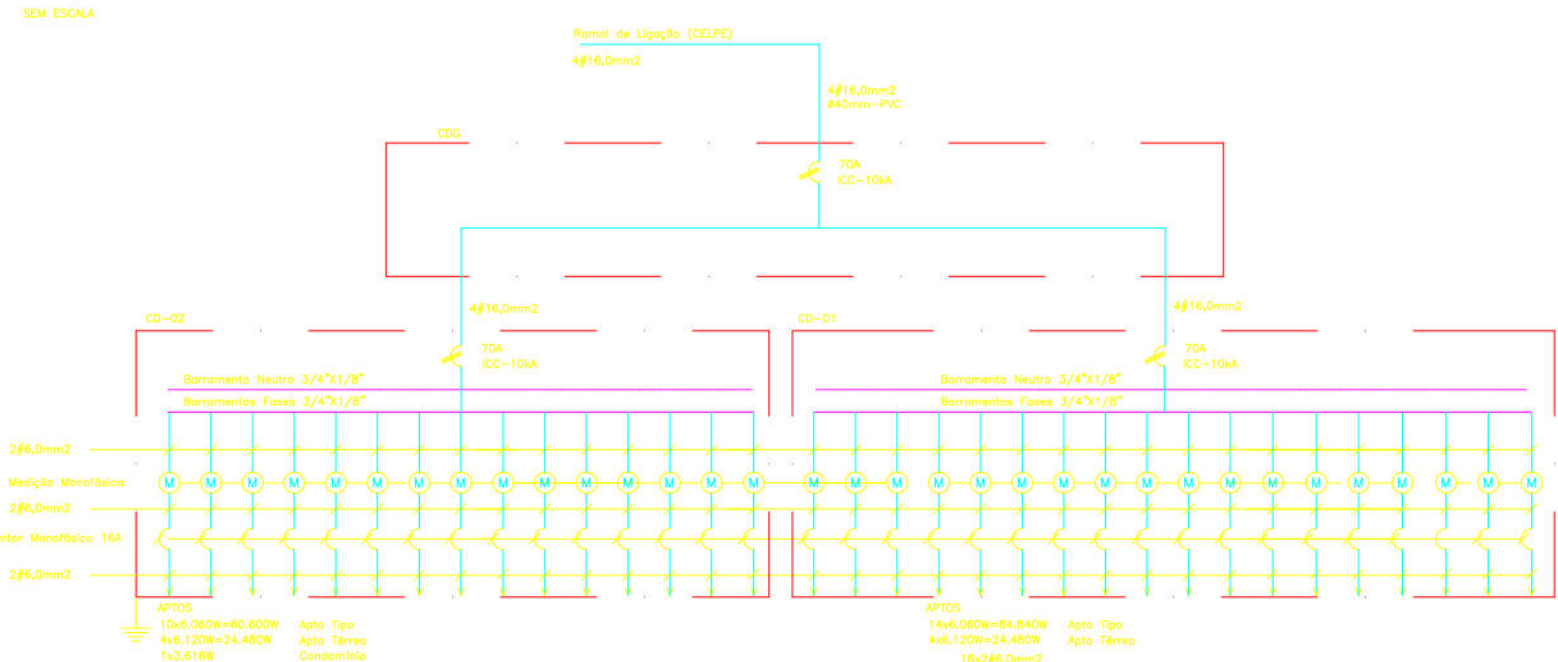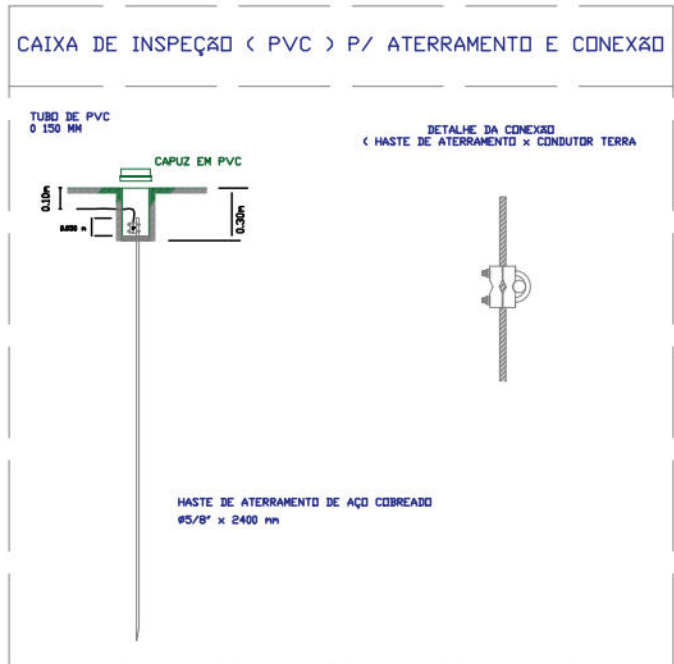


PLANTA DOS MEDIDORES

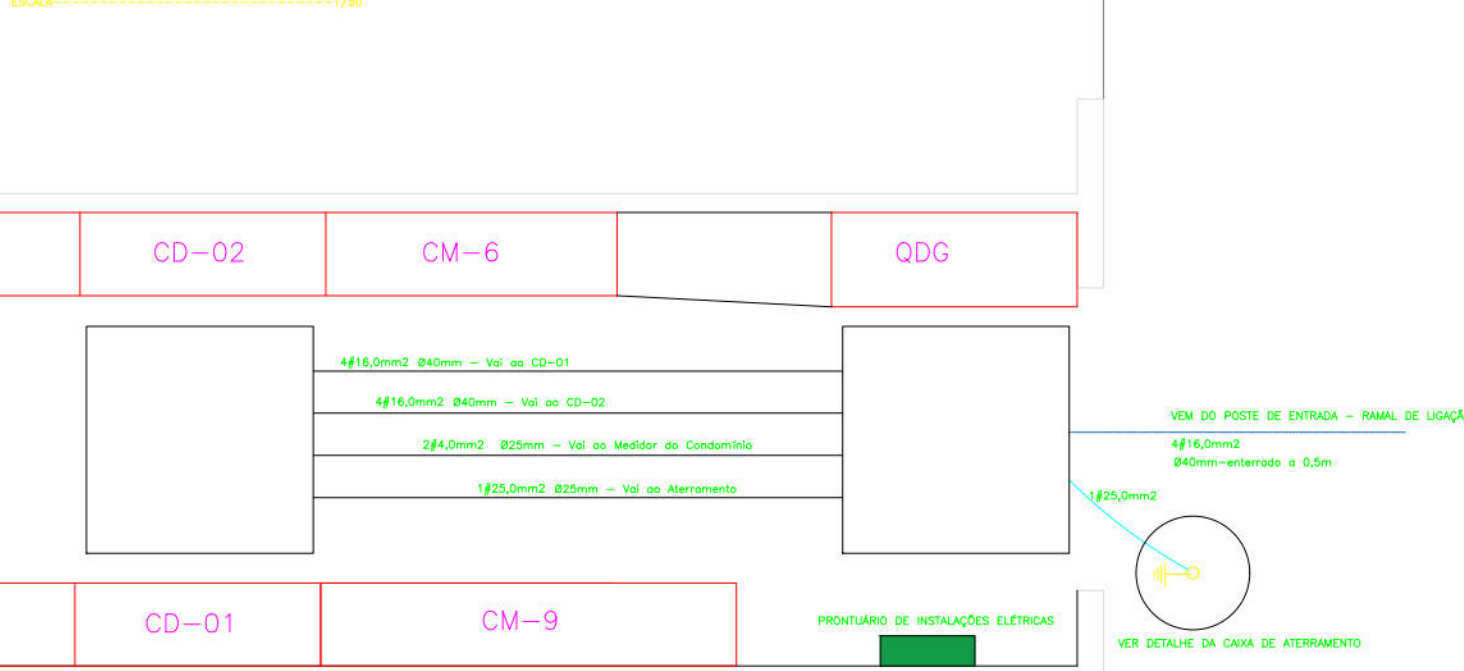


 PREFEITURA DA CIDADE DO RECIFE SECRETARIA DE PLANEJAMENTO, URBANISMO E MEIO AMBIENTE EMPRESA DE URBANIZAÇÃO DO RECIFE - URB			
DIRETORIA DE PROJETOS URBANOS			
DEPARTAMENTO			
PROJETO			
PROJETO CAPIBARIBE MELHOR LOTE 2- ELABORAÇÃO DE DIAGNÓSTICO INTEGRADO, PROGRAMA DE TRABALHO SOCIAL (PTS) E PROGRAMA DE SANEAMENTO INTEGRADO PARA LOCALIDADES ATENDIDAS PELO PROJETO.			
SITUAÇÃO			
CONJUNTO HABITACIONAL LOCALIZADO NO TERRENO DO CASARÃO DO BARBALHO.			
PROJECIONISTA	ELABORADO	DATA	
02/05	PROJETO EXECUTIVO	ABRIL/2015	
CONTEÚDO		ESCALA	
PROJETO ELÉTRICO - QUADRO DE MULTIMEDIDORES		1/20	
RESPONSÁVEL TÉCNICO		DIGITALIZAÇÃO	
CREA Nº			
ASSINATURA			


VISTA LATERAL - ESC 1/50

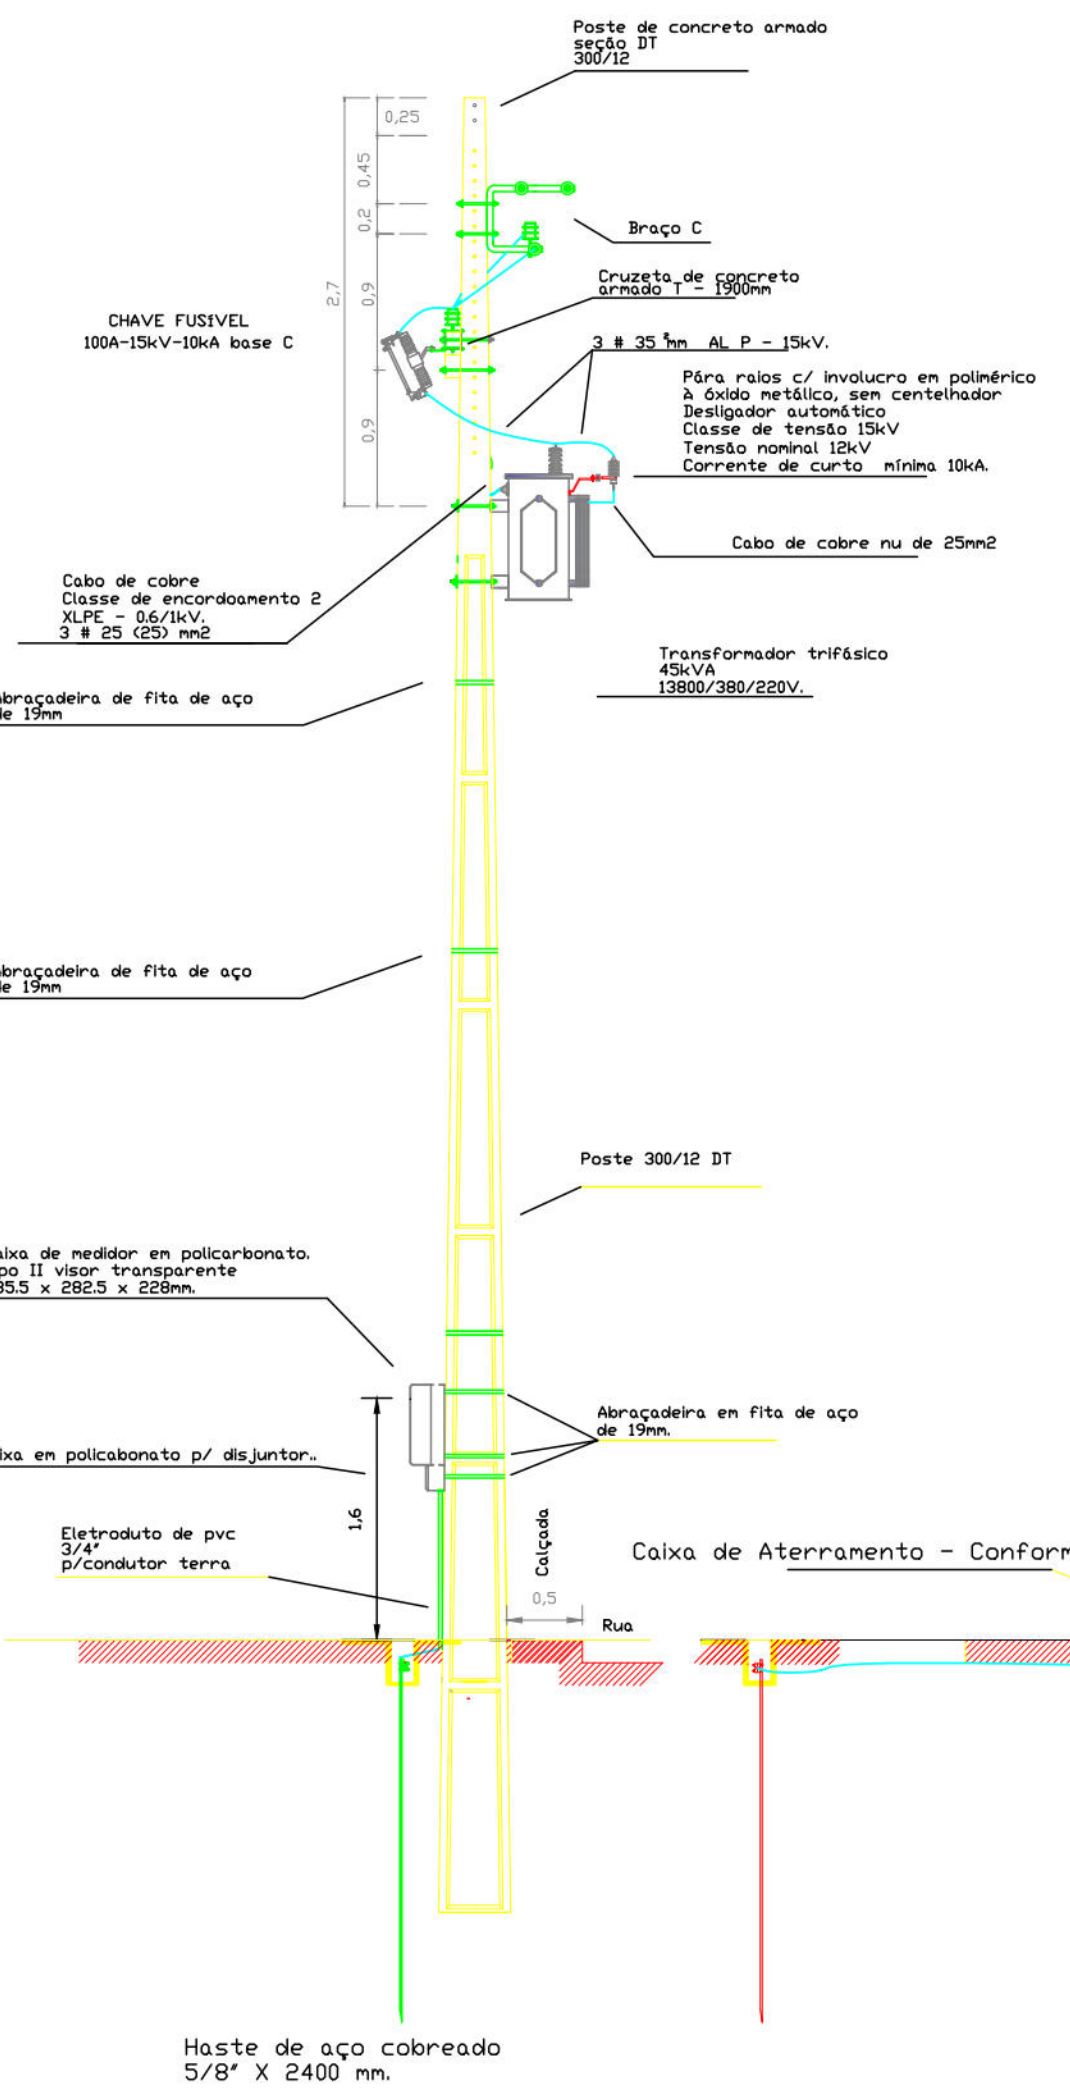


VISTA FRONTAL - ESC. 1/50

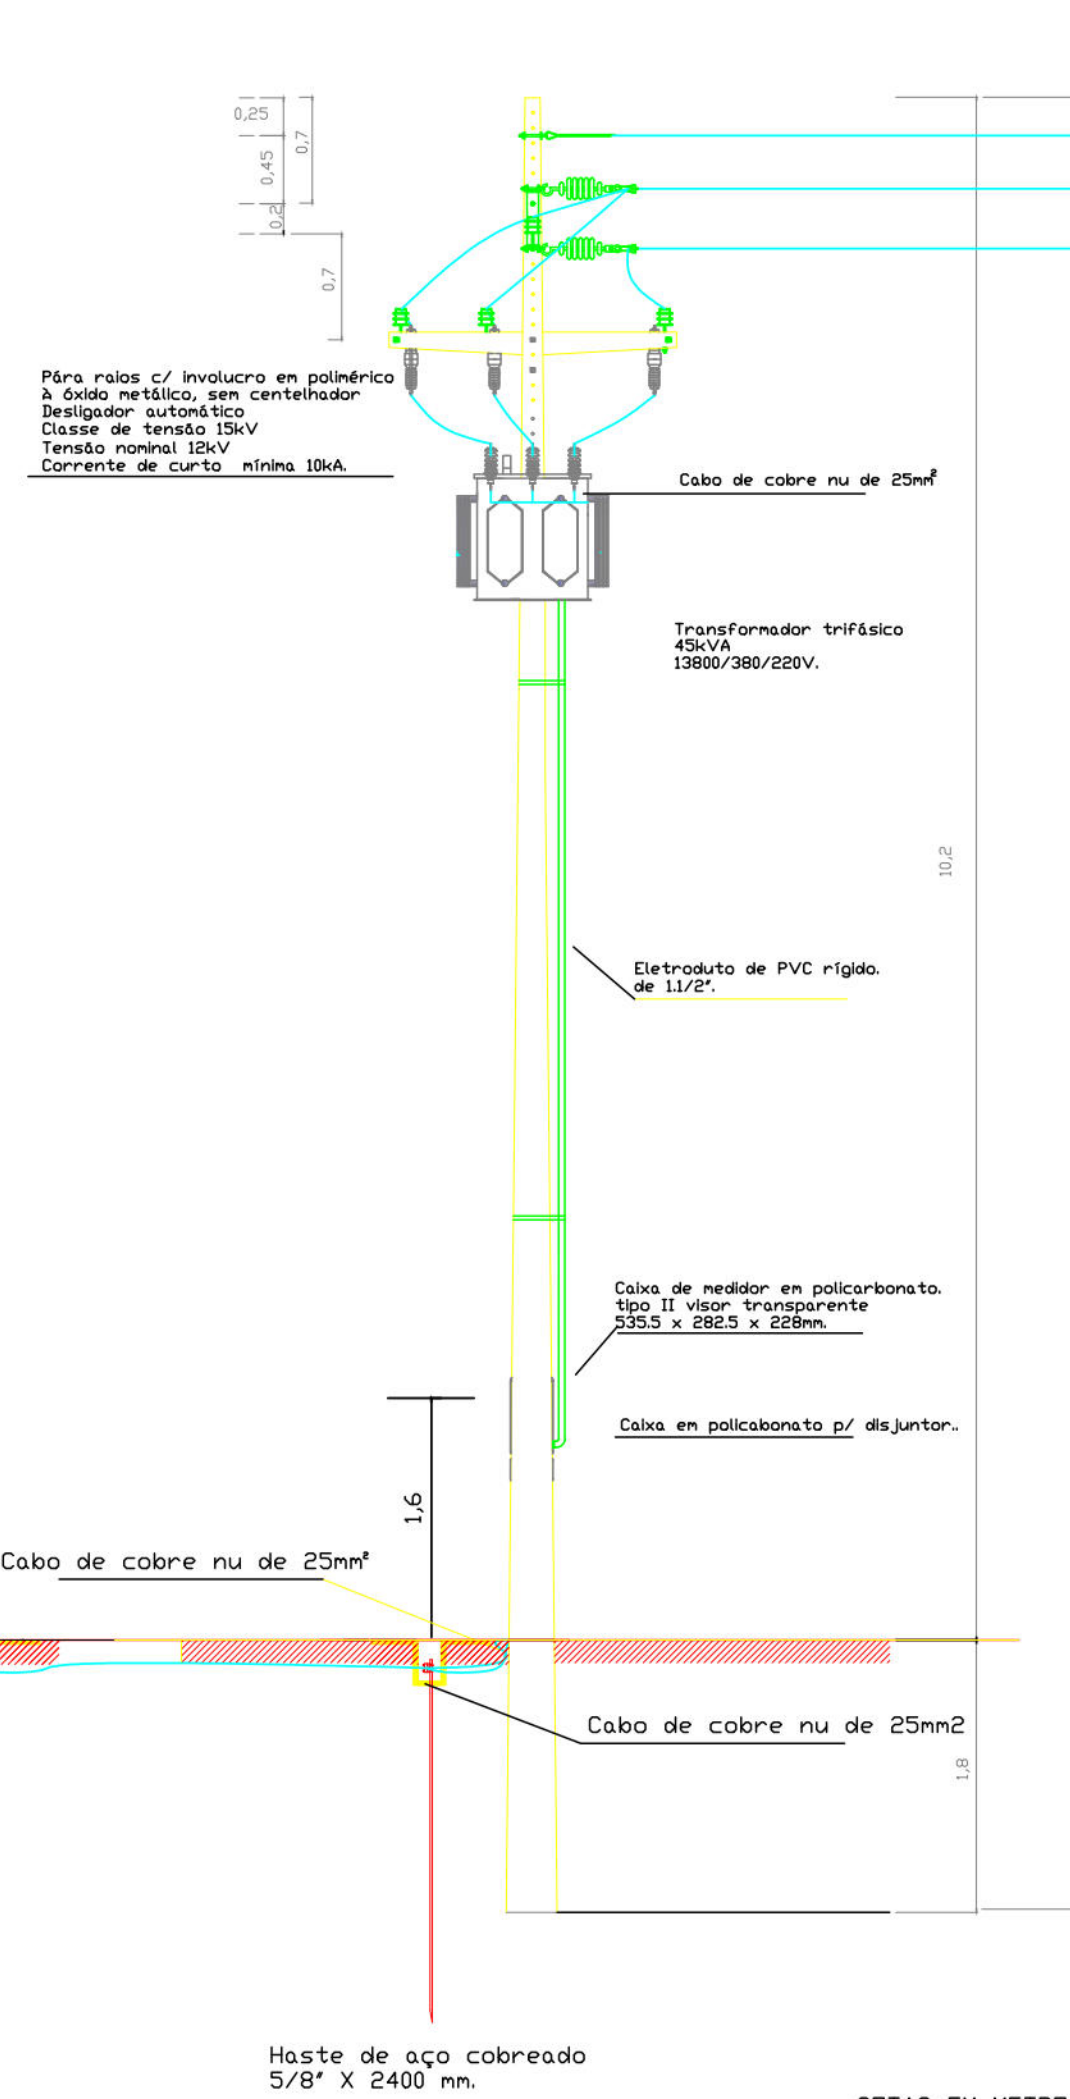


VISTA SUPERIOR
ESC 1:50

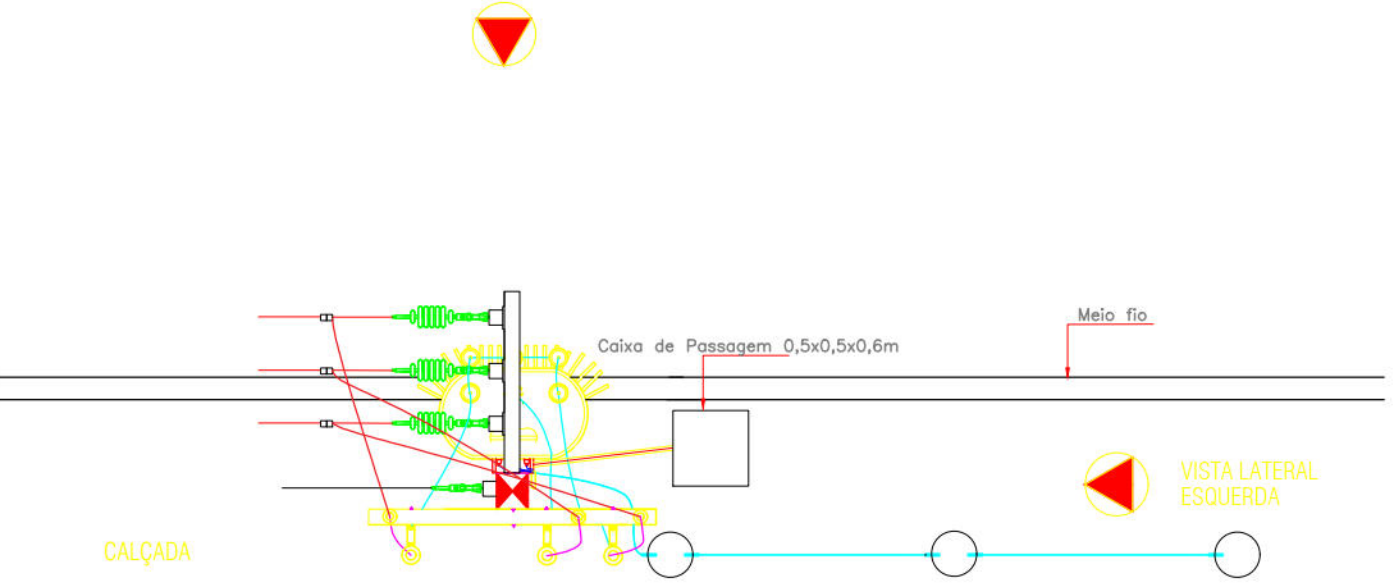

CAIXA DE MEDIDOR POLIFASICO TIPO II

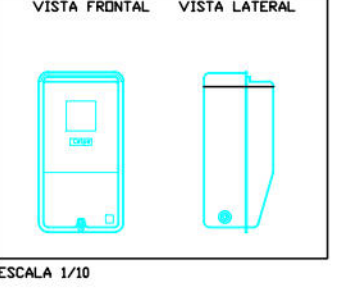

CAIXA DE DISJUNTOR

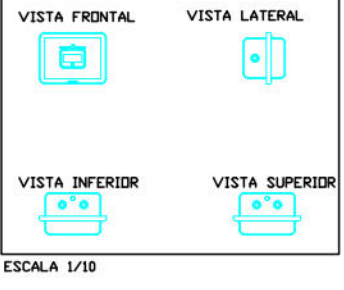

DETALHE



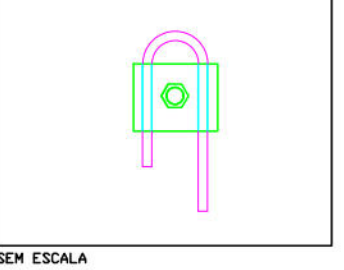



DIAGRAMA UNIFILAR

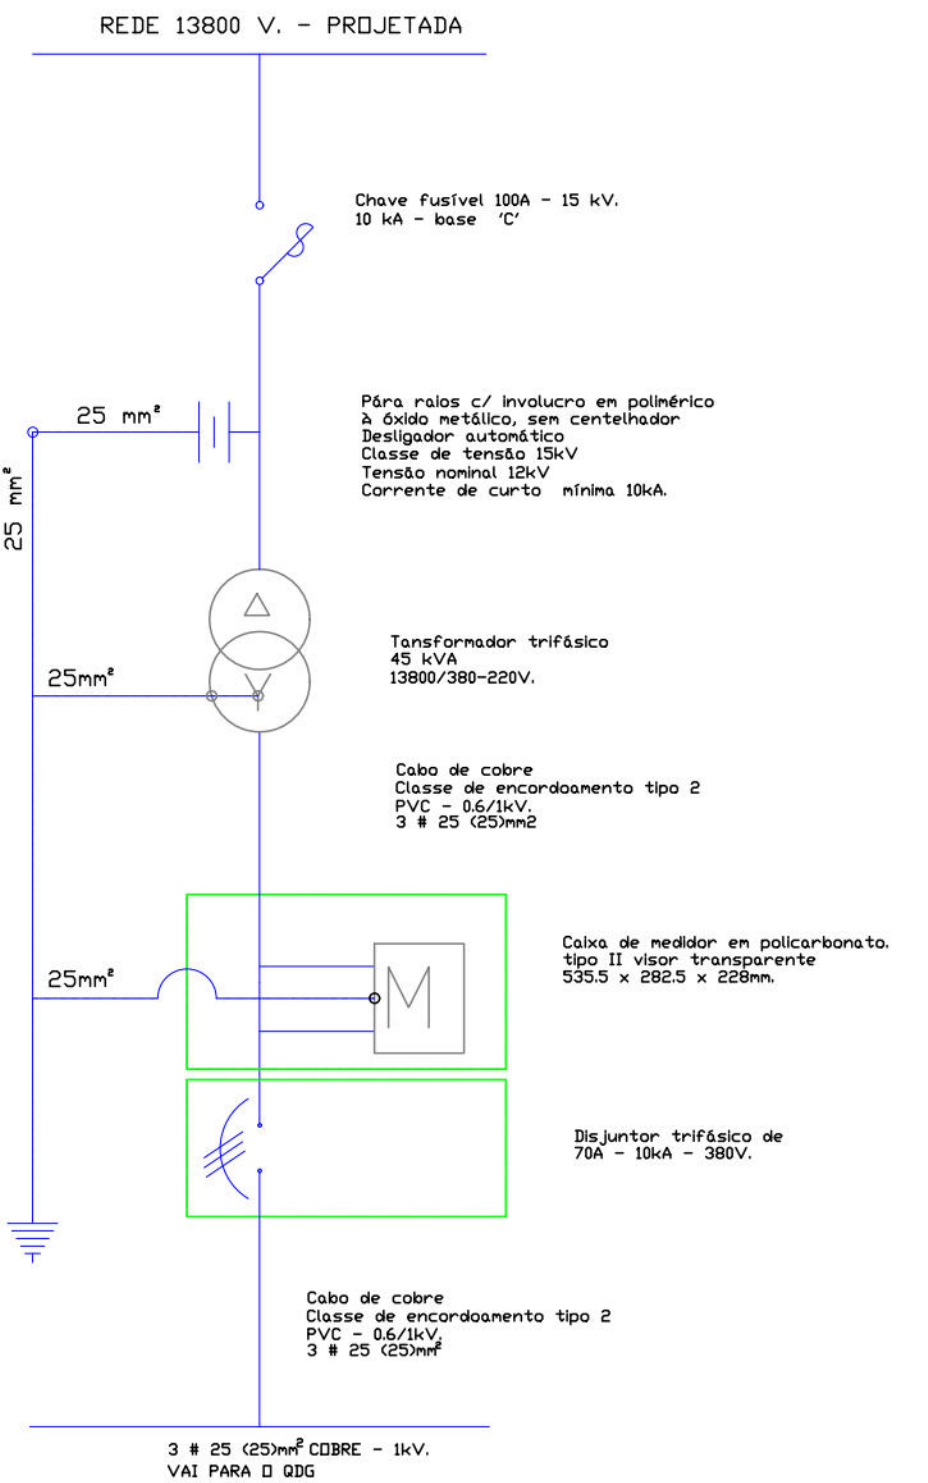

PLANTA DE SITUAÇÃO
ESC 1:1000

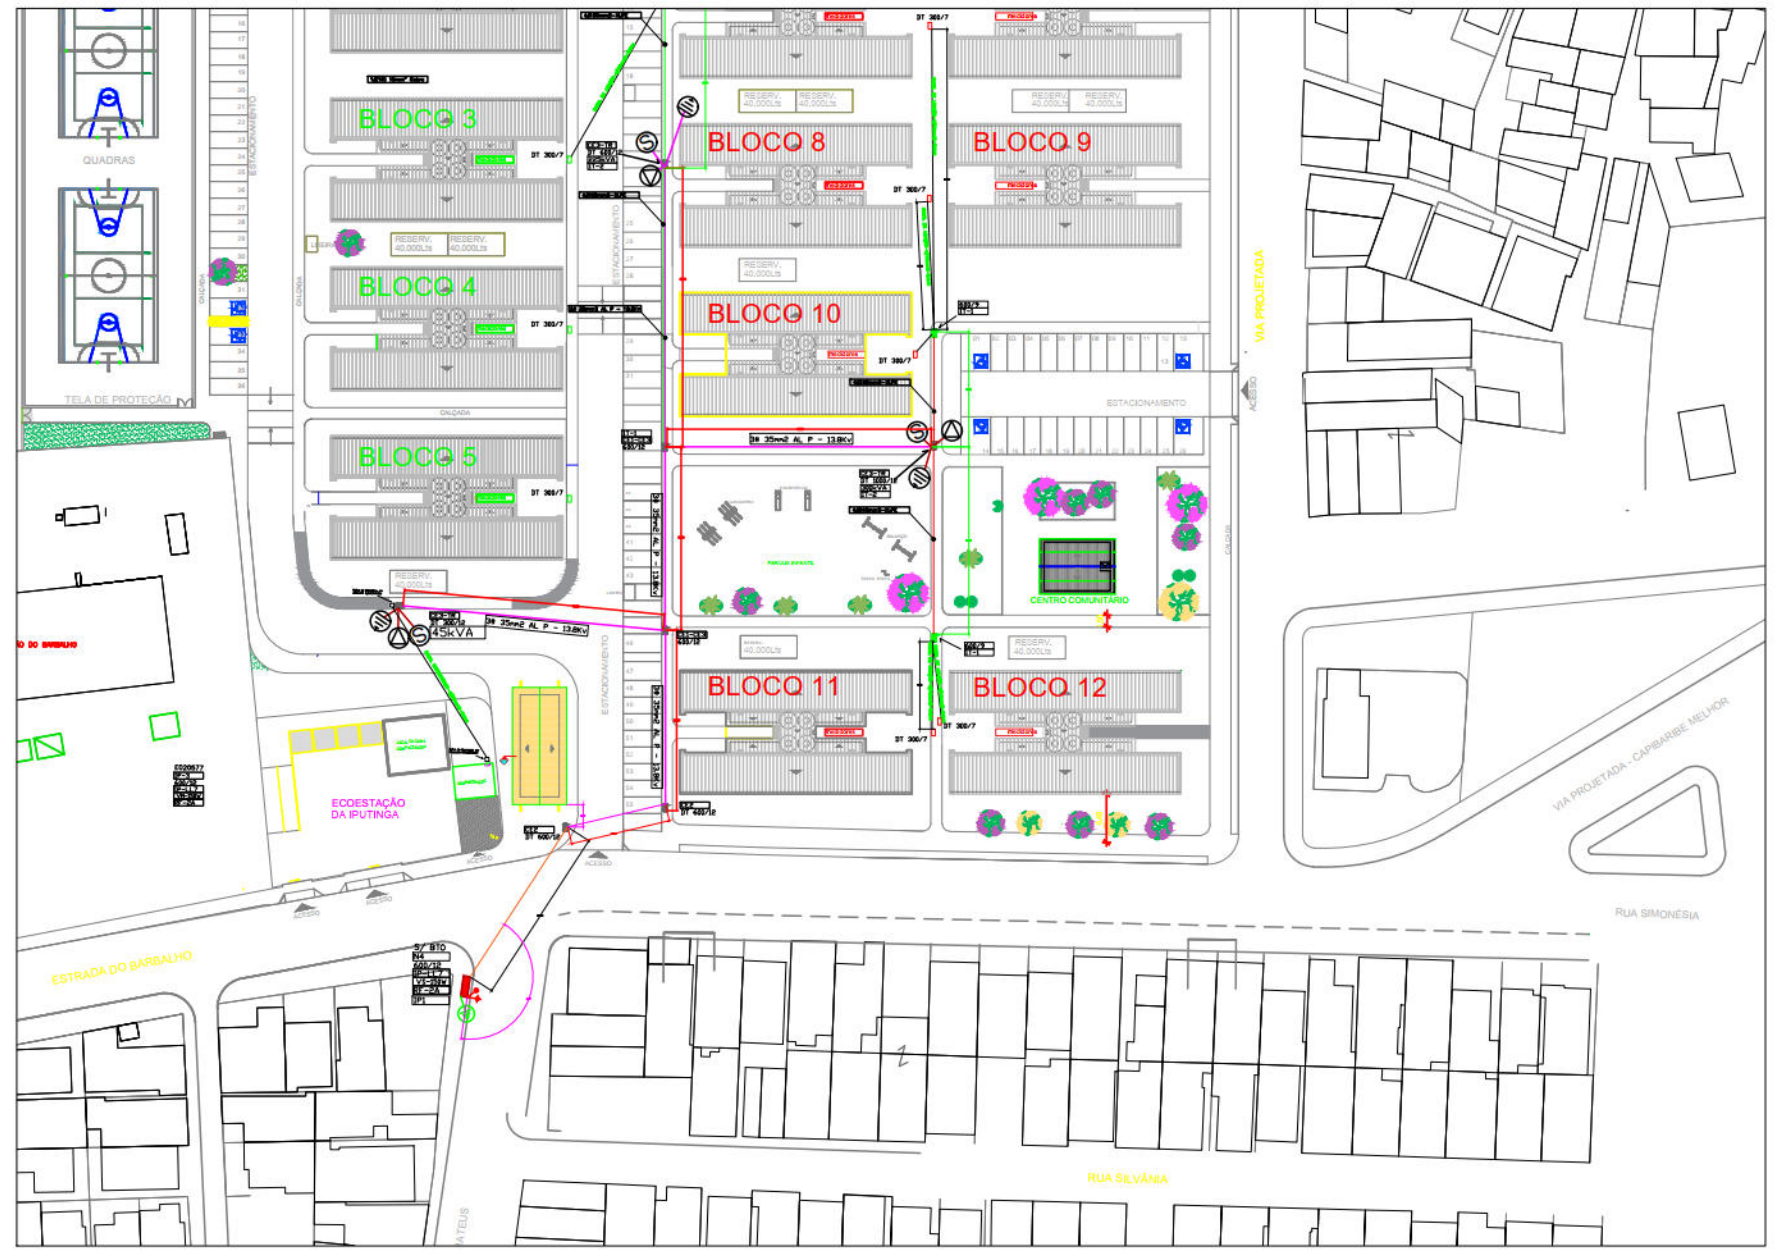


PLANTA DE LOCAÇÃO
ESC 1:500

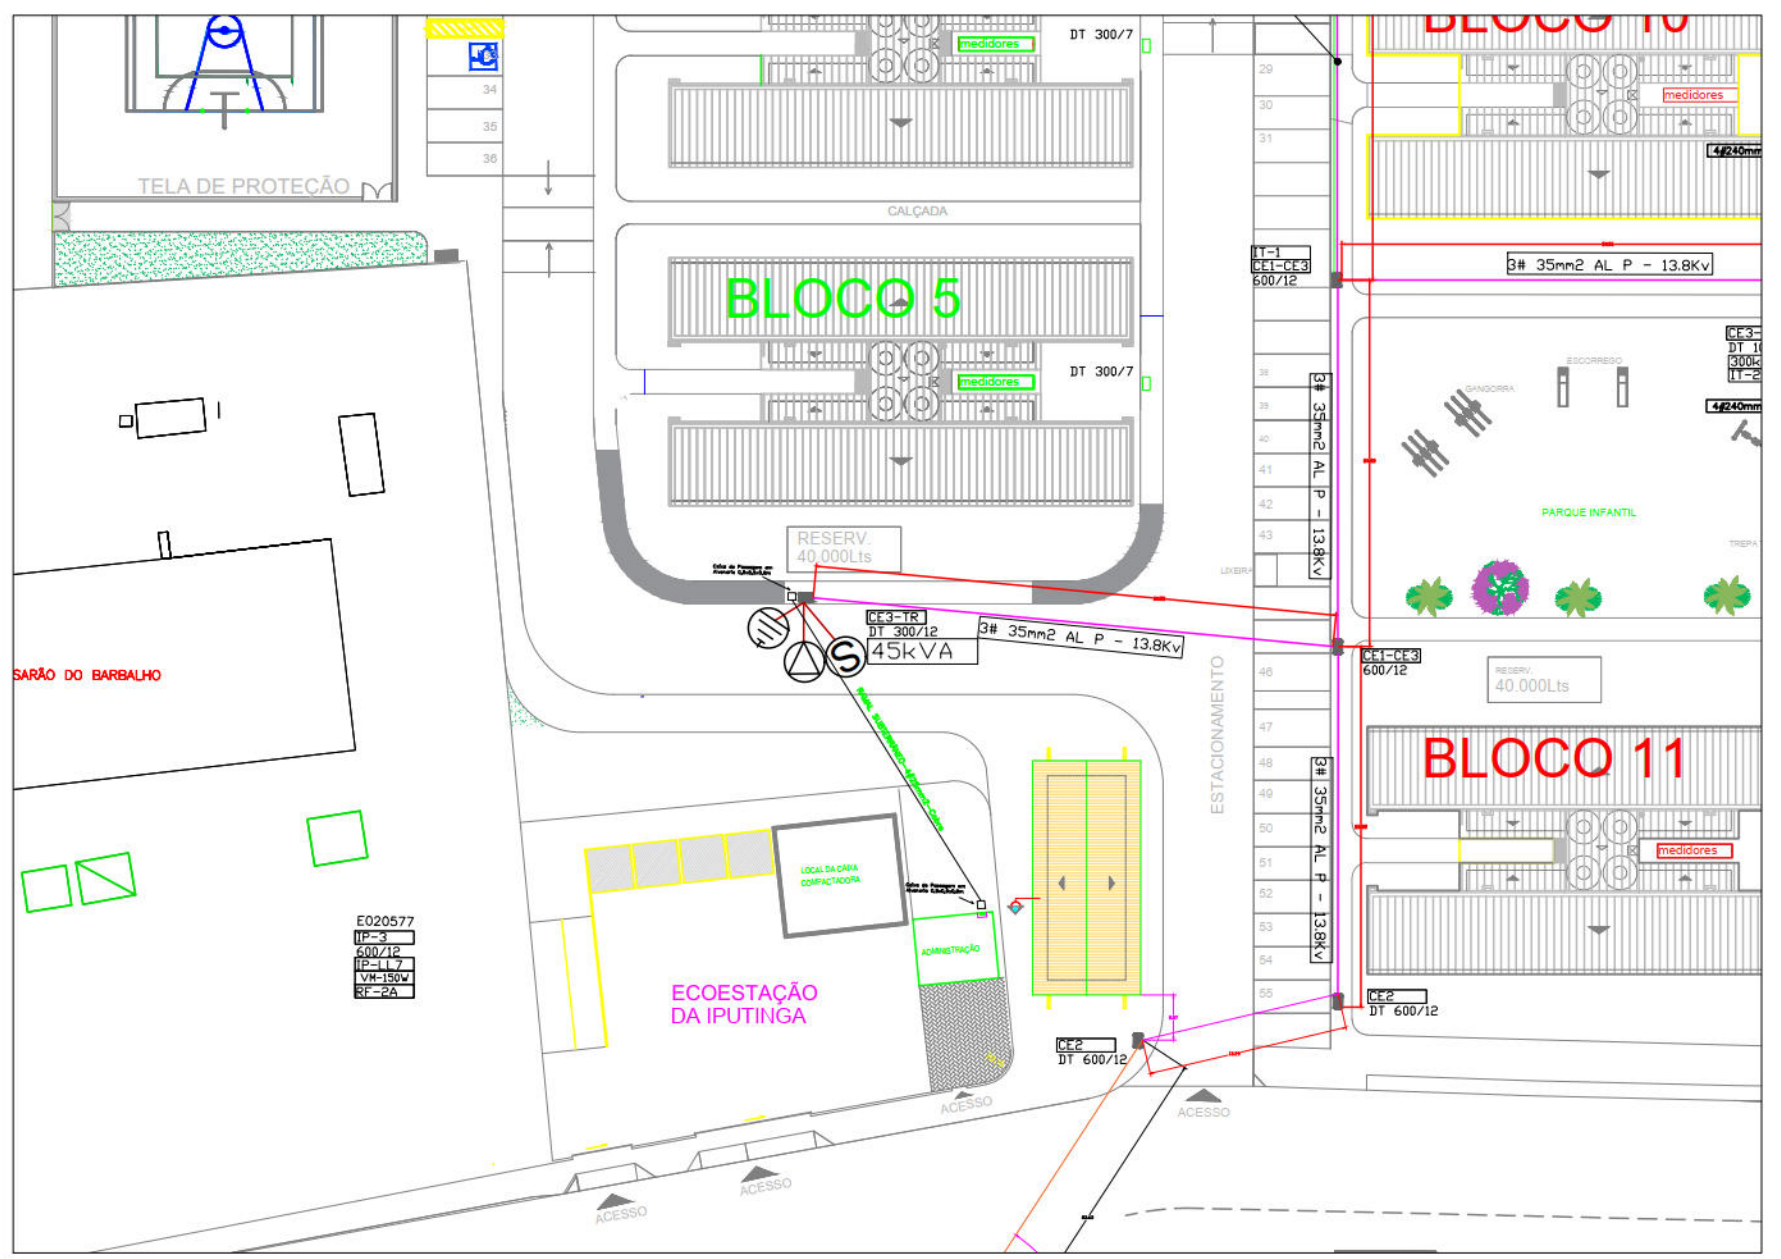


 PREFEITURA DA CIDADE DO RECIFE SECRETARIA DE PLANEJAMENTO, URBANISMO E MEIO AMBIENTE EMPRESA DE URBANIZAÇÃO DO RECIFE - URB			
DIRETORIA DE PROJETOS URBANOS			
DEPARTAMENTO			
PROJETO			
LOTE 2 - ELABORAÇÃO DE DIAGNÓSTICO INTEGRADO, PROGRAMA DE TRABALHO SOCIAL (PTS) E PROGRAMA DE SANEAMENTO INTEGRADO PARA LOCALIDADES ATENDIDAS PELO PROJETO.			
SITUAÇÃO			
CONJUNTO HABITACIONAL LOCALIZADO NO TERRENO DO CASARÃO DO BARBALHO.			
PROJETO	DATA	ABRIL/2015	
03/05	PROJETO EXECUTIVO		
CONTEÚDO	ESCALA	REFERÊNCIA	
PROJETO ELÉTRICO - SUBESTAÇÃO AÉREA 45KVA	INDICADA		
RESPONSÁVEL TÉCNICO	DIGITALIZAÇÃO		
CREA Nº			
ASSINATURA			

VISTA LATERAL - ESC 1/50

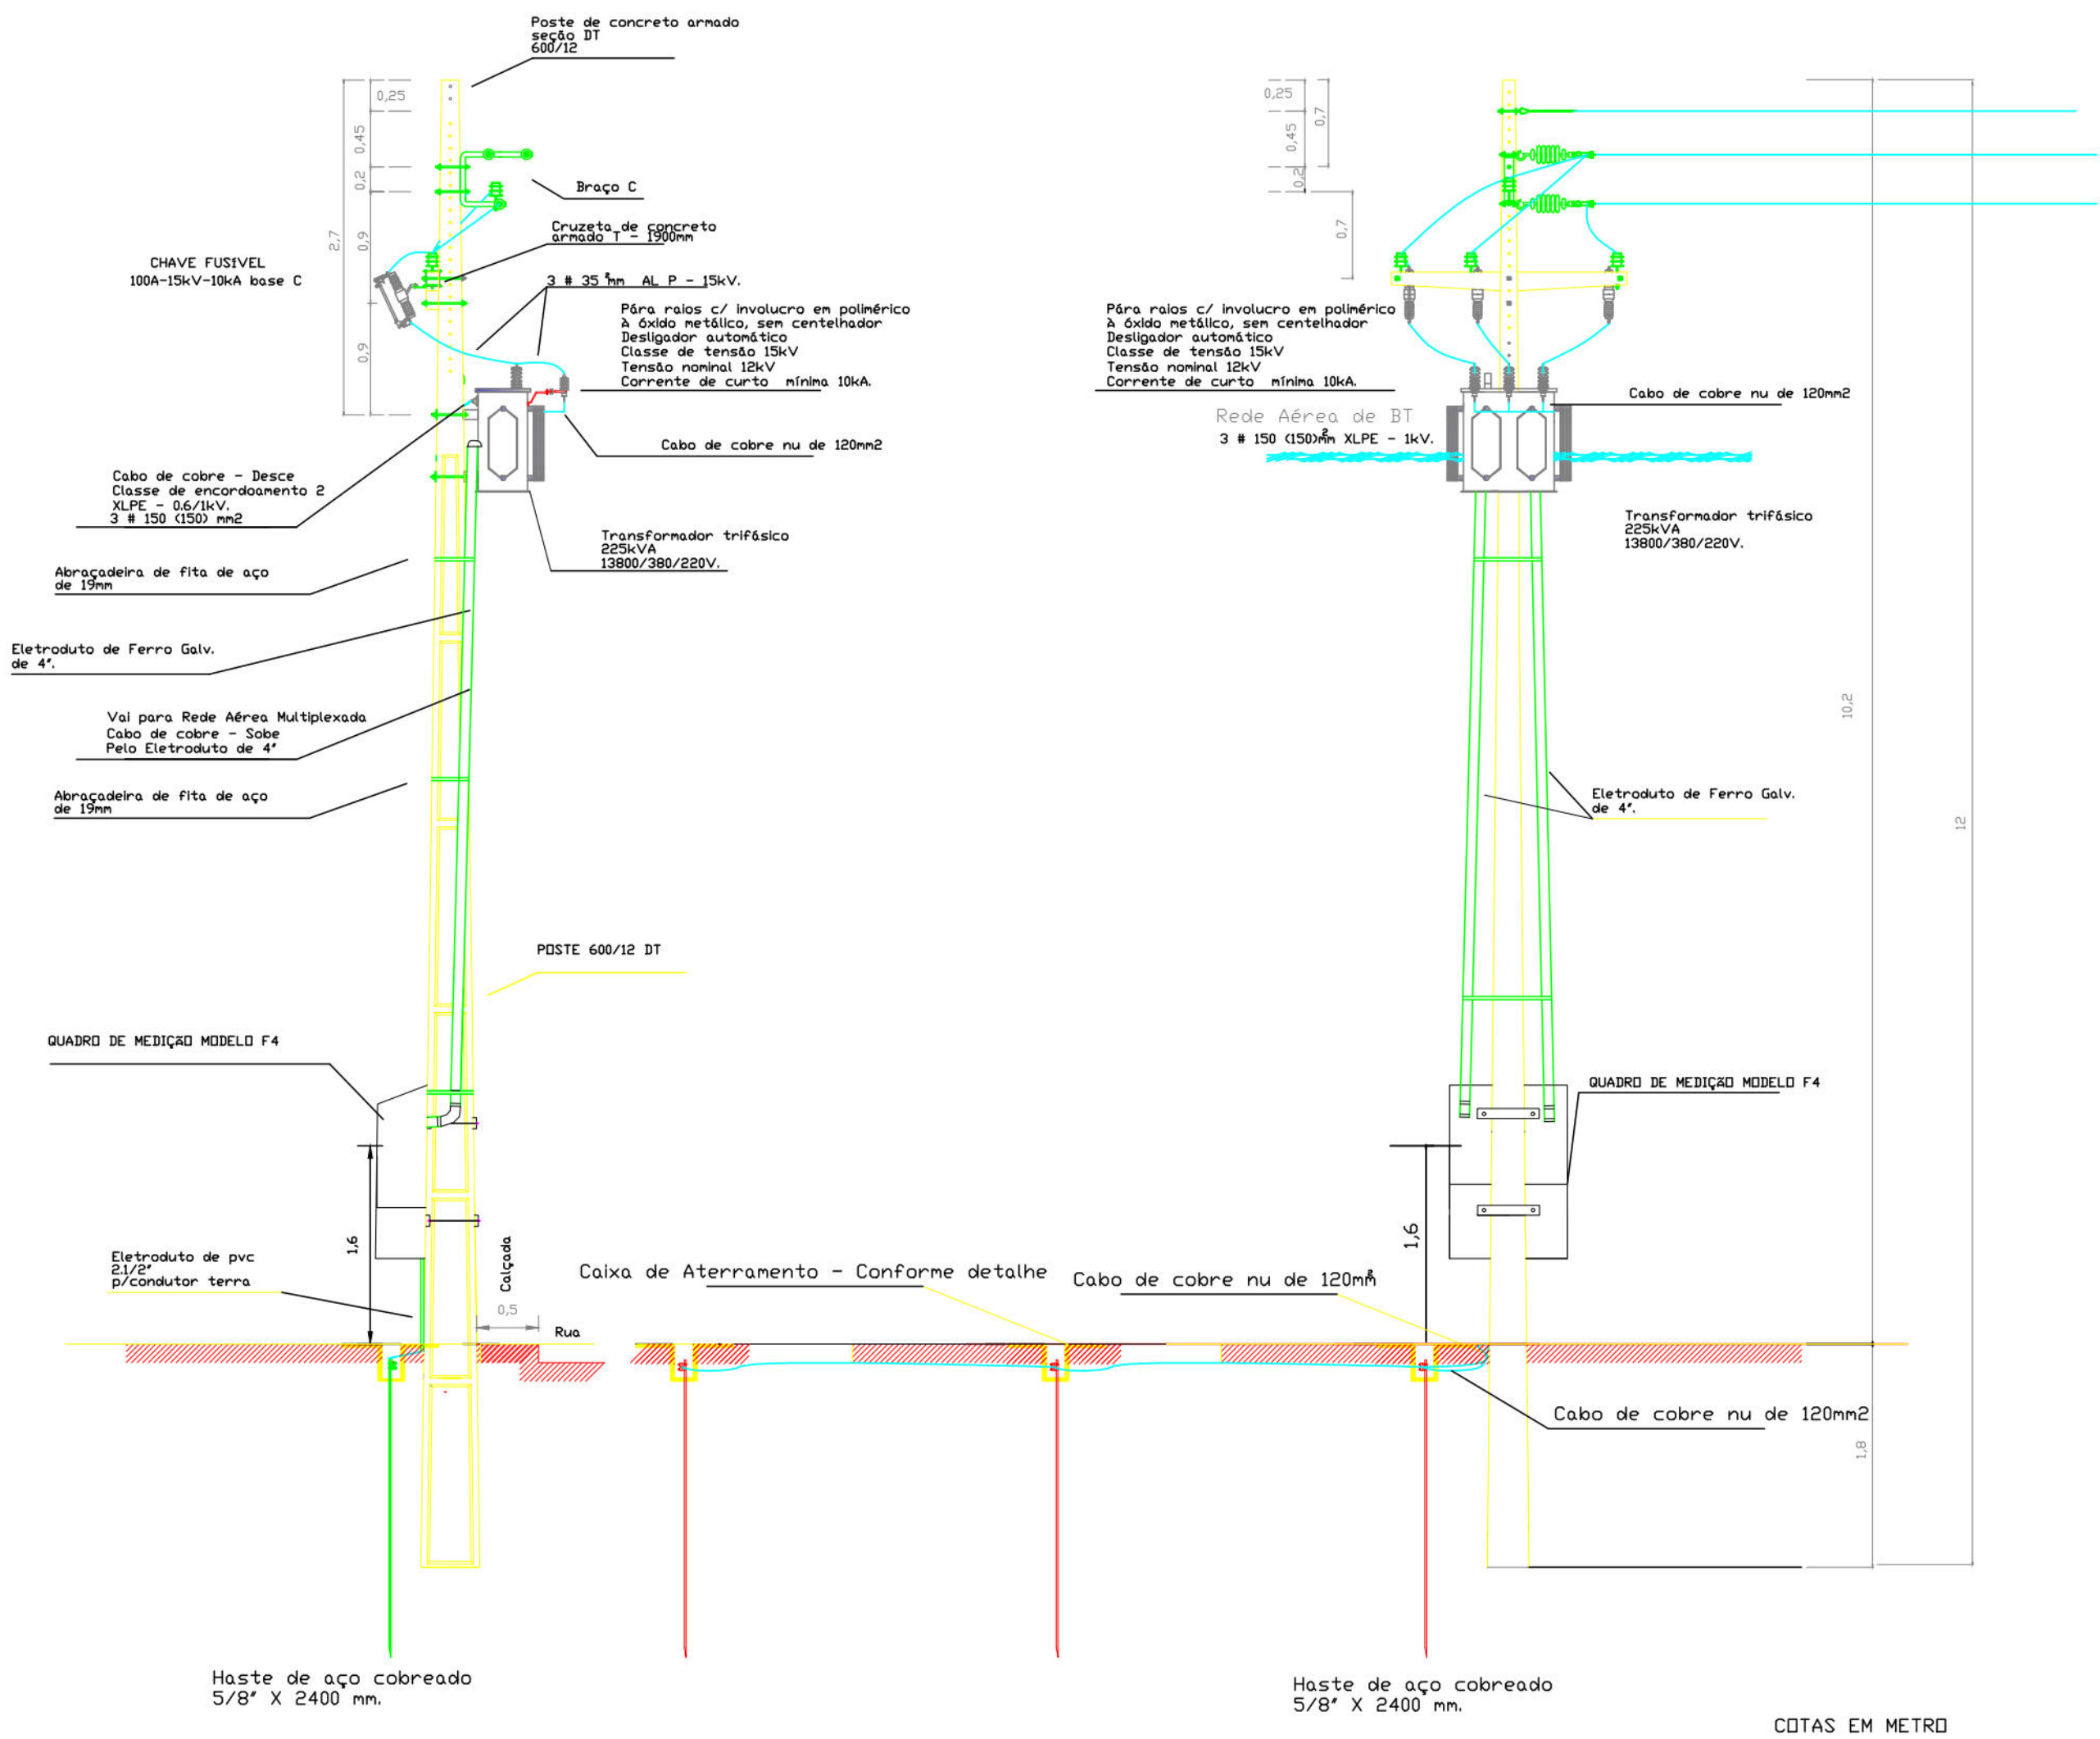

VISTA FRONTAL - ESC. 1/50

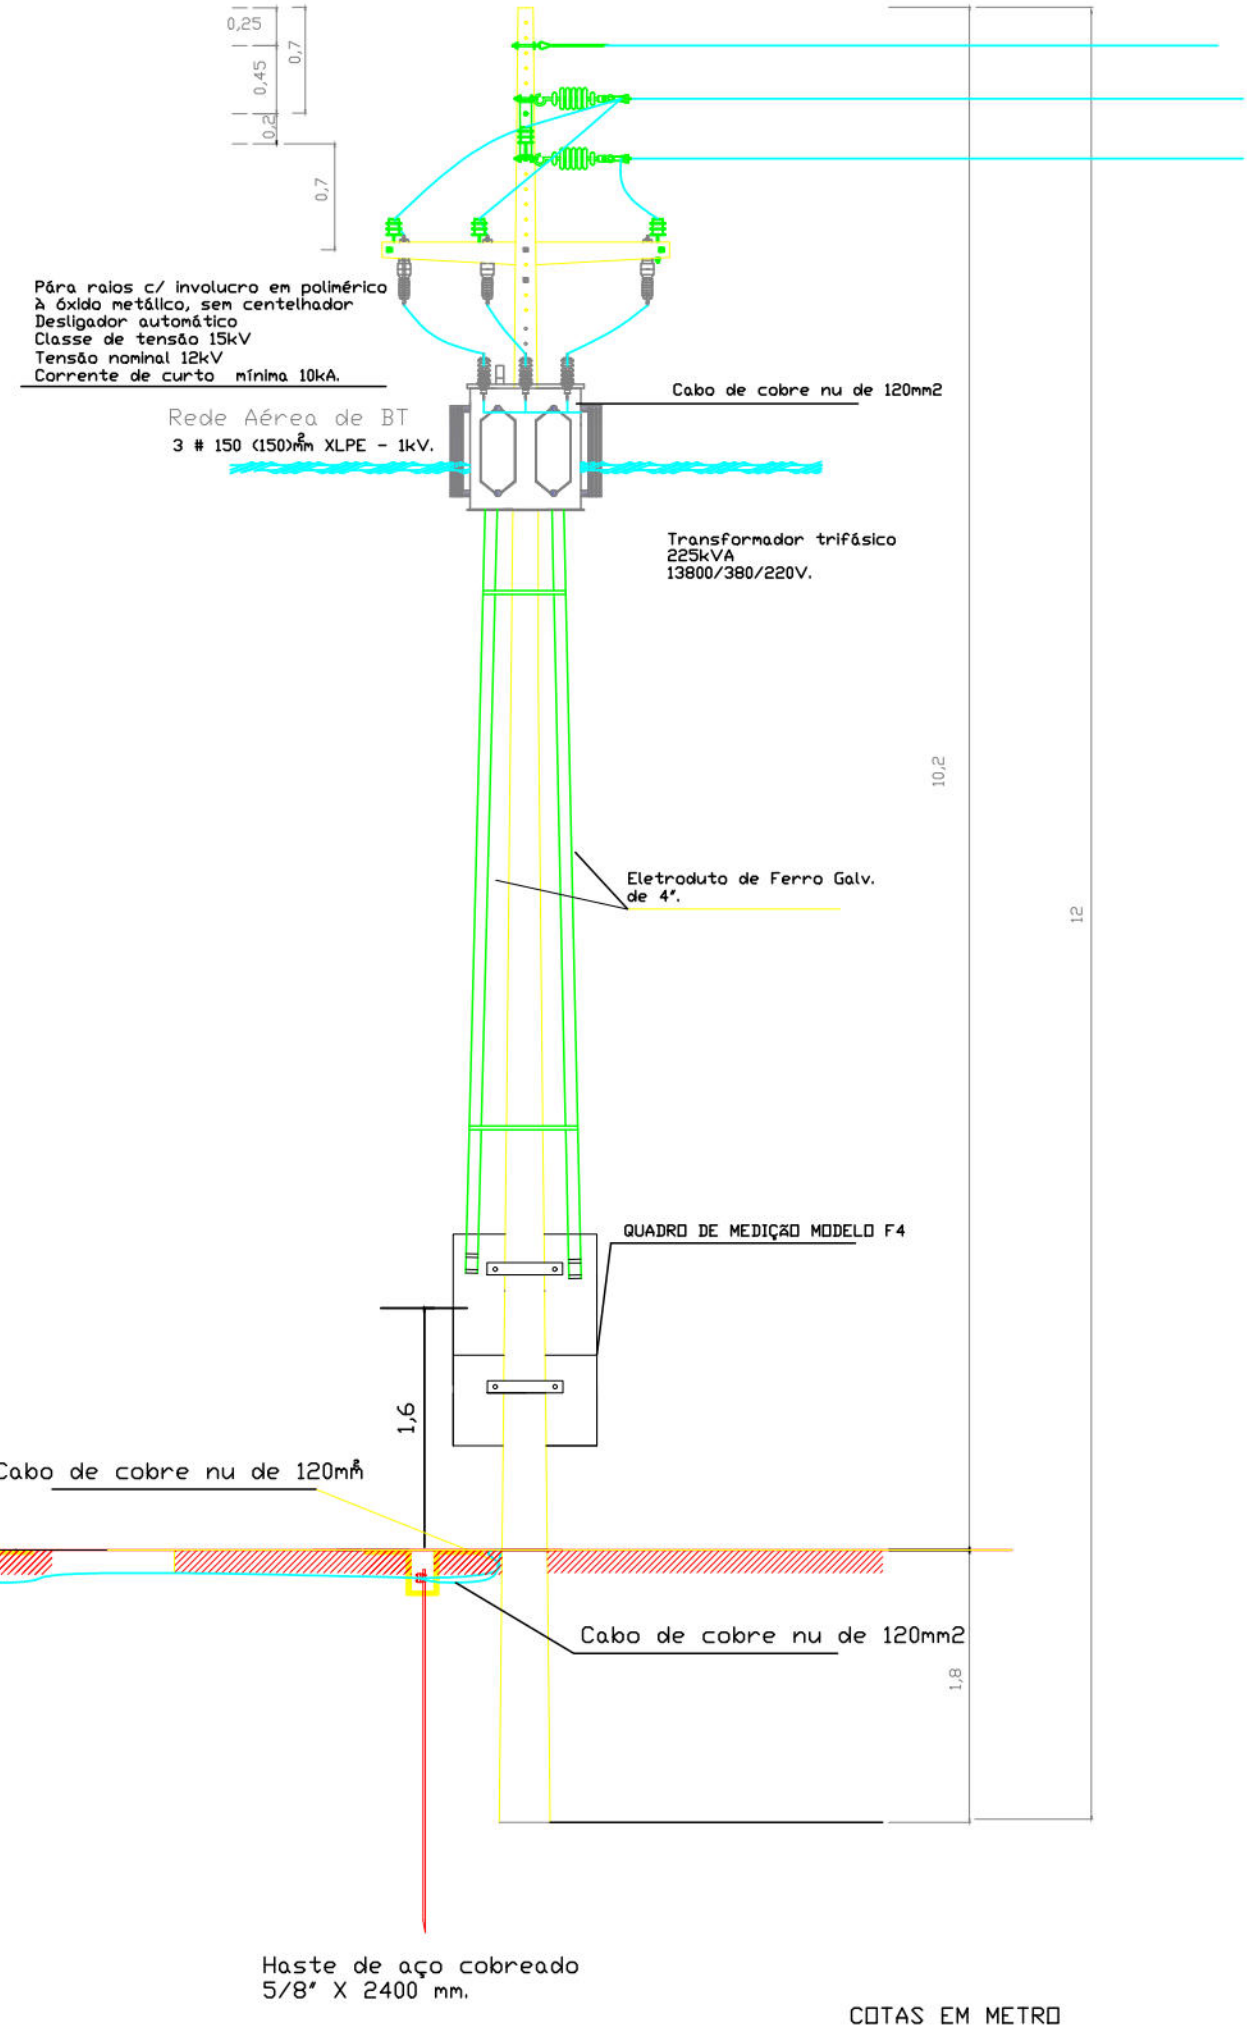

VISTA SUPERIOR ESC 1:50




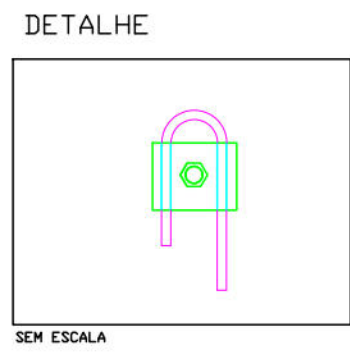



DIAGRAMA UNIFILAR

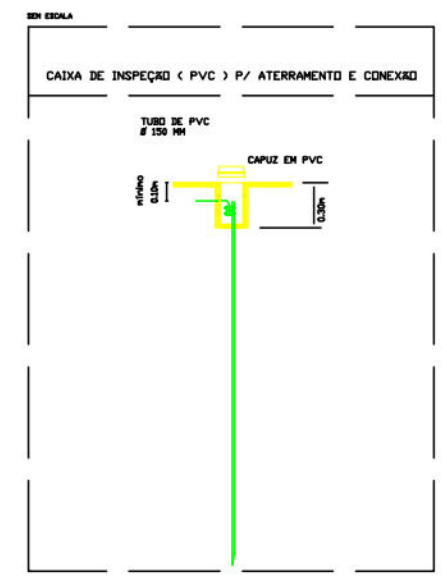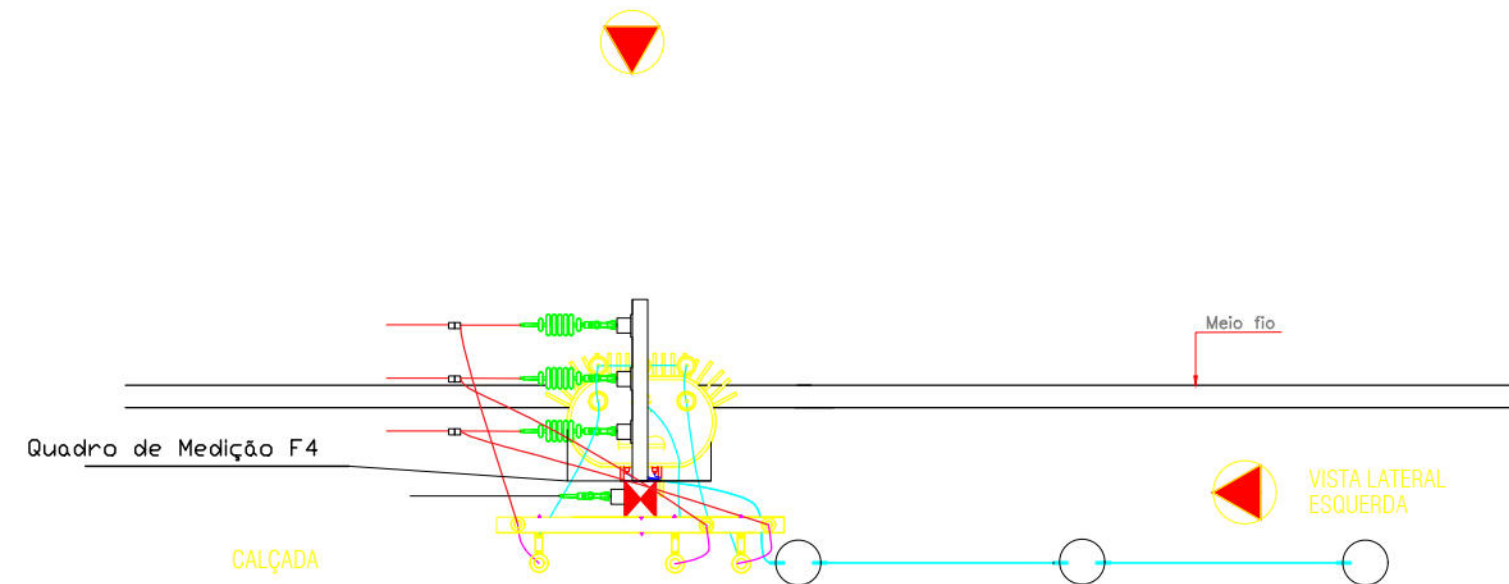

PLANTA DE SITUAÇÃO ESC 1:1000

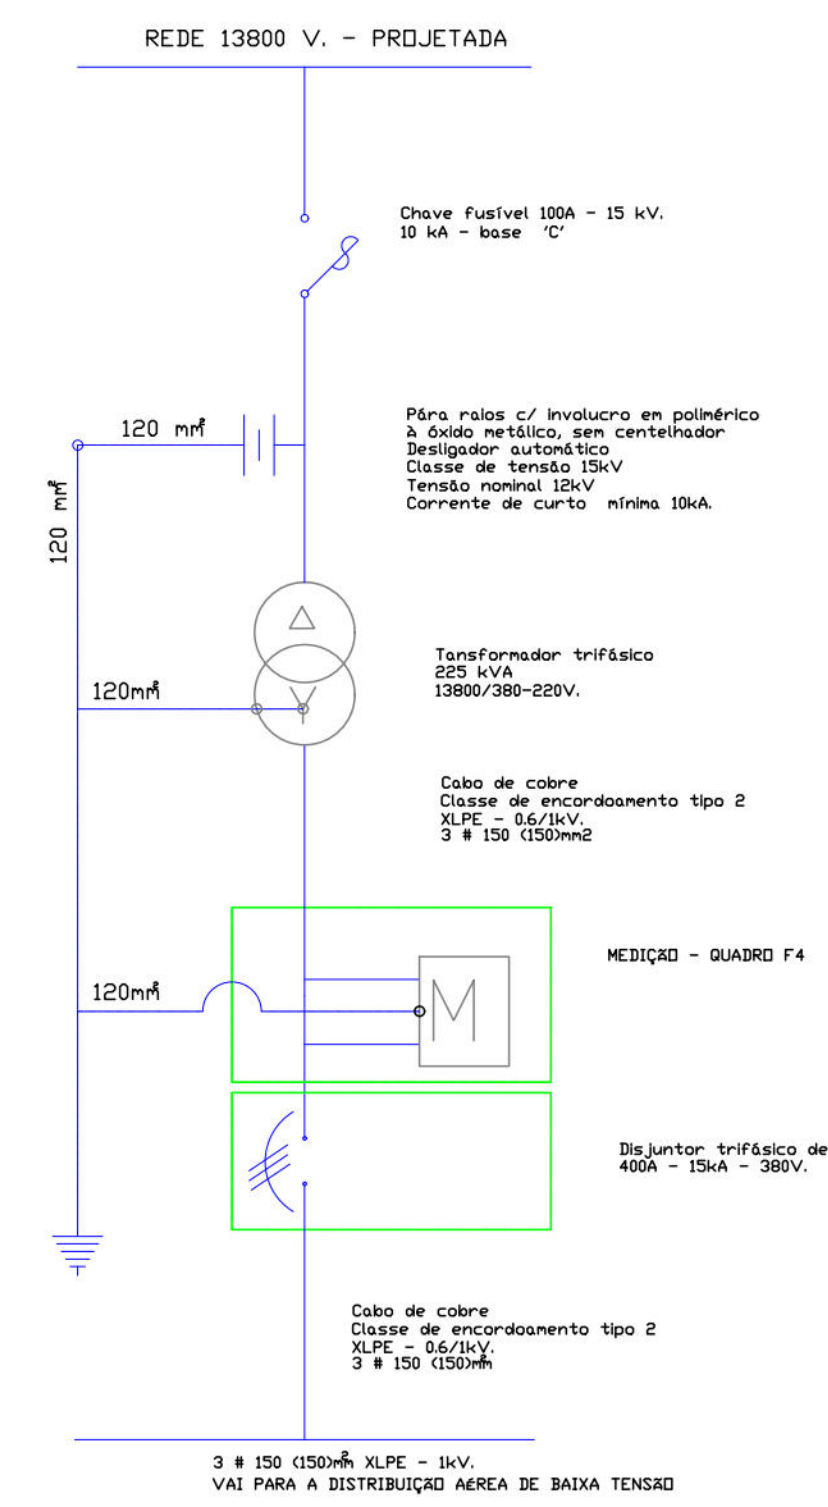


PLANTA DE LOCAÇÃO ESC 1:500

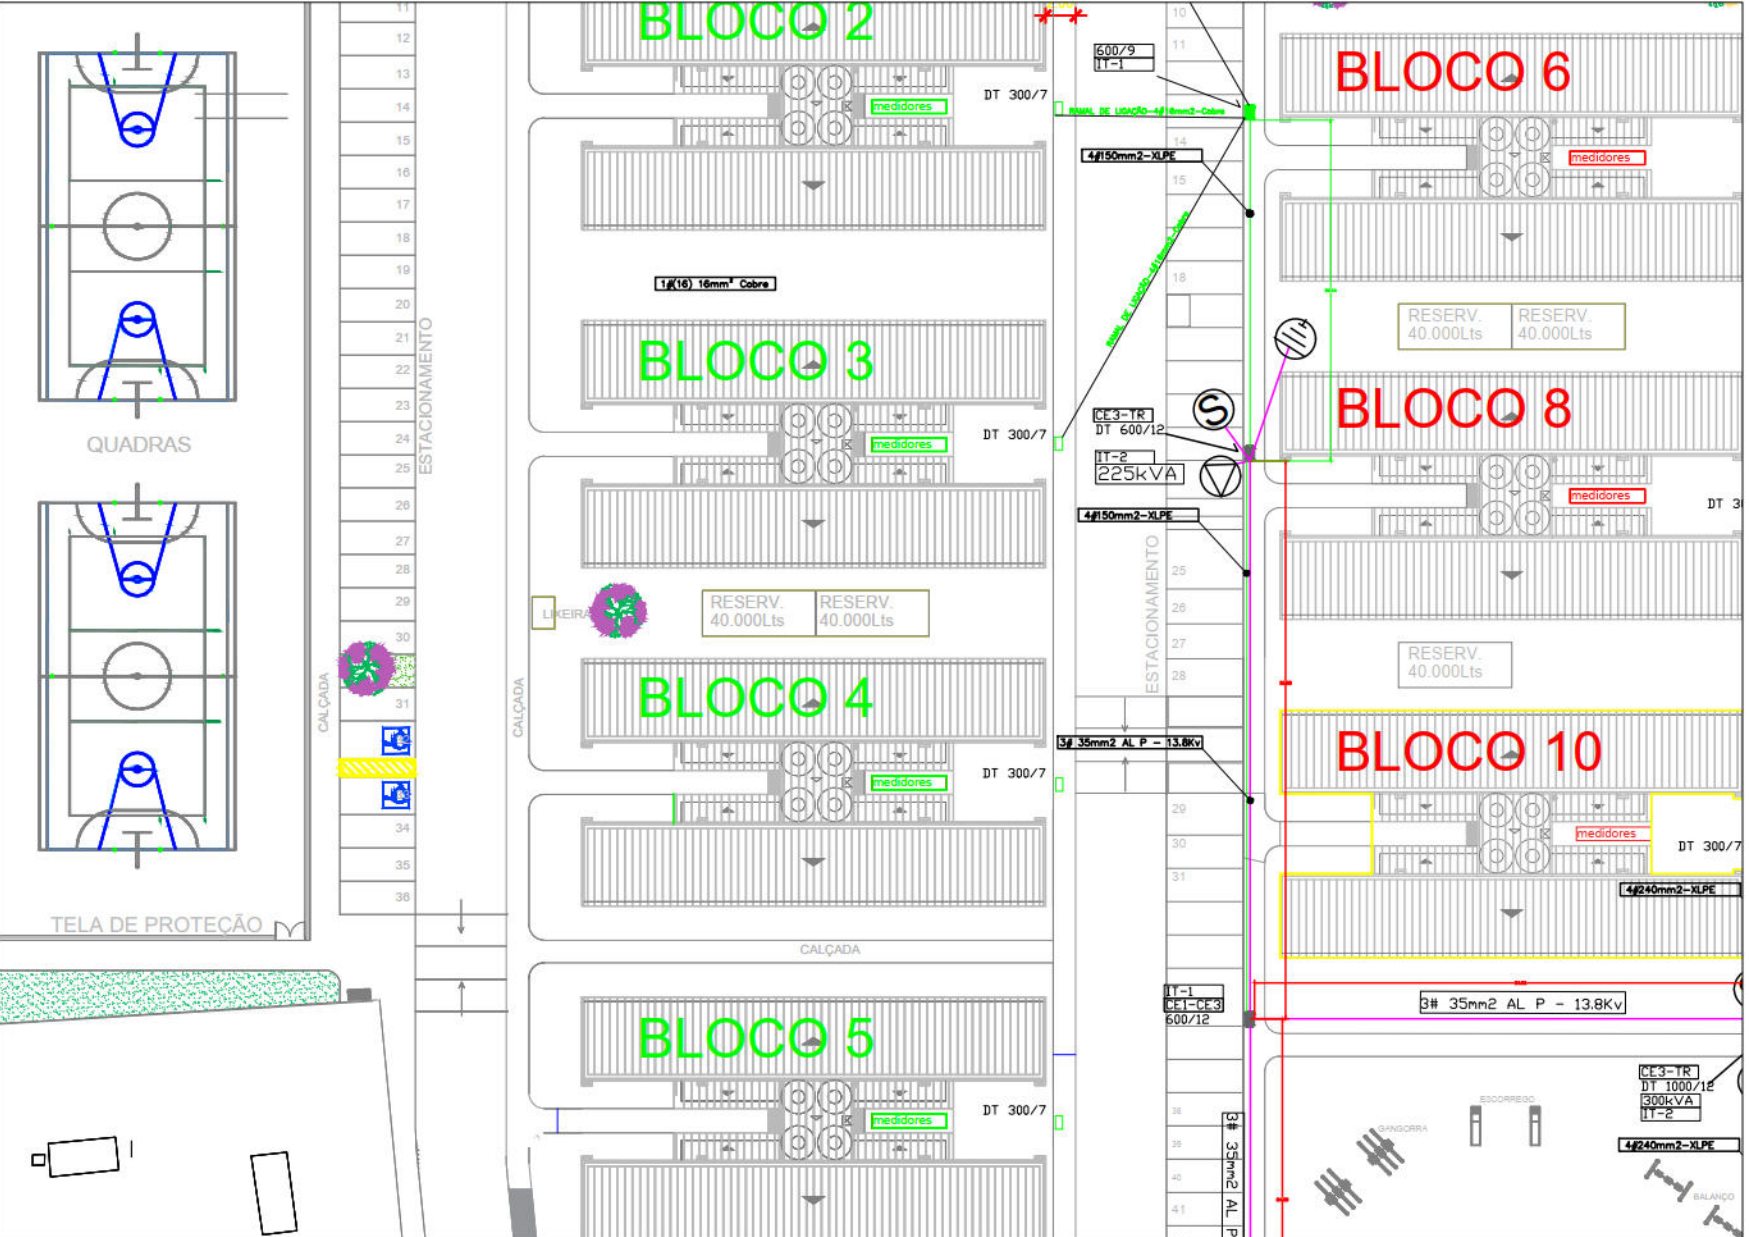


 PREFEITURA DA CIDADE DO RECIFE SECRETARIA DE PLANEJAMENTO, URBANISMO E MEIO AMBIENTE EMPRESA DE URBANIZAÇÃO DO RECIFE - URB			
DIRETORIA DE PROJETOS URBANOS			
DEPARTAMENTO			
PROJETO			
PROJETO CAPIBARIBE MELHOR			
LOTE 2 - ELABORAÇÃO DE DIAGNÓSTICO INTEGRADO, PROGRAMA DE TRABALHO SOCIAL (PTS) E PROGRAMA DE SANEAMENTO INTEGRADO PARA LOCALIDADES ATENDIDAS PELO PROJETO.			
SITUAÇÃO			
CONJUNTO HABITACIONAL LOCALIZADO NO TERRENO DO CASARÃO DO BARBALHO.			
PROJETO	DATA	ABRIL/2015	
04/05	PROJETO EXECUTIVO		
CONTEÚDO	ESCALA	REFERÊNCIA	
PROJETO ELÉTRICO - SUBESTAÇÃO AÉREA 225KVA	INDICADA		
RESPONSÁVEL TÉCNICO	DIGITALIZAÇÃO		
CREA Nº			
ASSINATURA			

VISTA LATERAL - ESC 1/50

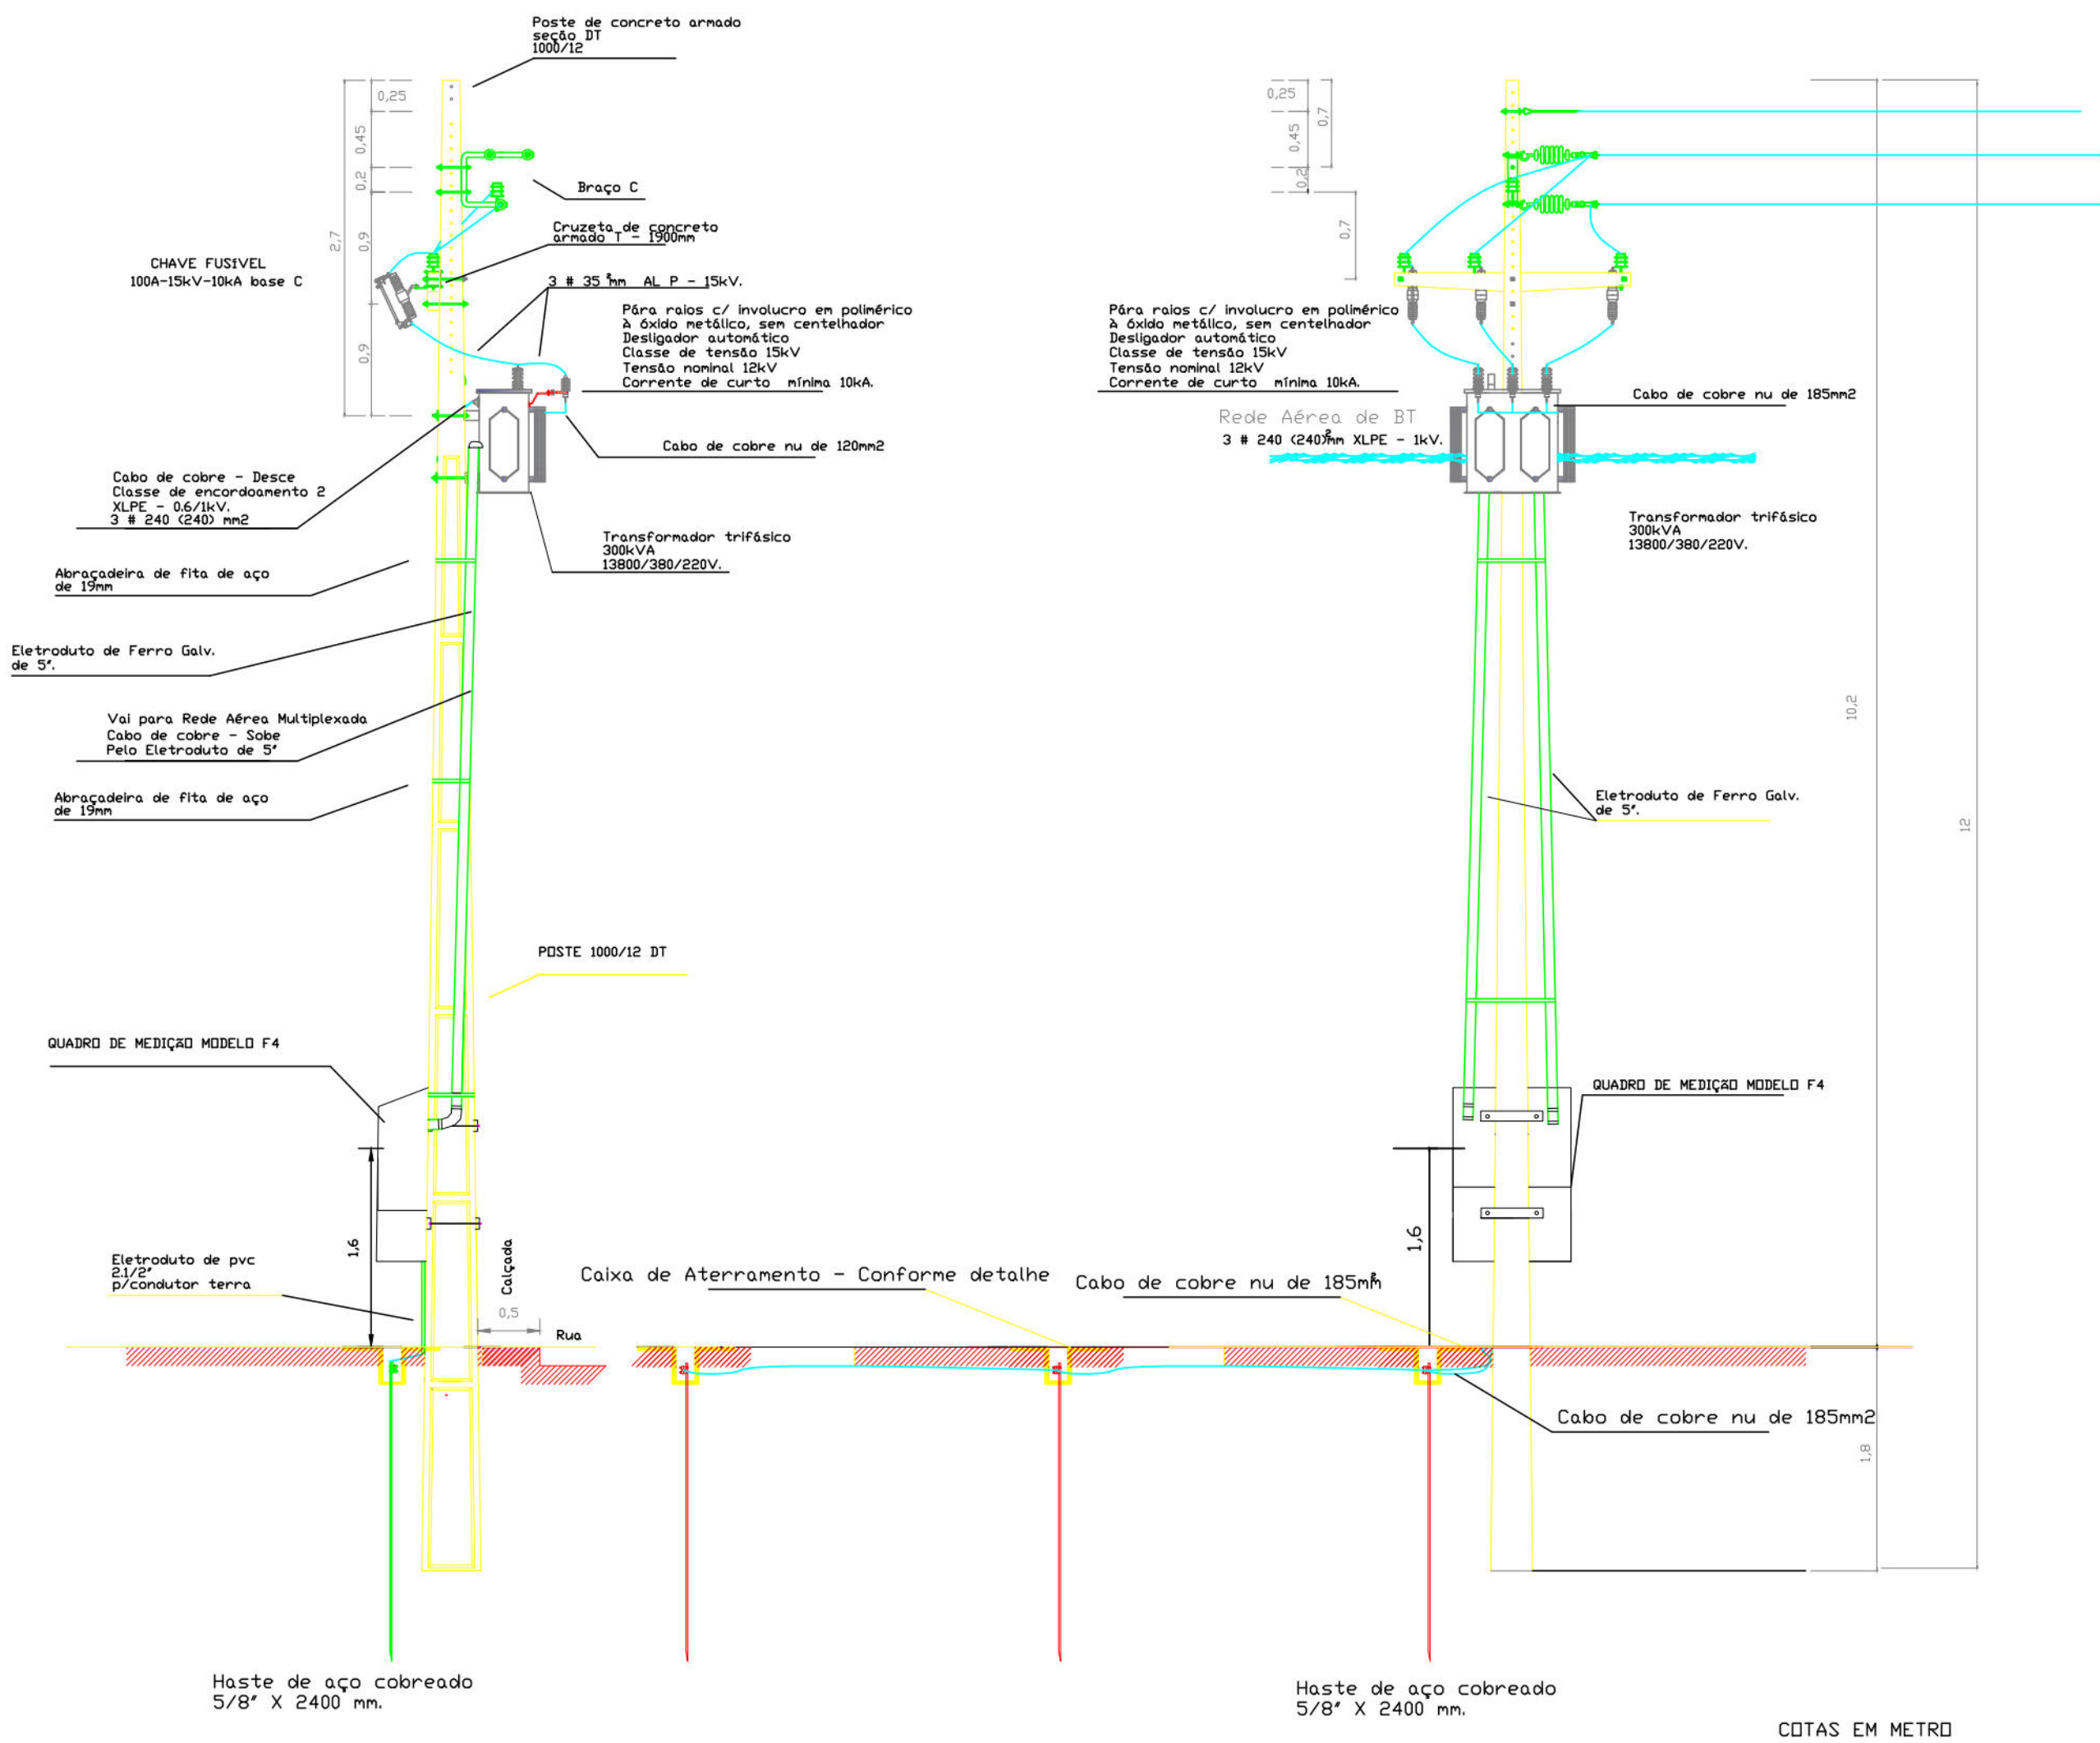

VISTA FRONTAL - ESC. 1/50

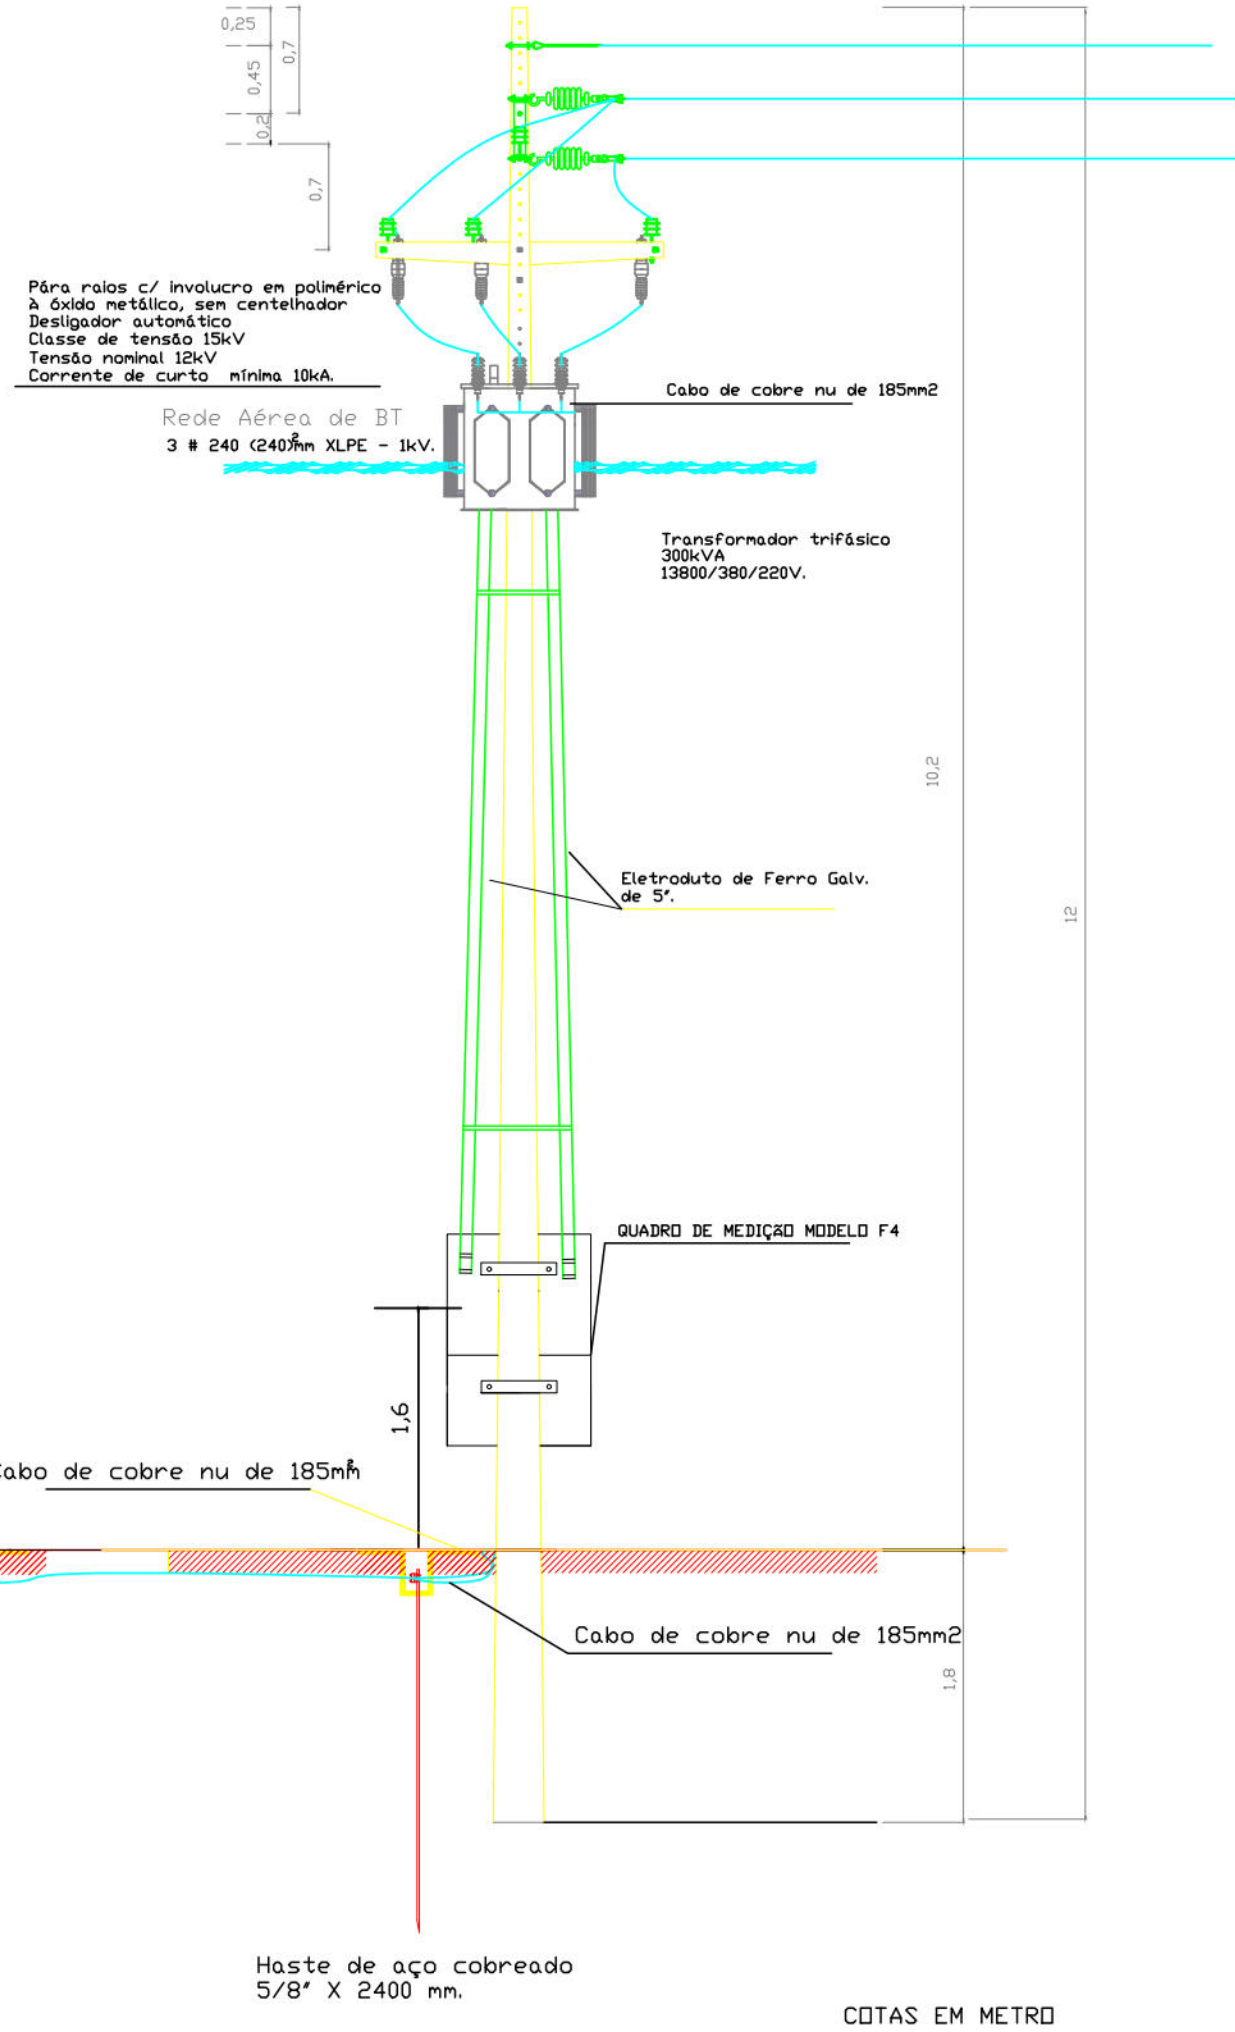

VISTA SUPERIOR
ESC 1:50




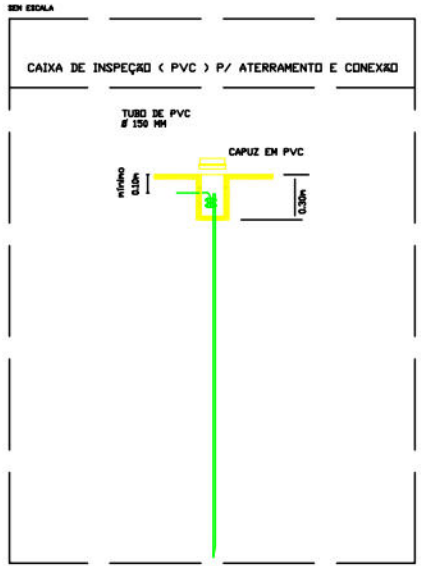



DIAGRAMA UNIFILAR

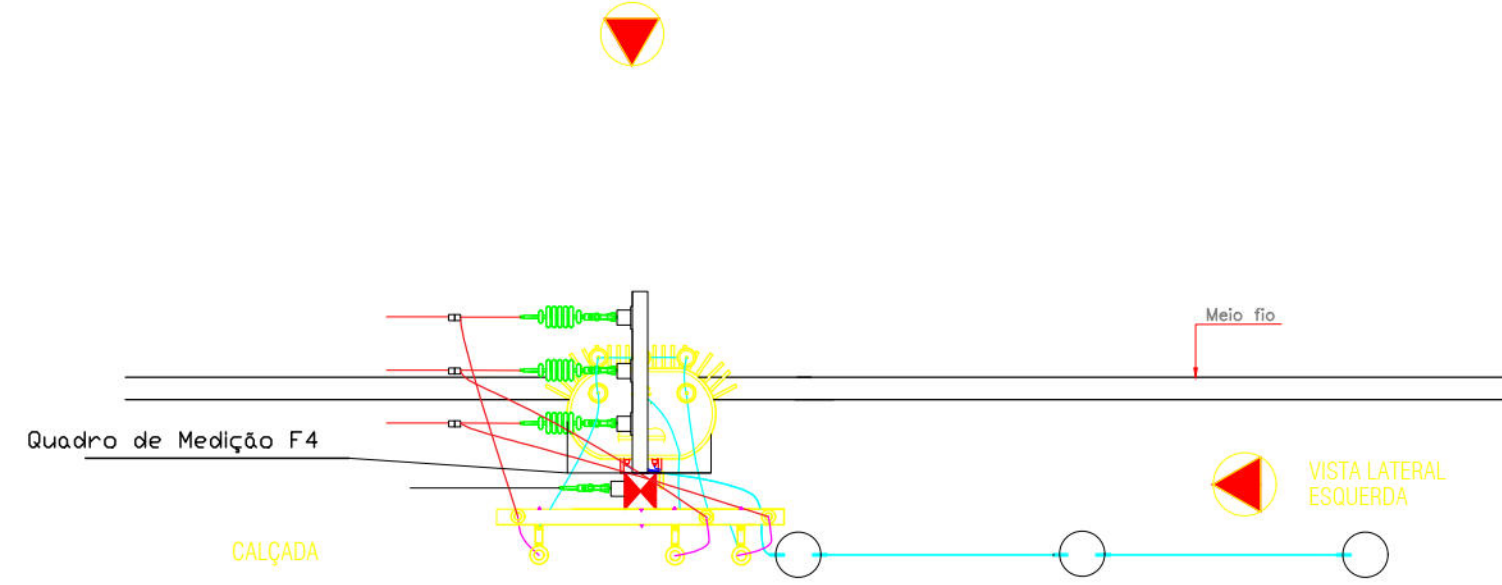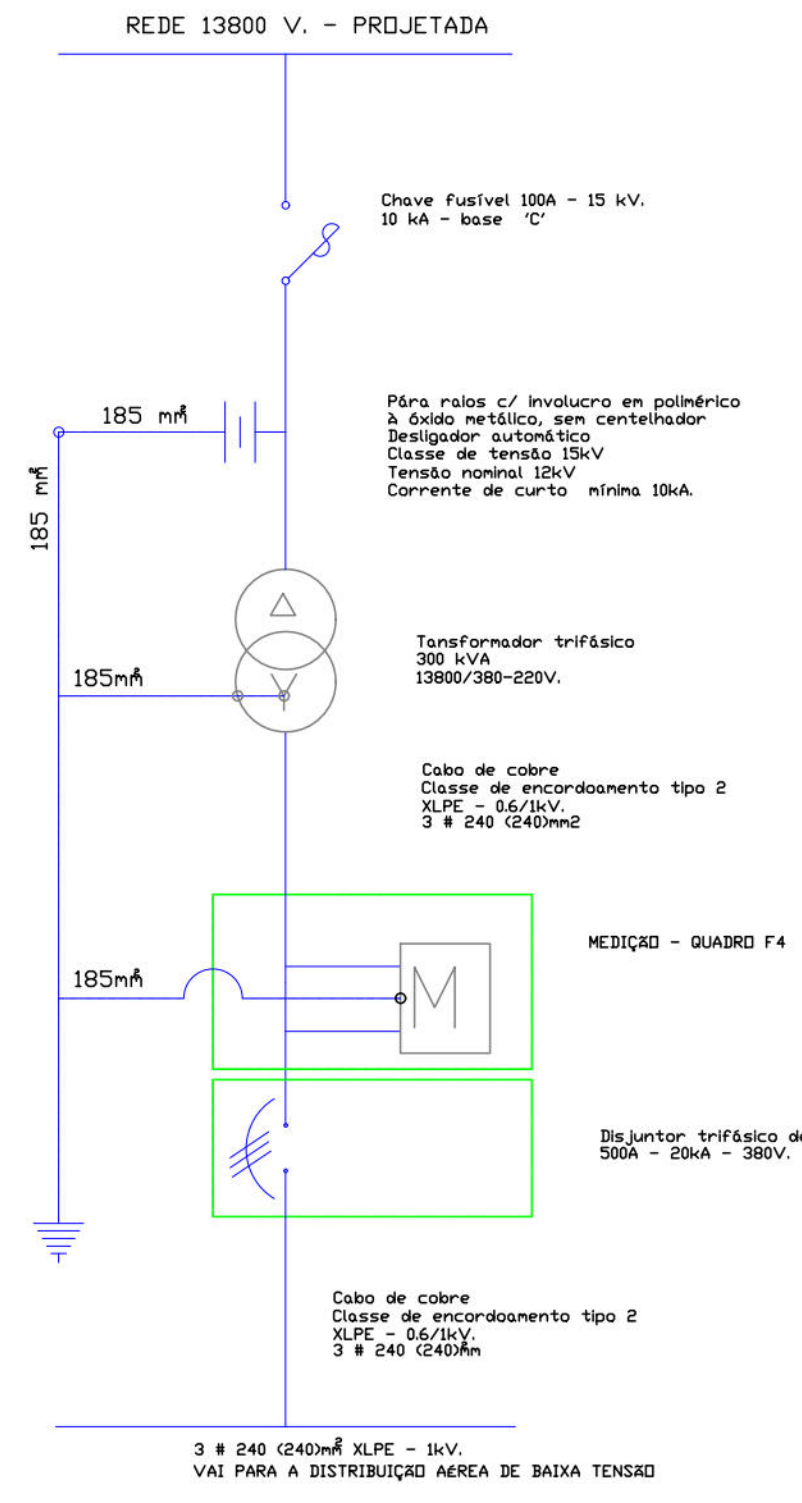



PLANTA DE SITUAÇÃO
ESC 1:1000

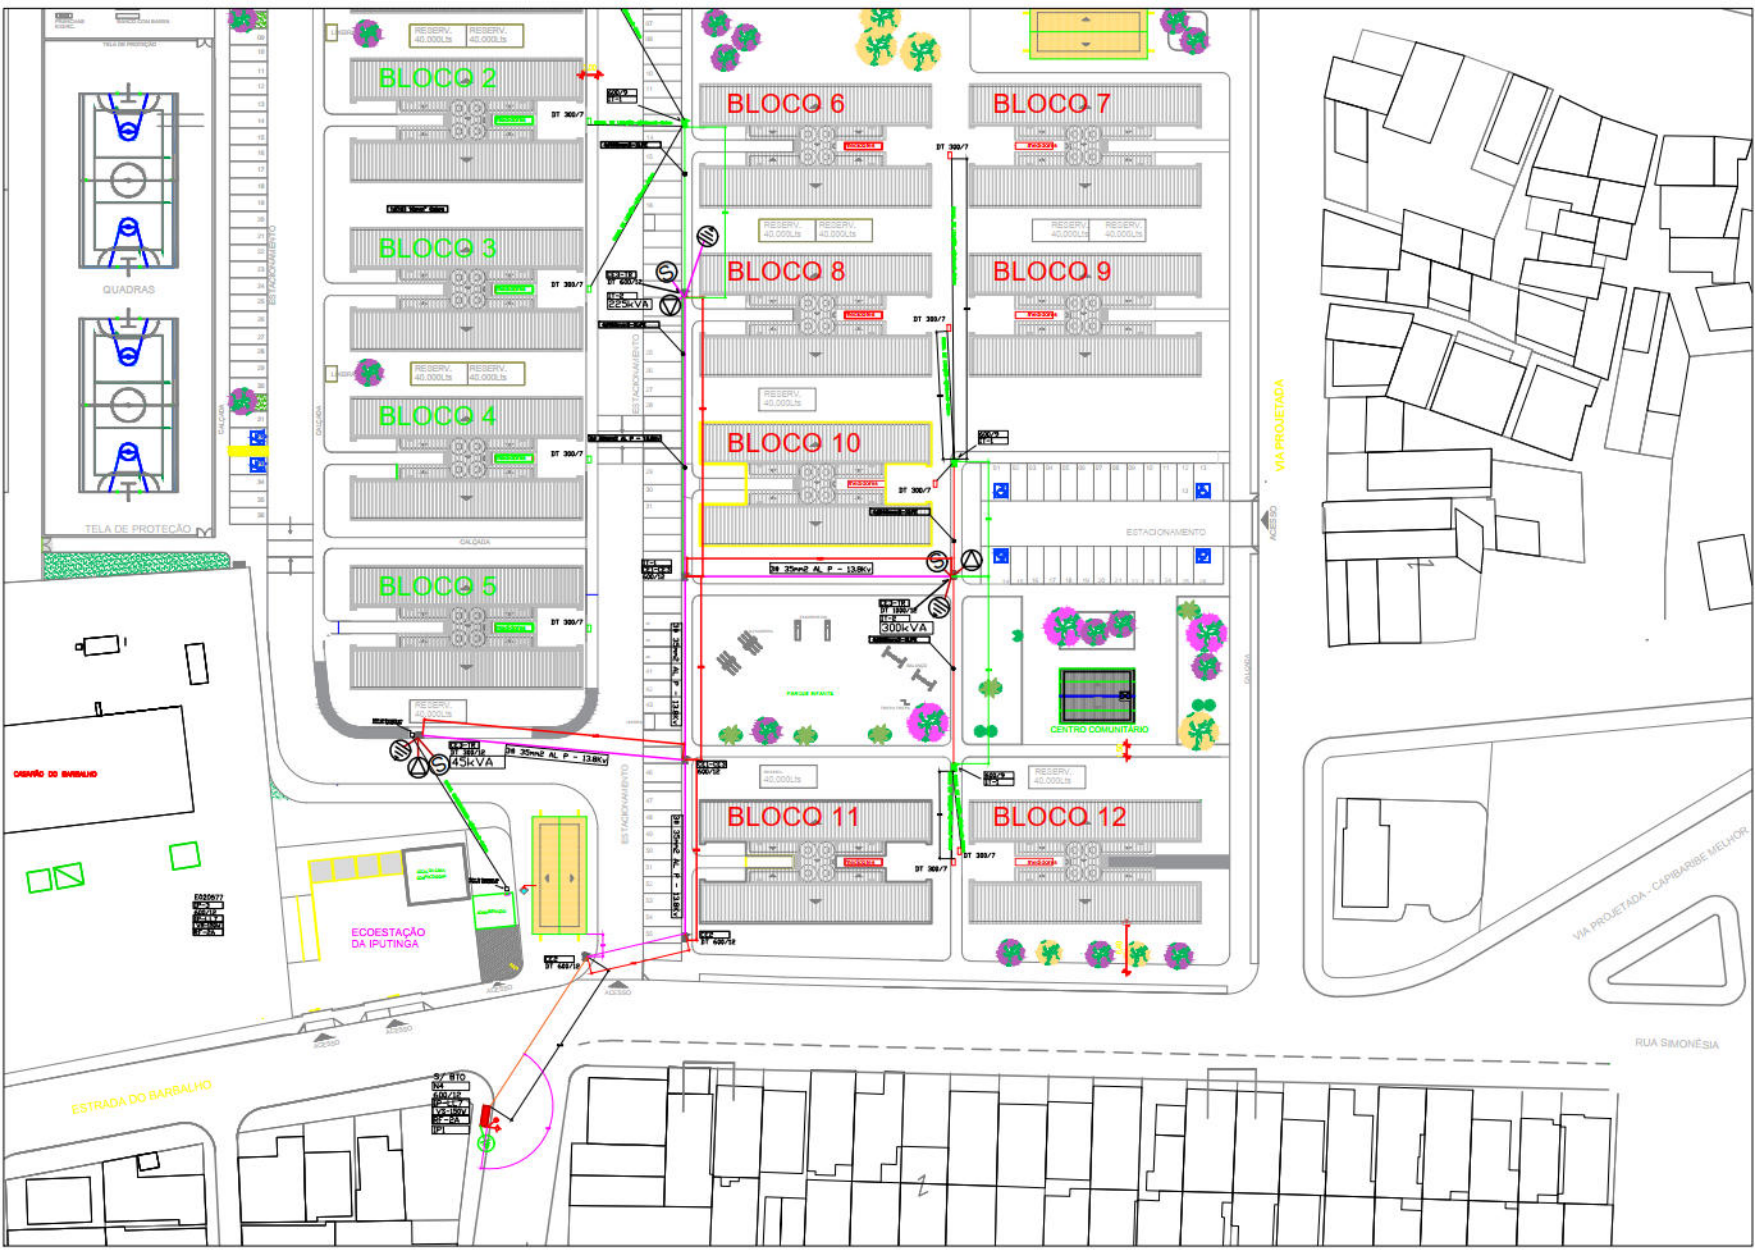

PLANTA DE LOCAÇÃO
ESC 1:500

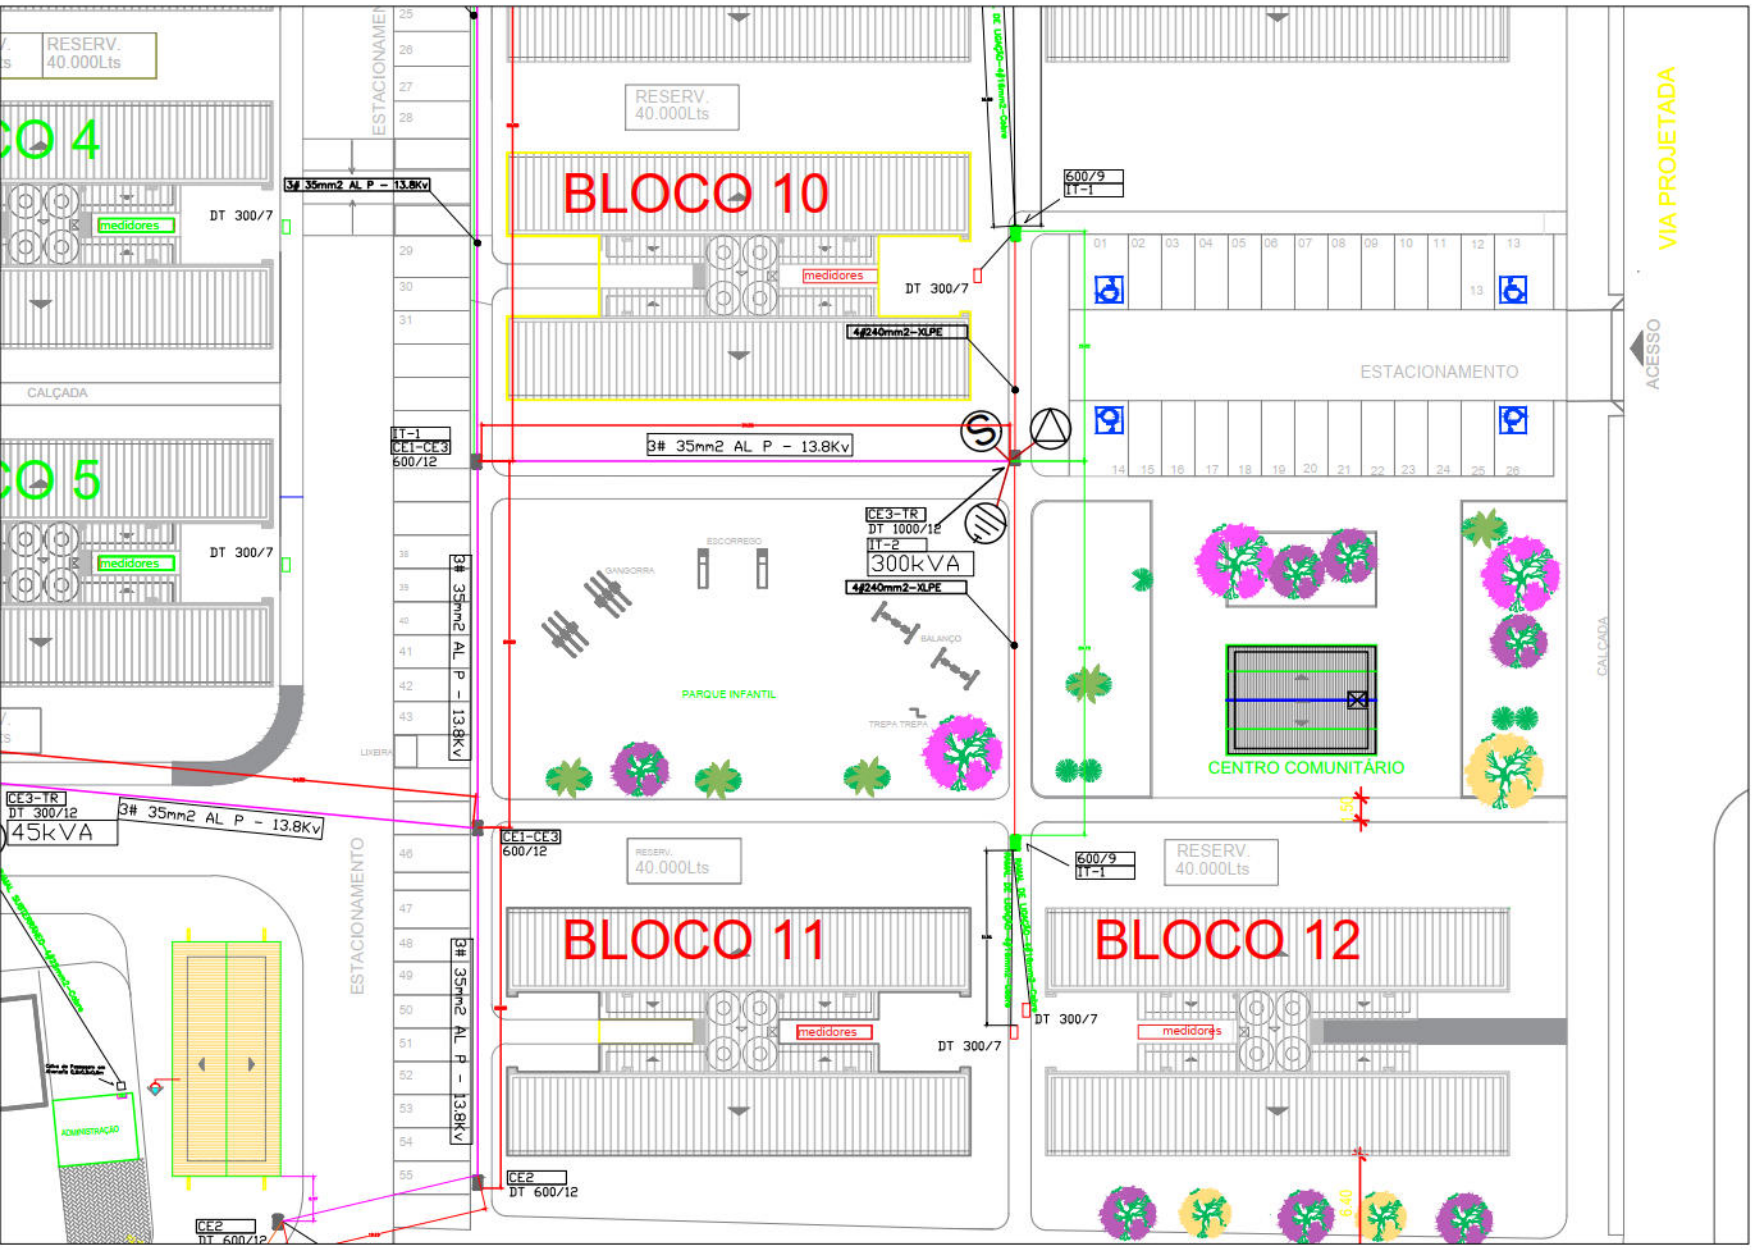


 PREFEITURA DA CIDADE DO RECIFE SECRETARIA DE PLANEJAMENTO, URBANISMO E MEIO AMBIENTE EMPRESA DE URBANIZAÇÃO DO RECIFE - URB			
DIRETORIA DE PROJETOS URBANOS			
DEPARTAMENTO			
PROJETO			
PROJETO CAPIBARIBE MELHOR			
LOTE 2 - ELABORAÇÃO DE DIAGNÓSTICO INTEGRADO, PROGRAMA DE TRABALHO SOCIAL (PTS) E PROGRAMA DE SANEAMENTO INTEGRADO PARA LOCALIDADES ATENDIDAS PELO PROJETO.			
SITUAÇÃO			
CONJUNTO HABITACIONAL LOCALIZADO NO TERRENO DO CASARÃO DO BARBALHO.			
PROJEC	DATA	ABRIL/2015	
05/05	PROJETO EXECUTIVO		
CONTEÚDO	ESCALA	INDICADA	
PROJETO ELÉTRICO - SUBESTAÇÃO AÉREA 300kVA			
RESPONSÁVEL TÉCNICO	REFERÊNCIA	DIGITALIZAÇÃO	
CREA Nº			
ASSINATURA			

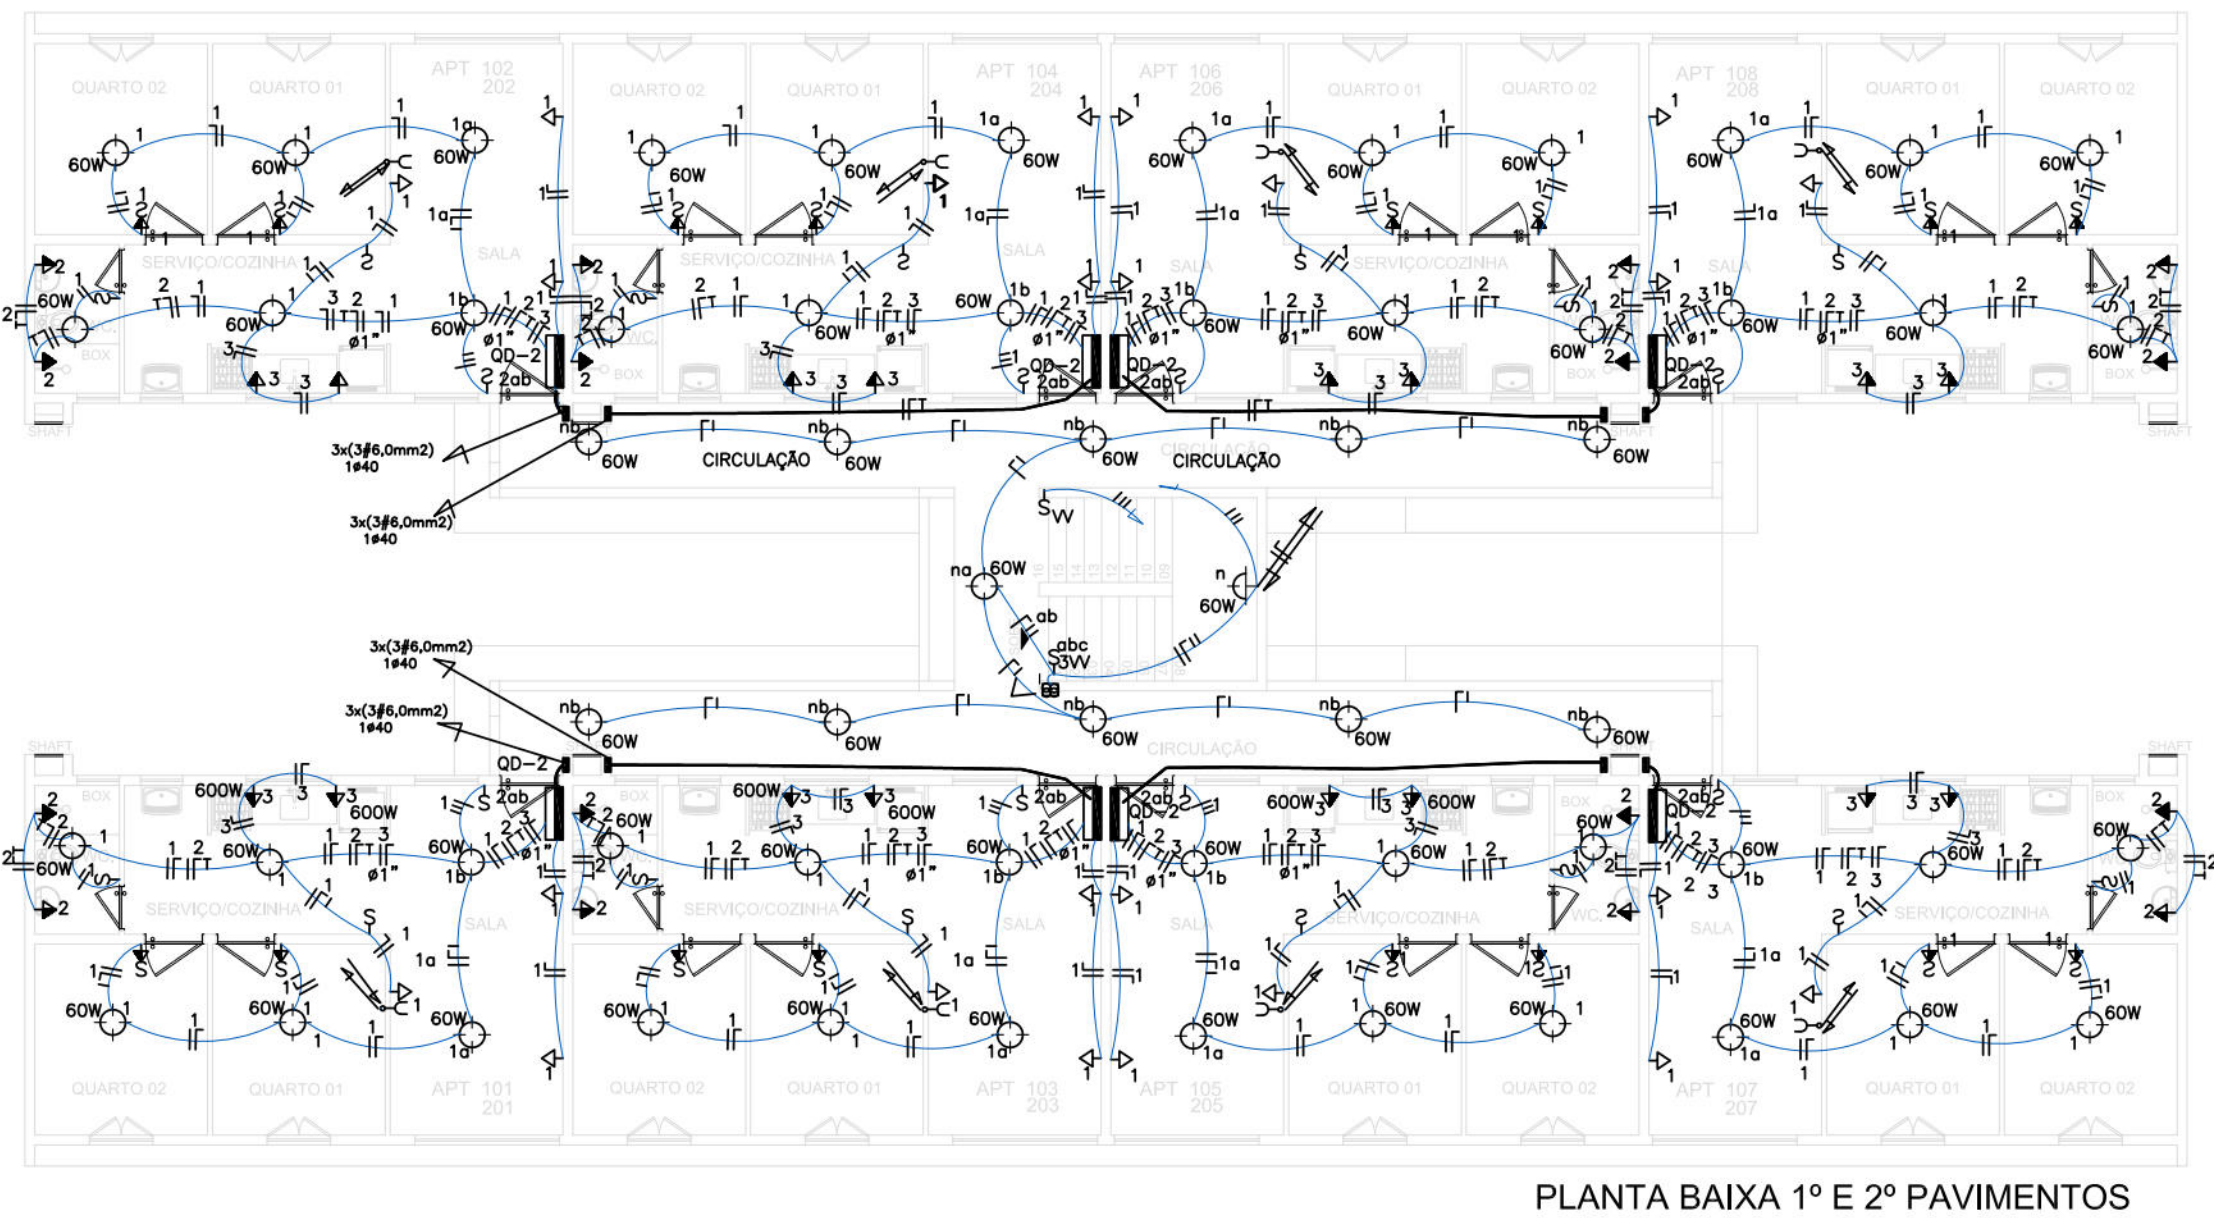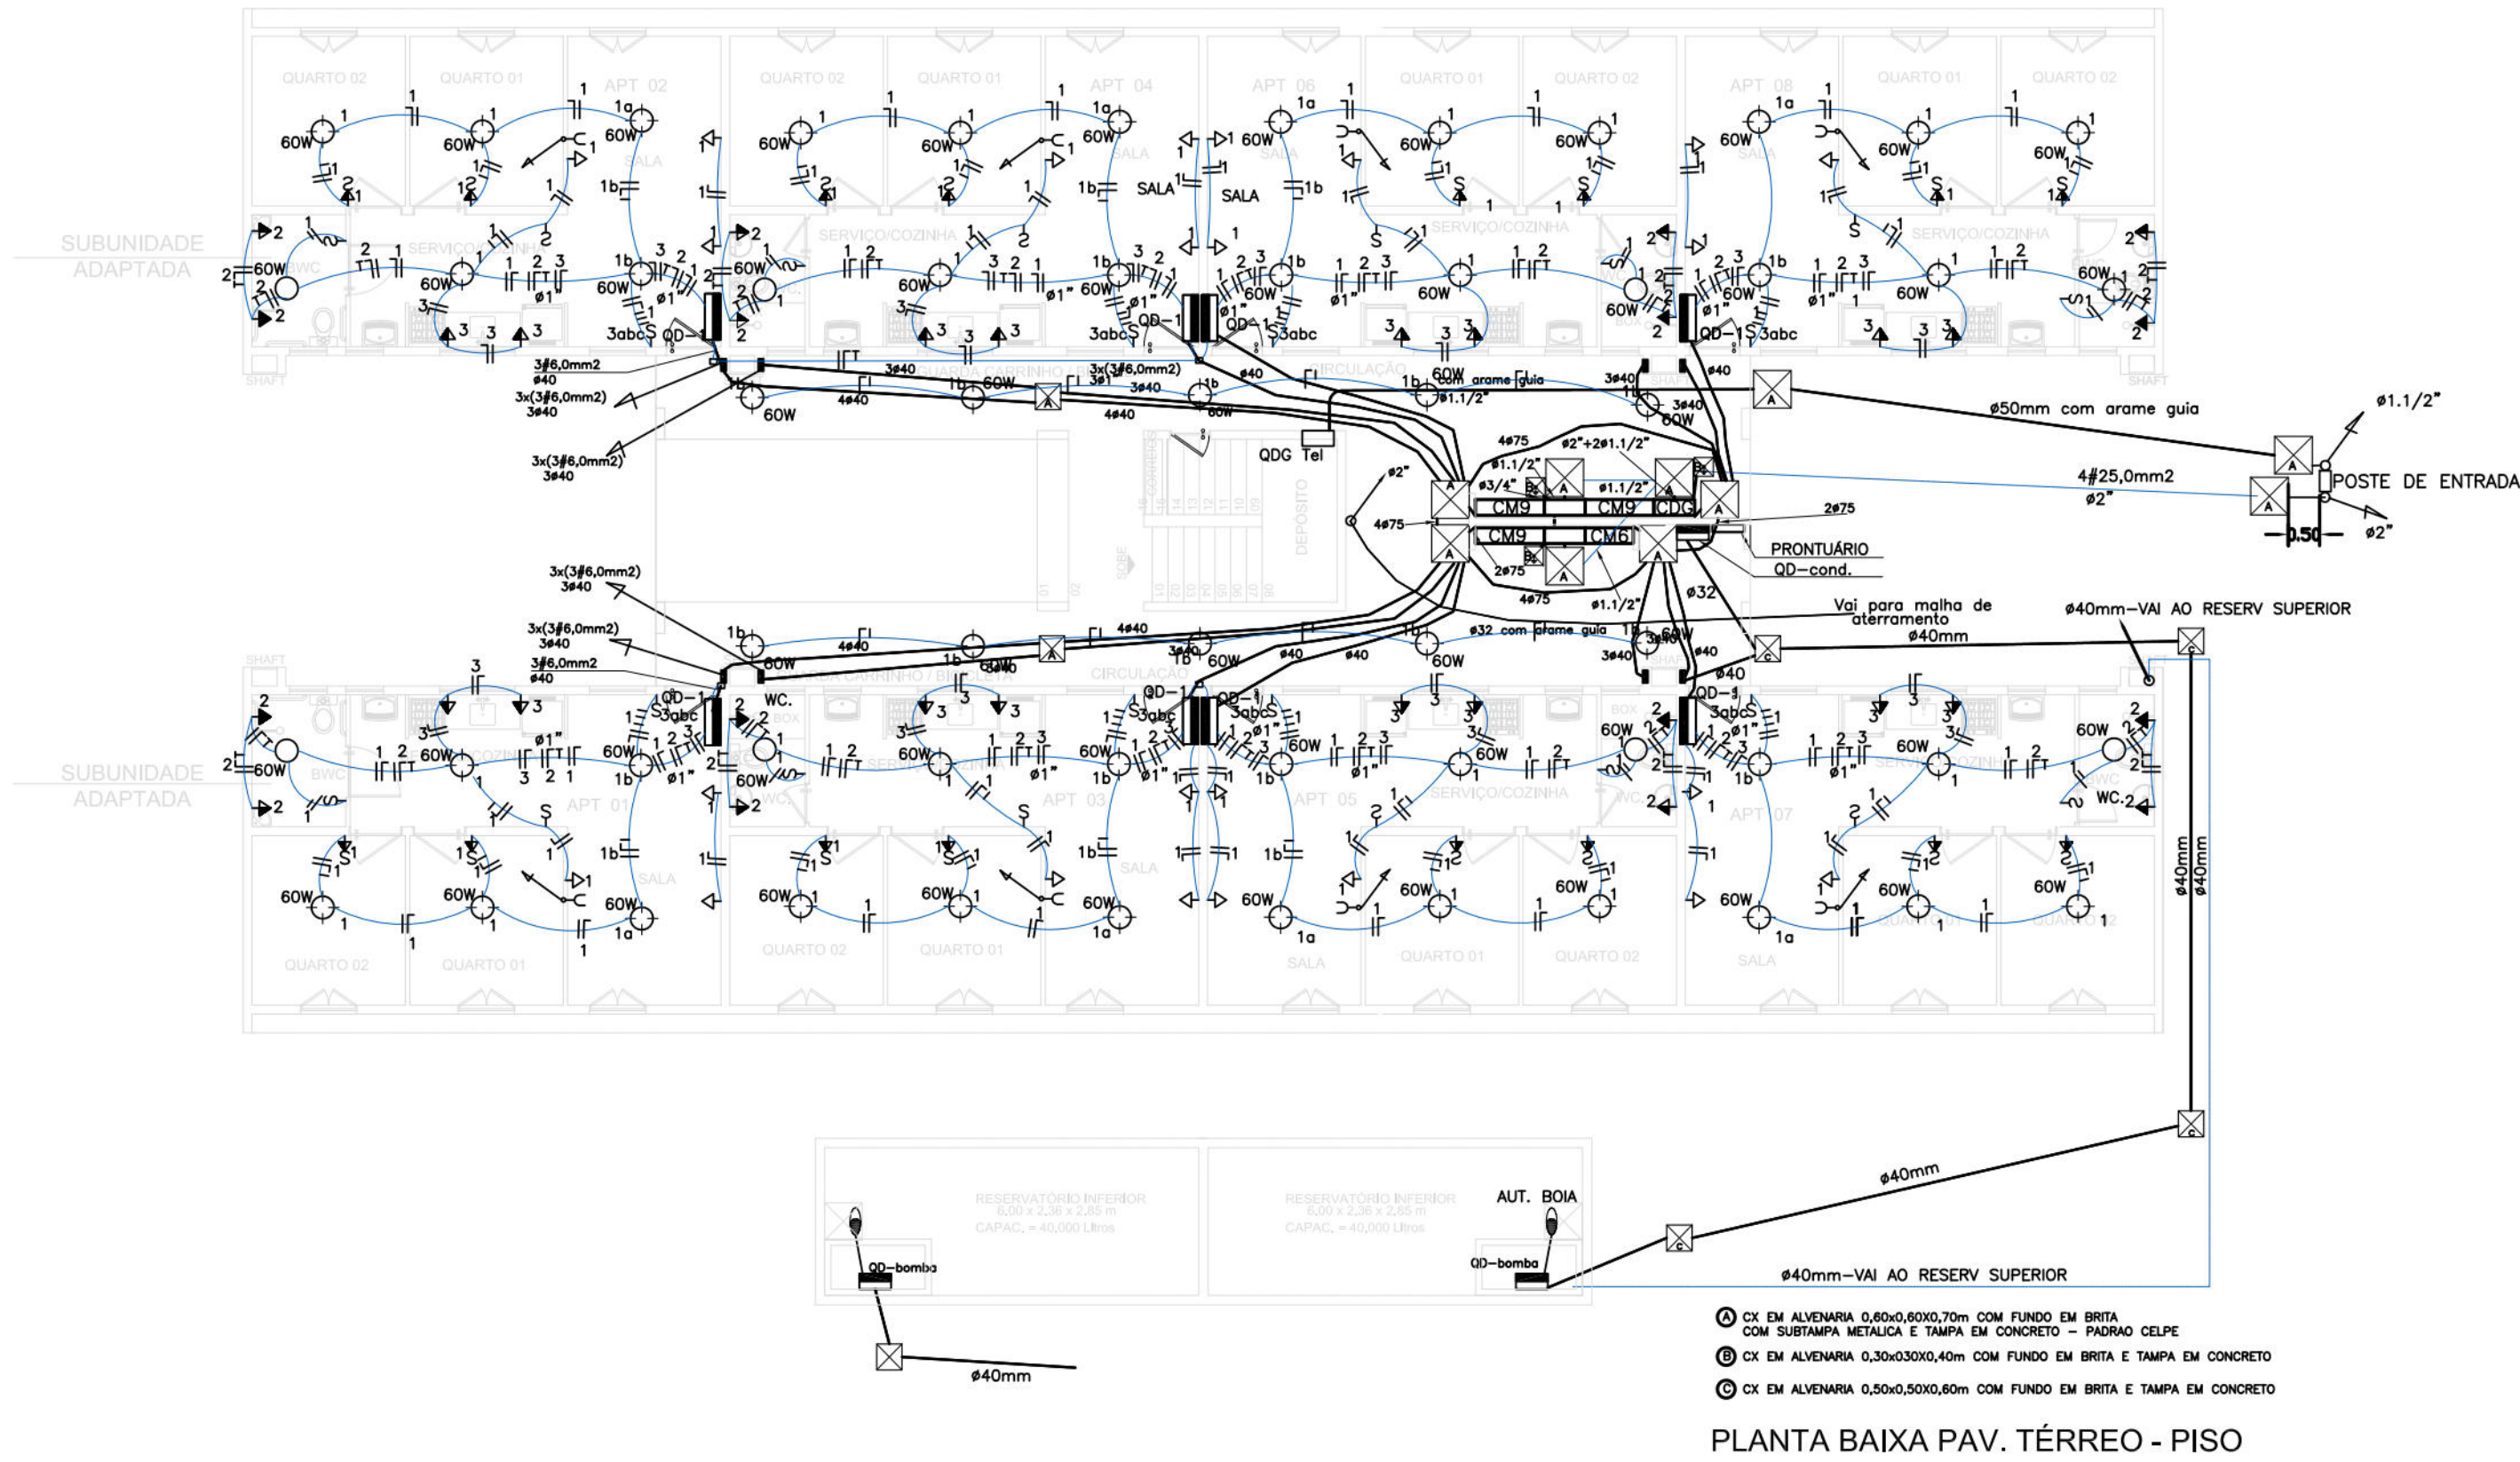


Q.D-1-APT*-TÉRREO

CIRCUITO	LÂMPADAS	TOMADAS 220V - W			POT	COND	DISJ	OBSERVAÇÕES
Nº	60W - 220V	100	600	4000	W	mm2	A	
1	7	5			920	2,5	16	ILUM./TOMADA
2		1	1		4100	4,0	25DR	CH. ELÉTRICO
3			2		1200	2,5	16	TOMADAS COZINHA
4							16	RESERVA
5							16	RESERVA
TOTAL	7	9			6220	6,0	30	ALIMENTADOR

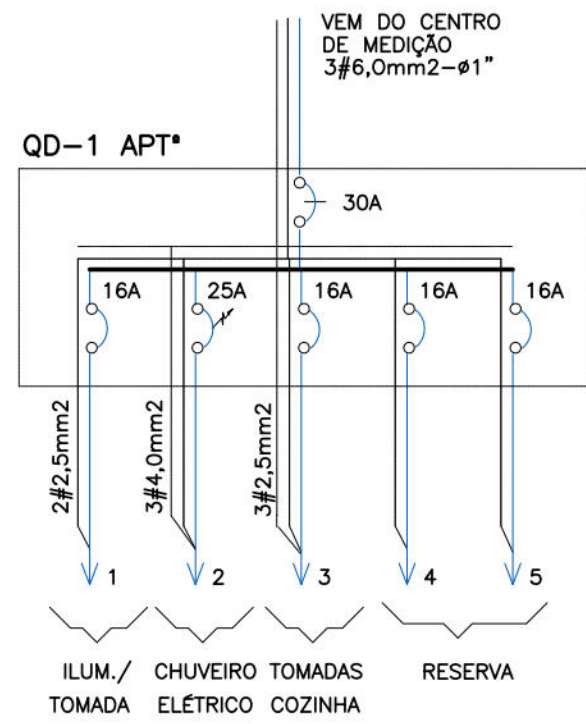


Q.D-COND.

CIRCUITO	LÂMPADAS	TOMADAS 220V - W			POT	COND	DISJ	OBSERVAÇÕES
Nº	60W - 220V	100	736		W	mm2	A	
1	12				720	2,5	16	ILUM. TÉRREO
2	12				720	2,5	16	ILUM. 1 PAVTO
3	12				720	2,5	16	ILUM. 2 PAVTO
4	12				720	2,5	16	ILUM. 3 PAVTO
5			1		736	2,5	16	BOMBA
6							16	RESERVA
TOTAL	48	1			3616	6,0	30	ALIMENTADOR

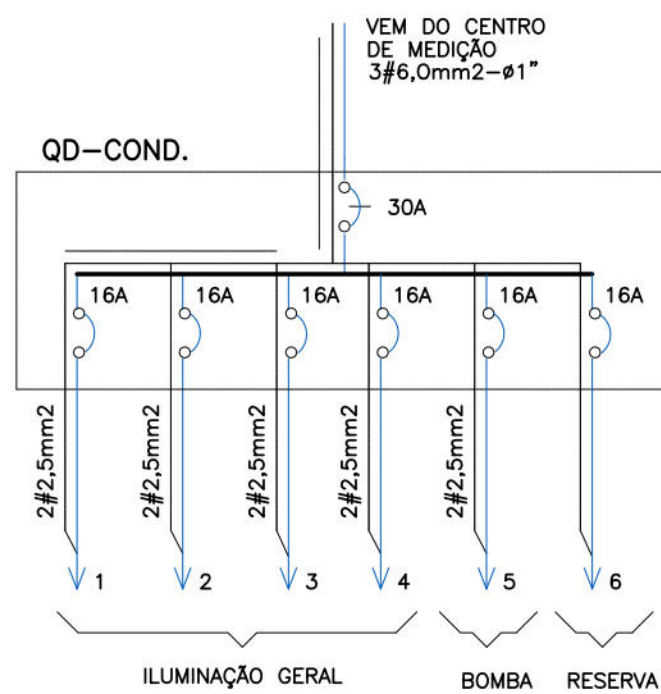

Q.D-2-APT*-TIPO

CIRCUITO	LÂMPADAS	TOMADAS 220V - W			POT	COND	DISJ	OBSERVAÇÕES
Nº	60W - 220V	100	600	4000	W	mm2	A	
1	6	5			860	2,5	16	ILUM./TOMADA
2		1	1		4100	4,0	25DR	CH. ELÉTRICO
3			2		1200	2,5	16	TOMADAS COZINHA
4							16	RESERVA
5							16	RESERVA
TOTAL	6	9			6160	6,0	30	ALIMENTADOR

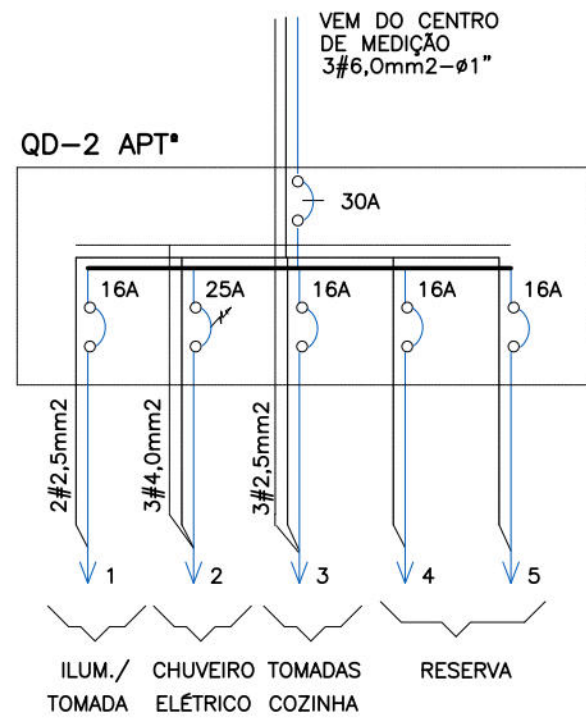

PROPRIETÁRIO: EMPRESA DE URBANIZAÇÃO DO RECIFE - URB			
PROJETO:			
CONSTRUÇÃO:			
PREFEITURA DA CIDADE DO RECIFE SECRETARIA DE PLANEJAMENTO URBANISMO E MEIO AMBIENTE EMPRESA DE URBANIZAÇÃO DO RECIFE - URB DIRETORIA DE PROJETOS URBANOS ISAC AZOUBEL DEPARTAMENTO FLAVIANA GOMES PROJETO: PROJETO CAPIBARIBE MELHOR LOTE 2- ELABORAÇÃO DE DIAGNÓSTICO INTEGRADO, PROGRAMA DE TRABALHO SOCIAL (PTS) E PROGRAMA DE SANEAMENTO INTEGRADO PARA LOCALIDADES ATENDIDAS PELO PROJETO. SITUAÇÃO: CONSULTA HABITACIONAL LOCALIZADO NO TERRENO DO CASARÃO DO BARBALHO. PRÉVIA: 01/01 PROJETO: DEZEMBRO/2009 CONTEÚDO: PROJETO ELÉTRICO - ESQUEMA VERTICAL RESPONSÁVEL TÉCNICO: ROBERTO LEMOS MUNIZ - ENGº CIVIL - GEOSISTEMAS Engenharia & Planejamento			