




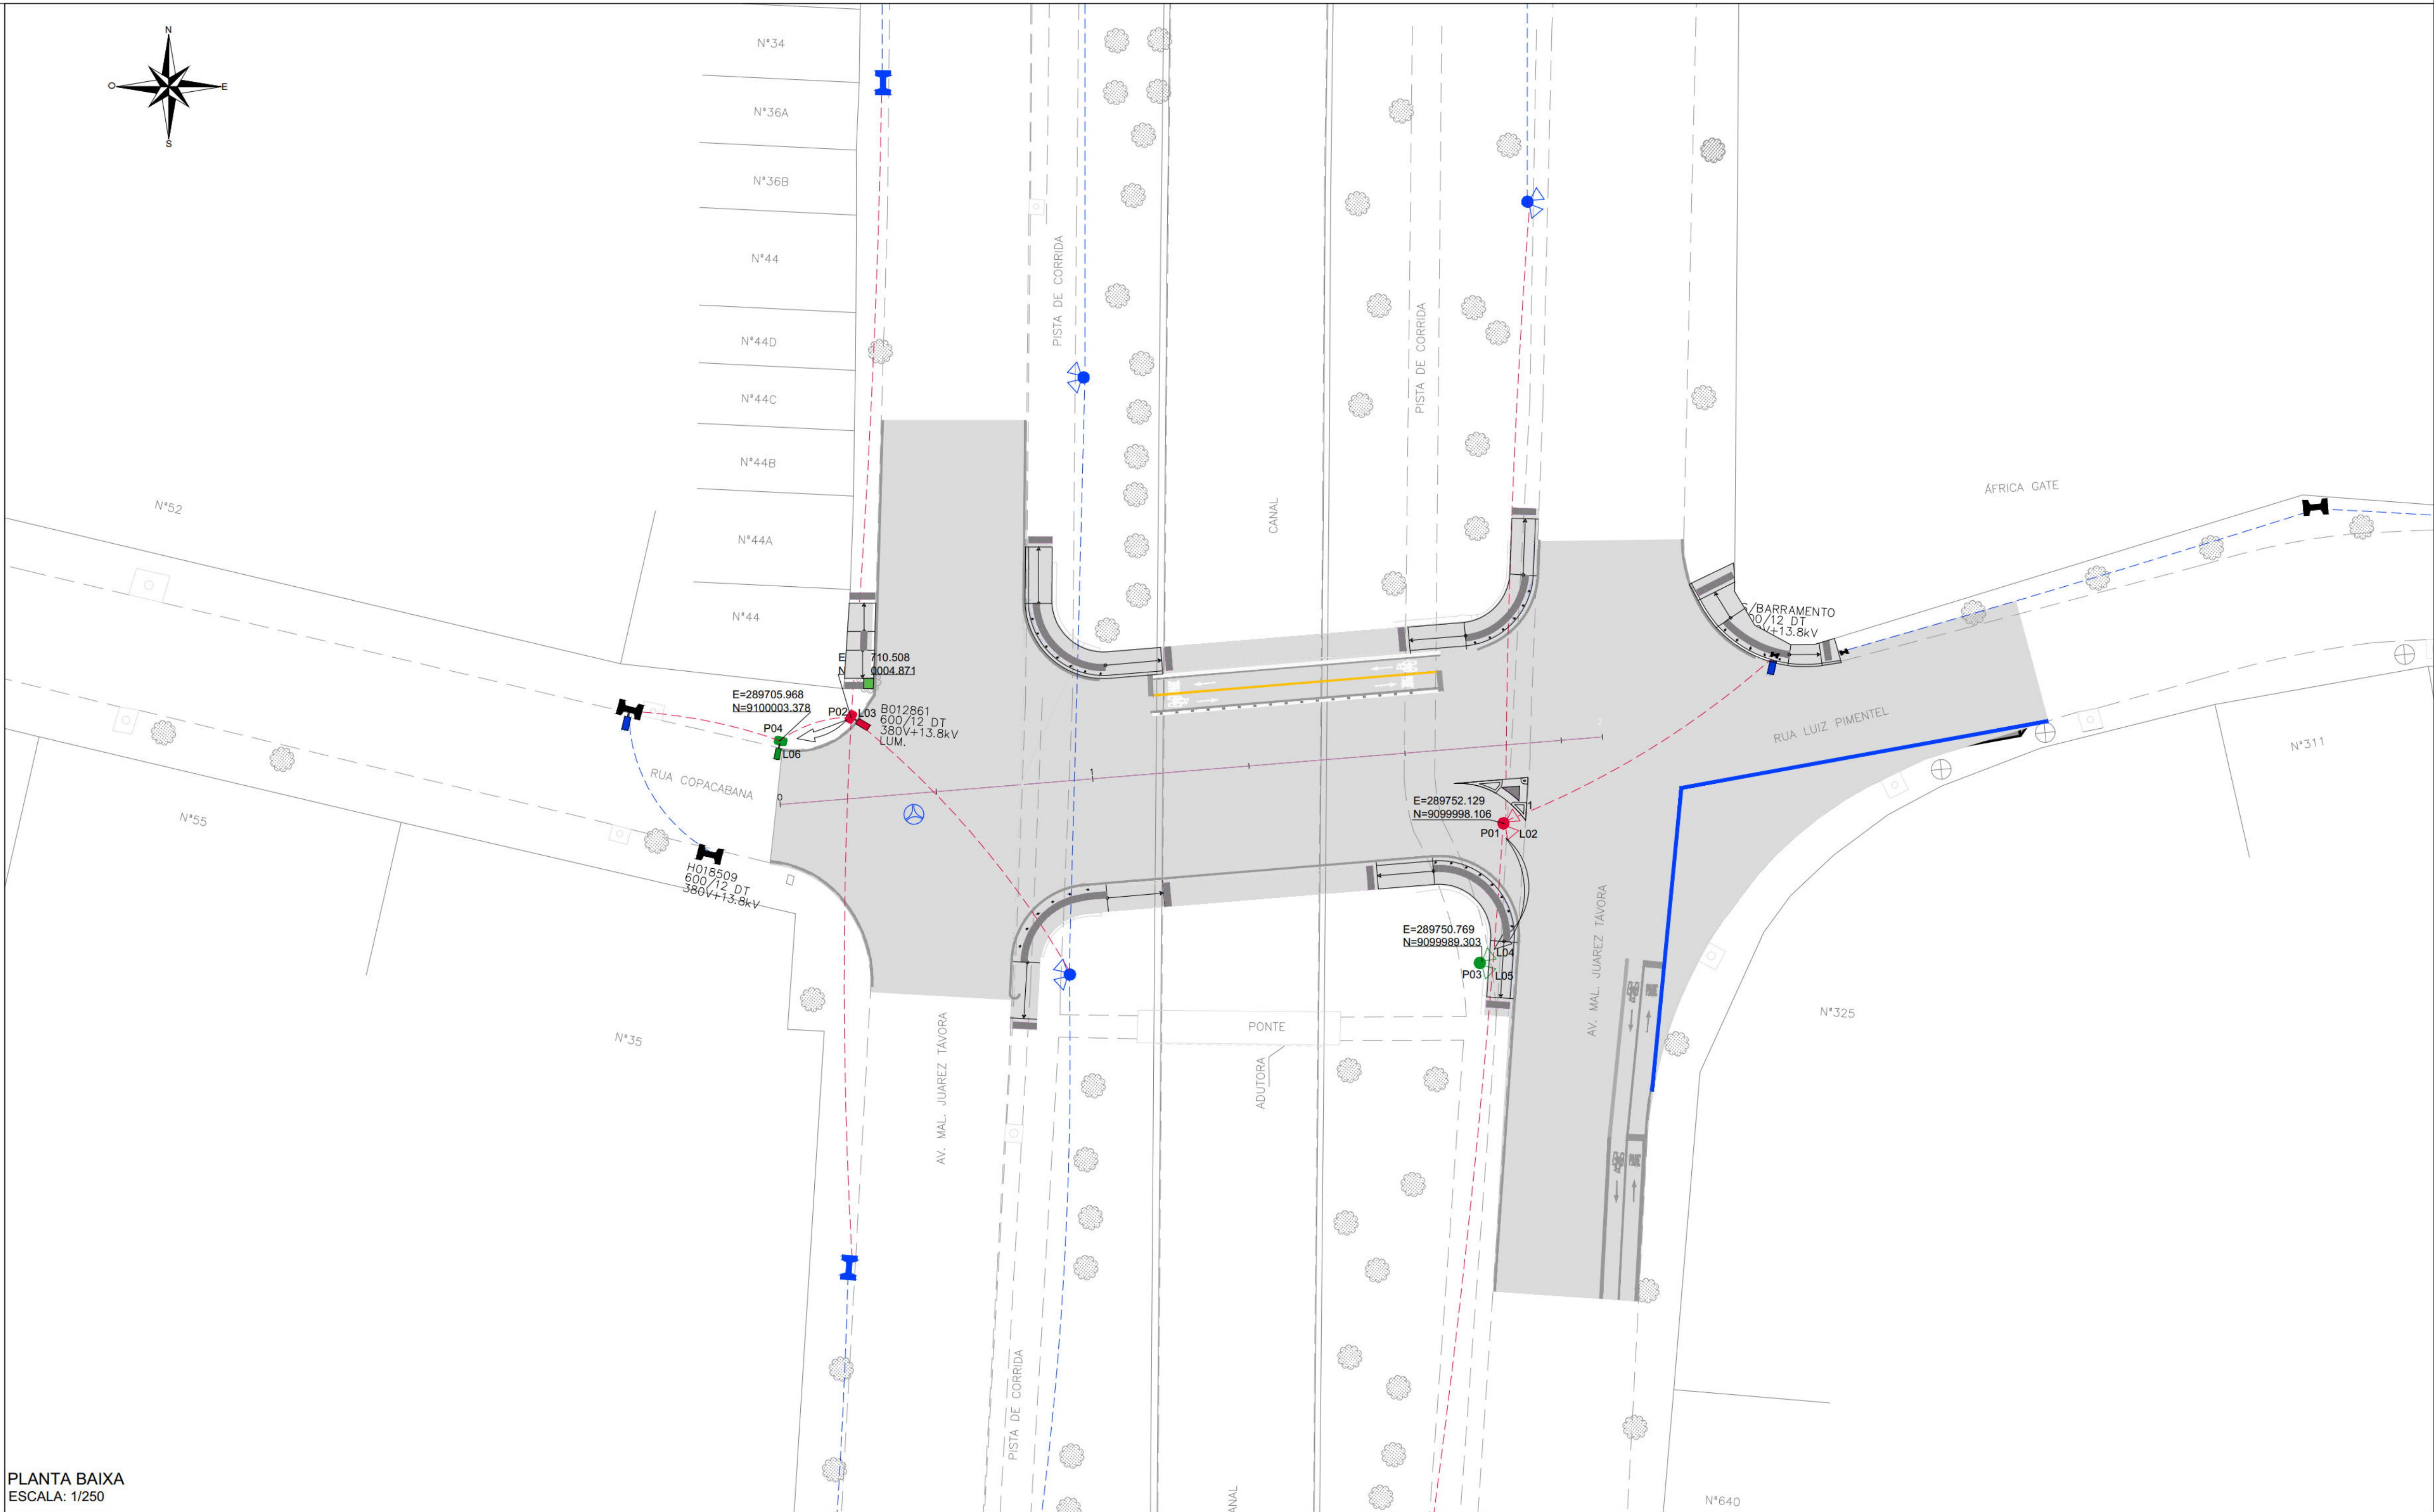


PLANTA BAIXA
ESCALA: 1/250

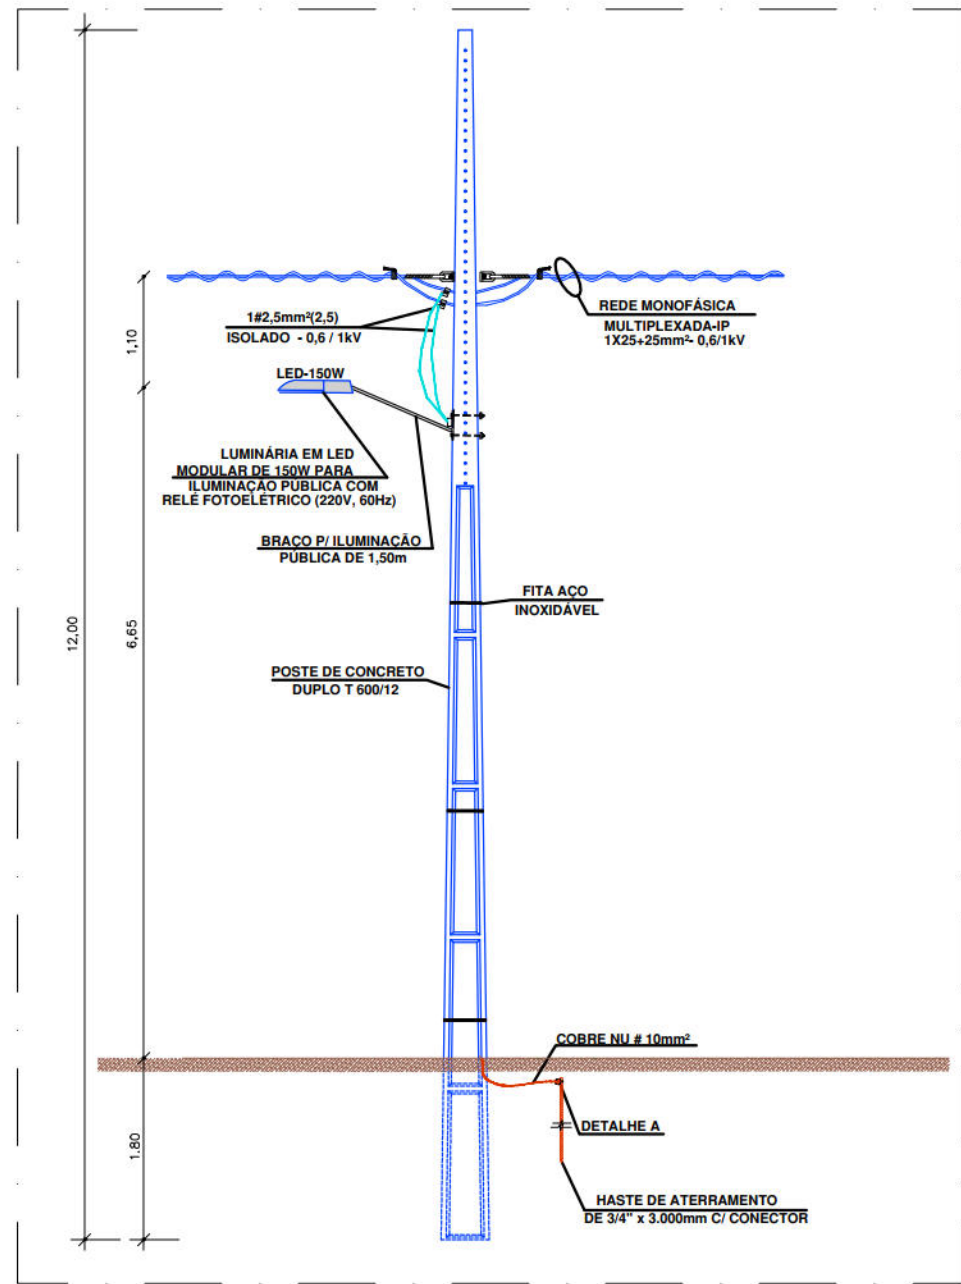

DETALHE DE ILUMINAÇÃO PÚBLICA PARA UMA LUMINÁRIA EM POSTE DE CONCRETO DE 12 METROS.
ESCALA: 1/50

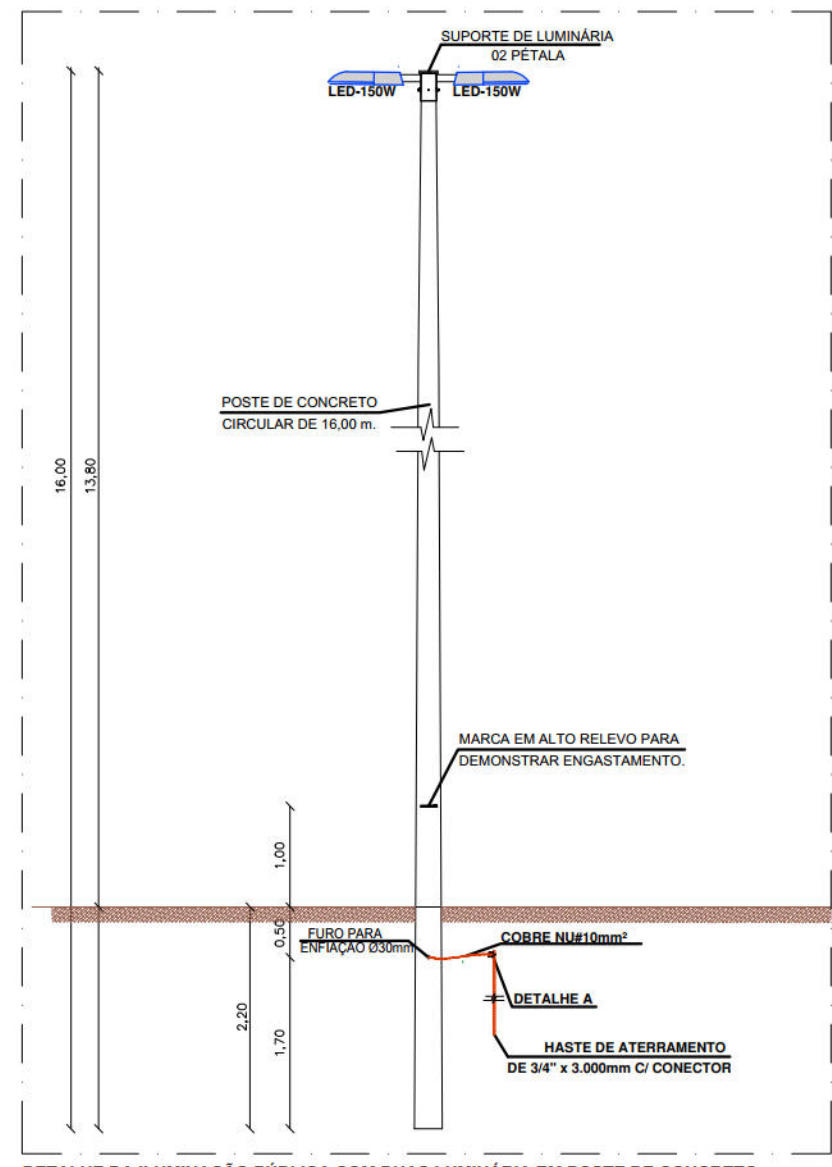

DETALHE DE ILUMINAÇÃO PÚBLICA COM DUAS LUMINÁRIAS EM POSTE DE CONCRETO DE DEZESSEIS METROS.
ESCALA: 1/50

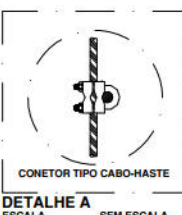

DETALHE A
ESCALA: 1/50

POSTES A SEREM REMOVIDOS				
Codificação do Poste	Tipo do Poste	Coordenadas		Rua
		X	Y	
P01	Poste de Circular H=16m carga nominal de 200kg	289752.129	9099998.106	Av. Mal. Juauez Távora
P02	Poste de concreto duplo T H=12m carga nominal de 600kg	289710.508	9100004.871	Av. Mal. Juauez Távora

POSTES NOVOS A SEREM INSTALADOS				
Codificação do Poste	Tipo do Poste	Coordenadas		Rua
		X	Y	
P03	Poste de Circular H=16m carga nominal de 200kg	289750.769	9099989.303	Av. Mal. Juauez Távora
P04	Poste de concreto duplo T H=12m carga nominal de 600kg	289705.968	9100003.378	Av. Mal. Juauez Távora

COORDENADAS DAS LUMINÁRIAS A SEREM REMANEJADAS						
Codificação da Luminária no Ponto Existente	TIPO DE LUMINÁRIA	Coordenadas originais		Rua Original	Coordenadas da Luminária no Ponto Projetado	
		X	Y		X	Y
L01	Luminária modelo Street Light DURA V8.3de 150W	289752.129	9099998.106	Av. Mal. Juauez Távora	L04	289750.769 9099989.303
L02	Luminária modelo Street Light DURA V8.3de 150W	289752.129	9099998.106	Av. Mal. Juauez Távora	L05	289750.769 9099989.303
L03	Luminária modelo Street Light DURA V8.3de 150W	289710.508	9100004.871	Av. Mal. Juauez Távora	L06	289705.968 9100003.378

CÓDIGO	DESCRIÇÃO	UD.	QUANT.
ILUMINAÇÃO PÚBLICA			
.. ..	Retirada com Remoção de Poste de Circular H=16m carga nominal de 200kg, sem aproveitamento.	und	1,00
.. ..	Retirada com Remoção de Poste de concreto duplo T H=12m carga nominal de 600kg, sem aproveitamento.	und	1,00
.. ..	Poste de concreto Circular H=16m carga nominal de 200kg inclusive escavação, exclusão transporte - fornecimento e instalação.	und	1,00
.. ..	Poste de concreto duplo T H=12m carga nominal de 600kg inclusive escavação, exclusão transporte - fornecimento e instalação.	und	1,00
.. ..	Remanejamento do Conjunto de Luminária modelo Street Light DURA V8.3de 150W, fabricação LEDSTAR UNICORBA, com módulo de LED com potência 150W / 220V, rendimento luminoso de 150 lm/W, Temperatura de Cor de 4000K, com Rele Fotométrico p/ comando de iluminação externa 220V/1000V, e Braço para Luminária Pública padrão - inclusive instalação.	und	3,00
.. ..	Remanejamento do Transformador, Grelhas, Para-Raios, Isolador, e seus componentes - inclusive instalação.	und	1,00
.. ..	Cabo de cobre isolamento termoplástico 0,6/1kV 2,5mm² anti-chama - fornecimento e instalação.	m	30,00
.. ..	Remanejamento de Redes.	m	230,0
.. ..	Haste COPERWELD 3/4" x 3,00m com conector.	und	2,00
.. ..	Fluxador Universal de SPDA Estanhado Fab. Termotécnica Ref 5024 ou Similar	und	2,00
.. ..	Cabo de cobre nú 10 mm² - fornecimento e assentamento.	m	3,00

LEGENDA	
Item	Descrição
	Poste de Concreto Duplo T, média tensão, existente a ser mantido.
	Poste de Concreto Duplo T, média tensão, existente a ser removido.
	Poste de Concreto Duplo T, média tensão, a ser instalado.
	Poste de Concreto Duplo T, baixa tensão, existente a ser mantido.
	Poste de Concreto Circular existente com duas luminárias a ser mantido.
	Poste de Concreto Circular com duas luminárias a ser removido.
	Poste de Concreto Circular com duas luminárias a ser instalado.
	Luminária existente a ser mantida em poste.
	Luminária que foi remanejada e será instalada em poste novo.
	Luminária a ser remanejada de poste.
	Rede de Distribuição de Energia Elétrica a ser mantida.
	Rede de Distribuição de Energia Elétrica a ser remanejada.
	Indicação do ponto em que deverão ser instalados os novos postes.
CODIFICAÇÃO DOS POSTES	
POX => X corresponde o Número do Poste que será removido ou instalado. (Localização do poste conforme coordenadas)	
CODIFICAÇÃO DAS LUMINÁRIAS	
LOY => Y corresponde o Número da Luminária que será remanejada. (Localização da luminária conforme coordenadas)	

PROPRIETÁRIO: EMPRESA DE URBANIZAÇÃO DO RECIFE - URB

PROJETO:

CONSTRUÇÃO:



AUTARQUIA DE URBANIZAÇÃO DO RECIFE
DIRETORIA DE PLANEJAMENTO E PROJETOS

DIRETORIA DE PLANEJAMENTO E PROJETOS
GERENTE GERAL DE PROJETOS
DAMARIS TAVARES

PROJETO DE REMANEJAMENTO DE REDES

SITUAÇÃO
Pontilhão 02: Conexão entre a Rua Copacabana e a Rua Luiz Pimentel sobre o Canal do Jordão - Boa Viagem Recife PE

PROJETO: 01/01
EXECUTIVO
DATA: 16/06/2023

CONTEÚDO: PLANTA BAIXA E DETALHES
ESCALA: INDICADA
ARQ. DIGITAL

RESPONSÁVEL TÉCNICO: ROBERTO LEMOS MUNIZ - ENGº CIVIL -
DIGITALIZAÇÃO: ARMANDO NEGROMONTE

