



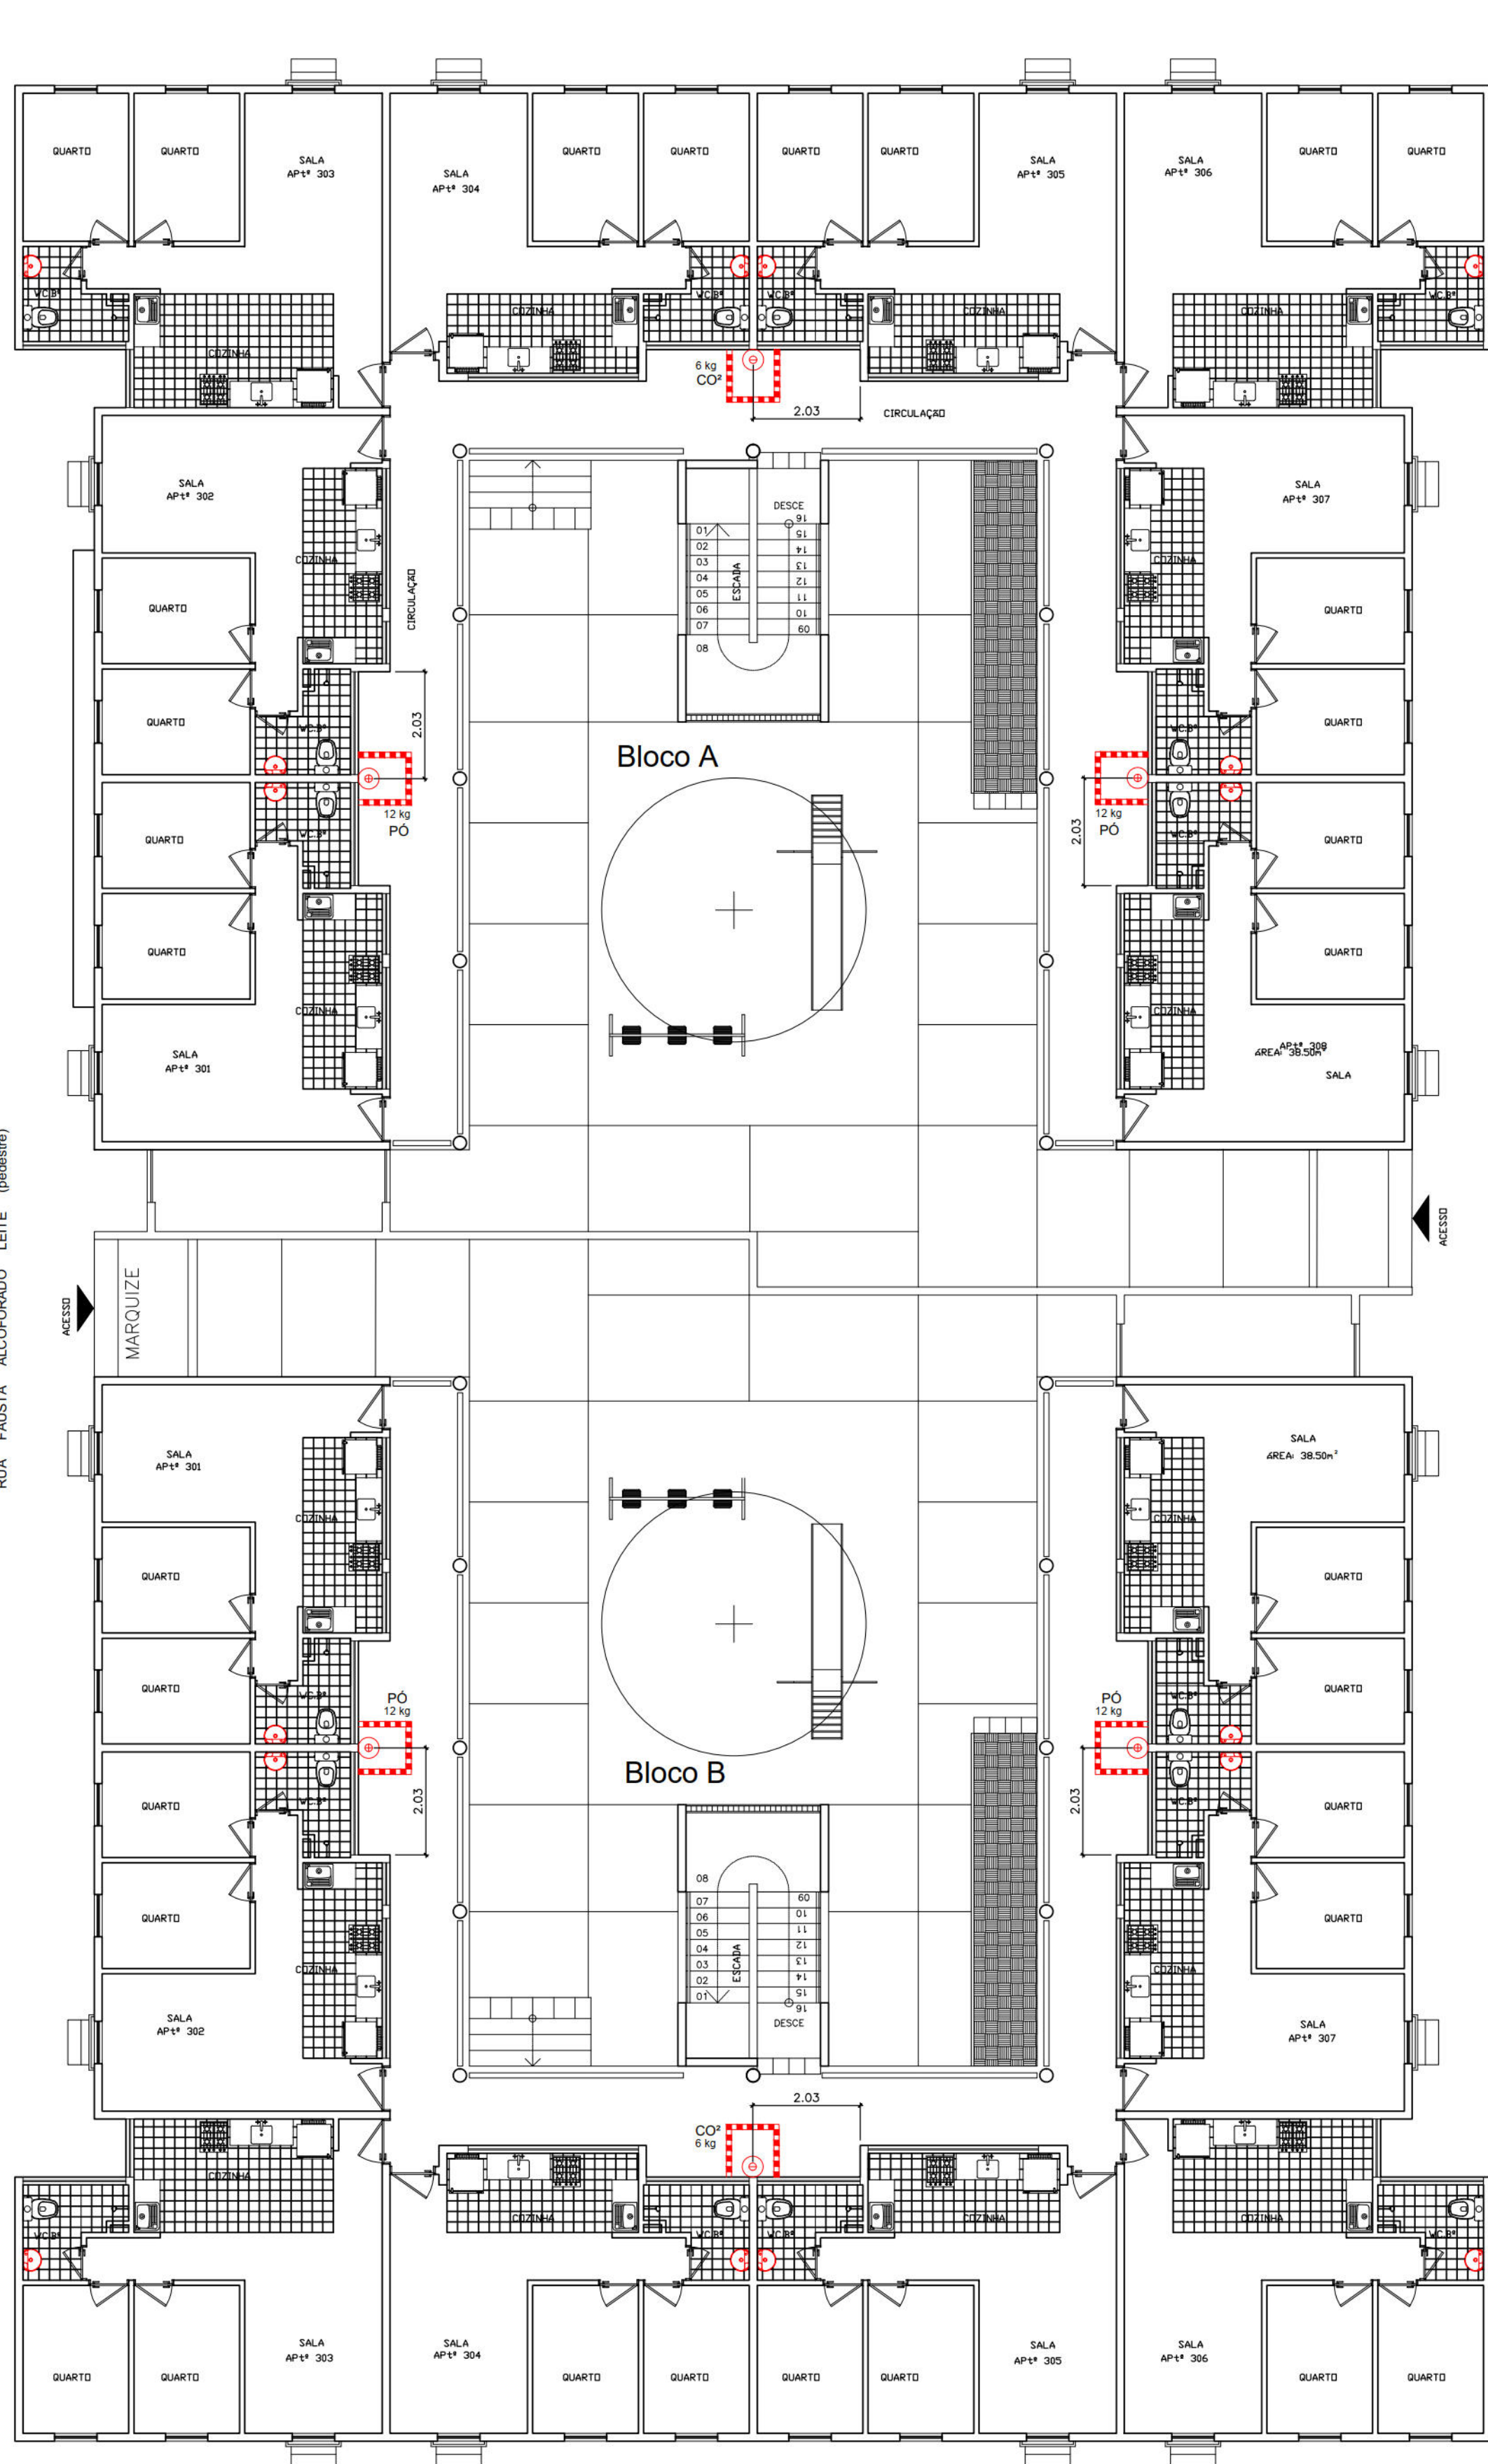


PLANTA BAIXA 3º PAVTO
ESCALA 1:100


RUA DE SÃO JORGE

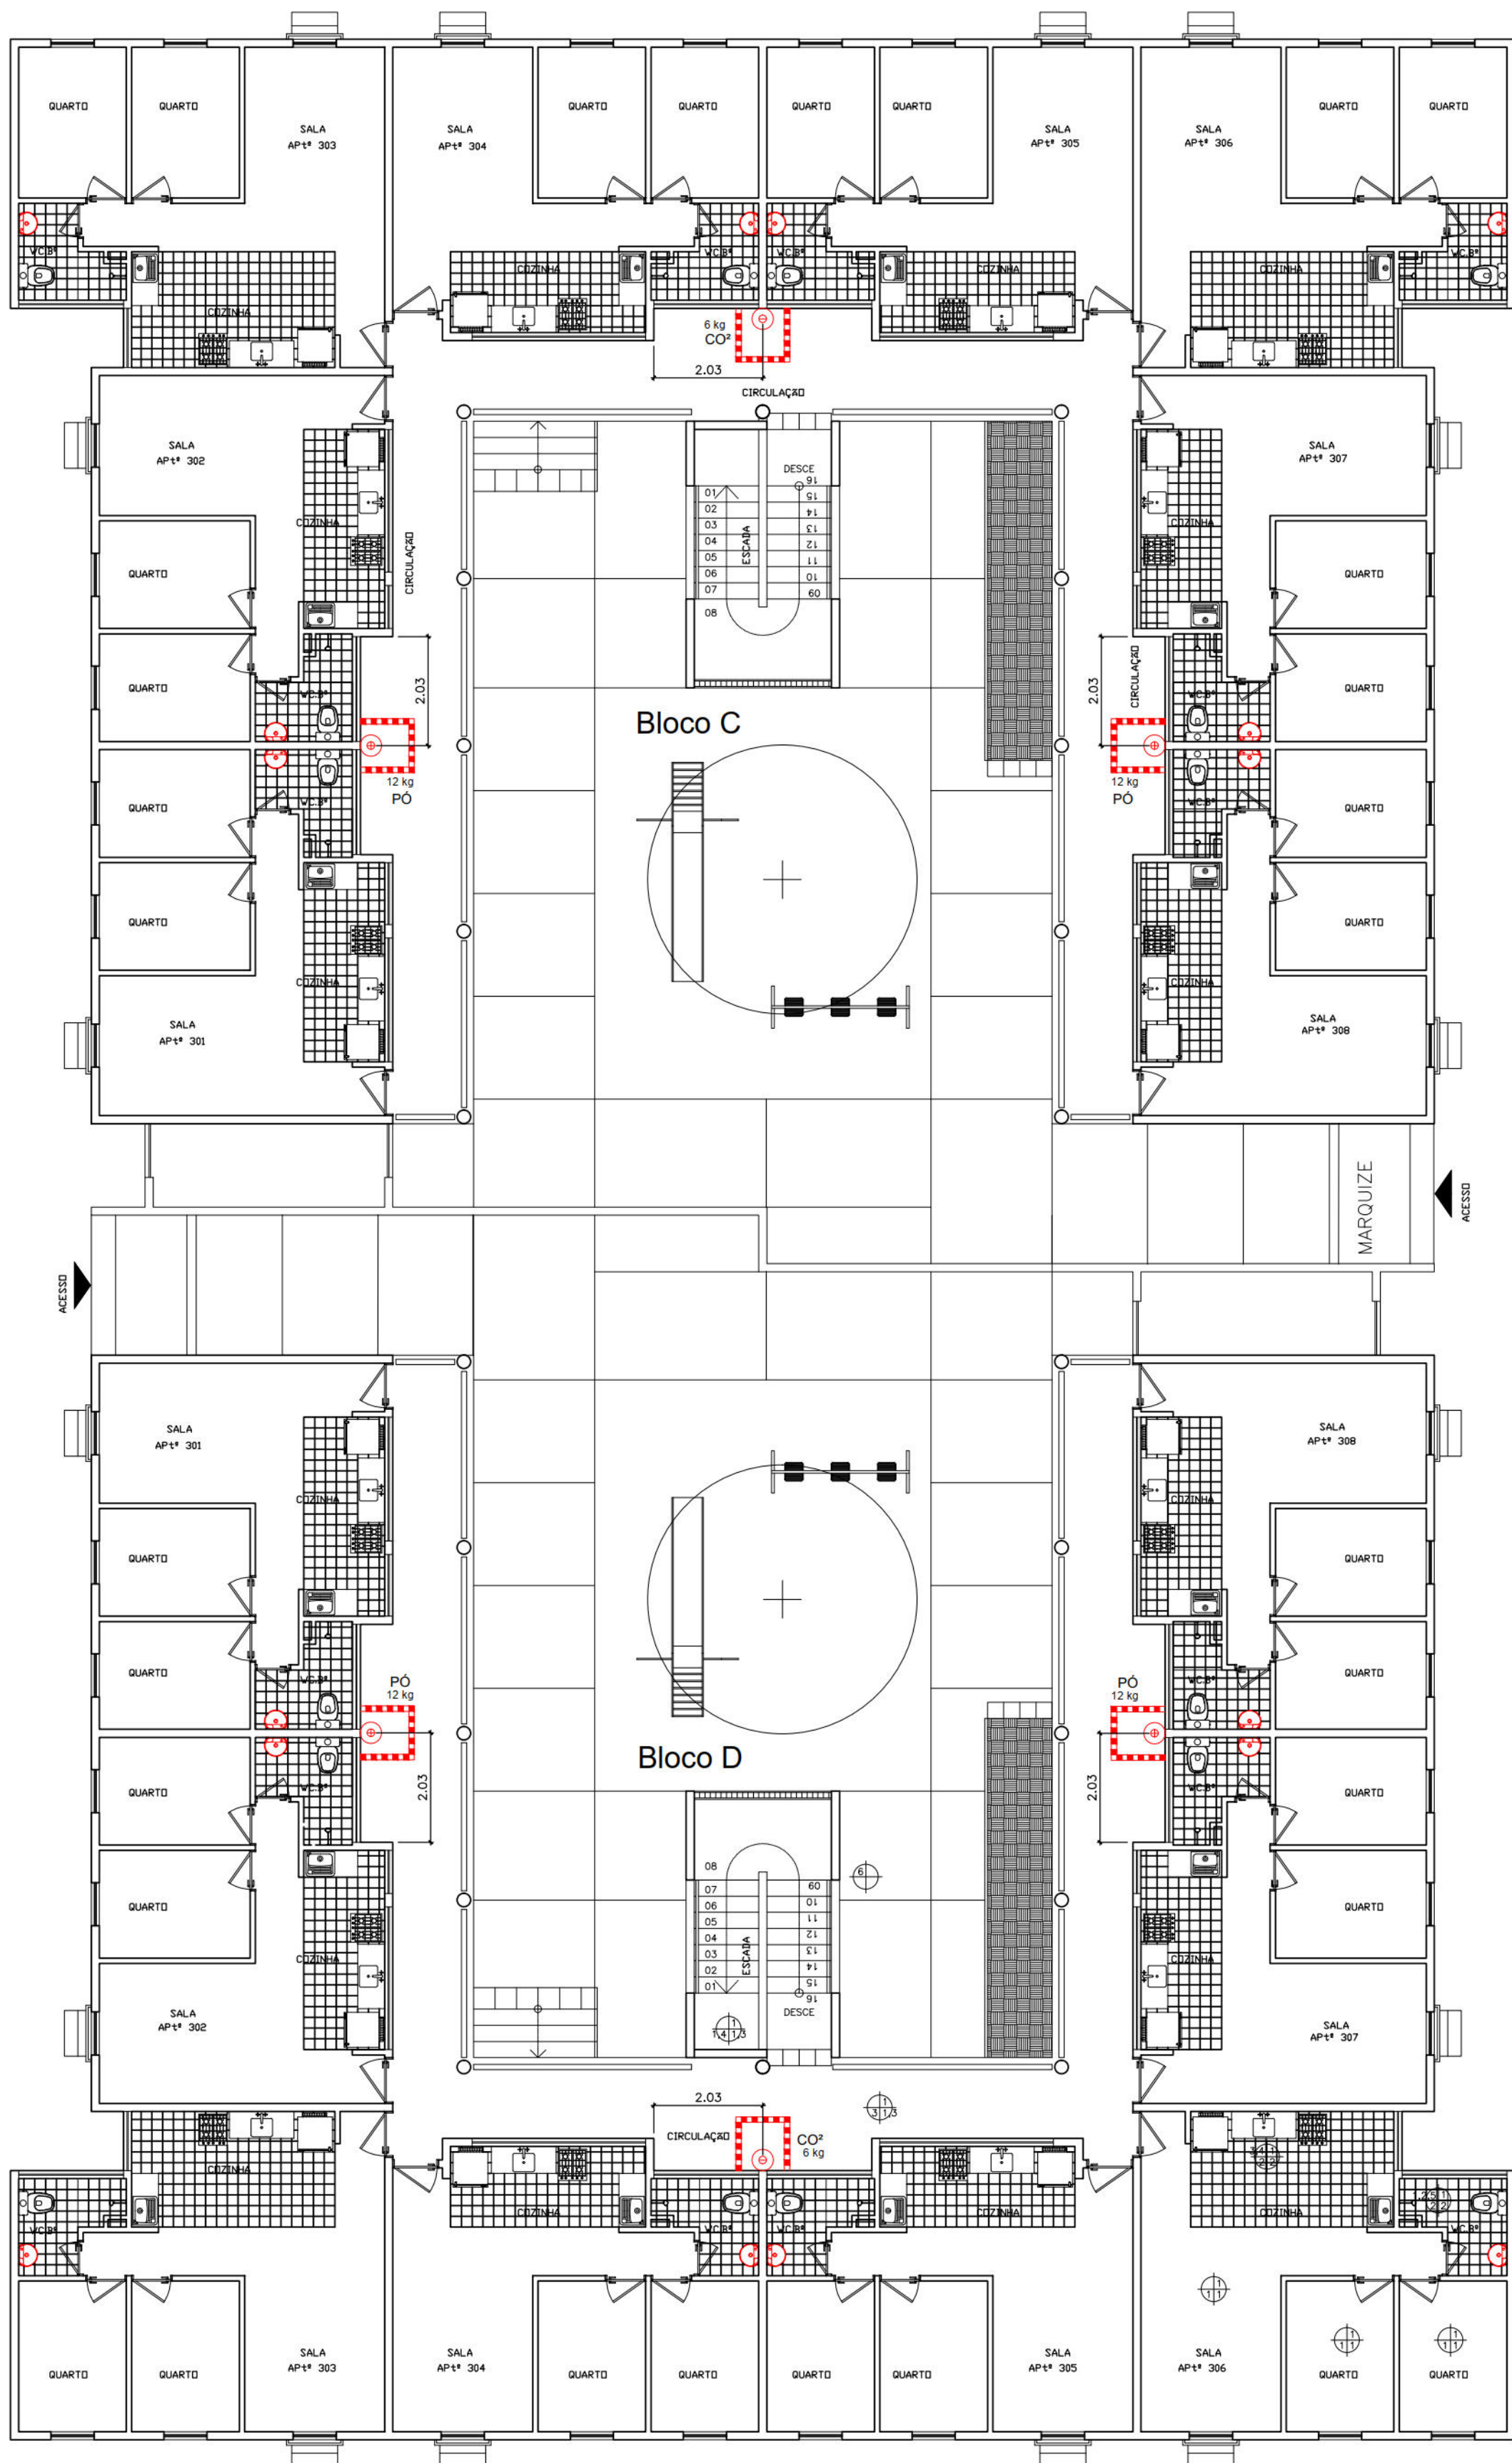


RUA BERNARDO VIEIRA DE MELO

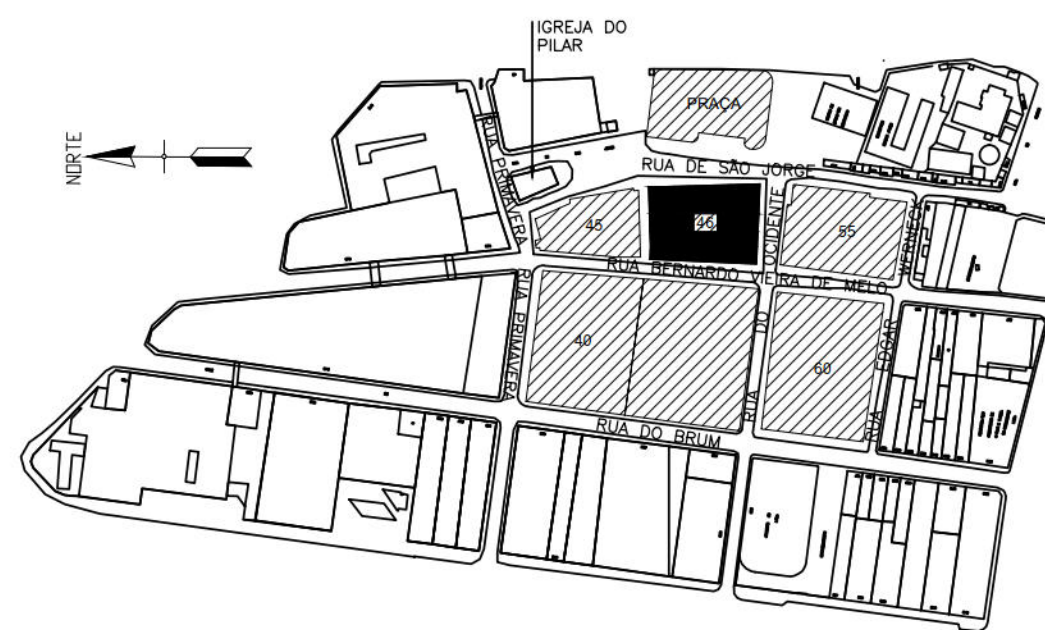

PLANTA PARA ORIENTAÇÃO DA QUADRA
ESQUEMÁTICO

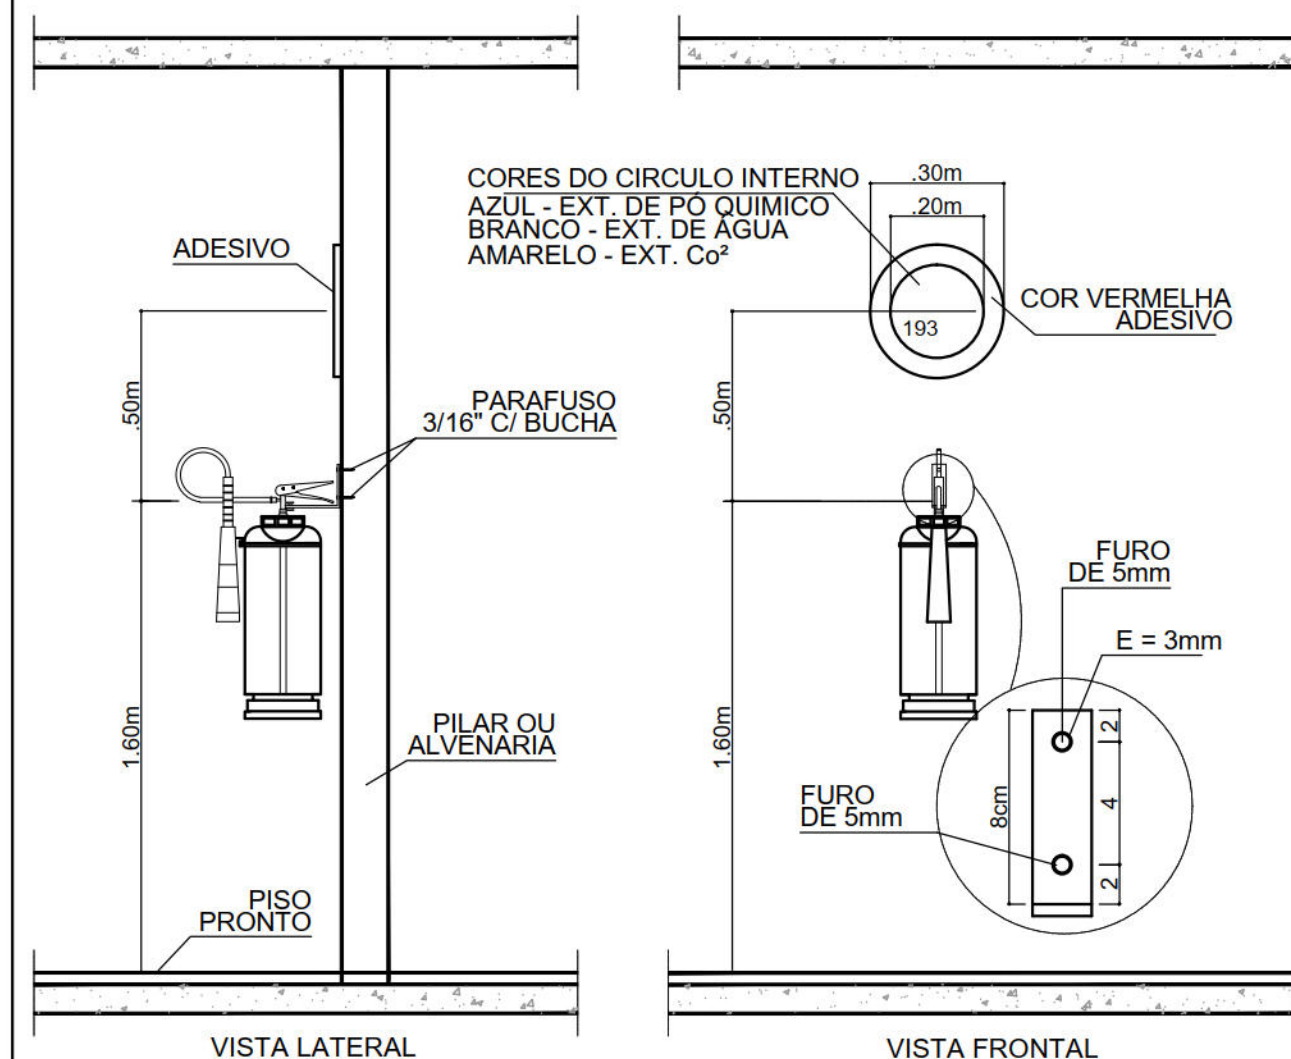

DETALHE FIXAÇÃO EXTINTOR
S/ ESCALA

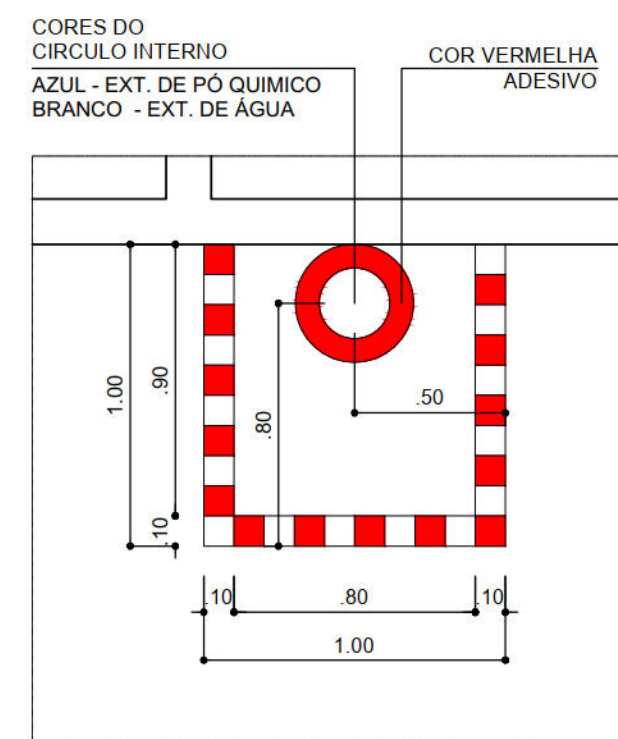

DETALHE - PLANTA BAIXA
ÁREA DE LOCALIZAÇÃO DO EXTINTOR
ESCALA: 1/25

CONVENÇÕES:

- EXTINTOR DE CO² CAP. 6kg
- EXTINTOR DE PÓ QUÍMICO CAP. 12kg
- EXTINTOR DE ÁGUA CAP. 10 litros
- ÁREA DE LOCALIZAÇÃO DE EXTINTOR.

LEGENDA

- DEMOLIR (a partir da definição de prospecção arqueológica)
- DEMOLIÇÃO PARA RESGATAR AS ABERTURAS ORIGINAIS.

PREFEITURA DA CIDADE DO RECIFE
SECRETARIA DE PLANEJAMENTO, URBANISMO E MEIO AMBIENTE
EMPRESA DE URBANIZAÇÃO DO RECIFE - URB

DIRETORIA DE PROJETOS URBANOS
ISAAC AZOUBEL

DEPARTAMENTO
FLAVIANA GOMES

PROJETO

PROJETO DE INCÊNDIO

SITUAÇÃO
COMUNIDADE HABITACIONAL DO PILAR - QUADRA 46

PRANCHA
03/03

CONTEÚDO
PLANTA BAIXA - 3º PAVIMENTO

RESPONSÁVEL TÉCNICO
ROBERTO LEMOS MUNIZ - ENGº CIVIL - CREA

ETAPA
PROJETO EXECUTIVO

ESCALA
1/100

DATA
NOVEMBRO/2008

REFERÊNCIA

DIGITALIZAÇÃO
EWERTON AGUIAR

VELOX
Construções e Incorporações Ltda.