

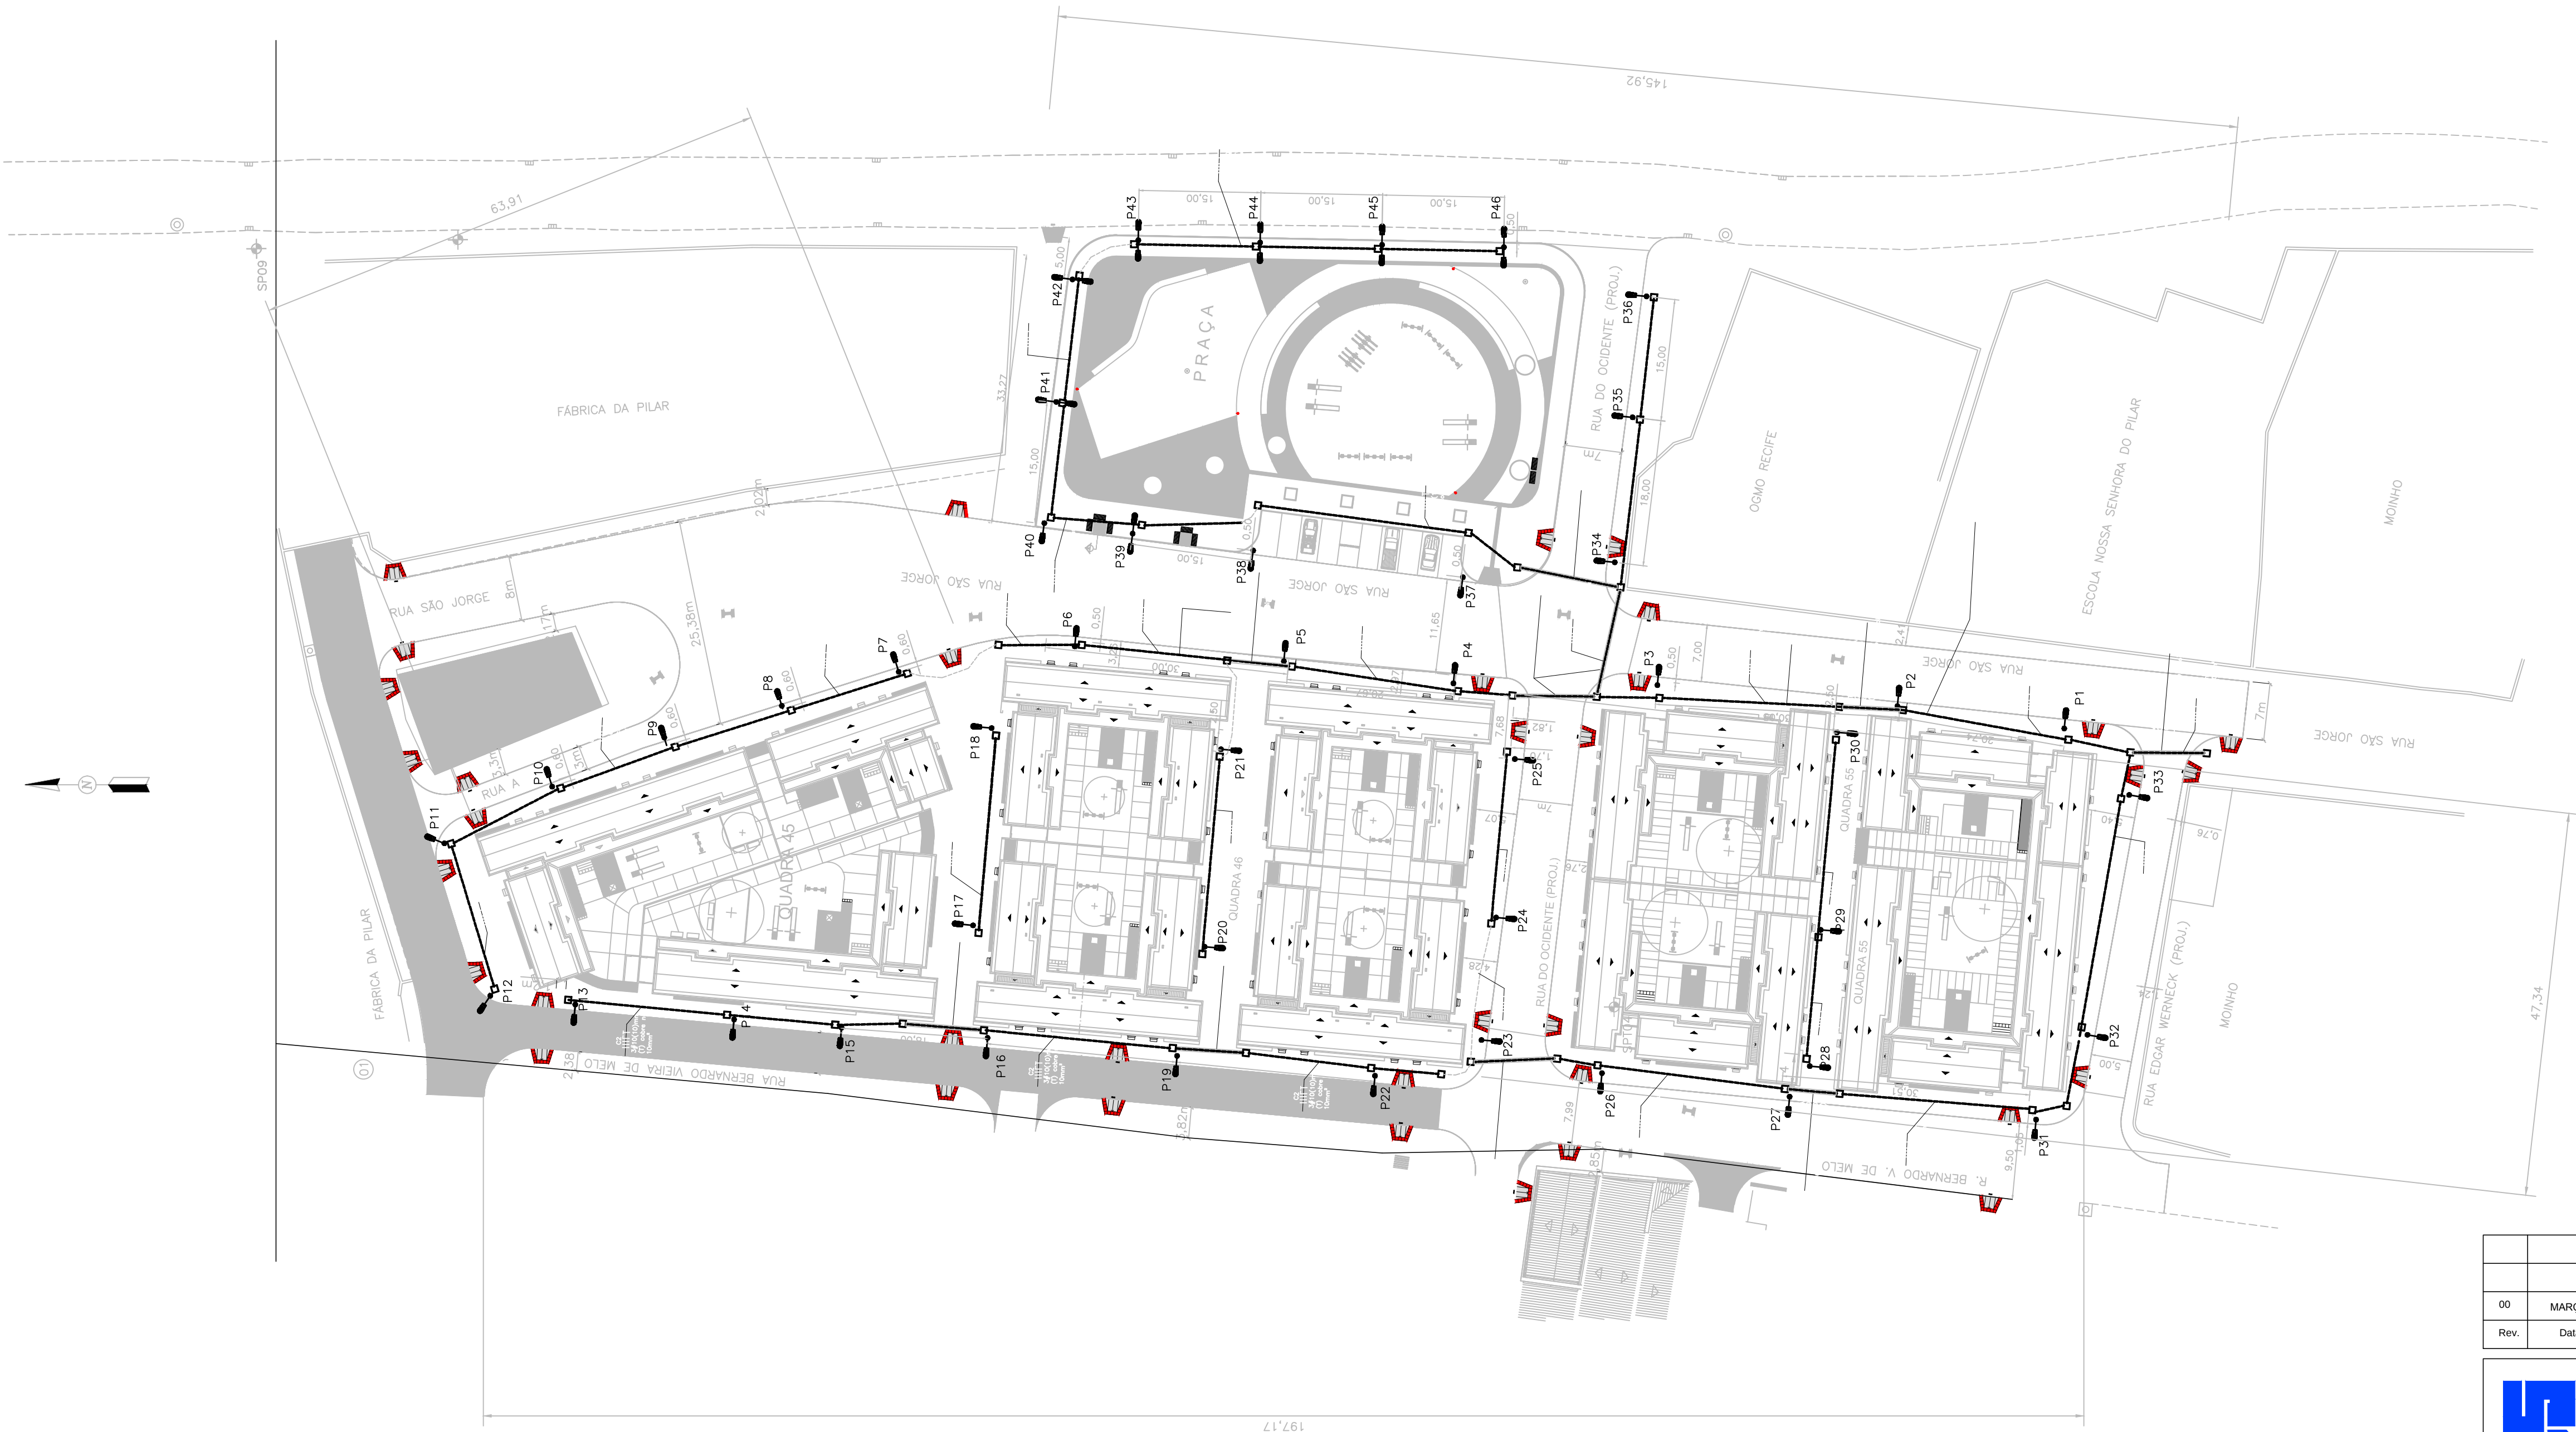


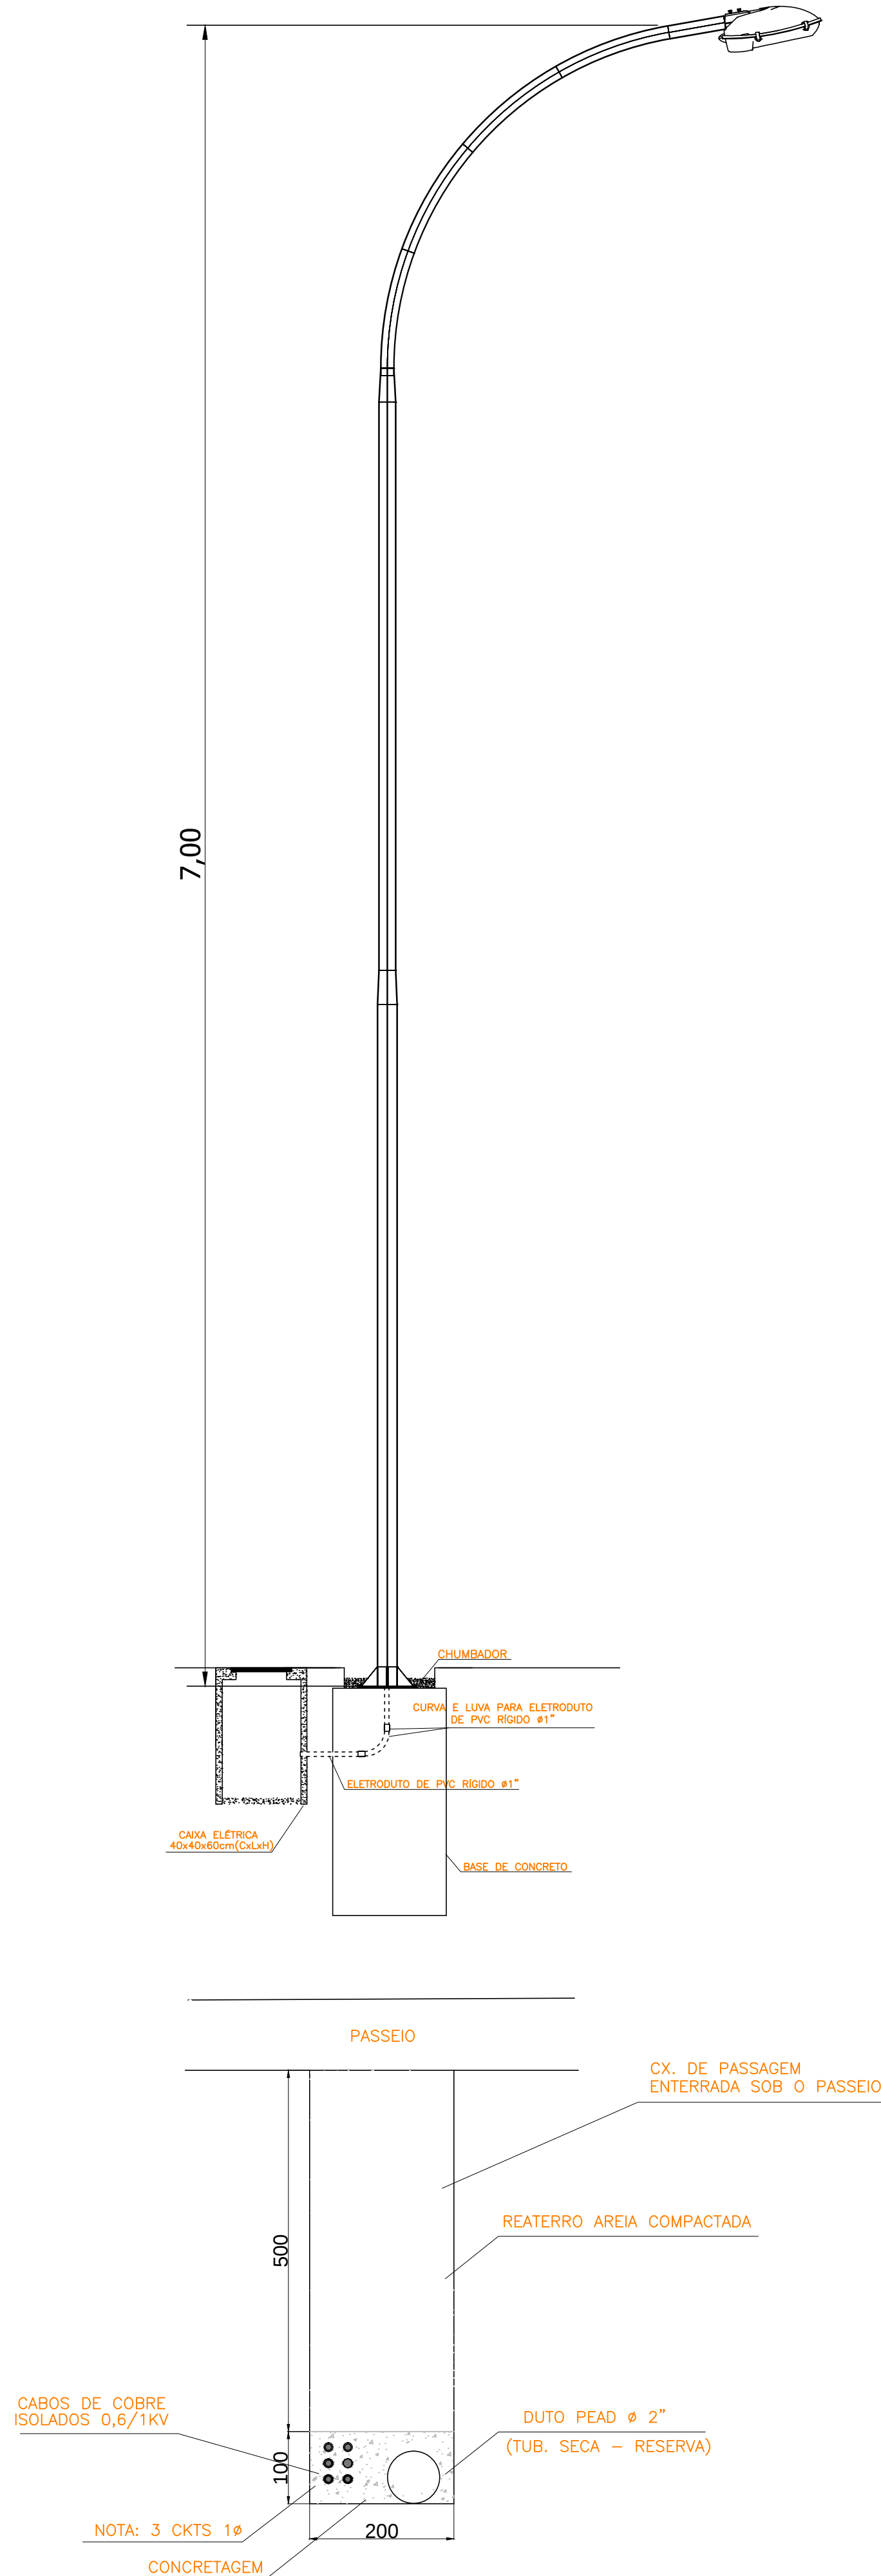

00	MARÇO/2016	ENTREGA DA REVISÃO DO PROJETO ELÉTRICO		
Rev.	Data	Assunto		Executado Aprovado
 Prefeitura da Cidade do Recife EMPRESA DE URBANIZAÇÃO DO RECIFE				
Unidade: Empresa de Urbanização do Recife Diretoria de Planejamento e Projetos - DPP				
Contrato: CONTRATO 024 / 2015 - Prestação de serviço de Engenharia Especializada em Serviços de Engenharia Consultiva para elaboração de Estudos Preliminares, Projetos Executivos e Gerenciamento de Obras prioritárias no âmbito da URB.				
Gestor do Contrato: MARIA DA CONCEIÇÃO LIMA LAFAIETE				
Empresa Consultora:  ENGECONSULT Consultores Técnicos Ltda ENGECONSULT CONSULTORES TÉCNICOS LTDA				
Responsável Técnico: HÉLIO AUGUSTO MACHADO PESSÓA			Assinatura:	
Projetista: ROMILDO SALES			Assinatura:	
Desenhista: NILSON GALINDO			Assinatura:	
PROJETO ELÉTRICO				
Assunto: REVISÃO DO PROJETO PARA CONSTRUÇÃO DE CONJUNTO HABITACIONAL NA COMUNIDADE DO PILQAR - QUADRA 46				
Sub-Assunto: PLANTA BAIXA - ILUMINAÇÃO PÚBLICA				
Número: 225-QD46-ELE-01			Prancha: 01/08	
Revisão: 00		Escala: 1/500	Status: EXECUTIVO	

DIAGRAMA TRIFILAR

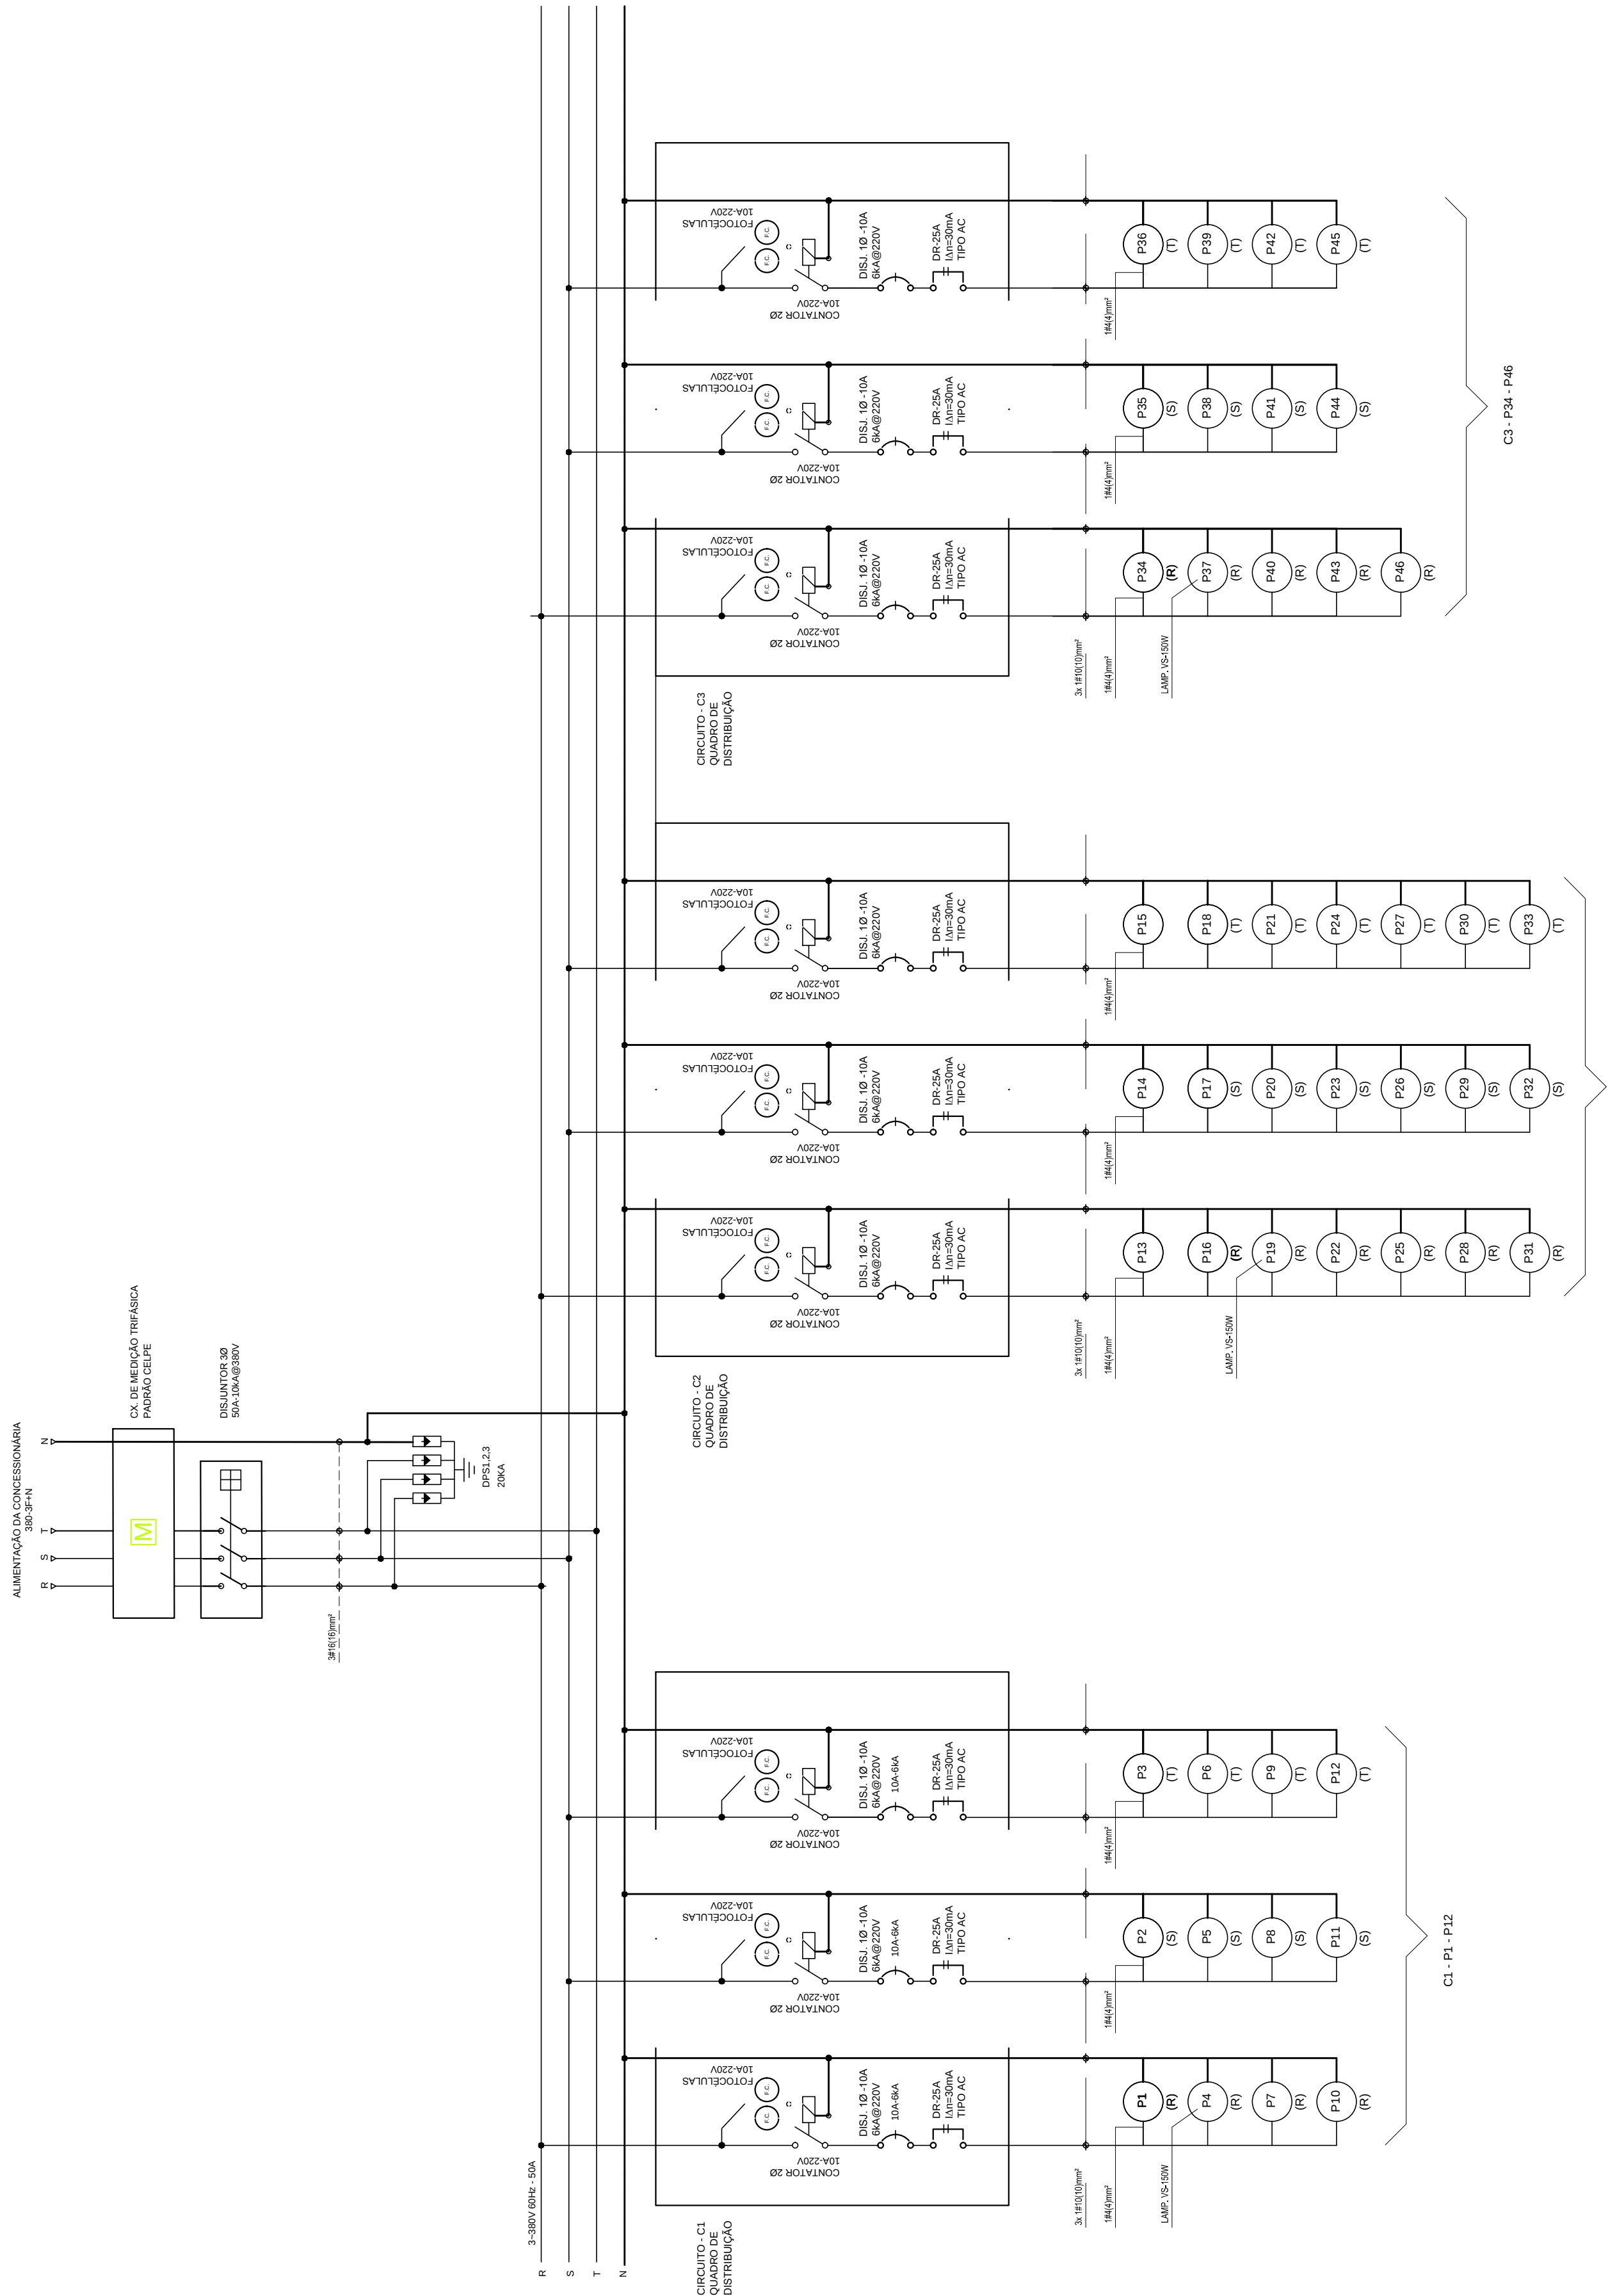

- NOTAS:
- 1 - O EMPREGO DE CABOS ISOLADOS COM PROTEÇÃO MECÂNICAS ADICIONAIS
 - 2 - OS CONDUTORES DEVERÃO SER ENTERRADOS A UMA PROFUNDIDADE MÍNIMA DE 0,60m EM RELAÇÃO À SUPERFÍCIE DO SOLO
 - 3 - NAS TRAVESSIAS DE PASSAGEM DE VEÍCULOS A PROFUNDIDADE MÍNIMA É DE 1,00m EM RELAÇÃO À SUPERFÍCIE DO SOLO
 - 4 - EM TODOS O PERCURSO DA LINHA DE CONDUTORES ELÉTRICOS DEVERÁ HAVER SINALIZAÇÃO DE ADVERTÊNCIA CONTÍNUA, POR FITA ELABORADA POR MATERIAL NÃO SUJEITO À CORROSÃO DO TIPO SOLO

00	MARÇO/2016	ENTREGA DA REVISÃO DO PROJETO ELÉTRICO		
Rev.	Data	Assunto	Executado	Aprovado

Prefeitura da Cidade do Recife EMPRESA DE URBANIZAÇÃO DO RECIFE				
Unidade: Empresa de Urbanização do Recife Diretoria de Planejamento e Projetos - DPP				
Contrato: CONTRATO 024 / 2015 - Prestação de serviço de Engenharia Especializada em Serviços de Engenharia Consultiva para elaboração de Estudos Preliminares, Projetos Executivos e Gerenciamento de Obras prioritárias no âmbito da URB.				
Gestor do Contrato: MARIA DA CONCEIÇÃO LIMA LAFAIETE				

Empresa Consultora:				
ENGECONSULT CONSULTORES TÉCNICOS LTDA				
Responsável Técnico: HÉLIO AUGUSTO MACHADO PESSÓA			Assinatura:	
Projetista: ROMILDO SALES			Assinatura:	
Desenhista: NILSON GALINDO			Assinatura:	

PROJETO ELÉTRICO				
Assunto: REVISÃO DO PROJETO PARA CONSTRUÇÃO DE CONJUNTO HABITACIONAL NA COMUNIDADE DO PILQAR - QUADRA 46				
Sub-Assunto: DIAGRAMA LINEAR E DETALHES				
Número: 225-QD46-ELE-02			Prancha: 02/08	
Revisão: 00		Escala: SEM ESCALA		Status: EXECUTIVO