



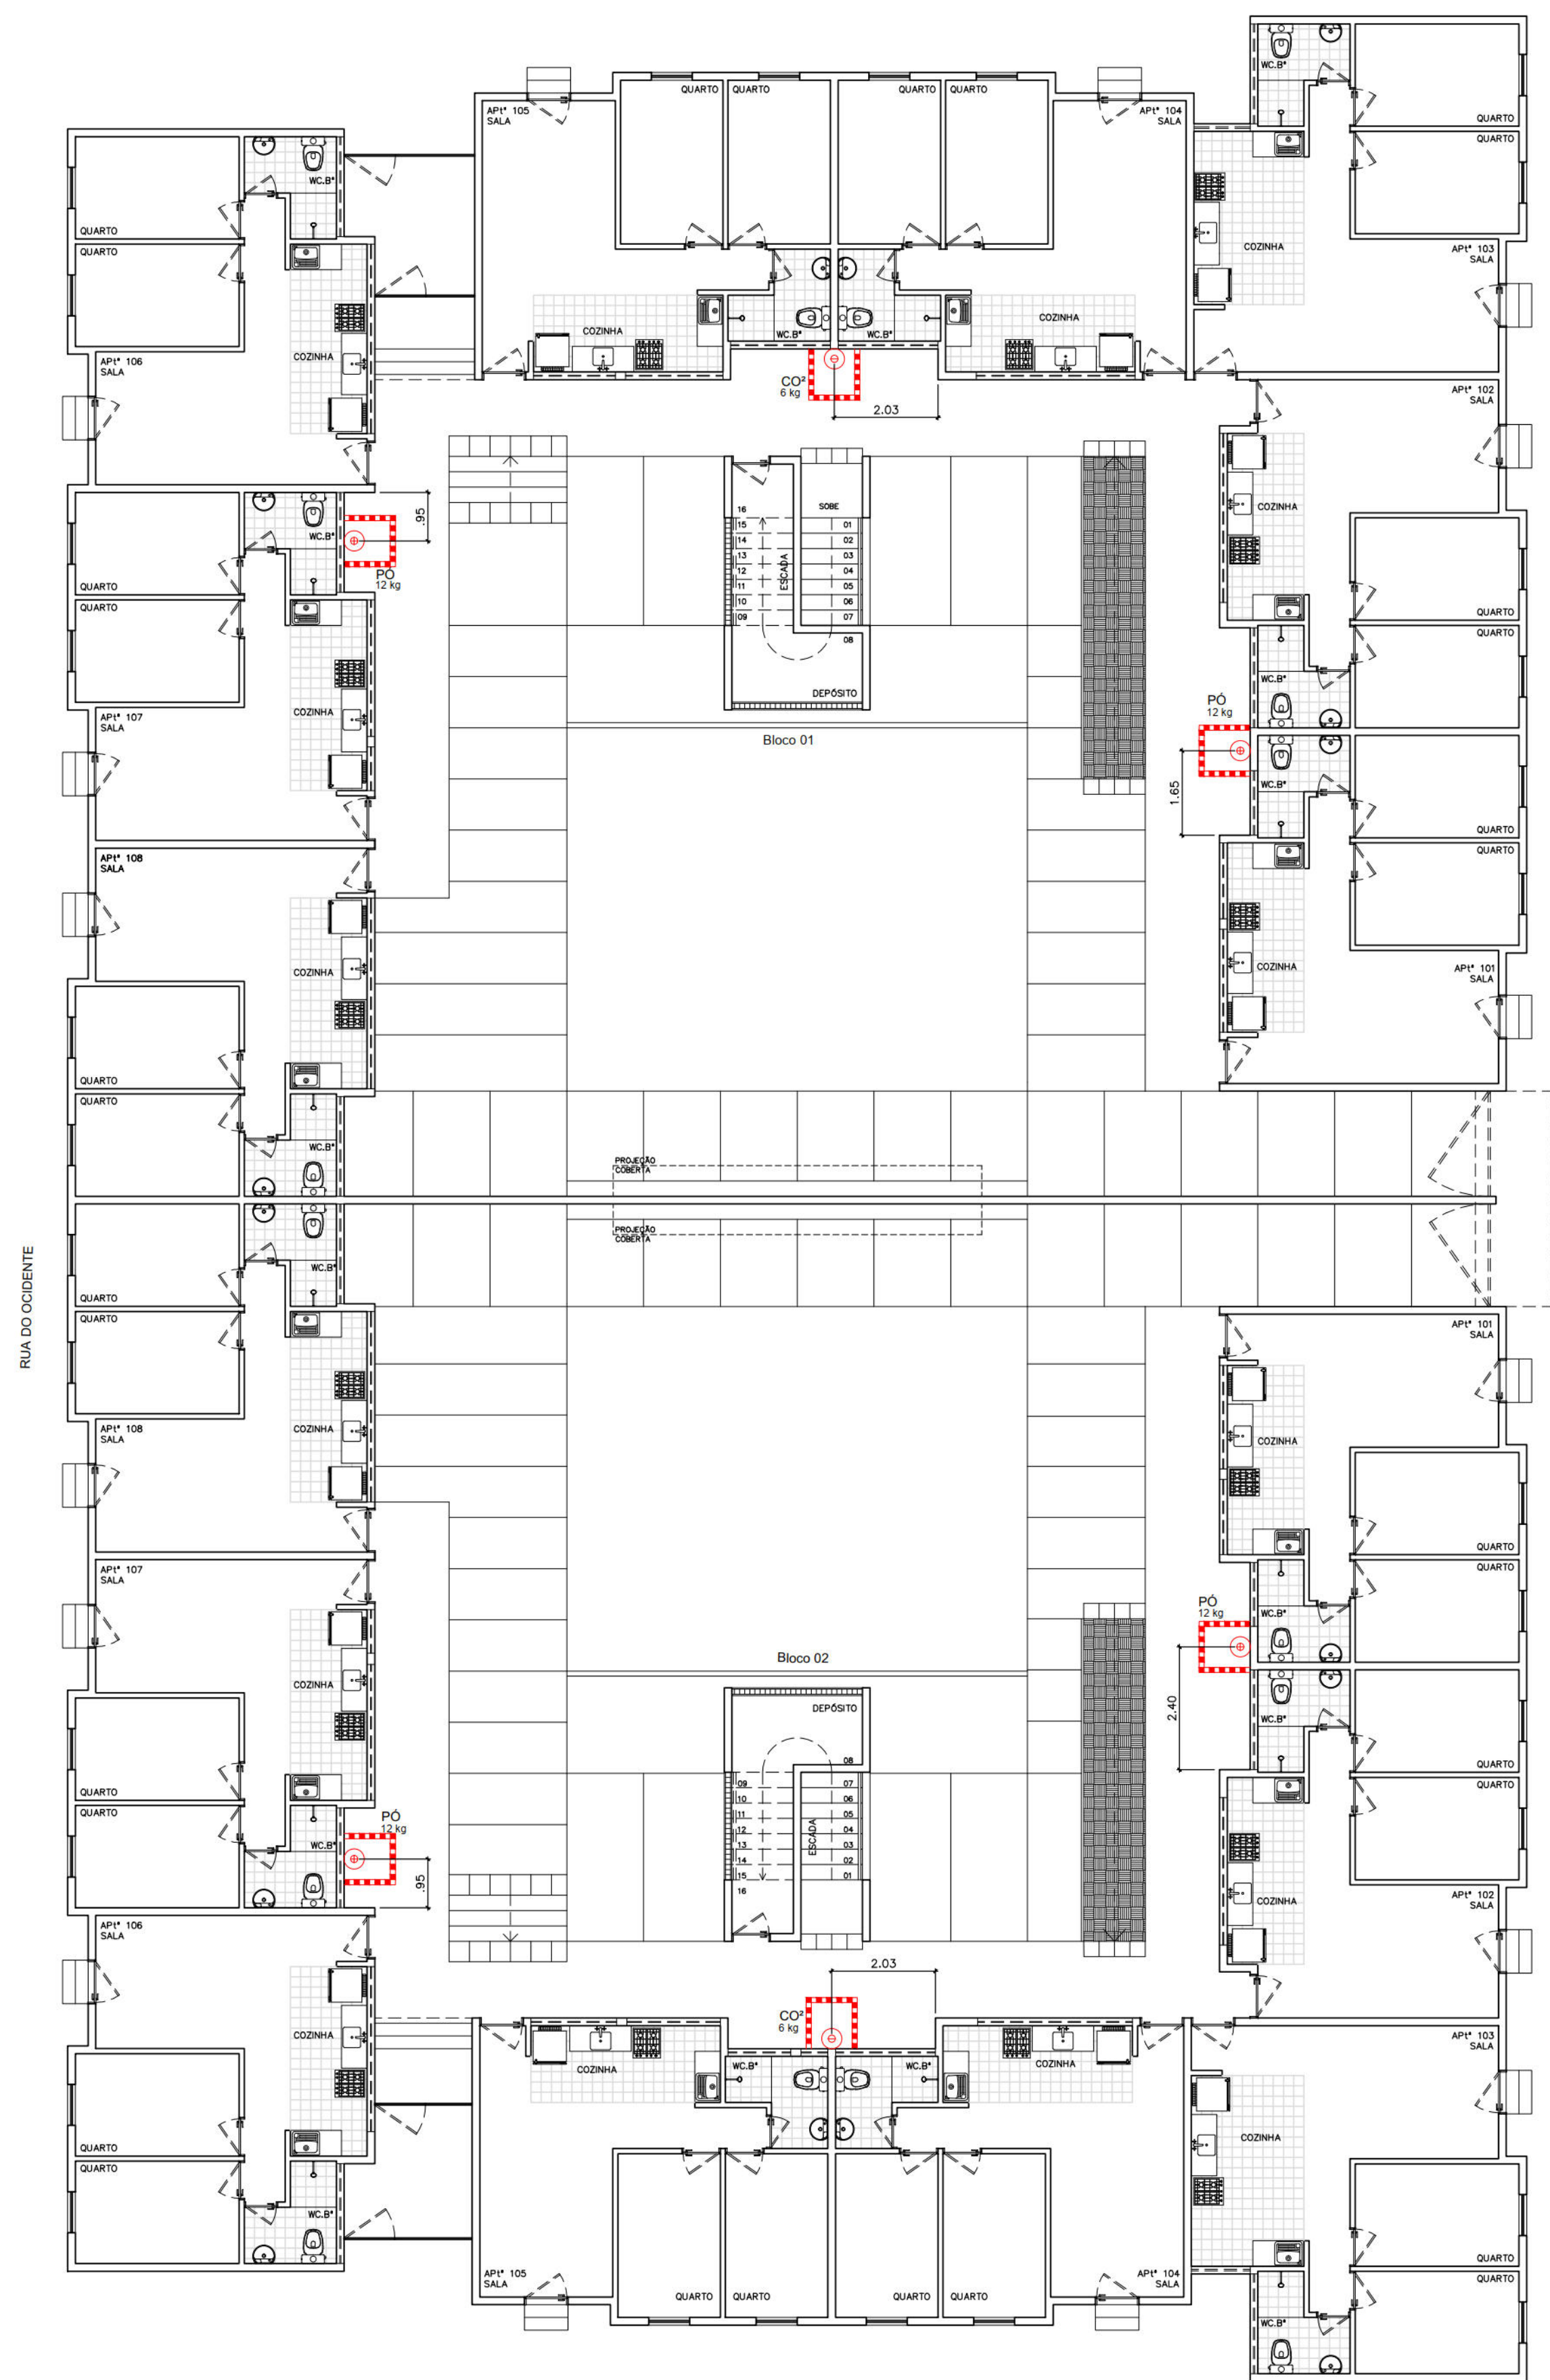


RUA BERNARDO VIEIRA DE MELO


RUA DE SÃO JORGE

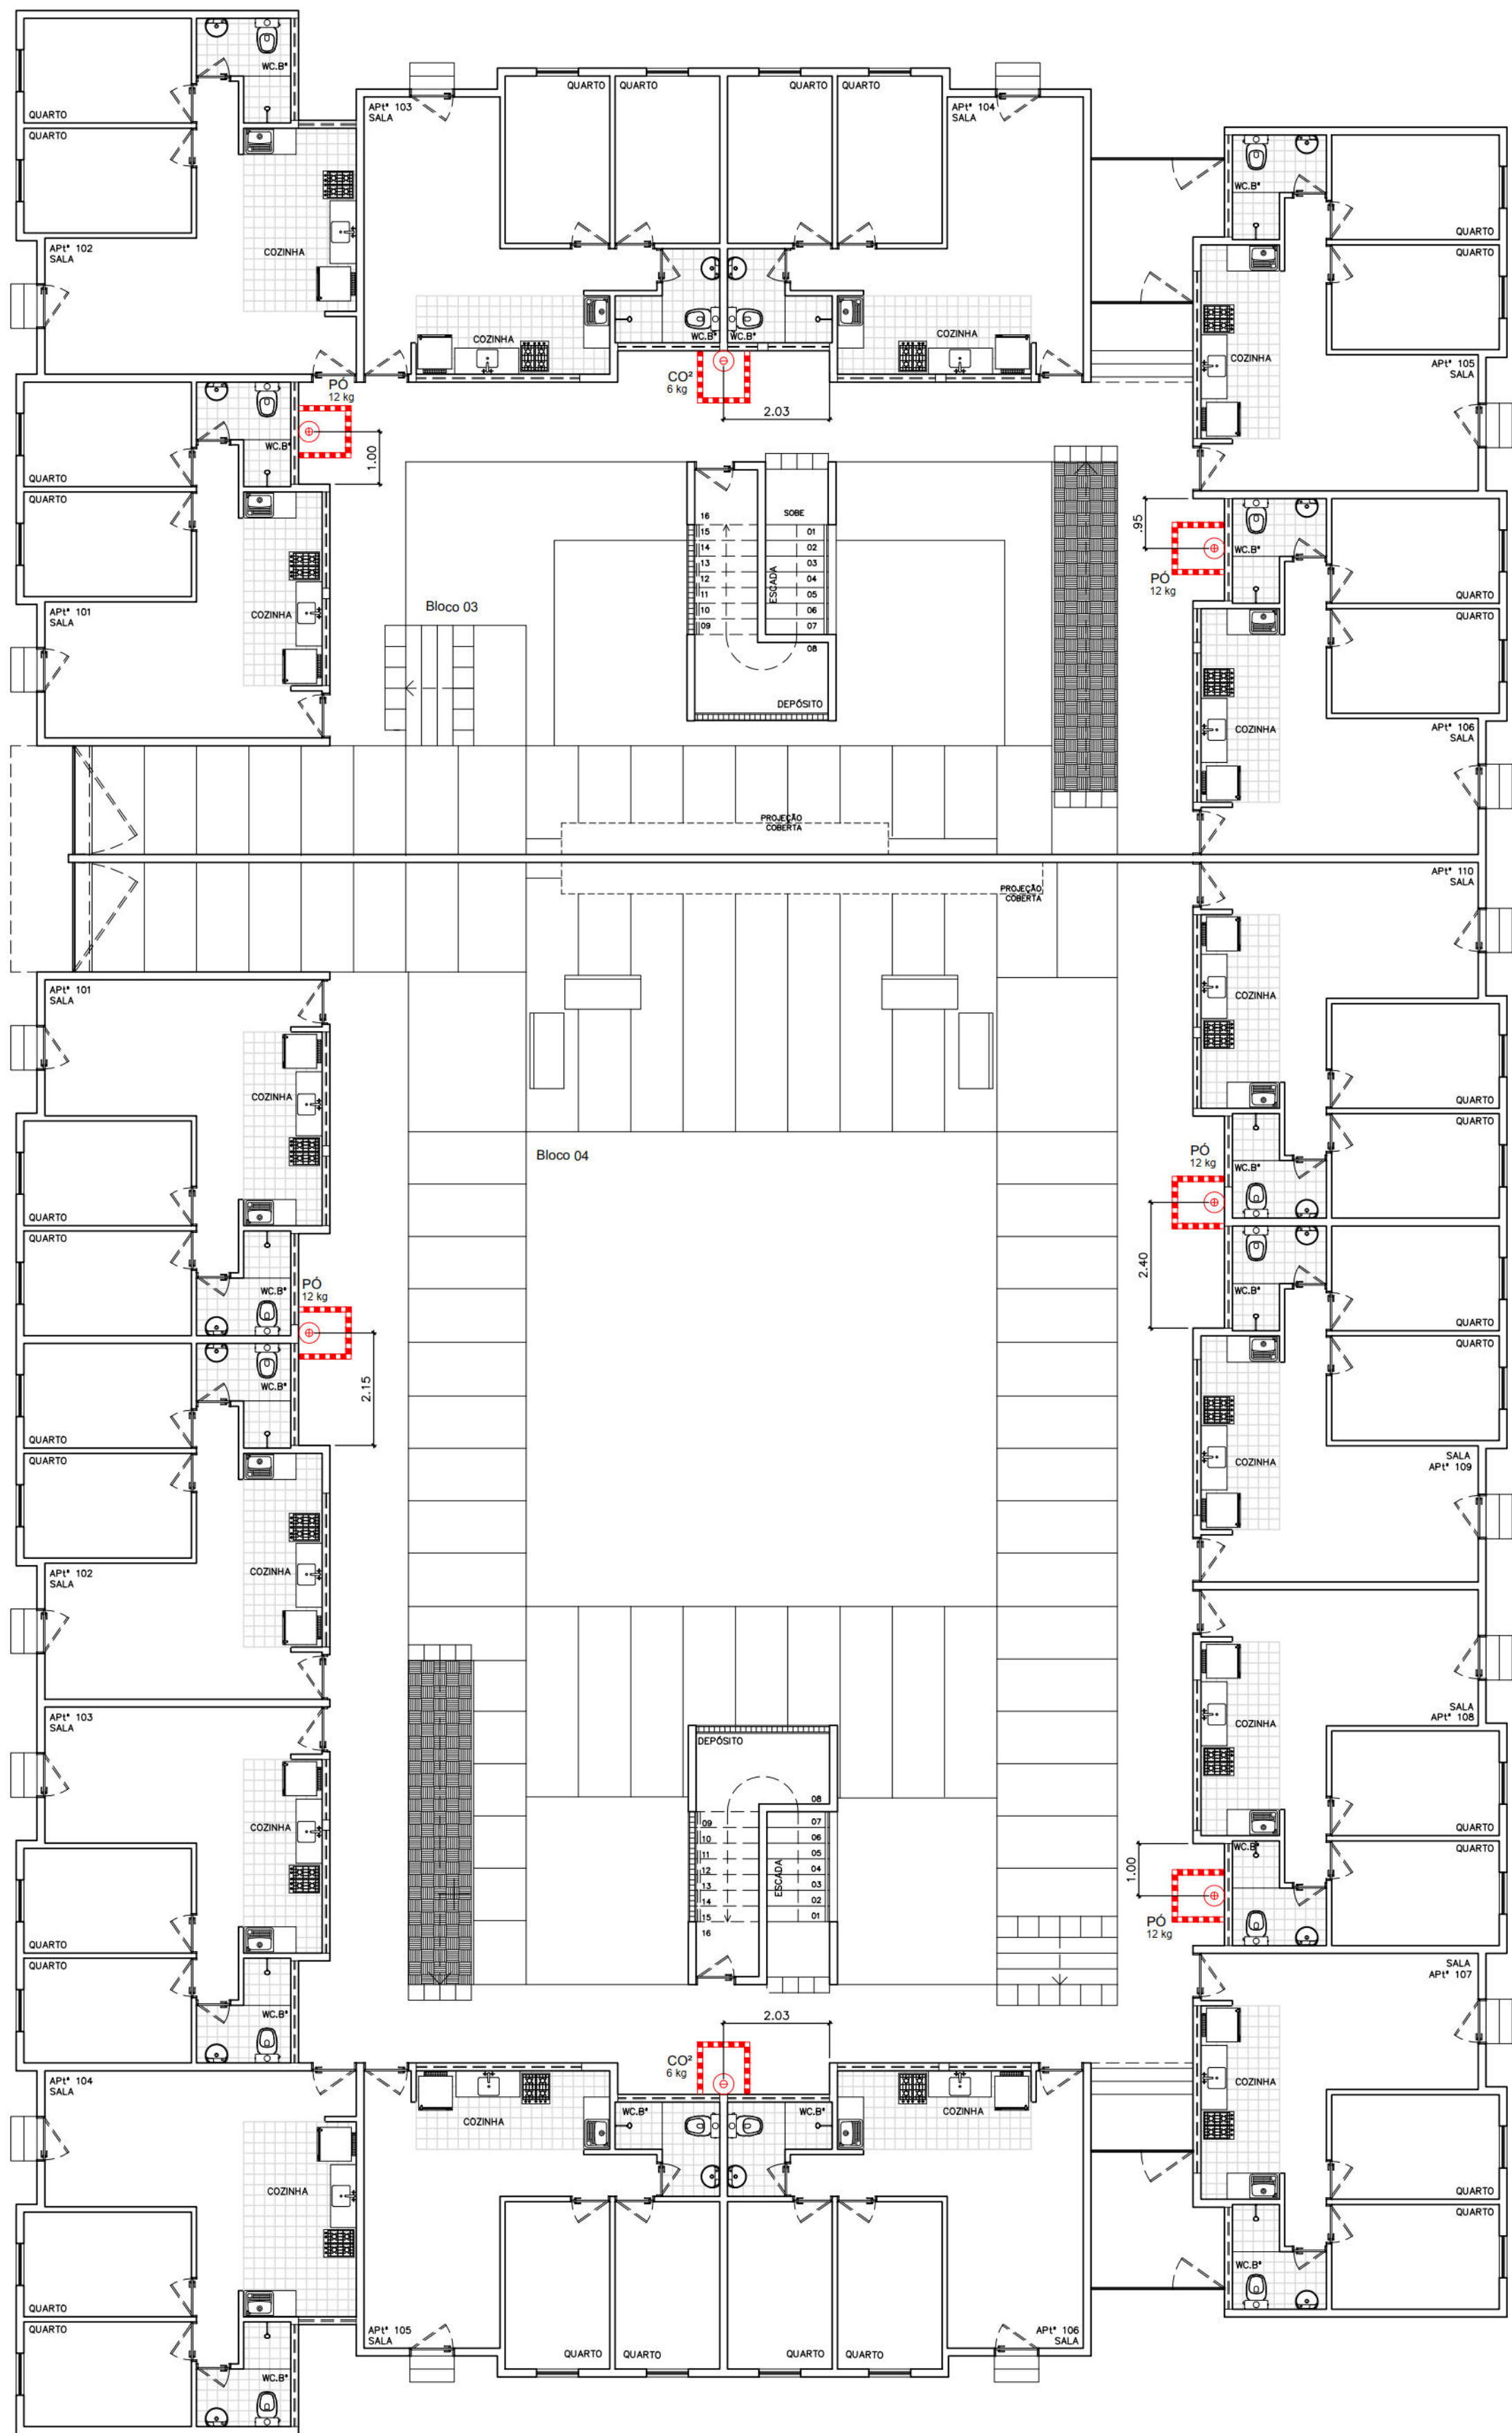


RUA EDGAR WERNECK

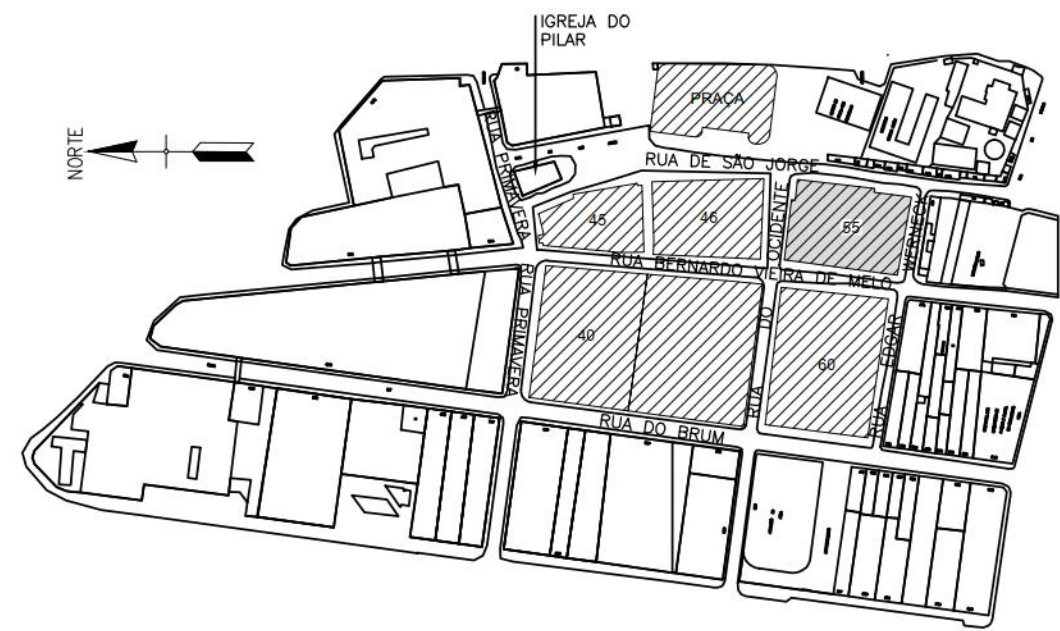

PLANTA PARA ORIENTAÇÃO DA QUADRA  
ESQUEMÁTICO

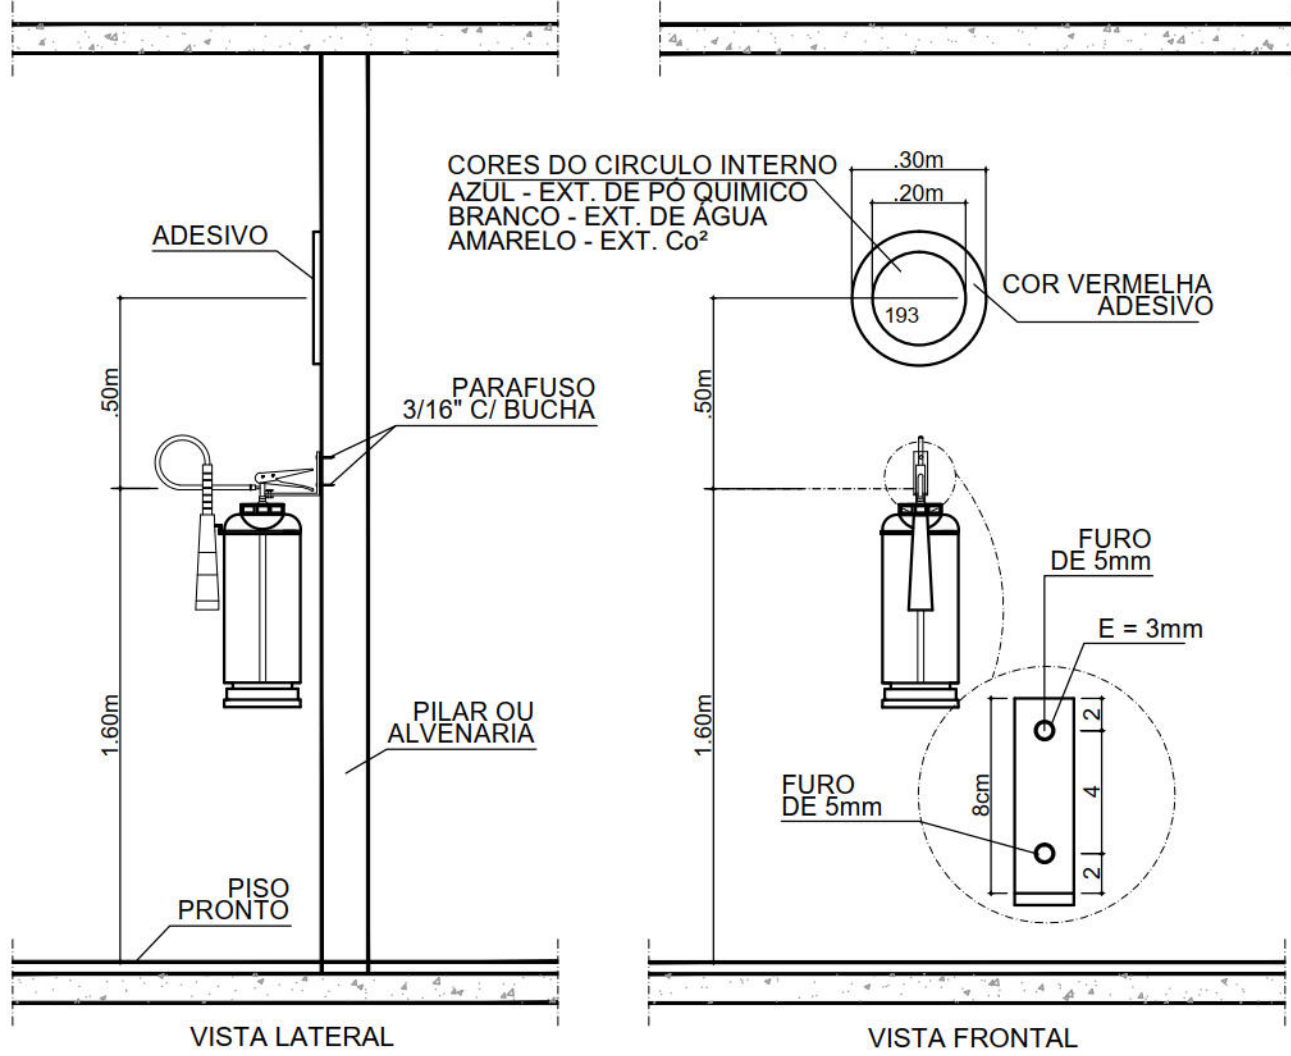

DETALHE FIXAÇÃO EXTINTOR  
S/ ESCALA

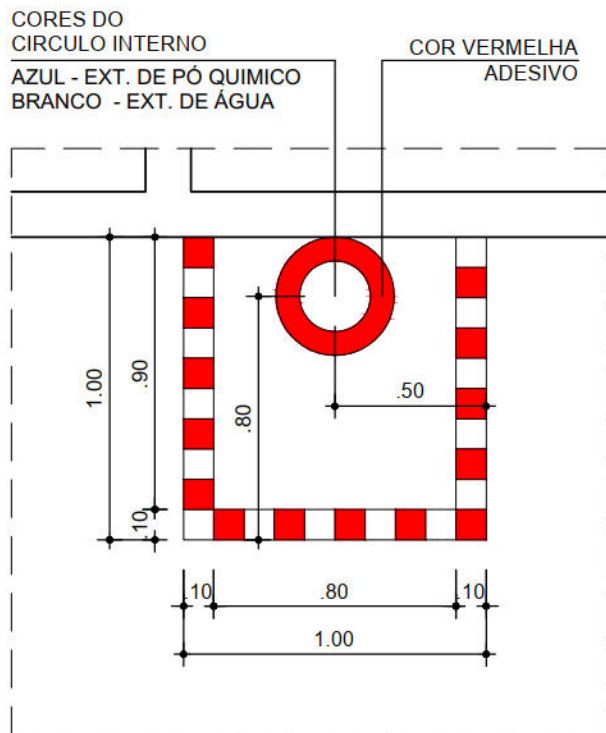

DETALHE - PLANTA BAIXA  
ÁREA DE LOCALIZAÇÃO DO EXTINTOR  
ESCALA: 1/25

- CONVENÇÕES:
- EXTINTOR DE CO<sup>2</sup> CAP.6kg
  - EXTINTOR DE PÓ QUÍMICO CAP. 12kg
  - EXTINTOR DE ÁGUA CAP. 10 litros
  - ÁREA DE LOCALIZAÇÃO DE EXTINTOR.
- LEGENDA
- DEMOLIR ( a partir da definição de prospecção arqueológica)
  - DEMOLIÇÃO PARA RESGATAR AS ABERTURAS ORIGINAIS.

|                                                                                                                                   |                            |                       |
|-----------------------------------------------------------------------------------------------------------------------------------|----------------------------|-----------------------|
| PREFEITURA DA CIDADE DO RECIFE<br>SECRETARIA DE PLANEJAMENTO, URBANISMO E MEIO AMBIENTE<br>EMPRESA DE URBANIZAÇÃO DO RECIFE - URB |                            |                       |
| DIRETORIA DE PROJETOS URBANOS<br>ISAAC AZOUBEL                                                                                    |                            |                       |
| DEPARTAMENTO<br>FLAVIANA GOMES                                                                                                    |                            |                       |
| PROJETO<br>PROJETO DE INCÊNDIO                                                                                                    |                            |                       |
| SITUAÇÃO<br>COMUNIDADE HABITACIONAL DO PILAR - QUADRA 55                                                                          |                            |                       |
| PRANCHETA<br>01/03                                                                                                                | ETAPA<br>PROJETO EXECUTIVO | DATA<br>NOVEMBRO/2008 |
| CONTEÚDO<br>PLANTA BAIXA - TÉRREO                                                                                                 | ESCALA<br>1/100            | REFERÊNCIA            |
| RESPONSÁVEL TÉCNICO<br>ROBERTO LEMOS MUNIZ - ENG.º CIVIL - CREA                                                                   | DIGITALIZAÇÃO              | EWERTON AGUIAR        |