




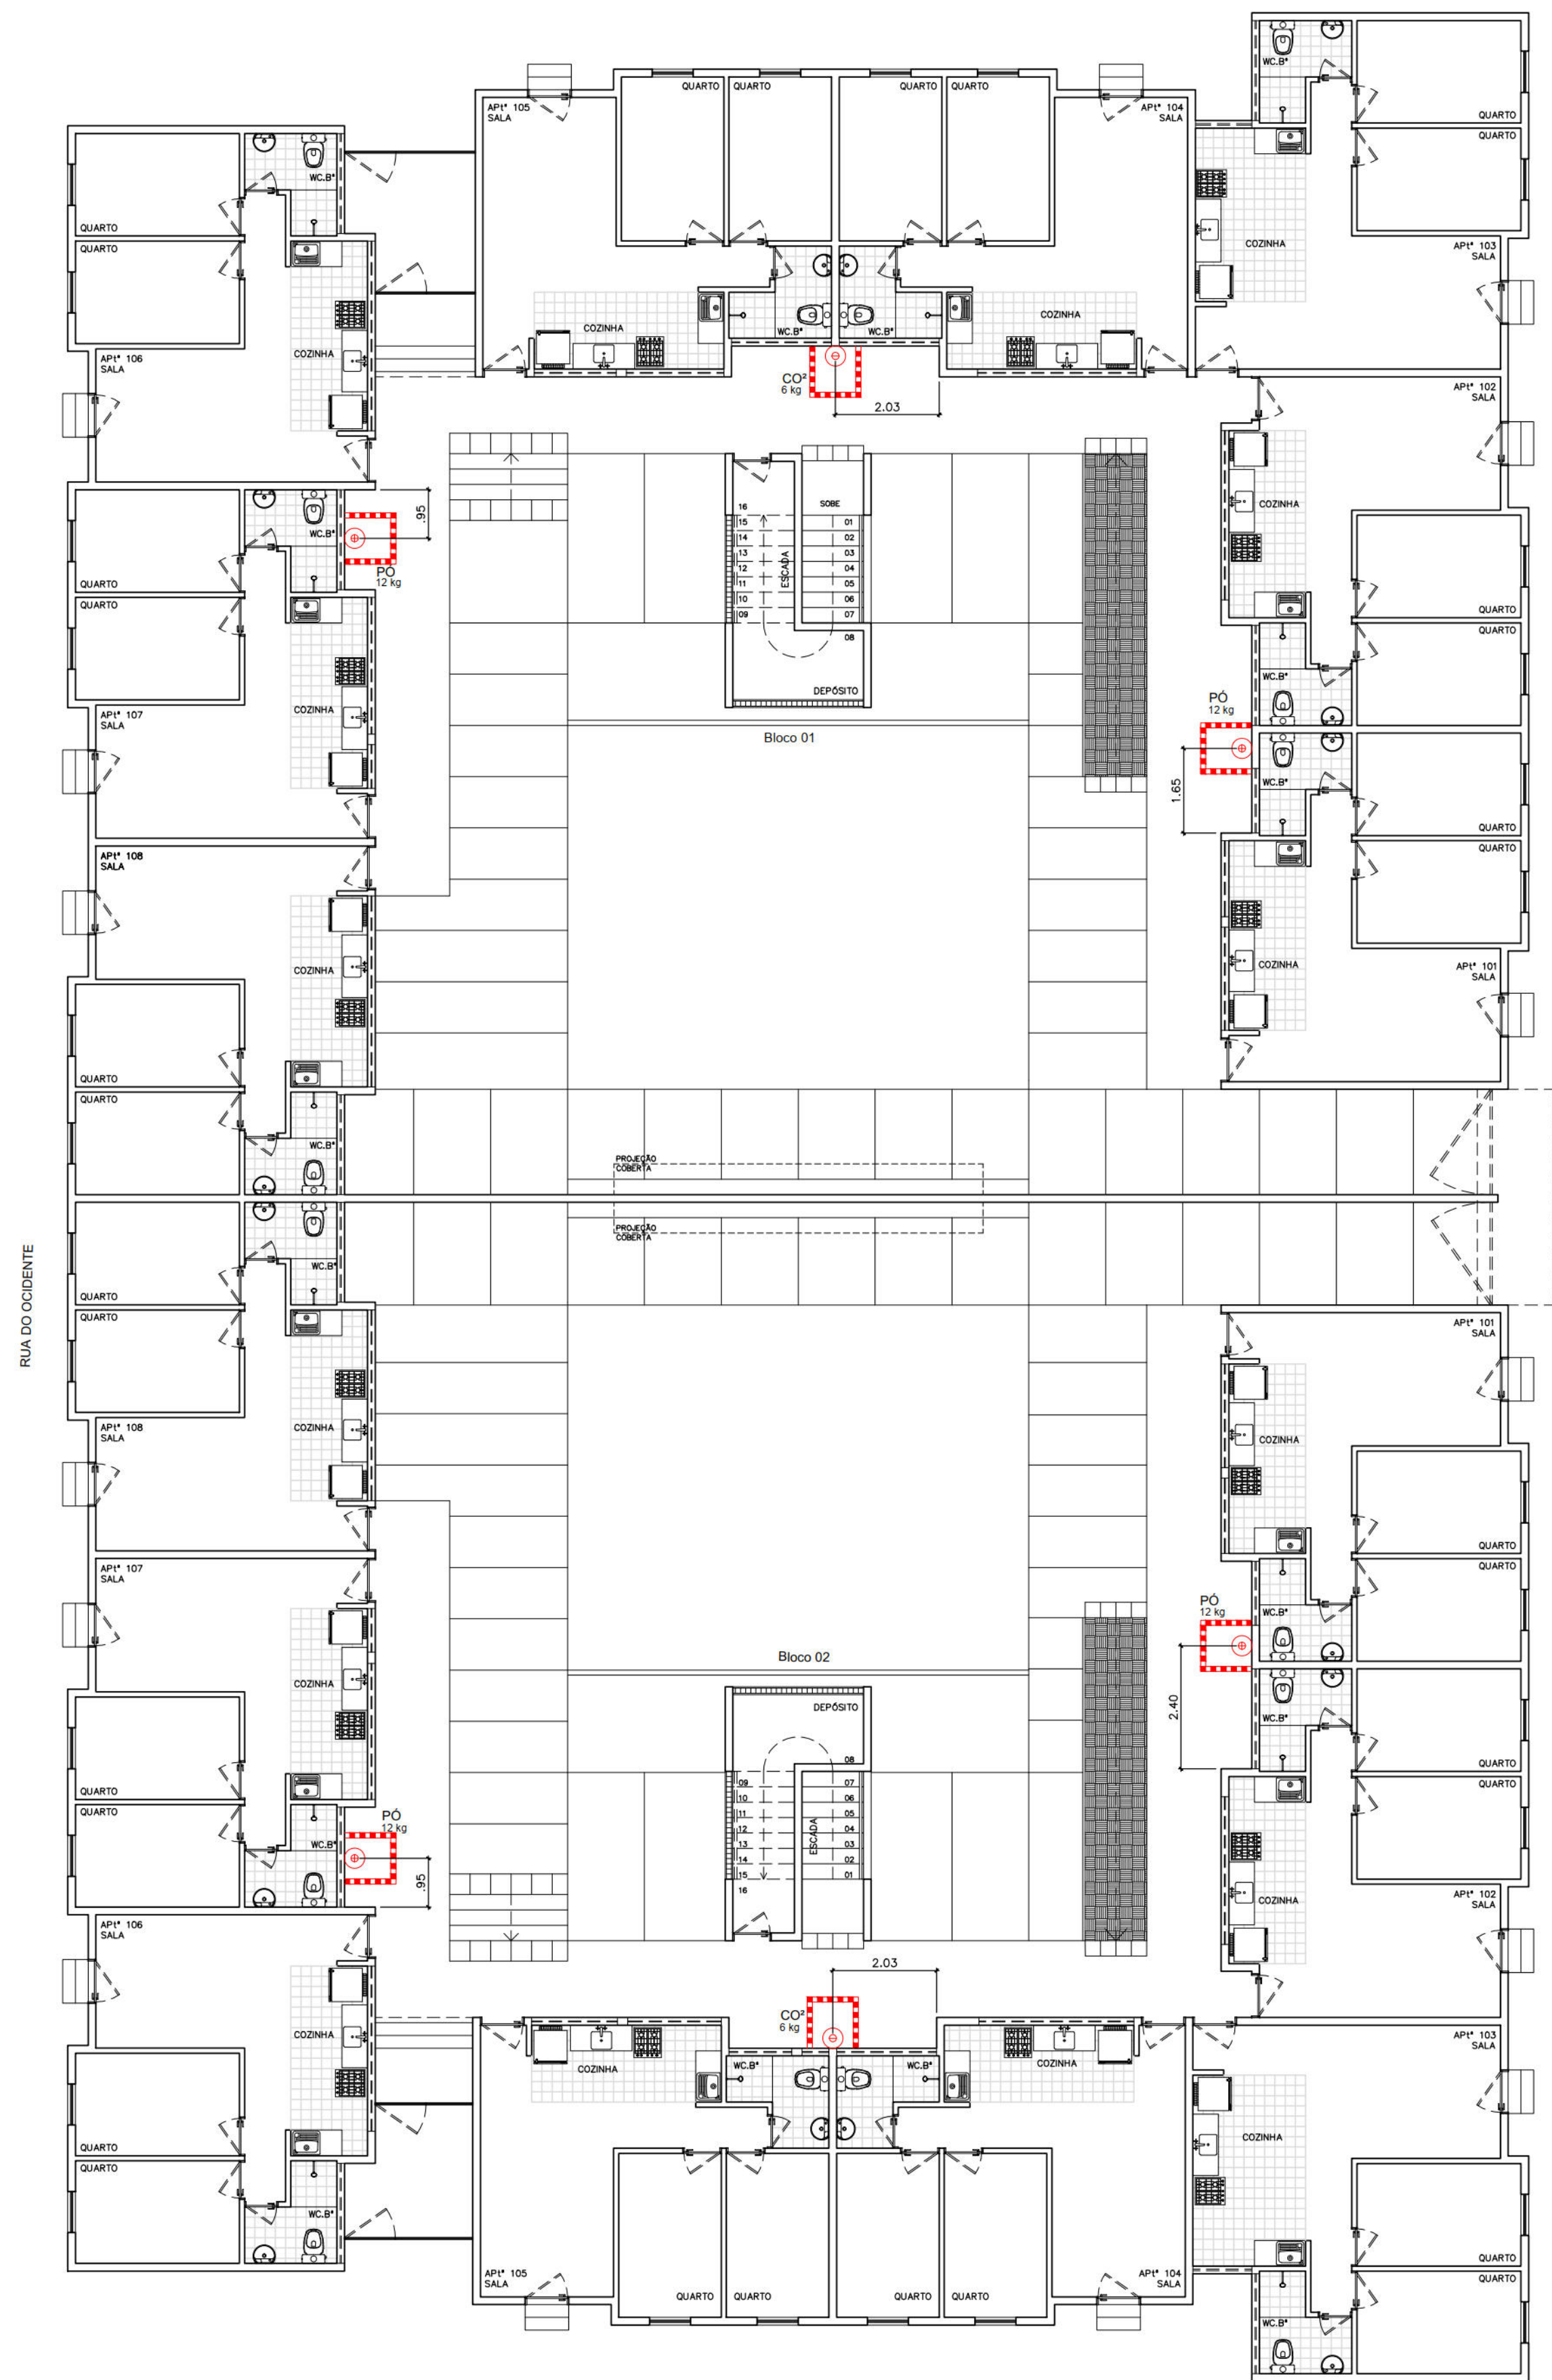


RUA DE SÃO JORGE

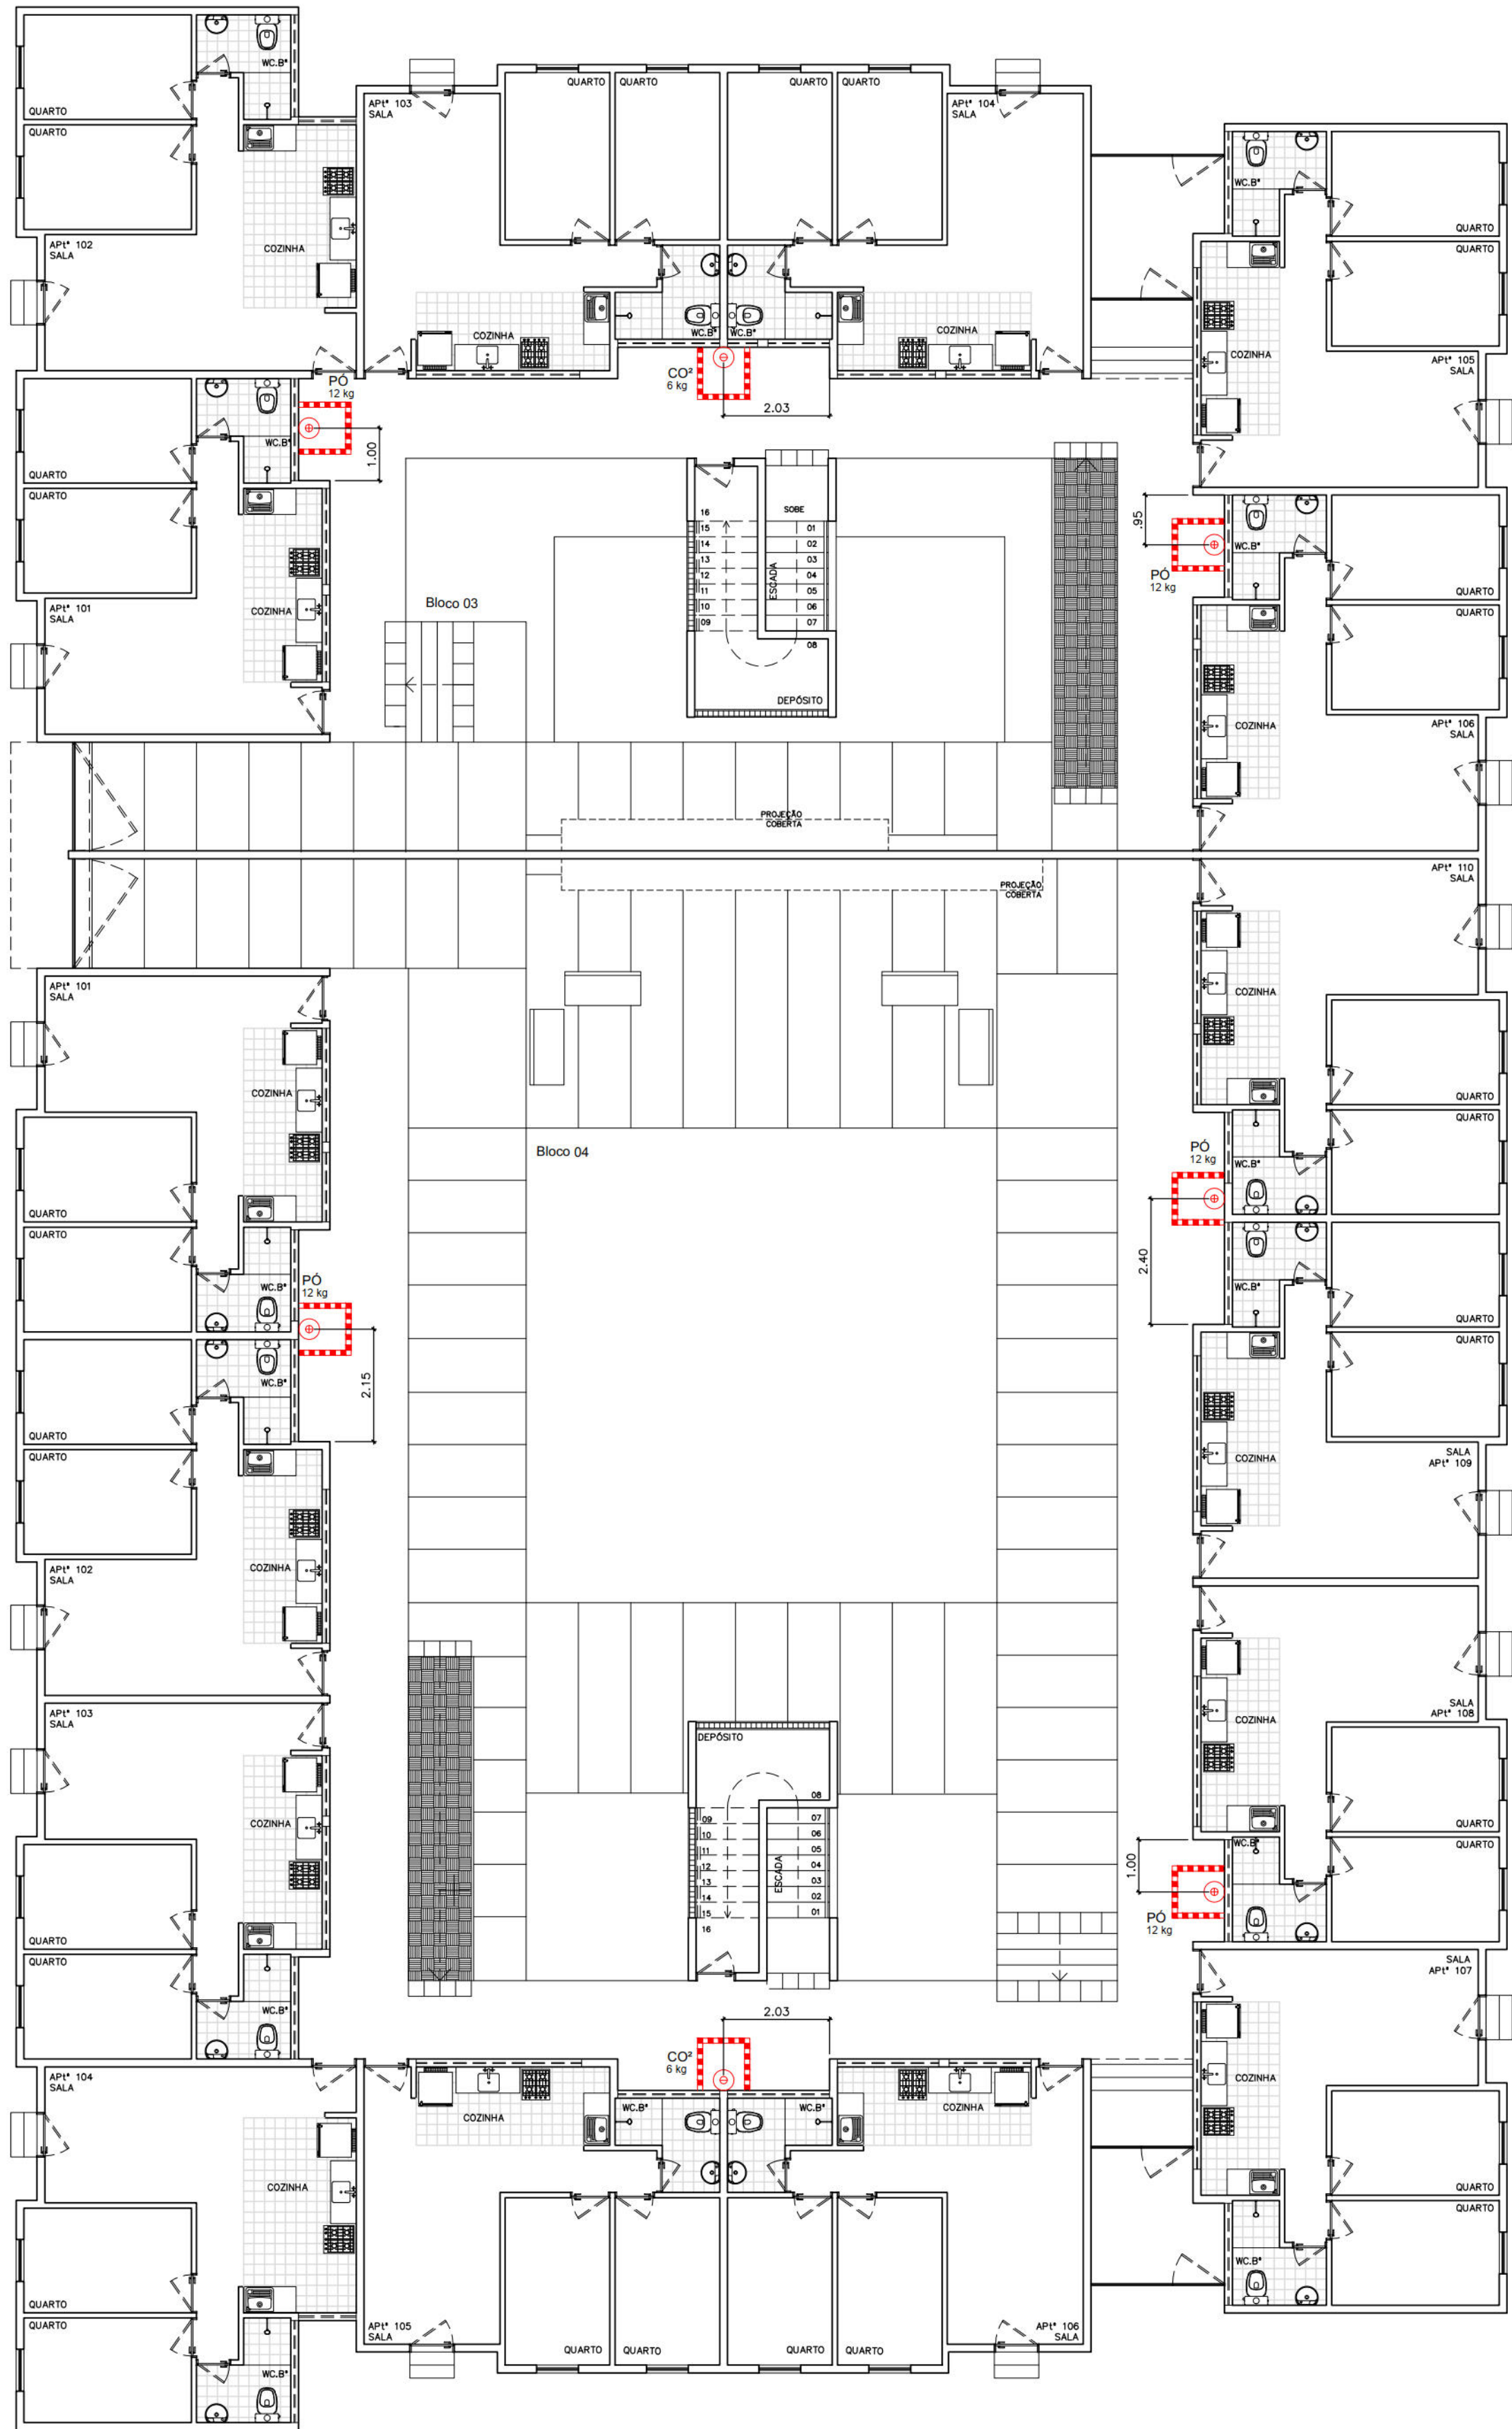


RUA BERNARDO VIEIRA DE MELO

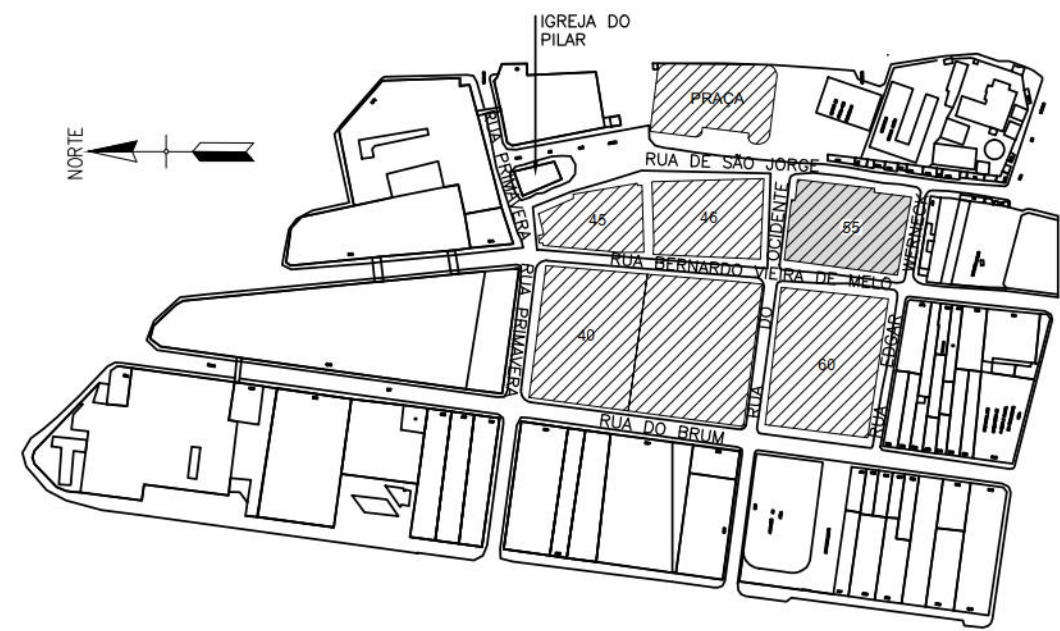

PLANTA PARA ORIENTAÇÃO DA QUADRA
ESQUEMÁTICO

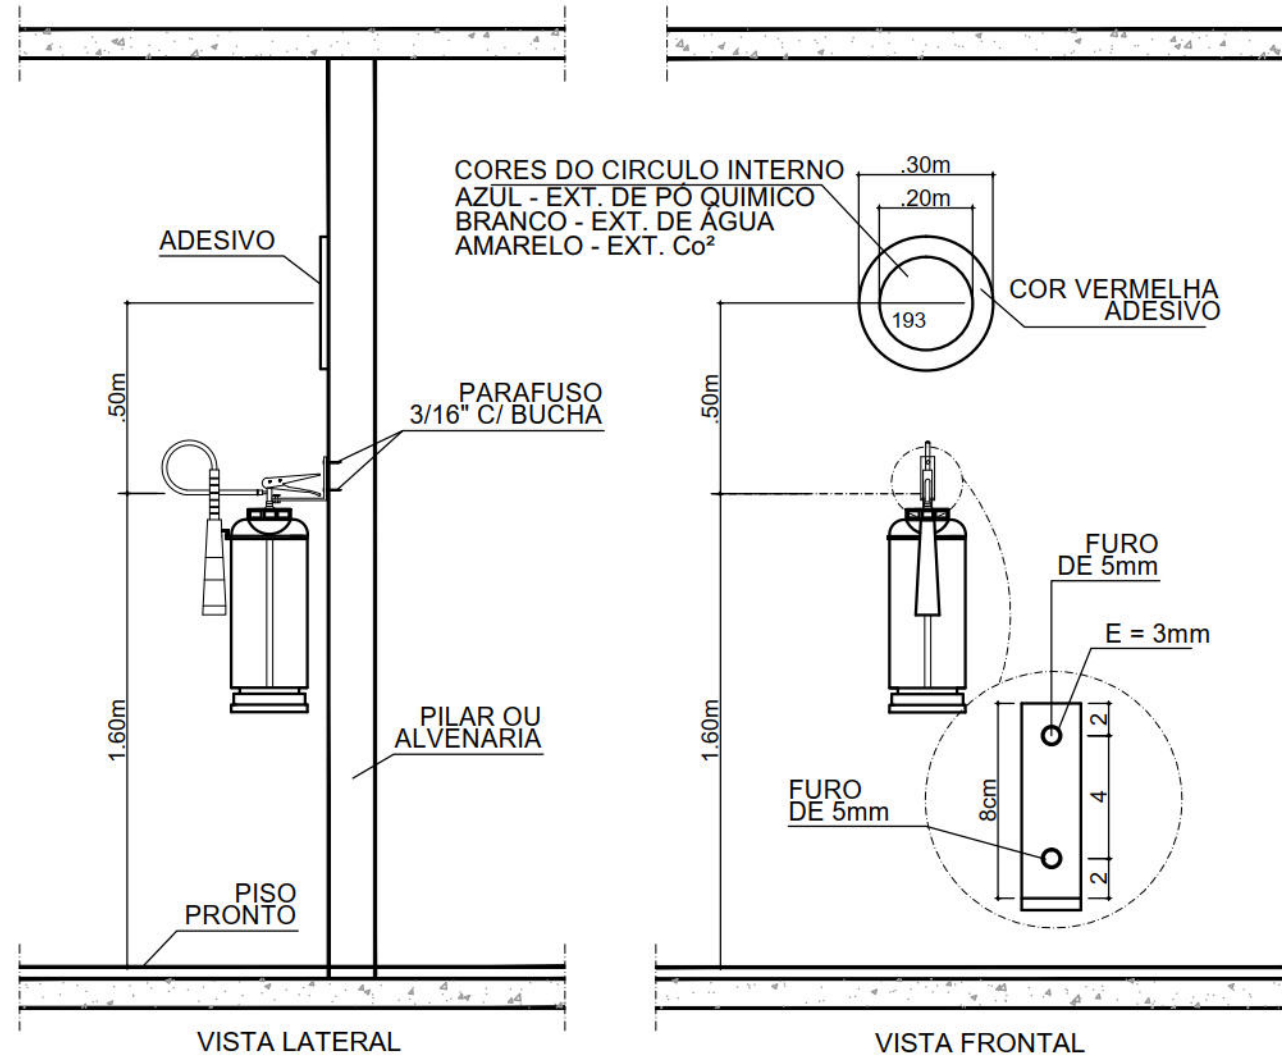

DETALHE FIXAÇÃO EXTINTOR
S/ ESCALA

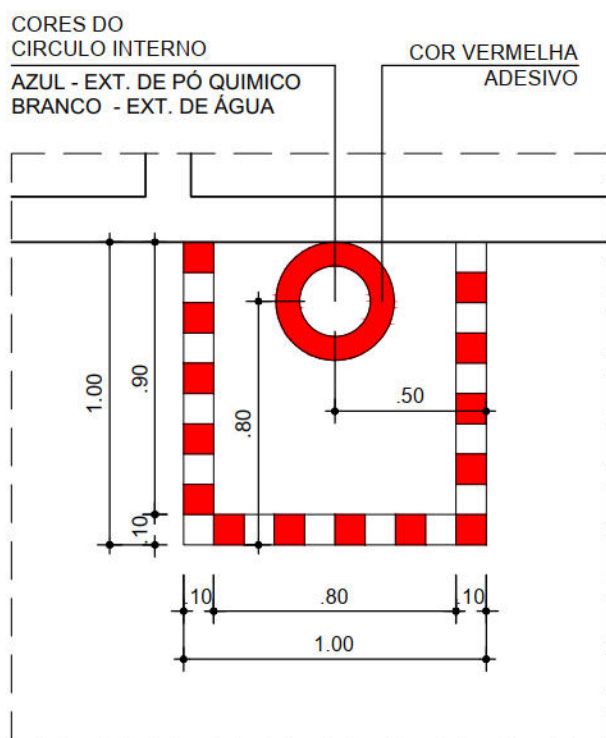

DETALHE - PLANTA BAIXA
ÁREA DE LOCALIZAÇÃO DO EXTINTOR
ESCALA: 1/25

CONVENÇÕES:		LEGENDA	
	EXTINTOR DE CO ² CAP.6kg		DEMOLIR (a partir da definição de prospecção arqueológica)
	EXTINTOR DE PÓ QUÍMICO CAP. 12kg		DEMOLIÇÃO PARA RESGATAR AS ABERTURAS ORIGINAIS.
	EXTINTOR DE ÁGUA CAP. 10 litros		
	ÁREA DE LOCALIZAÇÃO DE EXTINTOR.		

PREFEITURA DA CIDADE DO RECIFE SECRETARIA DE PLANEJAMENTO, URBANISMO E MEIO AMBIENTE EMPRESA DE URBANIZAÇÃO DO RECIFE - URB			
DIRETORIA DE PROJETOS URBANOS ISAAC AZOUBEL			
DEPARTAMENTO FLAVIANA GOMES			
PROJETO PROJETO DE INCÊNDIO			
SITUAÇÃO COMUNIDADE HABITACIONAL DO PILAR - QUADRA 55			
PRANCHA 01/03	ETAPA PROJETO EXECUTIVO	DATA NOVEMBRO/2008	
CONTEÚDO PLANTA BAIXA - TÉRREO	REFERÊNCIA 1/100		
RESPONSÁVEL TÉCNICO ROBERTO LEMOS MUNIZ - ENG. CIVIL -		DIGITALIZAÇÃO EWERTON AGUIAR	