



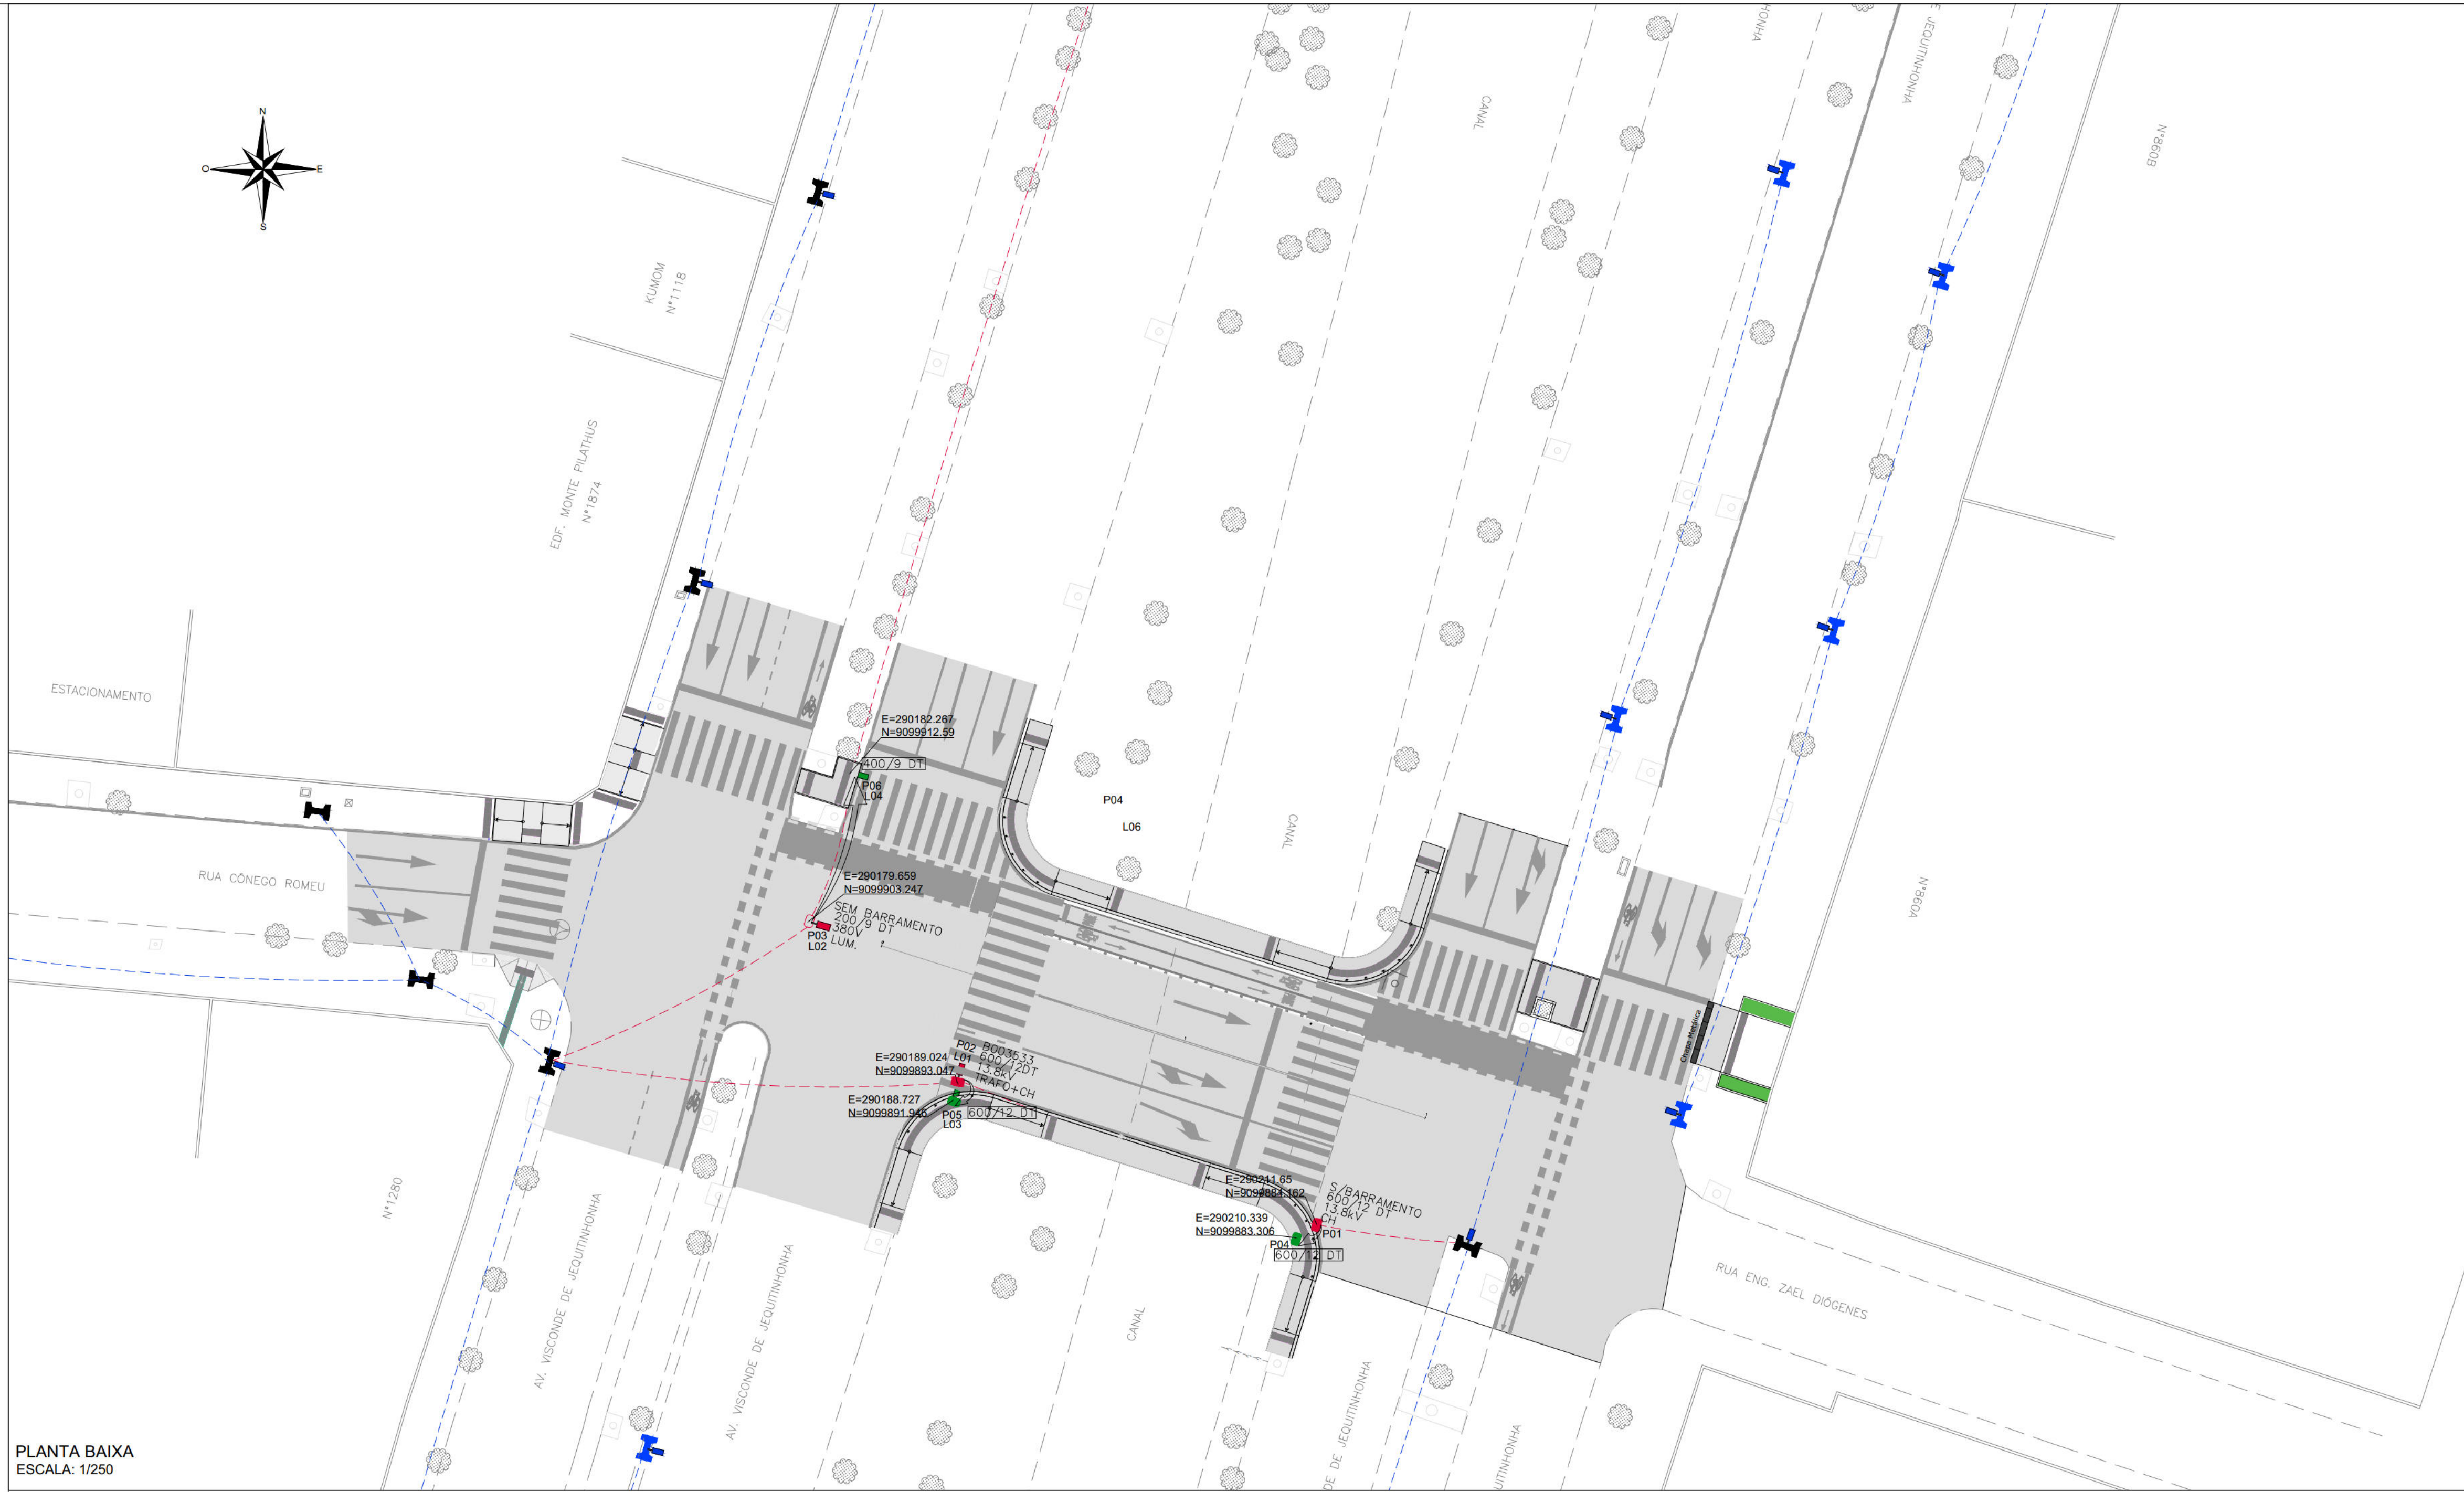

PLANTA BAIXA
ESCALA: 1/250

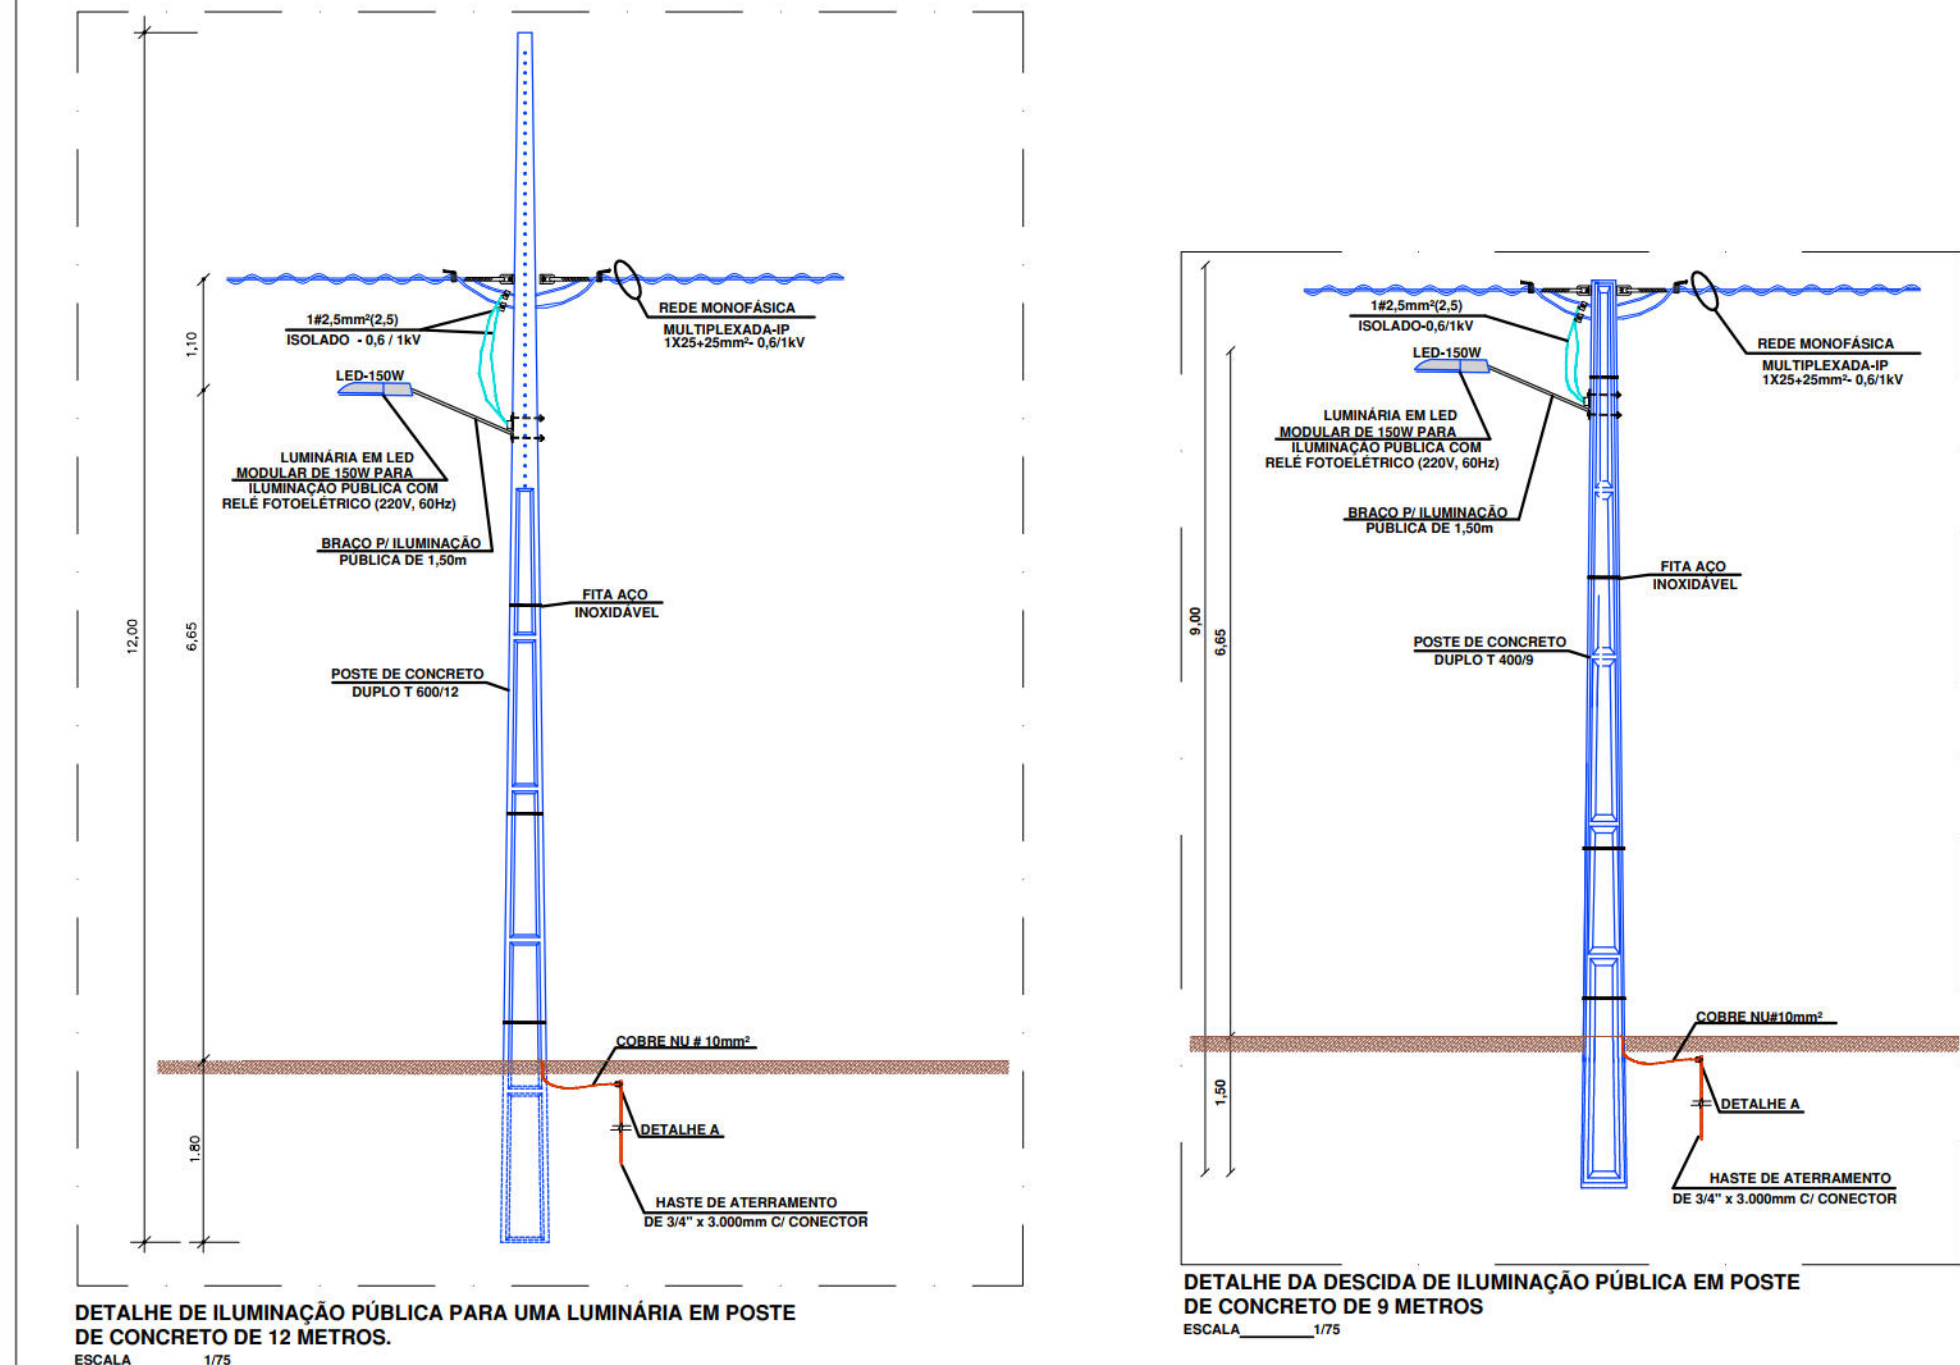

DETALHE DE ILUMINAÇÃO PÚBLICA PARA UMA LUMINÁRIA EM POSTE DE CONCRETO DE 12 METROS.
ESCALA: 1/10

DETALHE DA DESCIDA DE ILUMINAÇÃO PÚBLICA EM POSTE DE CONCRETO DE 9 METROS
ESCALA: 1/10



CÓDIGO	DESCRIÇÃO	UD.	QUANT.
ILUMINAÇÃO PÚBLICA			
.. ..	Refinada com Remoção do Poste de concreto duplo T H=9m carga nominal de 200kg, sem aproveitamento.	und	1,00
.. ..	Refinada com Remoção do Poste de concreto duplo T H=12m carga nominal de 600kg, sem aproveitamento.	und	2,00
.. ..	Poste de concreto duplo T H=9m carga nominal de 400kg inclusive escavação, exclusão transporte - fornecimento e instalação.	und	1,00
.. ..	Poste de concreto duplo T H=12m carga nominal de 600kg inclusive escavação, exclusão transporte - fornecimento e instalação.	und	2,00
.. ..	Remanejamento do Conjunto de Luminária modelo Street Light DURA V8.3de 150W, fabricado LESTAR UNICOR, com módulo de LED com potência 150W / 220V rendimento luminoso de 150,14lm/W, Temperatura de Cor de 4000K, com Rde Fotométrico p/ comando de iluminação externa 220V/1000V, e Braco para Luminária Pública padrão - inclusive instalação.	und	2,00
.. ..	Remanejamento de Transformador, Chuzetas, Pêra- Ralos, Isolador, e seus componentes - inclusive instalação.	und	1,00
.. ..	Remanejamento de Banco de Capacitor e seus componentes - inclusive instalação.	und	1,00
.. ..	Cabo de cobre isolamento termoplástico 0,81kv 2,5mm² anti-chama - fornecimento e instalação.	m	5,00
.. ..	Remanejamento de Redes.	m	160,0
.. ..	Haste COFERVELD 3/4" x 3,00m com conector.	und	3,00
.. ..	Fixador Universal de SPOA Estanhado Fab. Termotécnica Ref 5024 ou Similar	und	3,00
.. ..	Cabo de cobre nu 10 mm² - fornecimento e assentamento.	m	1,50

COORDENADAS DAS LUMINÁRIAS A SEREM REMANEJADAS								
Codificação da Luminária no Ponto Existente	TIPO DE LUMINÁRIA	Coordenadas originais		Rua Original	Codificação da Luminária no Ponto Projetado	Coordenadas da Luminária no Ponto Projetado		Rua para onde a Luminária será Projetada
		X	Y			X	Y	
L01	Luminária modelo Street Light DURA V8.3de 150W	290189.024	9099893.047	Av. Visconde de Jequitinhonha	L03	290188.727	9099891.946	Av. Visconde de Jequitinhonha
L02	Luminária modelo Street Light DURA V8.3de 150W	290179.659	9099903.247	Av. Visconde de Jequitinhonha	L04	290182.267	9099912.59	Av. Visconde de Jequitinhonha

LEGENDA	
Item	Descrição
	Poste de Concreto Duplo T, média tensão, existente a ser mantido.
	Poste de Concreto Duplo T, média tensão, existente a ser removido.
	Novo poste de Concreto Duplo T, média tensão, a ser instalado.
	Poste de Concreto Duplo T, baixa tensão, existente a ser mantido.
	Poste de Concreto Duplo T, baixa tensão, existente a ser removido.
	Novo poste de Concreto Duplo T, baixa tensão, a ser instalado.
	Luminária existente a ser mantida em poste.
	Luminária que foi remanejada e será instalada em poste novo.
	Luminária a ser remanejada de poste.
	Rede de Distribuição de Energia Elétrica a ser mantida.
	Rede de Distribuição de Energia Elétrica a ser remanejada.
	Indicação do ponto em que deverão ser instalados os novos postes.
CODIFICAÇÃO DOS PONTOS (Localização do poste conforme coordenadas)	
CODIFICAÇÃO DAS LUMINÁRIAS (Localização da luminária conforme coordenadas)	

NOTA:
NA ETAPA DE REMANEJAMENTO DOS POSTES VERIFICAR INTERFERÊNCIA COM O PROJETO DE ACESSIBILIDADE

PROPRIETÁRIO: EMPRESA DE URBANIZAÇÃO DO RECIFE - URB

PROJETO:

CONSTRUÇÃO:

AUTARQUIA DE URBANIZAÇÃO DO RECIFE
DIRETORIA DE PLANEJAMENTO E PROJETOS

DIRETORIA DE PLANEJAMENTO E PROJETOS
LUANA GENTIL
GERENTE GERAL DE PROJETOS
DAMARIS TAVARES

PROJETO DE REMANEJAMENTO DE REDES

SITUAÇÃO: PONTEILHO 03: CONEXÃO ENTRE A RUA CÔNEGO ROMEU E A RUA ENG. ZAEL DIOGENES SOBRE O CANAL DE SETÓBAL - BOA VIAGEM, RECIFE/PE.
PROJETO: 01/02
CONTEÚDO: PLANTA BAIXA E DETALHES
RESPONSÁVEL TÉCNICO: ROBERTO LEMOS MUNIZ - ENG° CIVIL -
DATA: 08/06/2023
TIPO: EXECUTIVO
ESCALA: INDICADA
ARQ. DIGITAL: DE-PROJ-01-116-D.dwg
DIGITALIZAÇÃO: ARMINDO NEGROMONTE

GEOSISTEMAS
Engenharia & Planejamento