



SIMBOLOGIA

- CAIXA DE DRENAGEM PROJETADA NA IMPLANTAÇÃO
- POÇO DE VISITA DE ESGOTO PROJETADO NA IMPLANTAÇÃO
- CAIXA DE INSPEÇÃO PARA ESGOTO Ø200mm
- CAIXA DE INSPEÇÃO DE ÁGUAS PLUVIAIS
- CAIXA DE GOROURA 50x50 cm
- RAMAIS DE ÁGUAS PLUVIAIS
- RAMAIS DE ESGOTO INTERIO
- RAMAL PROJETADO (Ø150mm)
- REDE COLETOIRA PROJETADA
- COLUNA DE VENTILAÇÃO
- TUBO DE QUEDA DE ÁGUAS PLUVIAIS
- TUBO DE QUEDA DESCEIDA DE ESGOTO

PROPRIETÁRIO: EMPRESA DE URBANIZAÇÃO DO RECIFE - URB

PROJETO:

CONSTRUÇÃO:

PREFEITURA DA CIDADE DO RECIFE
SECRETARIA DE PLANEJAMENTO URBANISMO E MEIO AMBIENTE
EMPRESA DE URBANIZAÇÃO DO RECIFE - URB

DIRETORIA DE PROJETOS URBANOS
ISAAC ADJUREL
DEPARTAMENTO
FLAVIANA GOMES

PROJETO HIDROSSANITÁRIO

SITUAÇÃO: QUADRA 55 DO CONJUNTO HABITACIONAL DO PILAR - BLOCOS A, B, C & D
FIM: PROJETO EXECUTIVO
DATA: NOVEMBRO/2008

CONTEÚDO: ESGOTO E ÁGUAS PLUVIAIS
ESCALA: 1/75
RESPONSÁVEL TÉCNICO: ROBERTO LEMOS MUNIZ - ENG. CIVIL -
DIGITALIZAÇÃO

VELOX
Construções e Incorporações Ltda.

LOCAÇÃO ESGOTO E ÁGUAS PLUVIAIS

Esc: 1/75



SIMBOLOGIA:

- - - - - TUBULAÇÃO DE ÁGUA FRIA PELO PISO
 ————— TUBULAÇÃO RECALQUE ø40mm
 ————— TUBULAÇÃO DE ÁGUA FRIA DE ø40mm ø32mm OU ø25mm

PROPRIETÁRIO: EMPRESA DE URBANIZAÇÃO DO RECIFE – URB

PROJETO:

CONSTRUÇÃO:



PREFEITURA DA CIDADE DO RECIFE
SECRETARIA DE PLANEJAMENTO URBANISMO E MEIO AMBIENTE
EMPRESA DE URBANIZAÇÃO DO RECIFE - URB

DIRETORIA DE PROJETOS URBANOS

ISAAC AZOUBEL


DEPARTAMENTO

FLAVIANA GOMES


PROJETO

PROJETO HIDROSSANITÁRIO


SITUAÇÃO		
QUADRA 55 DO CONJUNTO HABITACIONAL DO PILAR – BLOCOS A, B, C & D		
PRANCHA 03/05	ETAPA PROJETO EXECUTIVO	DATA NOVEMBRO/2008
CONTEÚDO ISO VERTICAL ISO, ÁGUA FRIA, DET. BARRILETE	ESCALA SEM ESCALA	REFERÊNCIA
RESPONSÁVEL TÉCNICO ROBERTO LEMOS MUNIZ – ENG. CIVIL –		DIGITALIZAÇÃO

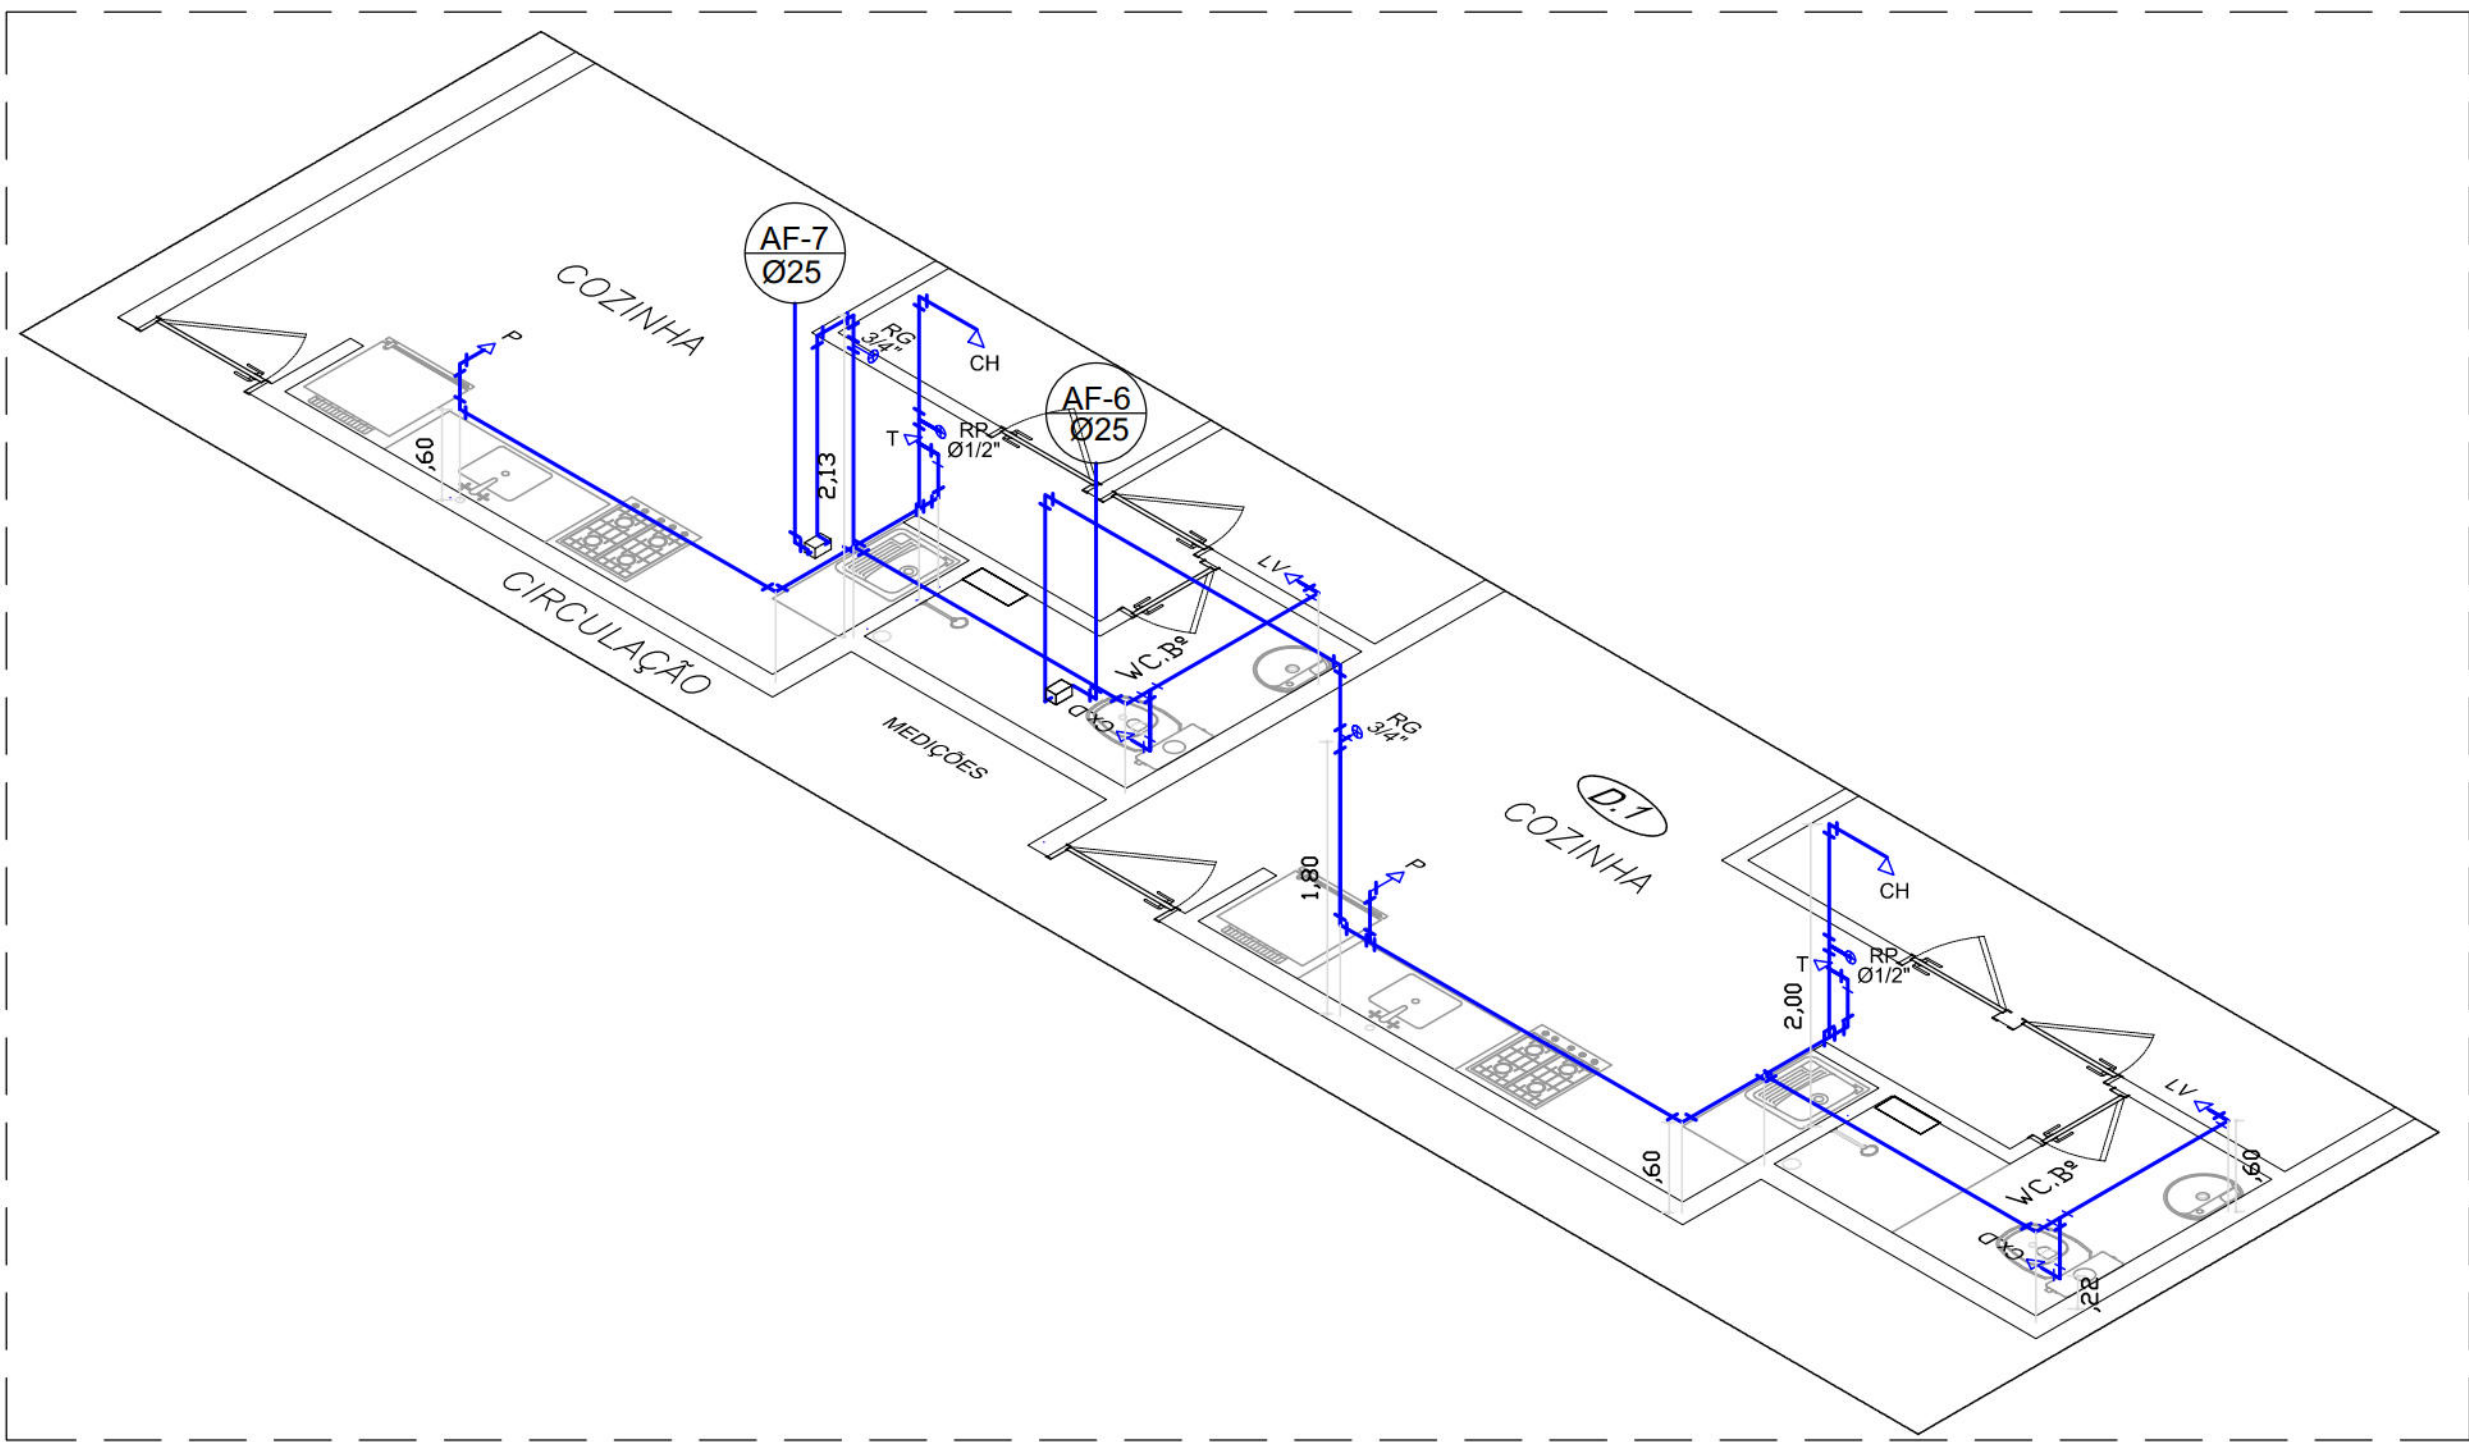


ISOMETRIA 1 (PLANTA BAIXA - TÉRREO)
ESCALA: 1/50

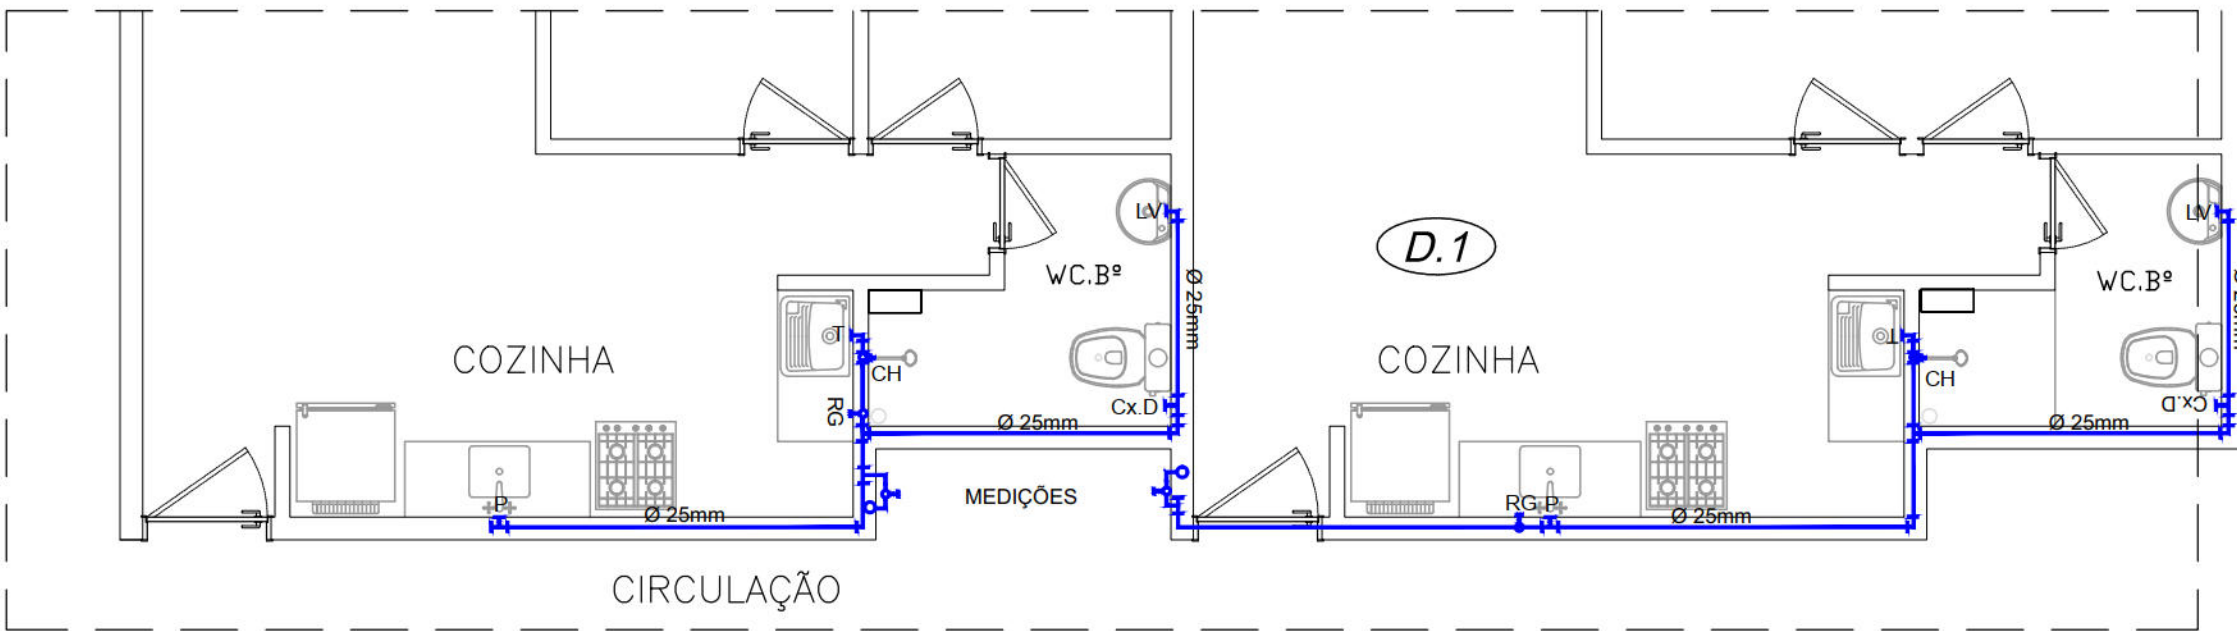


DETALHE 1 (PLANTA BAIXA - TÉRREO)
ESCALA: 1/50

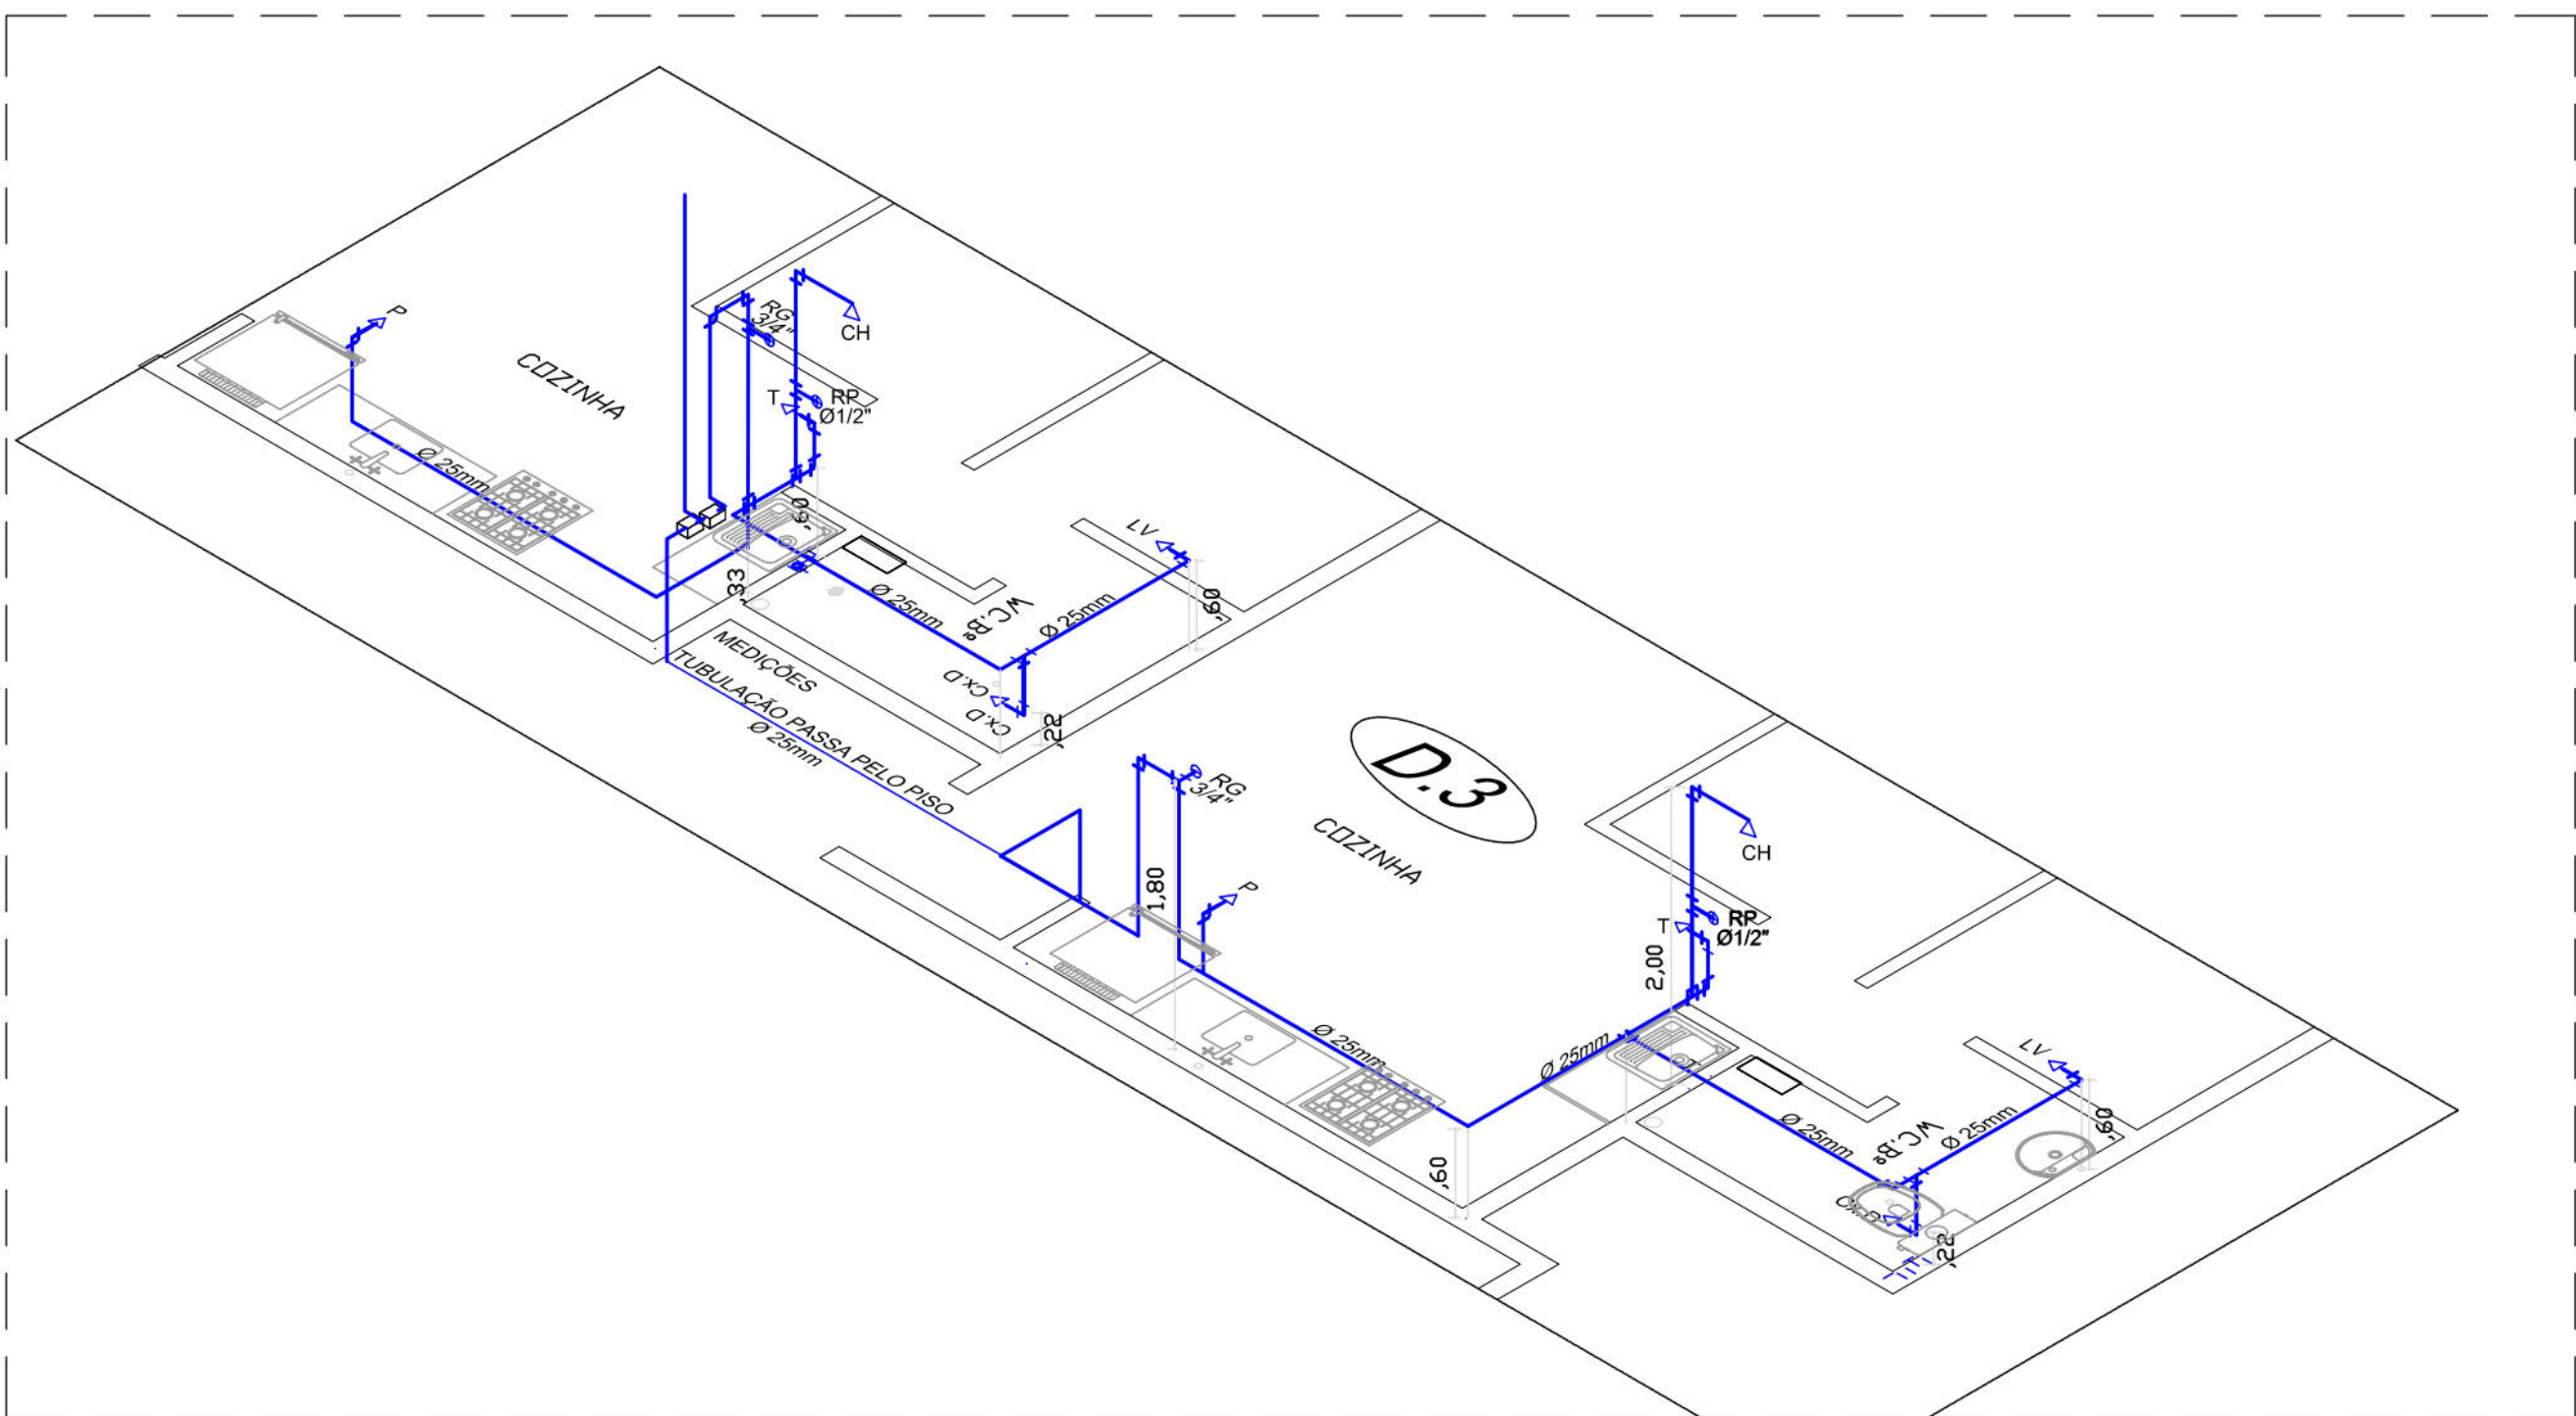


ISOMETRIA 3 (PLANTA BAIXA - TÉRREO)
ESCALA: 1/50

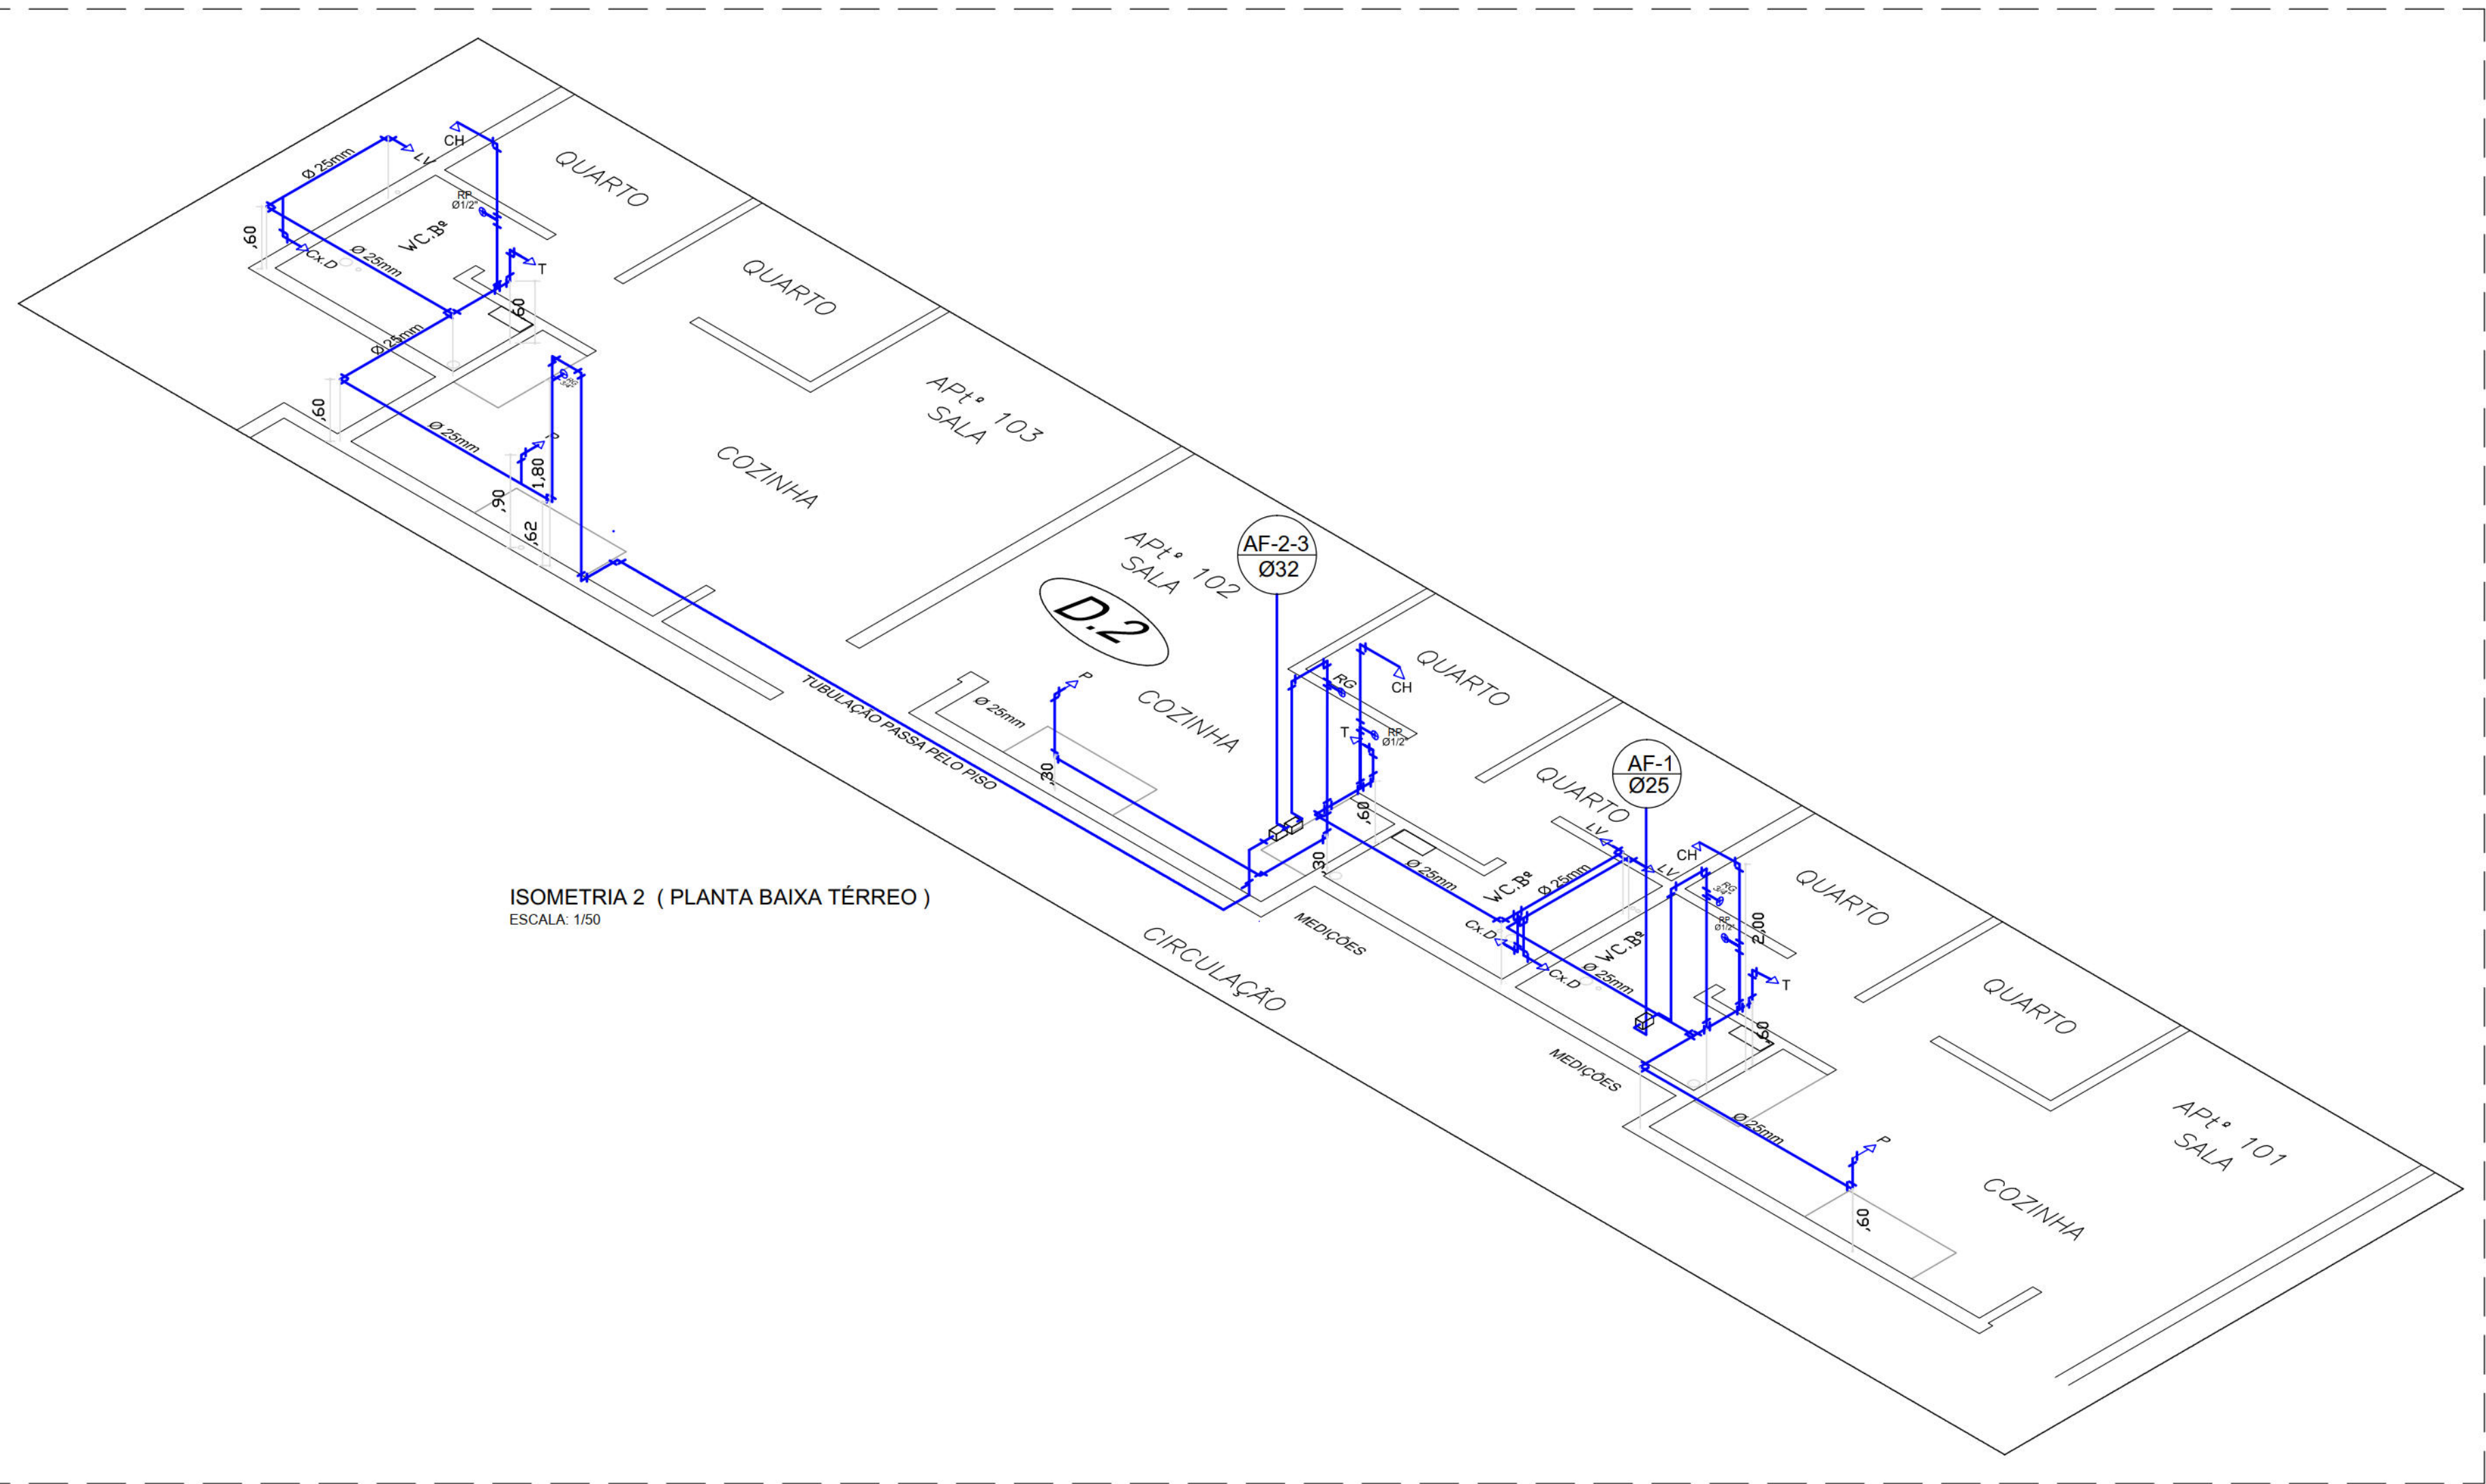

ISOMETRIA 2 (PLANTA BAIXA TÉRREO)
ESCALA: 1/50

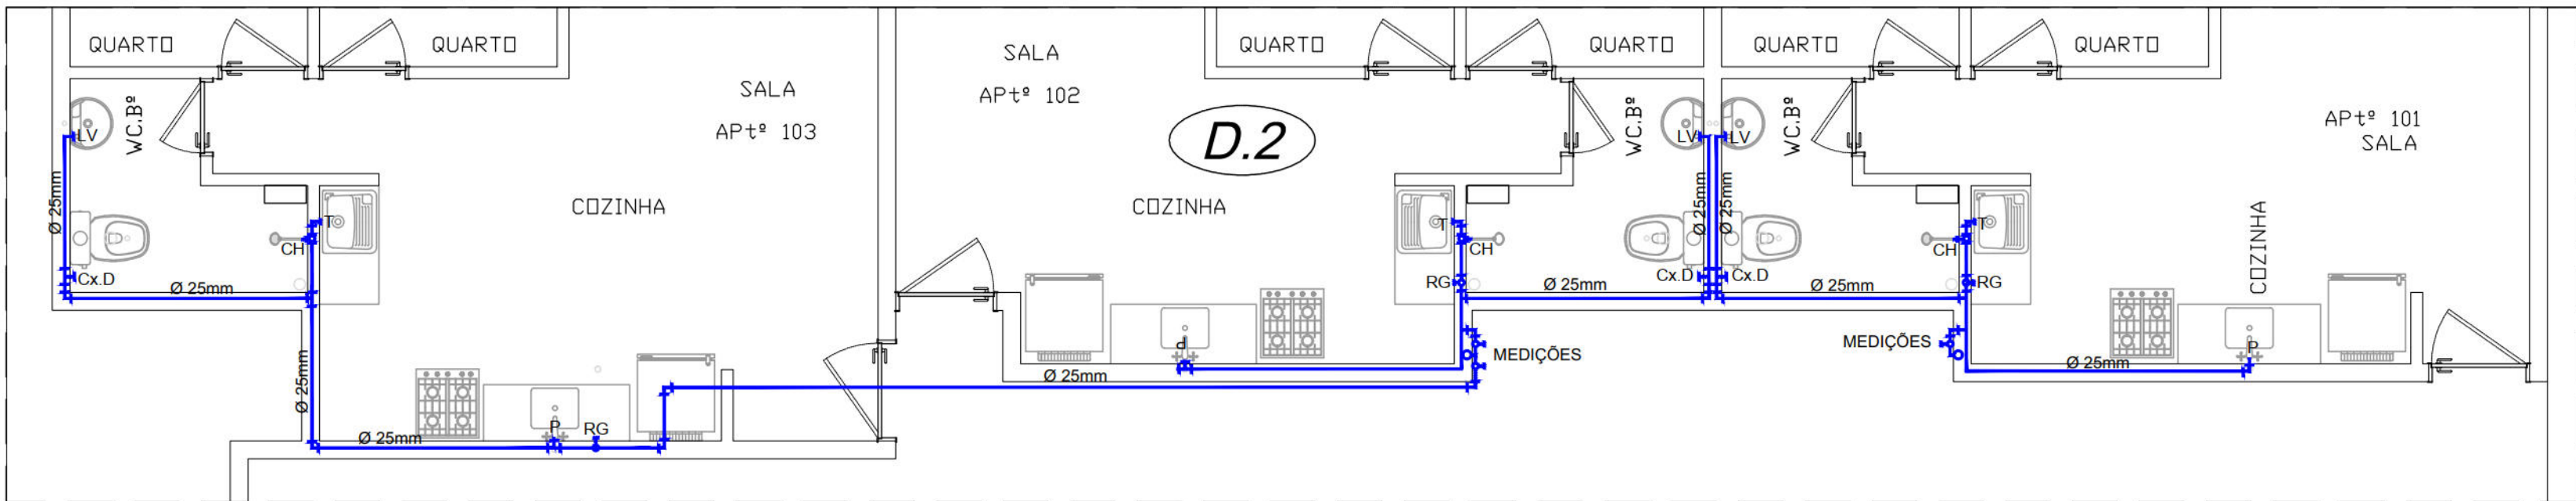

DETALHE 2 (PLANTA BAIXA - TÉRREO)
ESCALA: 1/50

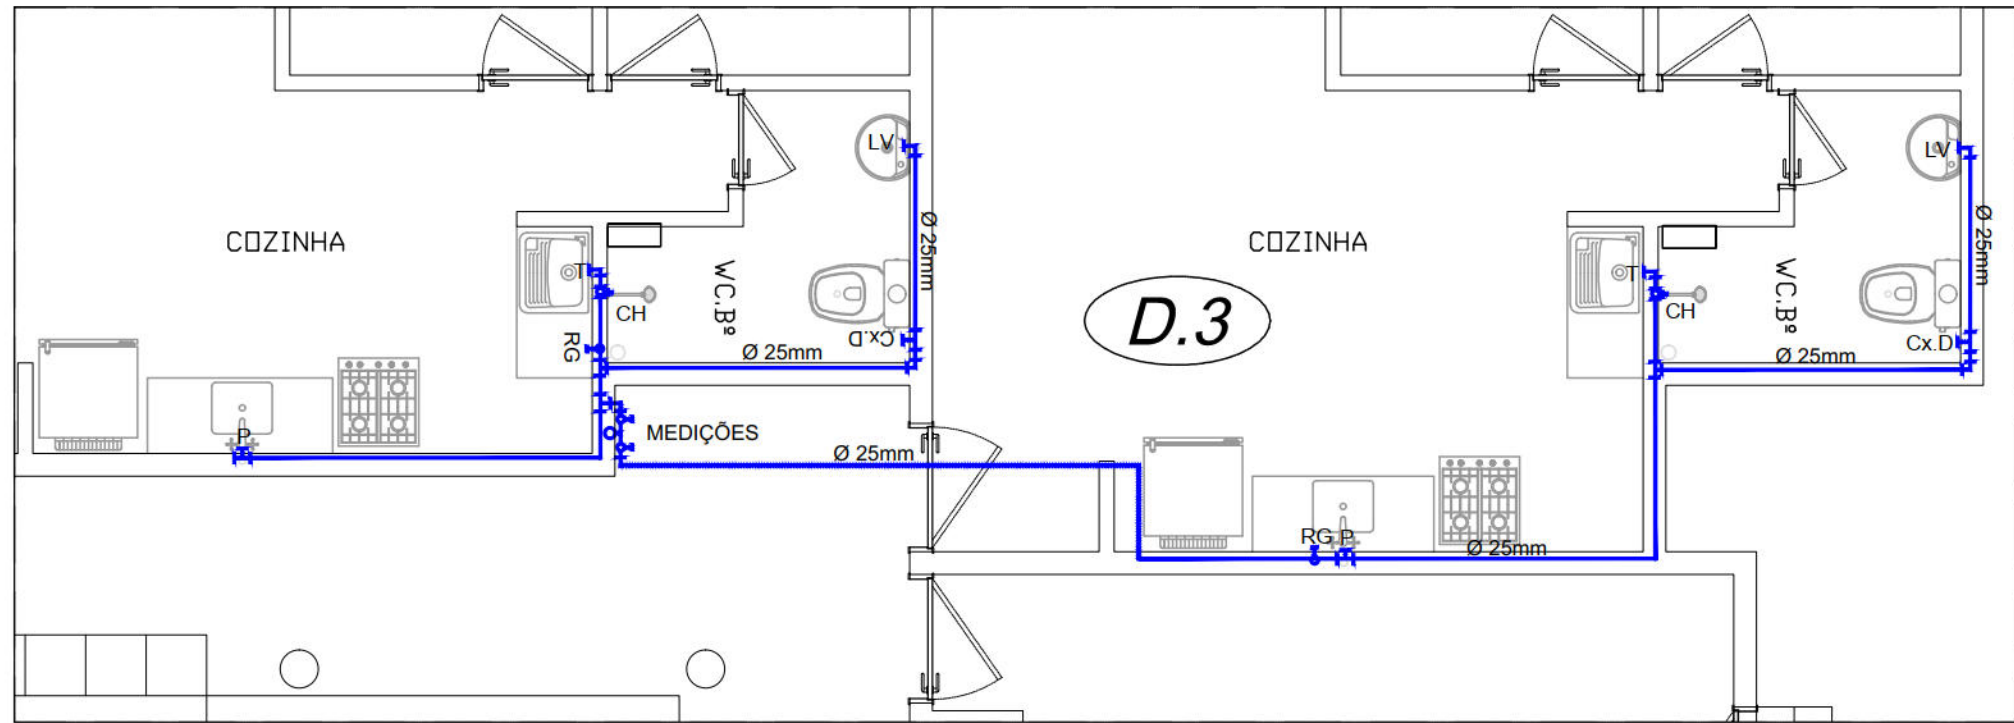

DETALHE 3 (PLANTA BAIXA - TÉRREO)
ESCALA: 1/50

SIMBOLOGIA :

- CH CHUVEIRO
- LV LAVATÓRIO
- RG REGISTRO GERAL
- RP REGISTRO DE PASSAGEM
- T TANQUE
- PI PIA
- Cx. D CAIXA DE DESCARGA ACOPLADA
- TUBULAÇÃO DE ÁGUA FRIA NA PAREDE
- - - TUBULAÇÃO DE ÁGUA FRIA NO PISO

PROPRIETÁRIO: EMPRESA DE URBANIZAÇÃO DO RECIFE – URB

PROJETO:

CONSTRUÇÃO:

PREFEITURA DA CIDADE DO RECIFE
SECRETARIA DE PLANEJAMENTO, URBANISMO E MEIO AMBIENTE
EMPRESA DE URBANIZAÇÃO DO RECIFE - URB

DIRETORIA DE PROJETOS URBANOS

ISAC AZOUBEL

DEPARTAMENTO

FLAVIANA GOMES

PROJETO

PROJETO HIDROSSANITÁRIO

SITUAÇÃO

QUADRA 55 DO CONJUNTO HABITACIONAL DO PILAR – BLOCOS A, B, C & D

PRANCHA

04/05

CONTEÚDO

PB. ÁGUA FRIA E DET. ISOMÉTRICOS

RESPONSÁVEL TÉCNICO

ROBERTO LEMOS MUNIZ – ENG. CIVIL –

VELOX

Construções e Incorporações Ltda.

ETAPA

PROJETO EXECUTIVO


ESCALA

1/50


REFERÊNCIA

DIGITALIZAÇÃO


NOVEMBRO/2008

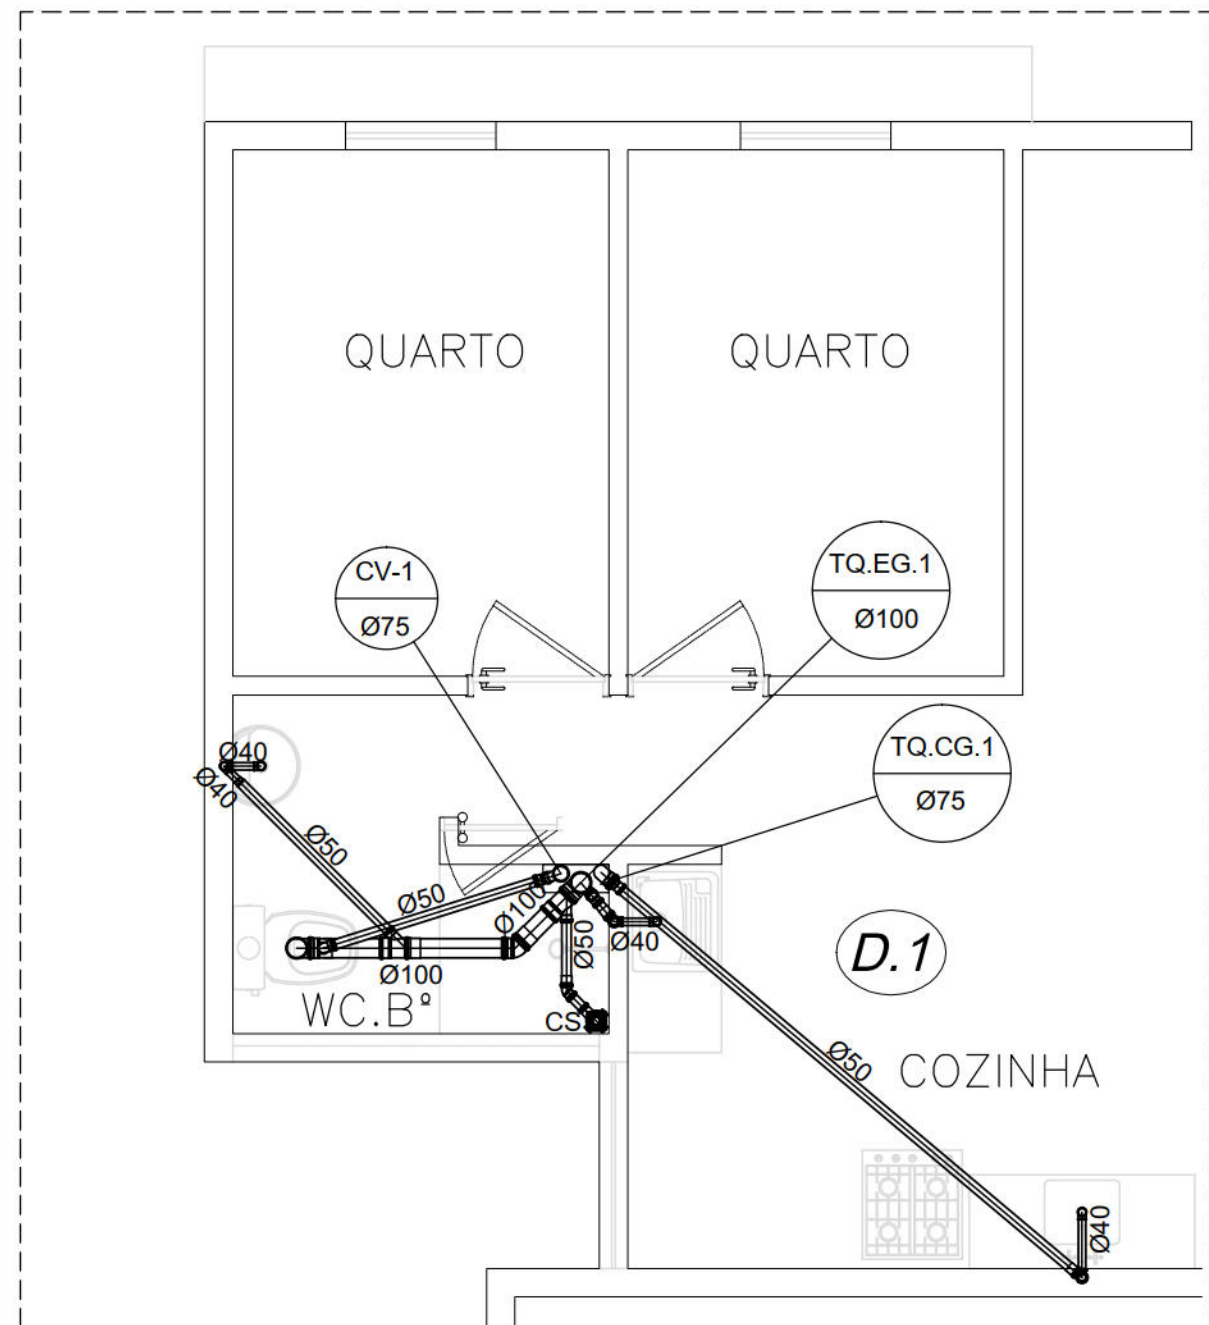


PLANTA BAIXA ESGOTO - 3º PAVIMENTO
ESCALA: 1/25

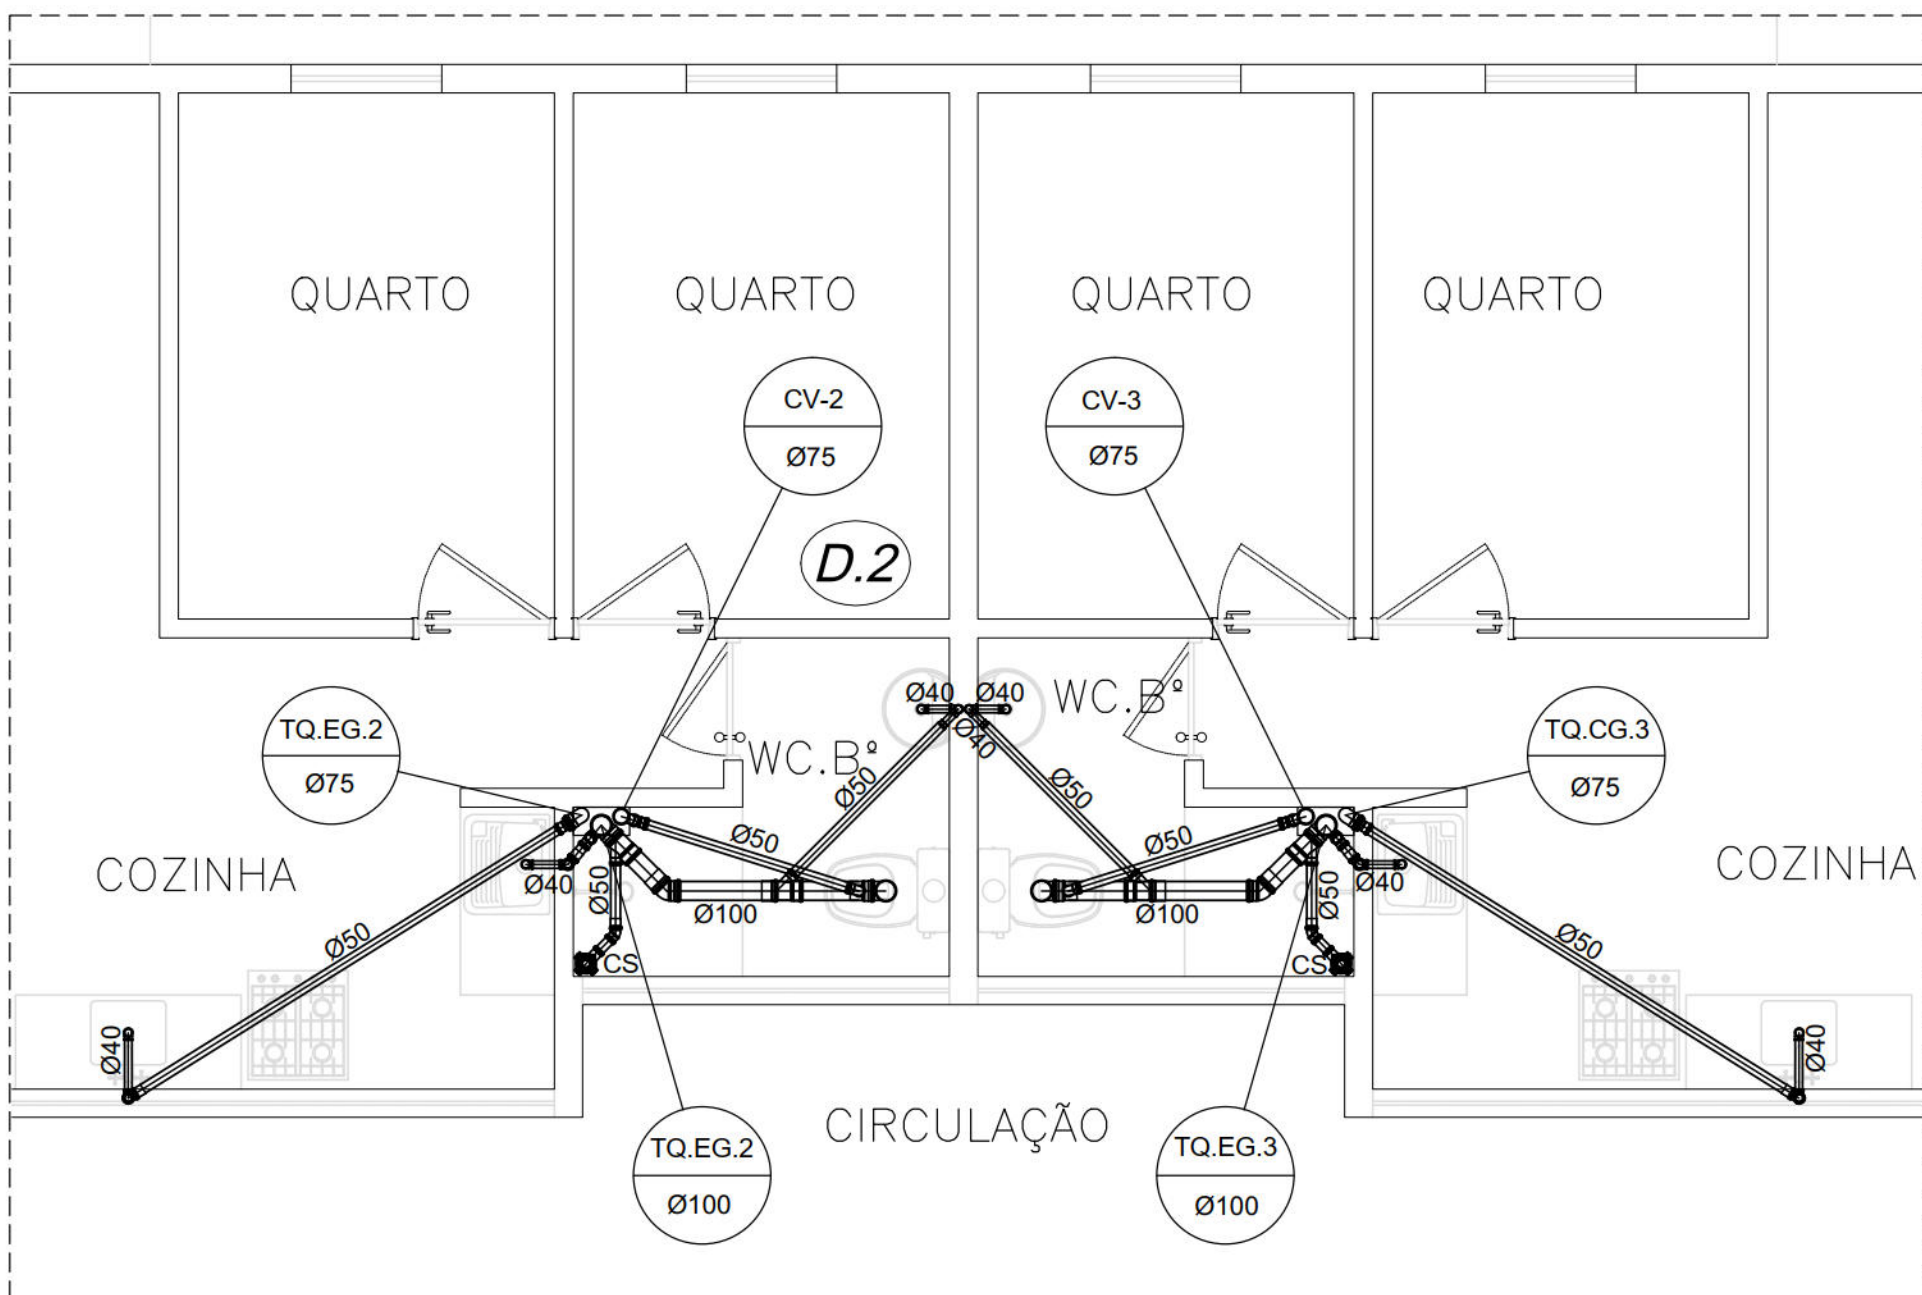


PLANTA BAIXA ESGOTO - 3º PAVIMENTO
ESCALA: 1/25

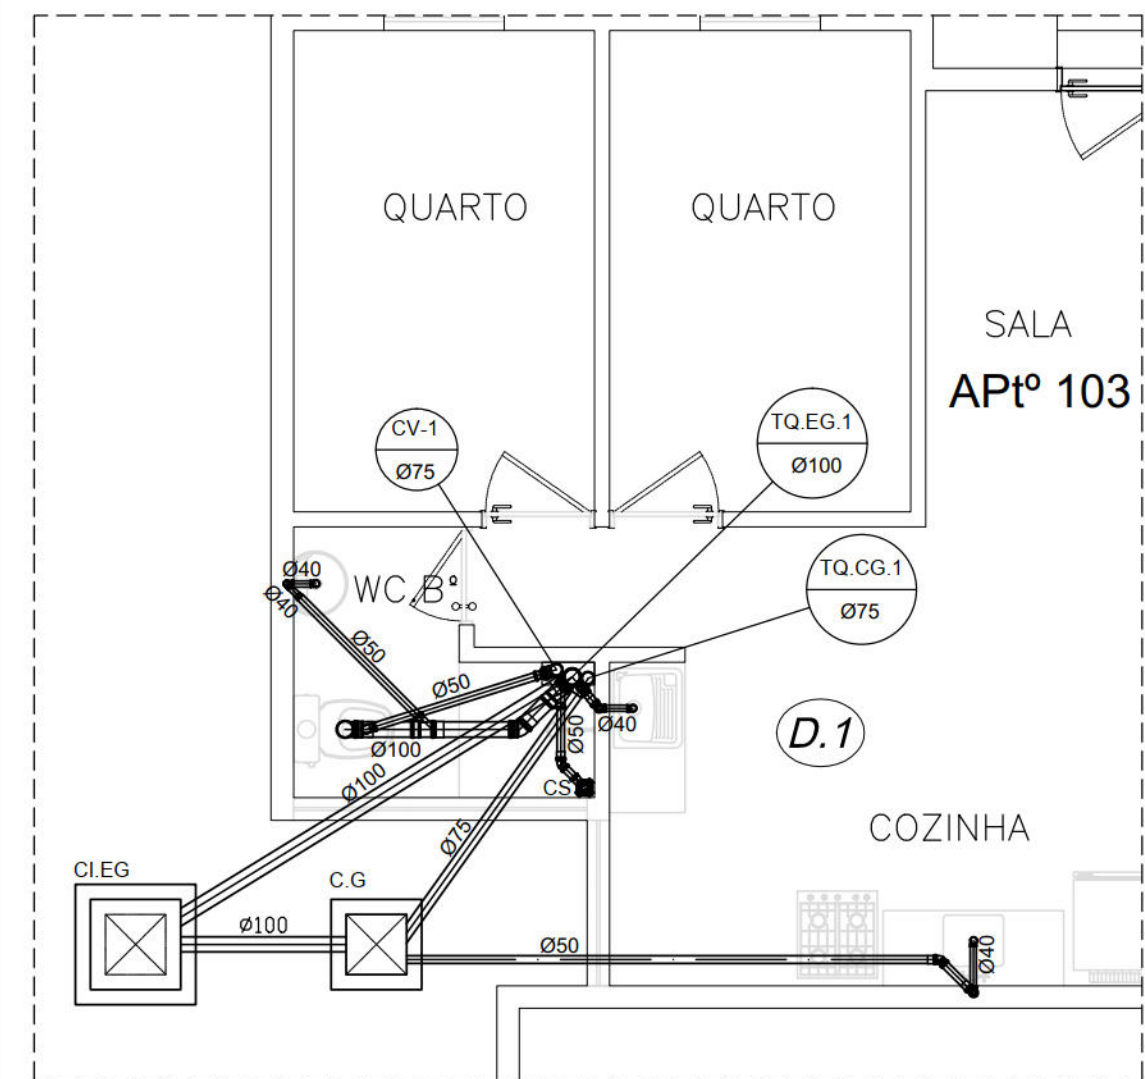

PLANTA BAIXA ESGOTO - TÉRREO
ESCALA: 1/25

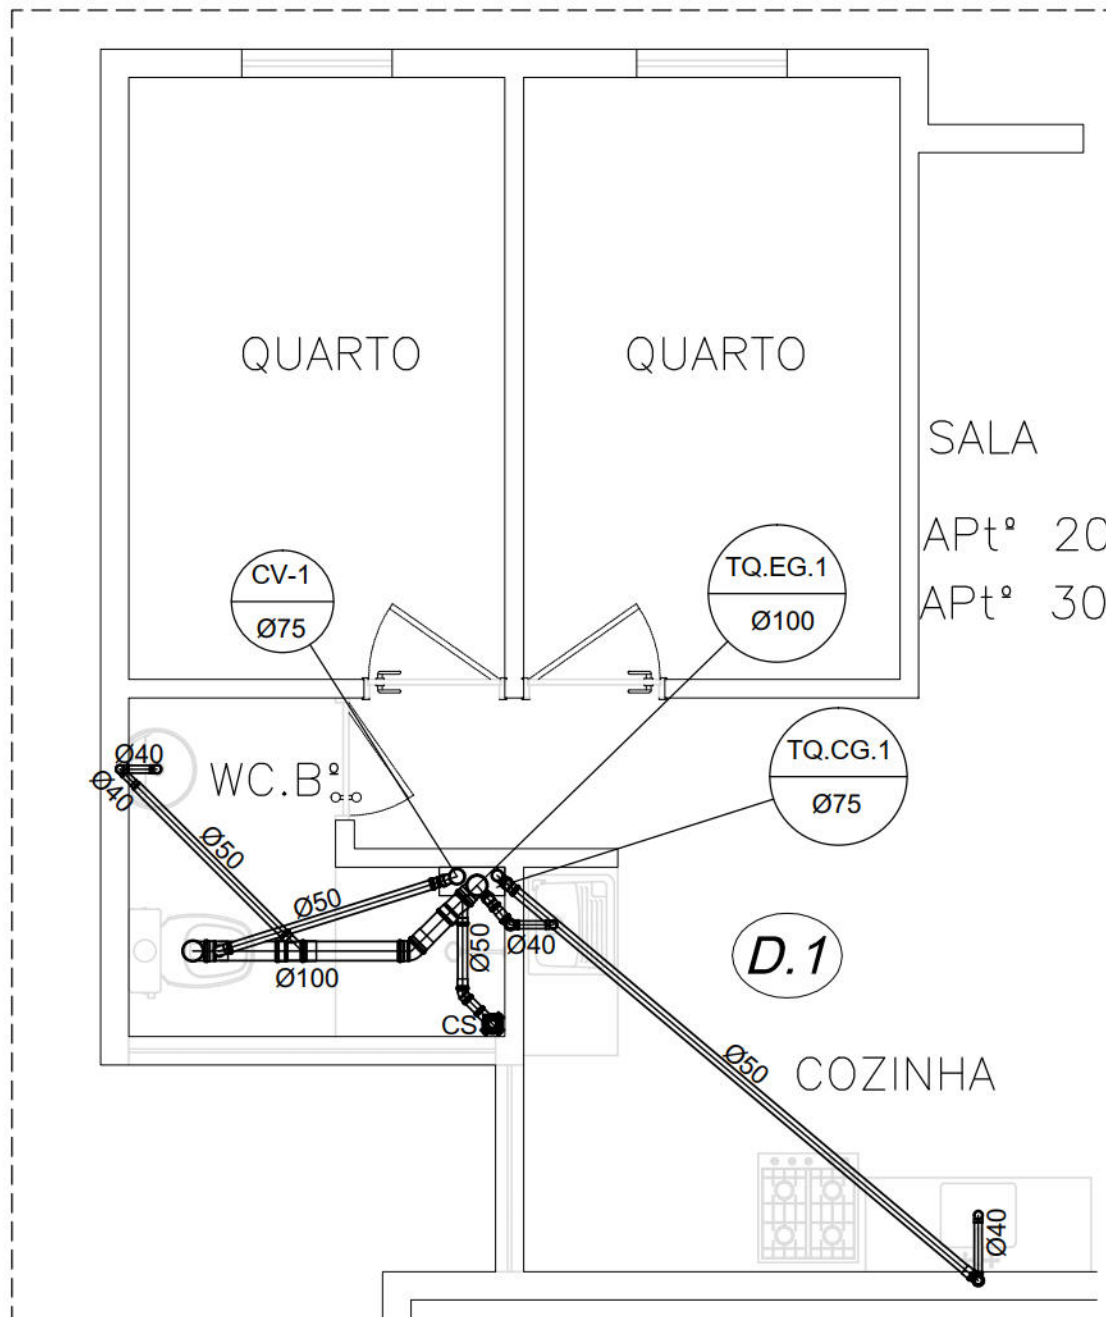


PLANTA BAIXA ESGOTO - 1º E 2º PAVIMENTO
ESCALA: 1/25

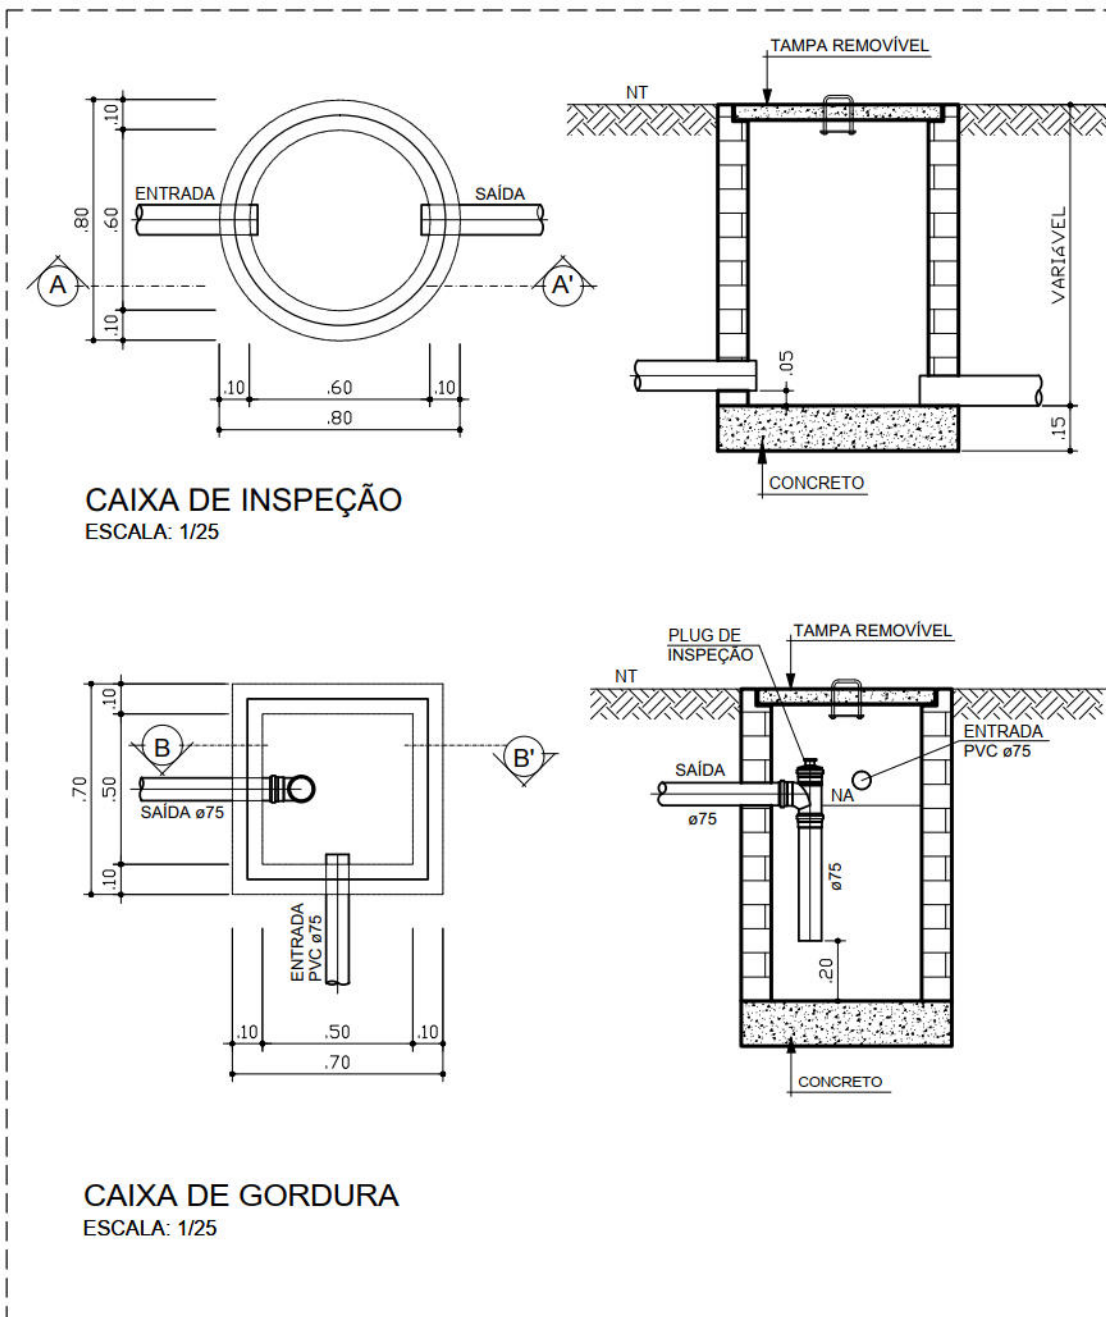


CAIXA DE INSPEÇÃO
ESCALA: 1/25

CAIXA DE GORDURA
ESCALA: 1/25

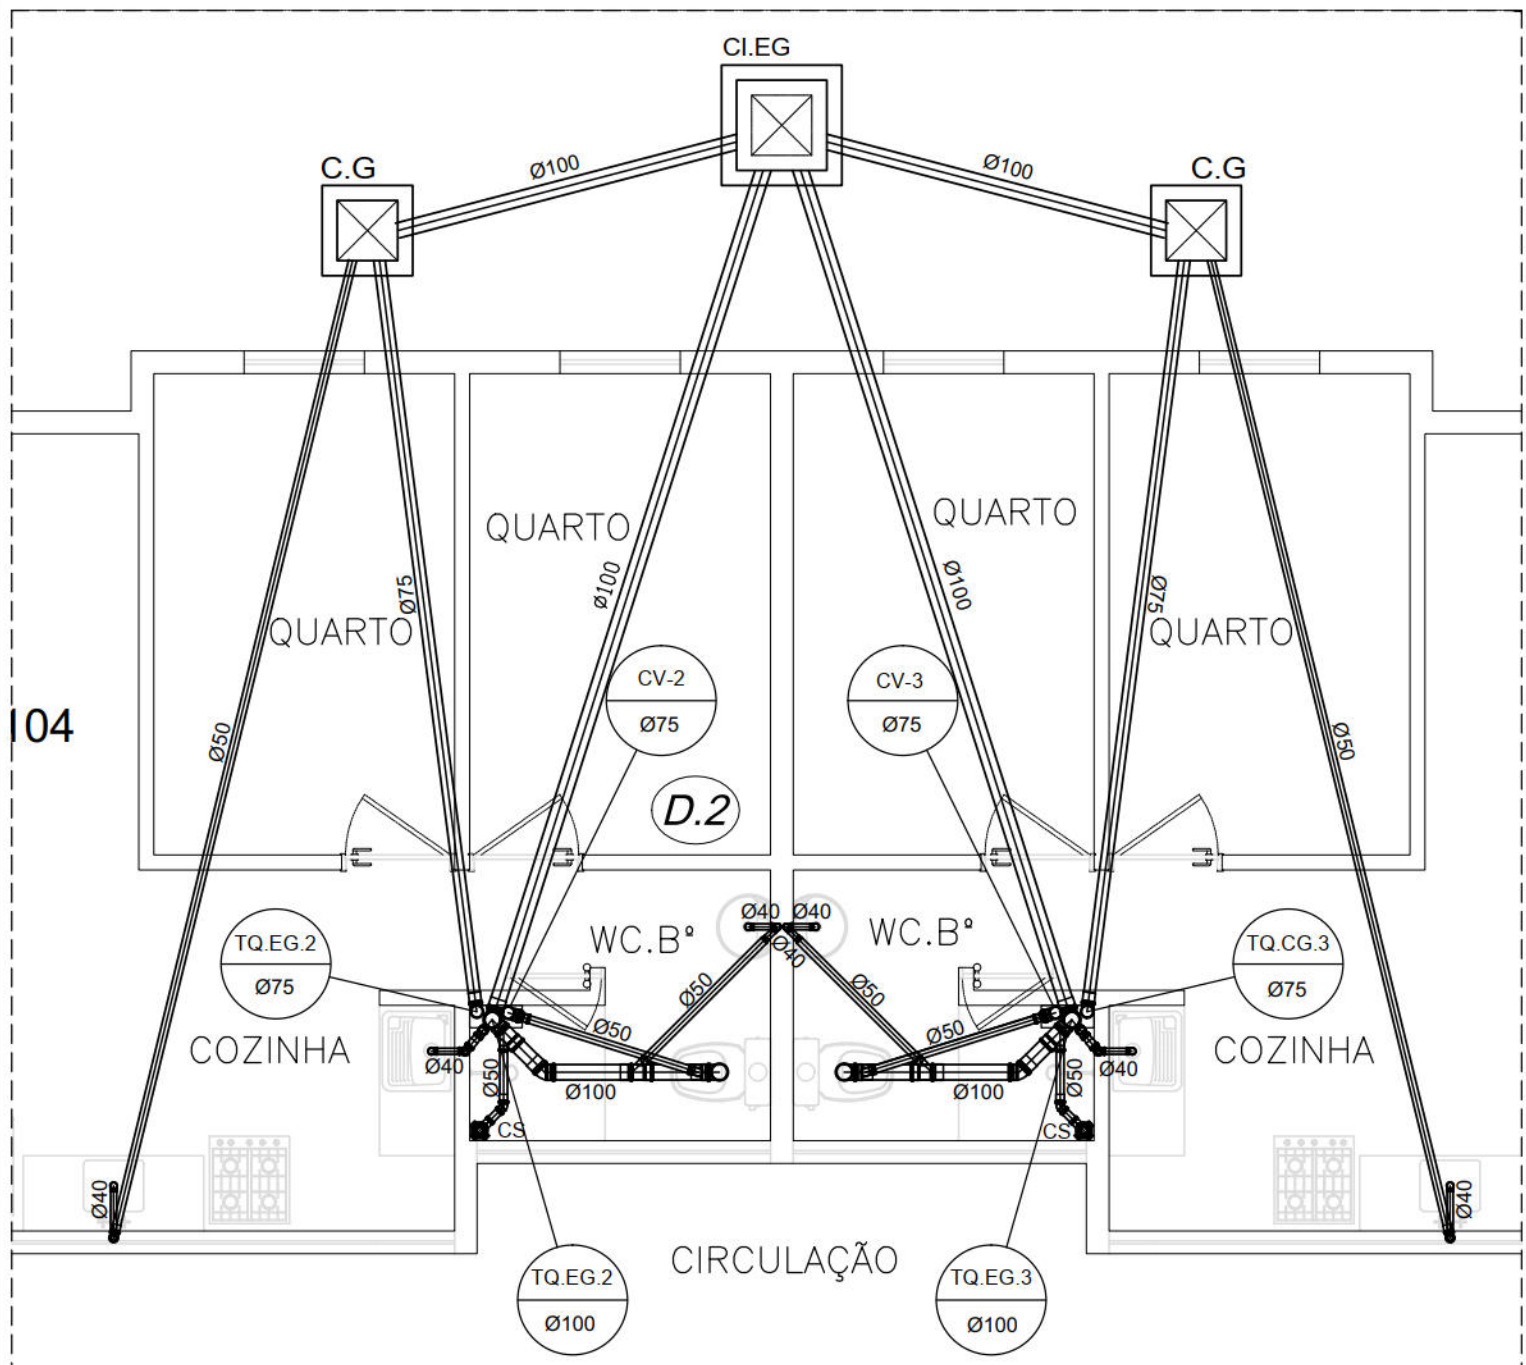


PLANTA BAIXA ESGOTO - TÉRREO
ESCALA: 1/25

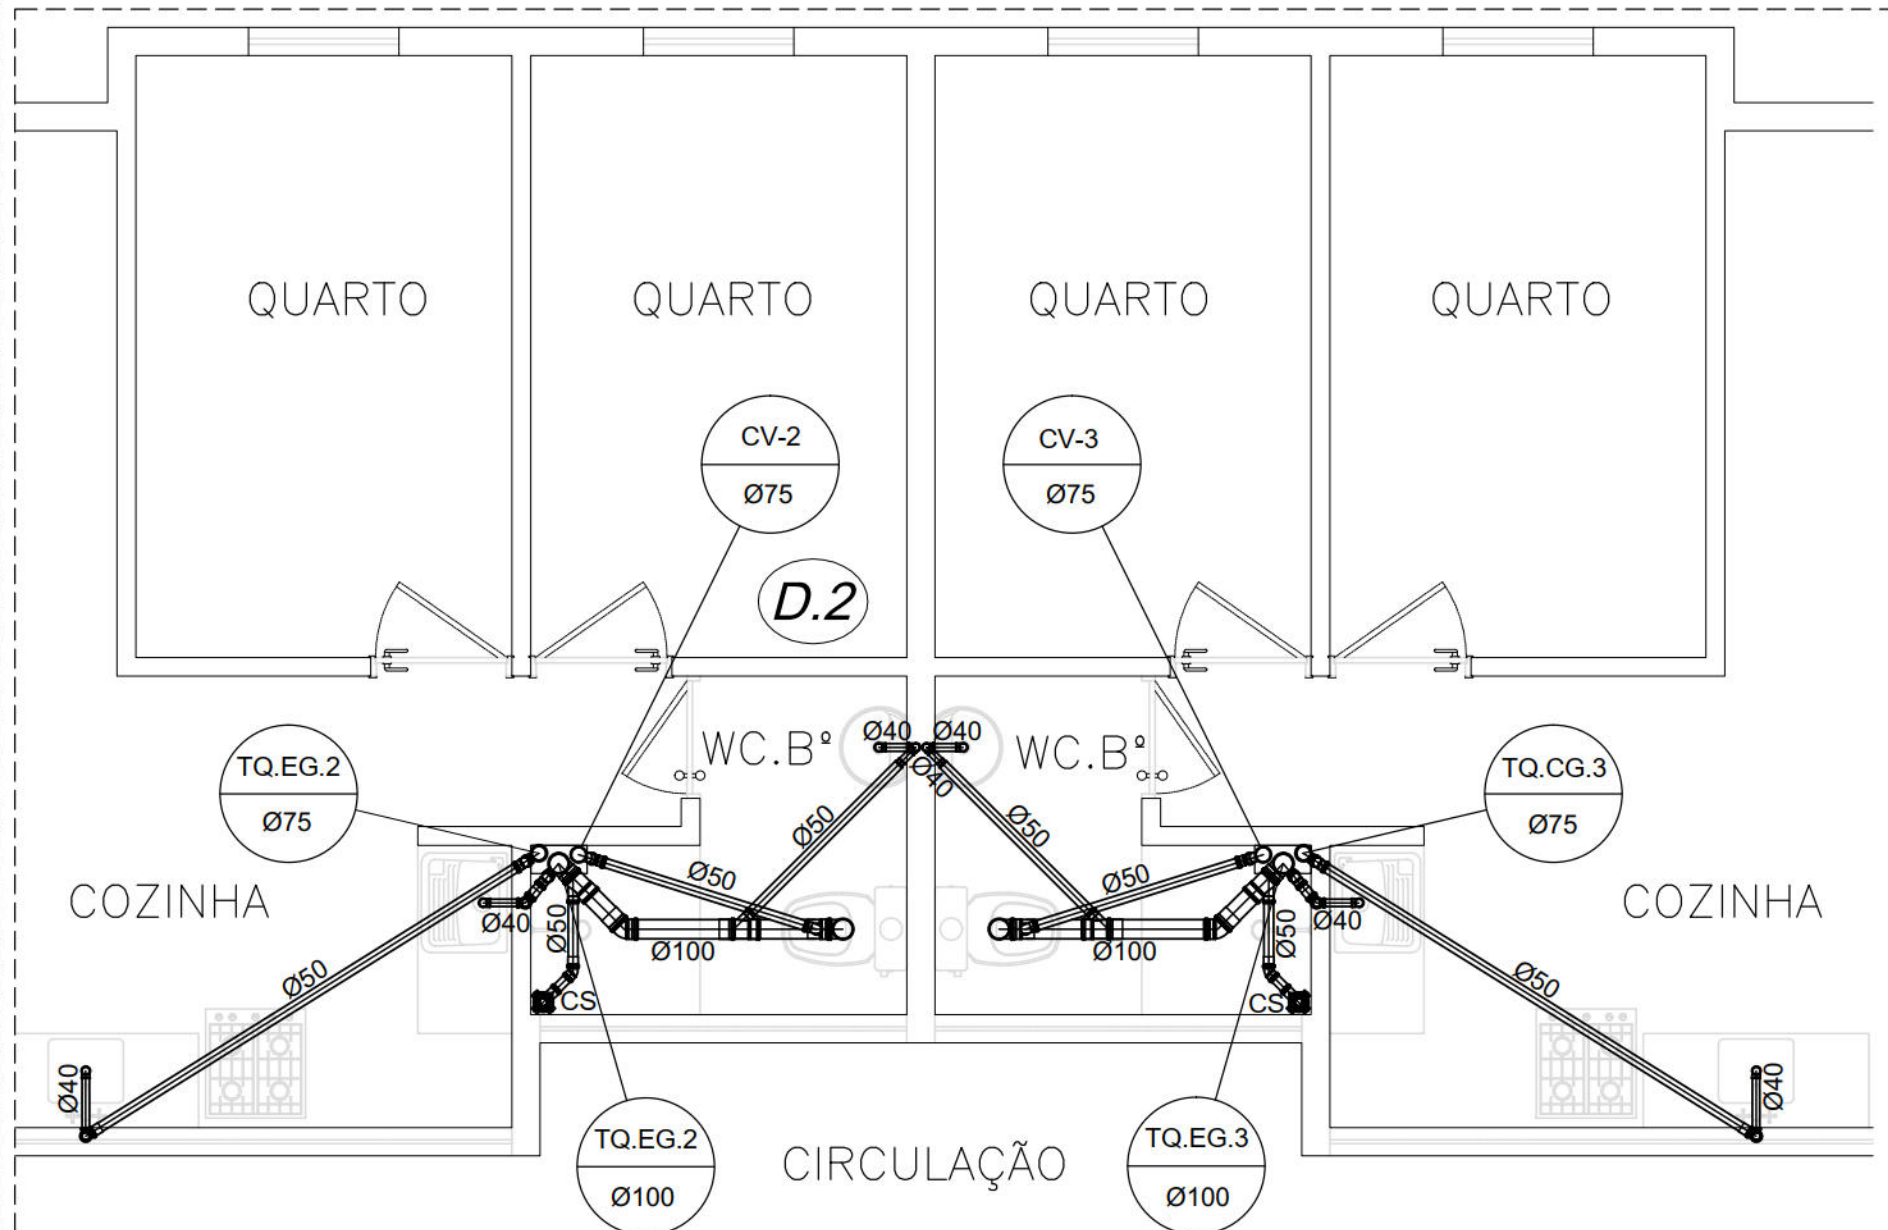

PLANTA BAIXA ESGOTO - 1º E 2º PAVIMENTO
ESCALA: 1/25

DETALHE SHAFT

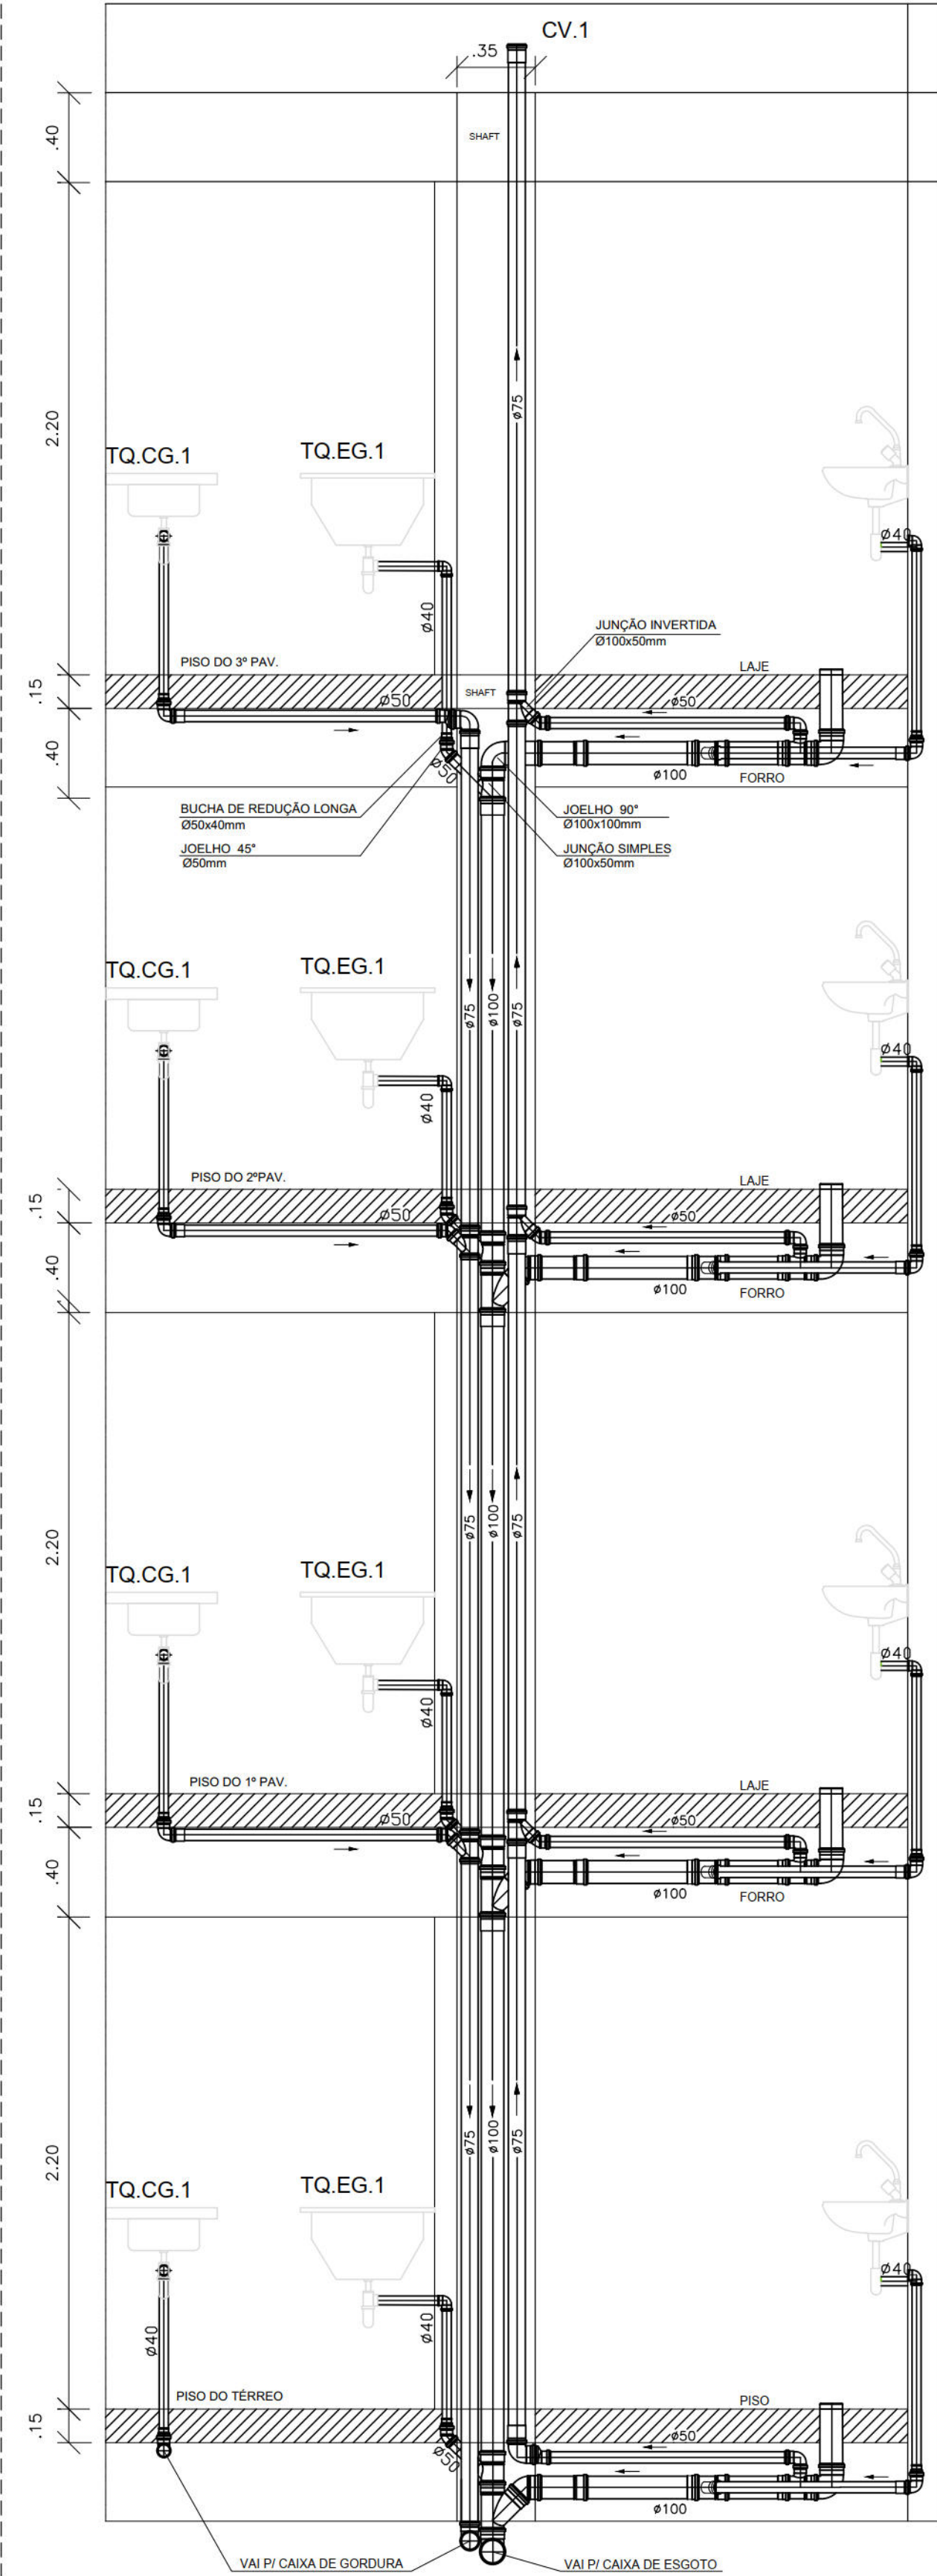

VISTA LATERAL
SEM ESCALA

SIMBOLOGIA

- CAIXA RETENTORA GORDURA 60x60x60cm
- CAIXA DE INSPEÇÃO 60x60x60cm
- CAIXA DE INSPEÇÃO 60x60x60cm (AREIA)
- SENTIDO ESCOAMENTO
- TUBULAÇÃO ESGOTO, BITOLA INDICADA EM PLANTA
- COLUNA DE VENTILAÇÃO
- COLUNA DE AGUA PLUVIAIS
- COLUNA DE ESGOTO
- COLUNA DE GORDURA

PROPRIETÁRIO: EMPRESA DE URBANIZAÇÃO DO RECIFE - URB

PROJETO:

CONSTRUÇÃO:

PREFEITURA DA CIDADE DO RECIFE
SECRETARIA DE PLANEJAMENTO, URBANISMO E MEIO AMBIENTE
EMPRESA DE URBANIZAÇÃO DO RECIFE - URB

DIRETORIA DE PROJETOS URBANOS
ISAAC AZOUBEL
DEPARTAMENTO
FLAVIANA GOMES
PROJETO

PROJETO HIDROSSANITÁRIO

SITUAÇÃO
QUADRA 55 DO CONJUNTO HABITACIONAL DO PILAR - BLOCOS A, B, C & D
PRANCHA
05/05
ETAPA
PROJETO EXECUTIVO
DATA
NOVEMBRO/2008
CONTEÚDO
PLANTA BAIXA E DETALHES - ESGOTO
ESCALA
1/25
REFERÊNCIA
RESPONSÁVEL TÉCNICO
ROBERTO LEMOS MUNIZ - ENGº CIVIL -
DIGITALIZAÇÃO

VELOX
Construções e Incorporações Ltda.