


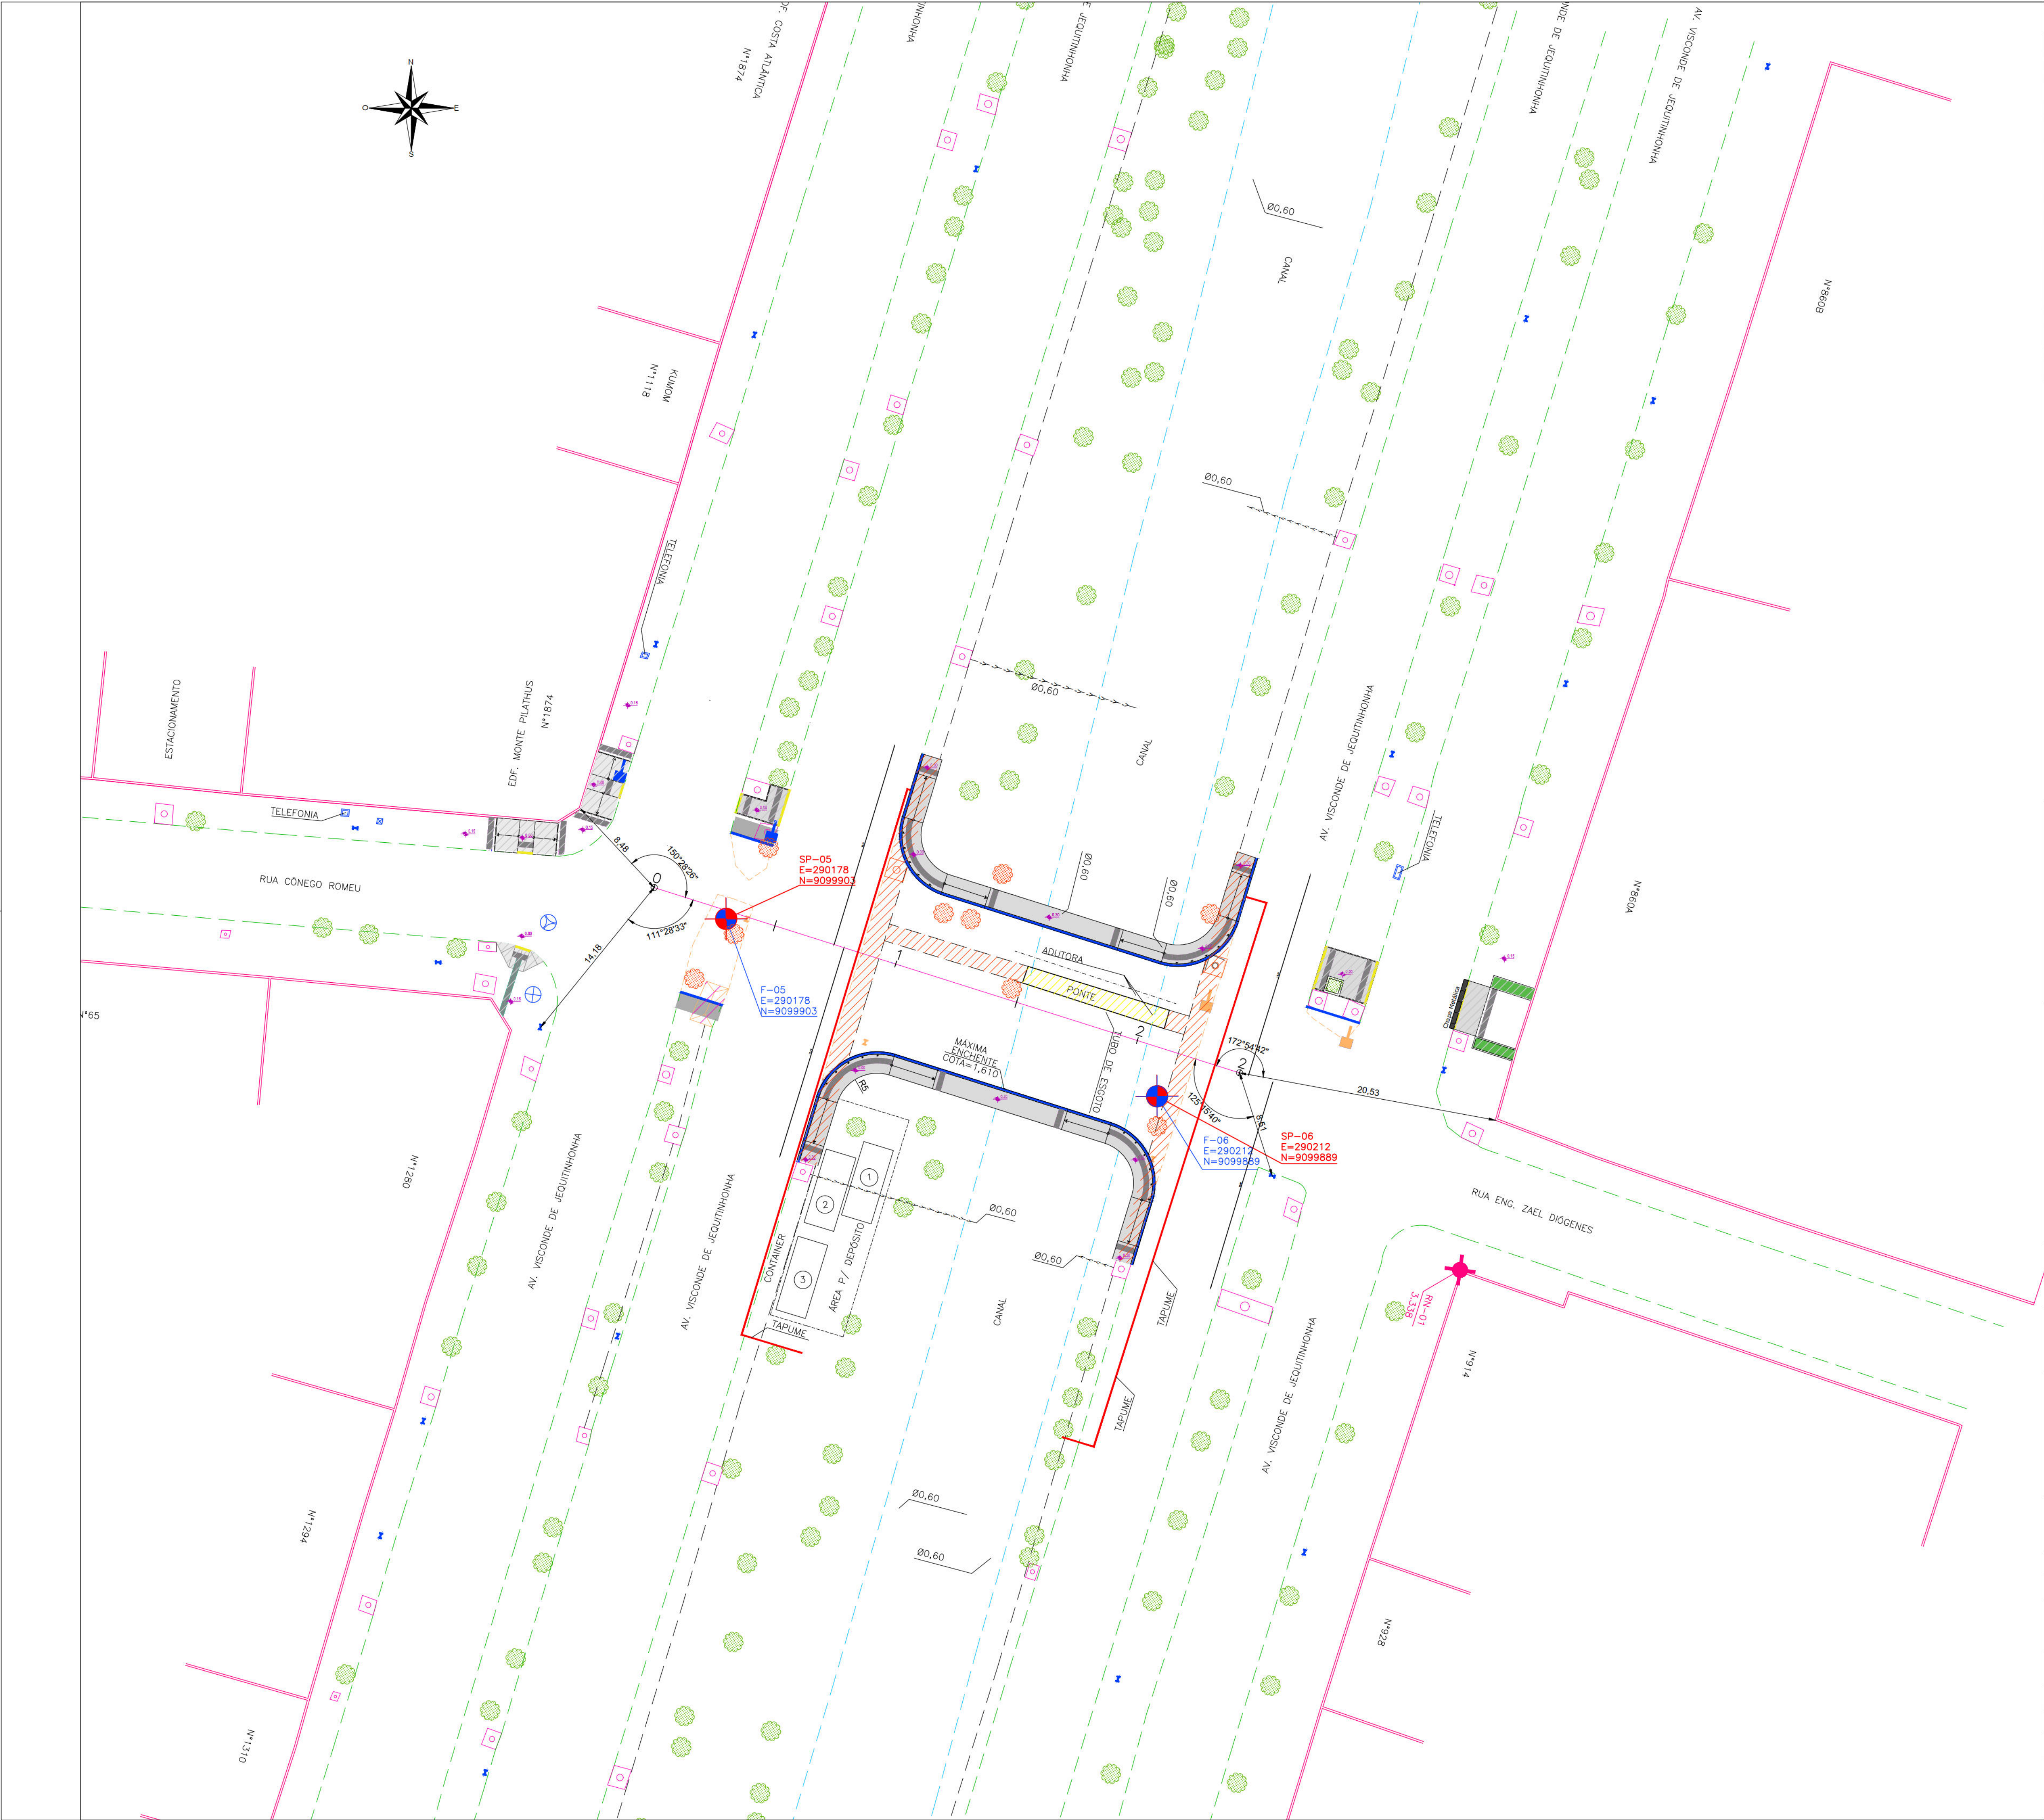

PRANCHA TAMANHO – A1
841x594mm

MAPA ESQUEMÁTICO

CONVENÇÕES

EDIFICAÇÃO	CAIXA DE PASSAGEM DE ESGOTO CONDOMINIAL EXISTENTE
MURO	POÇO DE VISITA DE ESGOTO EXISTENTE
MEIO-FIO EXISTENTE/ BORDO DA ESTRADA	RN
CALÇADA	LUMINÁRIA
POSTE DE BAIXA TENSÃO (BT)	LUMINÁRIA A SER REMANEJADA
POSTE DE BAIXA TENSÃO A SER REMANEJADO	PLACA DE SINALIZAÇÃO
ÁRVORE	EIXO DE PROJETO
ÁRVORE A SER REMANEJADA	GALERIA EXISTENTE
CALÇADAS PROJETADAS	SENTIDO DO ESCOAMENTO
CALÇADAS EXISTENTES	RAMPA ACESSÍVEL PARA PEDESTRES - TIPO 1
MEIO-FIO PROJETADO	RAMPA ACESSÍVEL PARA PEDESTRES - TIPO 2
MEIO-FIO REBAIXADO	RAMPA ACESSÍVEL PARA PEDESTRES - TIPO 3
CANAL / CANALETA EXISTENTE	
PONTE / PONTILHÃO	
CAIXA COLETORA TIPO GRELHA EXISTENTE	
POÇO DE VISITA TIPO GAVETA EXISTENTE	
POÇO DE VISITA TIPO GAVETA EXISTENTE A SER SUBSTITUÍDOS	

QUADRO DE QUANTIDADES			
CONVENÇÕES	ITEM	DIMENSÃO	
		ESQUERDA	DIREITA
	MEIO-FIO A DEMOLIR EXISTENTE	51,34m	48,56m
	PASSEIO EM CONCRETO A DEMOLIR - ESPESSURA h= 6cm		112,59m²
	PONTE A DEMOLIR (PASSARELA DE PEDESTRE)		17,55m²
	PASSEIO A DEMOLIR PARA IMPLANTAÇÃO DE ACESSIBILIDADE h=6cm		119,60m²
	DEMOLIÇÃO EM CONCRETO		6,12m²
CONSTRUÇÃO			
	CALÇADAS PROJETADAS - ESPESSURA DE 6cm	119,91m²	36,31m²
	MEIO-FIO PROJETADO - TRECHO RETO	38,48m	33,20m
	MEIO-FIO PROJETADO - TRECHO CURVO	13,07m	14,08m

NOTAS

PASSEIO PROJETADO EXCLUINDO O PASSEIO EM TRECHO RETO DA ESTRUTURA DO PONTILHÃO.

PROPRIETÁRIO: EMPRESA DE URBANIZAÇÃO DO RECIFE – URB

PROJETO:

CONSTRUÇÃO:

AUTARQUIA DE URBANIZAÇÃO DO RECIFE
DIRETORIA DE PLANEJAMENTO E PROJETOS

DIRETORA DE PLANEJAMENTO E PROJETOS
LUANA GENTIL
GERENTE GERAL DE PROJETOS
DÂMARIS TAVARES

PROJETO

PROJETO DE DEMOLIÇÃO

SITUAÇÃO
PONTILHÃO 03: CONEXÃO ENTRE A RUA CÔNEGO ROMEU E A RUA ENG. ZUEL DIÓGENES SOBRE O CANAL DE SETÚBAL – BOA VIAGEM/PE.

PRANCHA 01/01	ETAPA EXECUTIVO	DATA 21/06/2023
CONTEÚDO PLANTA BAIXA	ESCALA 1/250	ARQ. DIGITAL DE-P03-01-01-108-D.dwg
RESPONSÁVEL TÉCNICO ROBERTO LEMOS MUNIZ – ENGº CIVIL –	DIGITALIZAÇÃO ARMANDO NEGROMONTE	

Engenharia & Planejamento