




IDENTIFICAÇÃO DOS DISTOSITIVOS - PROJETO DE DRENAGEM							Coordenadas	
Identificação Projeto	Identificação ESIG	Localização	Dispositivo	Intervenção	Cota de Topo	Cota de Fundo	E	N
PVT-01	4195	Av. Mal. Juarez Távora	Poço de Visita com Tampão	Substituição	3,456	1,775	289061.215	9099665.141
PVG-01	-	Av. Mal. Juarez Távora	Poço de Visita com Gaveta	Projetado	3,425	2,425	289158.774	9099534.344
PVT-02	4194	Rua Luiz Pimentel	Poço de Visita com Tampão	Substituição	3,955	1,675	289049.521	9099654.243
PVG-02	-	Rua Luiz Pimentel	Poço de Visita com Gaveta	Projetado	3,935	1,635	289031.033	9099747.344
PVT-03	4193	Av. Mal. Juarez Távora	Poço de Visita com Tampão	Substituição	3,884	1,575	289253.628	9099768.561
PVG-03	-	Av. Mal. Juarez Távora	Poço de Visita com Gaveta	Projetado	3,929	1,475	289031.626	9099702.992

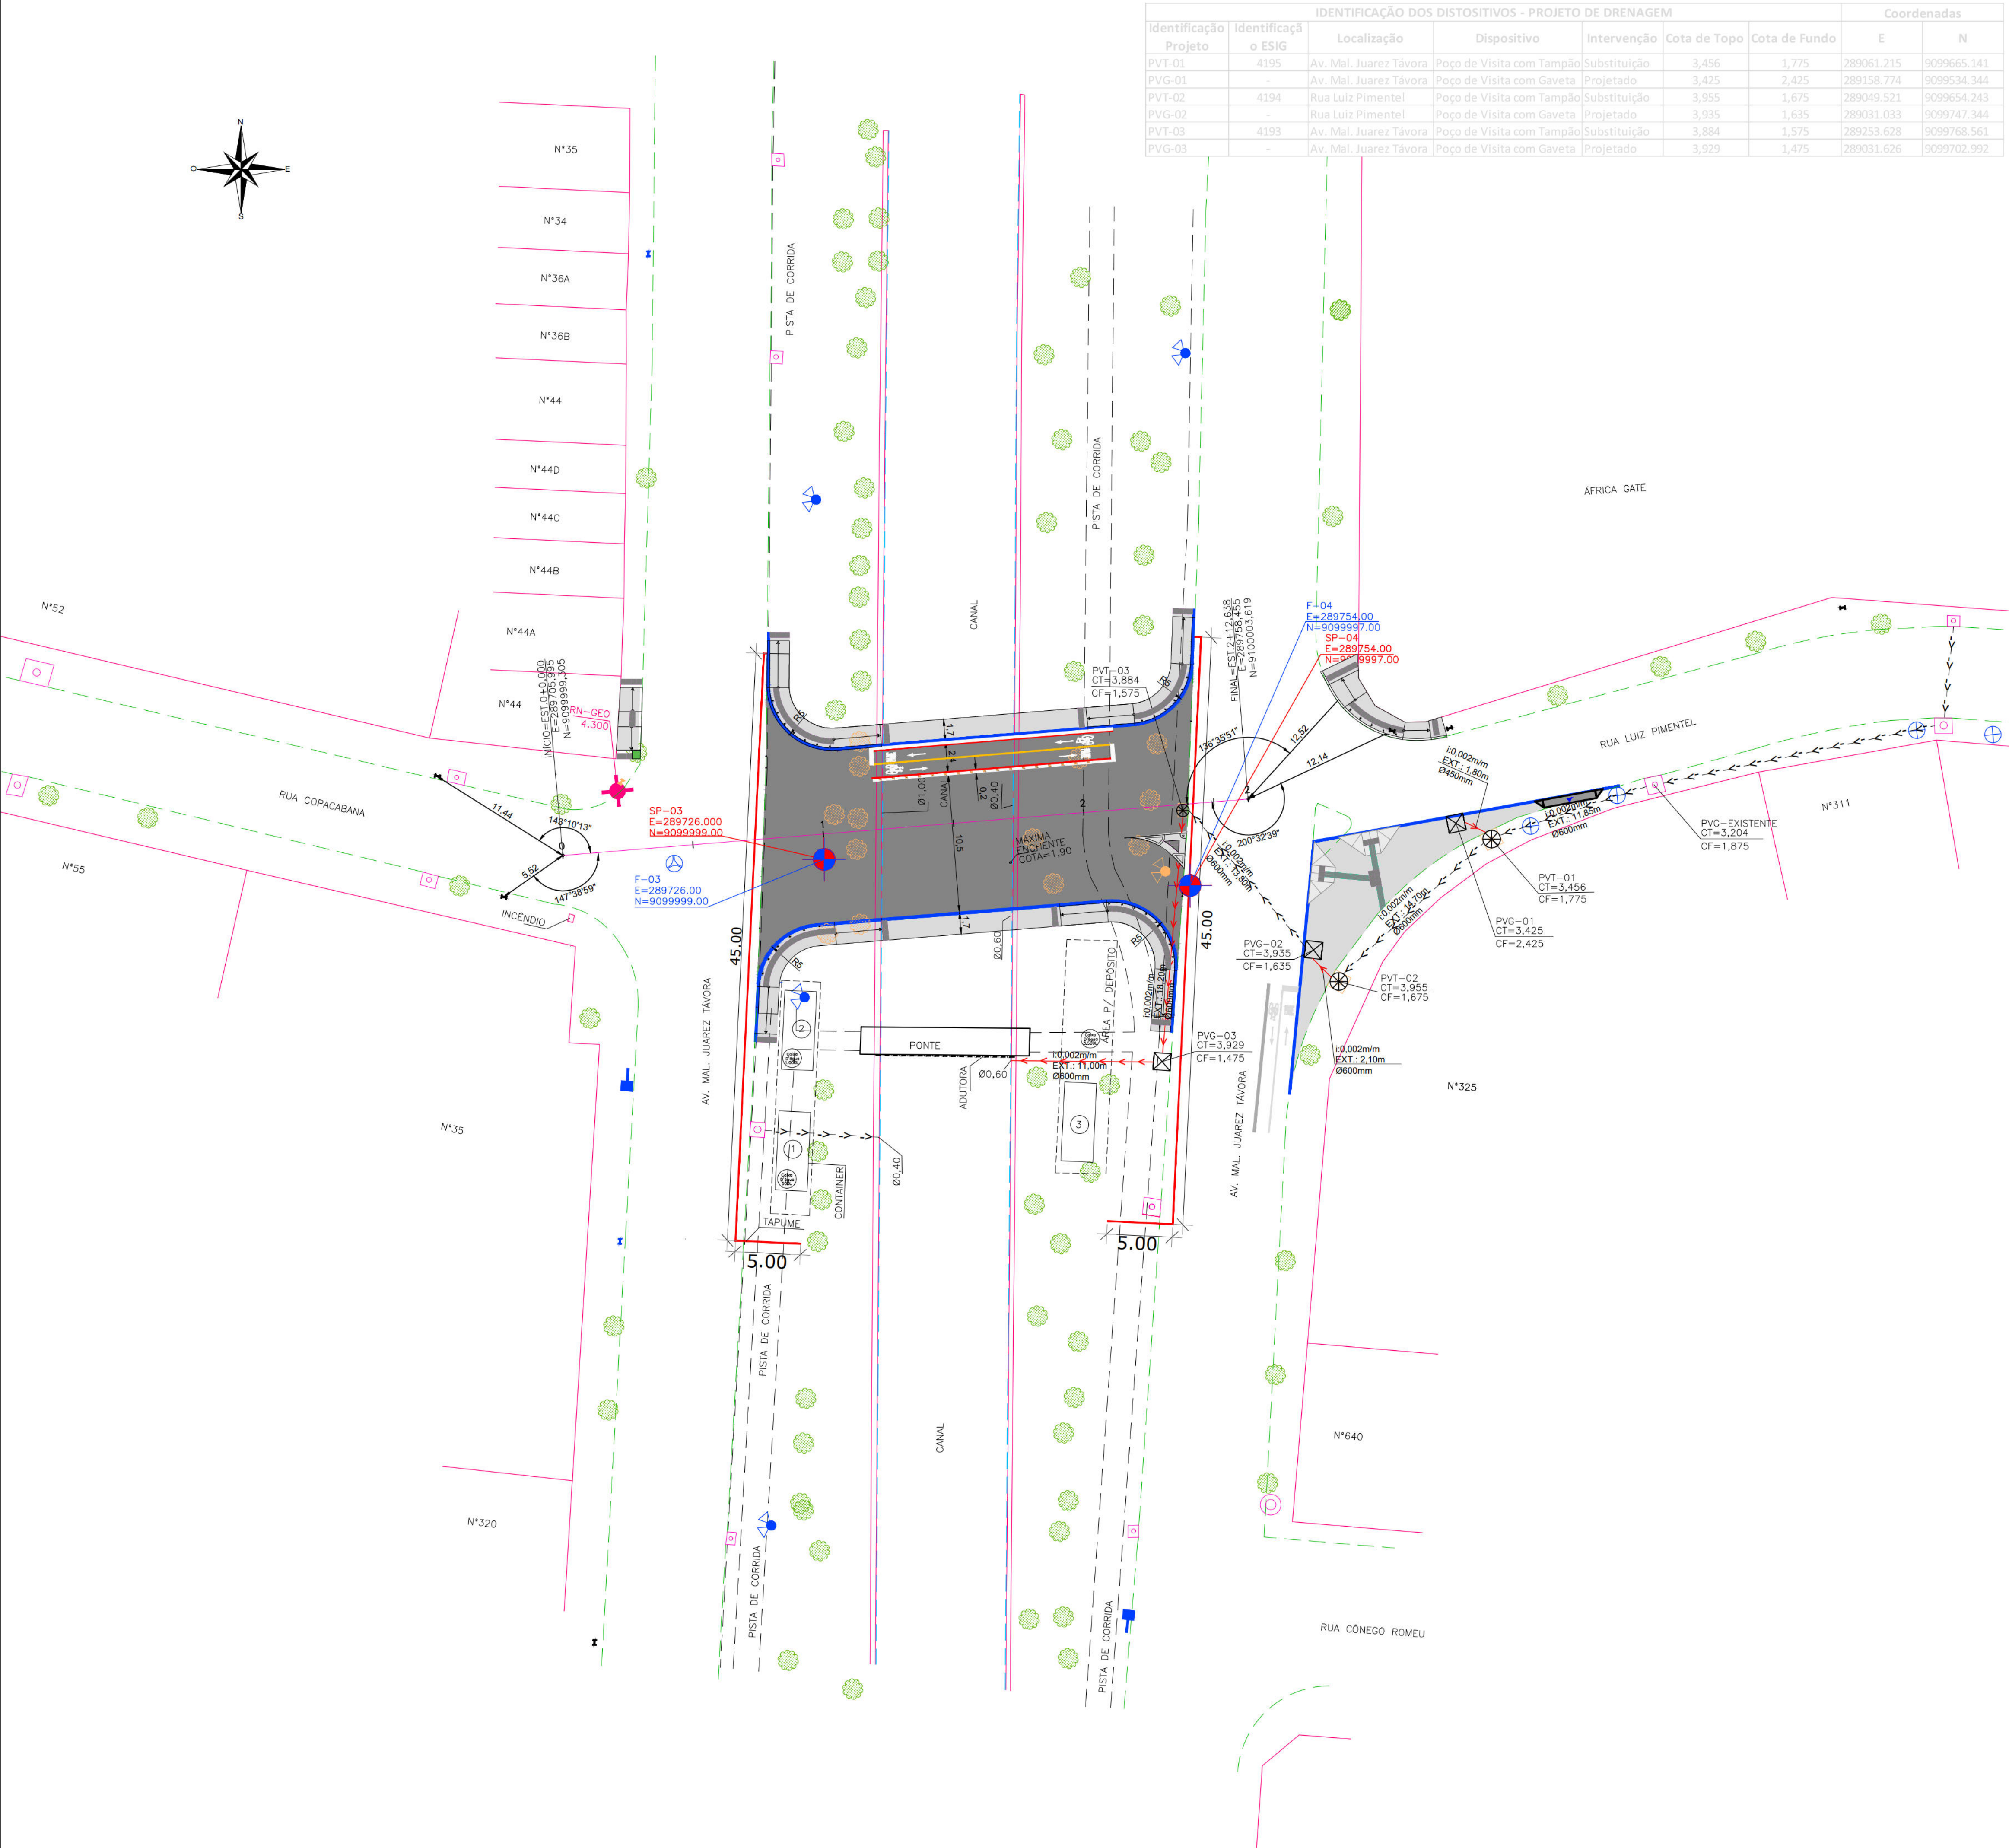

- CONVENÇÕES**

 - EDIFICAÇÃO
 - MURO
 - MEIO-FIO EXISTENTE/ BORDO DA ESTRADA
 - CALÇADA
 - POSTE DE BAIXA TENSÃO (BT)
 - POSTE DE MÉDIA TENSÃO (MT)
 - POSTE DE BAIXA TENSÃO A SER REMANEJADO
 - ÁRVORE
 - ÁRVORE A SER REMANEJADA
 - CALÇADAS PROJETADAS
 - PAVIMENTO PROJETADO
 - MEIO-FIO PROJETADO
 - CANAL / CANALETA EXISTENTE
 - PONTE / PONTILHÃO
 - CAIXA COLETOIRA TIPO GRELHA EXISTENTE
 - POÇO DE VISITA TIPO GAVETA EXISTENTE
 - POÇO DE VISITA TIPO GAVETA EXISTENTE A SER DEMOLIDO
 - GALERIA PROJETADA
 - GALERIA EXISTENTE
- RN LUMINÁRIA
 - LUMINÁRIA A SER REMANEJADA
 - PLACA DE SINALIZAÇÃO
 - EIXO DE PROJETO
 - POÇO DE VISITA TIPO GAVETA PROJETADO
 - POÇO DE VISITA TIPO TAMPAO PROJETADO
 - GALERIA PROJETADA
 - SENTIDO DO ESCOAMENTO
 - FURO DE SONDAEM DE PERCUSSÃO
 - FURO DE SONDAEM À TRADO OU À PA E PICARETA
 - CAIXA DE PASSAGEM DE ESGOTO CONDOMINIAL EXISTENTE
 - POÇO DE VISITA DE ESGOTO EXISTENTE
 - RAMPA ACESSÍVEL PARA PEDESTRES - TIPO 1
 - RAMPA ACESSÍVEL PARA PEDESTRES - TIPO 2
 - RAMPA ACESSÍVEL PARA PEDESTRES - TIPO 3

- CONVENÇÃO DO CANTEIRO DE OBRA**
- ① ESCRITÓRIO
 - ② BANHEIRO E VESTIÁRIO
 - ③ ALMOXARIFADO

PROPRIETÁRIO: EMPRESA DE URBANIZAÇÃO DO RECIFE - URB

PROJETO:

CONSTRUÇÃO:

AUTARQUIA DE URBANIZAÇÃO DO RECIFE
DIRETORIA DE PLANEJAMENTO E PROJETOS

DIRETORIA DE PLANEJAMENTO E PROJETOS
LUANA GENTIL
GERENTE GERAL DE PROJETOS
DAMARIS TAVARES
PROJETO:

PROJETO DE DRENAGEM

SITUAÇÃO
Pontilhão 02: Conexão entre a Rua Copacabana e a Rua Luiz Pimentel sobre o Canal do Jordão - Boa Viagem, RECIFE- PE.

PROJETO: 01/03
CONTEÚDO: PLANTA BAIXA
RESPONSÁVEL TÉCNICO: ROBERTO LEMOS MUNIZ - ENGº CIVIL

TIPO: EXECUTIVO
ESCALA: 1/250
DATA: 11/07/2023
ARQ.: DWG
DE: DE-01-03-112-D.dwg
DIGITALIZAÇÃO: ARMANDO NEGROMONTE

POÇO DE VISITA COM TAMPÃO – PVT-01
esc.1:25


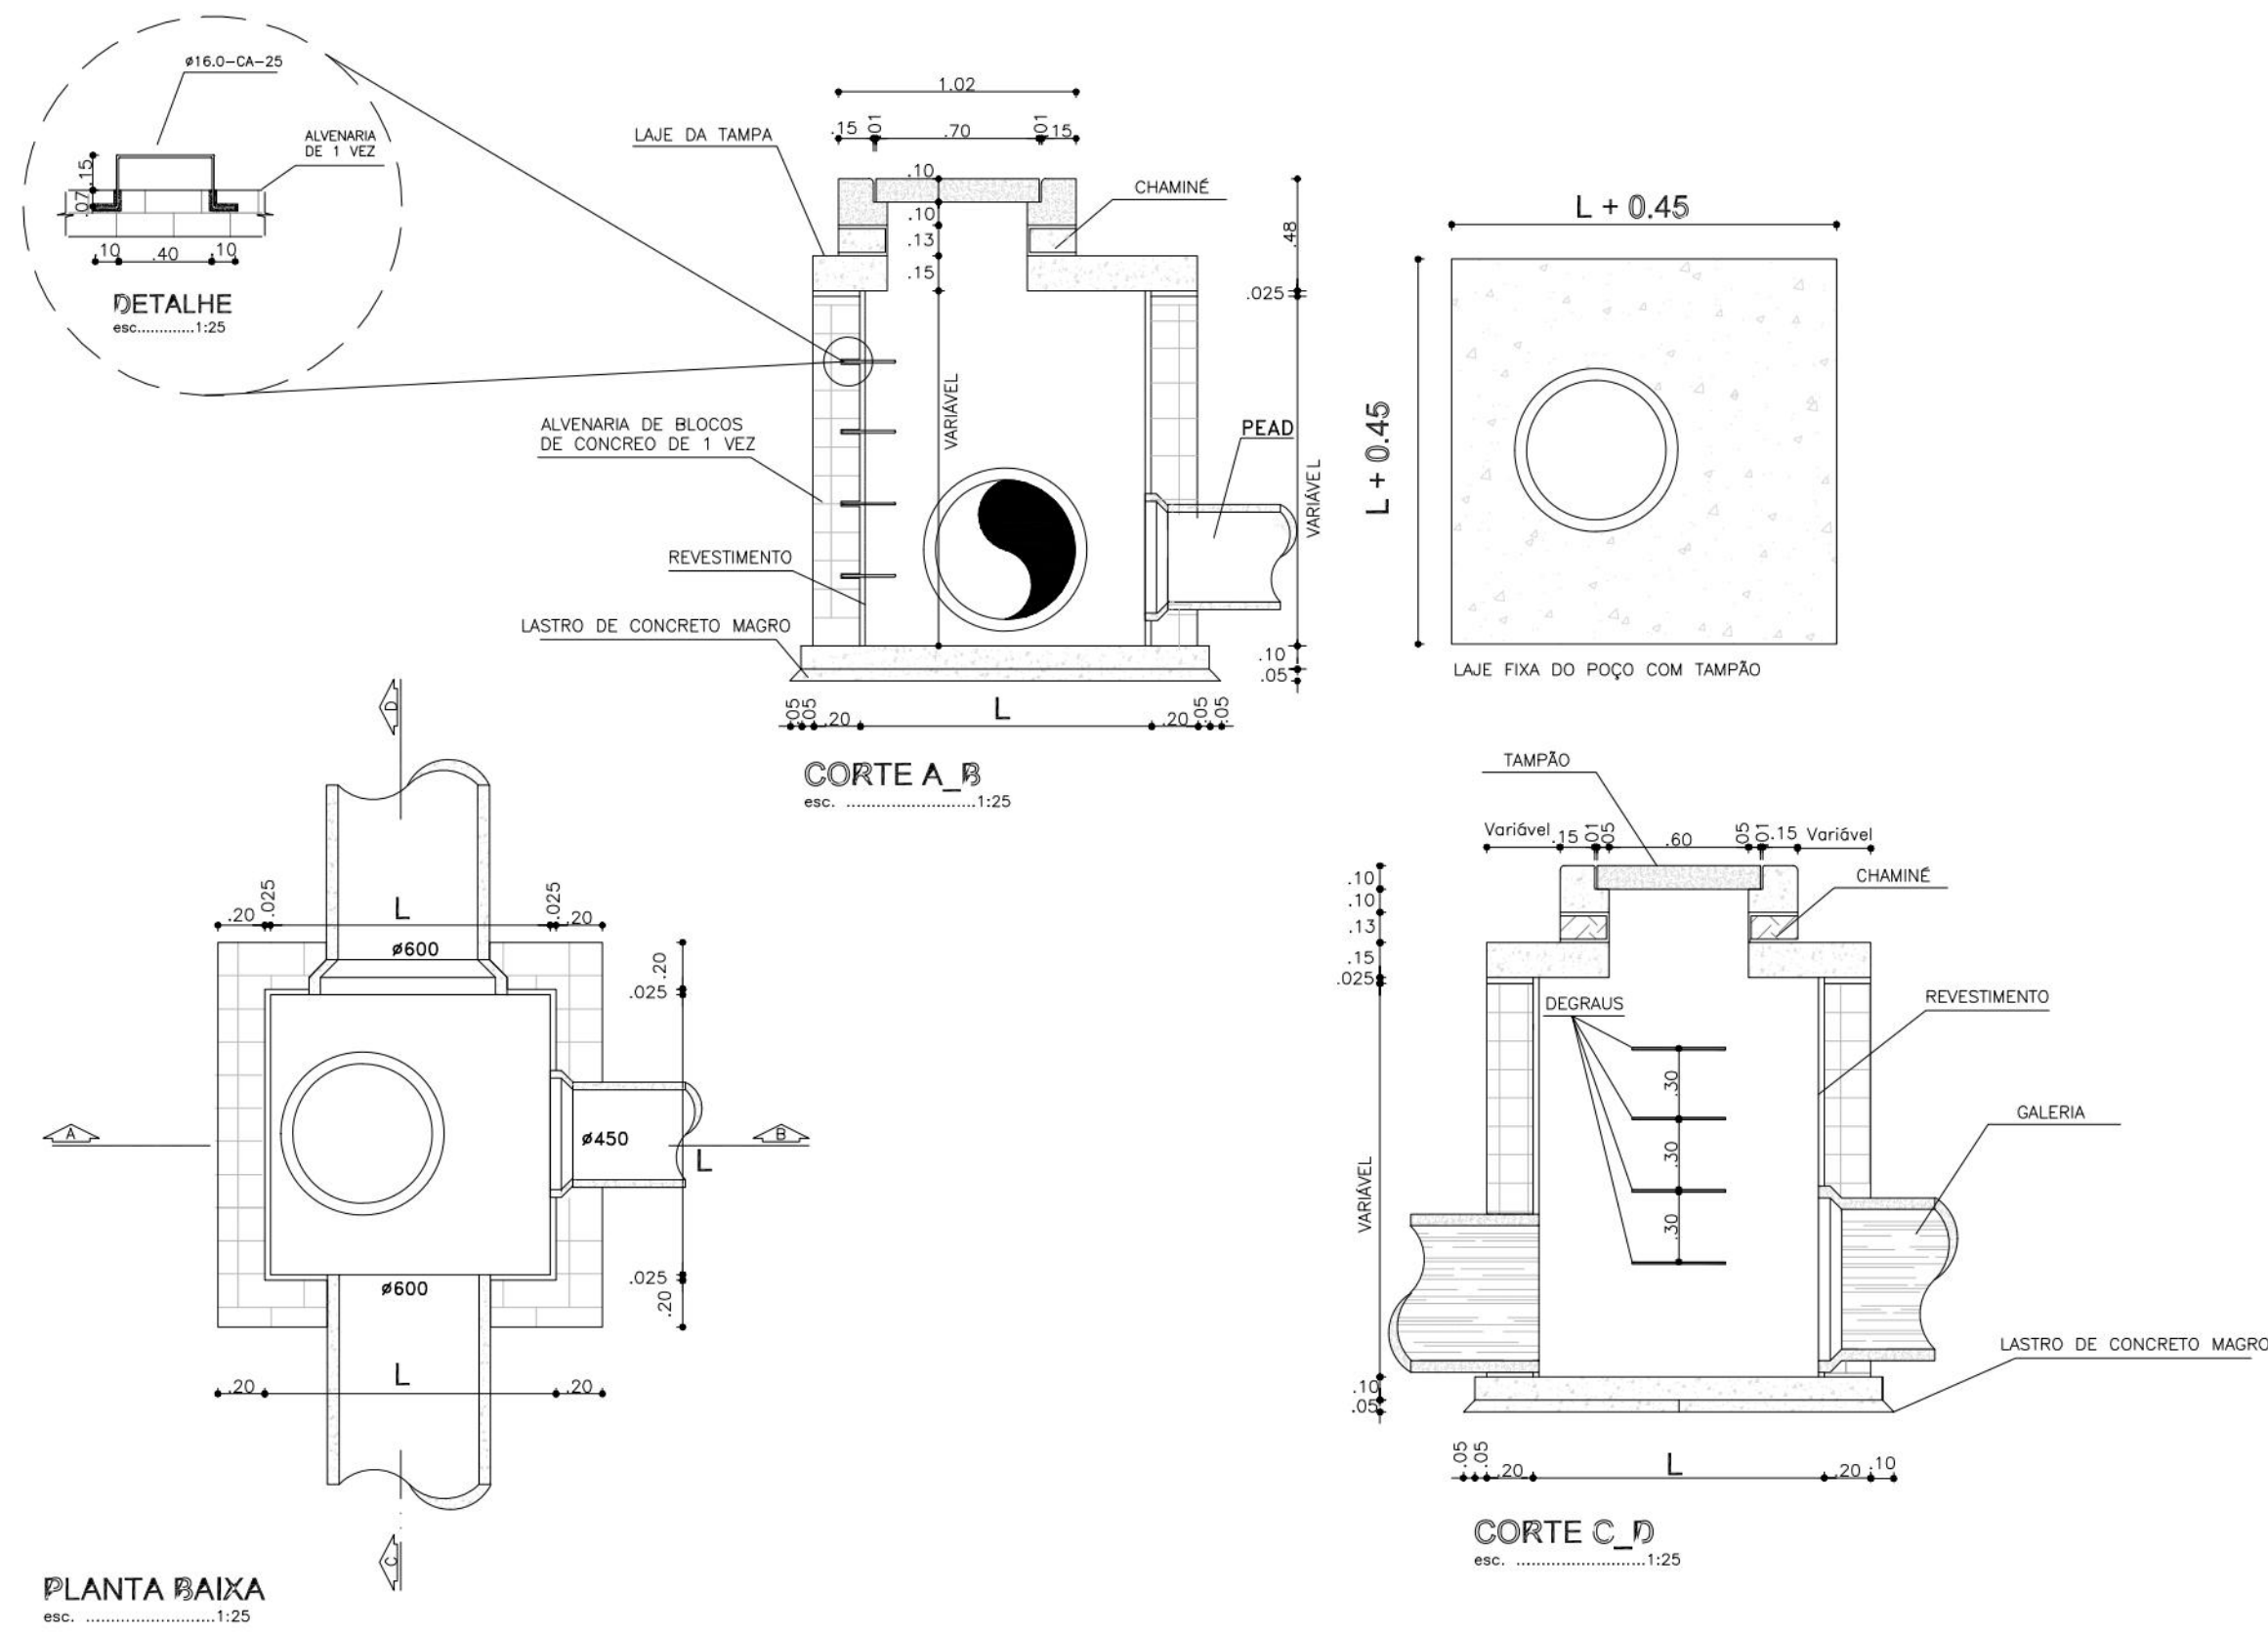


TABELA-01


DIMENSÕES PADRONIZADAS DOS POÇOS DE VISITAS SEM O REVESTIMENTO, EM FUNÇÃO DO DIÂMETRO DA TUBULAÇÃO PRINCIPAL	
DIÂMETRO DOS TUBOS DE CONCRETO OU PEAD (m)	DIMENSÕES MÍNIMAS INTERNAS DOS POÇOS (L)
0,50 e 0,60	1,00 x 1,00
0,70 e 0,80	1,20 x 1,20
0,90 e 1,00	1,50 x 1,50
1,10 e 1,20	1,80 x 1,80
1,50	2,00 x 2,00

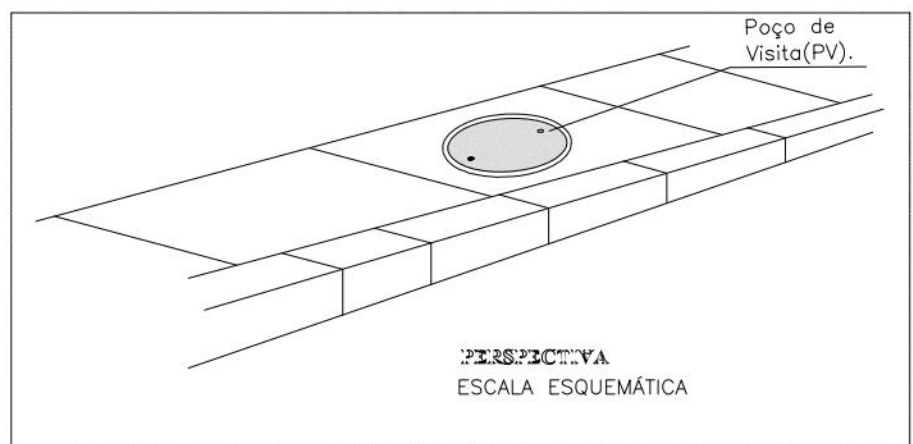


NOTAS:

- 1- TODAS AS MEDIDAS ESTÃO COTADAS EM METROS
- 2- CARACTERÍSTICAS DOS MATERIAIS :
- 3- ALVENARIA DE BLOCOS DE CONCRETO NA DIMENSÃO DE 20x10x8cm;
- 4- BASE DE CONCRETO ESTRUTURAL (FCk > 25 MPa);
- 5- LASTRO DE CONCRETO MAGRO COM 5cm DE ESPESURA COM FCk >10MPa
- 6- RECOBRIMENTO DA ARMADURA DE 3cm;
- 7- REVESTIMENTO INTERNO DOS POÇOS COM ARGAMASSA DE CIMENTO E AREIA NO TRAÇO 1:3 E ESPESURA = 2,5cm
- 8- A CHAMINÉ DEVE SER EM ANEL DE CONCRETO, CUA ALURA DEVE SER DE NO MÁXIMO DE 13cm, FIANDO A ALURA TOTAL COM 48cm;
- 9- TAMPÃO EM POLIESTER REFORÇADO EM FIBRA DE VIDRO COM DIÂMETRO DE 600mm CAPACIDADE DE CARGA DE 40T, COM A TROCA DO CAIXILHO DE MESMO MATERIAL INCLUSIVE ASSENTAMENTO E TRANSPORTE(BASEADO CODIGO EMLURB 21.01.060).
- 10- OS DEGRAUS DA ESCADA DOS POÇOS, DEVEM SER EM VERGALHÃO DE FIBRA DE VIDRO OU EM AÇO GALVANIZADO CA-25, COM BITOLA DE Ø 16.00mm, AFIADAS COM GRAUTE, DEVENDO TER NO MÍNIMO 7cm DE ENGASTE NA ALVENARIA E 15cm DE AFASTAMENTO DA PAREDE DO POÇO COM ESPACAMENTOS DE 30cm ENTRE SI

POÇO DE VISITA COM TAMPÃO – PVT-02
esc.1:25

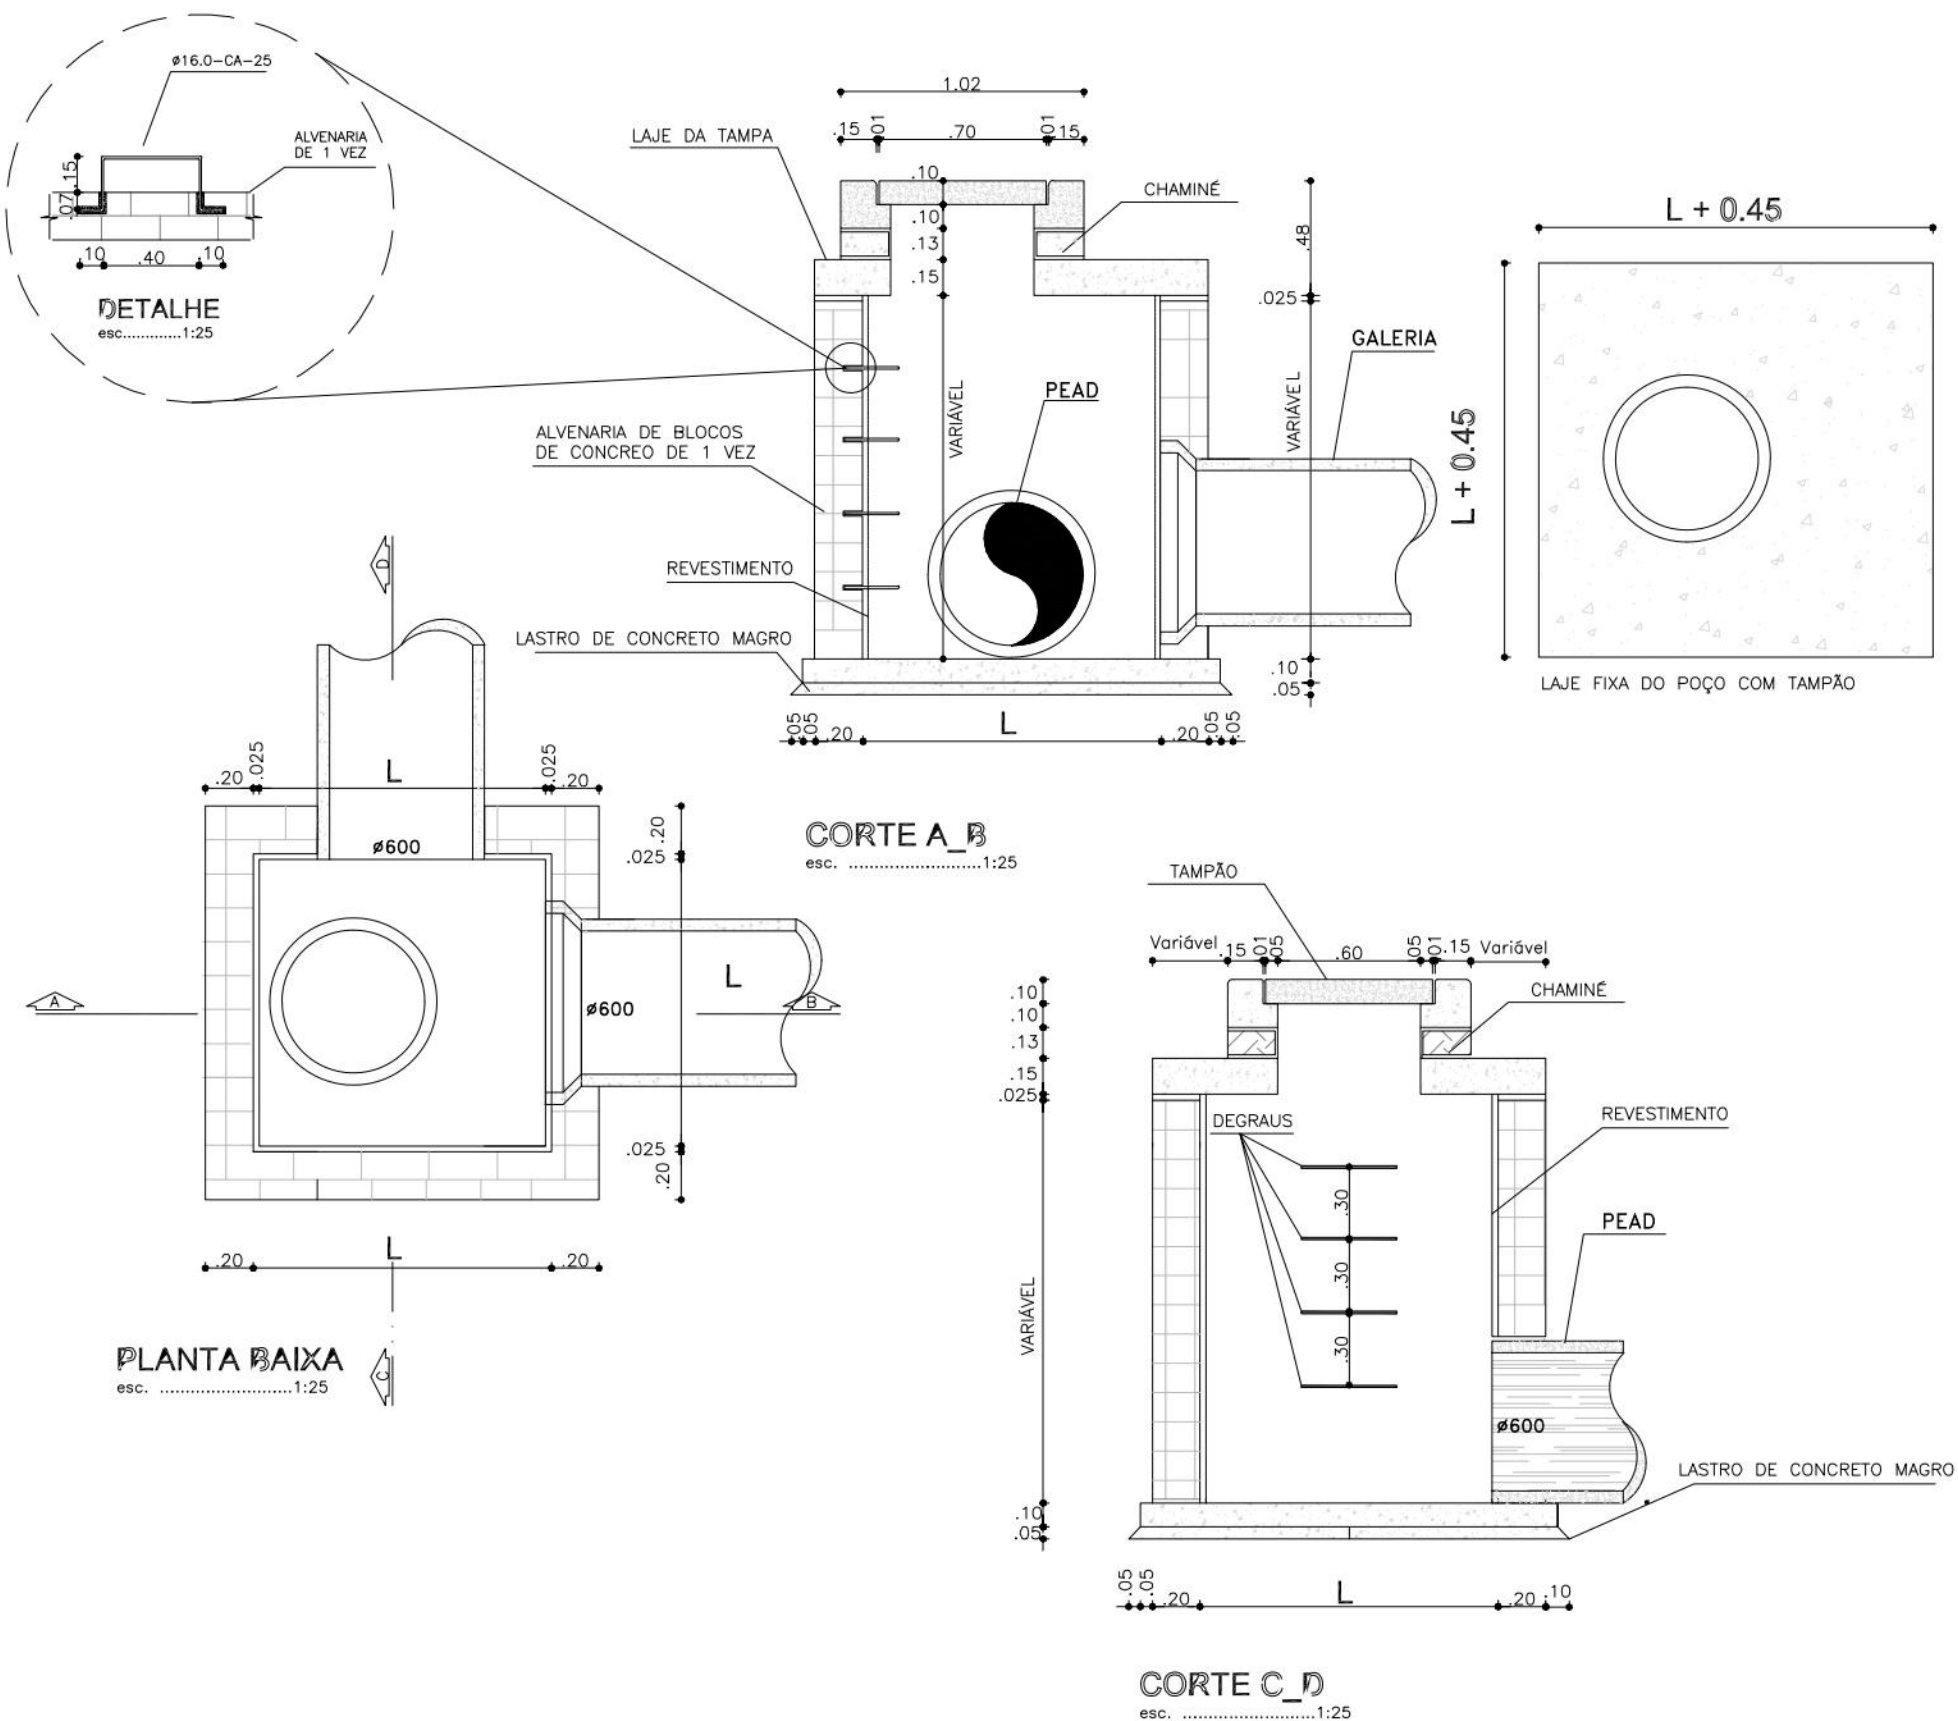

POÇO DE VISITA COM TAMPÃO – PVT-03
esc.1:25

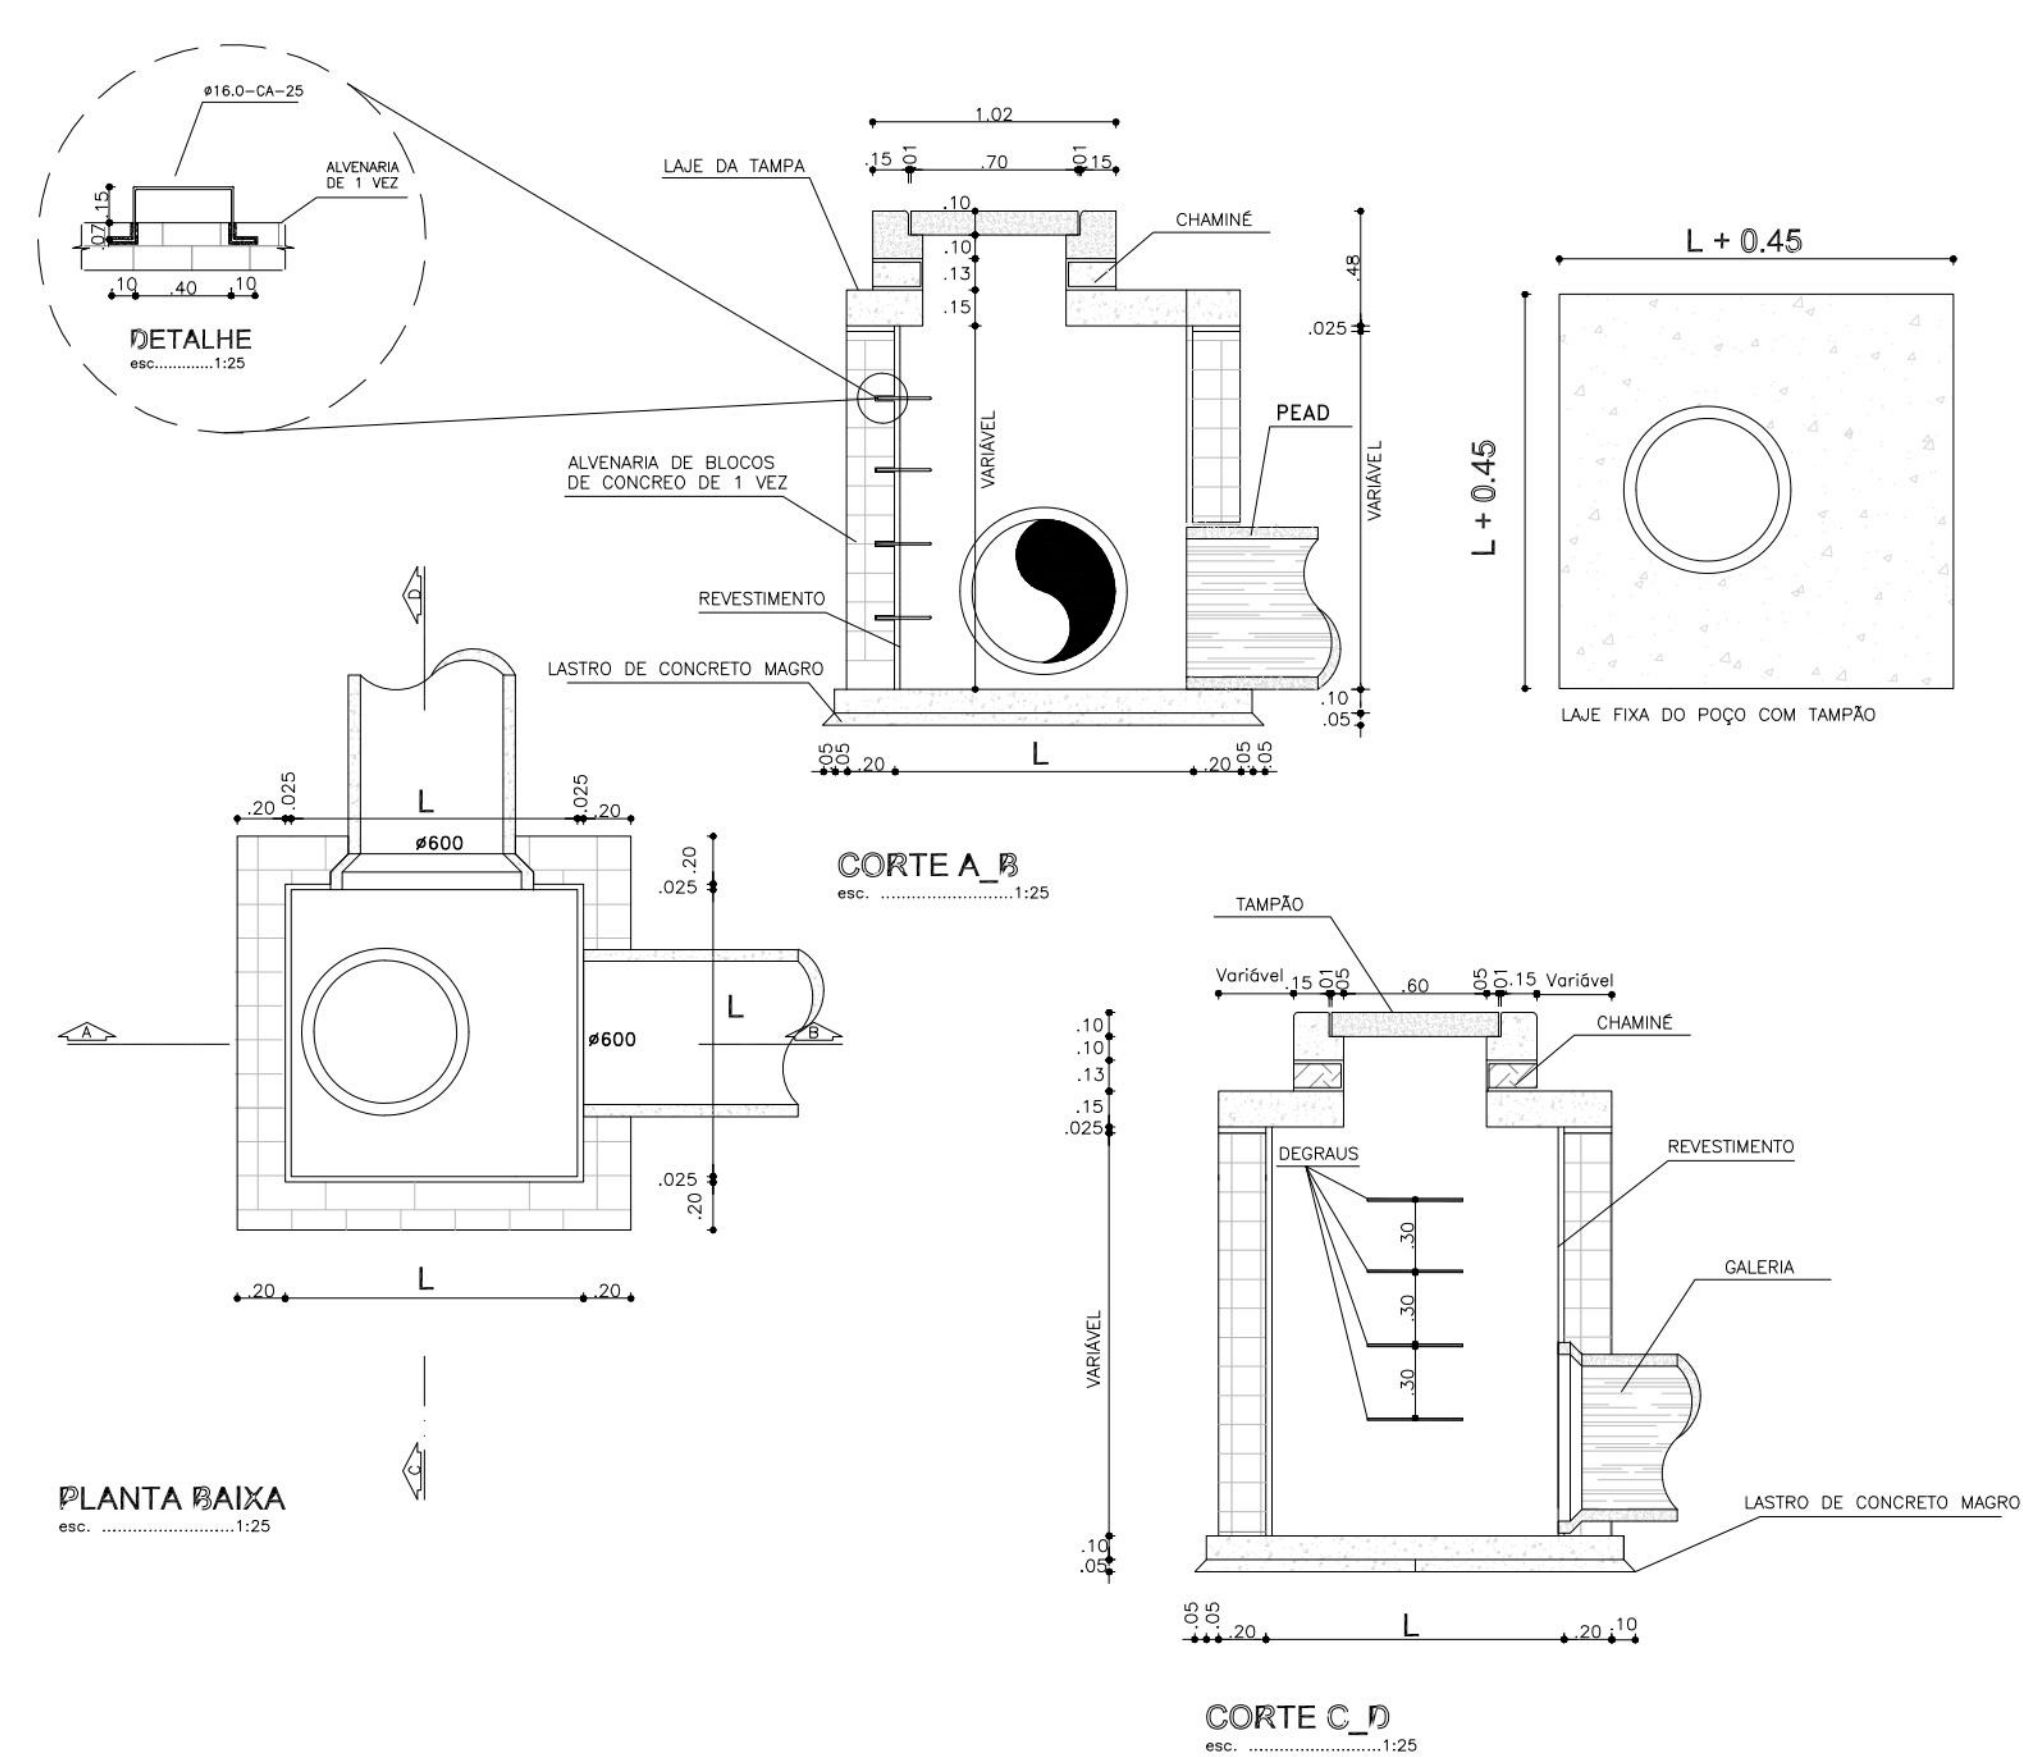

PROPRIETÁRIO: EMPRESA DE URBANIZAÇÃO DO RECIFE – URB

PROJETO:

CONSTRUÇÃO:



AUTARQUIA DE URBANIZAÇÃO DO RECIFE
DIRETORIA DE PLANEJAMENTO E PROJETOS

DIRETORA DE PLANEJAMENTO E PROJETOS
LUIANA GENTIL
GERENTE GERAL DE PROJETOS
DÂMARIS TAVARES

PROJETO

PROJETO DE DRENAGEM

SITUAÇÃO
Ponto 02: Conexão entre a Rua Capacabana e a Rua Luiz Pimentel sobre o Canal do Jordão – Boa Viagem, RECIFE– PE.

PRANCHA
02/03

CONTEÚDO
POÇO DE VISITA COM TAMPÃO – PVT E MEIO-FIO

RESPONSÁVEL TÉCNICO
ROBERTO LEMOS MUNIZ – ENG° CIVIL

ETAPA
EXECUTIVO

ESCALA
INDICADA

DIGITALIZAÇÃO
ARMINDO NEGROMONTE

DATA
16/06/2023

ARQ. DIGITAL
DE-PO2-02-03-112-D.dwg



Engenharia & Planejamento

esc. 1:25



esc.1:25



esc.1:25



DÍAMETRO DOS TUBOS DE CONCRETO OU PEAD (m)	DIMENSÕES MÍNIMAS INTERNAS DOS POÇOS (L)
0,50 e 0,60	1,00 x 1,00
0,70 e 0,80	1,20 x 1,20
0,90 e 1,00	1,50 x 1,50
1,10 e 1,20	1,80 x 1,80
1,50	2,00 x 2,00



- 1- TODAS AS MEDIDAS ESTÃO COTADAS EM METROS
- 2- CARACTERÍSTICAS DOS MATERIAIS :
- 3- ALVENARIA DE BLOCOS DE CONCRETO NA DIMENSÃO DE 20x10x8cm;
- 4- BASE DE CONCRETO ESTRUTURAL (fck > 25 MPa);
- 5- LASTRO DE CONCRETO MADRO COM 5cm DE ESPESURA COM fck >10MPa
- 6- RECORRIMENTO DA ARMADURA DE 3cm;
- 7- REVESTIMENTO INTERNO DOS POÇOS COM ARGAMASSA DE CIMENTO E AREIA NO TRAÇO 1:3 E ESPESURA 2,5cm
- 8- SOBRETAMPA COM CAXILHO DE 80X80X20cm, DEVEM SER ASSENTADAS DE FORMA DESCENTRALIZADA QUANDO O POÇO TIVER PROFUNDIDADE SUPERIOR A 1,20m
- 10- OS DEGRÁUS DA ESCADA DOS POÇOS, DEVEM SER EM VERGALHÃO DE FIBRA DE VIDRO OU EM AÇO GALVANIZADO GA-25, COM BITOLÃO DE 8 E 16,00cm, AFIXADOS COM GRATE, DEVENDO TER NO MÍNIMO 7cm DE DEGRÃO NA ALVENARIA E 15cm DE AFASTAMENTO DA PAREDE DO POÇO , COM ESPACAMENTOS DE 30cm ENTRE SI.

esc.1:10



CONSUMOS MÉDIOS	
ASSENTAMENTO DE MEIO-FIO RETO E/OU CURVO	
AREIA MÉDIA	0,007 m ³
ARGAMASSA TRAÇO 1:3	0,002 m

esc.....1:10



PROPRIETÁRIO: EMPRESA DE URBANIZAÇÃO DO RECIFE - URB
PROJETO:
CONSTRUÇÃO:

			AUTARQUIA DE URBANIZAÇÃO DO RECIFE DIRETORIA DE PLANEJAMENTO E PROJETOS		
DIRETORIA DE PLANEJAMENTO E PROJETOS LUAÑA GENTIL					
GERENTE GERAL DE PROJETOS DAMÁRIS TAVARES					
PROJETO PROJETO DE DRENAGEM					
SITUAÇÃO Pantilhão 02: Conexão entre a Rua Copacabana e a Rua Luiz Pimentel sobre o Canal do Jordão – Boa Viagem, RECIFE – PE.					
PRANCHA	03/03	ETAPA	EXECUTIVO	DATA	16/06/2023
CONTEÚDO	POÇO DE VISITA COM GAVETA – PVG E MEIO–FIO	ESCALA	INDICADA	ARG. DIGITAL	DE-P02-03-03-112-D.dwg
RESPONSÁVEL TÉCNICO	ROBERTO LEMOS MUNIZ – ENGº CIVIL – [REDACTED]			DIGITALIZAÇÃO	ARINDO NEGROMONTE
					