




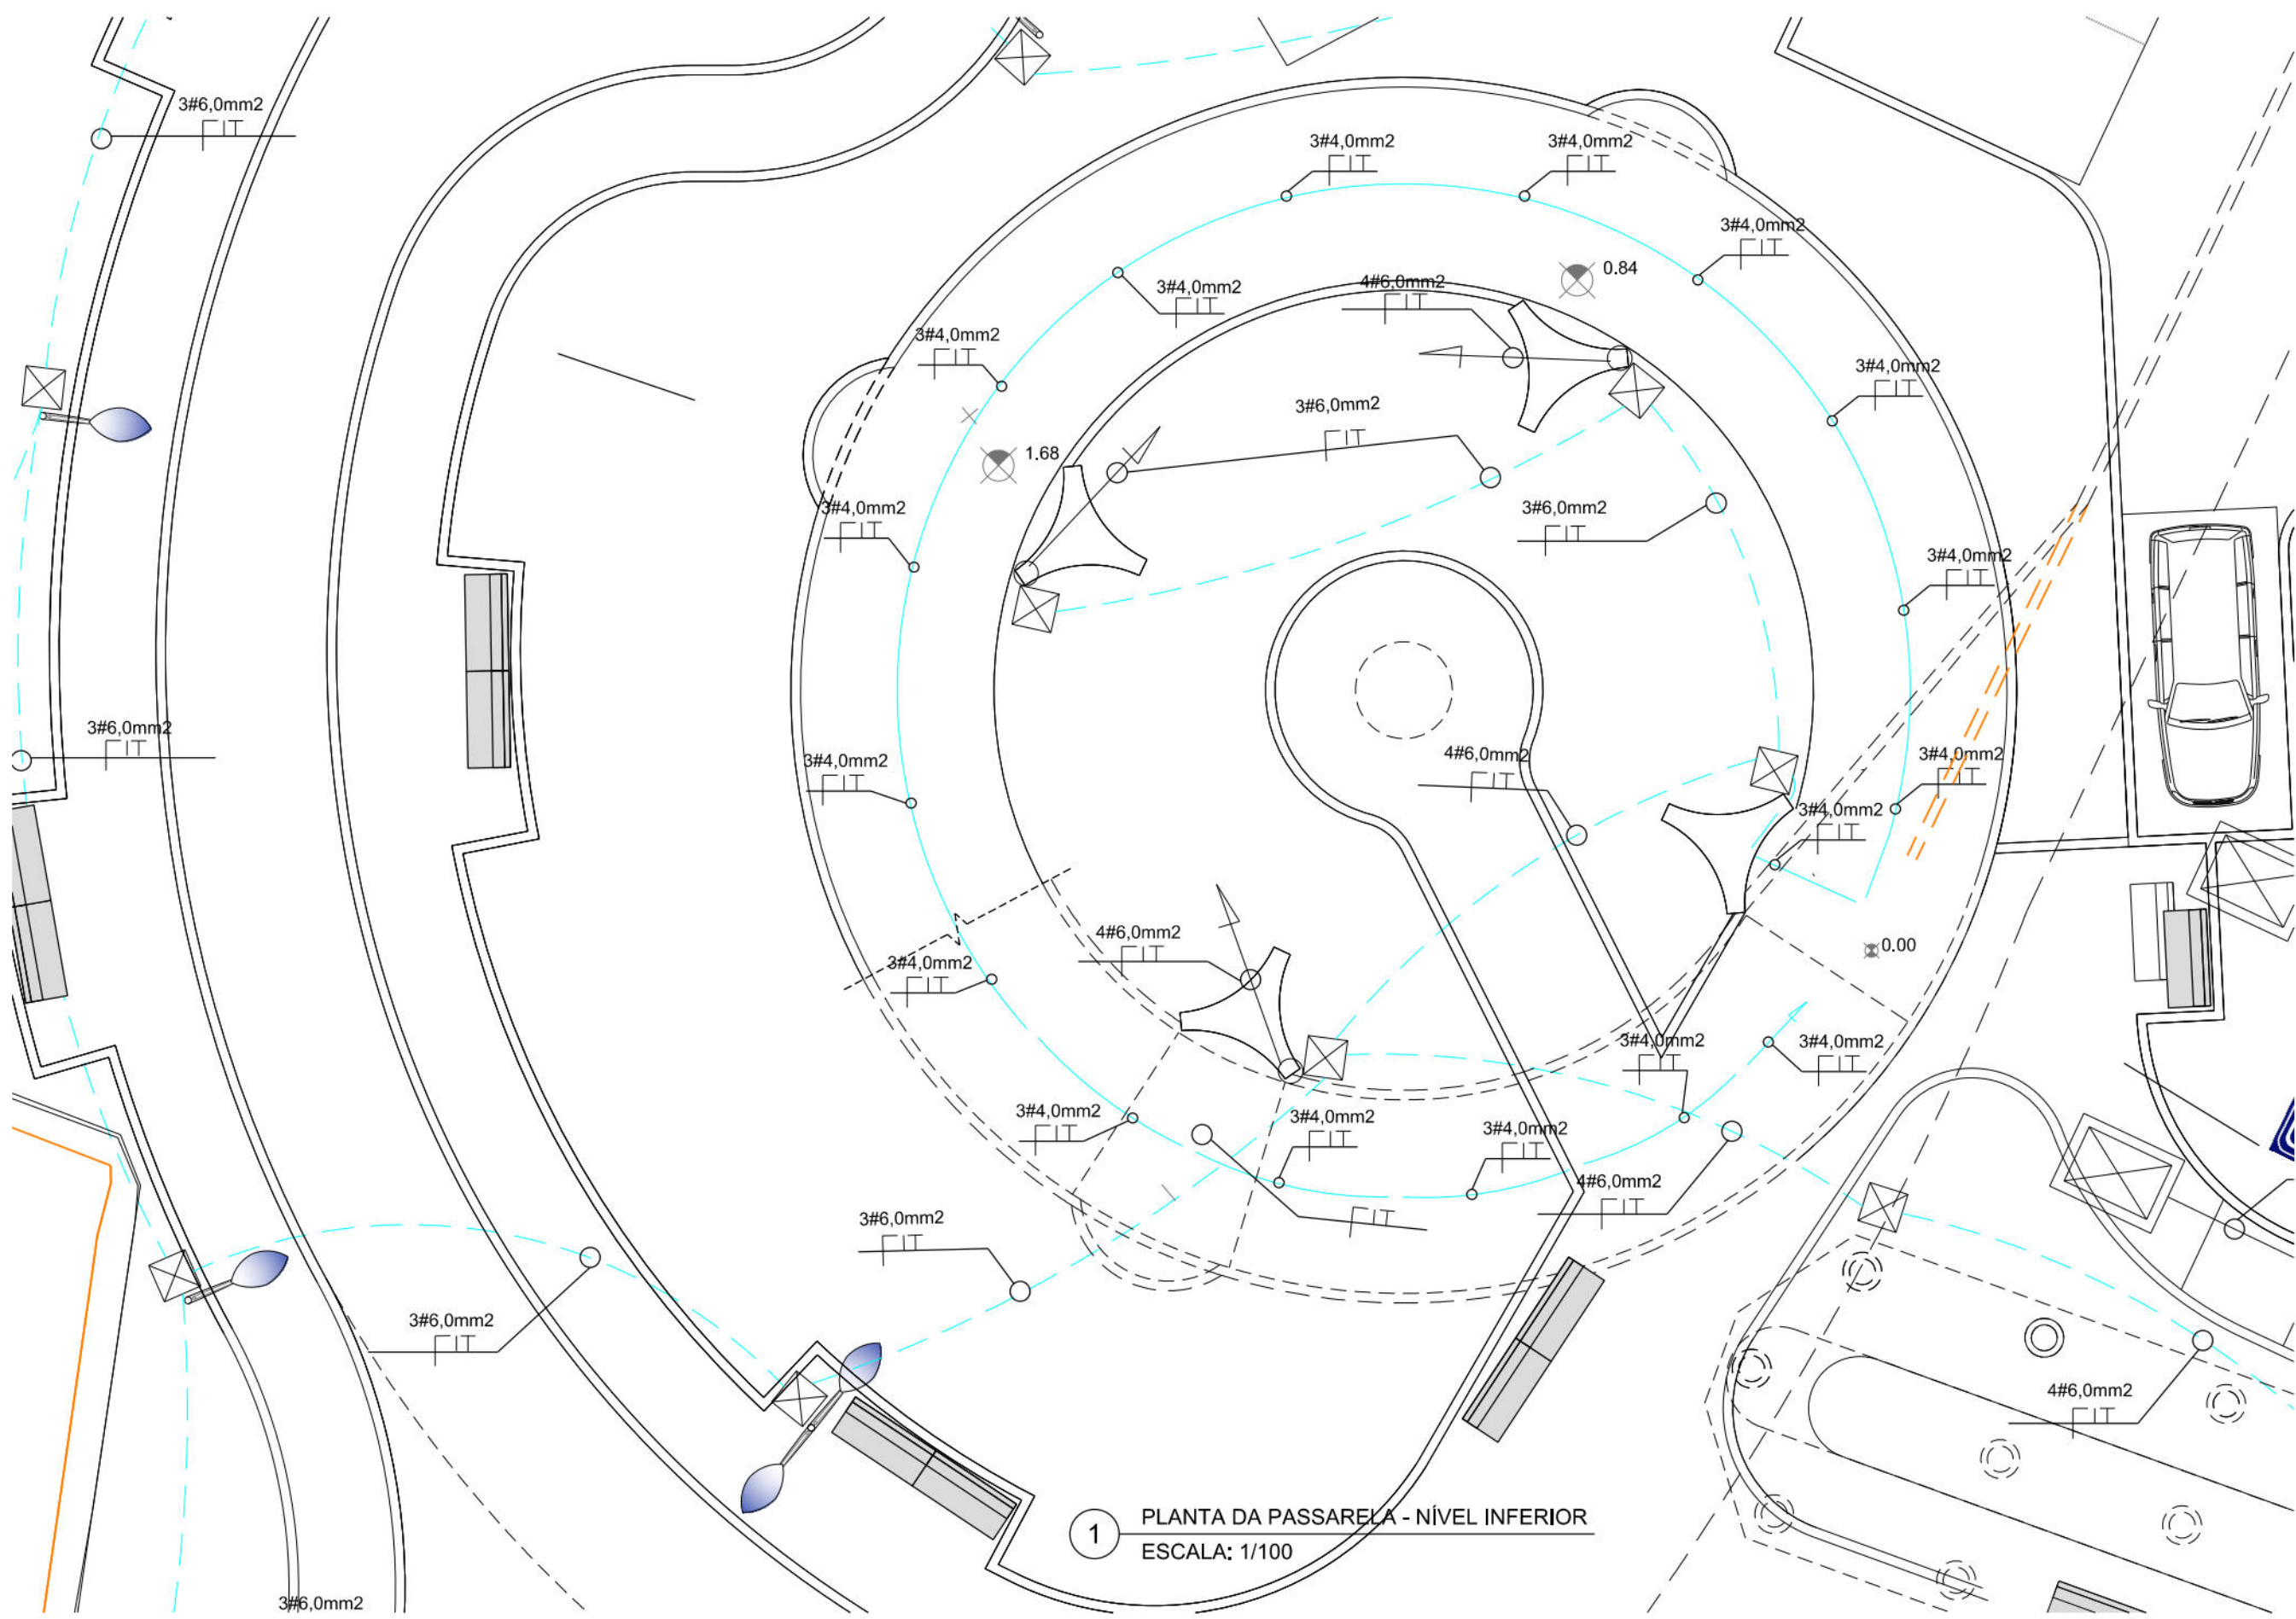

1 PLANTA DA PASSARELA - NÍVEL INFERIOR
ESCALA: 1/100


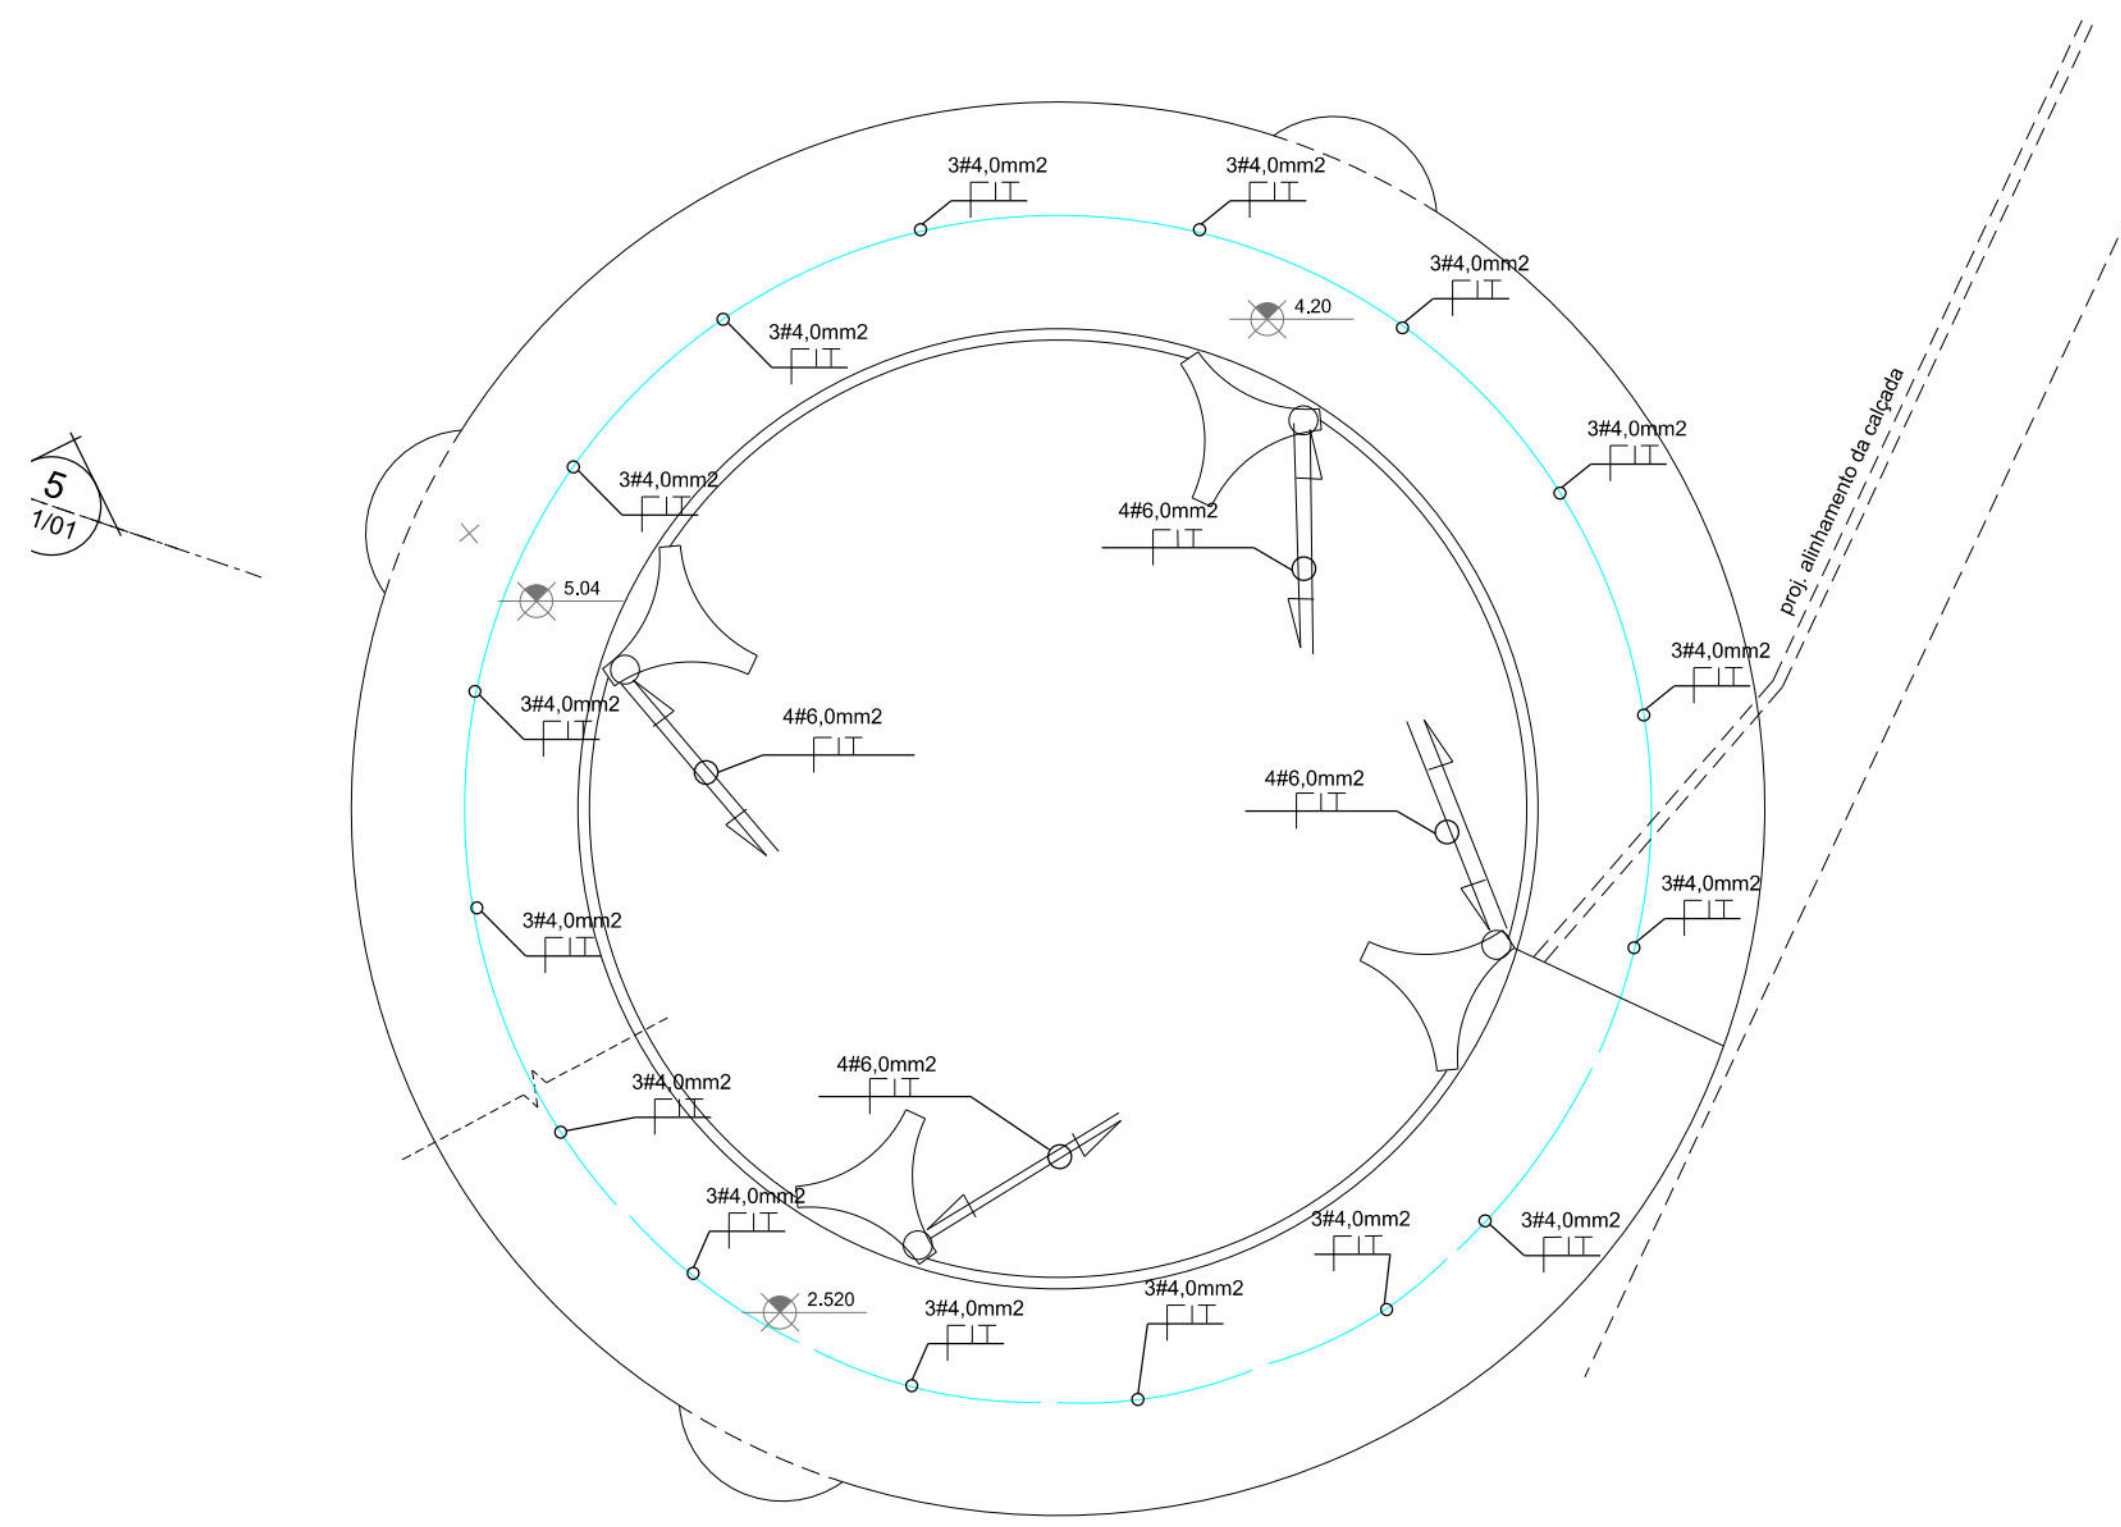


2 PLANTA DA PASSARELA - NÍVEL INTERMEDIÁRIO
ESCALA: 1/100

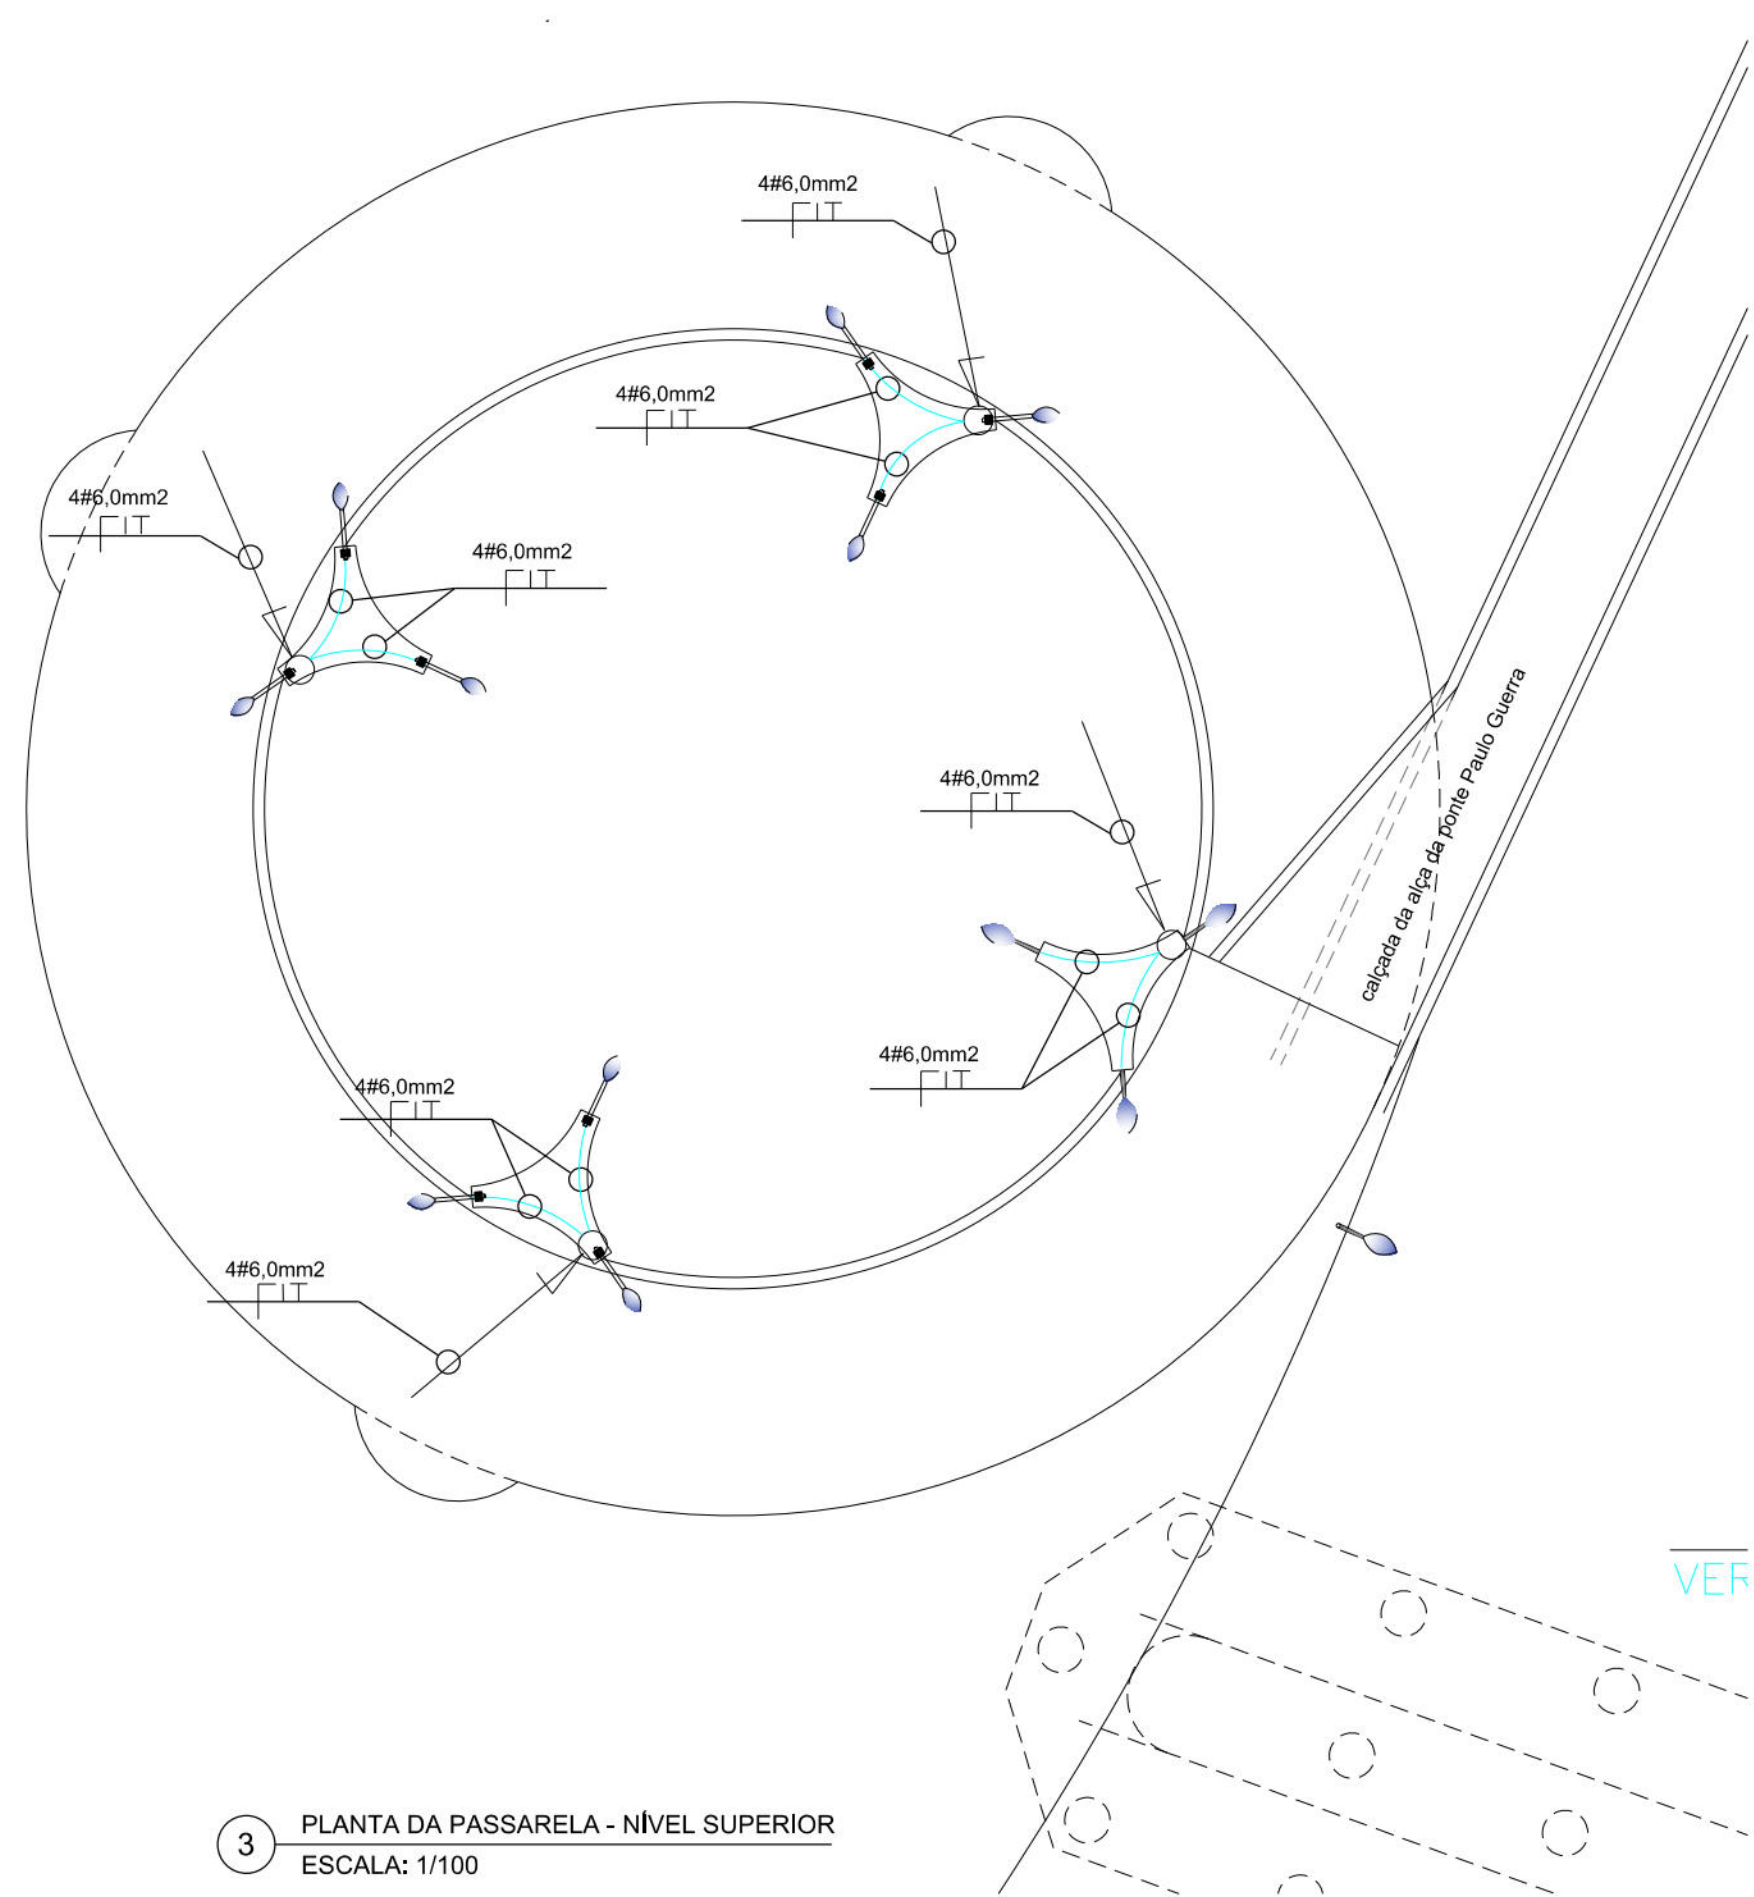

3 PLANTA DA PASSARELA - NÍVEL SUPERIOR
ESCALA: 1/100

5 FIXAÇÃO DAS LUMINÁRIAS NO PILAR DA PASSARELA

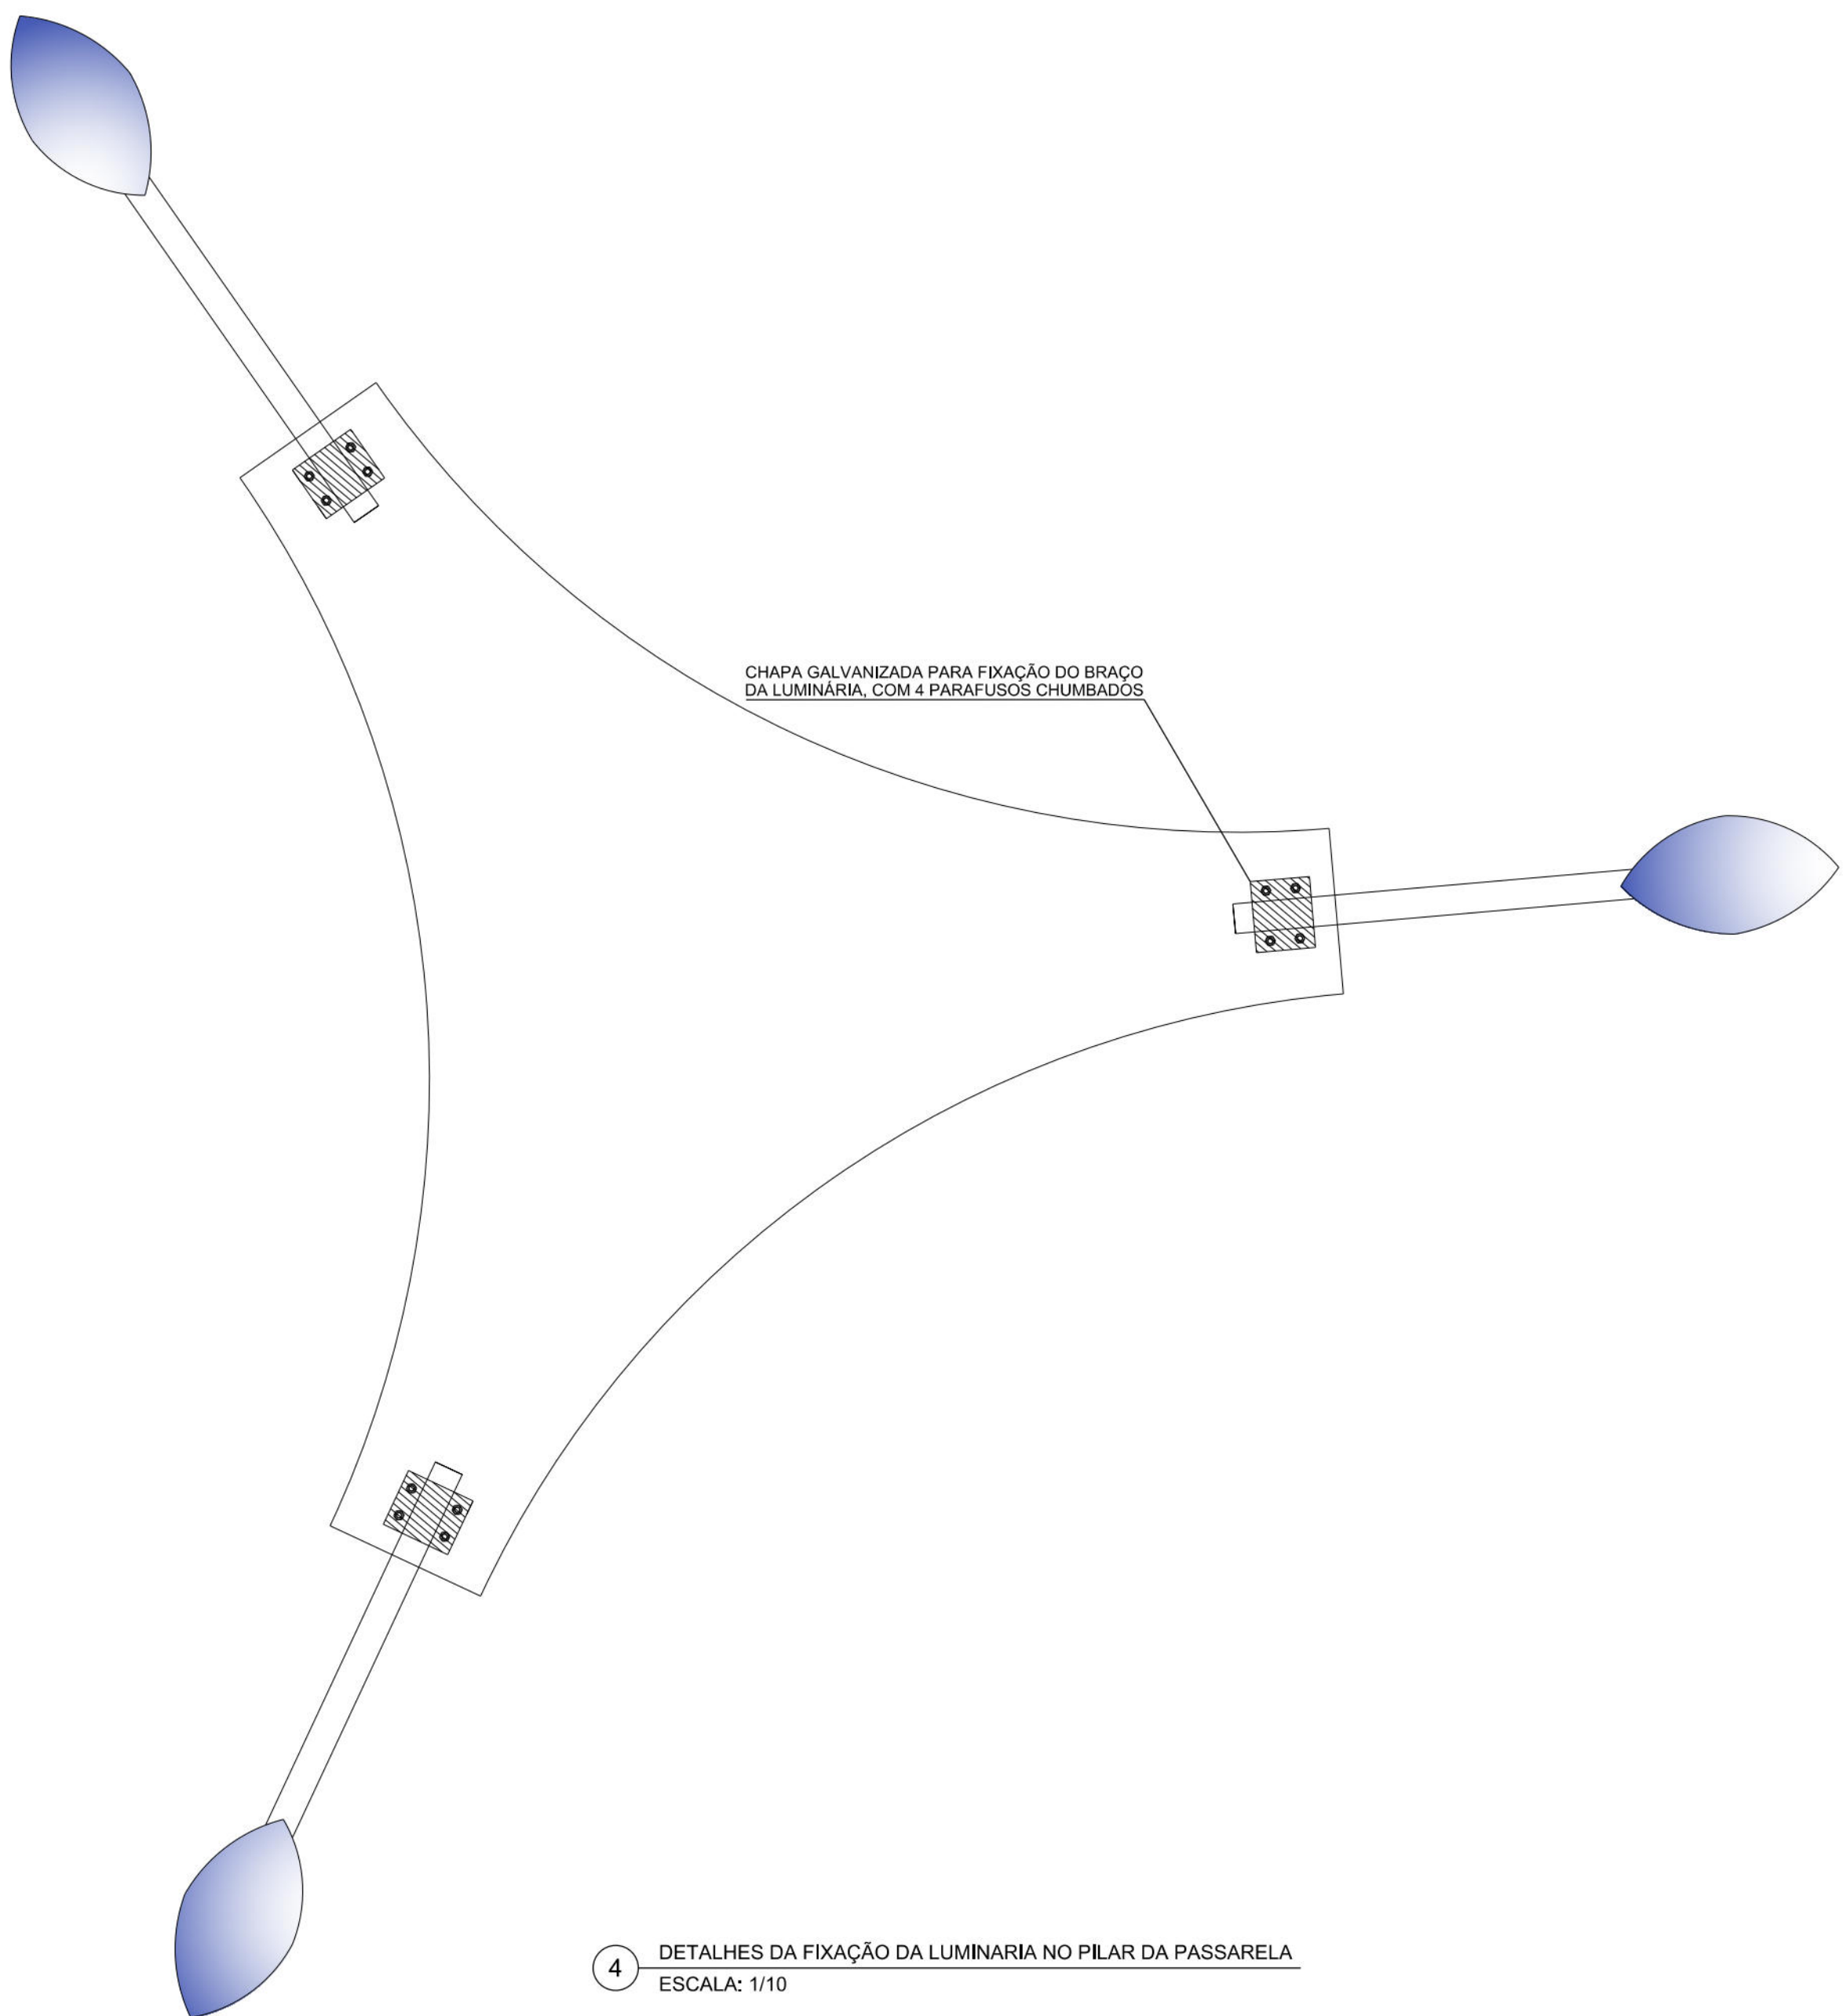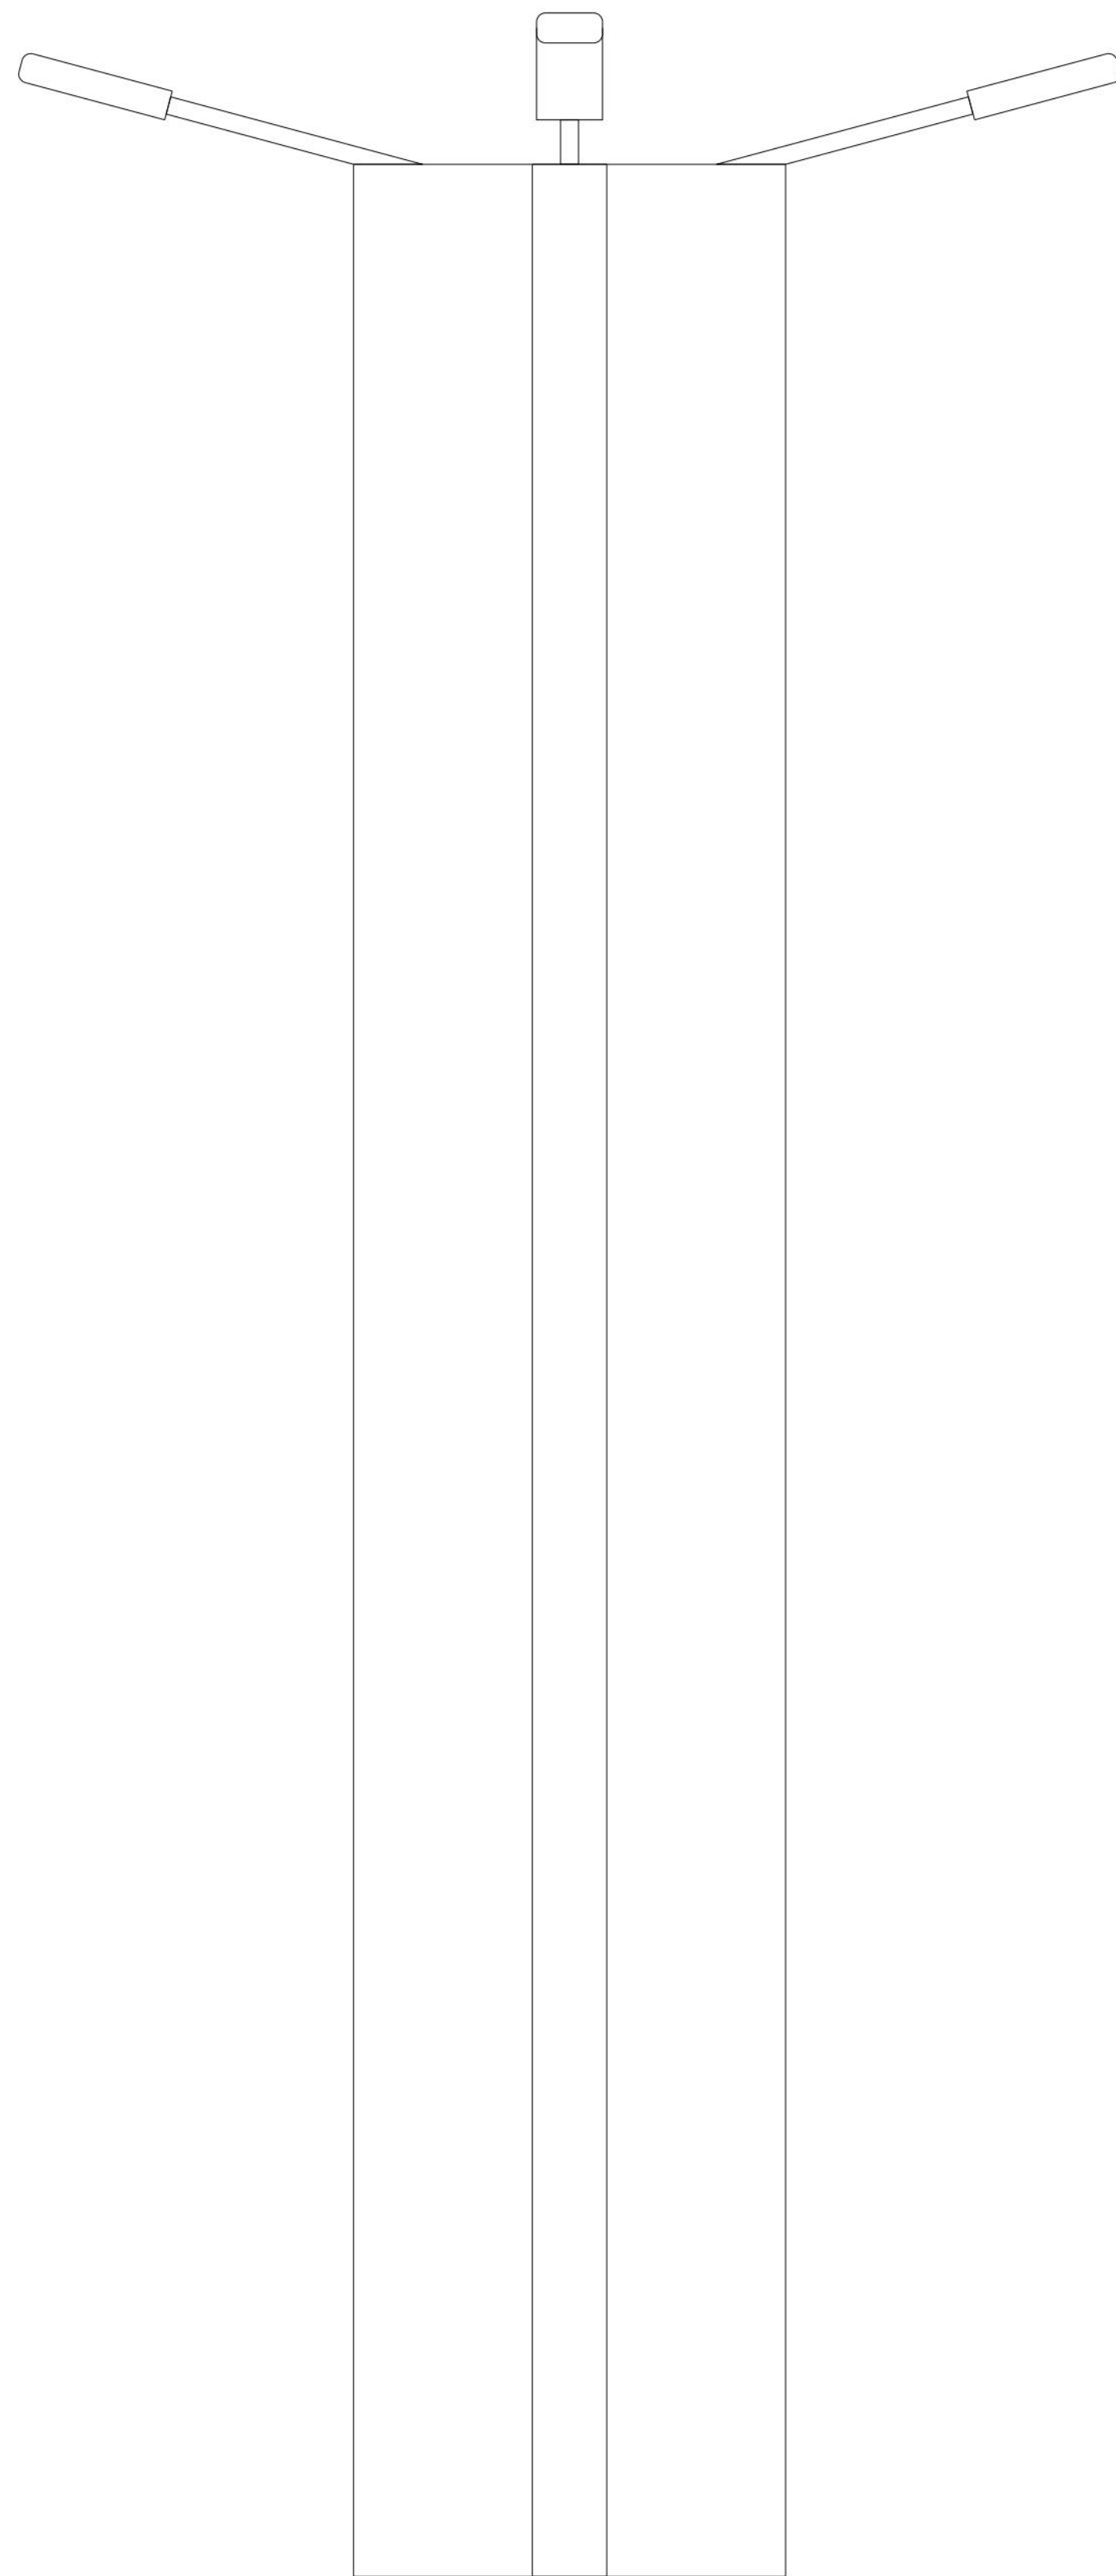

4 DETALHES DA FIXAÇÃO DA LUMINÁRIA NO PILAR DA PASSARELA
ESCALA: 1/10

SIMBOLOGIA

- QUADRO DE MEDIÇÃO DE ENERGIA, INSTALADO A 1,60m DO PISO AO CENTRO.
- POSTE METÁLICO MODELO THYLIA SIMPLES, RETO CONICO, ALTURA 6,0m, COM BASE PARA FIXAÇÃO, COM INST. DE 1 LUMINÁRIA GREENVISION COM LED'S DE 70W
- LUMINÁRIA GREENVISION COM BASE PARA FIXAÇÃO NA PAREDE COM LED'S DE 70W
- POSTE METÁLICO MODELO THYLIA DUPLO, RETO CONICO, ALTURA 6,0m, COM BASE PARA FIXAÇÃO, COM INST. DE 2 LUMINÁRIAS GREENVISION COM LED'S DE 70W
- PROJETORES DE SOBREPOR COM LÂMPADAS VAPOR METÁLICO DE 400W INSTALADO SOB A PONTE/VIAJATO
- ILUMINAÇÃO GERAL PARA PASSARELA, LUMINÁRIA DE PARA DUAS LÂMPADAS FLUORESCENTE COMPACTA DE 2x20w, RETANGULAR, EDO - LUMALUX
- CANAL DE PASSAGEM EM ALVENARIA DIM. INTERNAS 40x40x60cm TAMPA DE CONCRETO E FUNDO EM BRITA
- ELETRODUTO PVC RÍGIDO INSTALADO APARENTE, FIXADO NA ESTRUTURA DA PONTE.
- ELETRODUTO PVC RÍGIDO INSTALADO NA LAJE DA PASSARELA.
- ELETRODUTO PVC RÍGIDO INSTALADO NO PISO.
- FIO: NEUTRO, RETORNO E TERRA
- HASTE DE ATERRAMENTO COPPERWELD #5/8"x2,40m.

OBS.: ELETRODUTO NÃO COTADO #1"
VER CONDUTOR NO QUADRO DE CARGA E DIAGRAMA UNIFILAR

00	VERIFICAÇÃO DA VERSÃO INICIAL	04/09/2014	MARLY REGINA
VP	REVISÃO	DATA:	RESPONSÁVEL:
PROPRIETÁRIO: EMPRESA DE URBANIZAÇÃO DO RECIFE - URB			
PROJETO:			
CONSTRUÇÃO:			
 PREFEITURA DA CIDADE DO RECIFE SECRETARIA DE CONTROLE E DESENVOLVIMENTO URBANO E OBRAS EMPRESA DE URBANIZAÇÃO DO RECIFE			
DIRETORIA DE PROJETOS: NORAH NEVES GERENTE DE PROJETOS: GERE ZANON			
PROJETO EXECUTIVO VÁRIO DE ENGENHARIA DAS OBRAS REMANESCENTES DA VIA MANGUE RAMPA DE ACESSO AO BELVEDERE DA ALÇA DA PONTE PAULO GUERRA PROJETO DE ILUMINAÇÃO PÚBLICA			
SITUAÇÃO:		ESCALA:	
DATA: AGOSTO/2014		ETAPA: PROJETO EXECUTIVO	
CONTÉÚDO:		EQUIPE TÉCNICA:	
AUTORIA DO PROJETO:		MARLY REGINA, VIVIAN ALVES LIMA - CRCA	
 JBR ENGENHARIA LTDA			